

열선시스템 설계 평면도


Snow Melting System

[호암로18길 등 2개소 스마트 도로 열선 설치]

관악구청

열선시스템 전체 평면도


[경사로 연장 : 180m / 1개 차로]

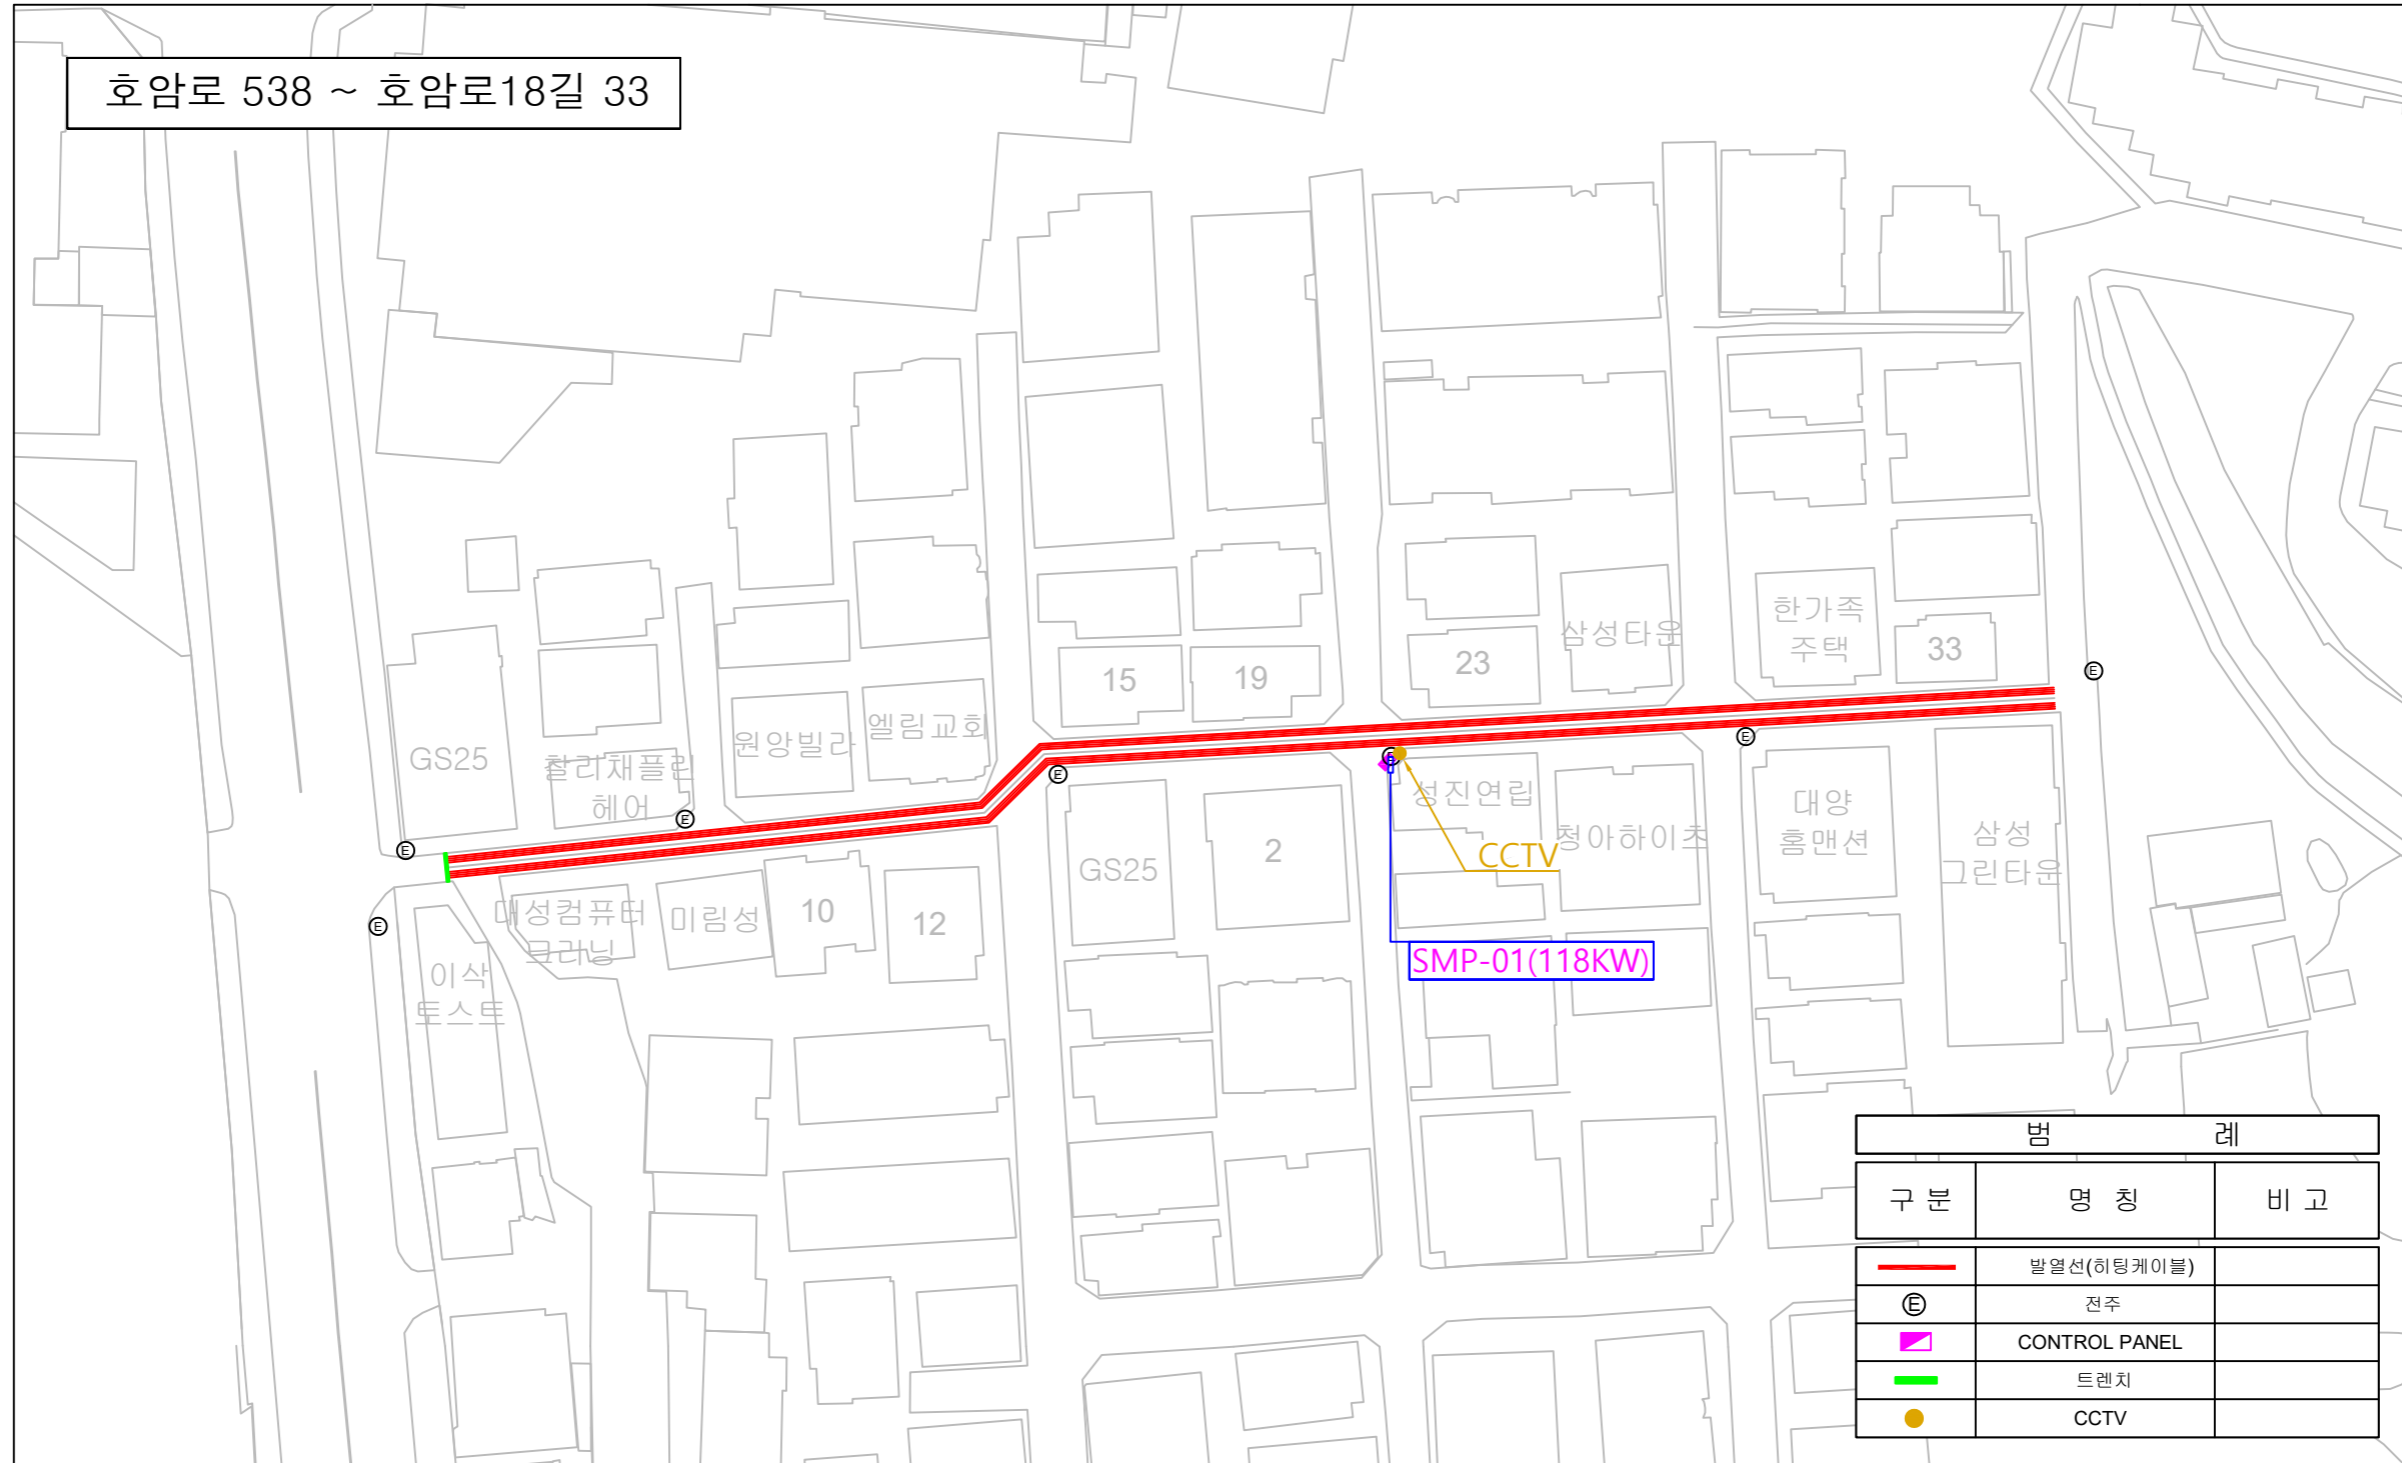

사업명	시행청	시공회사	축척	설계일자	도면명	도면번호
호암로18길 등 2개소 스마트 도로 열선 설치	관악구청	KMIC (주)한국엠아이씨	A3: 1/NONE	2026.06	열선시스템 전체 평면도	KMIC-SM-EP-01


열선시스템 전체 평면도

[경사로 연장 : 50m / 1개 차로]

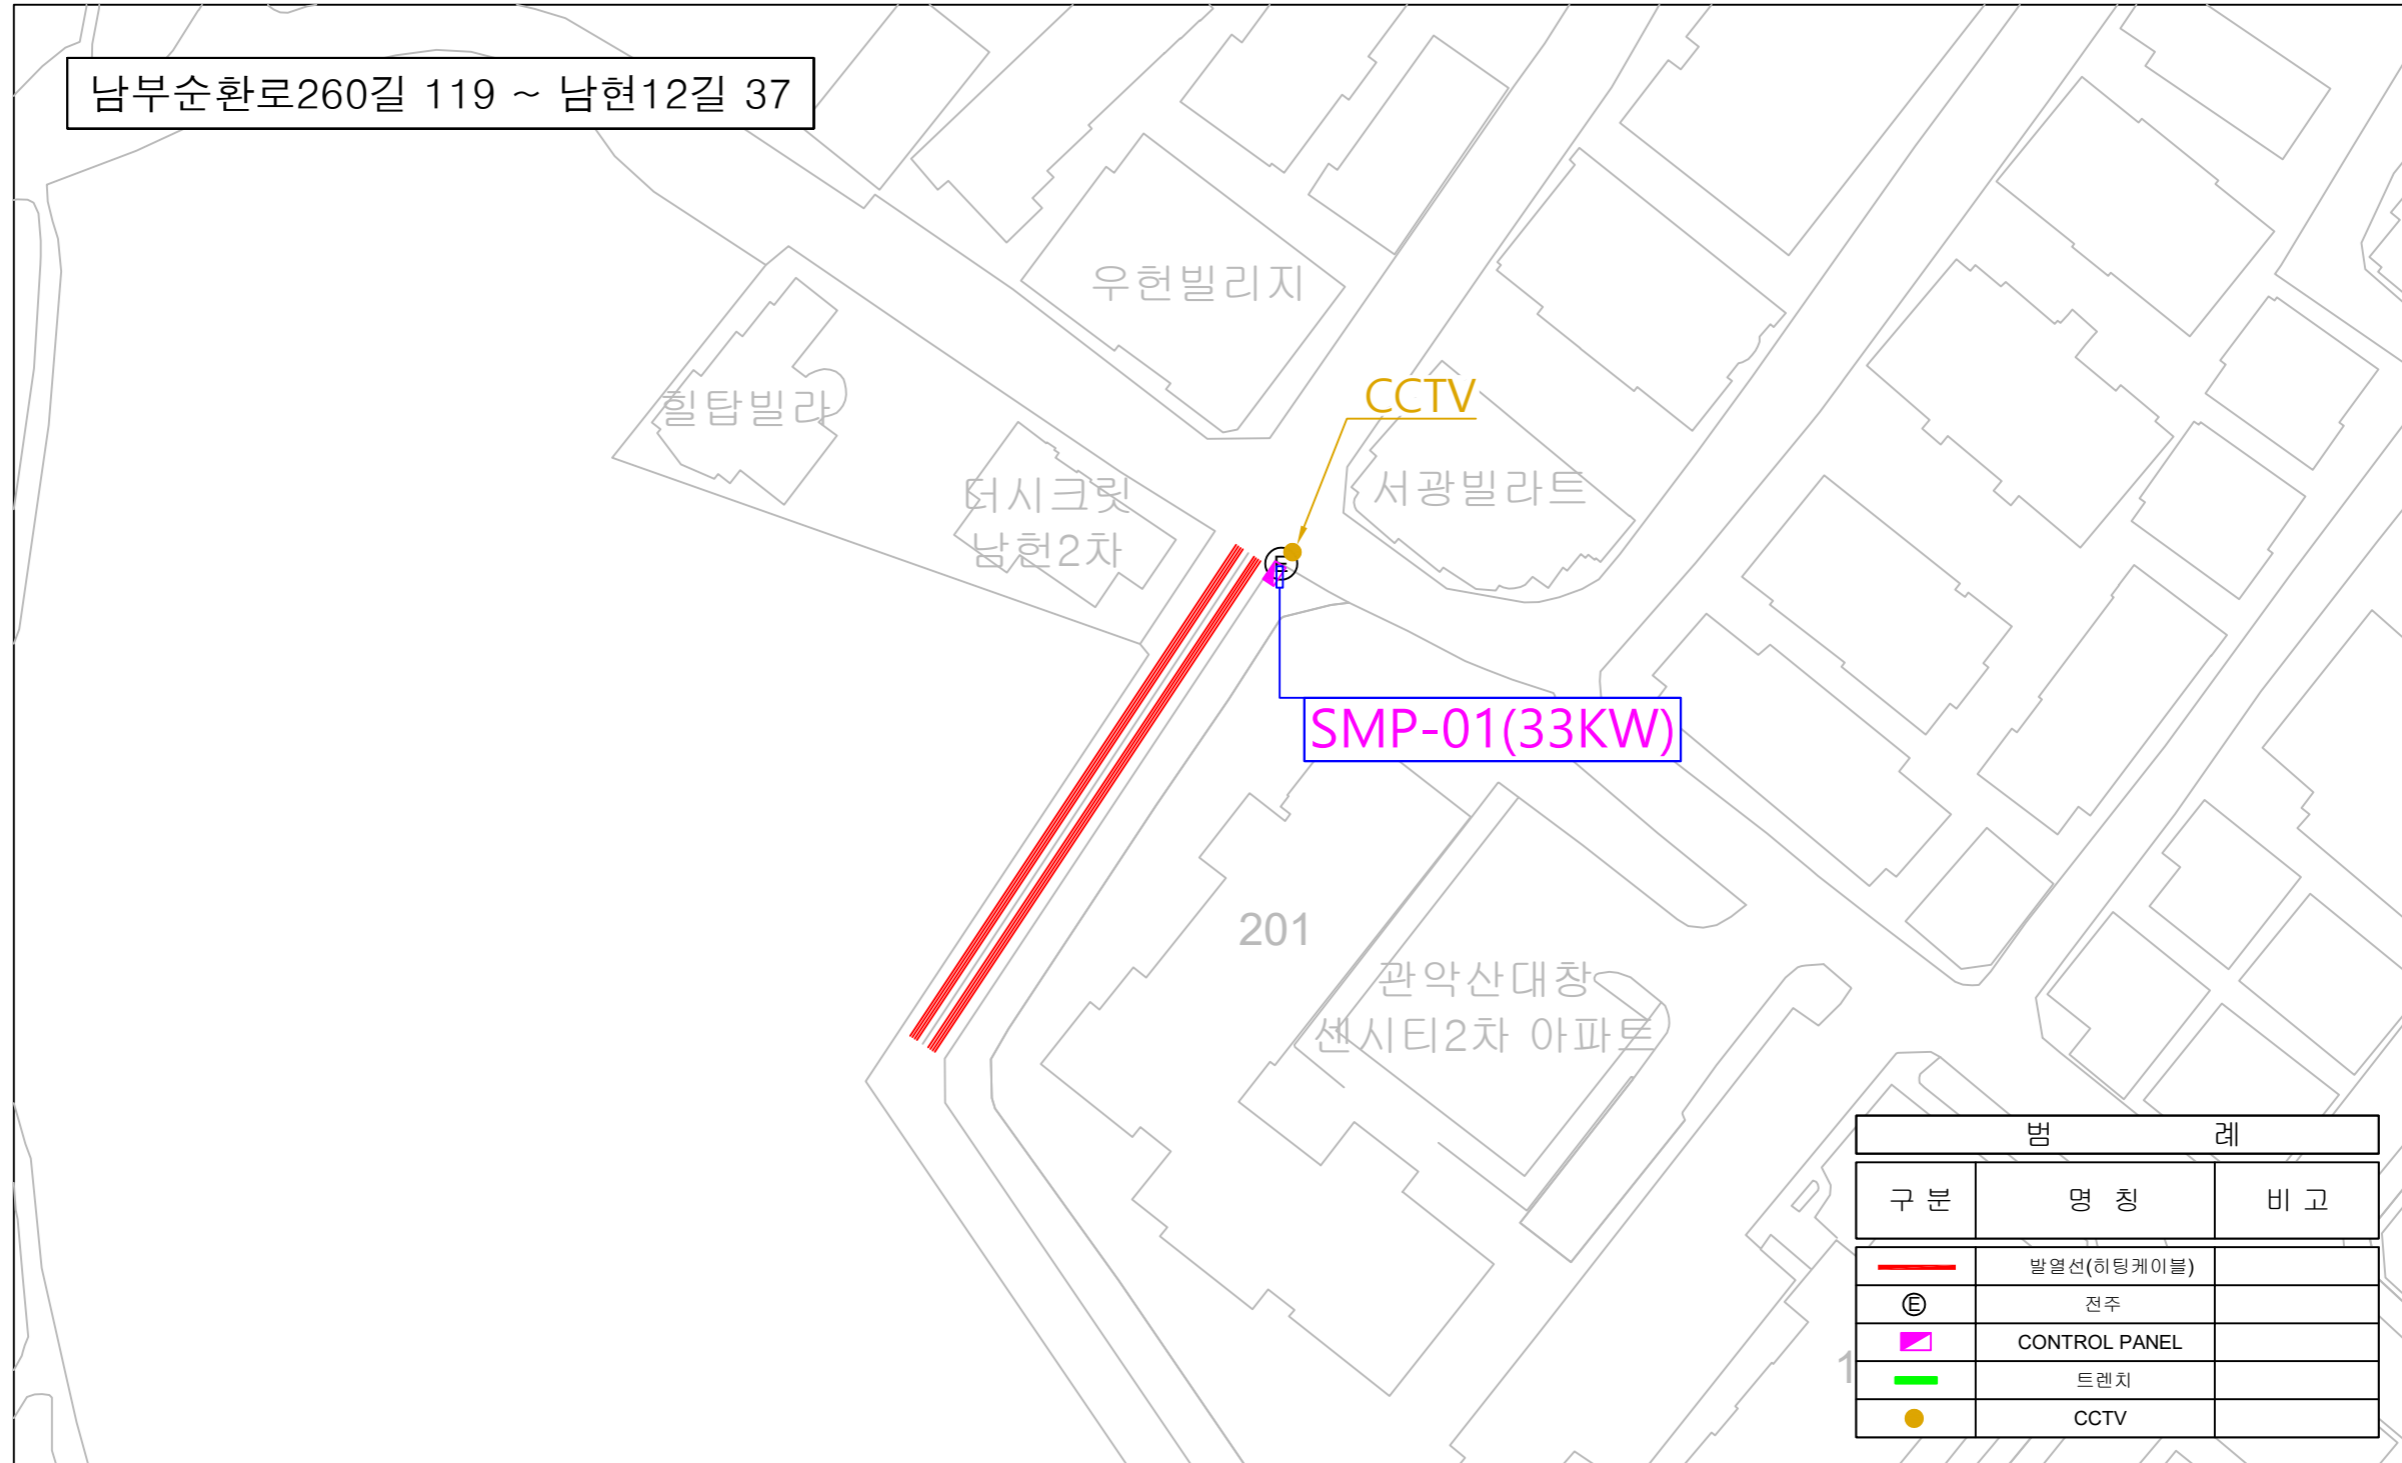


사업명	시행청	시공회사	축척	설계일자	도면명	도면번호
호암로18길 등 2개소 스마트 도로 열선 설치	관악구청	KMIC (주)한국엠아이씨	A3: 1/NONE	2026.06	열선시스템 전체 평면도	KMIC-SM-EP-02

표준횡단면도



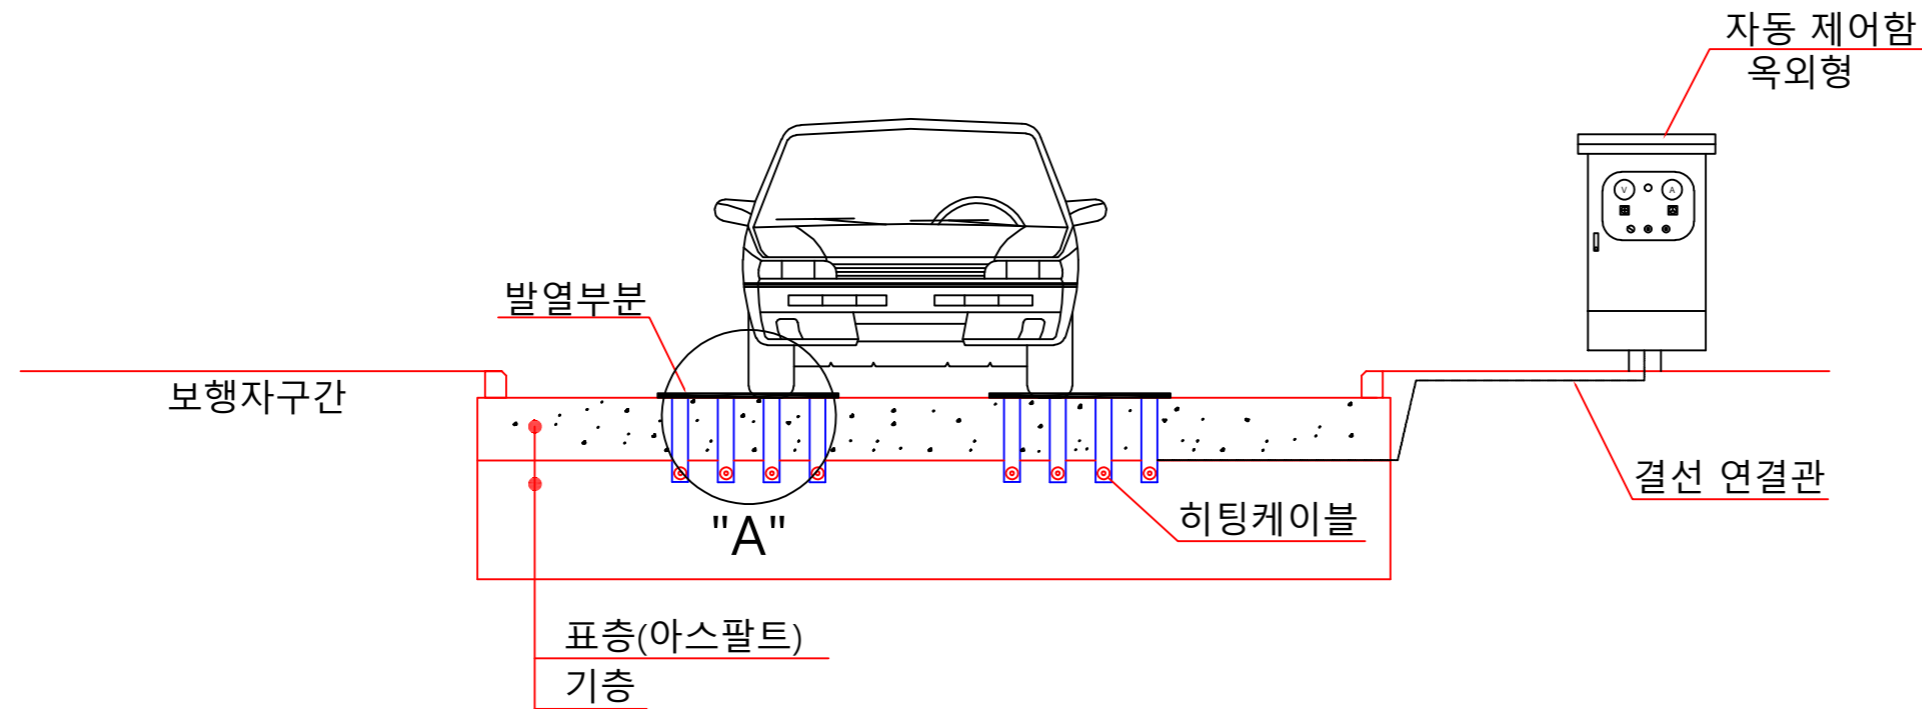


단면 상세도 "A"

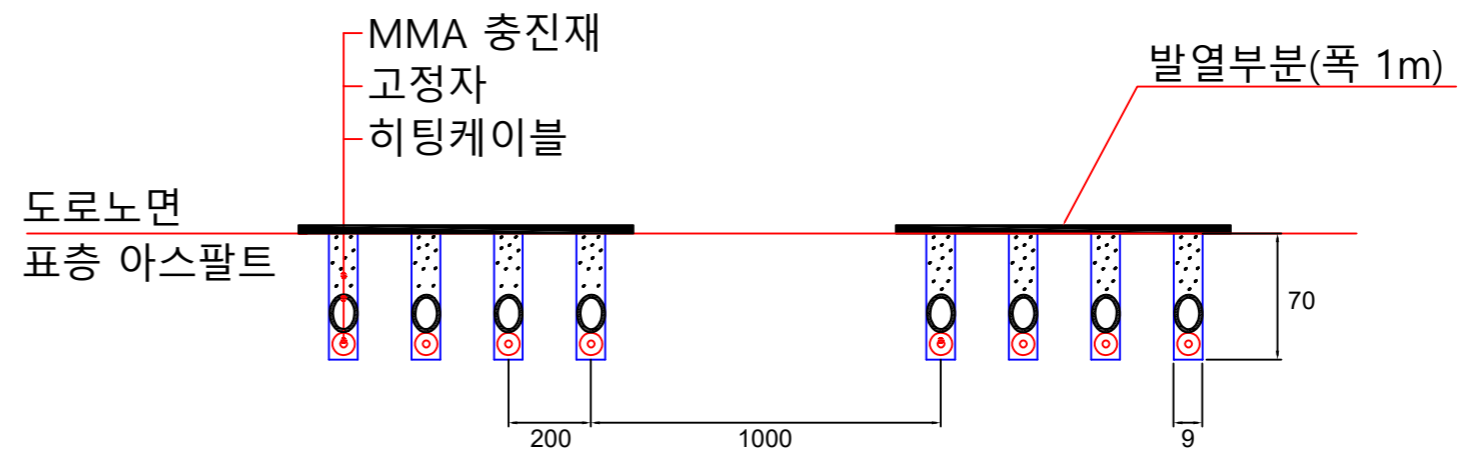

사업명	시행청	시공회사	축척	설계일자	도면명	도면번호
호암로18길 등 2개소 스마트 도로 열선 설치	관악구청	KMIC (주)한국엠아이씨	A3: 1/NONE	2026.06	표준횡단면도	KMIC-SM-EP-03

히팅케이블 상세결선도

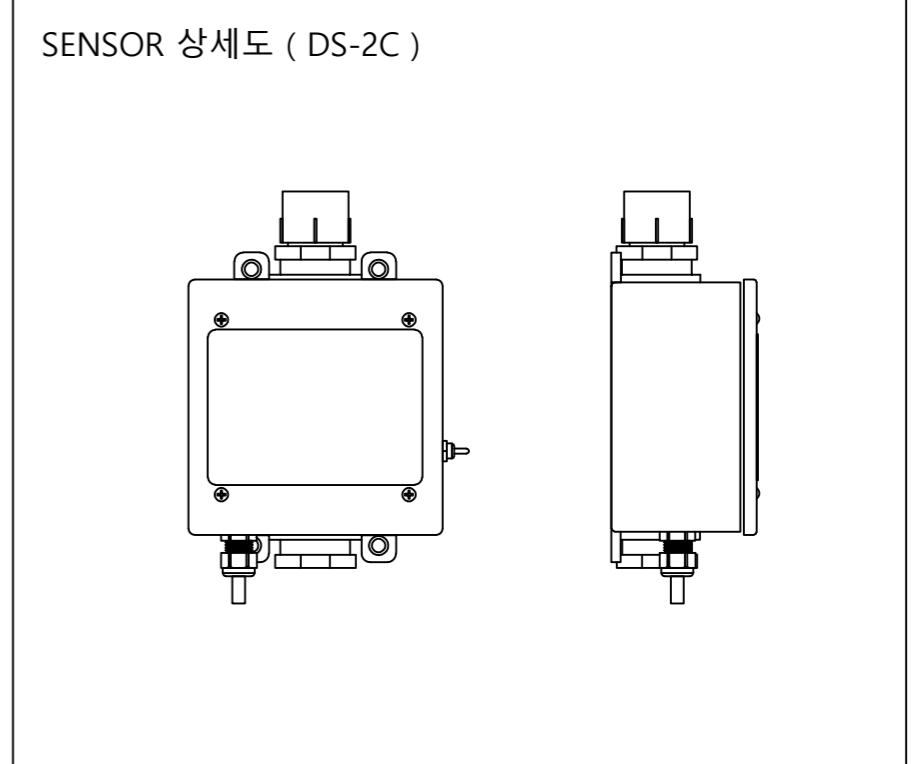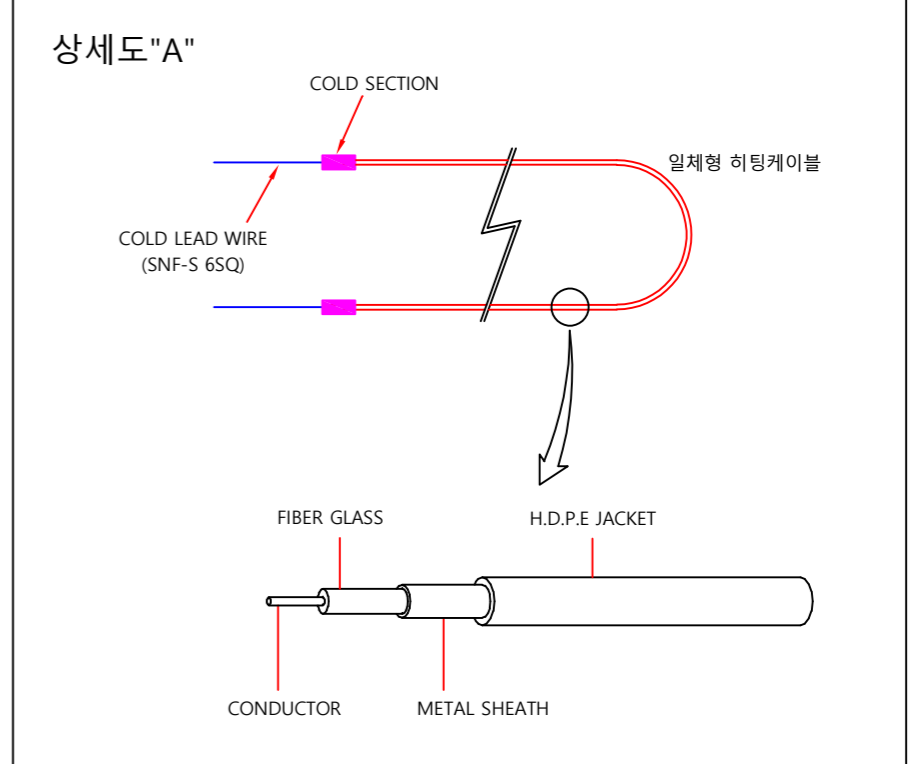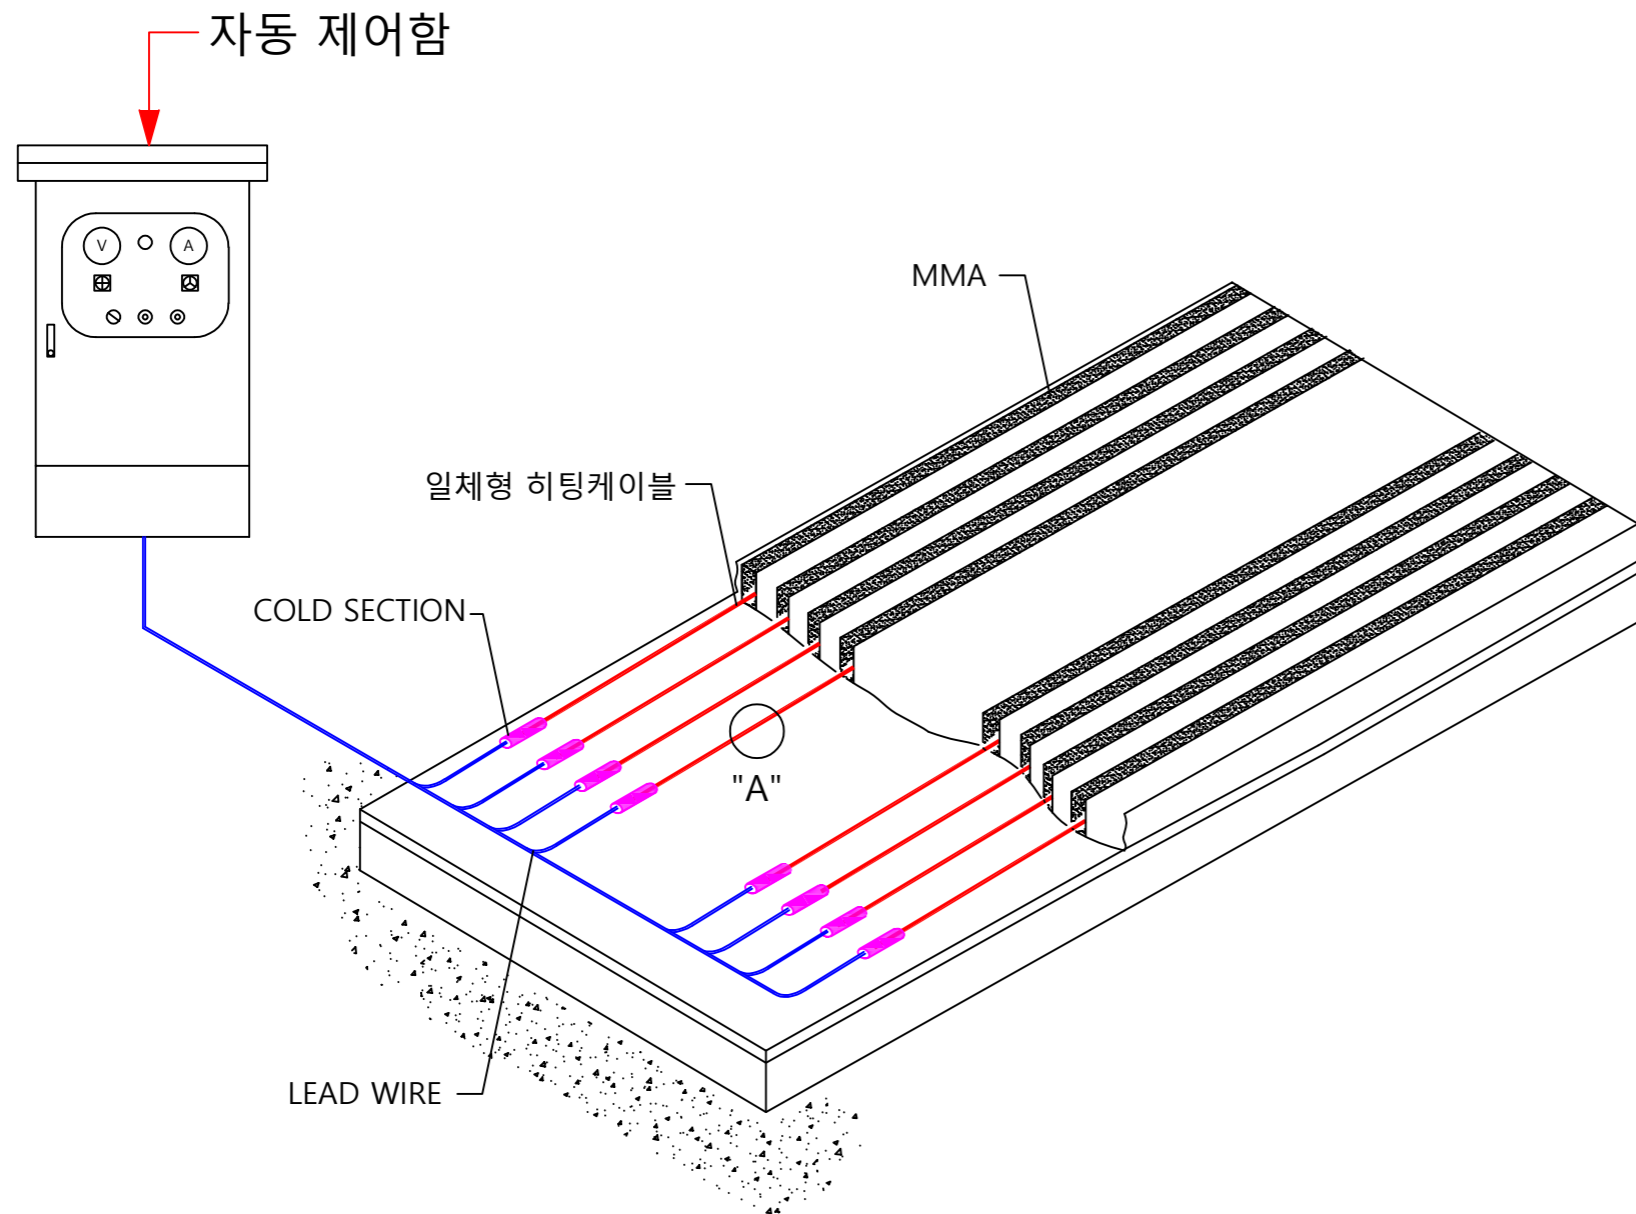

사 업 명	시 행 청	시 공 회 사	축 척	설 계 일 자	도 면 명	도면번호
호암로18길 등 2개소 스마트 도로 열선 설치	관악구청	KMIC (주)한국엠아이씨	A3: 1/NONE	2026.06	히팅케이블 상세결선도	KMIC-SM-EP-04