

공기순환기 장비일람표

【 환기장치(천장형) - 관급자재																	
종 번	합 계	수 량			설 식	종 량 CMH	정 압 mmAq	소비전력 W	전열교환효율(%)		에너지계수		접속구경 Ø	제품 크기 W x D x H	전 원 PH x V x Hz	비 고	
		1 층	2 층	3 층					냉방	난방	냉방	난방					
EP - 150DF (바이패스형)	6	4	2	-	천장형	150	7	43	78	81	18.01	24.88	150	613 x 594 x 402	1 x 220 x 60	KS, 전기안전 인증	
EP - 250DF (바이패스형)	8	2	1	5	천장형	250	7	70	71	76	18.21	25.15	150	613 x 594 x 402	1 x 220 x 60	KS, 전기안전 인증	
EP - 350DF (바이패스형)	6	-	-	6	천장형	350	10	106	63	82	15.22	24.60	150	850 x 792 x 395	1 x 220 x 60	KS, 전기안전 인증	
EP - 500DF (바이패스형)	6	-	1	5	천장형	500	10	158	64	81	13.38	22.95	200	970 x 792 x 440	1 x 220 x 60	KS, 전기안전 인증	
EP - 800DF (바이패스형)	3	-	3	-	천장형	800	10	235	67	79	16.05	24.36	250	1070 x 1115 x 465	1 x 220 x 60	KS, 전기안전 인증	
EP - 1000DF (바이패스형)	11	7	4	-	천장형	1000	10	333	62	80	13.61	22.33	250	1070 x 1325 x 465	1 x 220 x 60	KS, 전기안전 인증	
합 계	40	13	11	16													


[비 고]

- 유선리모콘(천장형) 포함.
- 1차 전원공사 제외(전기업체 공사).
- 유선리모콘 및 중앙제어용 공배관은 전기업체 공사.
- 급, 배기용 배관 슬리브공사 제외(설비업체 공사).
- 중앙제어기용 220V콘센트 (전기업체 공사)

(주)형진이앤씨
 제 E-06-001518호
 대표이사 고 희 경
 발급번호 20120010317Z
 건축기계설비기술사 권재현



한국농어촌공사 종전부동산 이목지구 근린공원 도서관 신축공사	부 서	토지개발사업단	지 구	이목지구																		
	사업단계	실시설계	공 구	-																		
	(주)아이에스피 건축사사무소																					
	개청번호	2025. 12. 날짜	실시설계 내용	설계자	검토자	확인자	승인자	건설분야	기계	도면축척	1 : NONE [A1] 1 : NONE [A3]	도 면 명	공기순환기 장비일람표									
							매 중	000	일련번호	00	도면번호	M - 501										

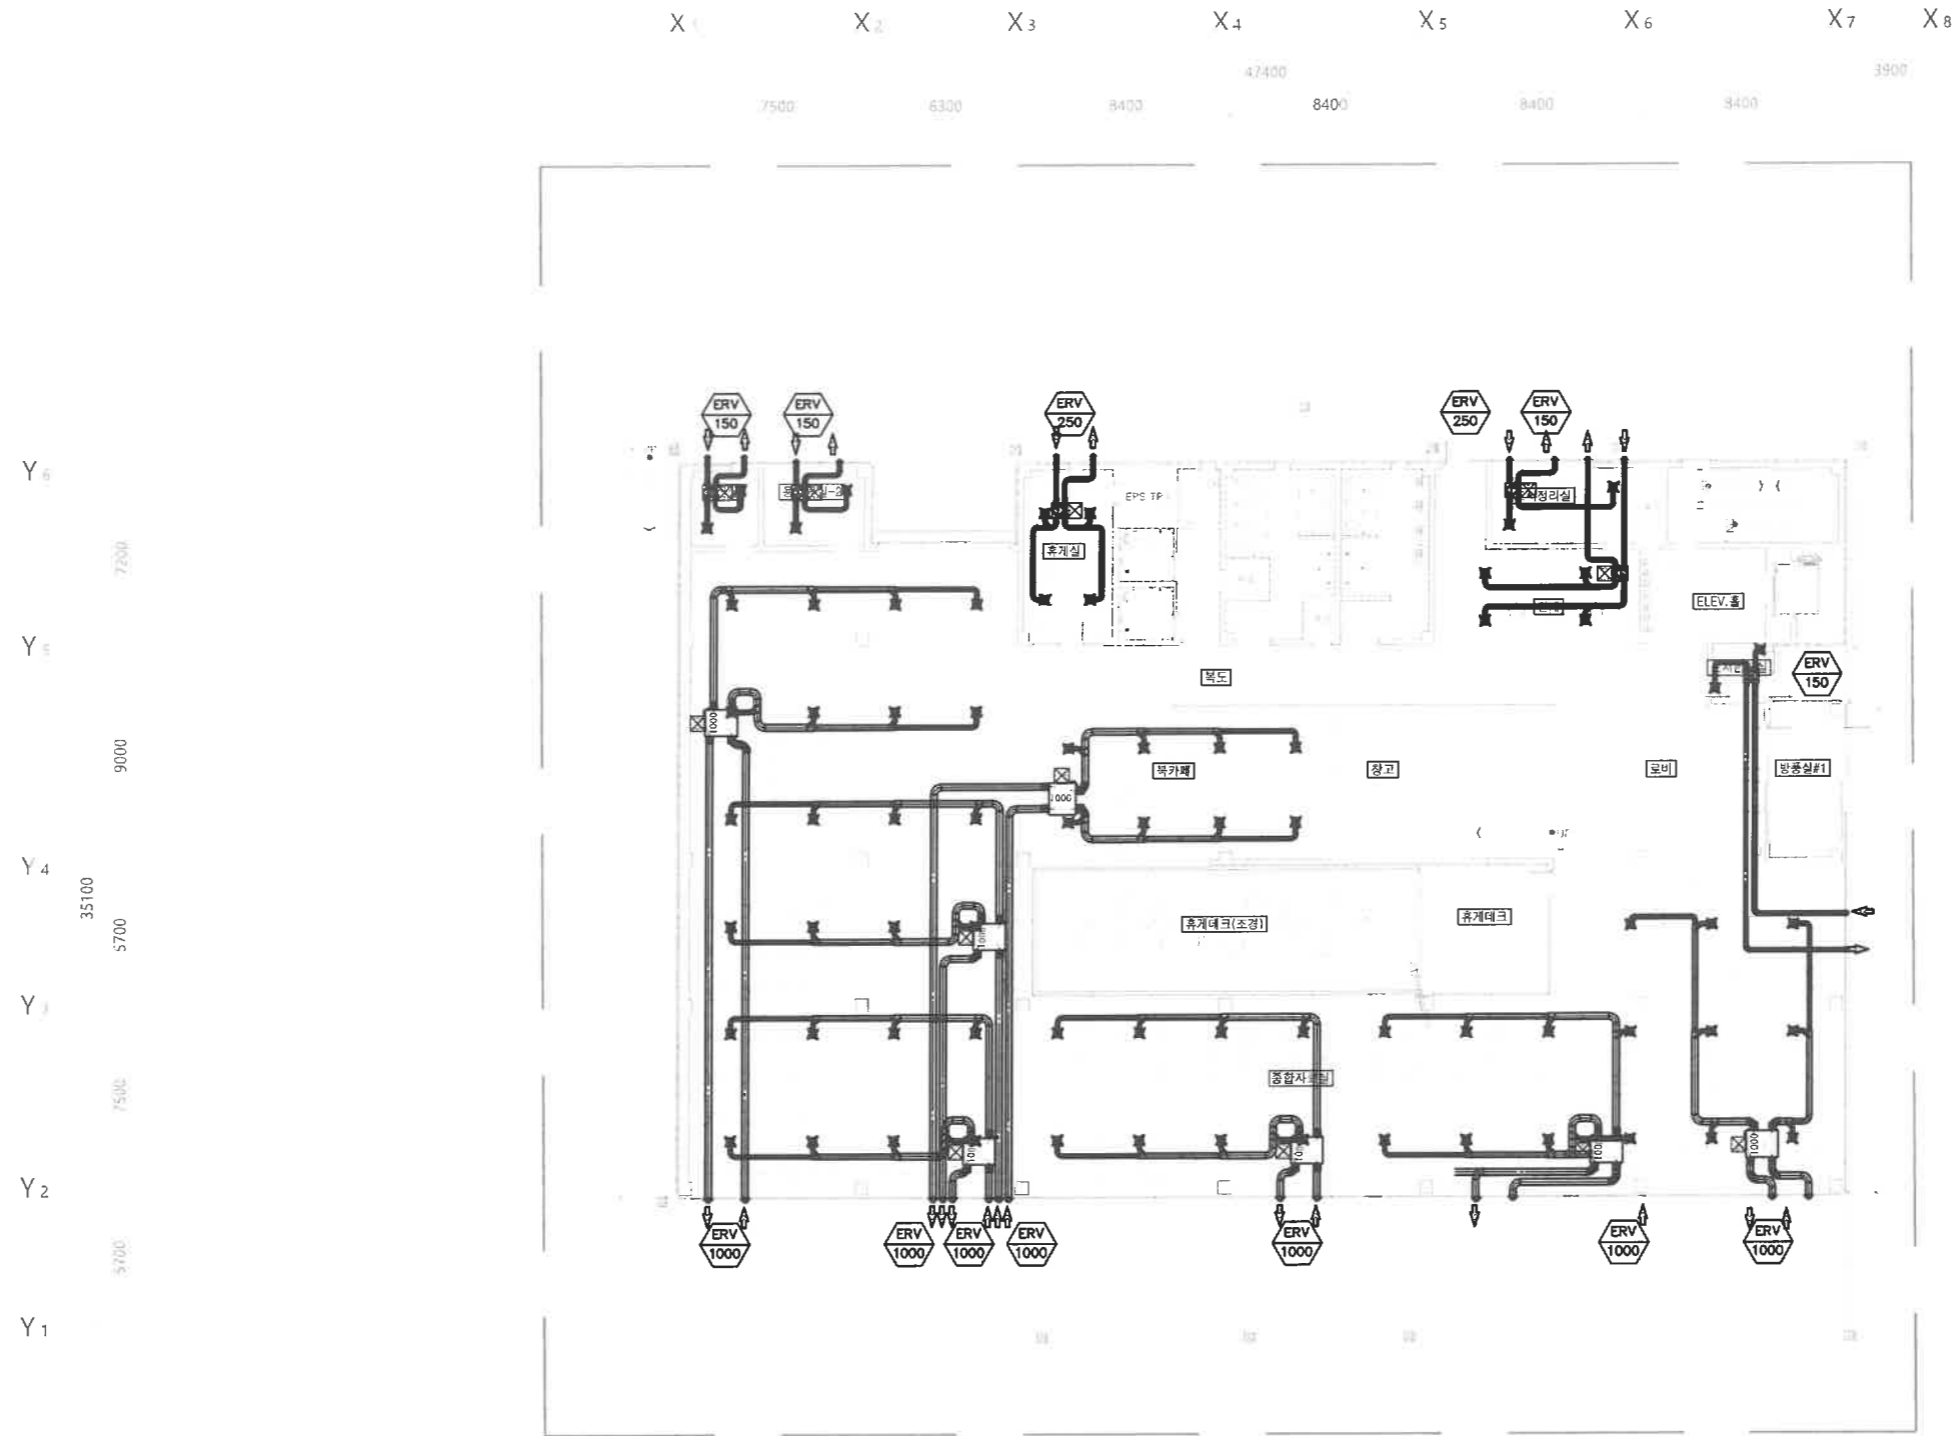


1층 공기순환기 평면도
SCALE = 1/150(A1), 300(A3)

(주)형진이앤씨
제 E-06-001518호
대표이사 고 희 경
발급번호 20120010317Z
건축기계설비기술사 권재현



KPS 한국농어촌공사 종전부동산 이목지구 근린공원 도서관 신축공사	부서	토지개발사업단	지구	이목지구						건설분야	기계	도면명	1층 공기순환기 평면도	
	사업단계	실시설계	공구	-						도면축척	1 : 150 [A1] 1 : 300 [A3]			
	(주)아이에스피 건축사사무소				개정번호	2025. 12.	실시설계	내용	설계자	검토자	확인자	승인자	도면번호	M - 502
					날짜		내용						일련번호	00

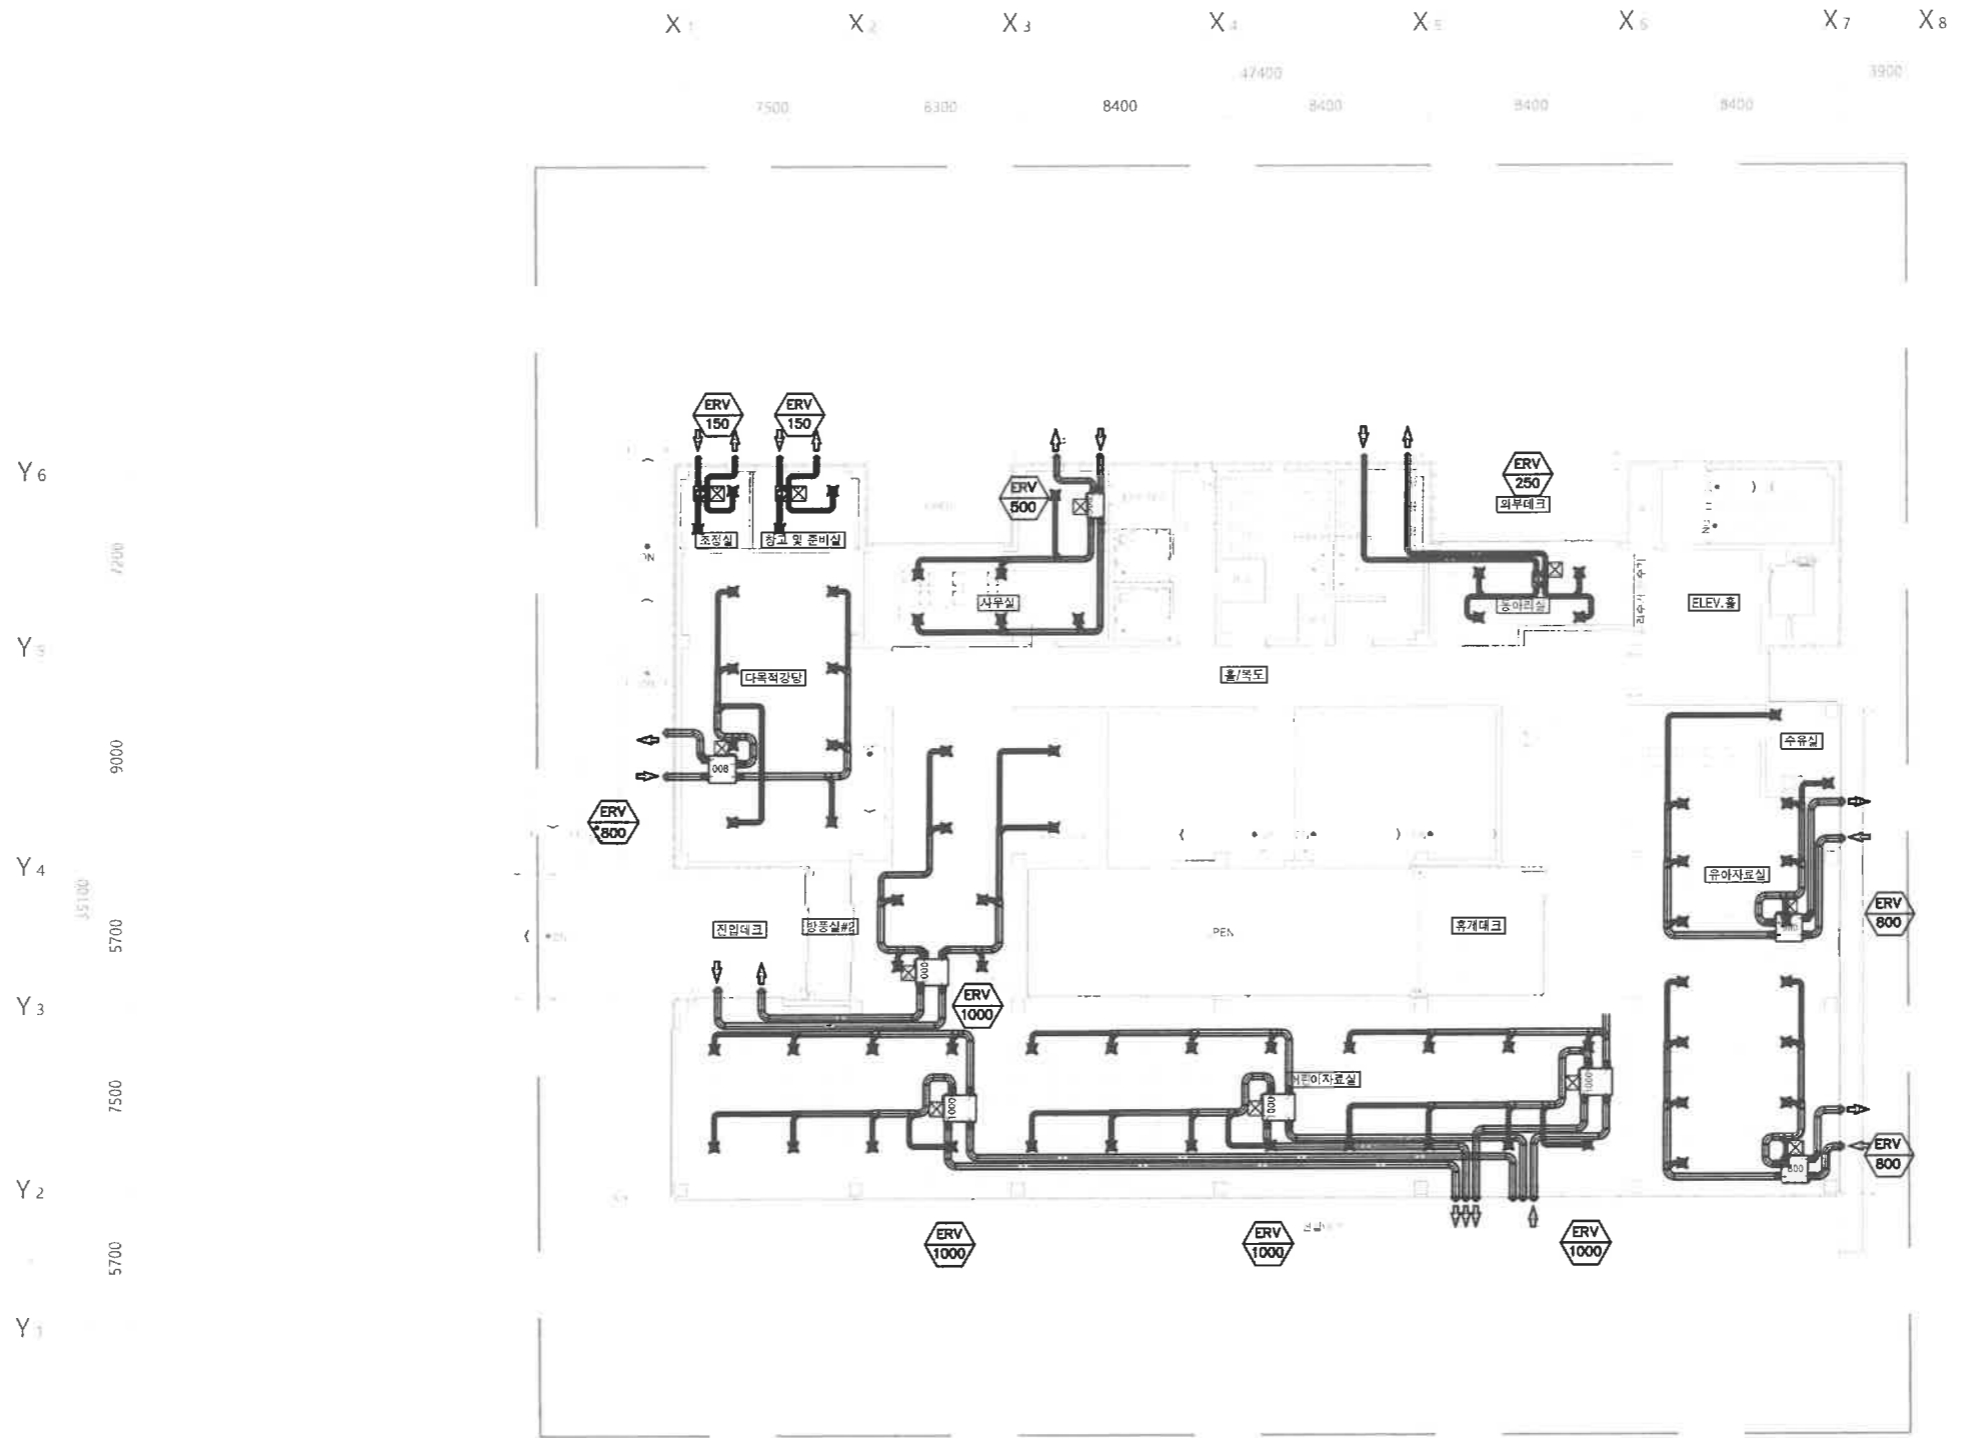

2층 공기순환기 평면도
SCALE = 1/150(A1), 300(A3)

(주)형진이앤씨
제 E-06-001518호
대표이사 고희경
발급번호 20120010317Z
건축기계설비기술사 권재현




KPS 한국농어촌공사
종전부동산 이목지구 근린공원 도서관 신축공사

부서 토지개발사업단 지구 이목지구
사업단계 실시설계 공구 -
(주)아이에스피 건축사사무소

가장번호	2025. 12. 날짜	실시설계 내용	설계사	검토자	확인자	승인자
------	--------------	---------	-----	-----	-----	-----

건설분야	기계	도면명	2층 공기순환기 평면도
도면축척	1 : 150 [A1] 1 : 300 [A3]	도면번호	M - 503
매중	000		
일련번호	00		

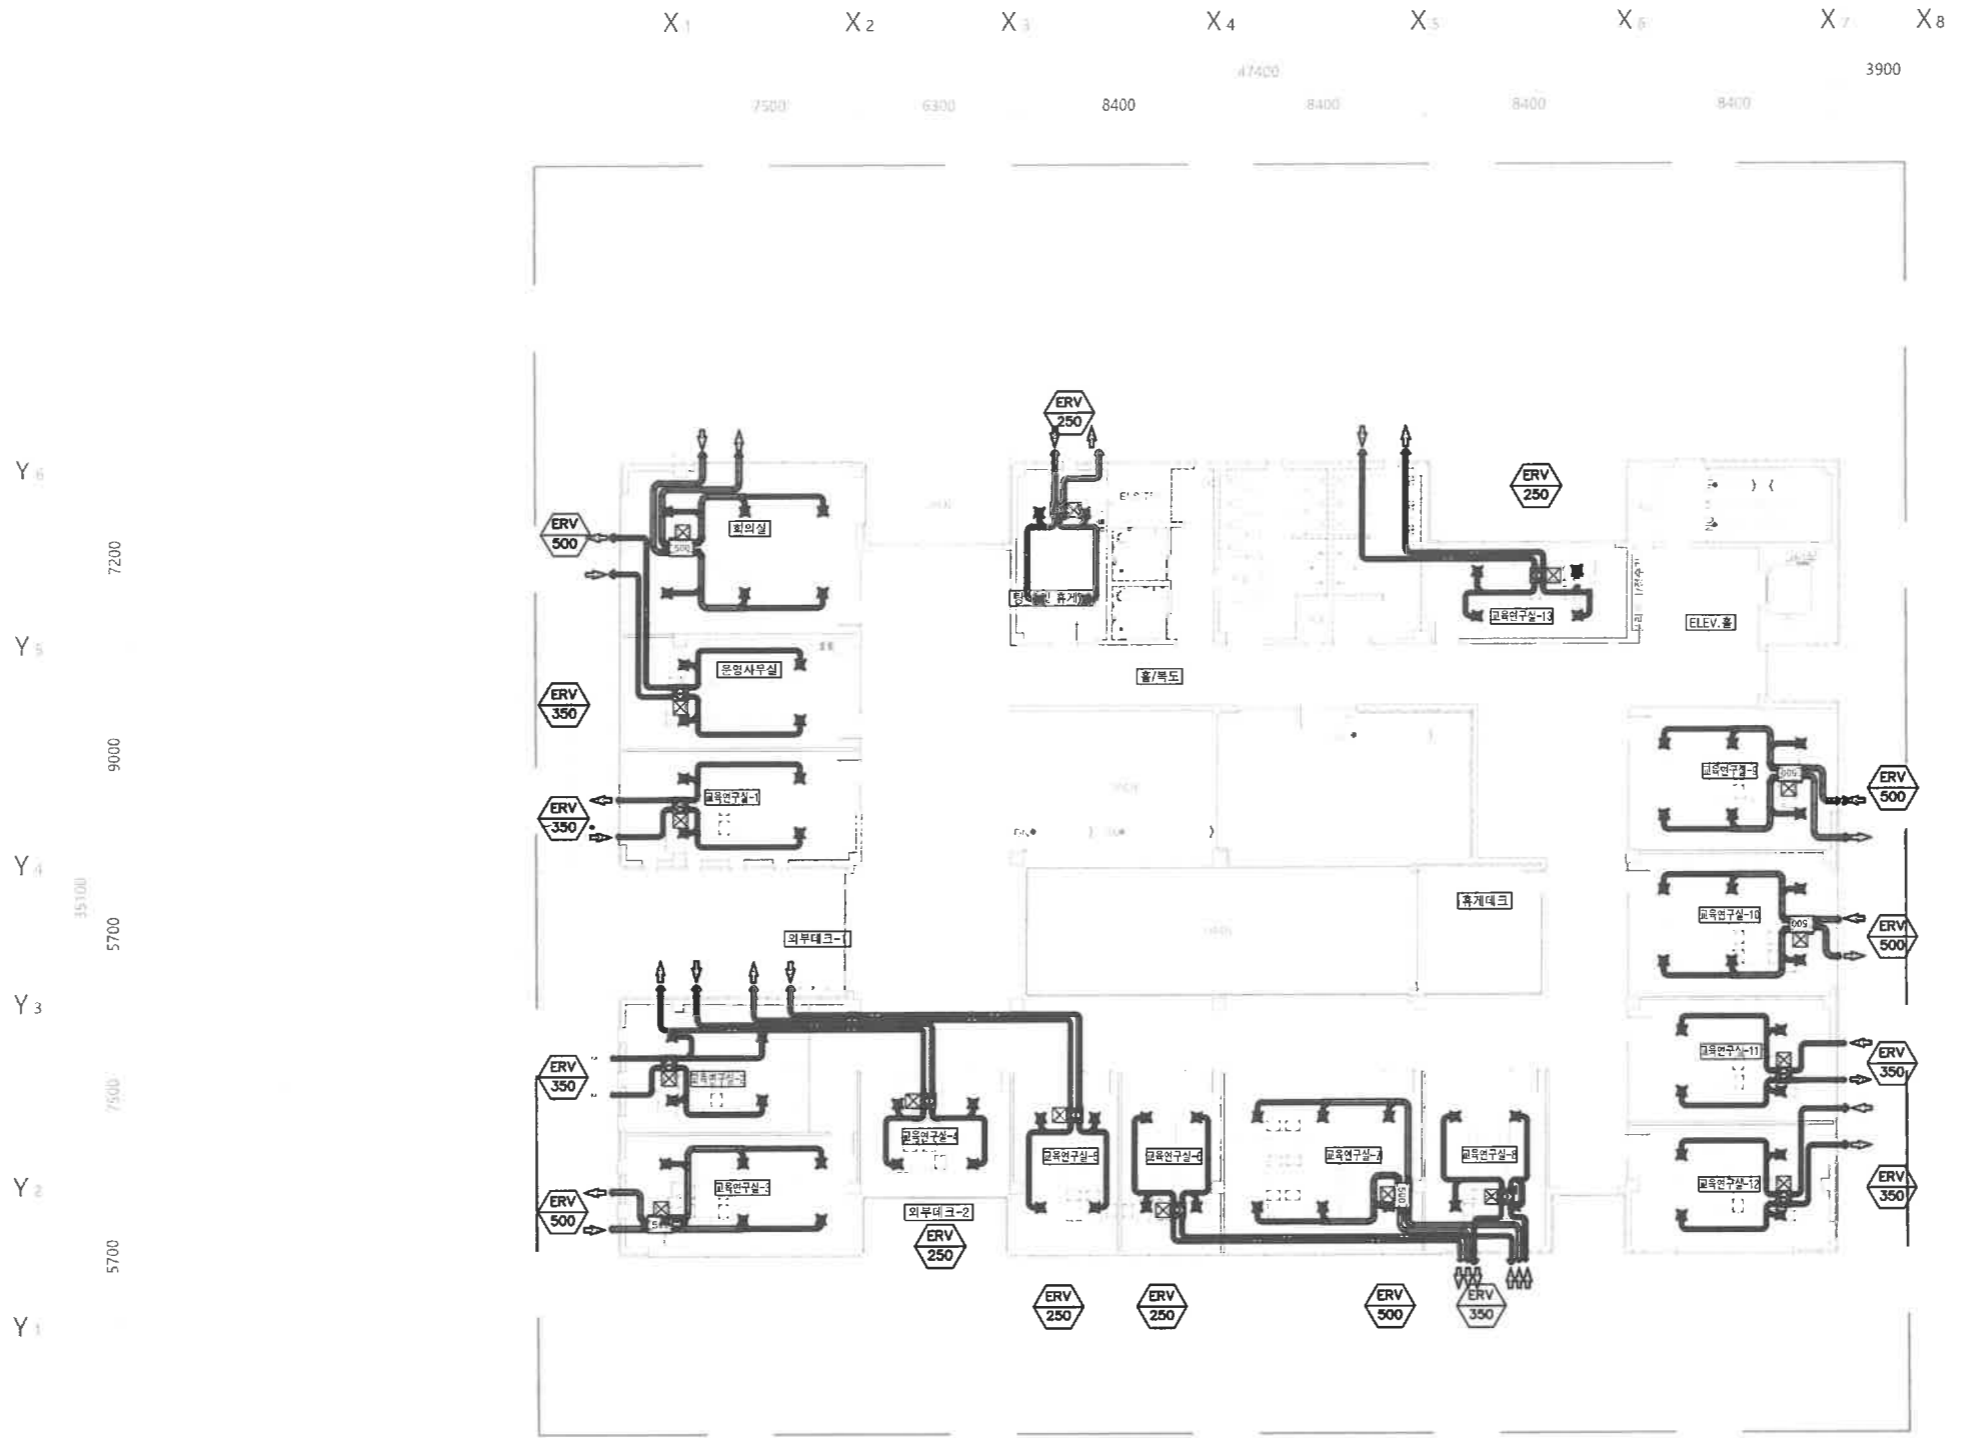

3층 공기순환기 평면도
SCALE = 1/150(A1), 300(A3)

(주)형진이앤씨
제 E-06-001518호
대표이사 고 희 경
발급번호 20120010317Z
건축기계설비기술사 권재현




KPS 한국농어촌공사
중전부동산 이목지구 근린공원 도서관 신축공사

부서	토지개발사업단	지구	이목지구
사업단계	실시설계	공구	-
(주)아이에스피 건축사사무소			


개정번호	2025. 12. 날짜	실시설계 내용	설계자	검토자	확인자	승인자
------	--------------	---------	-----	-----	-----	-----

건설분야	기계	도면명	3층 공기순환기 평면도
도면축척	1 : 150 [A1] 1 : 300 [A3]	도면번호	M - 504
매중	000		
일련번호	00		


▼ 3층 바닥

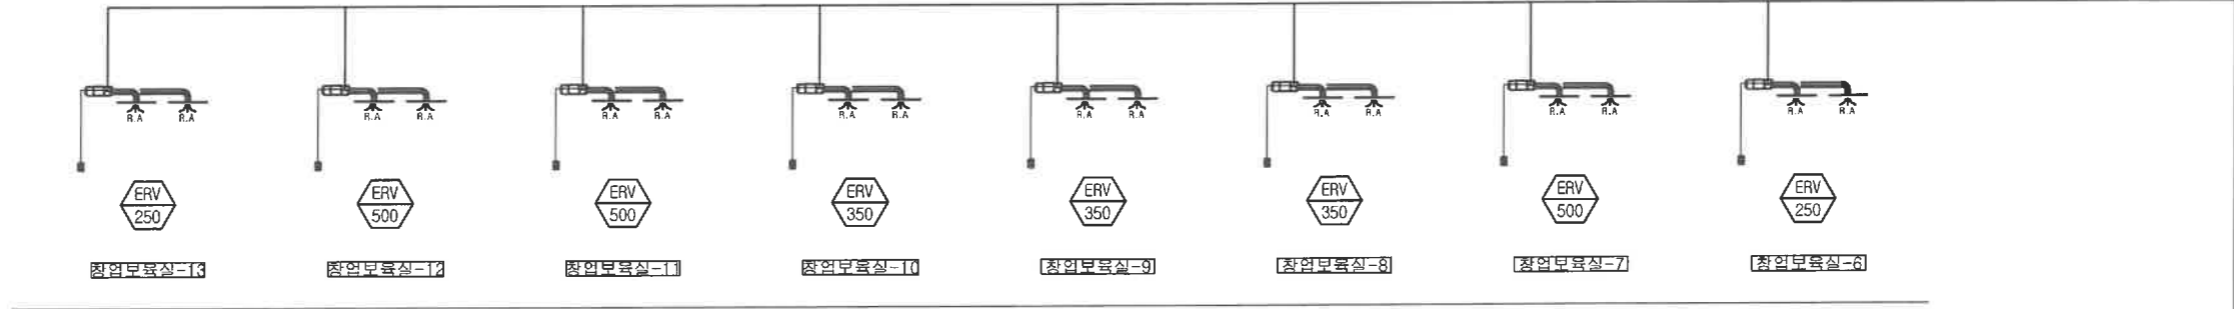

▼ 2층 바닥

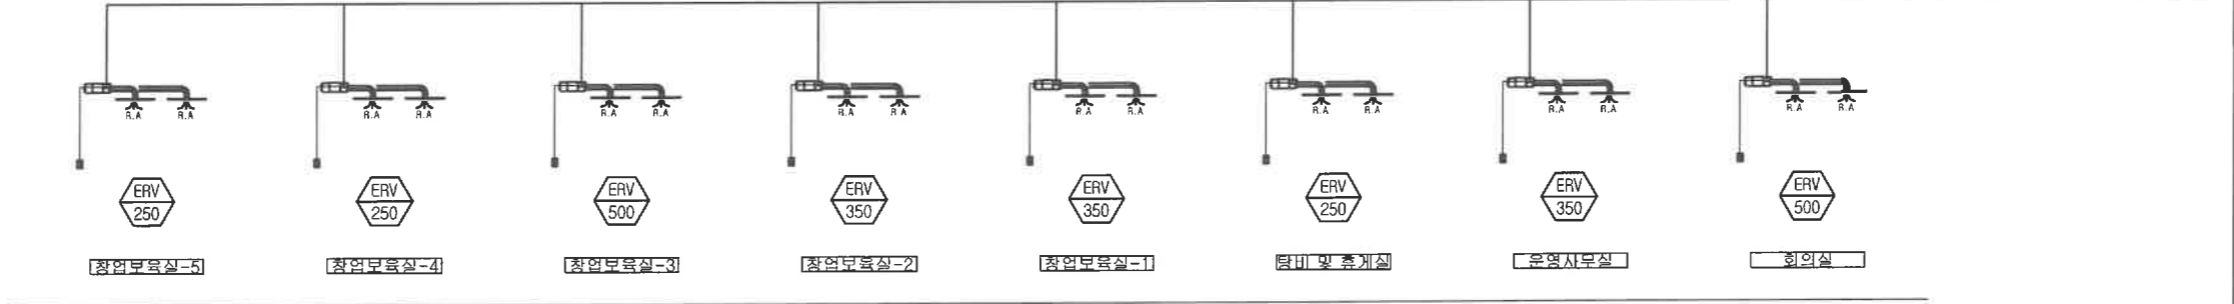

▼ 1층 바닥

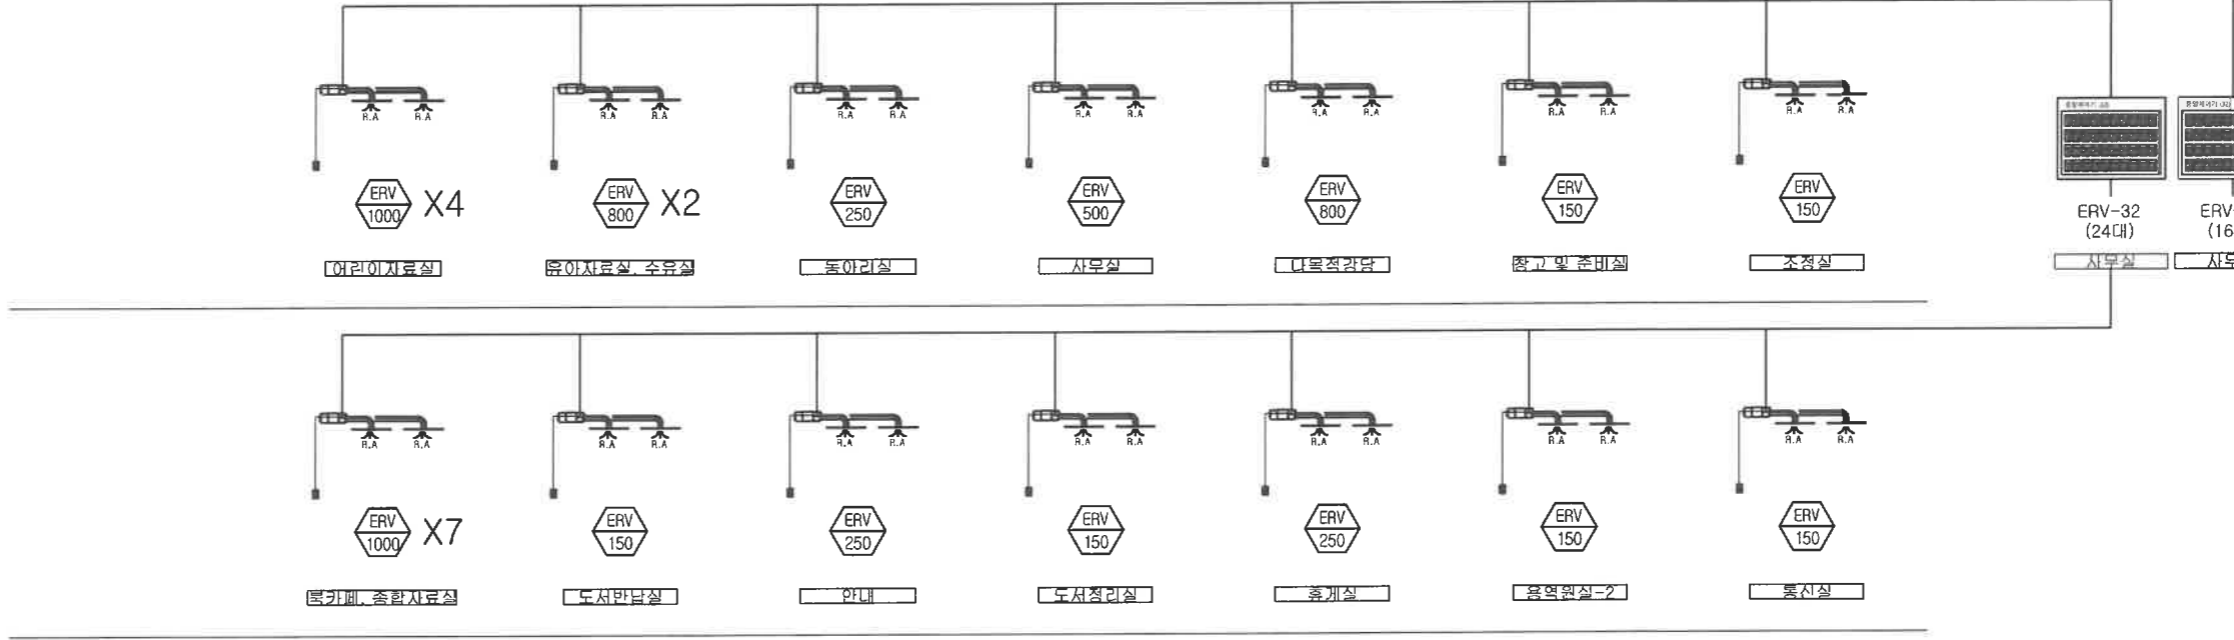

(주)형진이앤씨
 제 E-06-001518호
 대표이사 고 희 경
 발급번호 20120010317Z
 건축기계설비기술사 권재현




KPS 한국농어촌공사
 종전부동산 이목지구 근린공원 도서관 신축공사

부 서 토지개발사업단 지 구 이목지구
 사업단계 실시설계 공 구 -
 (주)아이에스피 건축사사무소

개칭번호	2025. 12. 날짜	실시설계 내용	설계사	김토자	확인자	승인자
------	--------------	---------	-----	-----	-----	-----

건설분야	기계	도면명	공기순환기 제어 계통도
도면축척	1 : NONE [A1] 1 : NONE [A3]	도면번호	M - 505
매 중	000		
일련번호	00		

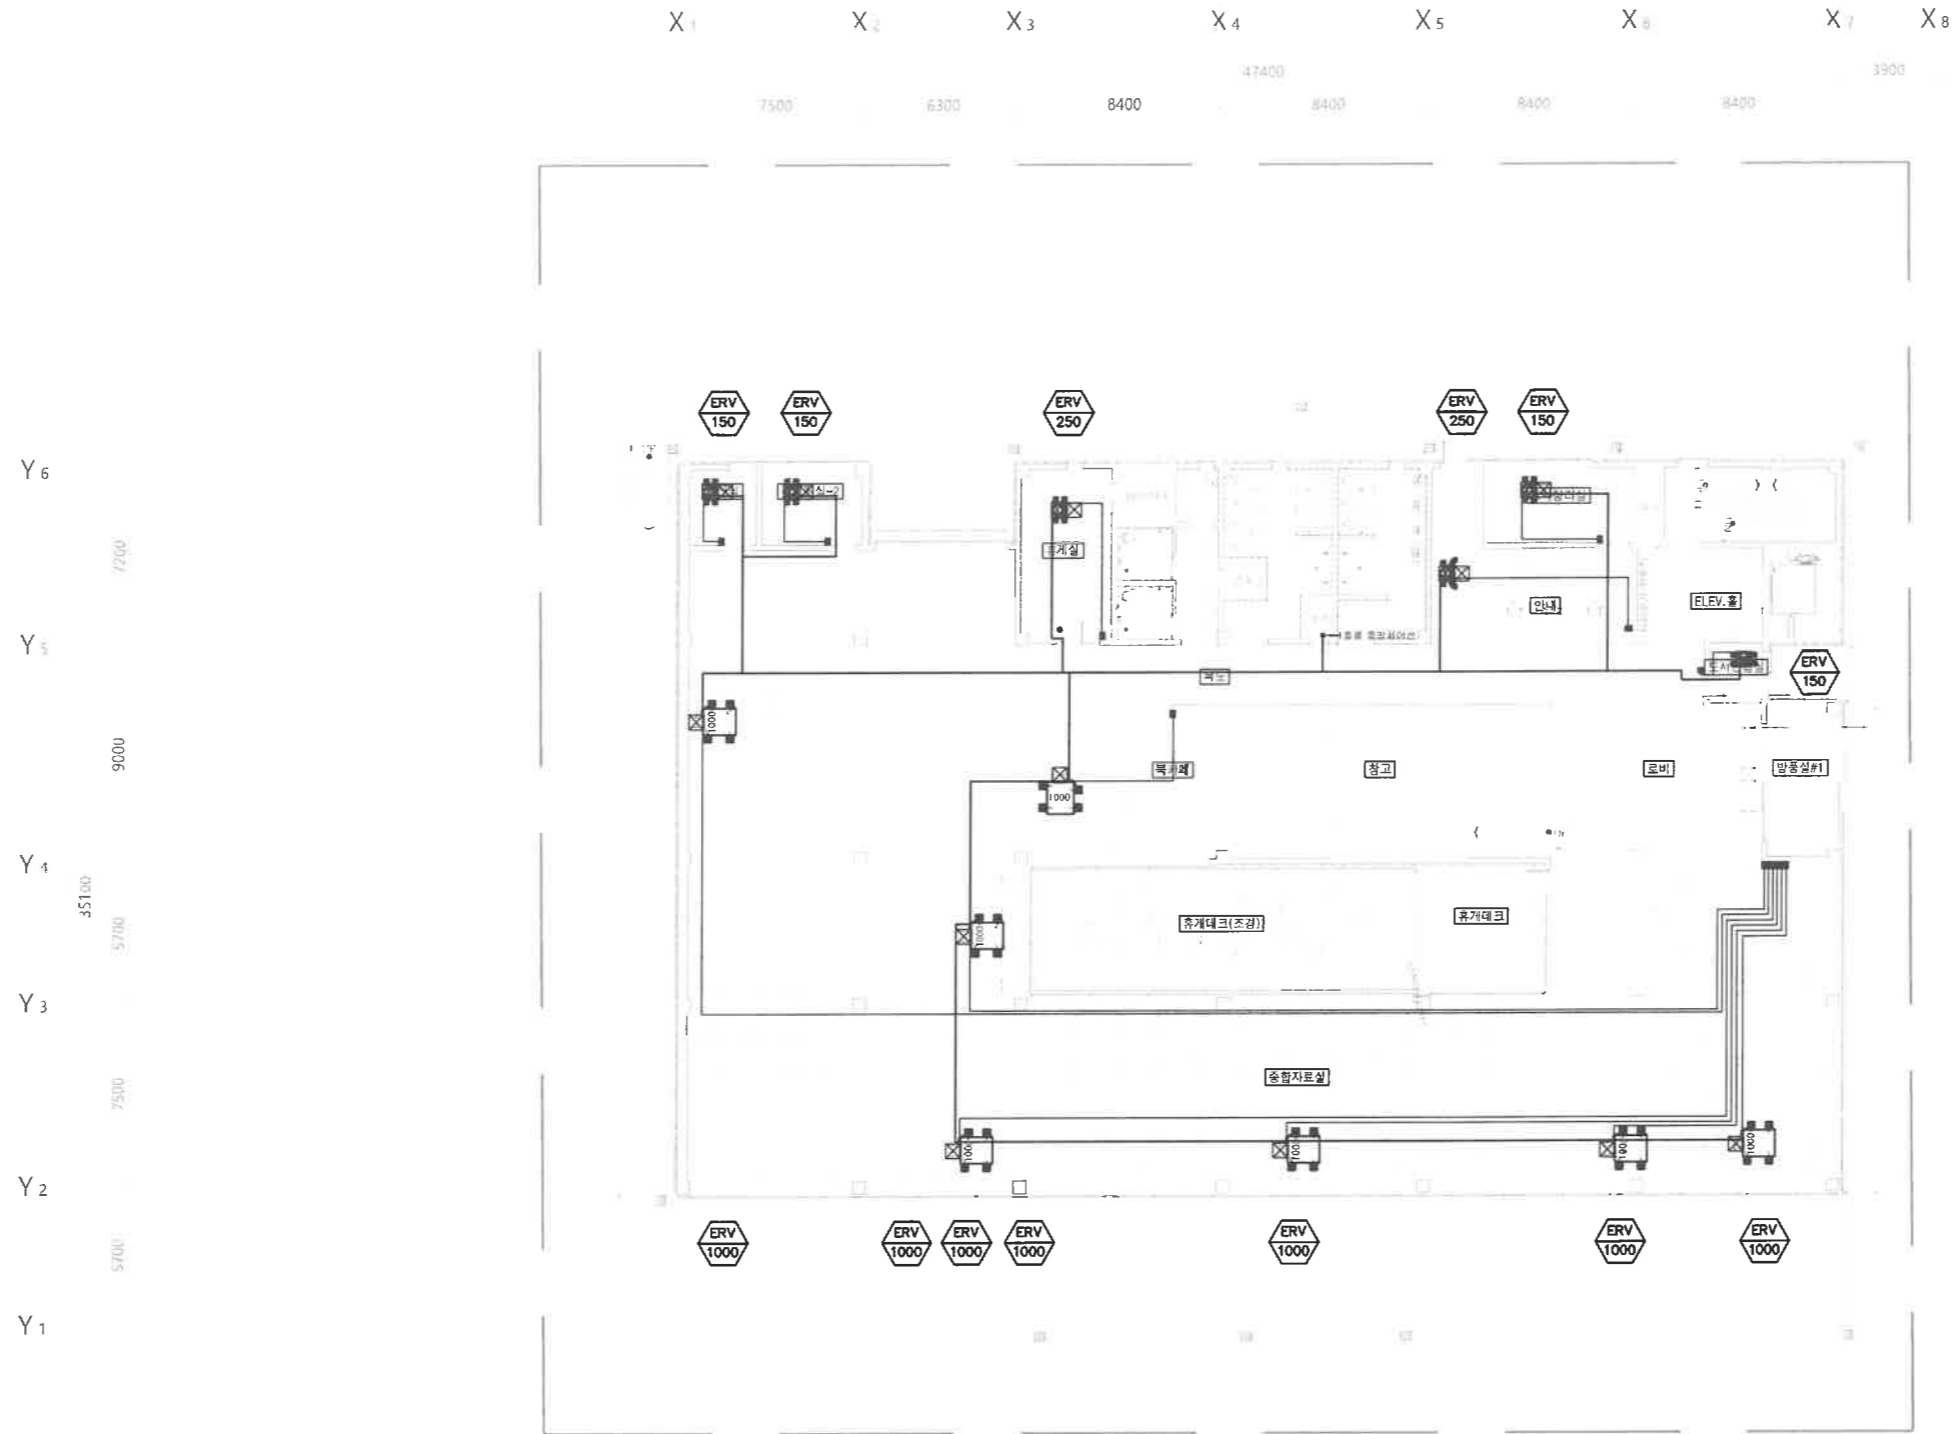


1층 공기순환기 제어 평면도
SCALE = 1/150(A1), 300(A3)

(주)형진이앤씨
제 E-06-001518호
대표이사 고 희 경
발급번호 20120010317Z
건축기계설비기술사 권재현



KPS 한국농어촌공사 종전부동산 이목지구 근린공원 도서관 신축공사	부서	토지개발사업단	지구	이목지구						건설분야	기계	도면명	1층 공기순환기 제어 평면도	
	사업단계	실시설계	공구	-						도면축척	1 : 150 [A1] 1 : 300 [A3]			
	(주)아이에스피 건축사사무소				개정번호	2025. 12.	실시설계	설계자	검토자	확인자	승인자	대 중	000	
					날짜		내용					일련번호	00	도면번호

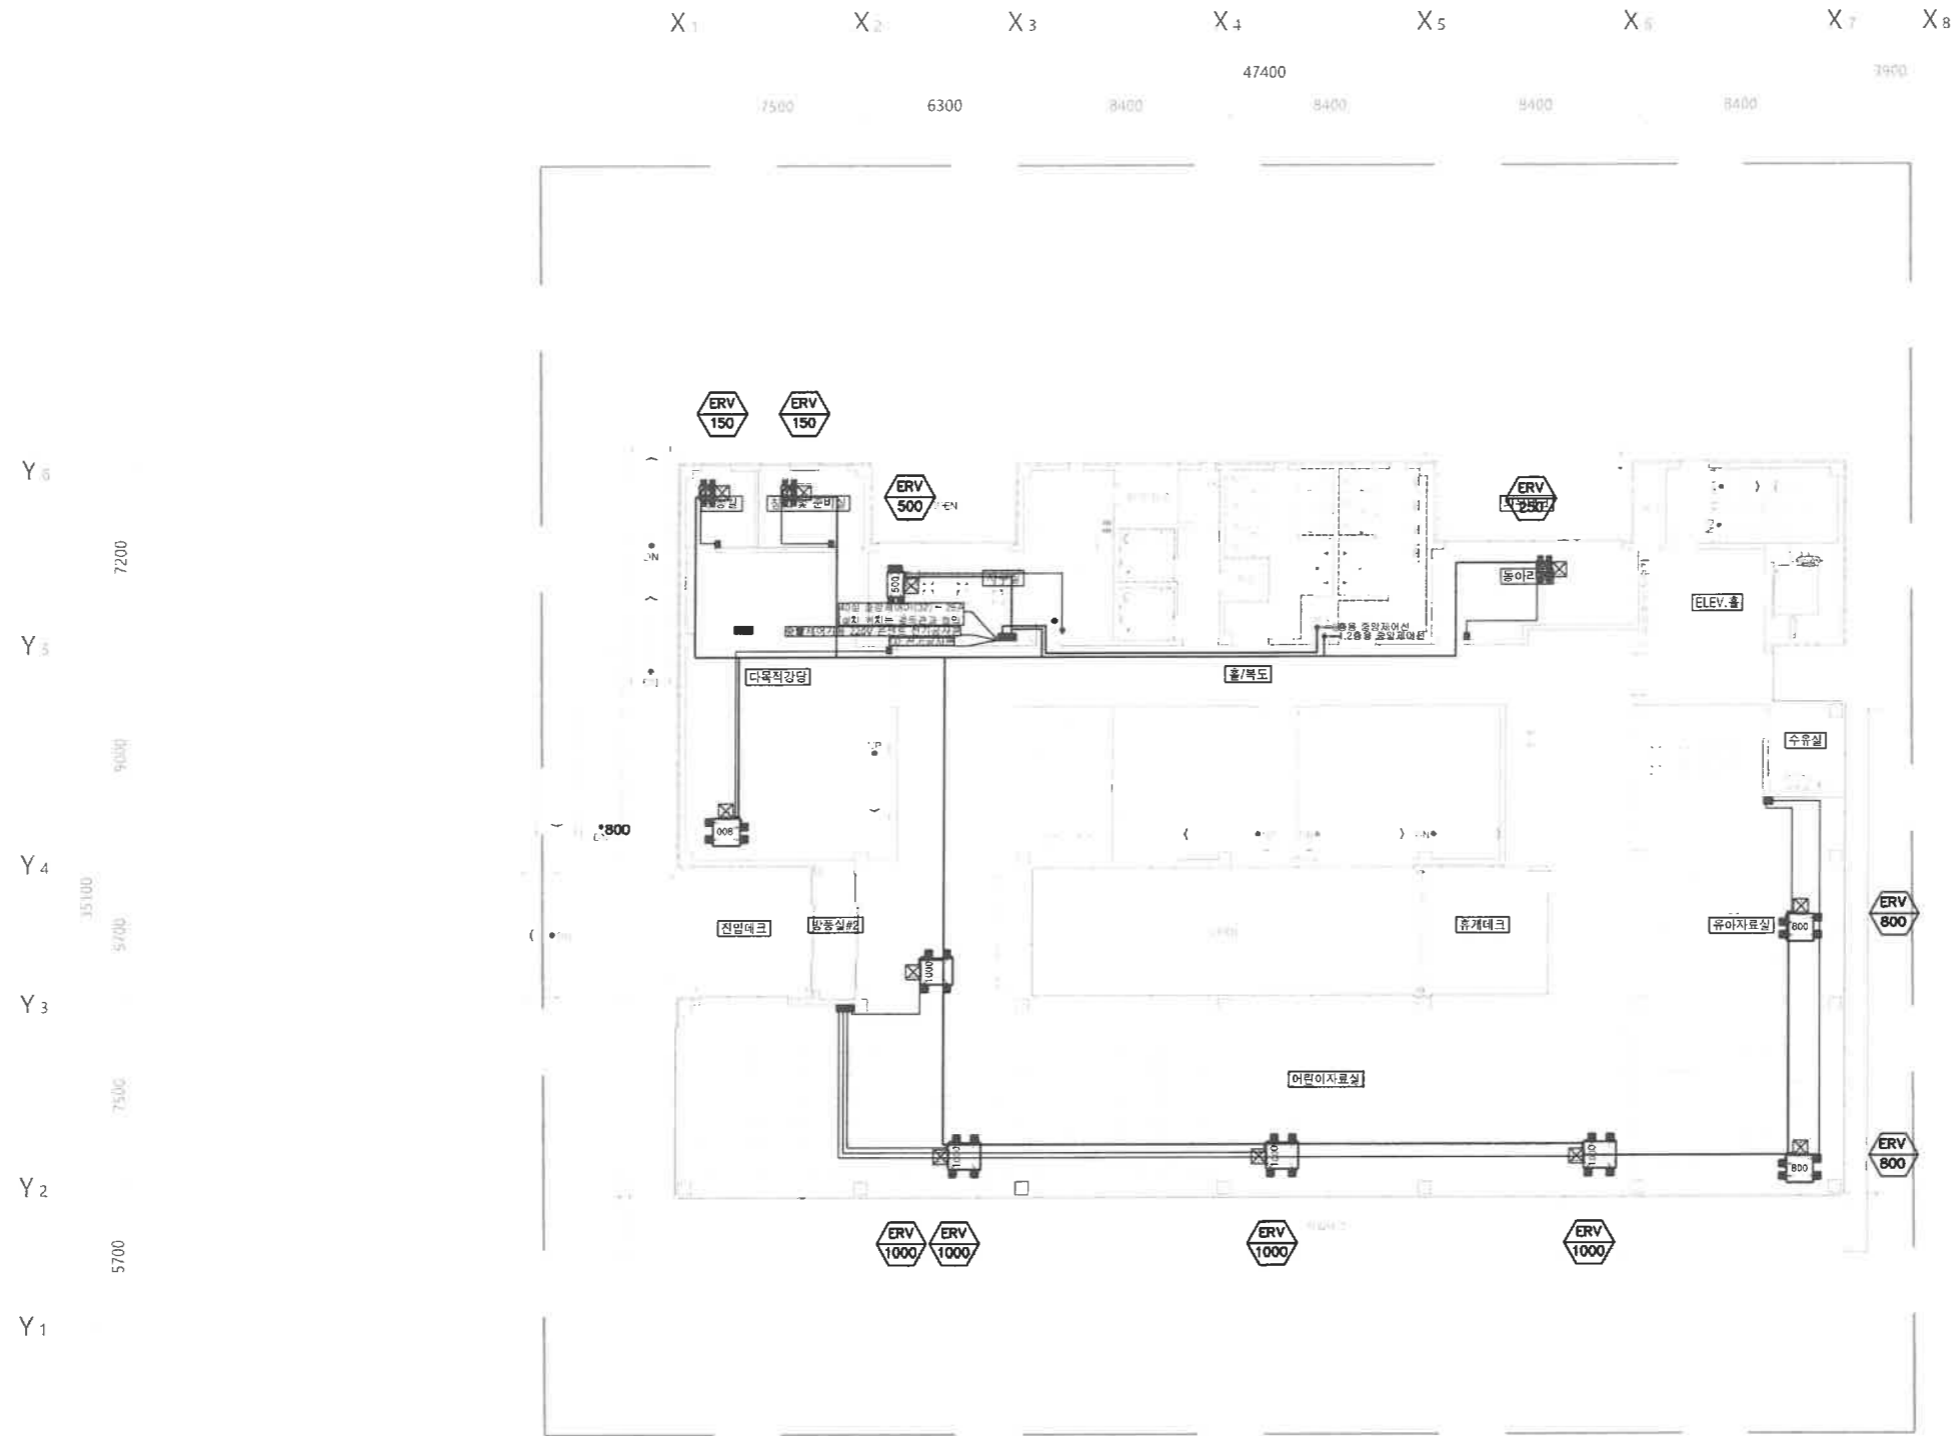


2층 공기순환기 제어 평면도
SCALE = 1/150(A1), 300(A3)

(주)형진이앤씨
제 E-06-001518호
대표이사 고희경
발급번호 20120010317Z
건축기계설비기술사 권재현



KPS 한국농어촌공사 종전부동산 이목지구 근린공원 도서관 신축공사	부서	토지개발사업단	지구	이목지구							건설분야	기계	도면명	2층 공기순환기 제어 평면도
	사업단계	실시설계	공구	-							도면축척	1 : 150 [A1] 1 : 300 [A3]		
	(주)아이에스피 건축사사무소										매중	000	도면번호	M - 507
	개정번호	2025. 12.	날짜	실시설계	내용	설계자	김토자	확인자	승인자	일련번호	00			

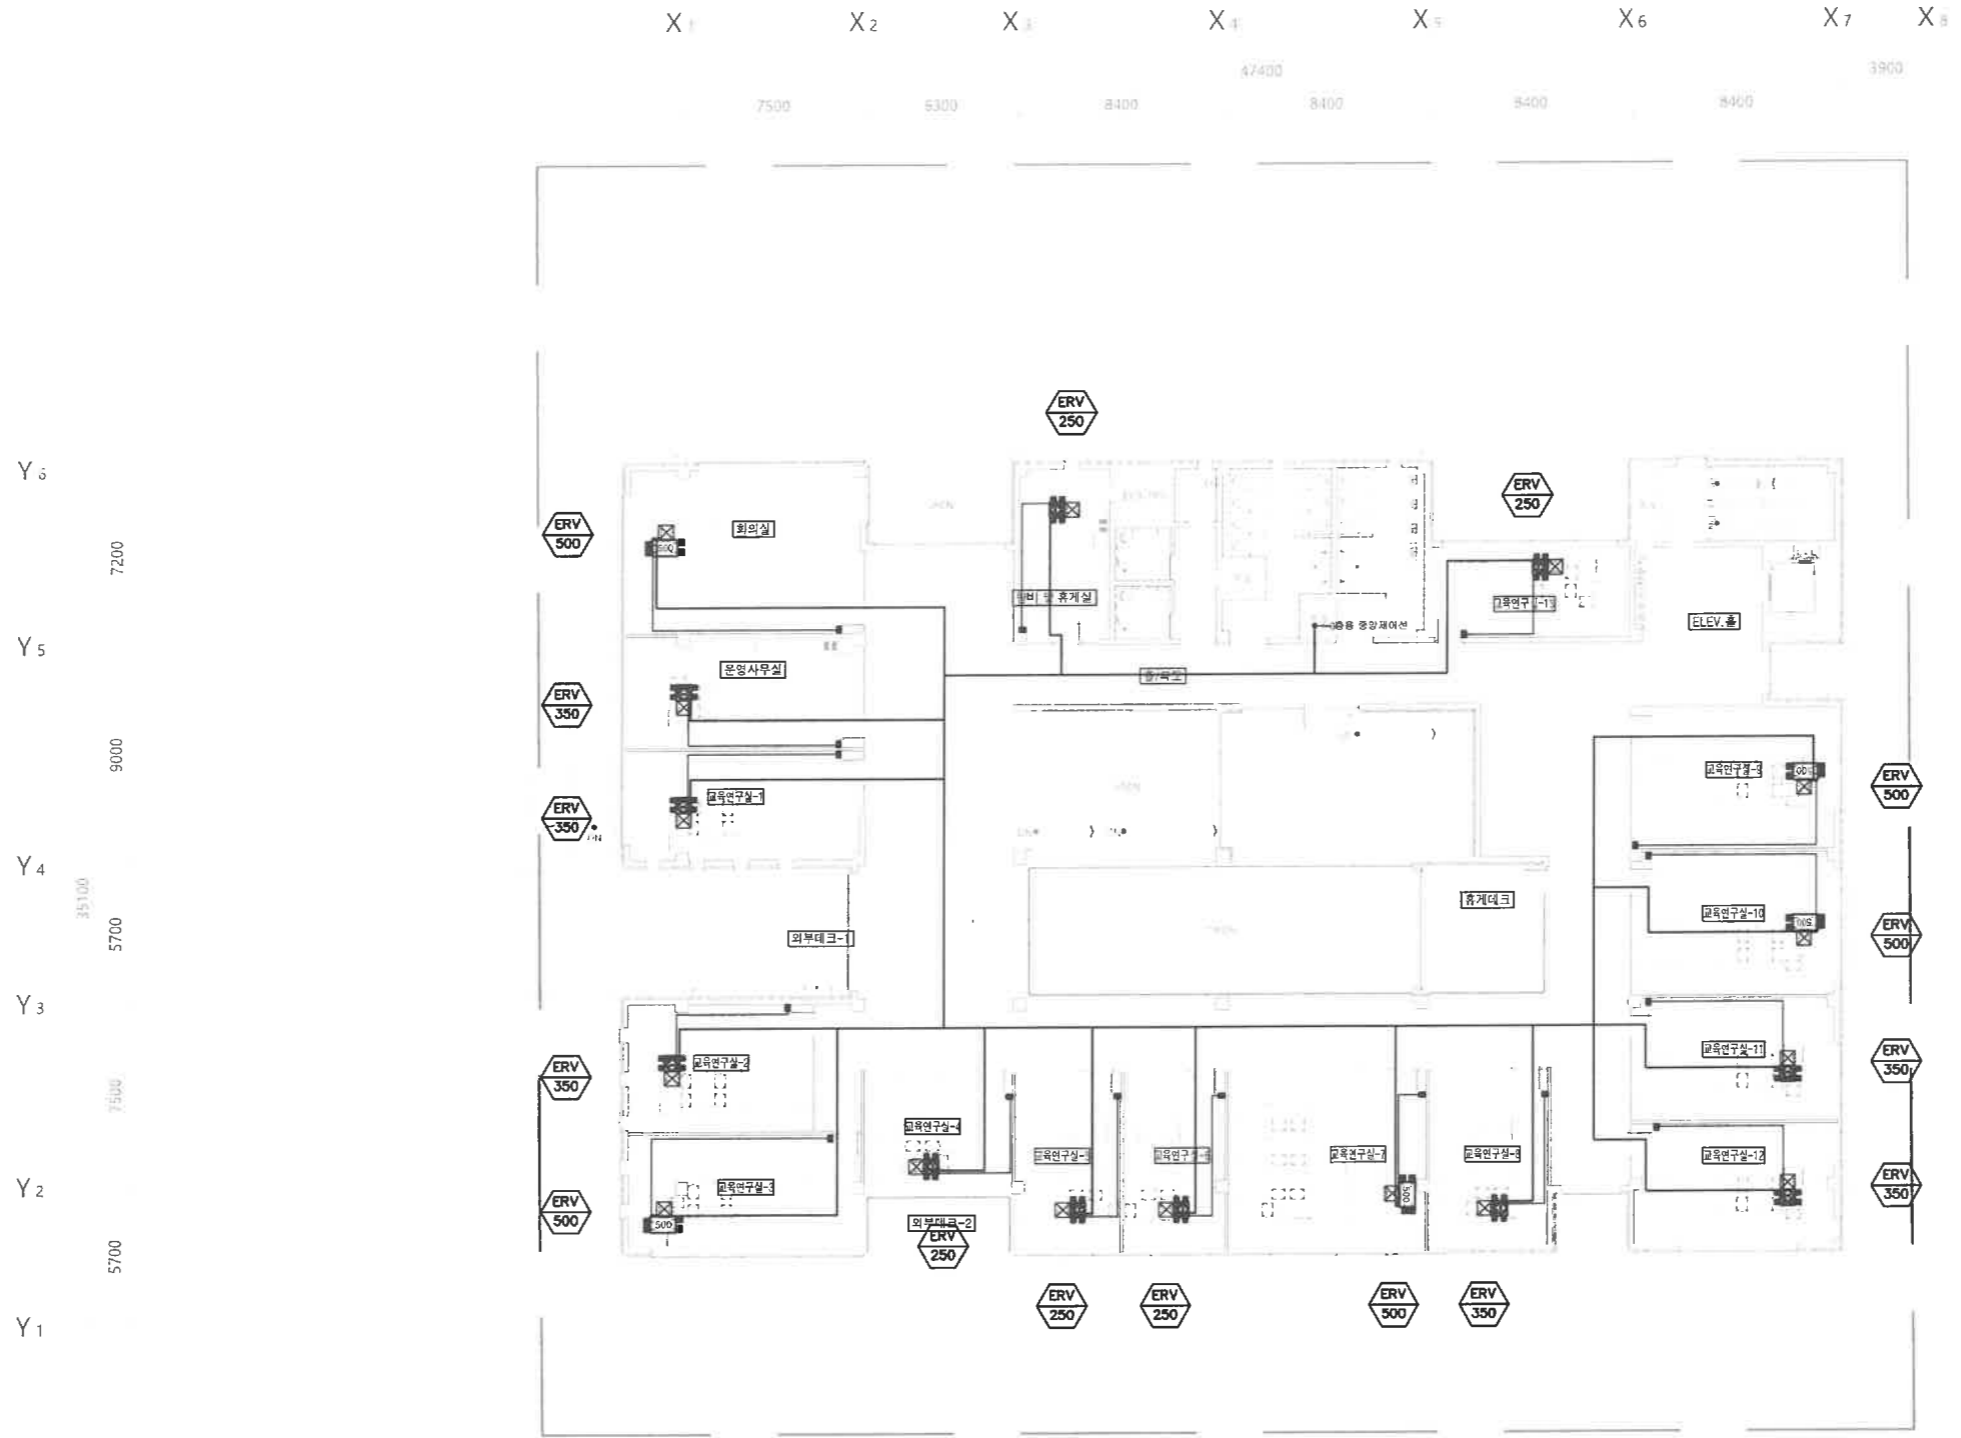

3층 공기순환기 제어 평면도
SCALE = 1/150(A1), 300(A3)

(주)형진이앤씨
제 E-06-001518호
대표이사 고희경
발급번호 20120010317Z
건축기계설비기술사 권재현



KPS 한국농어촌공사
중전부동산 이목지구 근린공원 도서관 신축공사

부서 토지개발사업단 지구 이목지구
사업단계 실시설계 공구 -
(주)아이에스피 건축사사무소

개정번호	2025. 12. 날짜	실시설계 내용	설계사	검토자	확인자	승인자
------	--------------	---------	-----	-----	-----	-----

건설분야	기계	도면명	3층 공기순환기 제어 평면도
도면축척	1 : 150 [A1] 1 : 300 [A3]	도면번호	M - 508
매종	000		
일련번호	00		