



진입계단 A 계획도

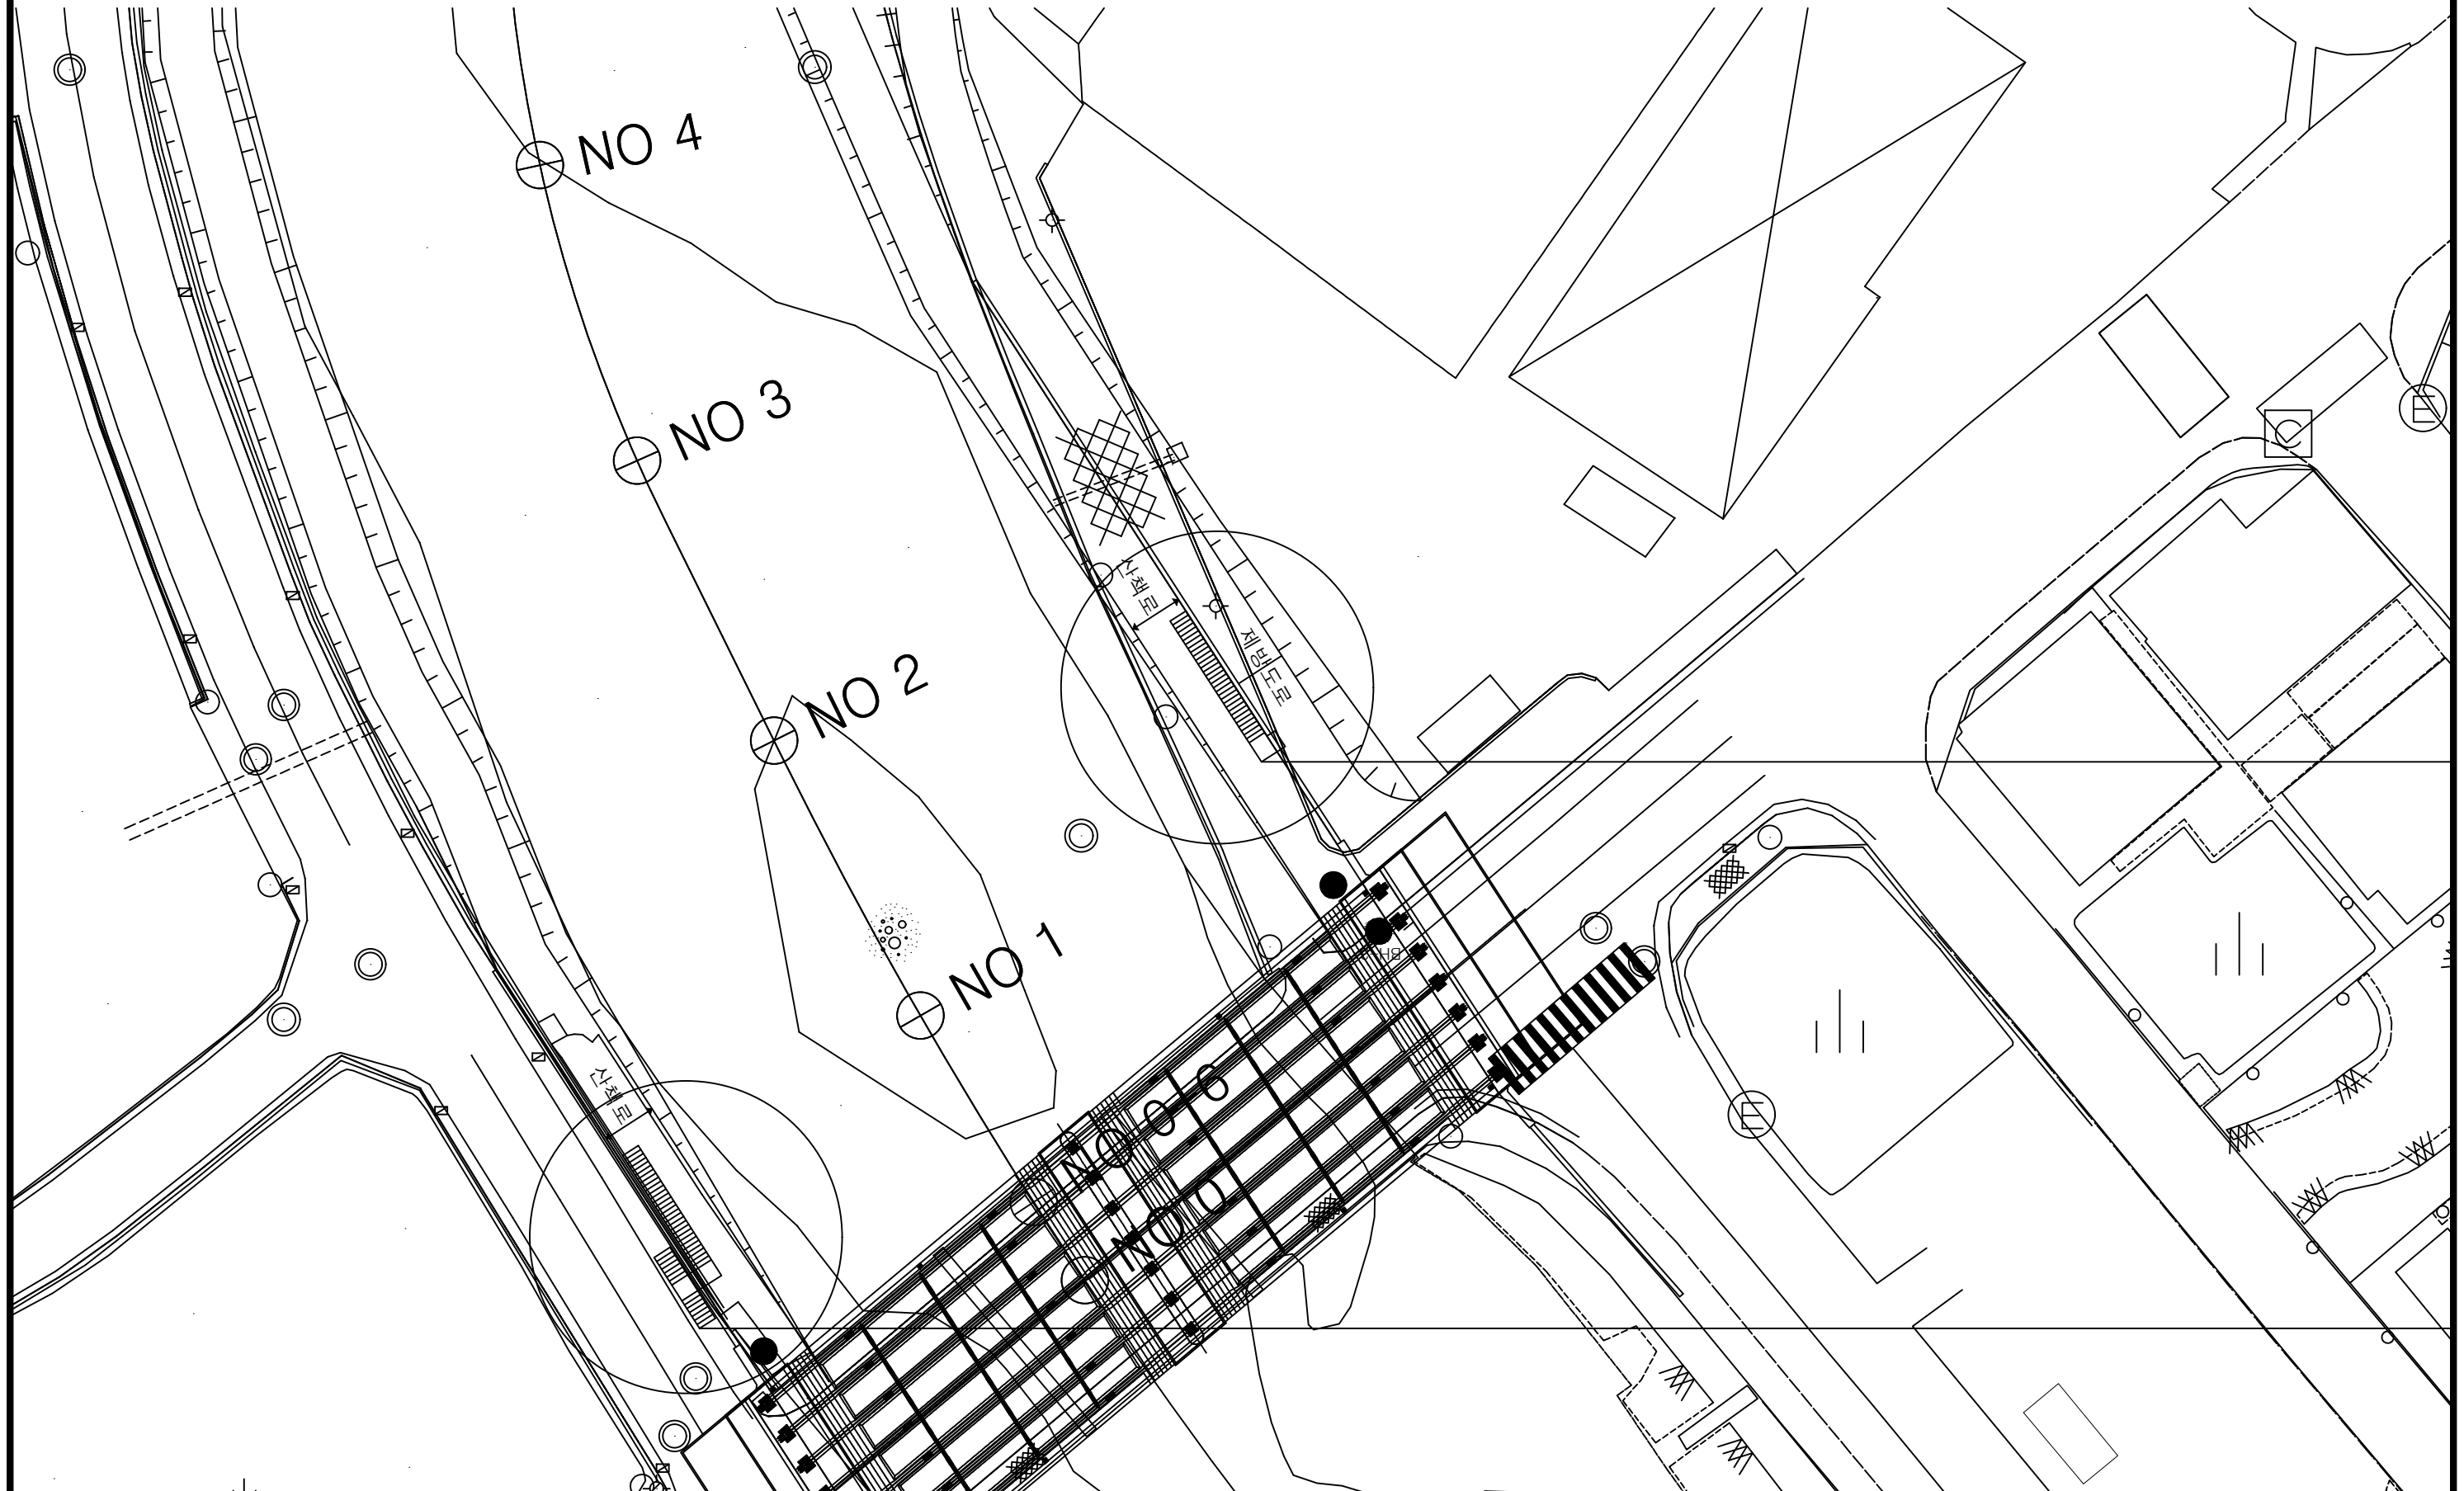


 단 양 군 DOHWA (주)도화엔지니어링  영진엔지니어링 YOUNG JIN ENGINEERING CO., LTD.	사 업 명	단양 평동지구 풍수해생활권 종합정비사업			개정번호	날 짜	개 정 내 용	책임기술자	확인자	설계자	위치정보	도 면 명
	시설/공구	-			△	2022.5		송용진	김주성	이승남	축 척	
	건설분야	하천공사	건설단계	실시설계	△						도면번호	
					△						편철번호	

진입계단 A 평면도 S = A1 1:20

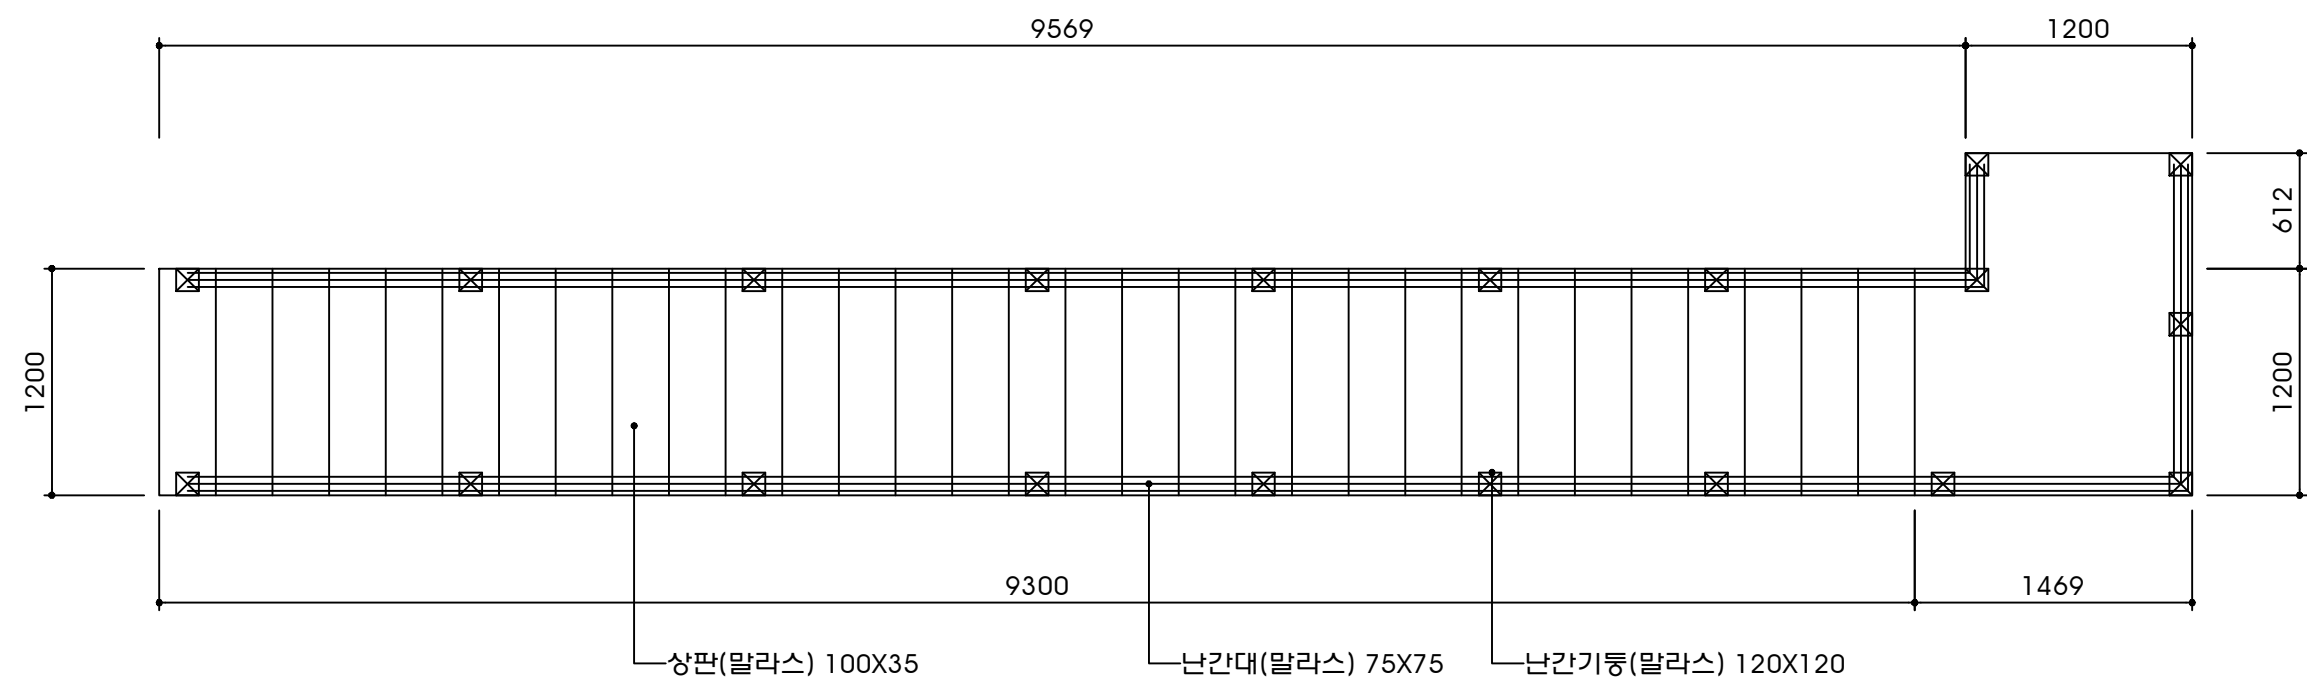

 단 양 군  DOHWA (주)도화엔지니어링  영진엔지니어링 YOUNG JIN ENGINEERING CO., LTD.	사 업 명	단양 평동지구 풍수해생활권 종합정비사업			개정번호	날 짜	개 정 내 용	책임기술자	확인자	설계자	위 치 정보	도 면 명	진입계단 A 평면도	
	시설/공구	-			△	2022.5		송용진	김주성	이승남	축 척			S = A1 1:20
	건설분야	하천공사	건설단계	실시설계	△							도면번호	편철번호	
					△									


진입계단 A 골조도 S = A1 1:20

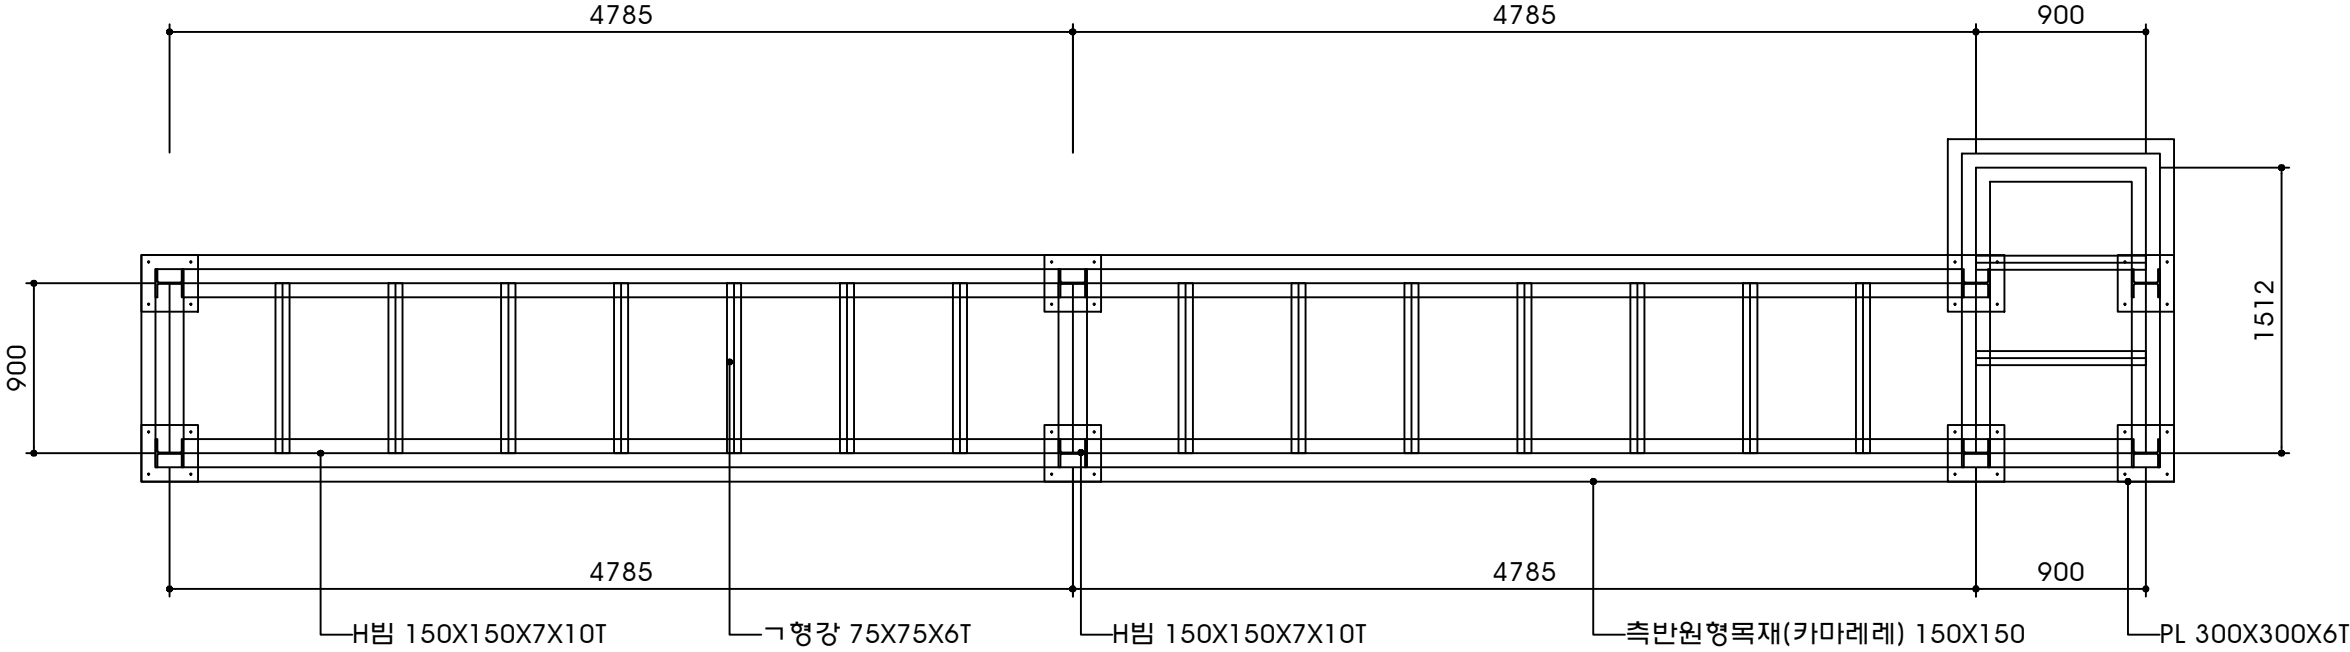


 단 양 군  DOHWA (주)도화엔지니어링  영진엔지니어링  YOUNG JIN ENGINEERING CO., LTD.	사 업 명	단양 평동지구 풍수해생활권 종합정비사업			개정번호	날 짜	개 정 내 용	책임기술자	확인자	설계자	위치정보	도 면 명	진입계단 A 골조도
	시설/공구	-			△	2022.5		송용진	김주성	이승남	축 척		
	건설분야	하천공사	건설단계	실시설계	△						도면번호	편철번호	
					△								

진입계단 A 장선도

S = A1 1:20

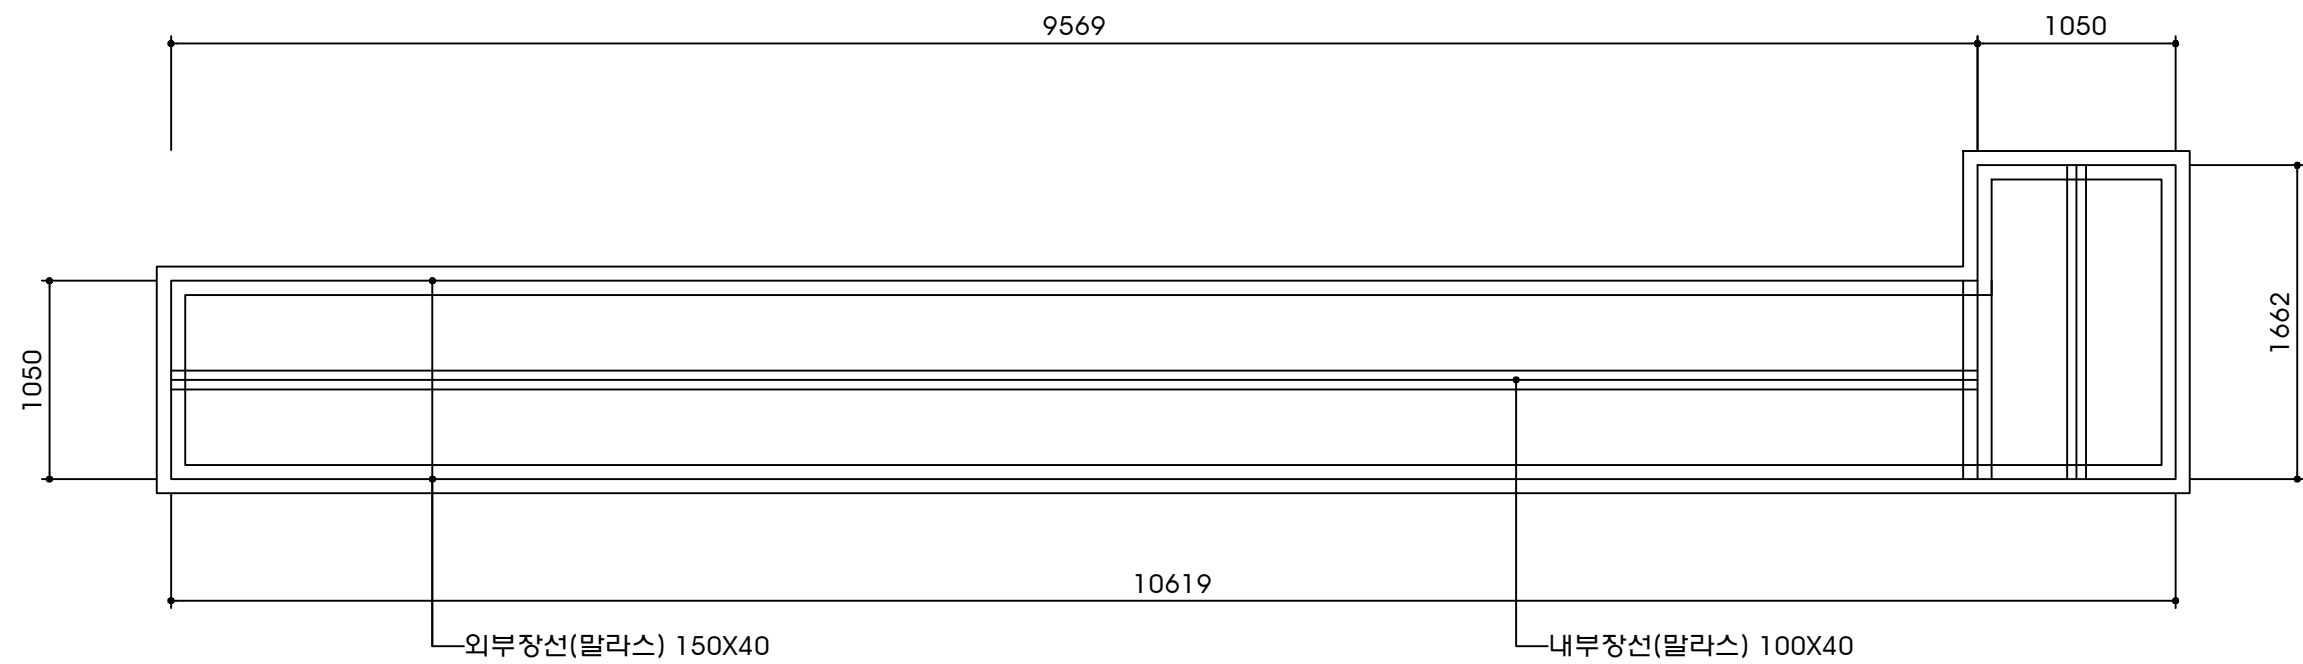


단양군 DOHWA (주)도화엔지니어링 영진엔지니어링 YOUNG JIN ENGINEERING CO., LTD.	사업명	단양 평동지구 풍수해생활권 종합정비사업			개정번호	날 짜	개 정 내 용	책임기술자	확인자	설계자	위치정보	도 면 명	진입계단 A 장선도
	시설/공구	-			△	2022.5		송용진	김주성	이승남	축 척		
					△								
					△								
건설분야	하천공사	건설단계	실시설계	△							도면번호	편철번호	

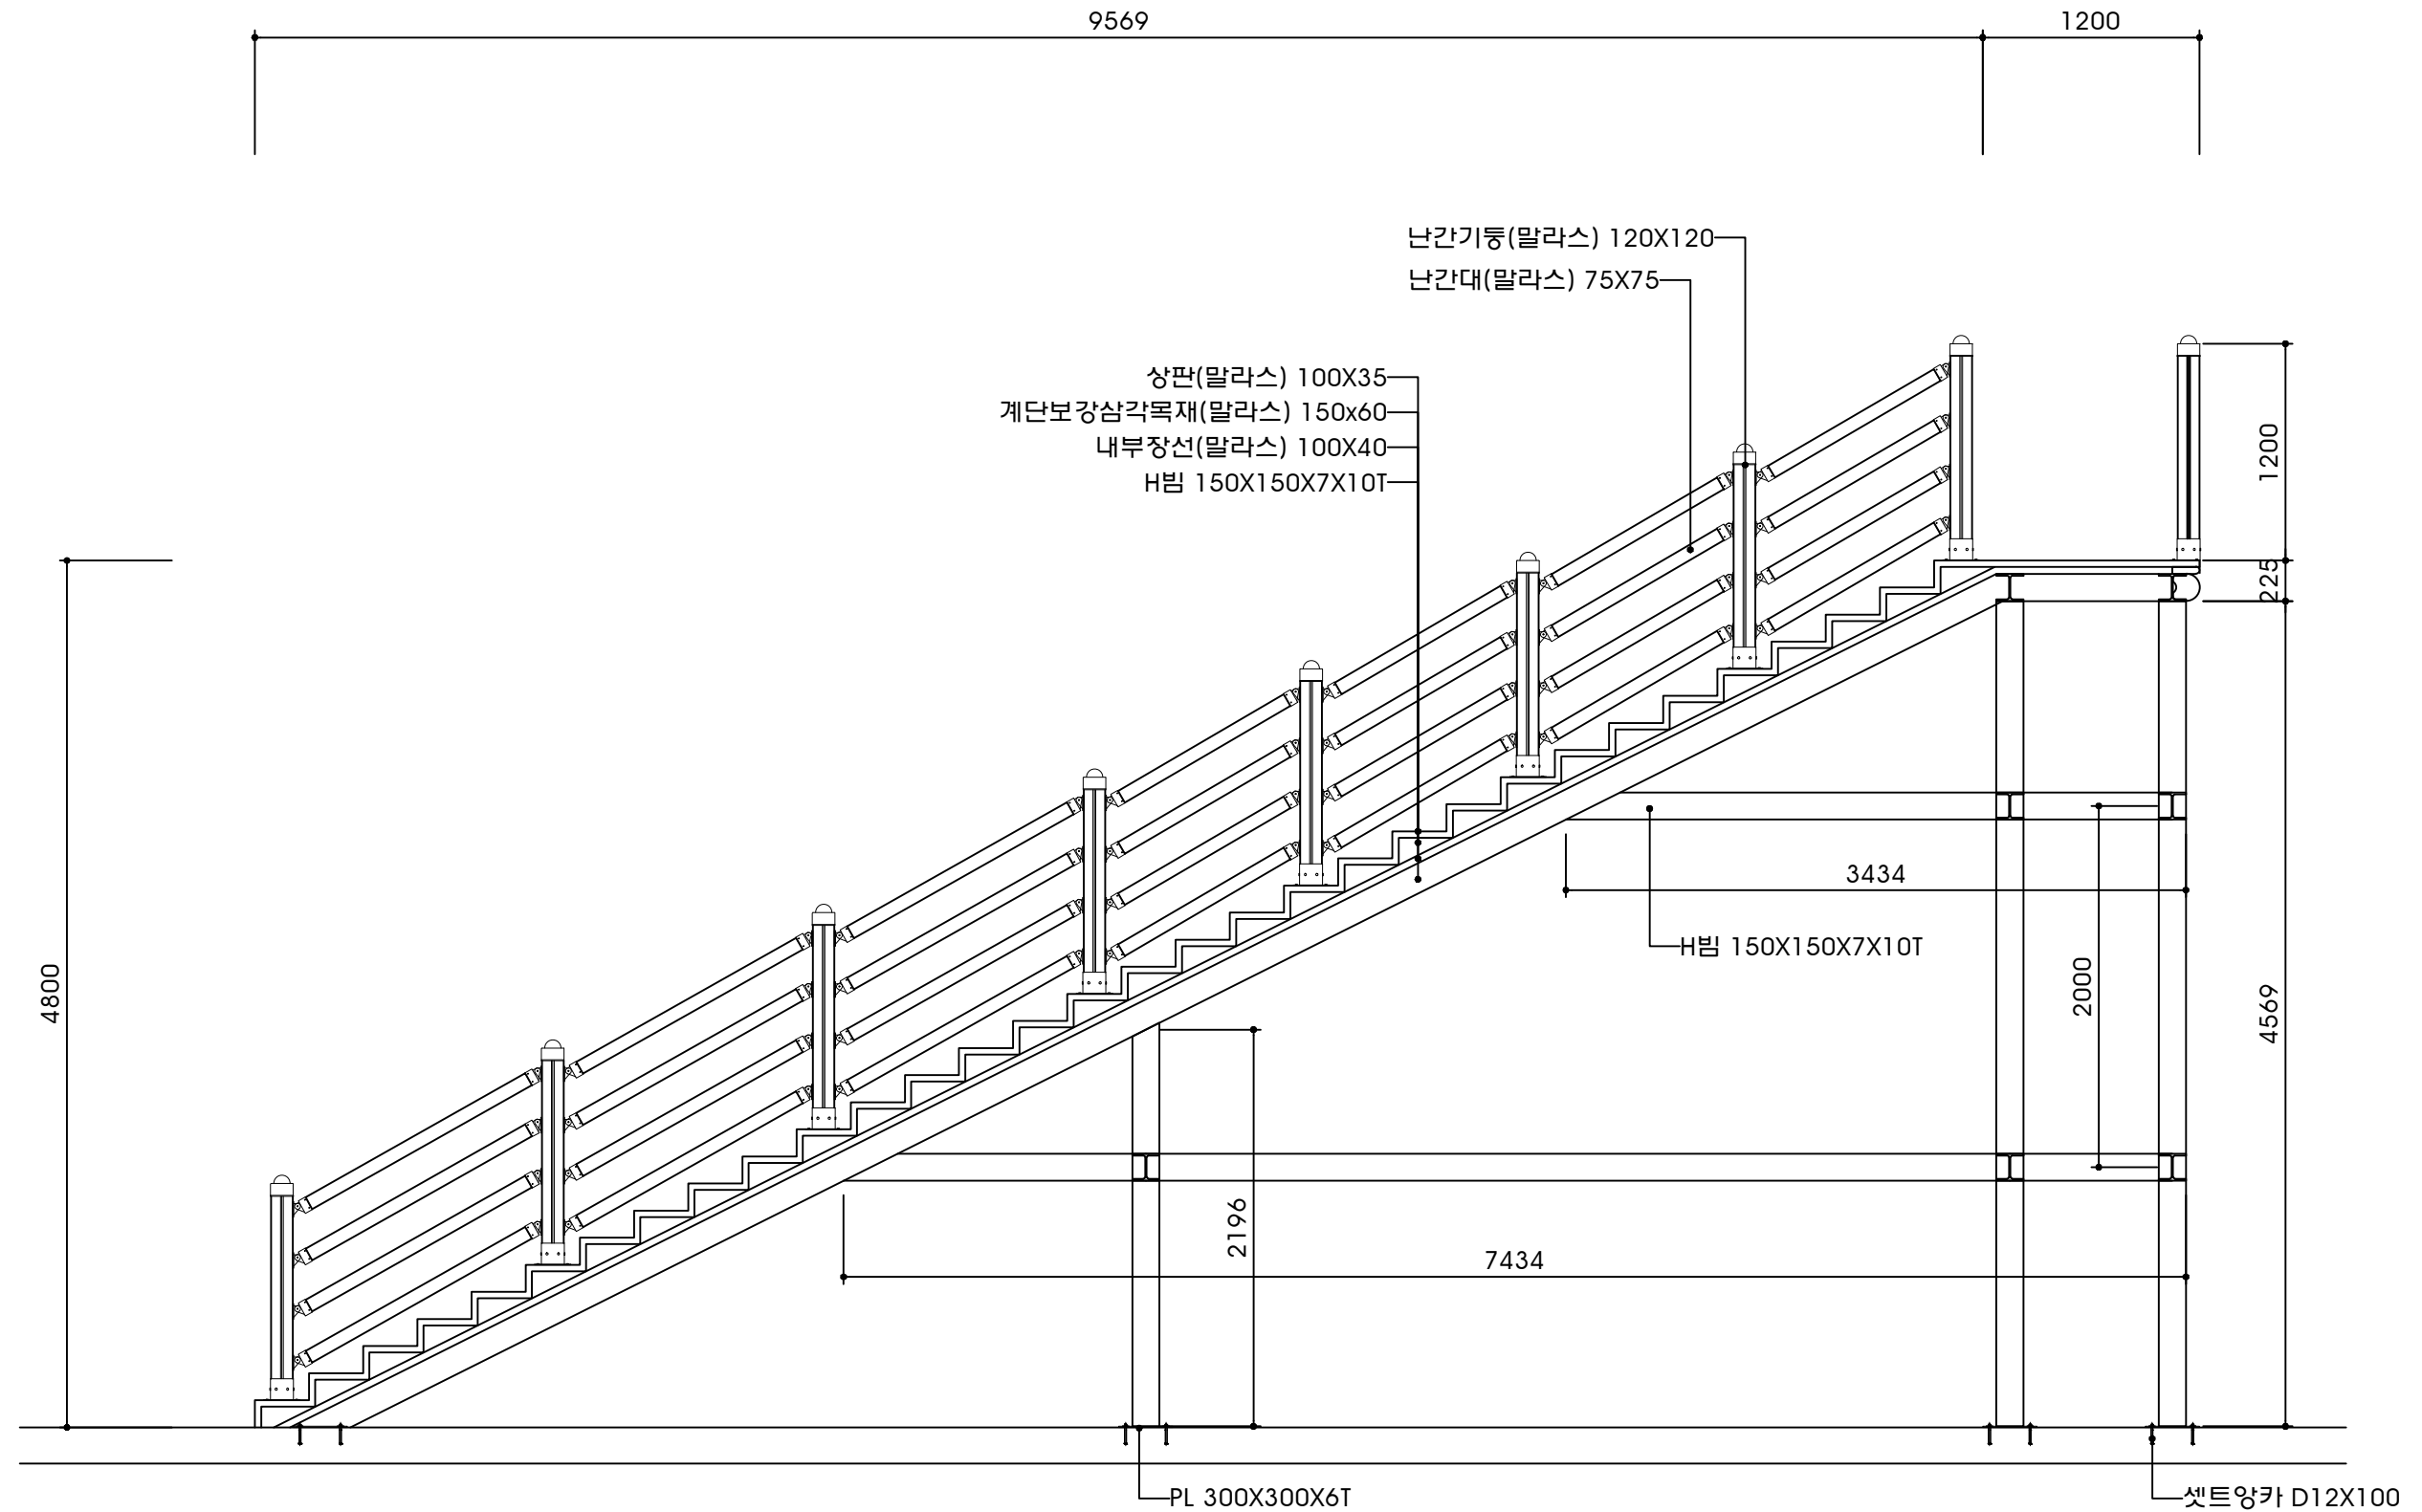진입계단 A 단면도
S = A1 1:20


 단 양 군 DOHWA (주)도화엔지니어링  영진엔지니어링 YOUNG JIN ENGINEERING CO., LTD.	사 업 명	단양 평동지구 풍수해생활권 종합정비사업			개정번호	날 짜	개 정 내 용			책임기술자	확인자	설계자	위치정보	도 면 명	진입계단 A 단면도
	시설/공구	-			△	2022.5				송용진 	김주성 	이승남 	축 측		
					△								도면번호		
					△										
건설분야	하천공사	건설단계	실시설계	△										편철번호	

진입계단 B 계획도

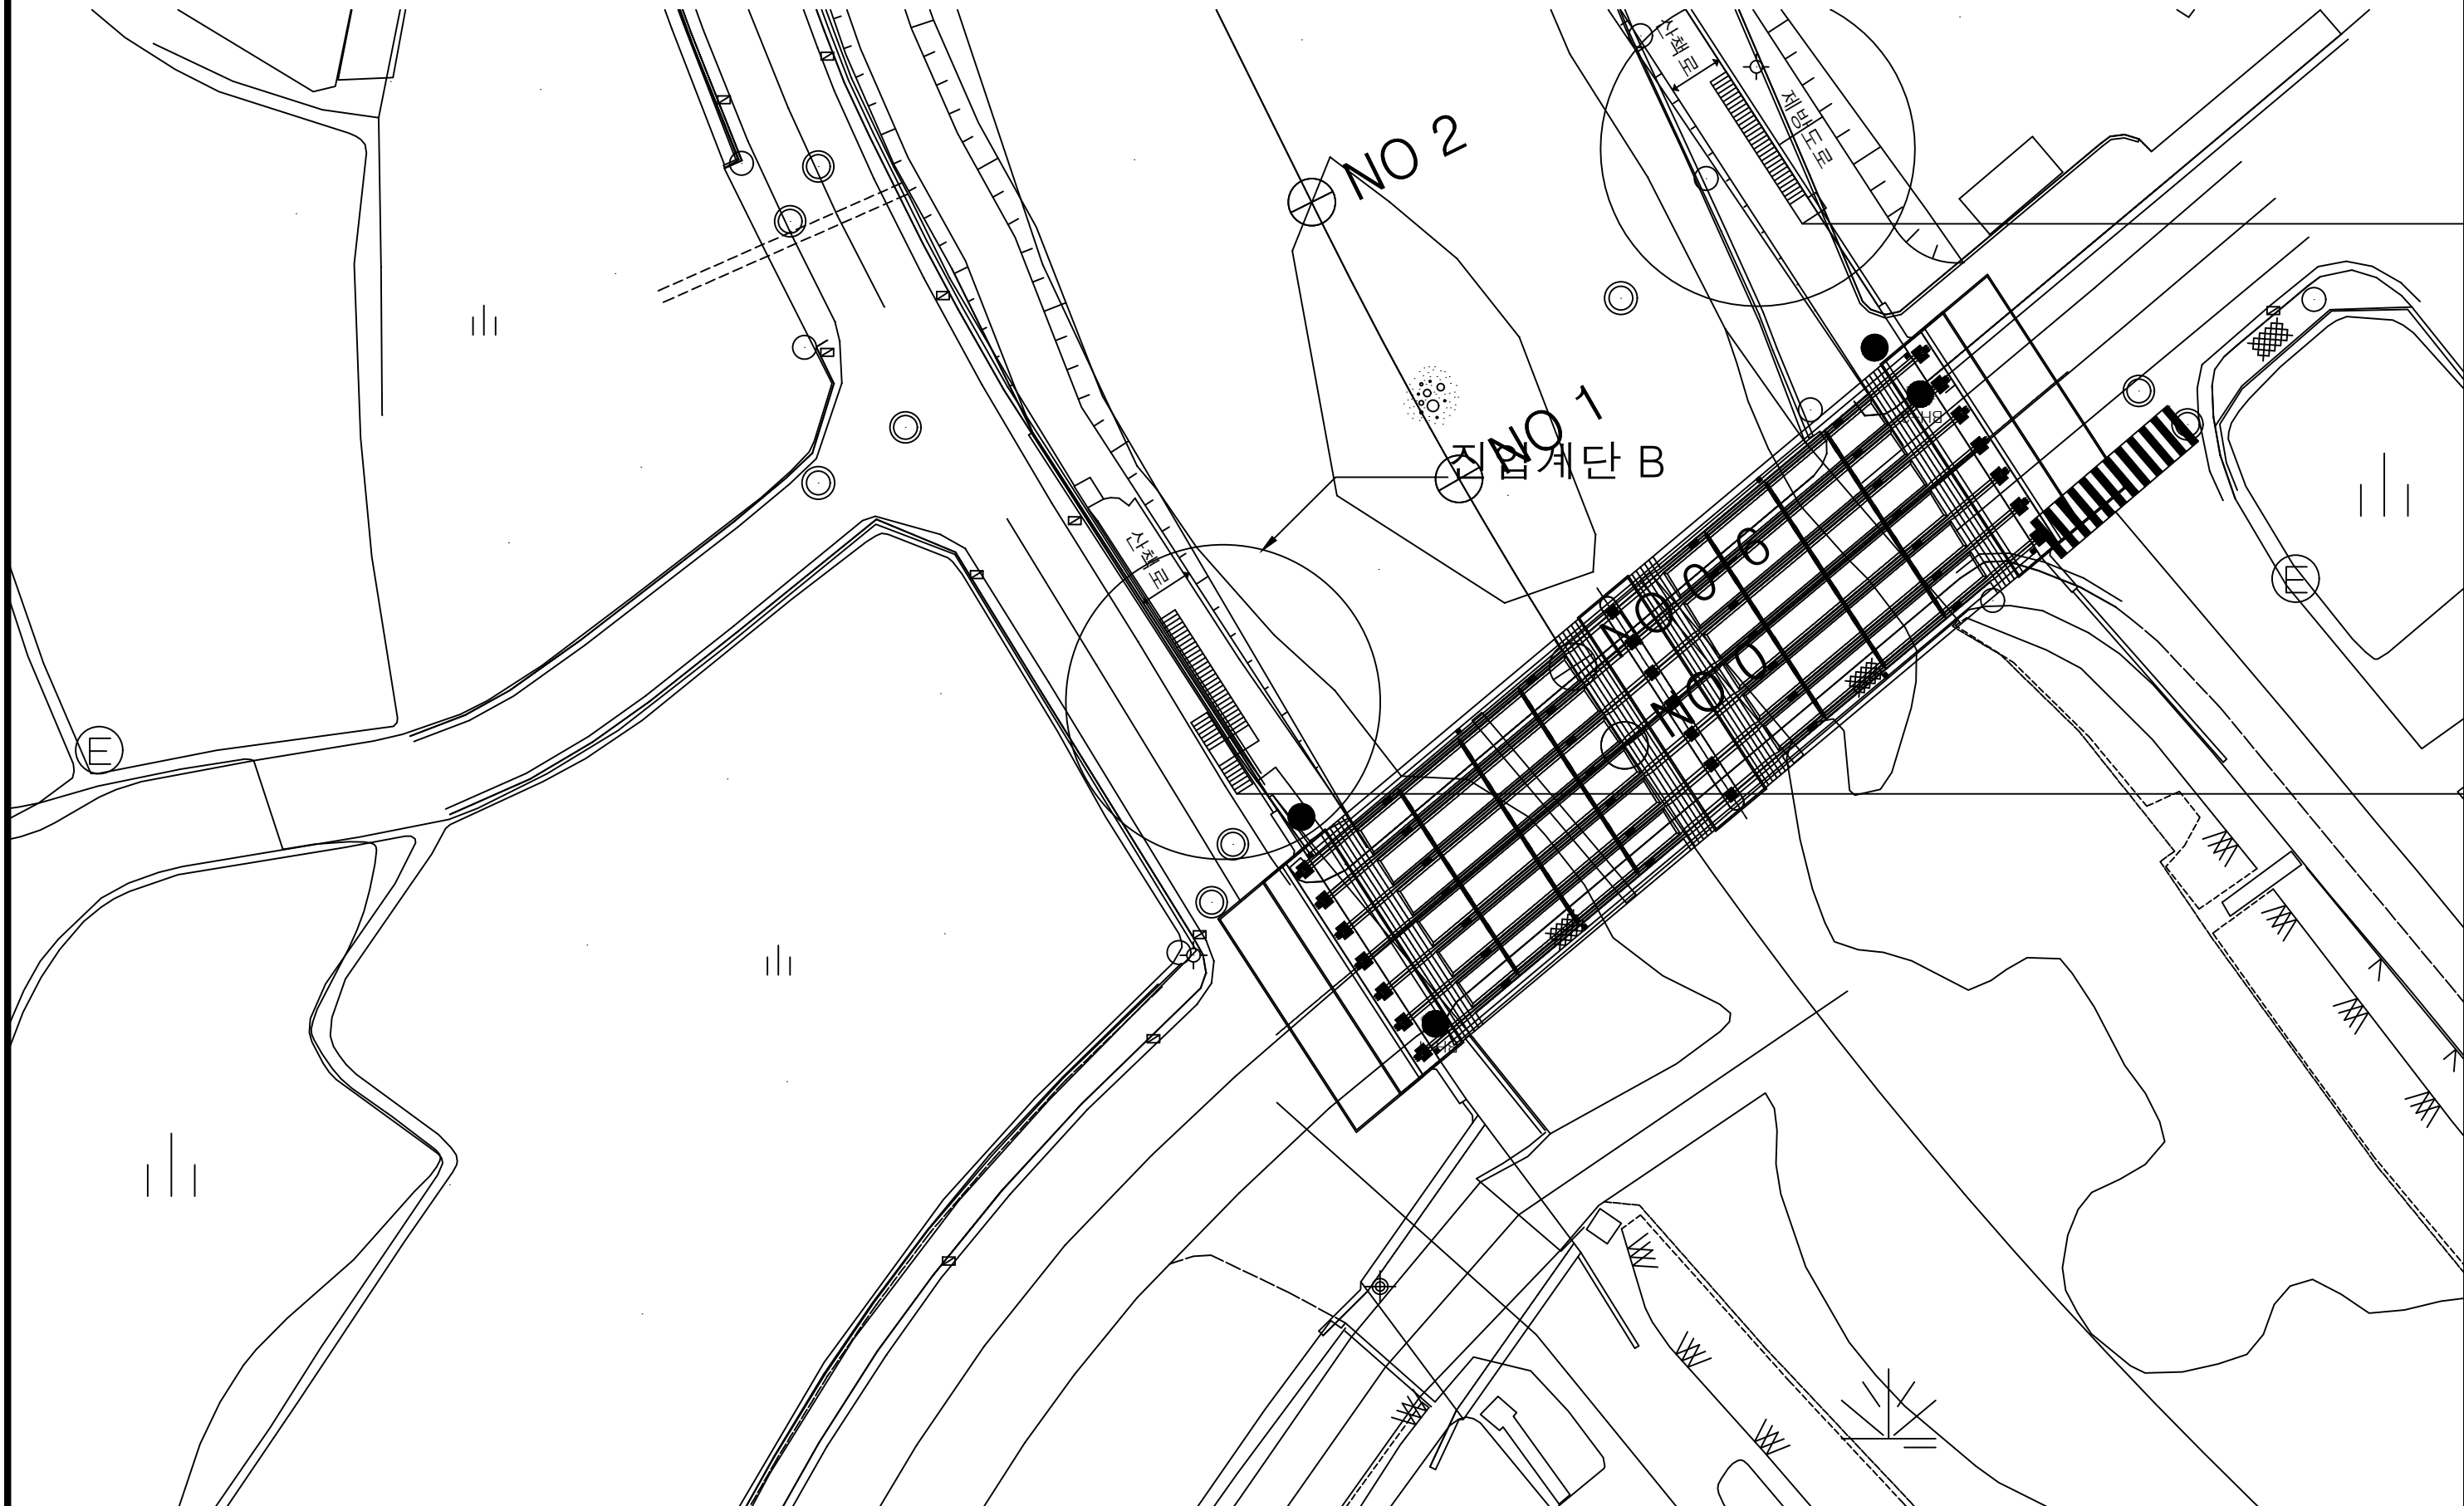


 단 양 군 DOHWA (주)도화엔지니어링  영진엔지니어링 YOUNG JIN ENGINEERING CO., LTD.	사 업 명	단양 평동지구 풍수해생활권 종합정비사업			개정번호	날 짜	개 정 내 용	책임기술자	확인자	설계자	위치정보	도 면 명
	시설/공구	-			△	2022.5		송용진 	김주성 	이승남 	축 척	
	건설분야	하천공사	건설단계	실시설계	△						도면번호	편철번호
					△							

진입계단 B 골조도 S = A1 1:20

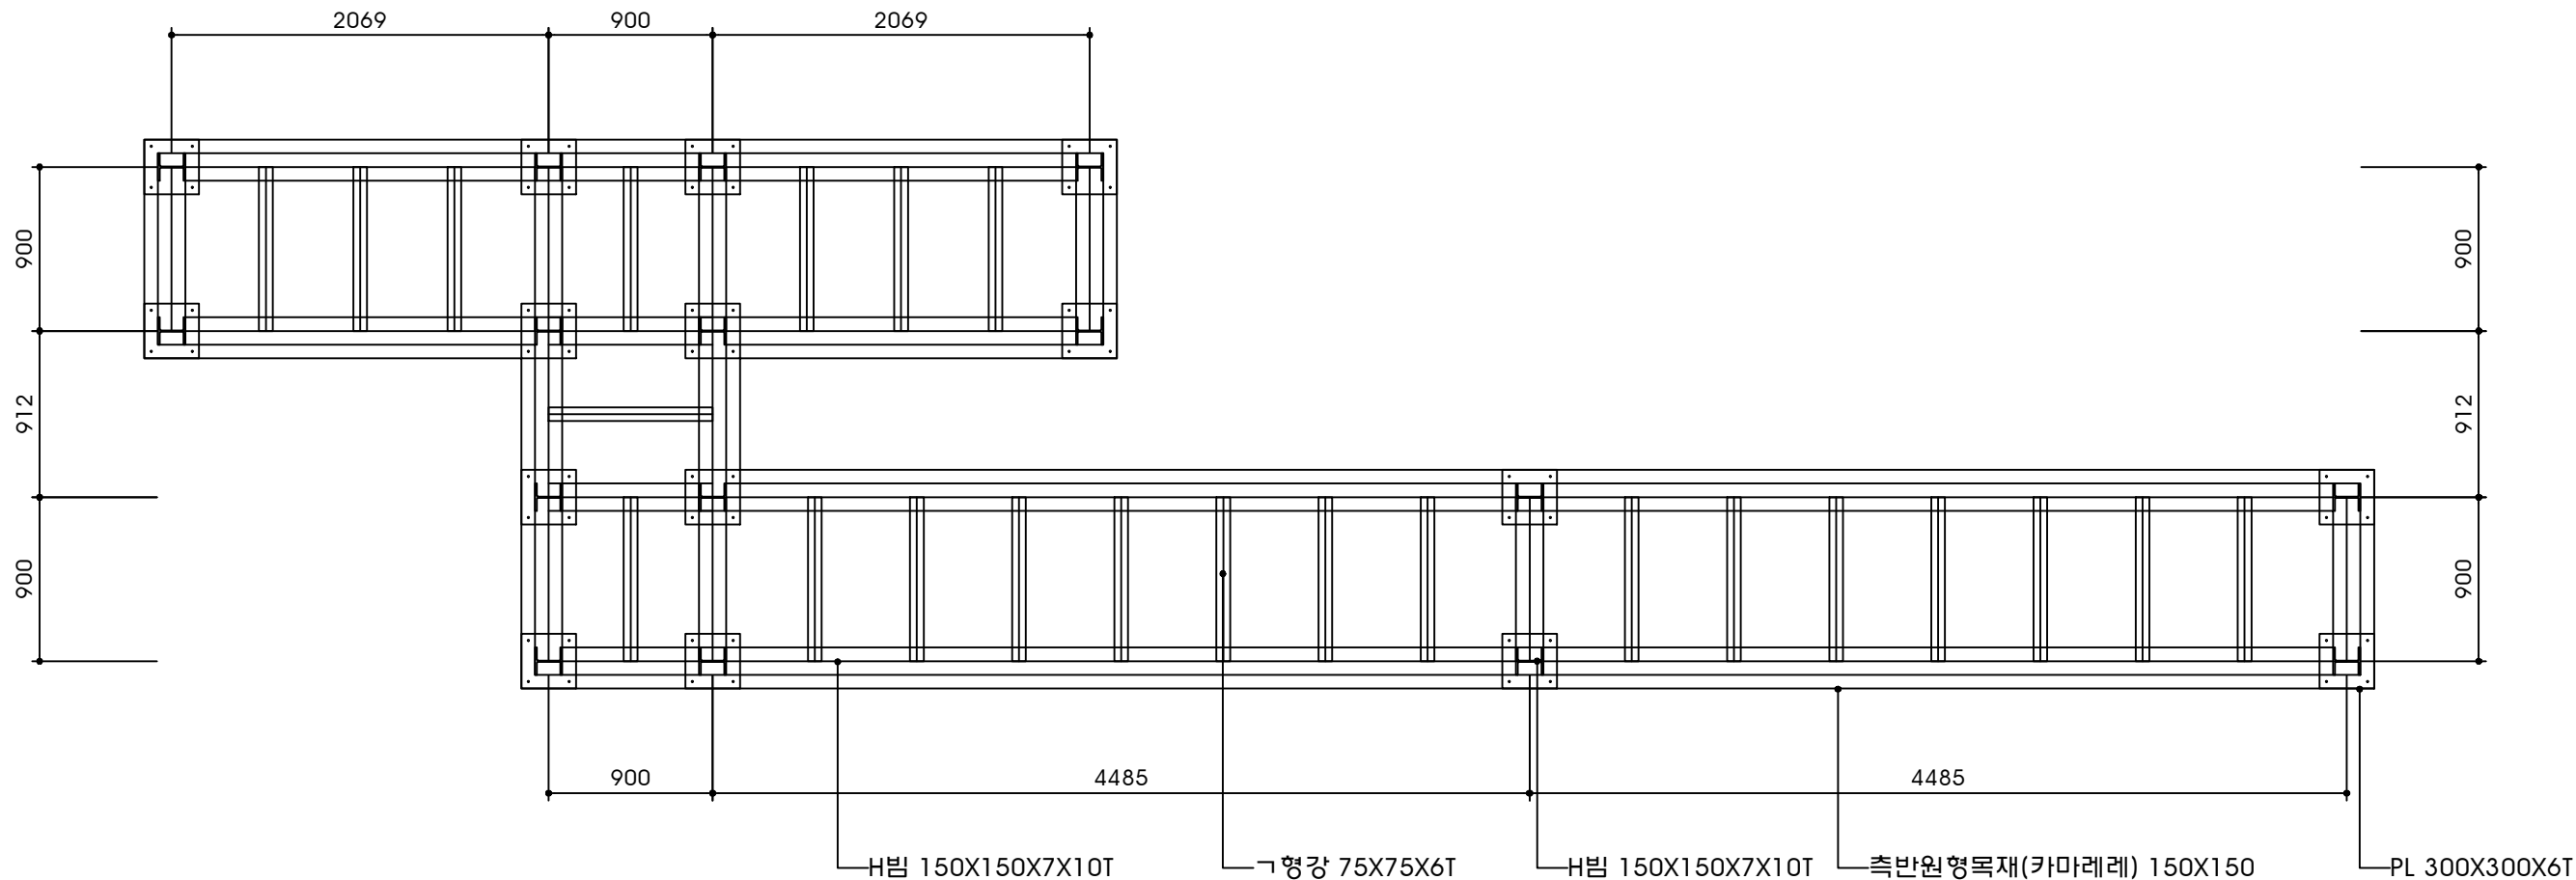


단양군 DOHWA (주)도화엔지니어링 영진엔지니어링 YOUNG JIN ENGINEERING CO., LTD.	사업명	단양 평동지구 풍수해생활권 종합정비사업			개정번호	날짜	개정내용	책임기술자	확인자	설계자	위치정보	도면명	진입계단 A 골조도
	시설/공구	-			△	2022.5		송용진	김주성	이승남	축척		
	건설분야	하천공사	건설단계	실시설계	△						도면번호	편철번호	
					△								

진입계단 B 장선도
S = A1 1:20

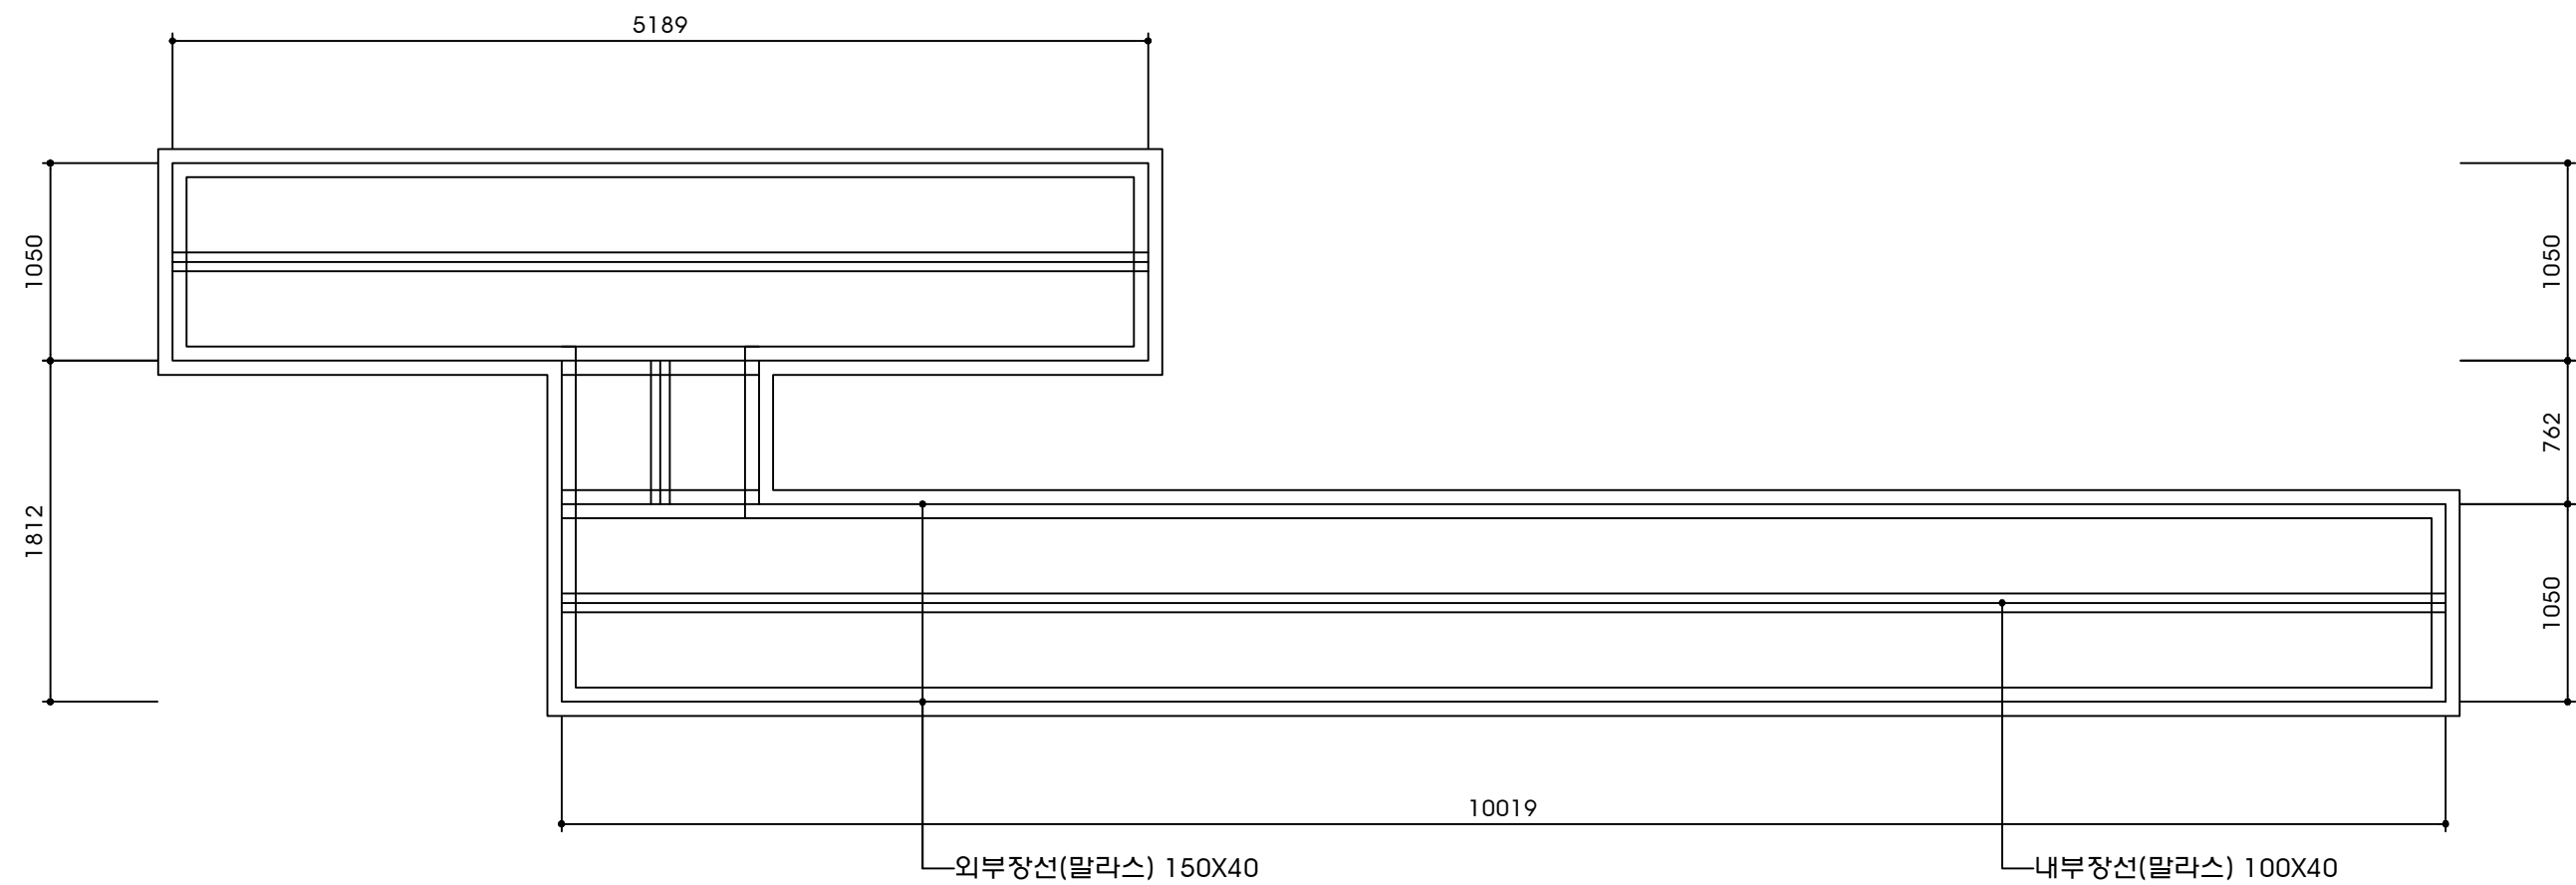


 단 양 군 DOHWA (주)도화엔지니어링  영진엔지니어링 YOUNG JIN ENGINEERING CO., LTD.	사 업 명	단양 평동지구 풍수해생활권 종합정비사업			개정번호	날 짜	개 정 내 용	책임기술자	확인자	설계자	위치정보	도 면 명	진입계단 B 장선도
	시설/공구	-			△	2022.5		송용진 	김주성 	이승남 	축 척		
	건설분야	하천공사	건설단계	실시설계	△						도면번호		
					△							편철번호	

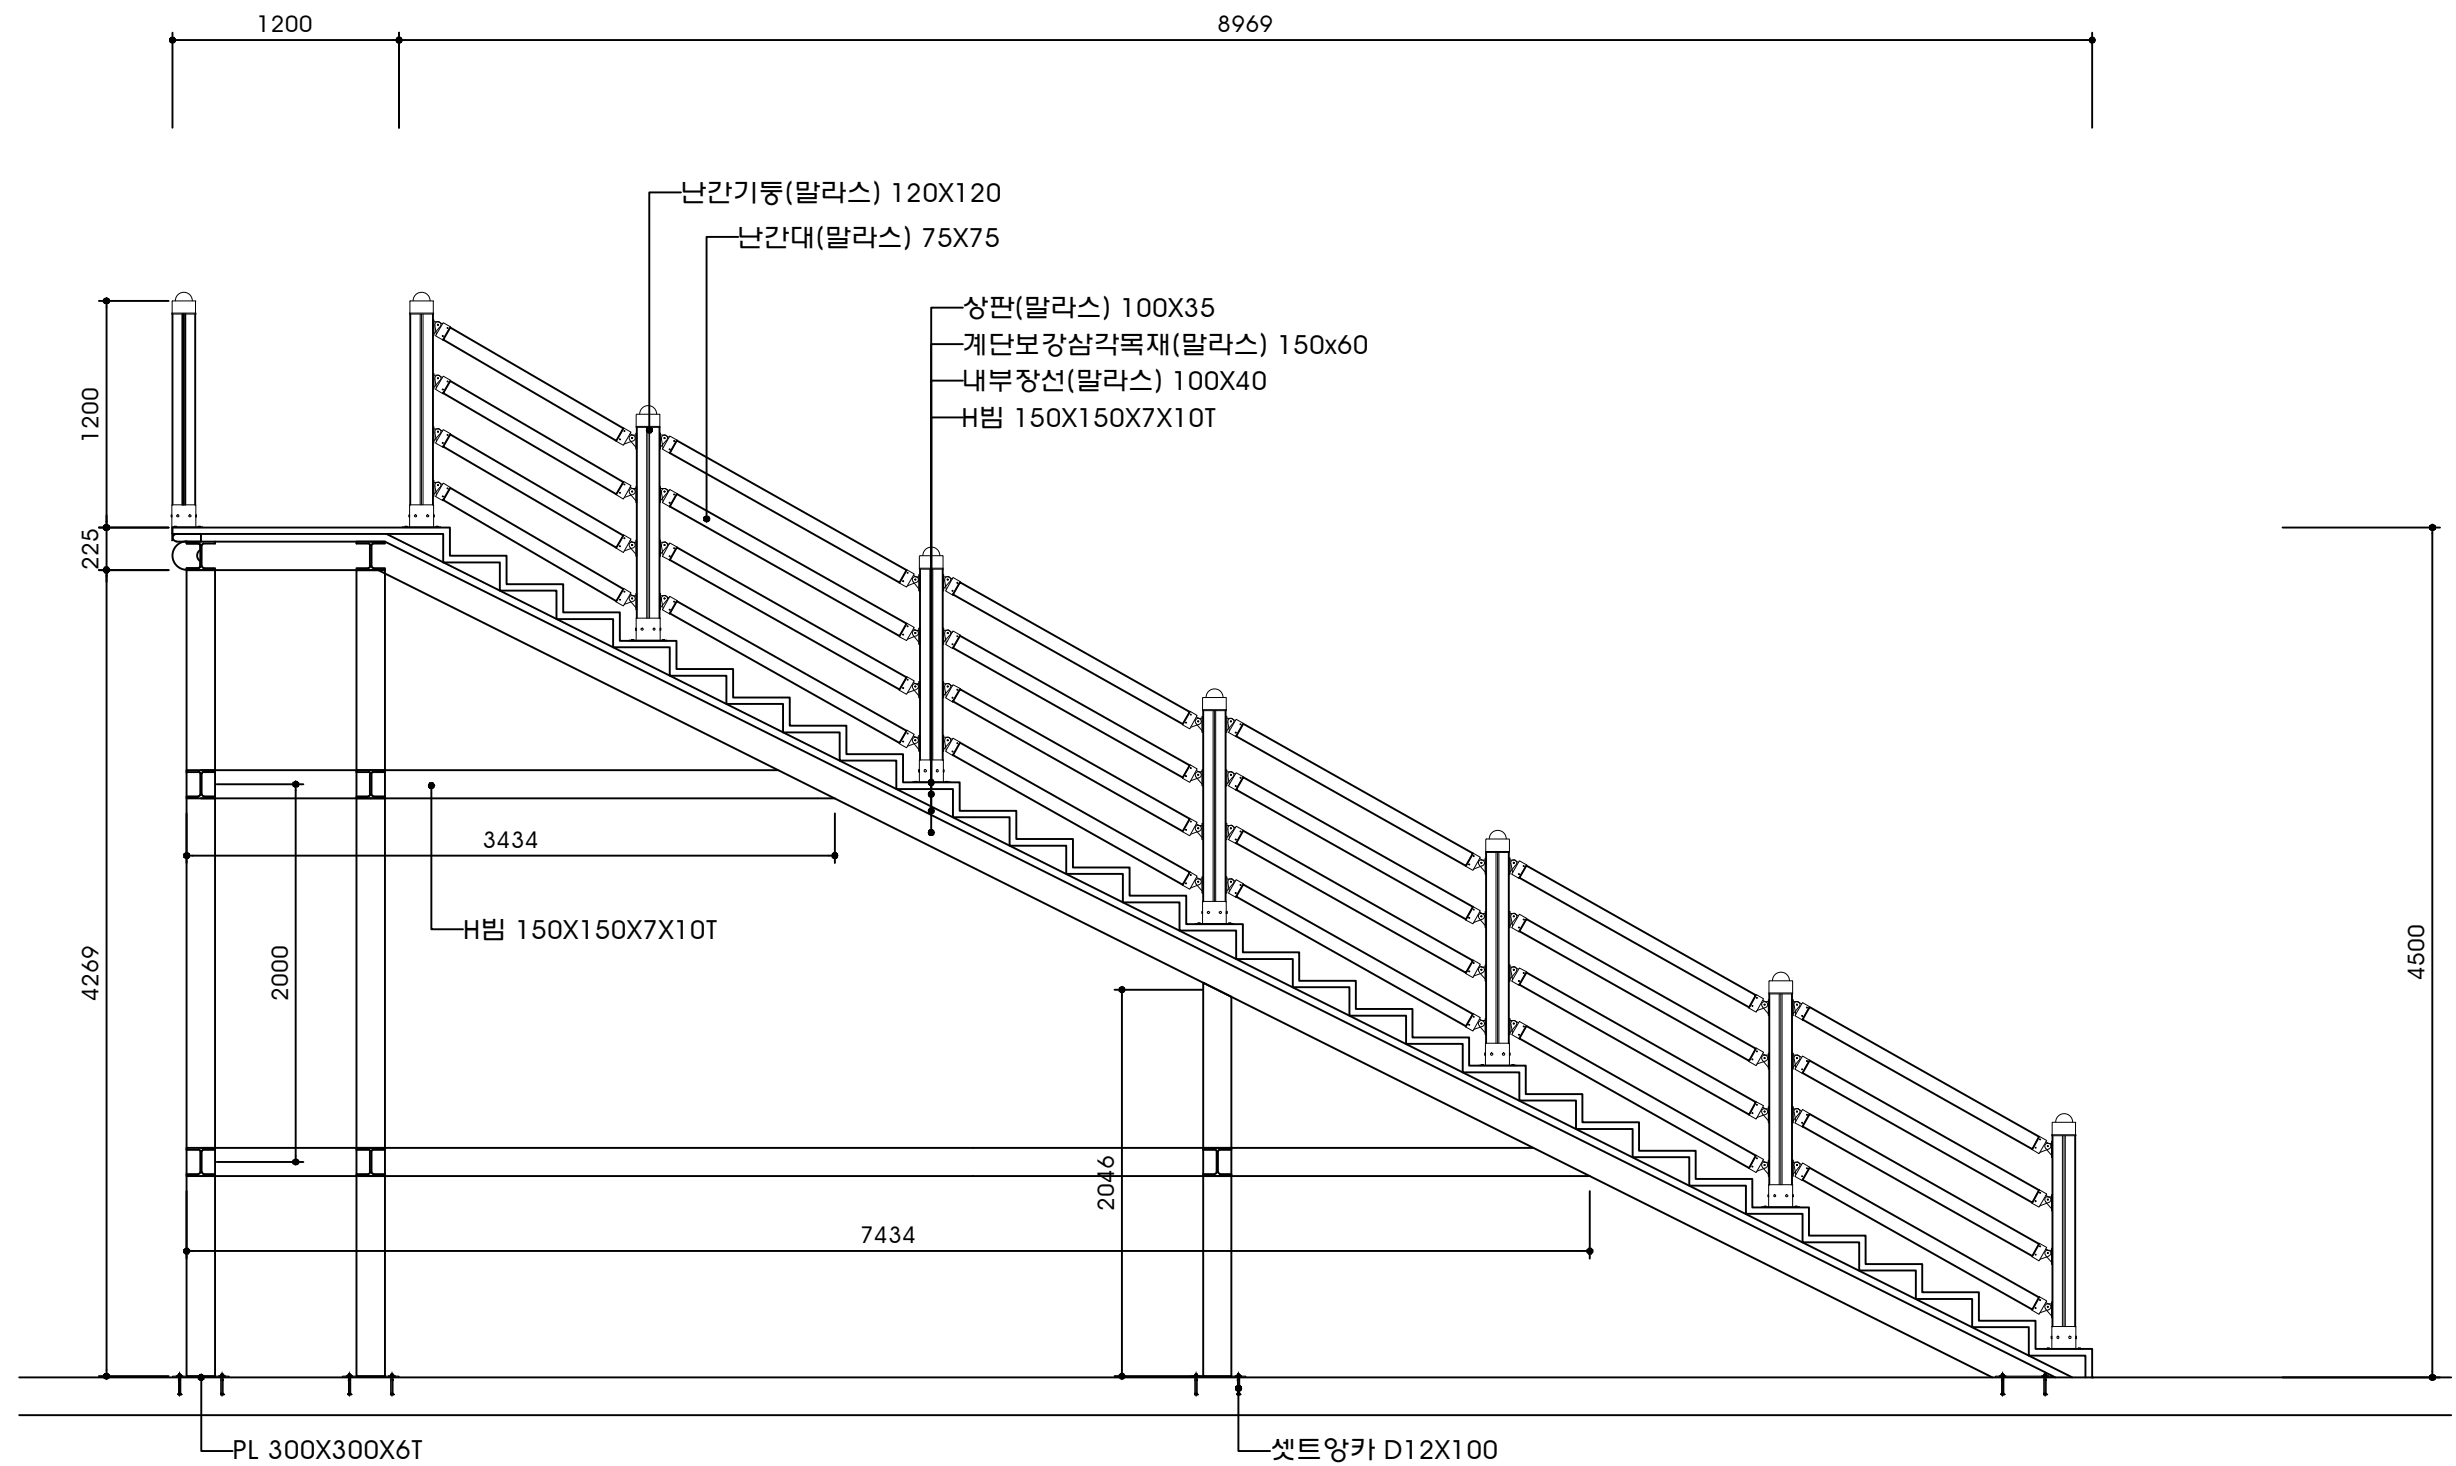진입계단 B 단면도
S = A1 1:20


 단 양 군  (주)도화엔지니어링  영진엔지니어링  YOUNG JIN ENGINEERING CO., LTD.	사 업 명	단양 평동지구 풍수해생활권 종합정비사업			개정번호	날 짜	개 정 내 용	책임기술자	확인자	설계자	위치정보	도 면 명	진입계단 B 단면도	
	시설/공구	-			△	2022.5		송용진 	김주철 	이승남 	축 척			S = A1 1:20
					△									
					건설분야	하천공사	건설단계	실시설계	△					

진입계단 C 계획도

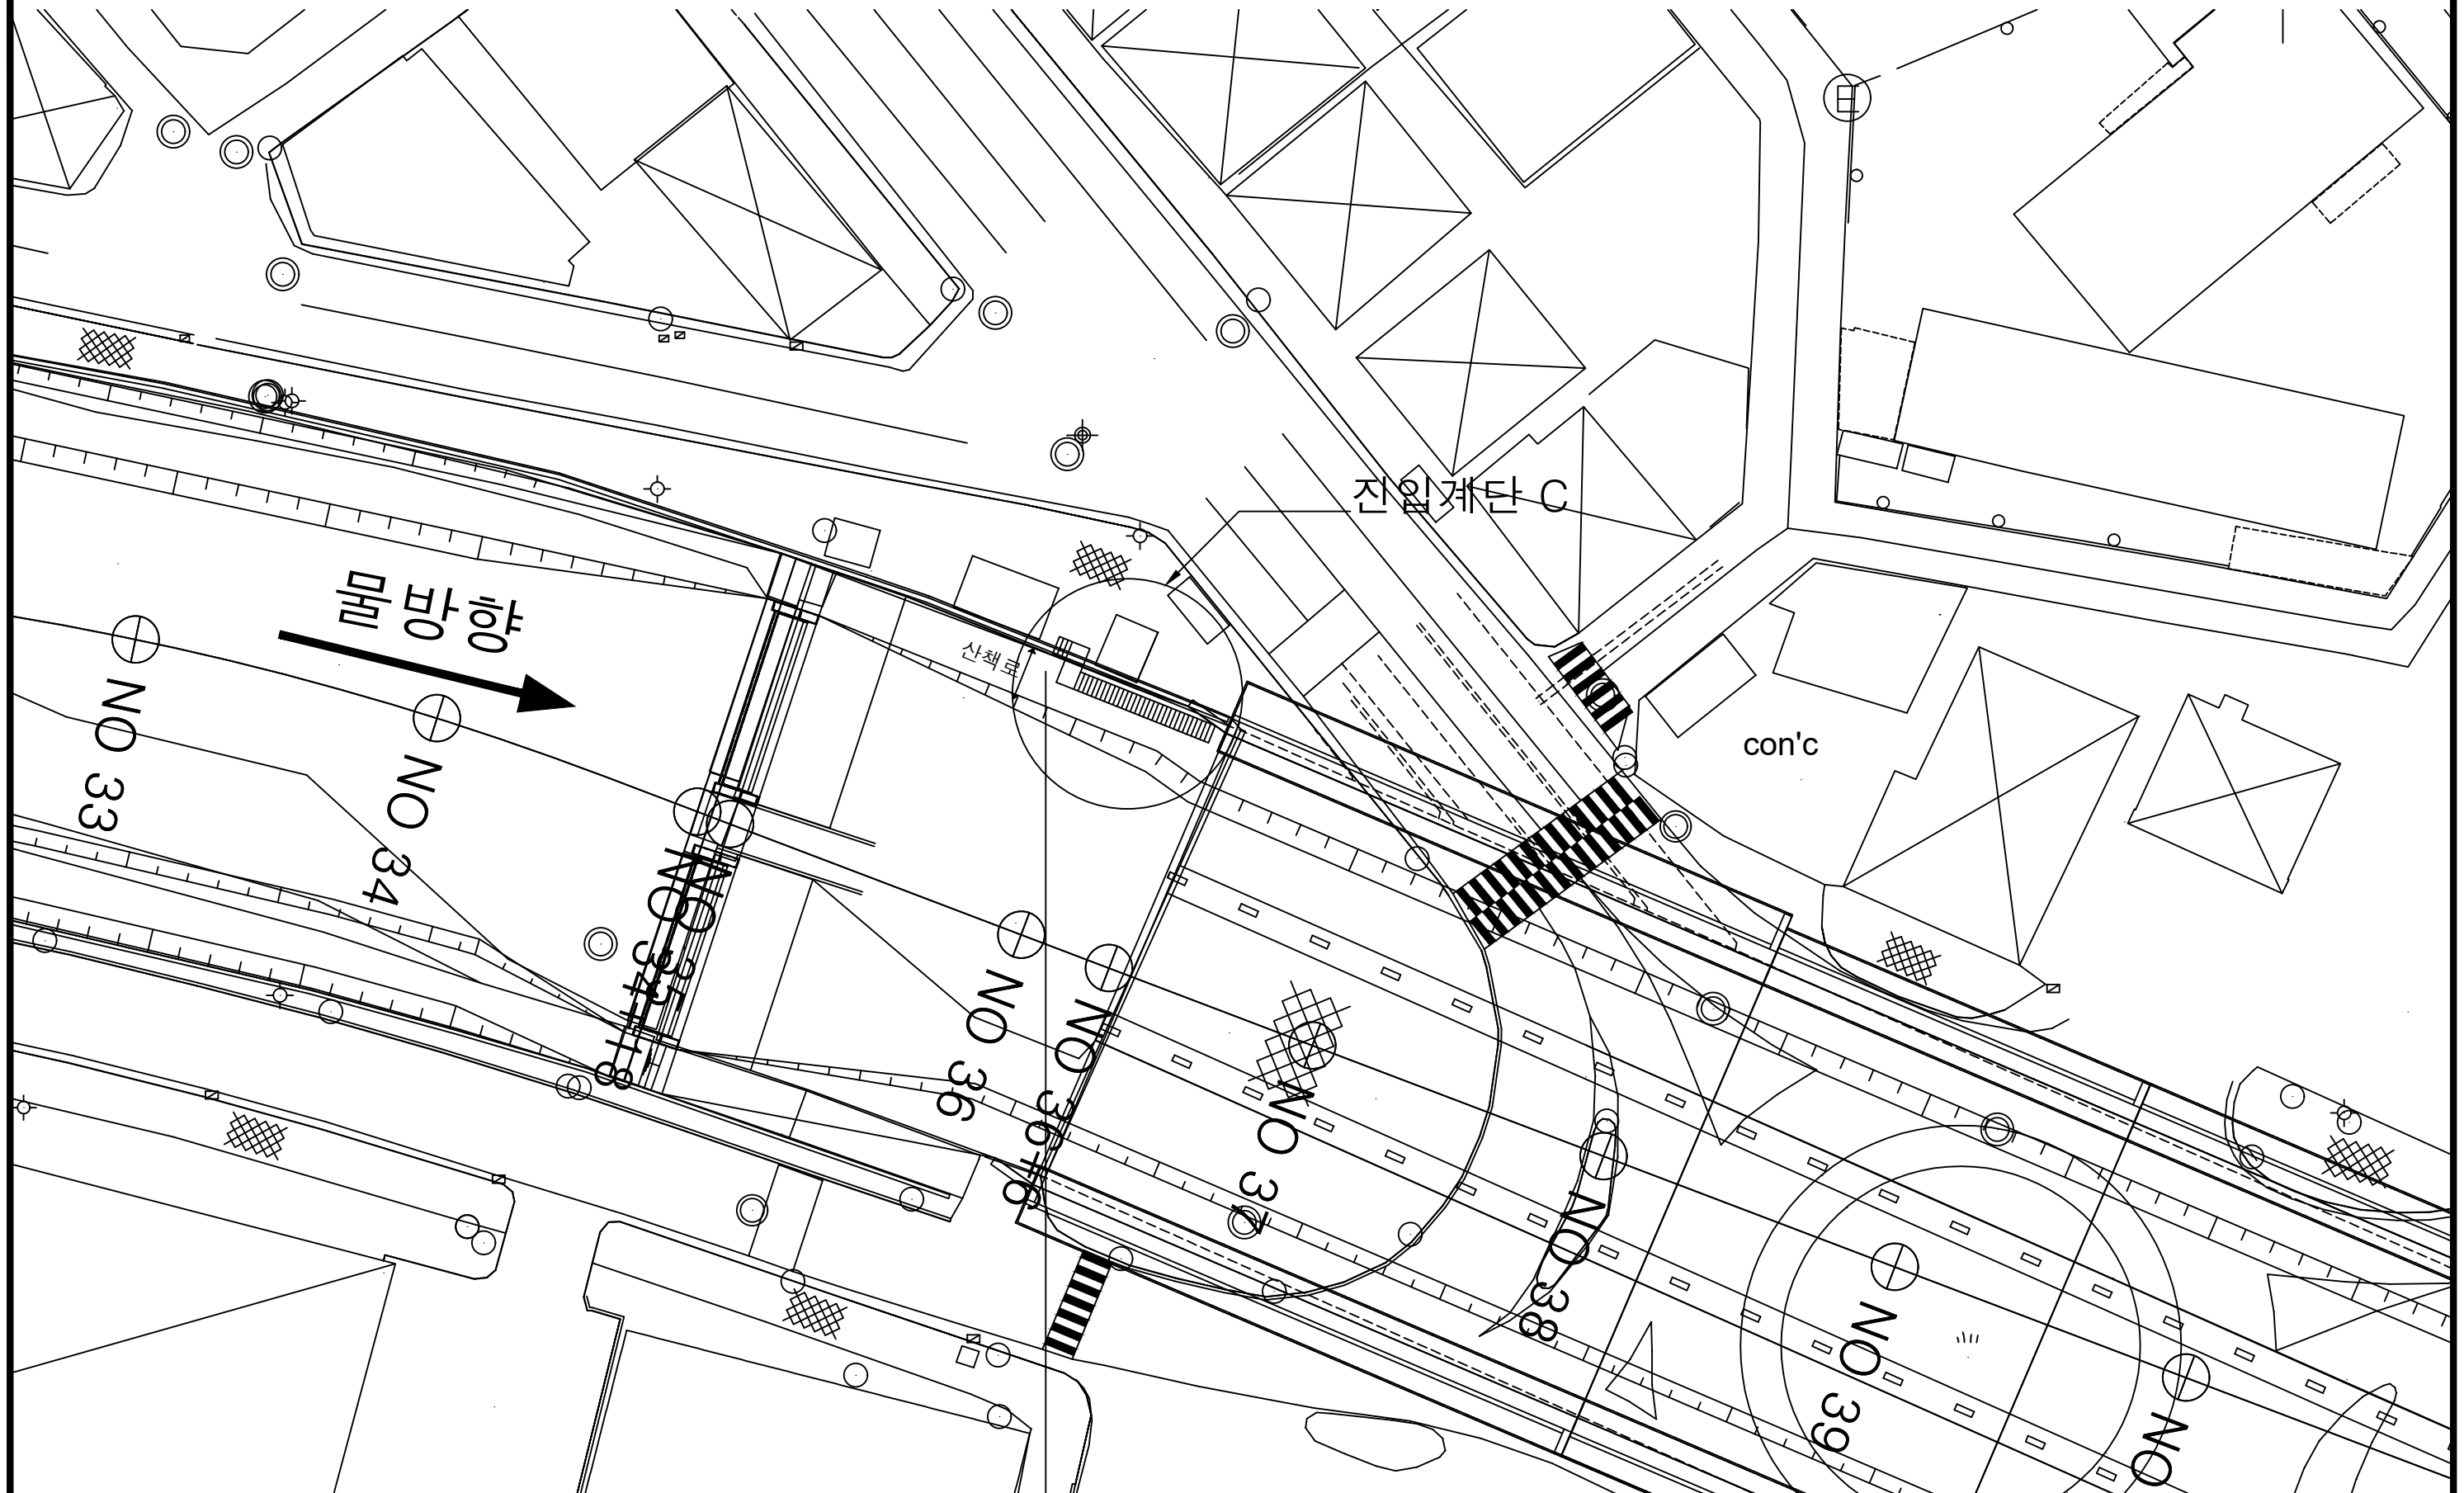

 단 양 군 DOHWA (주)도화엔지니어링  영진엔지니어링 YOUNG JIN ENGINEERING CO., LTD.	사 업 명	단양 평동지구 풍수해생활권 종합정비사업			개정번호	날 짜	개 정 내 용			책임기술자	확인자	설계자	위치정보		도 면 명	
	시설/공구	-			△	2022.5				송용진 	김주성 	이승남 				
					△								측 측			
					△											도면번호
건설분야	하천공사	건설단계	실시설계	△												


진입계단 C 평면도 S = A1 1:20

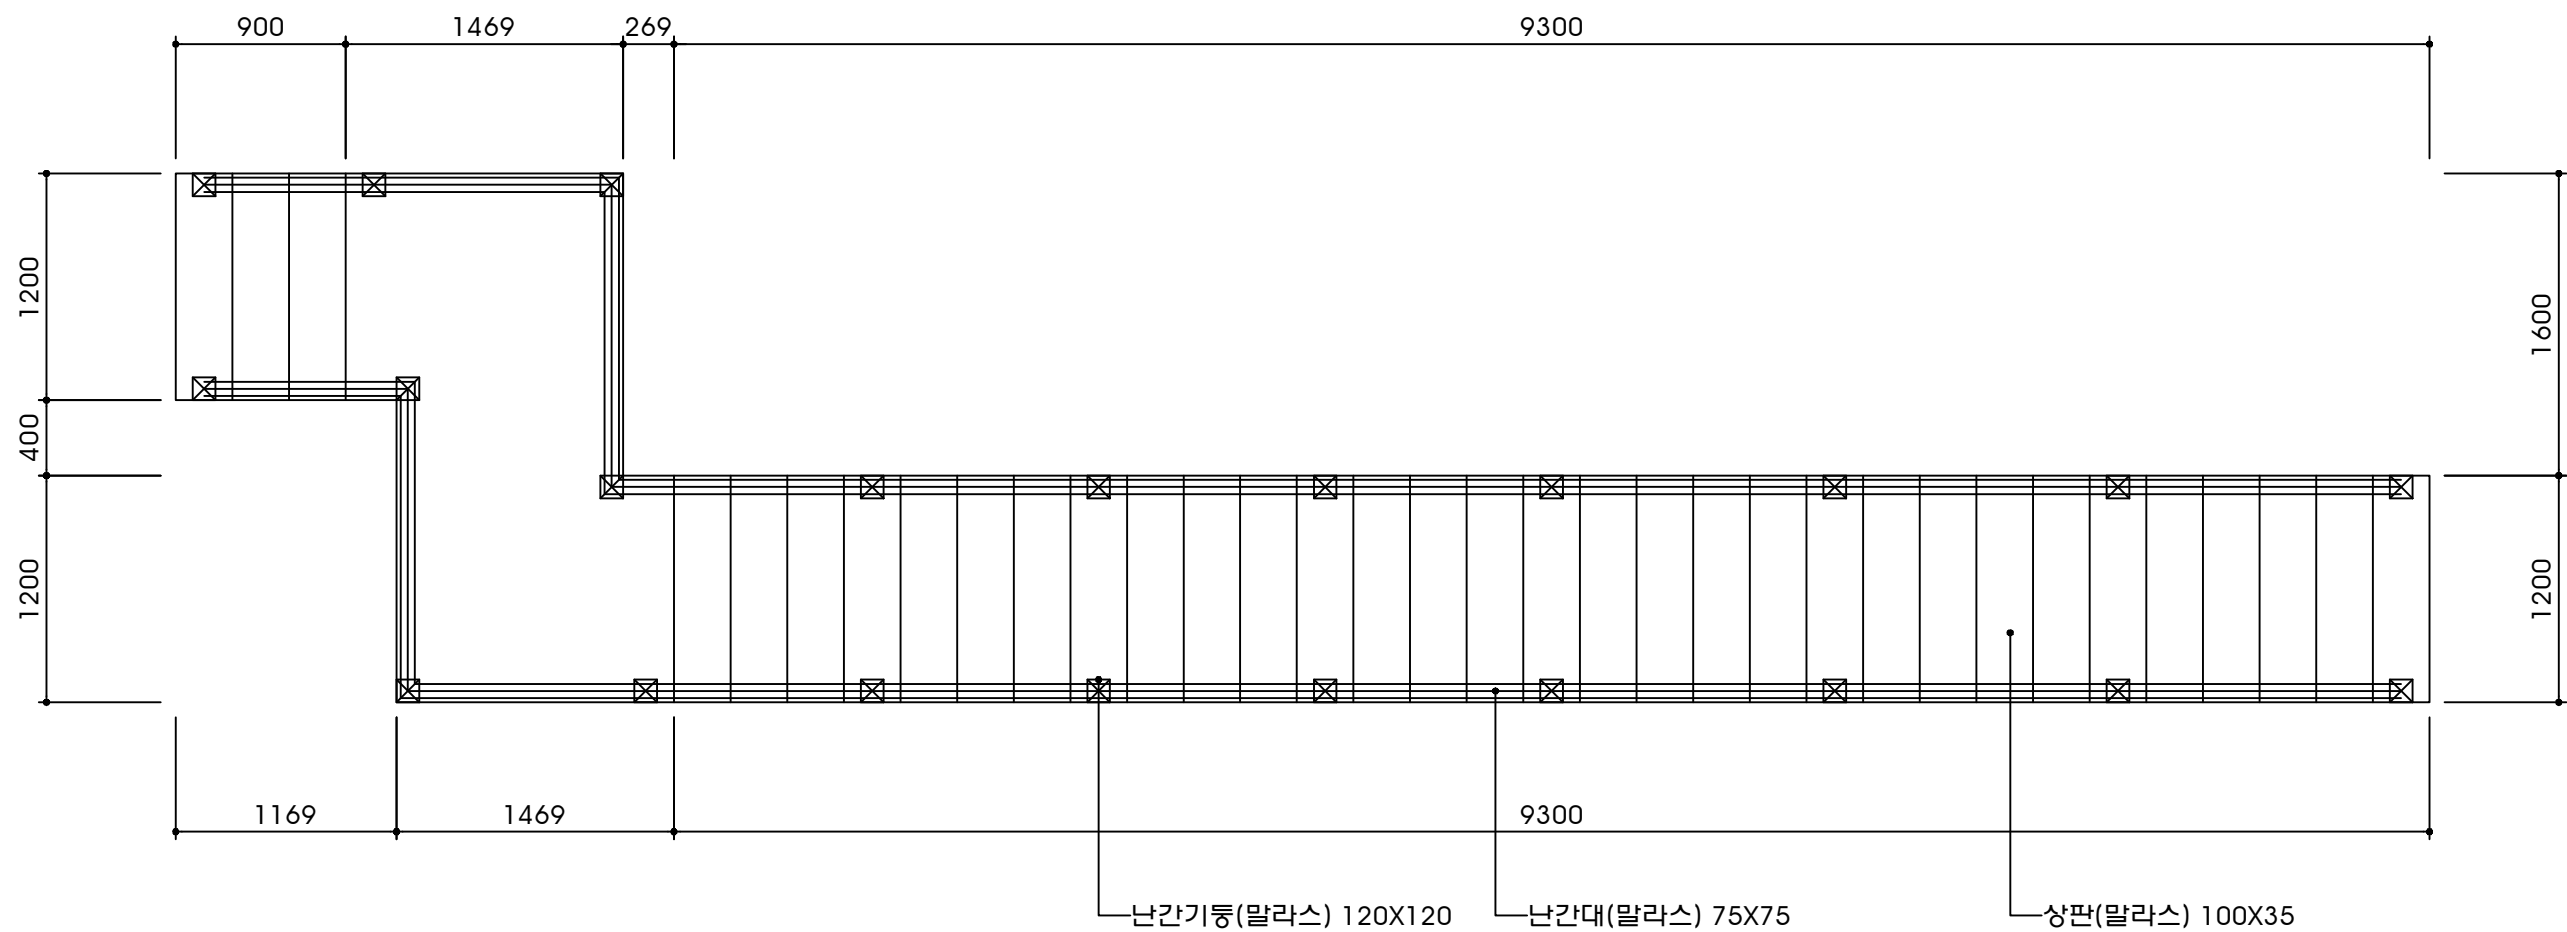

단양군 DOHWA (주)도화엔지니어링 도화엔지니어링 YOUNG JIN ENGINEERING CO., LTD.	사업명	단양 평동지구 풍수해생활권 종합정비사업			개정번호	날짜	개정내용	책임기술자	확인자	설계자	위치정보	도면명	진입계단 C 평면도
	시설/공구	-			△	2022.5		송용진	김주성	이승남	축척		
	건설분야	하천공사	건설단계	실시설계	△						도면번호		
					△						편철번호		


진입계단 C 골조도

S = A1 1:20

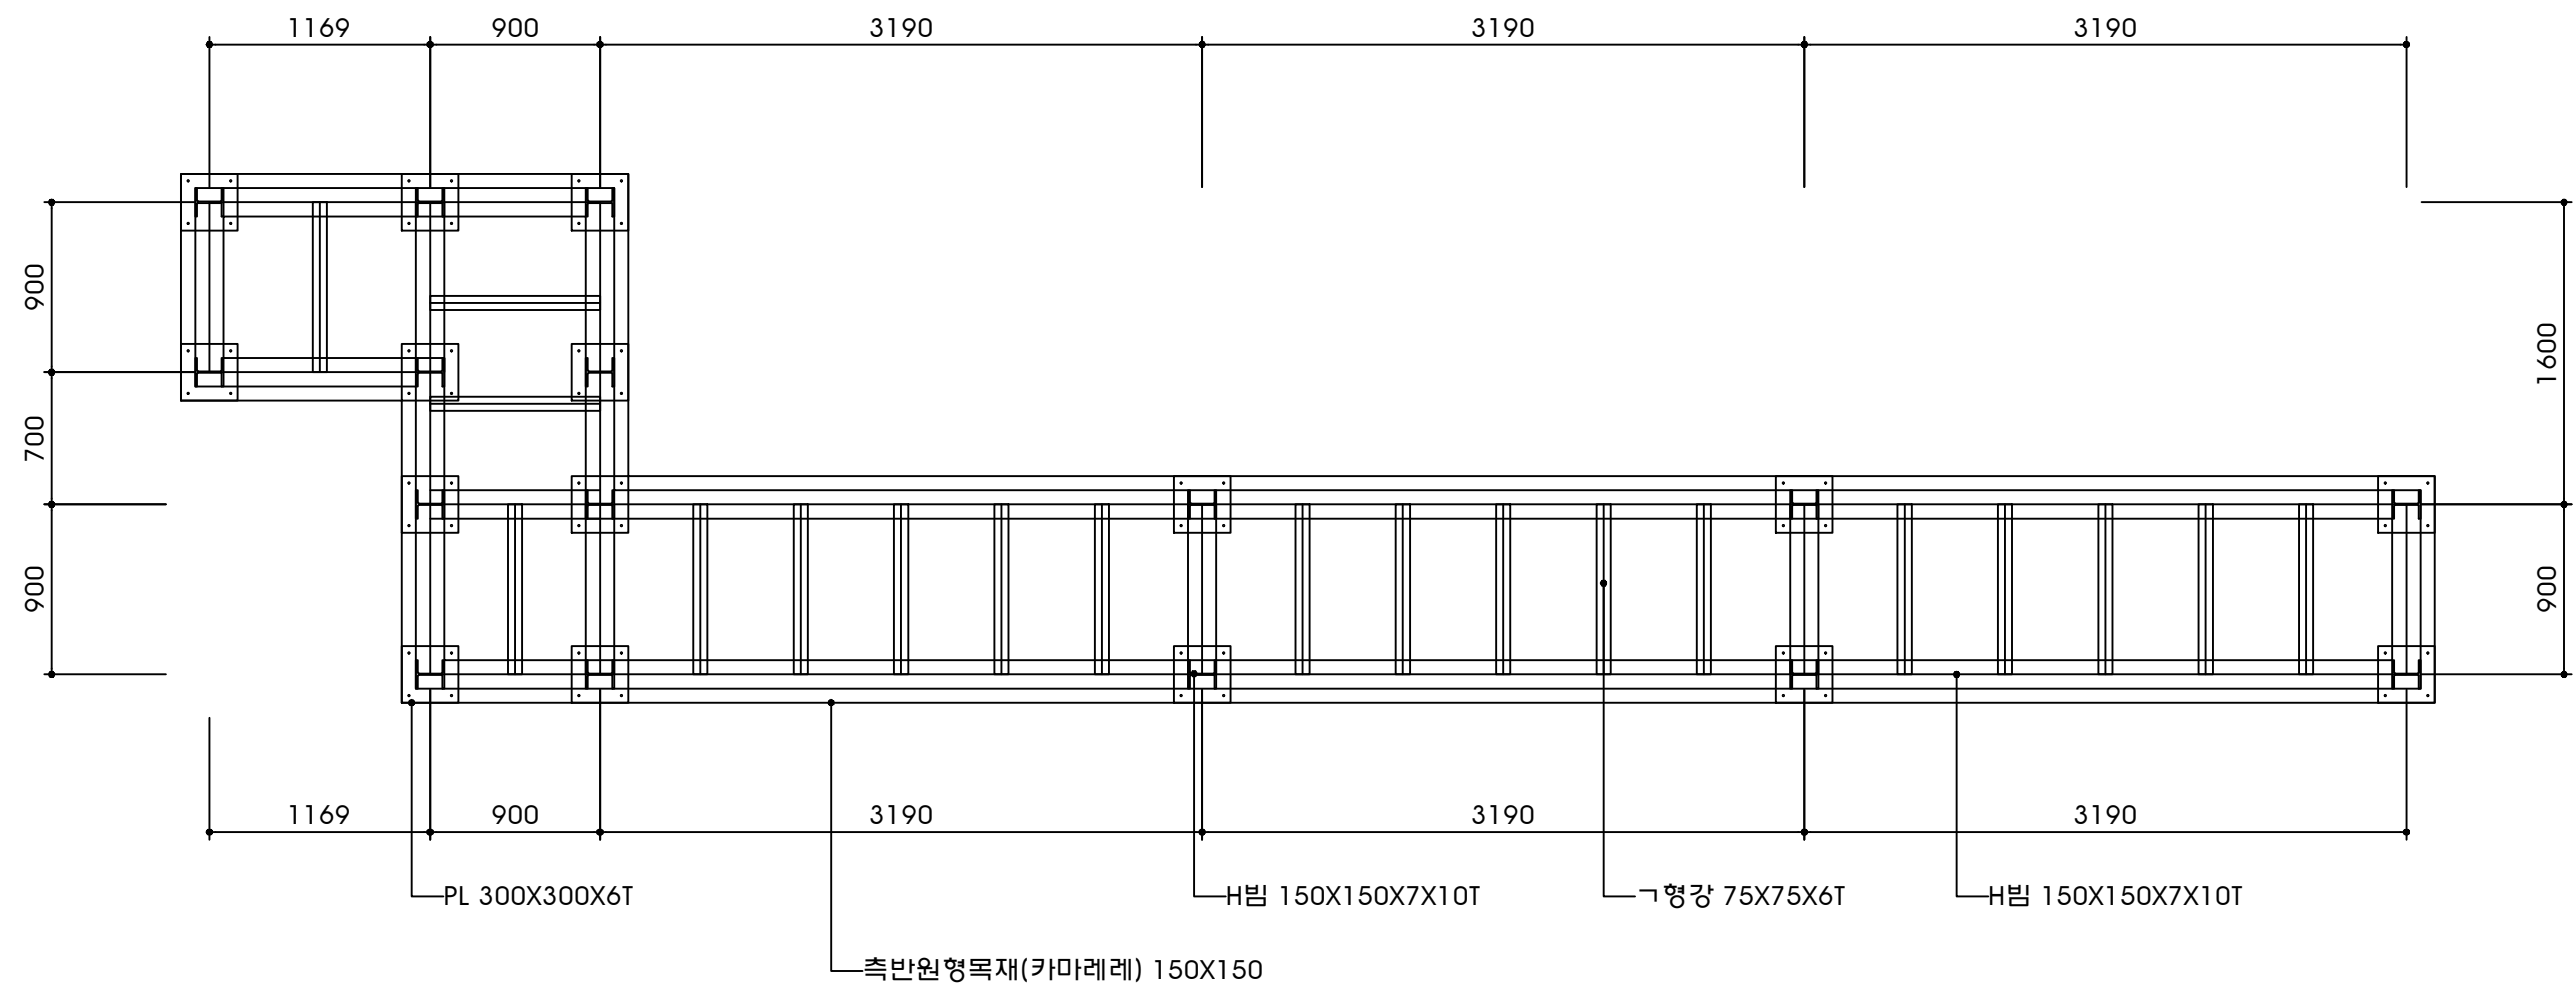


 단 양 군 DOHWA (주)도화엔지니어링  영진엔지니어링 YOUNG JIN ENGINEERING CO., LTD.	사 업 명	단양 평동지구 풍수해생활권 종합정비사업			개정번호	날 짜	개 정 내 용	책임기술자	확인자	설계자	위치정보	도 면 명	진입계단 C 골조도
	시설/공구	-			△	2022.5		송용진 	김주성 	이승남 	축 척		
	건설분야	하천공사	건설단계	실시설계	△						도면번호		
					△						편철번호		

진입계단 C 장선도 S = A1 1:20

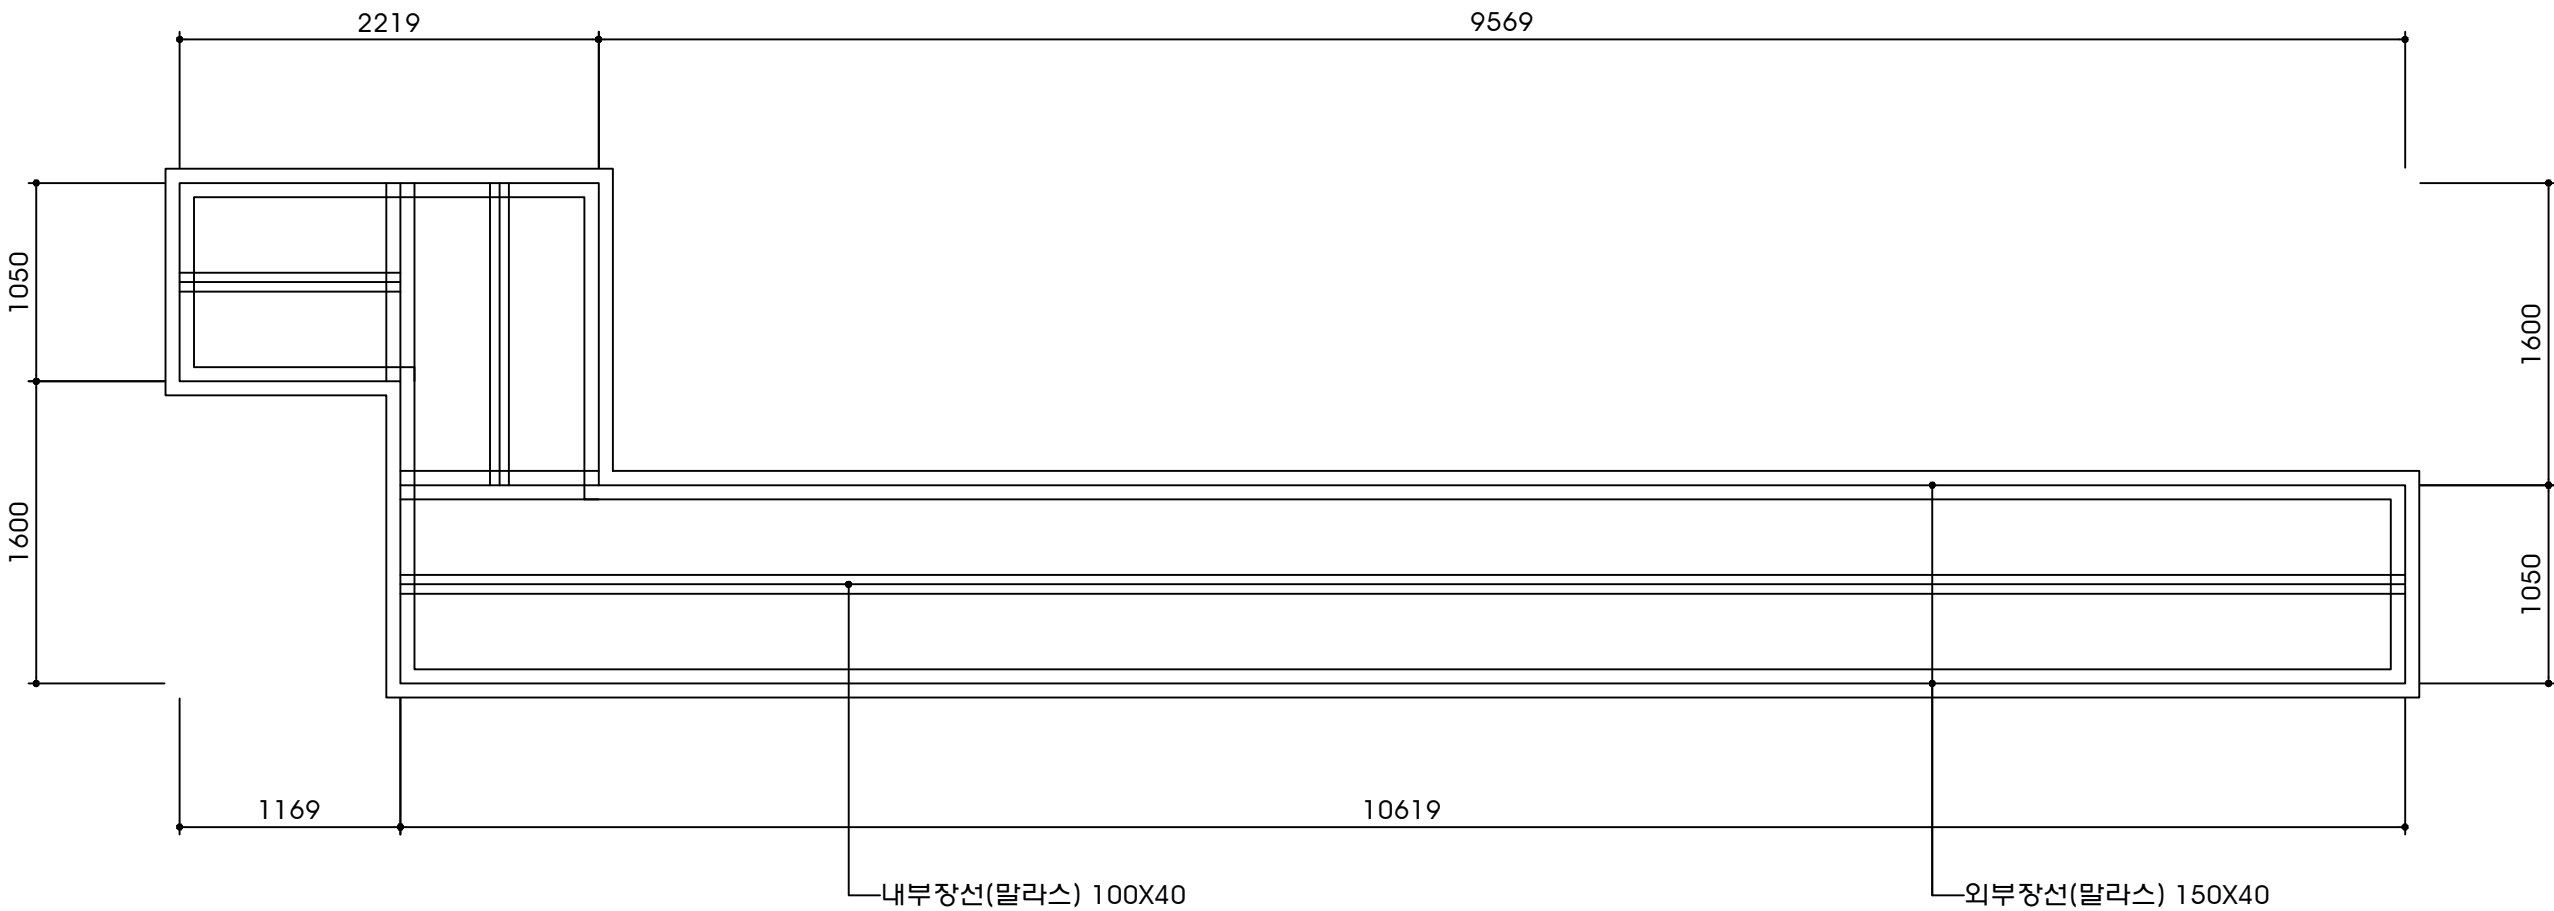


단 양 군 DOHWA (주)도화엔지니어링 영지 엔지니어링 YOUNG JIN ENGINEERING CO., LTD.	사 업 명	단양 평동지구 풍수해생활권 종합정비사업			개정번호	날 짜	개 정 내 용	책임기술자	확인자	설계자	위치정보	도 면 명	진입계단 C 장선도
	시설/공구	-			△	2022.5		송용진	김주성	이승남	축 척		
	건설분야	하천공사	건설단계	실시설계	△						도면번호	편철번호	
					△								

진입계단 D 계획도

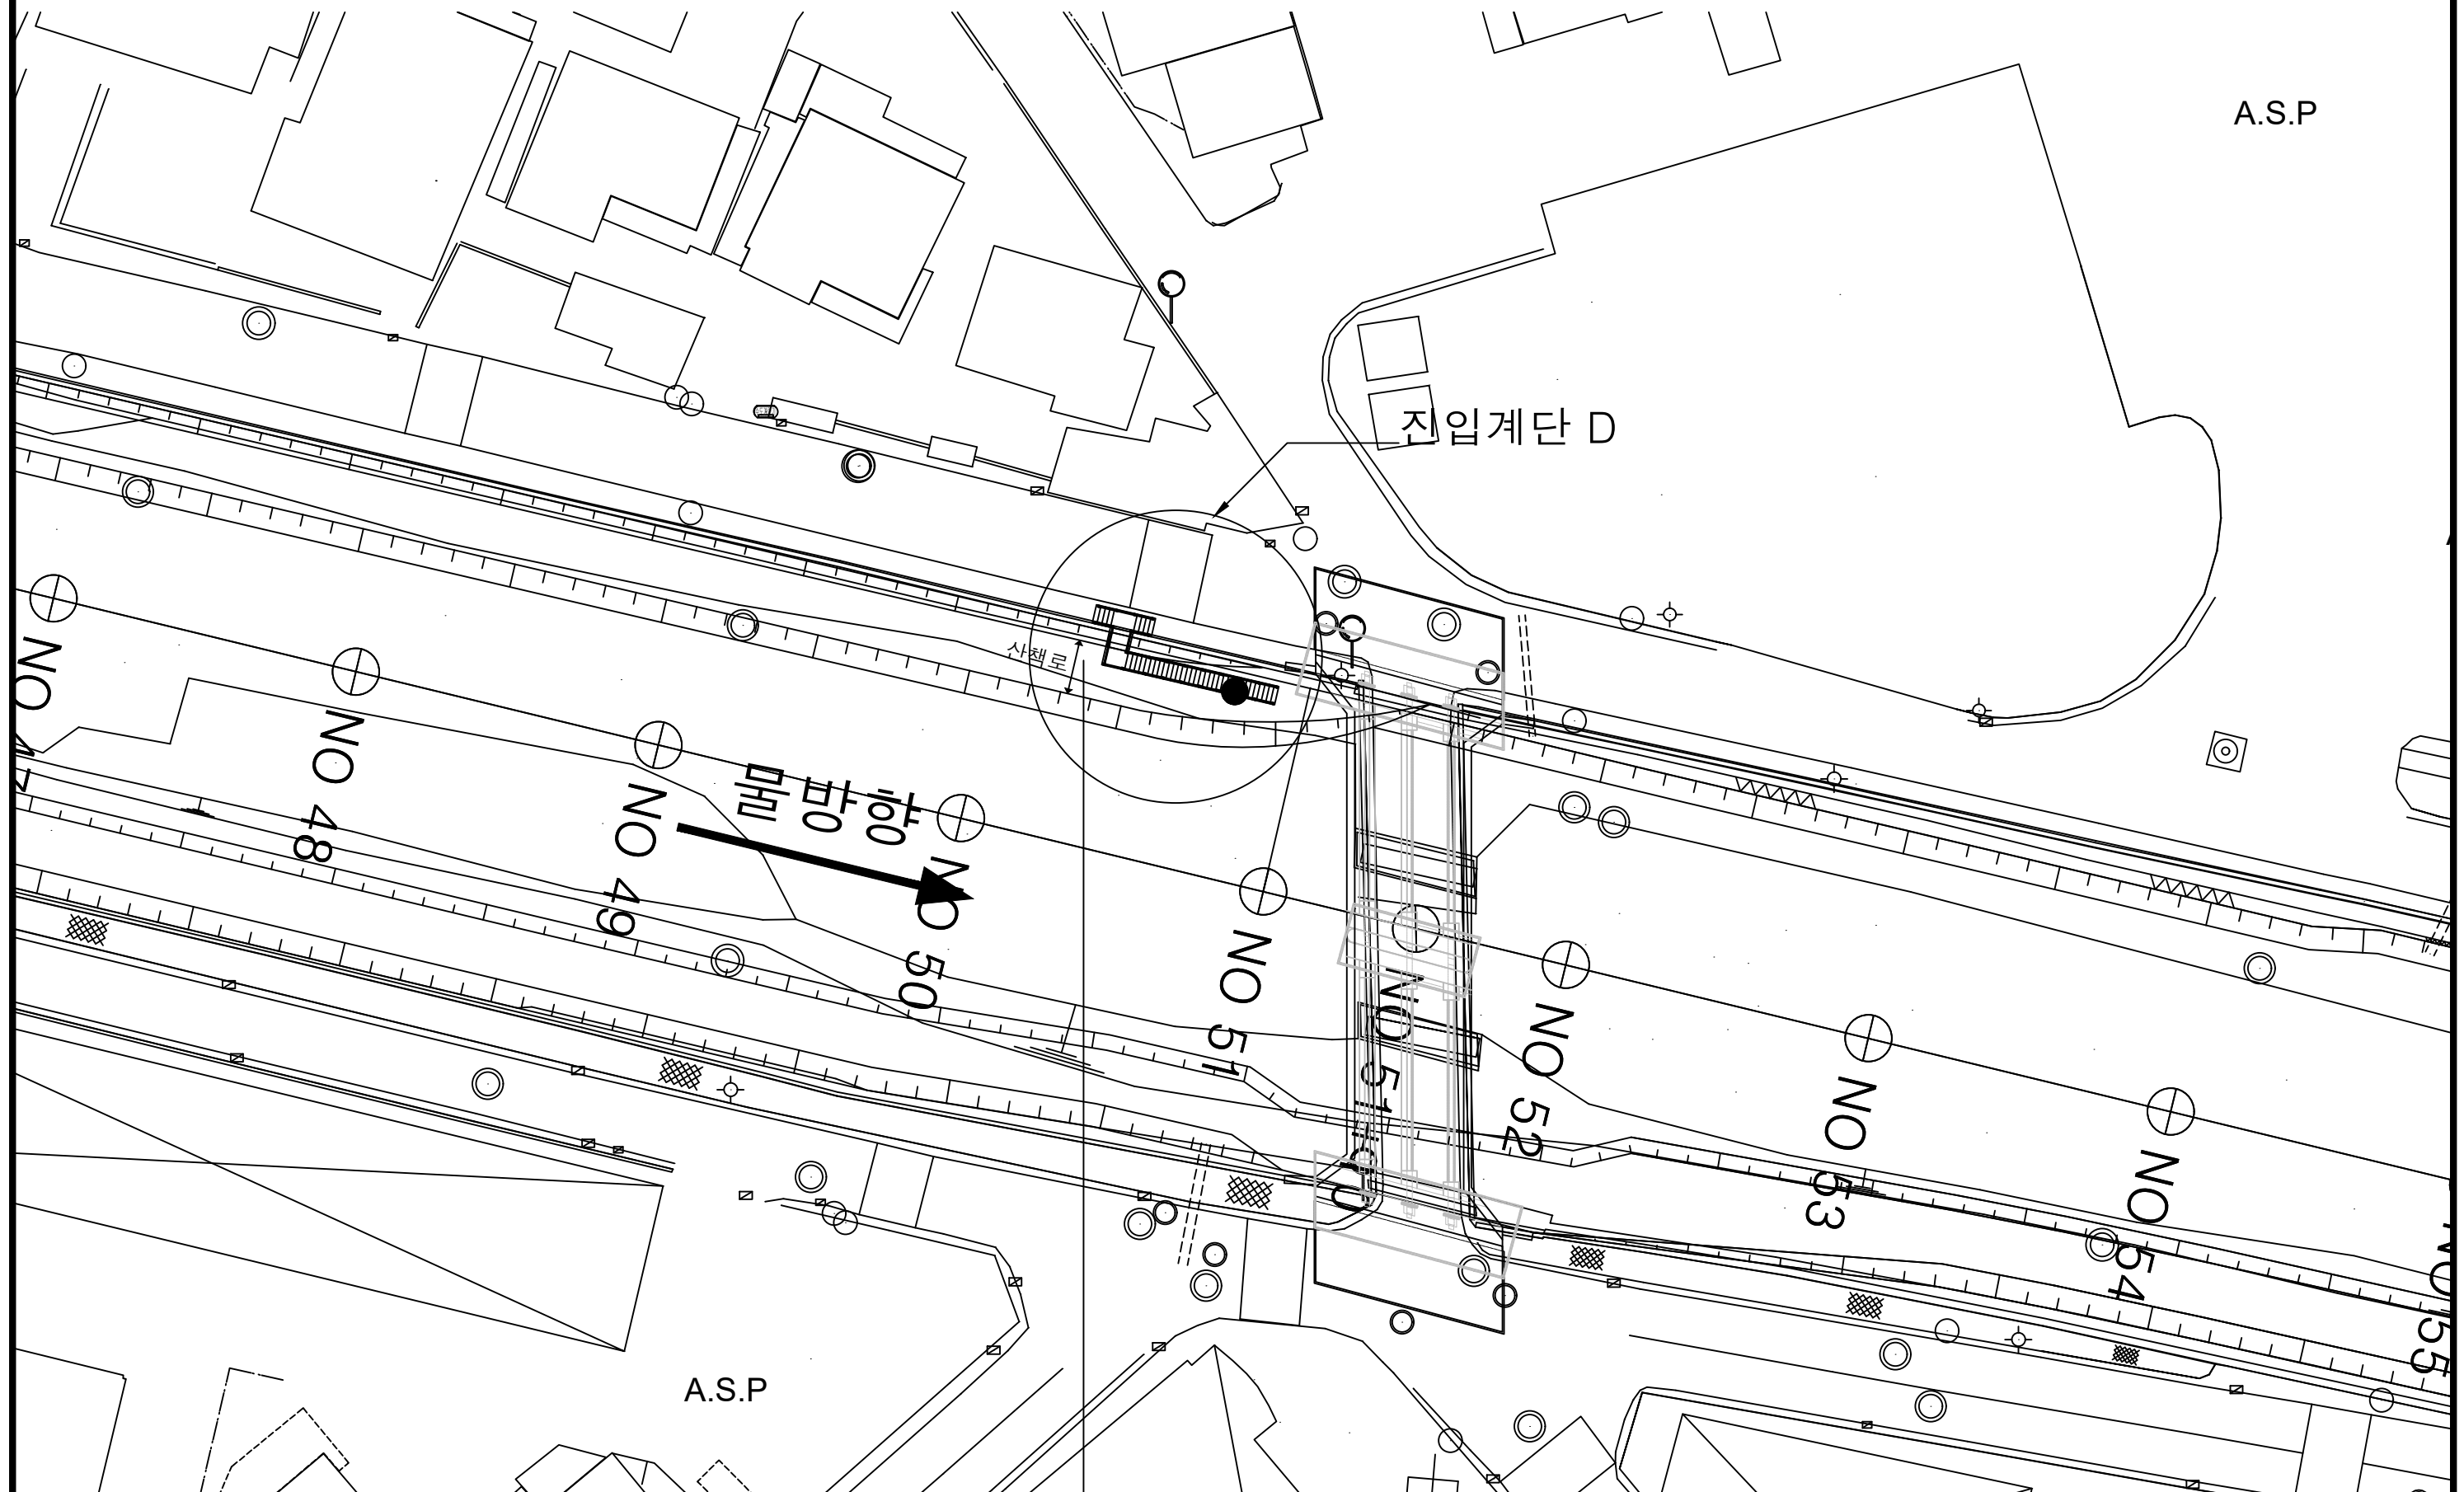


 단 양 군	사 업 명	단양 평동지구 풍수해생활권 종합정비사업				개정번호	날 짜	개 정 내 용			책임기술자	확인자	설계자	위치정보		도 면 명	
	DOHWA (주)도화엔지니어링  DOHWAEONGINEERING CO., LTD.	시설/공구	-				△	2022.5				송용진 	김주성 	이승남 			
		건설분야	하천공사	건설단계	실시설계	△								측 측			
						△								도면번호		편철번호	

진입계단 D 평면도 S = A1 1:20

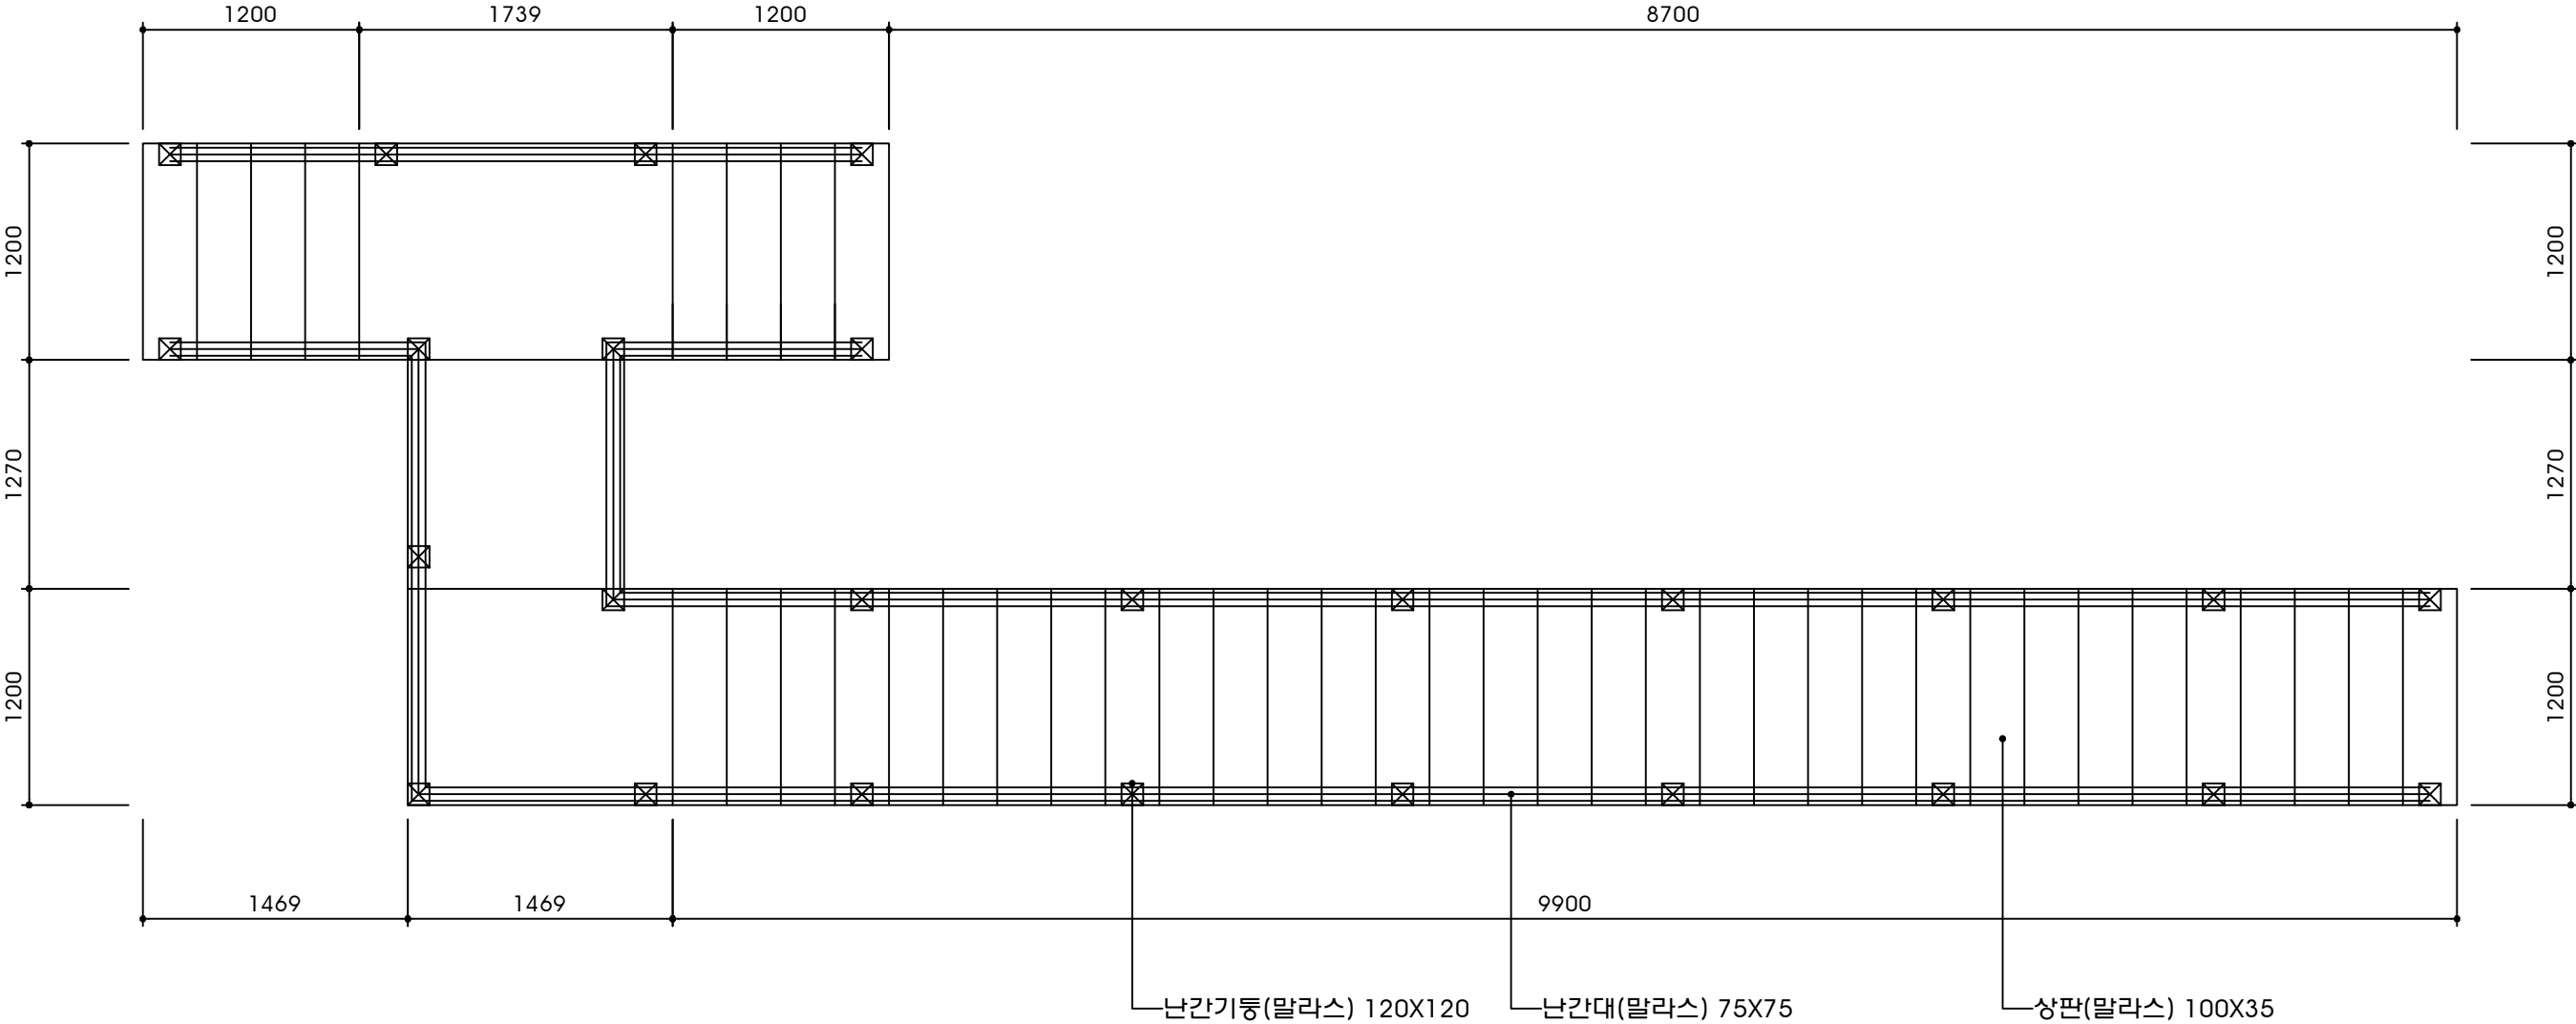


단양군 DOHWA (주)도화엔지니어링 영진엔지니어링 YOUNG JIN ENGINEERING CO., LTD.	사업명	단양 평동지구 풍수해생활권 종합정비사업			개정번호	날짜	개정내용	책임기술자	확인자	설계자	위치정보	도면명	진입계단 D 평면도
	시설/공구	-			△	2022.5		송용진	김주성	이승남	축척		
	건설분야	하천공사	건설단계	실시설계	△						도면번호		
					△						편철번호		

진입계단 D 골조도 S = A1 1:20

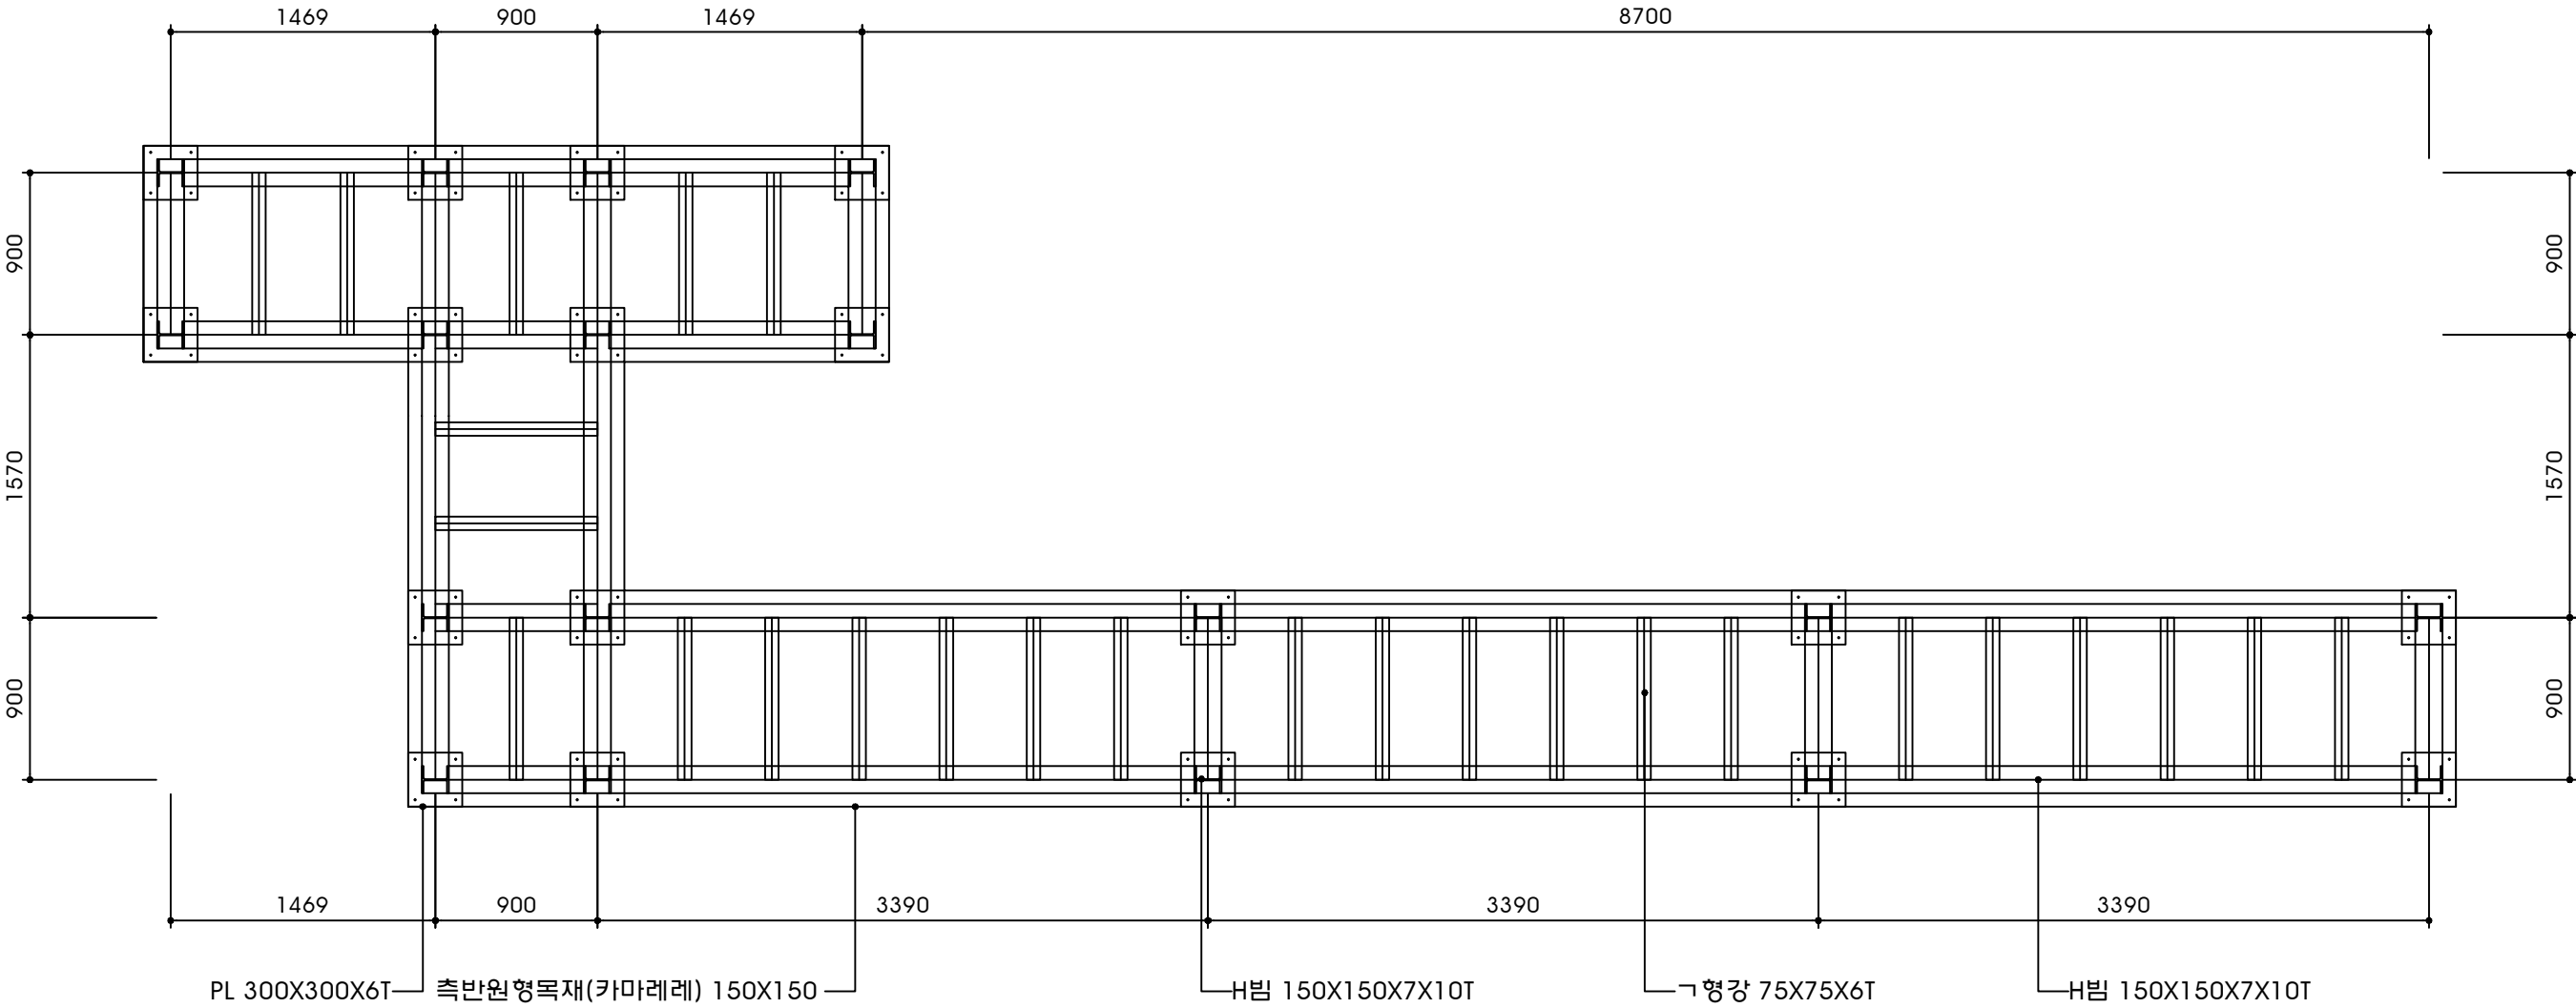


단 양 군 DOHWA (주)도화엔지니어링	사 업 명	단양 평동지구 풍수해생활권 종합정비사업			개정번호	날 짜	개 정 내 용	책임기술자	확인자	설계자	위치정보	도 면 명	진입계단 D 골조도
	시설/공구	-			△	2022.5		송용진	김주성	이승남	축 척		
	건설분야	하천공사	건설단계	실시설계	△						도면번호		
					△						편철번호		

진입계단 D 장선도
S = A1 1:20

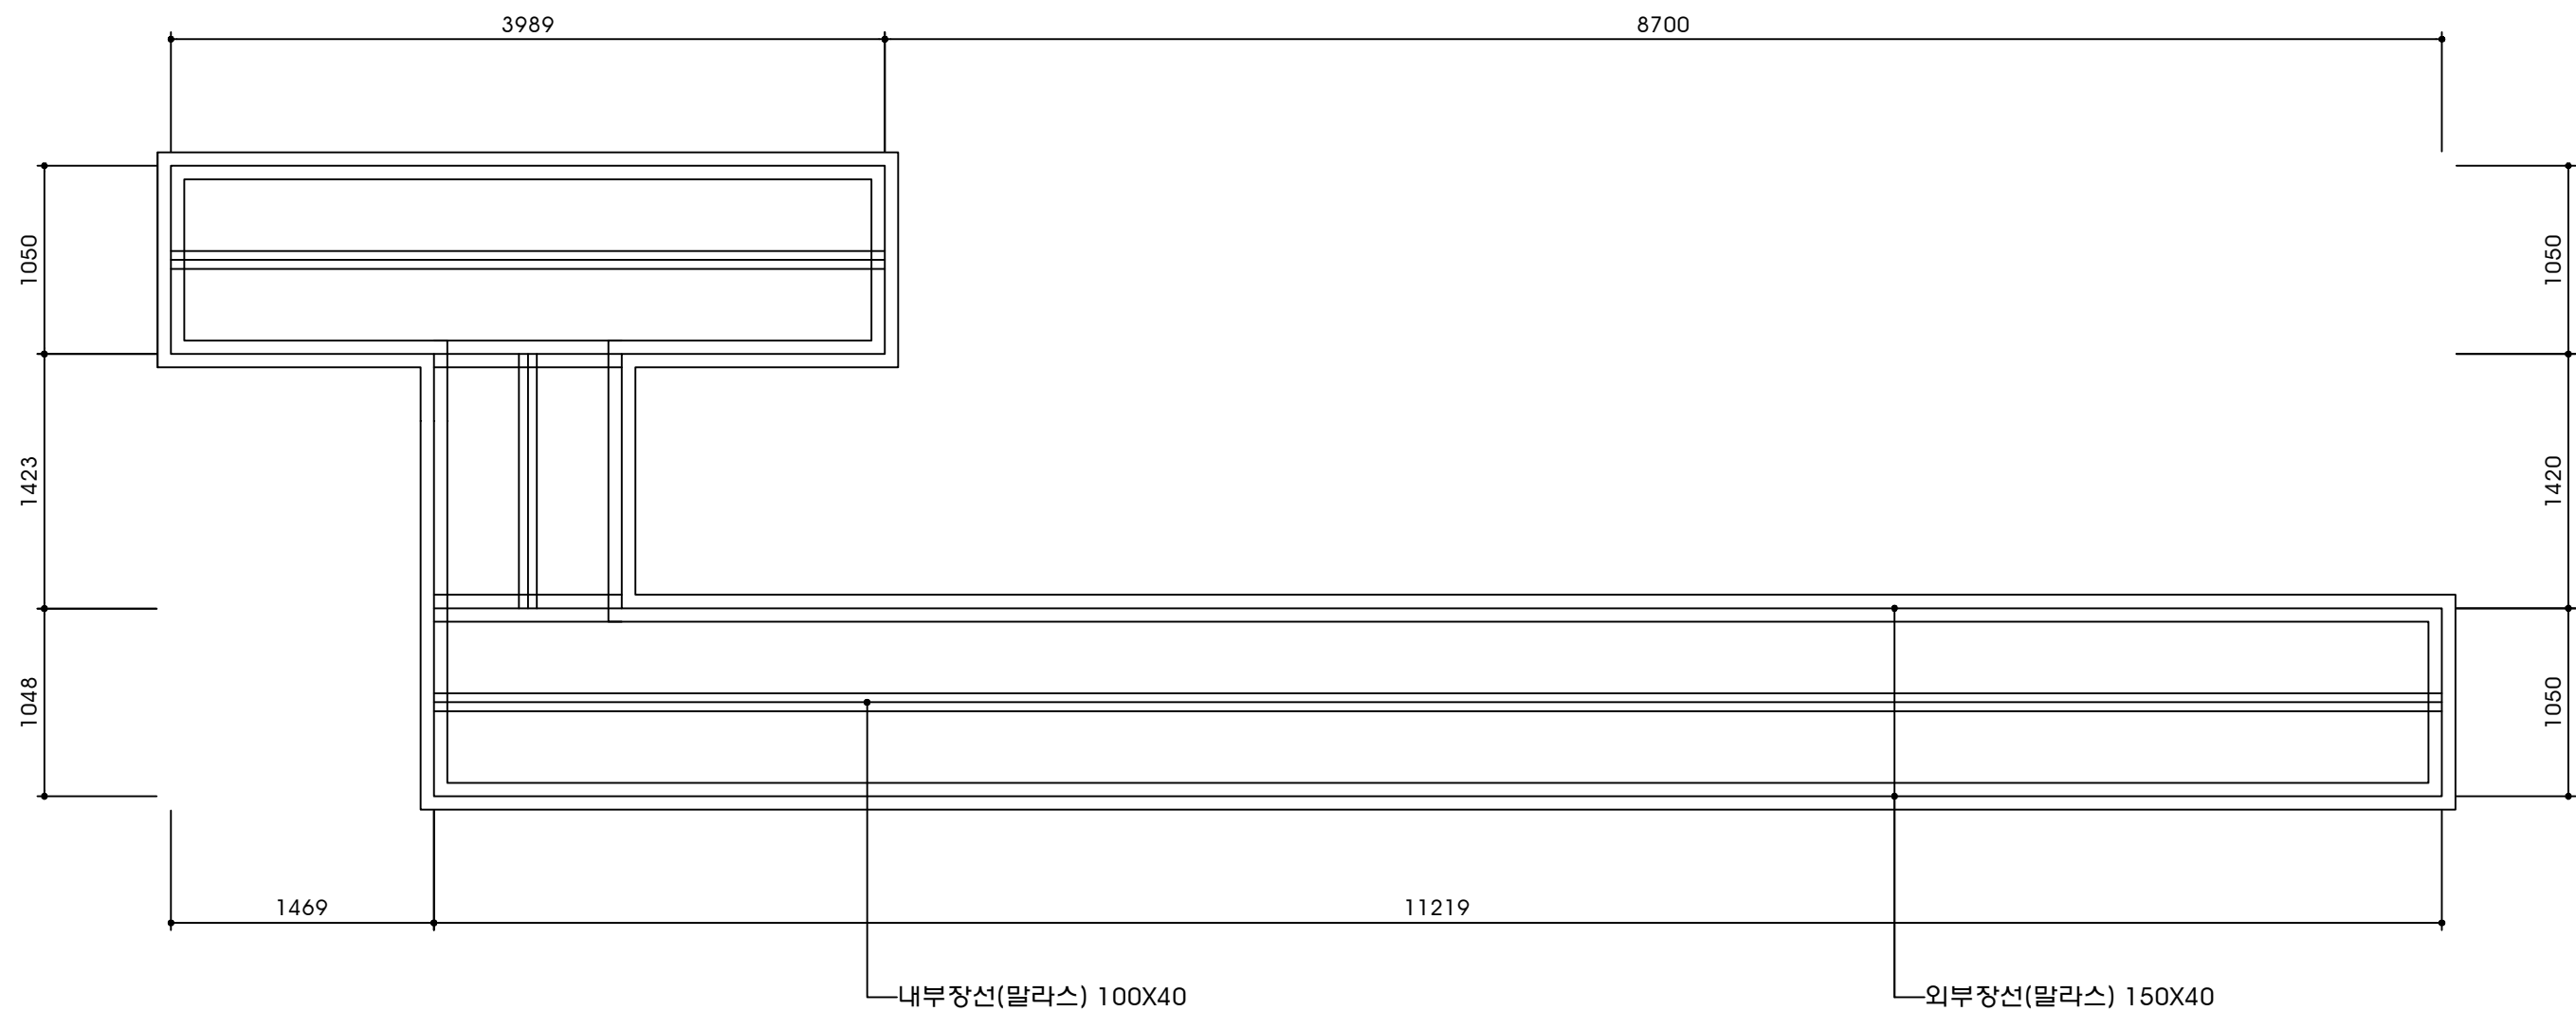


 단 양 군	사 업 명	단양 평동지구 풍수해생활권 종합정비사업			개정번호	날 짜	개 정 내 용	책임기술자	확인자	설계자	위치정보	도 면 명	진입계단 D 장선도
	시설/공구	-			△	2022.5		송용진 	김주성 	이승남 	축 척		
	건설분야	하천공사	건설단계	실시설계	△						도면번호		
					△							편철번호	



진입계단 E 계획도

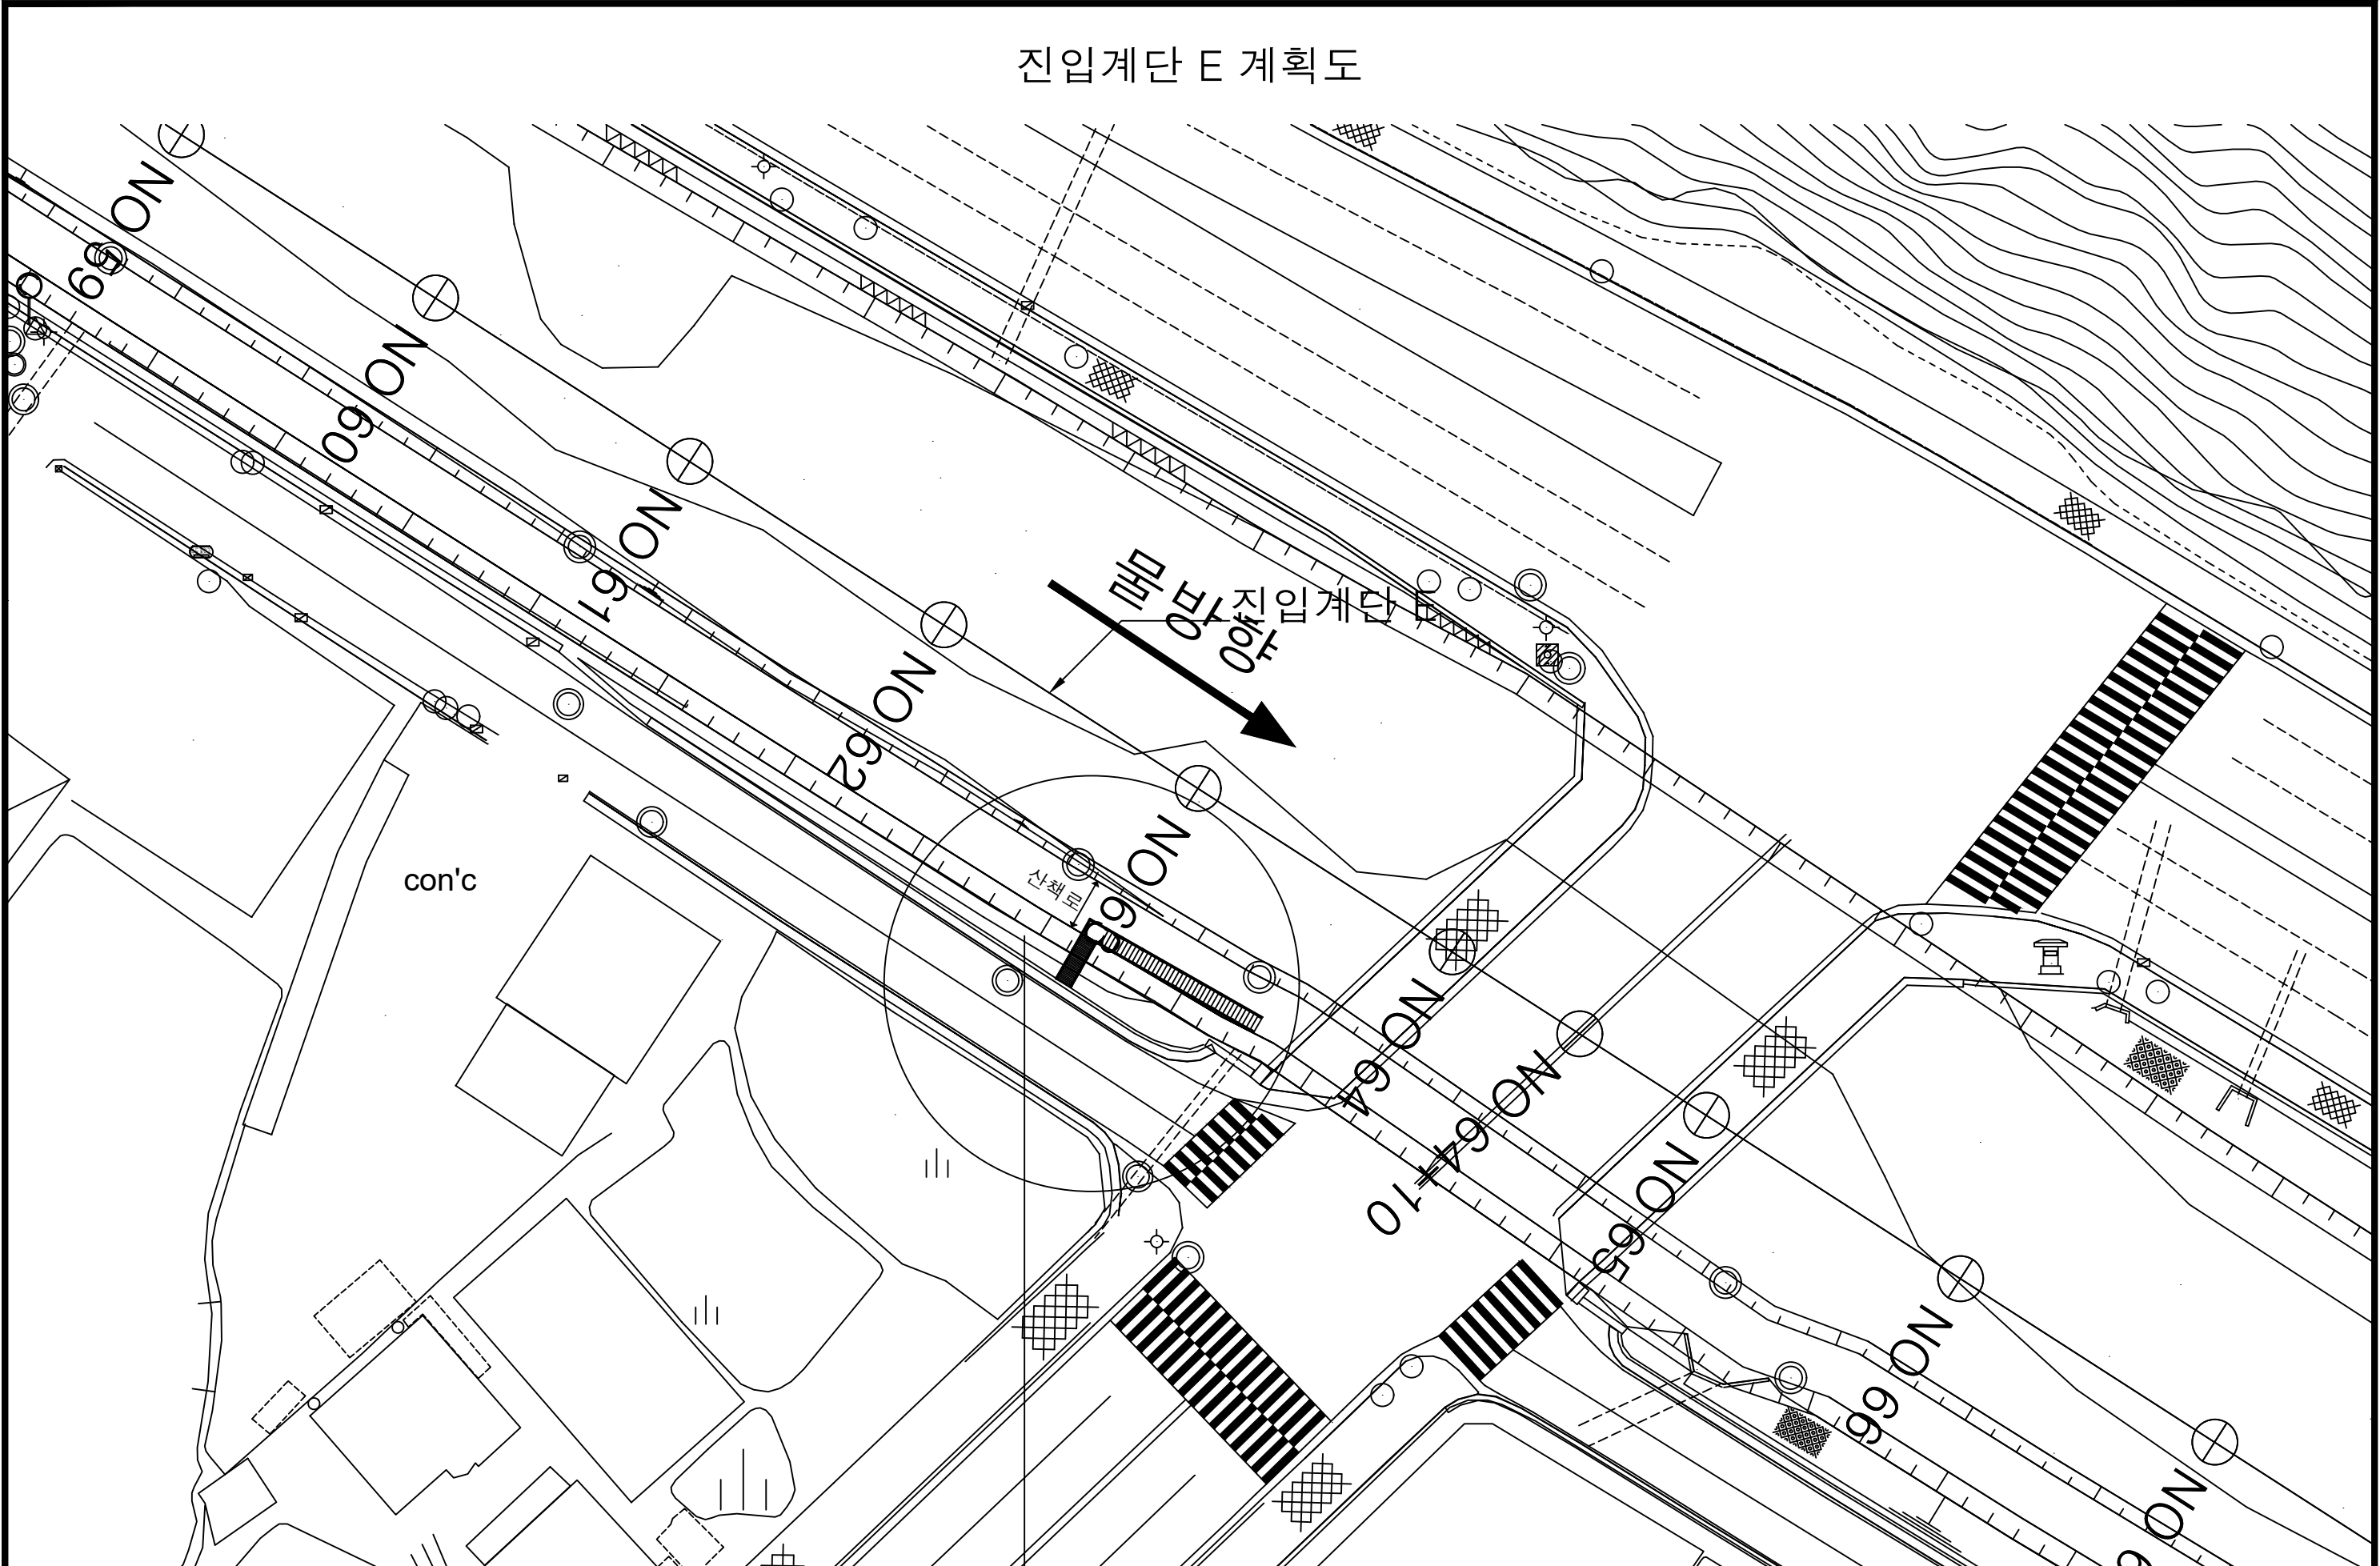


 단 양 군 DOHWA (주)도화엔지니어링  영진엔지니어링 YOUNG JIN ENGINEERING CO., LTD. <td>사 업 명</td> <td colspan="3">단양 평동지구 풍수해생활권 종합정비사업</td> <td>개정번호</td> <td>날 짜</td> <td colspan="3">개 정 내 용</td> <td>책임기술자</td> <td>확인자</td> <td>설계자</td> <td>위치정보</td> <td rowspan="3">도 면 명</td>	사 업 명	단양 평동지구 풍수해생활권 종합정비사업			개정번호	날 짜	개 정 내 용			책임기술자	확인자	설계자	위치정보	도 면 명
	시설/공구	-			△	2022.5				송용진	김주성	이승남	축 척	
	건설분야	하천공사	건설단계	실시설계	△								도면번호	
					△									

진입계단 E 평면도
S = A1 1:20

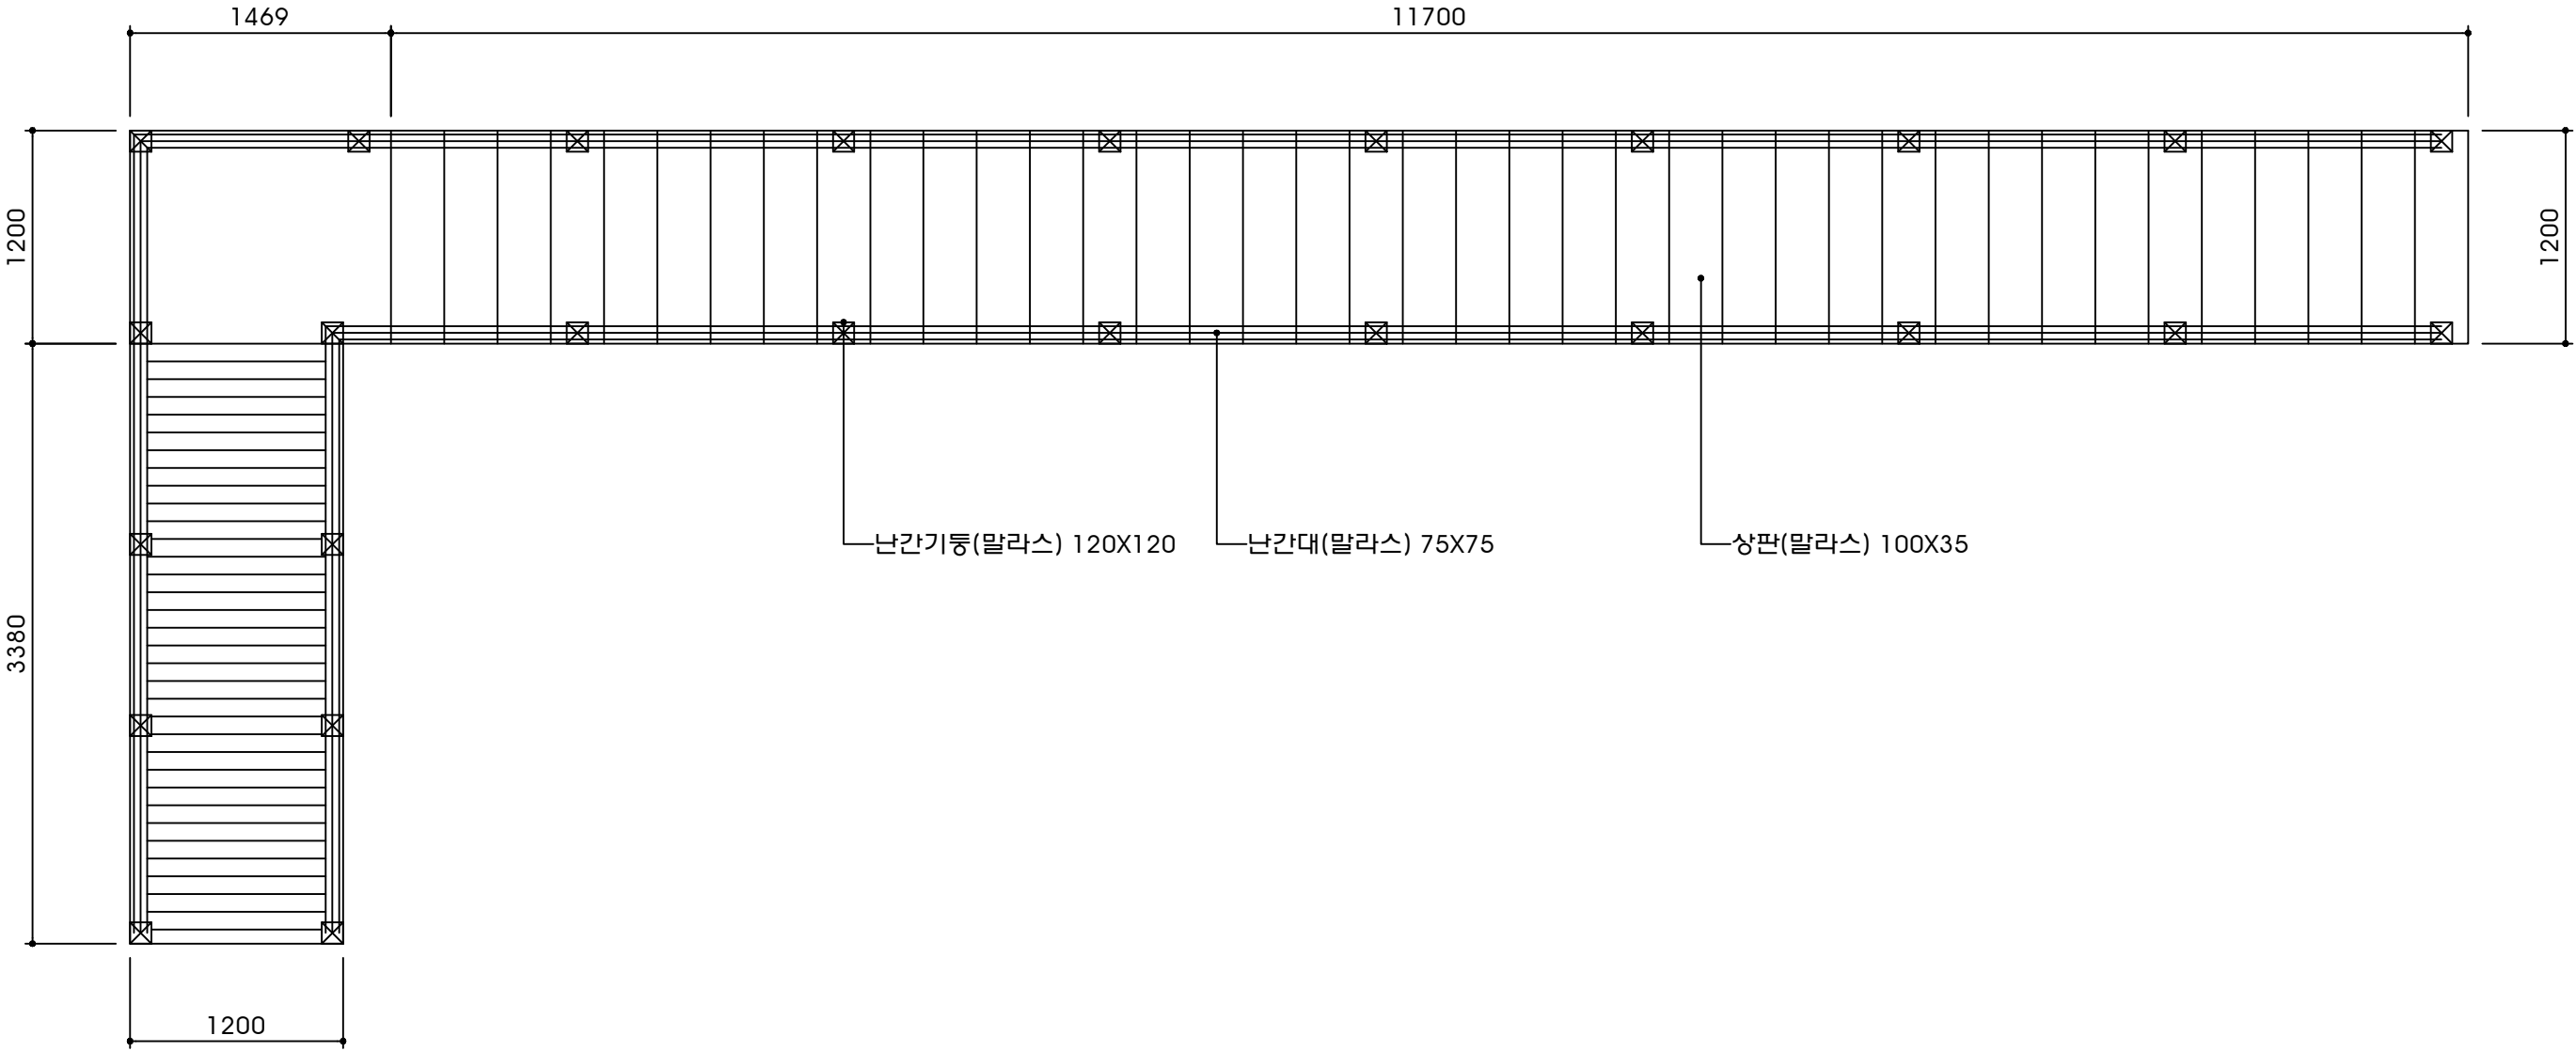

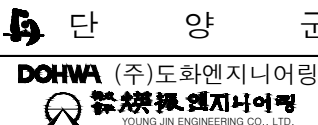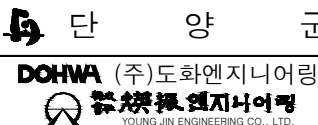
 DOHWA (주)도화엔지니어링 YOUNG JIN ENGINEERING CO., LTD.	단	양	군	사 업 명	단양 평동지구 풍수해생활권 종합정비사업				개정번호	날 짜	개 정 내 용	책임기술자	확인자	설계자	위치정보	도 면 명	진입계단 E 평면도
				시설/공구	-				△	2022.5		송용진	김주성	이승남	축 척		
	 DOHWA (주)도화엔지니어링 YOUNG JIN ENGINEERING CO., LTD.			건설분야	하천공사	건설단계	실시설계	△							도면번호	편철번호	
								△									

진입계단 E 골조도
S = A1 1:20

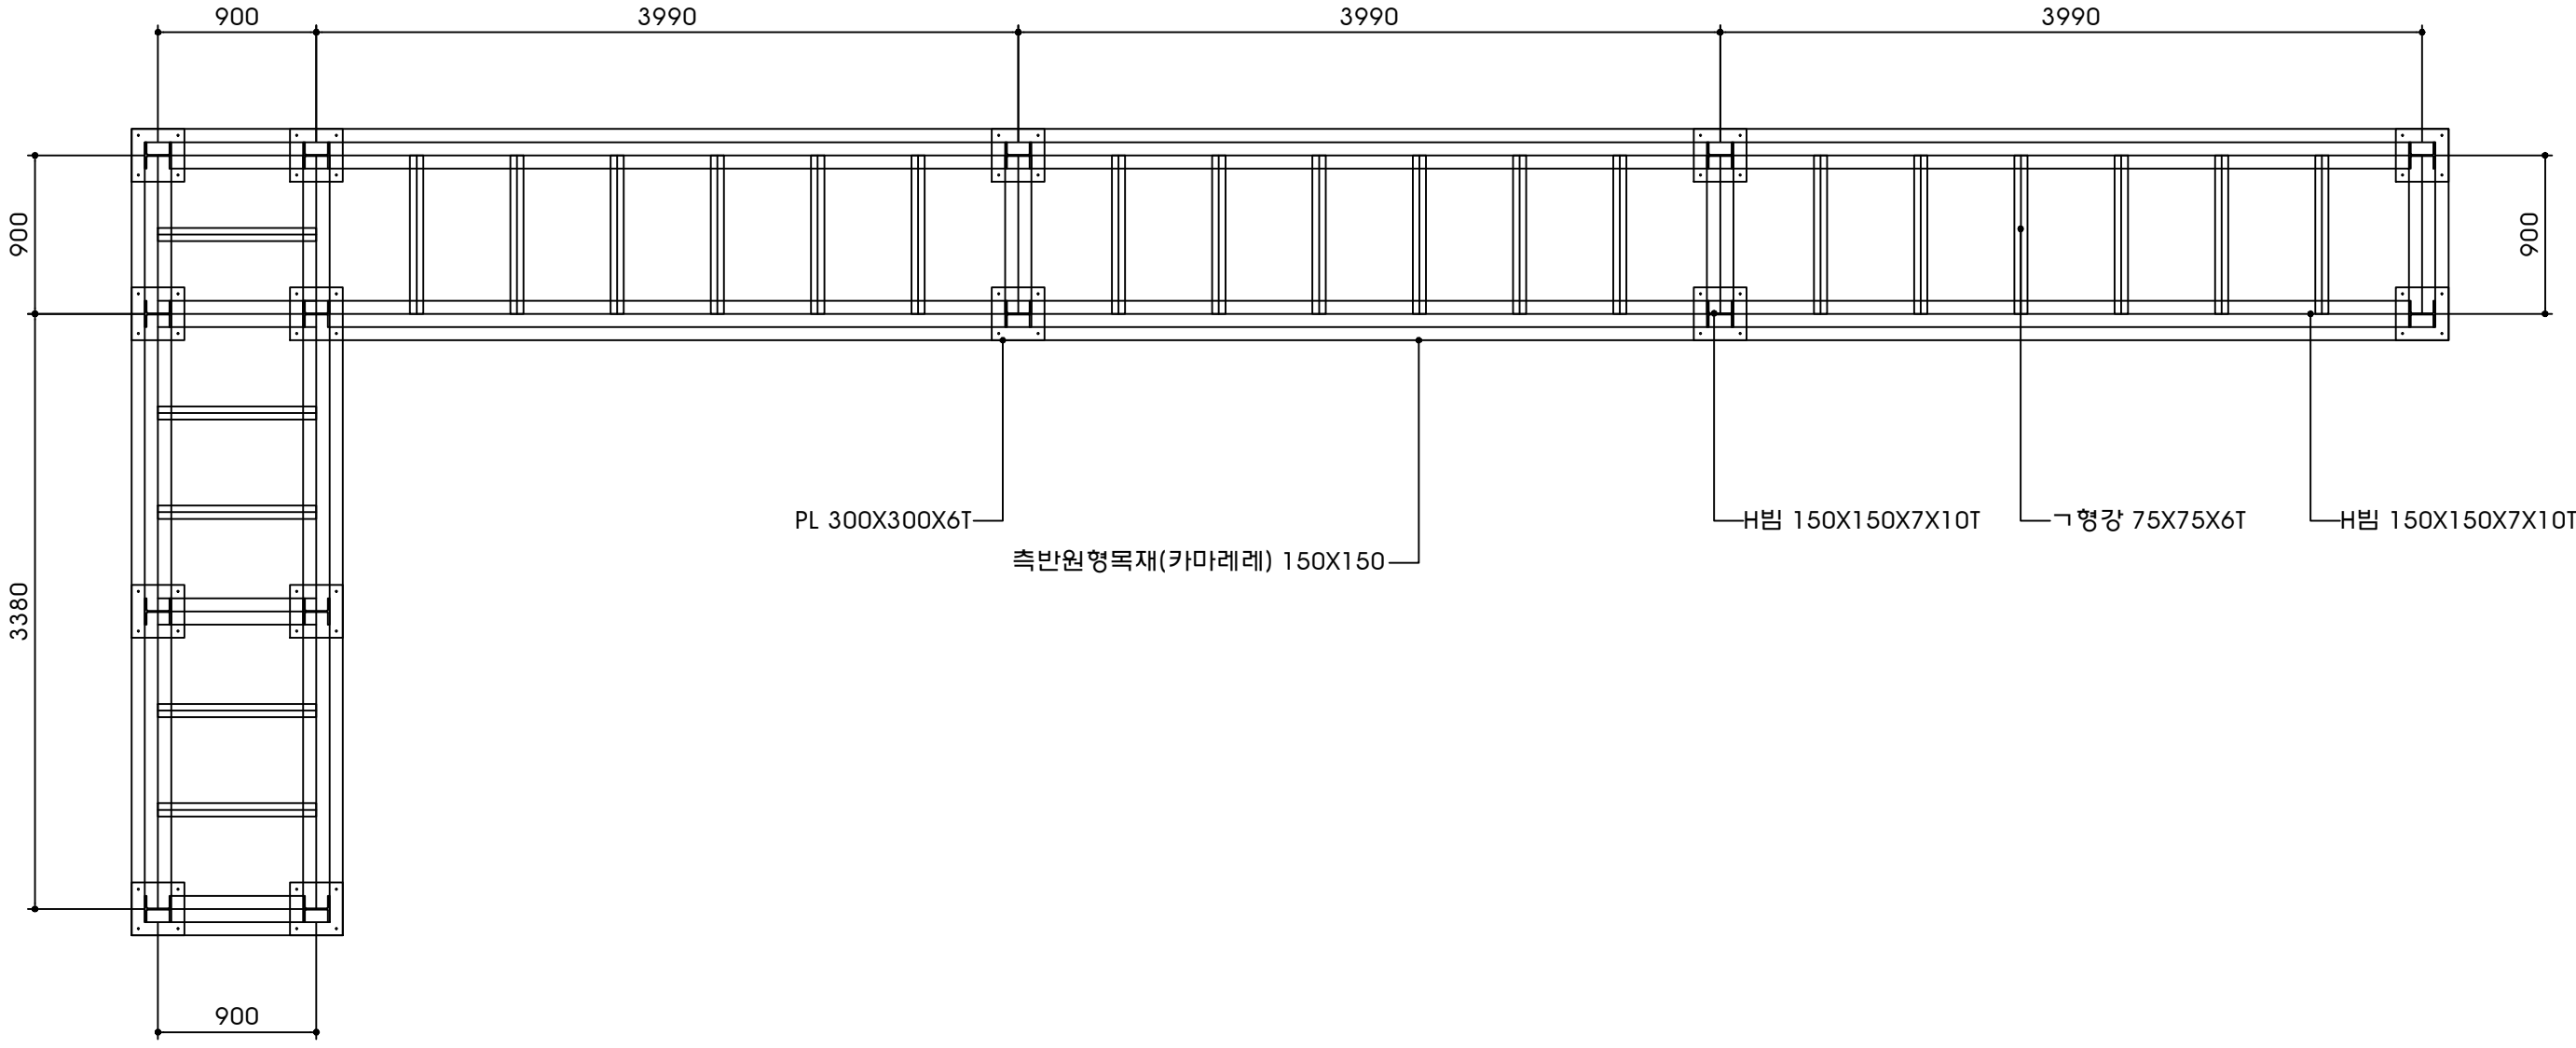


 단 양 군 DOHWA (주)도화엔지니어링  영진엔지니어링 YOUNG JIN ENGINEERING CO., LTD.	사 업 명	단양 평동지구 풍수해생활권 종합정비사업			개정번호	날 짜	개 정 내 용	책임기술자	확인자	설계자	위치정보	도 면 명	진입계단 E 골조도
	시설/공구	-			△	2022.5		송용진 	김주성 	이승남 	축 척		
	건설분야	하천공사	건설단계	실시설계	△						도면번호	편철번호	
					△								

진입계단 E 장선도 S = A1 1:20

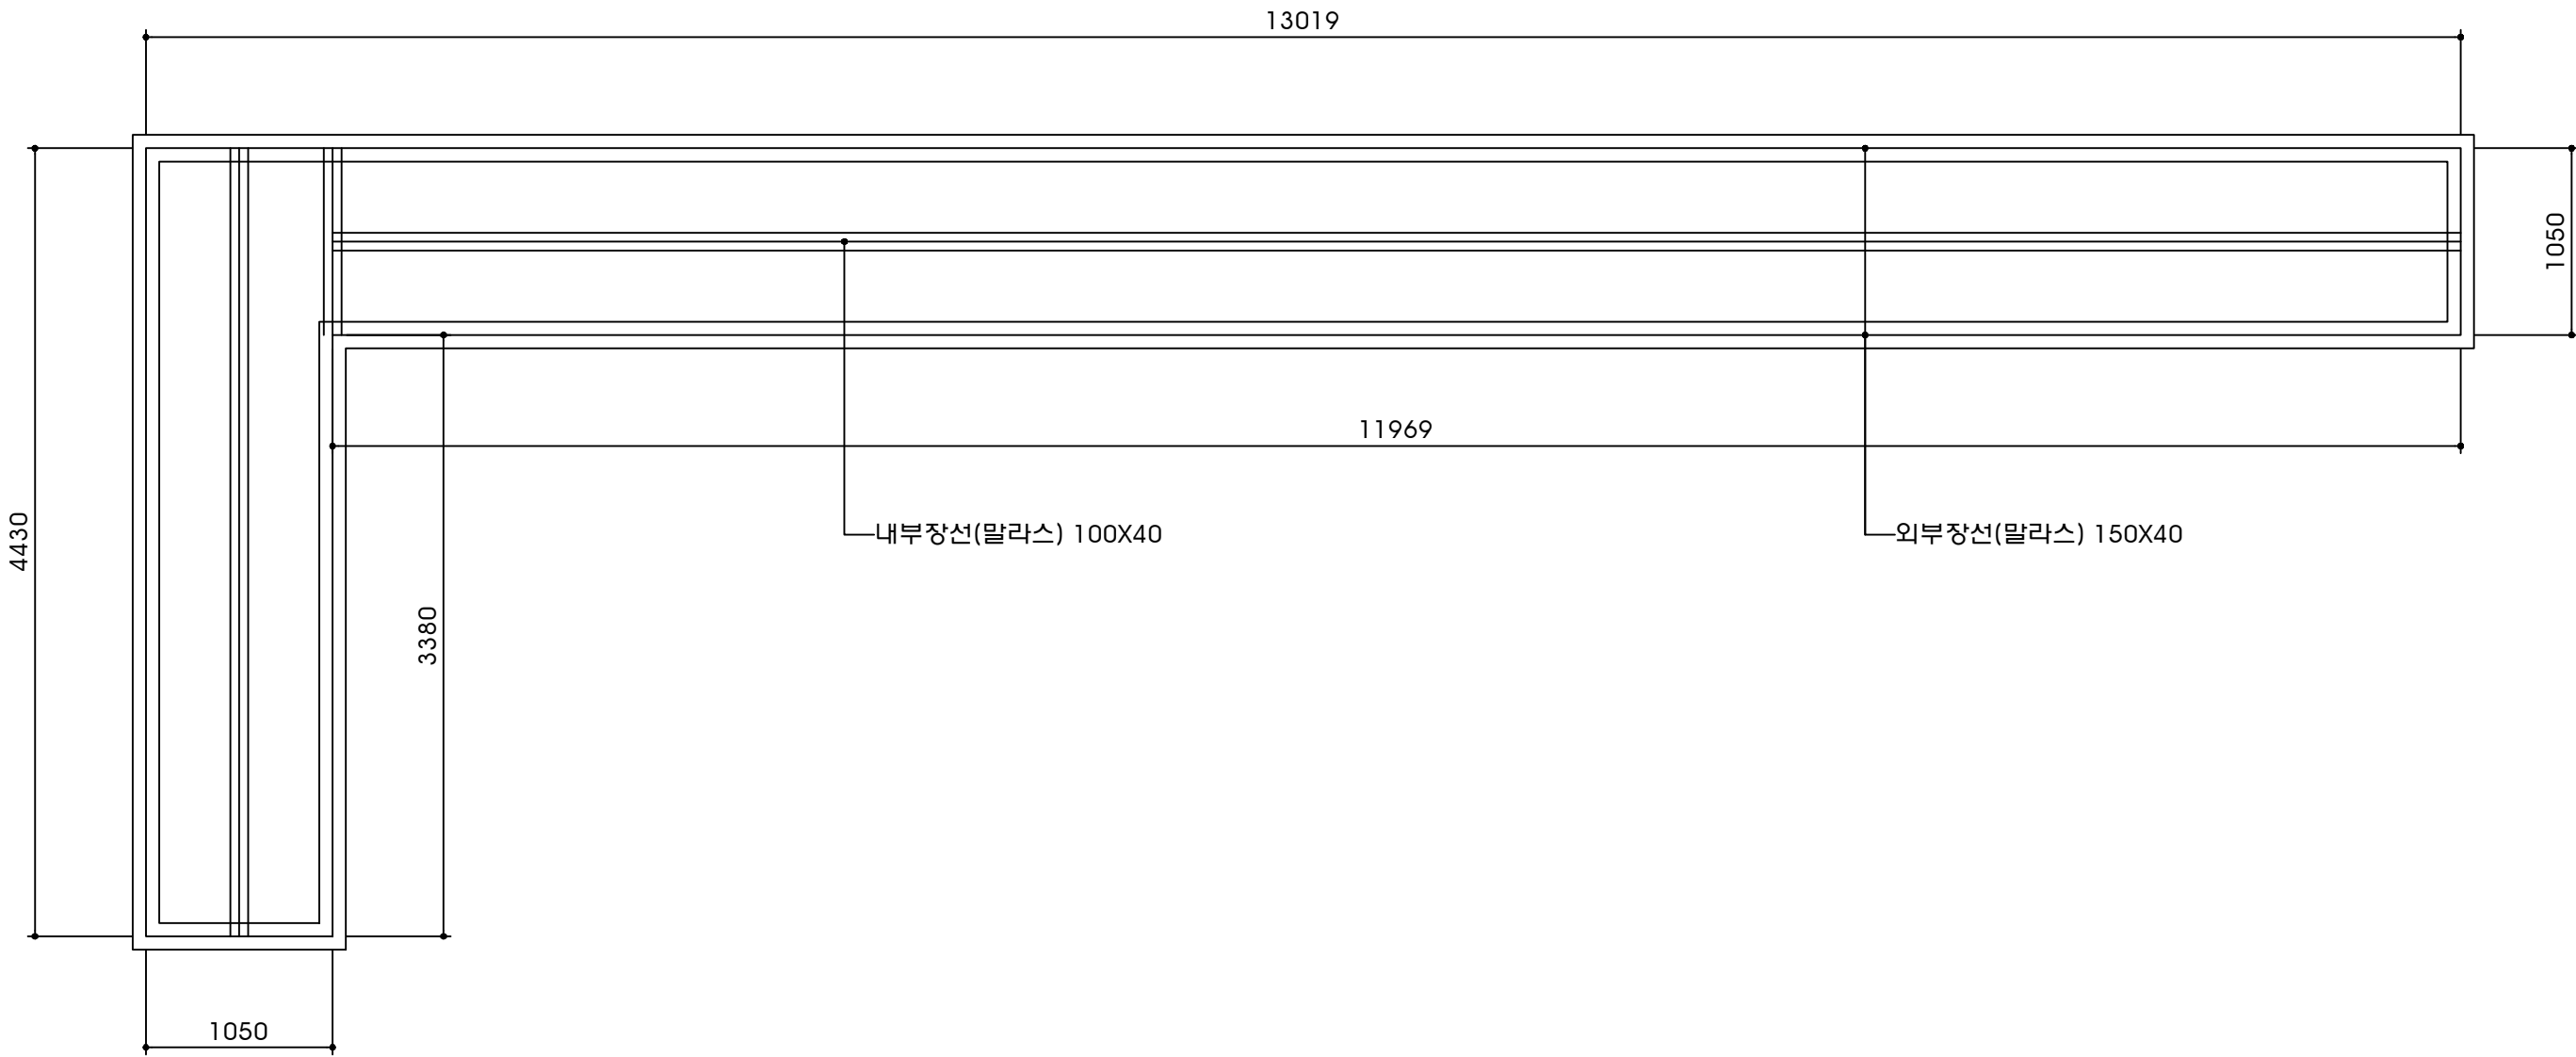


단양군 DOHWA (주)도화엔지니어링 영진엔지니어링 YOUNG JIN ENGINEERING CO., LTD.	사 업 명	단양 평동지구 풍수해생활권 종합정비사업			개정번호	날 짜	개 정 내 용	책임기술자	확인자	설계자	위치정보	도 면 명	진입계단 E 장선도
	시설/공구	-			△	2022.5		송용진	김주성	이승남	축척		
	건설분야	하천공사	건설단계	실시설계	△						도면번호		
					△							편철번호	

진입계단 E 단면도
S = A1 1:20

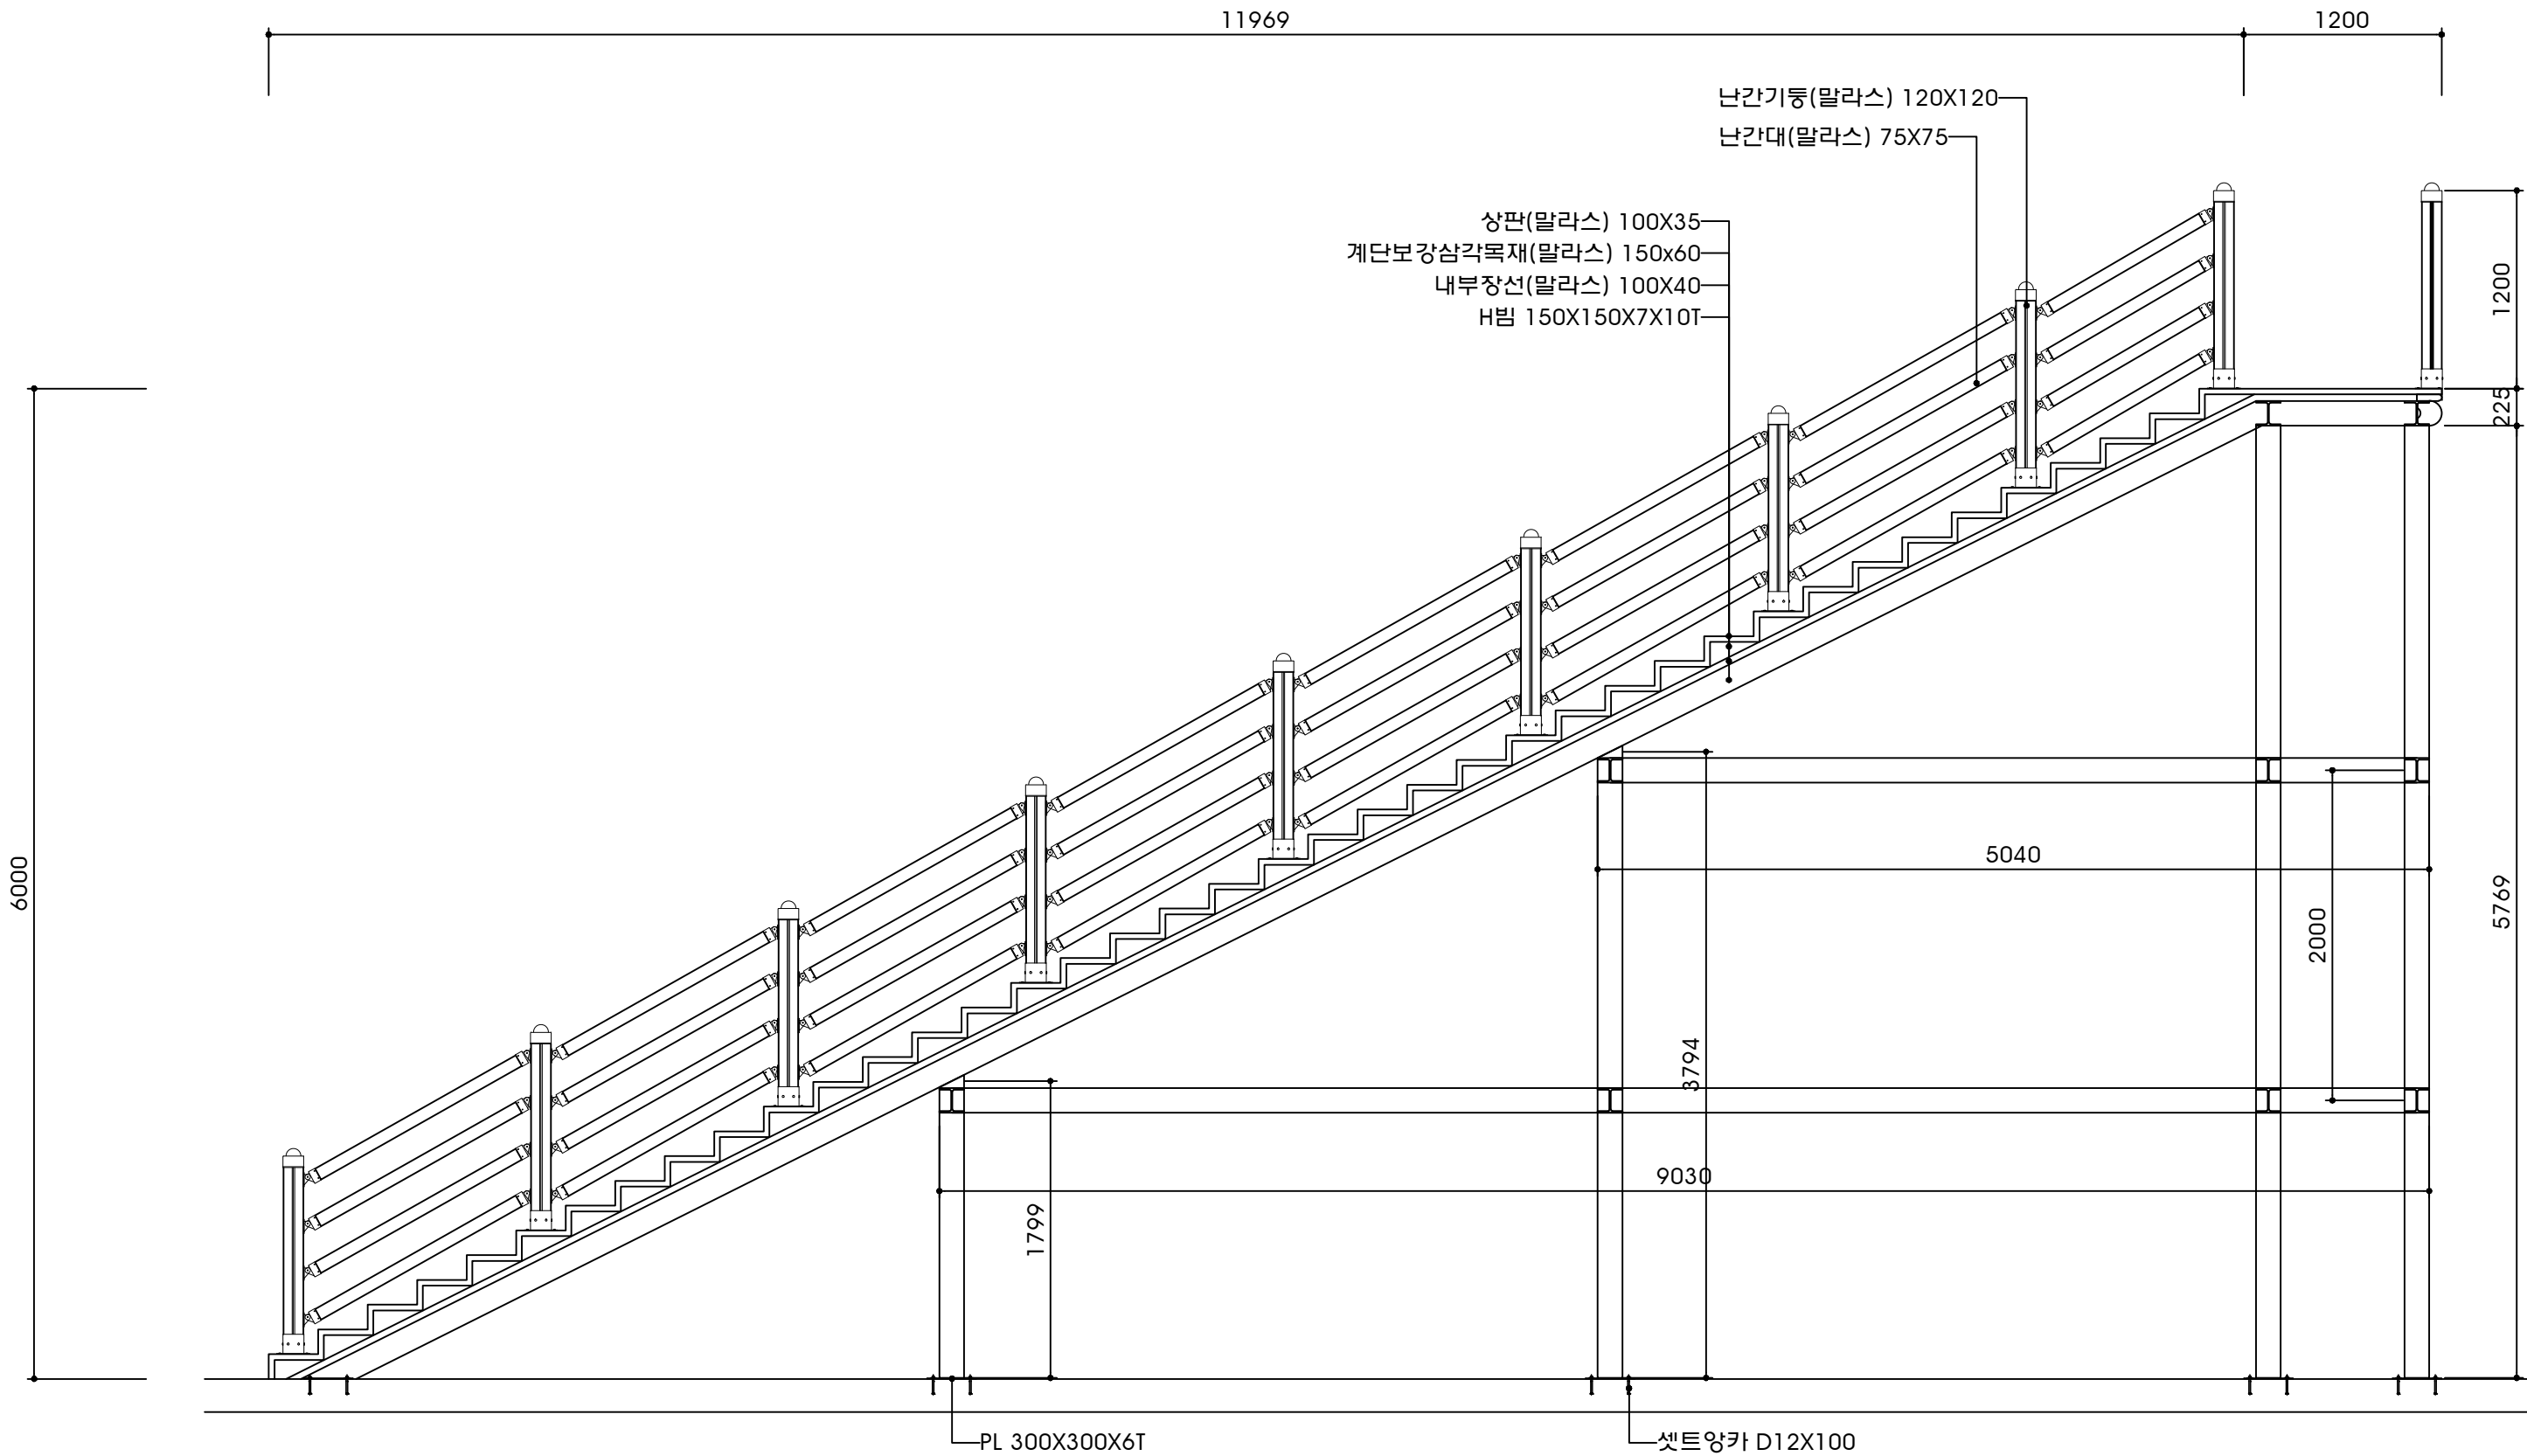


 단 양 군 DOHWA (주)도화엔지니어링  영진엔지니어링 YOUNG JIN ENGINEERING CO., LTD.	사 업 명	단양 평동지구 풍수해생활권 종합정비사업			개정번호	날 짜	개 정 내 용	책임기술자	확인자	설계자	위치정보	도 면 명	진입계단 E 단면도
	시설/공구	-			△	2022.5		송용진 	김주성 	이승남 	축 척		
	건설분야	하천공사	건설단계	실시설계	△						도면번호	편철번호	
					△								

진입램프 계획도

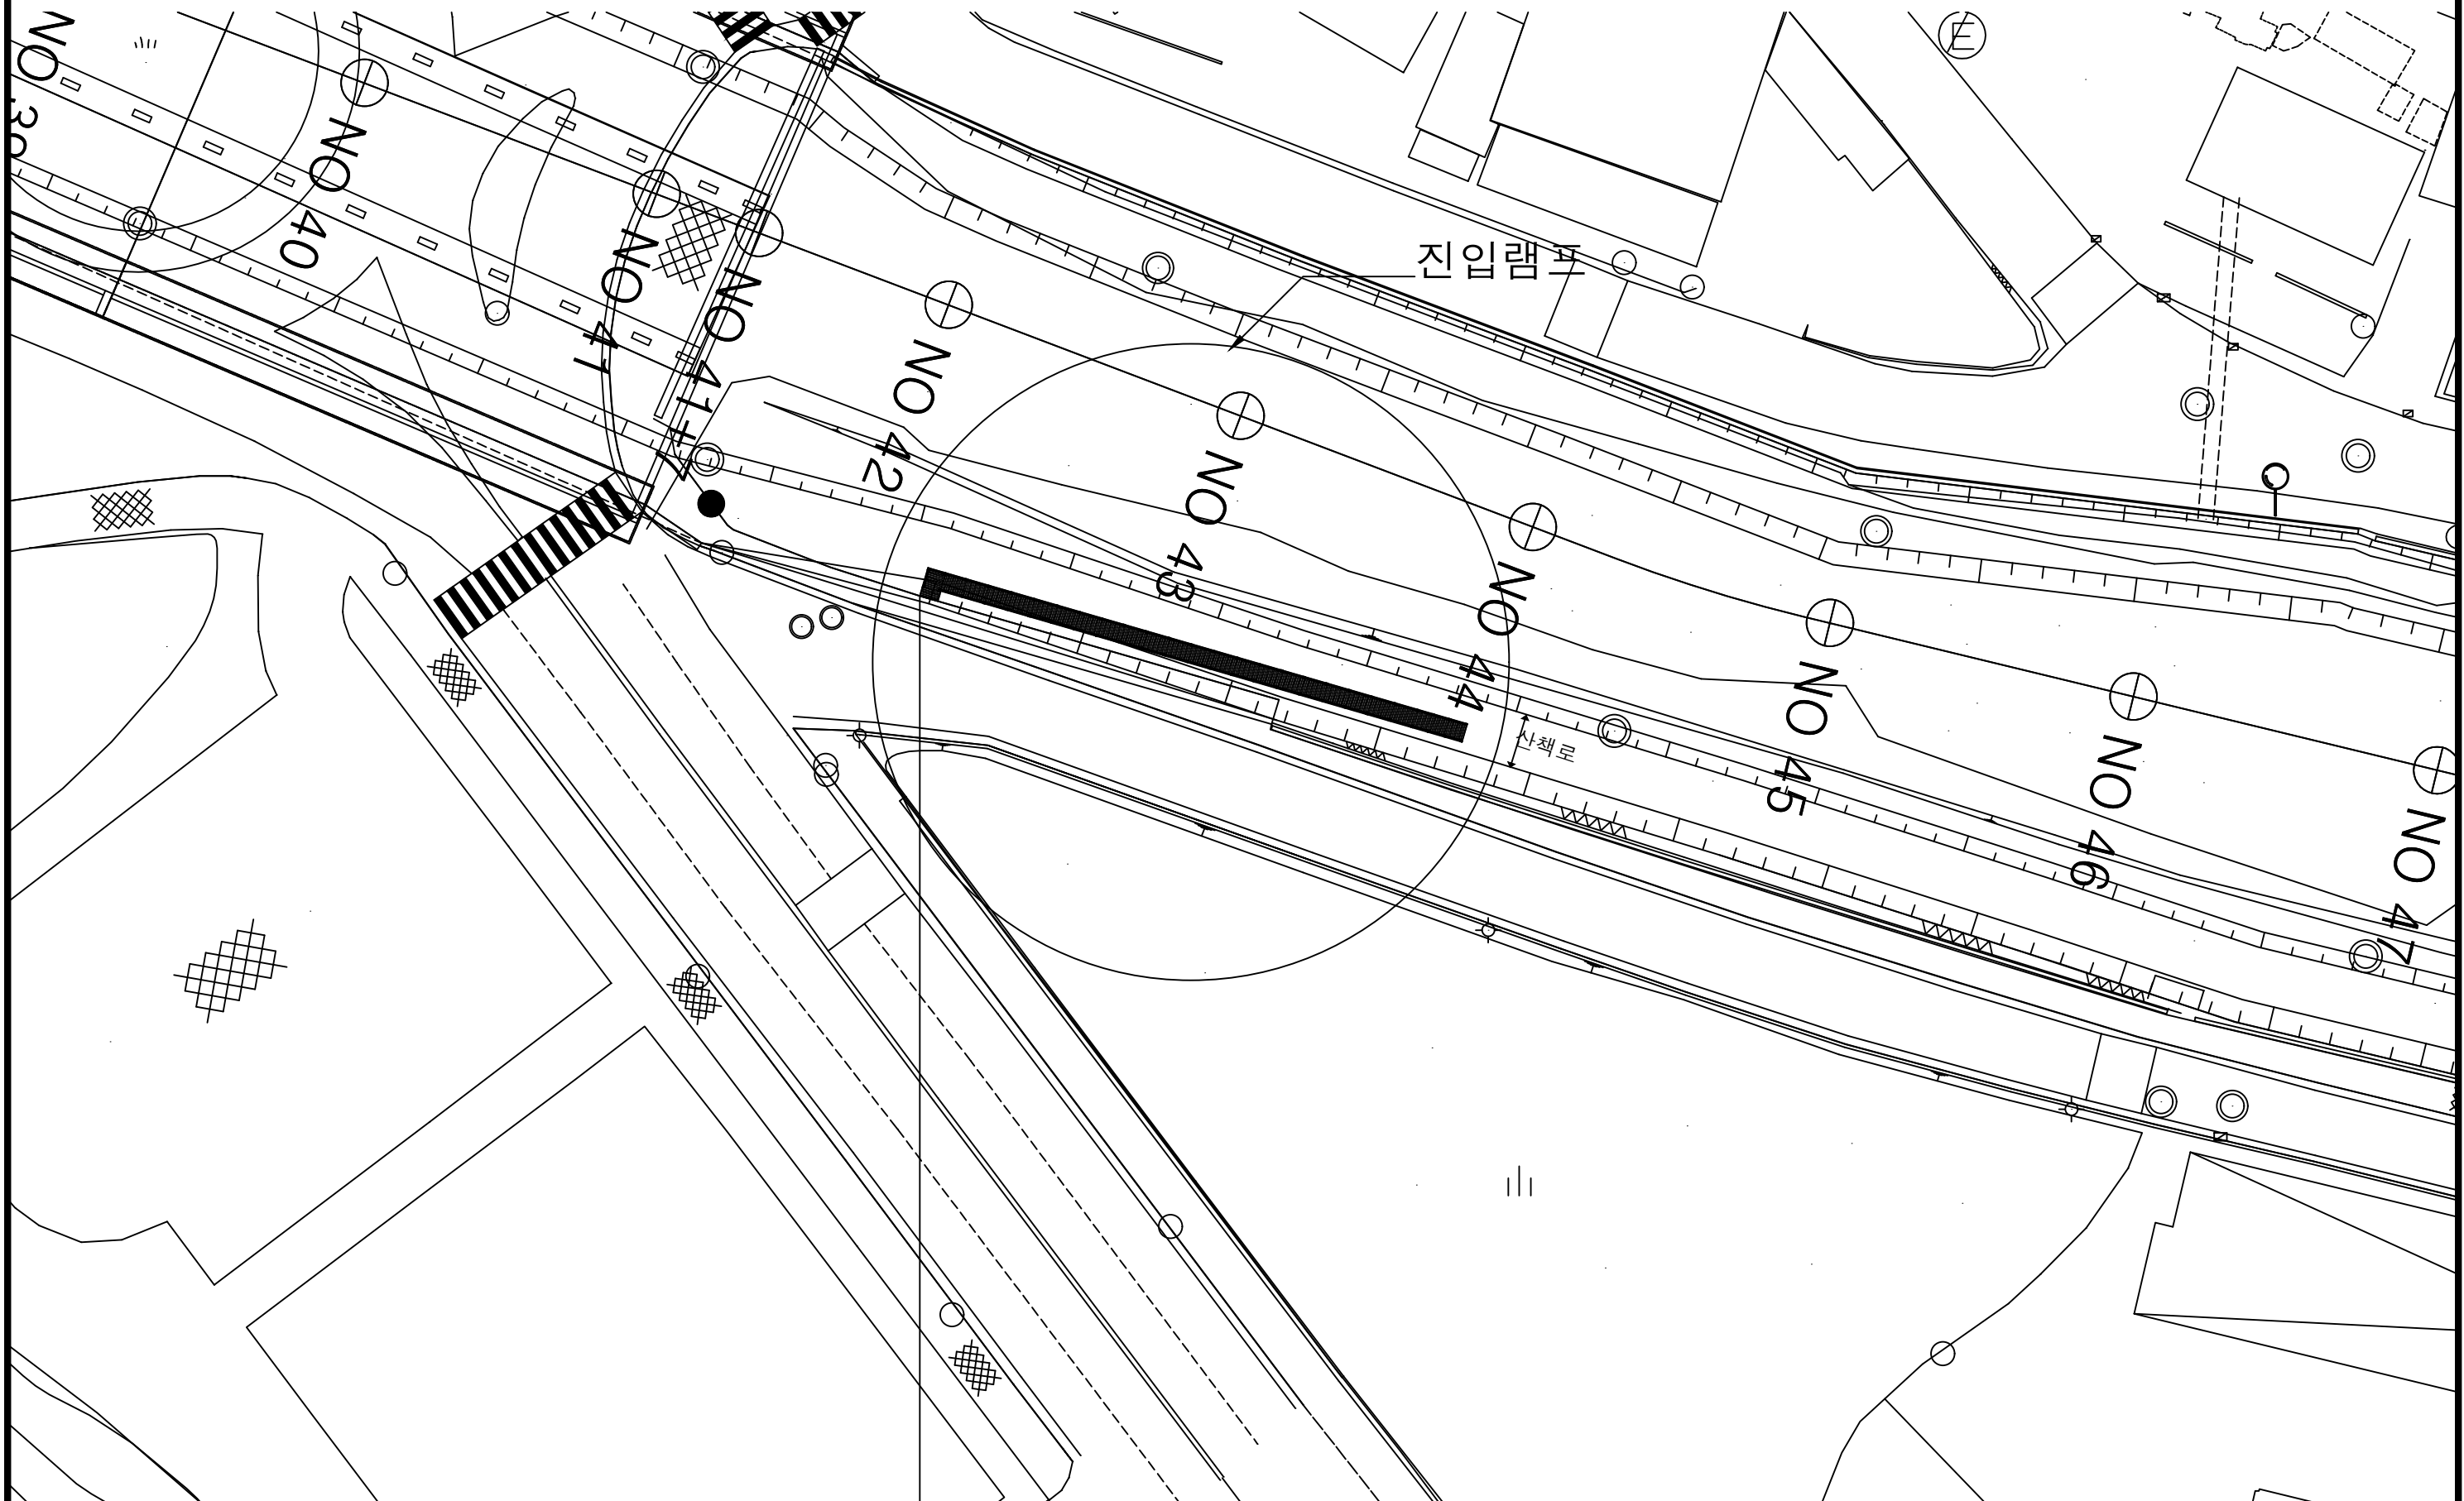


 단 양 군 DOHWA (주)도화엔지니어링  영진엔지니어링 YOUNG JIN ENGINEERING CO., LTD.	사 업 명	단양 평동지구 풍수해생활권 종합정비사업			개정번호	날 짜	개 정 내 용	책임기술자	확인자	설계자	위치정보	도 면 명
	시설/공구	-			△	2022.5		송용진 	김주성 	이승남 	축 척	
	건설분야	하천공사	건설단계	실시설계	△						도면번호	
					△						편철번호	

진입램프 평면도 S = A1 1:60

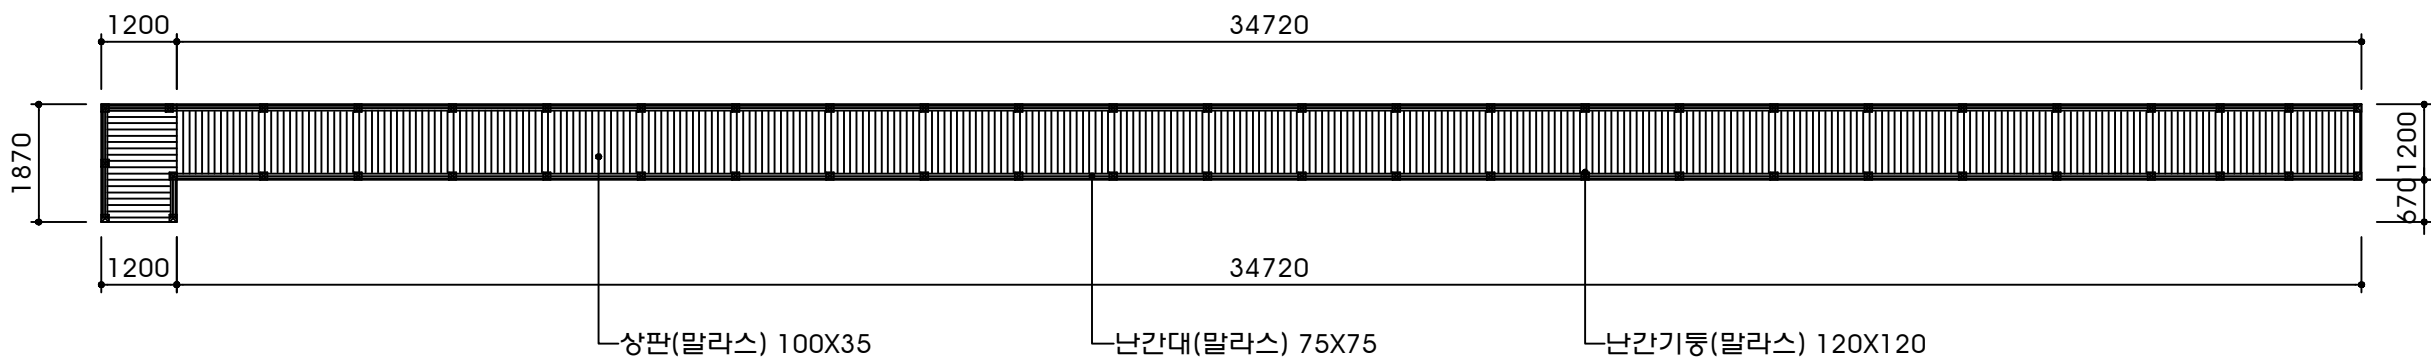


단양군 DOHWA (주)도화엔지니어링 도화엔지니어링 YOUNG JIN ENGINEERING CO., LTD.	사업명	단양 평동지구 풍수해생활권 종합정비사업			개정번호	날짜	개정내용	책임기술자	확인자	설계자	위치정보	도면명	진입램프 평면도
	시설/공구	-			△	2022.5		송용진	김주성	이승남	축척		
	건설분야	하천공사	건설단계	실시설계	△						도면번호		
					△						편철번호		

진입램프 골조도
S = A1 1:60

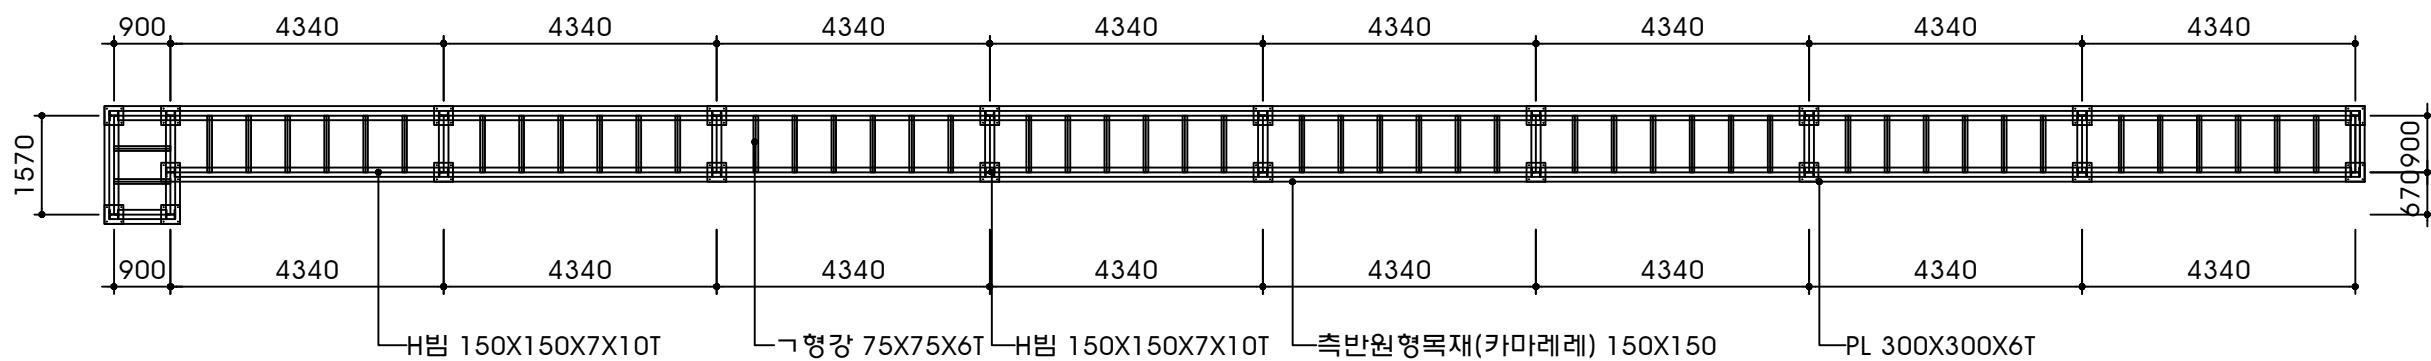

 단 양 군 DOHWA (주)도화엔지니어링  영진엔지니어링 YOUNG JIN ENGINEERING CO., LTD.	사 업 명	단양 평동지구 풍수해생활권 종합정비사업			개정번호	날 짜	개 정 내 용	책임기술자	확인자	설계자	위치정보	도 면 명	진입램프 골조도
	시설/공구	-			△	2022.5		송용진 	김주성 	이승남 	축 척		
	건설분야	하천공사	건설단계	실시설계	△						도면번호	편철번호	
					△								


진입램프 장선도 S = A1 1:60

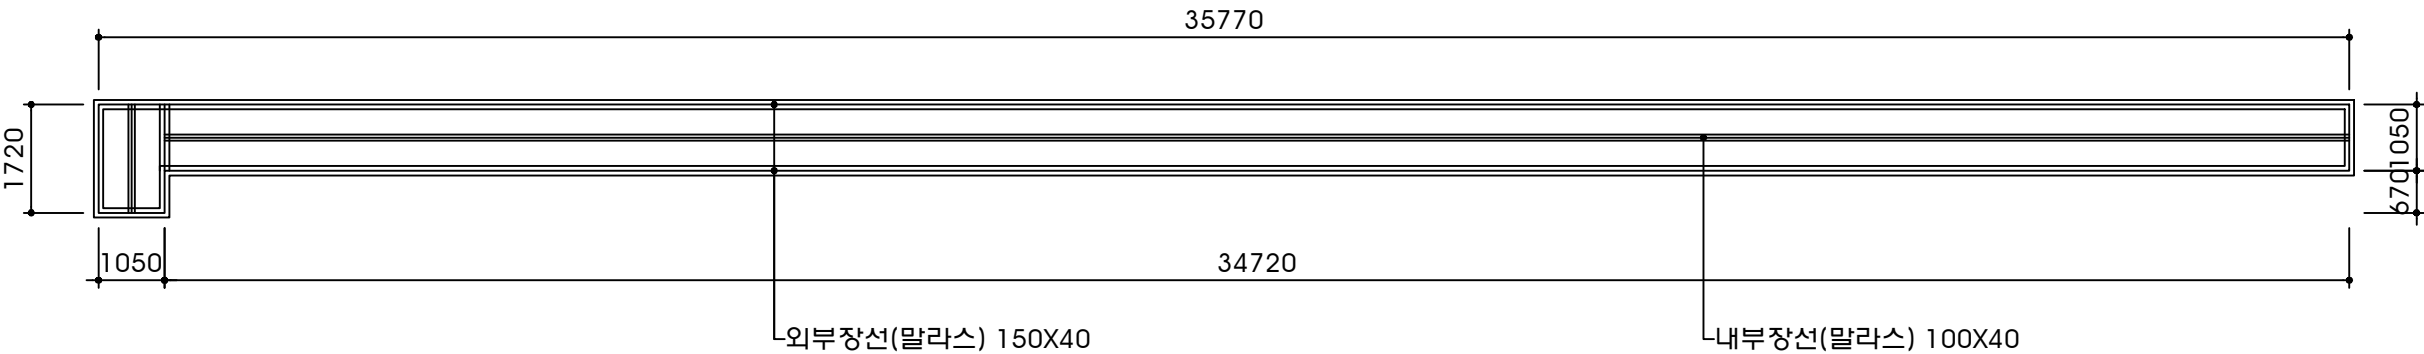


 단 양 군  DOHWA (주)도화엔지니어링  영진엔지니어링 YOUNG JIN ENGINEERING CO., LTD.	사 업 명	단양 평동지구 풍수해생활권 종합정비사업			개정번호	날 짜	개 정 내 용	책임기술자	확인자	설계자	위치정보	도 면 명	진입램프 장선도
	시설/공구	-			△	2022.5		송용진	김주성	이승남	축 척		
	건설분야	하천공사	건설단계	실시설계	△						도면번호	편철번호	
					△								

데크 상세도(1/2)


S = None

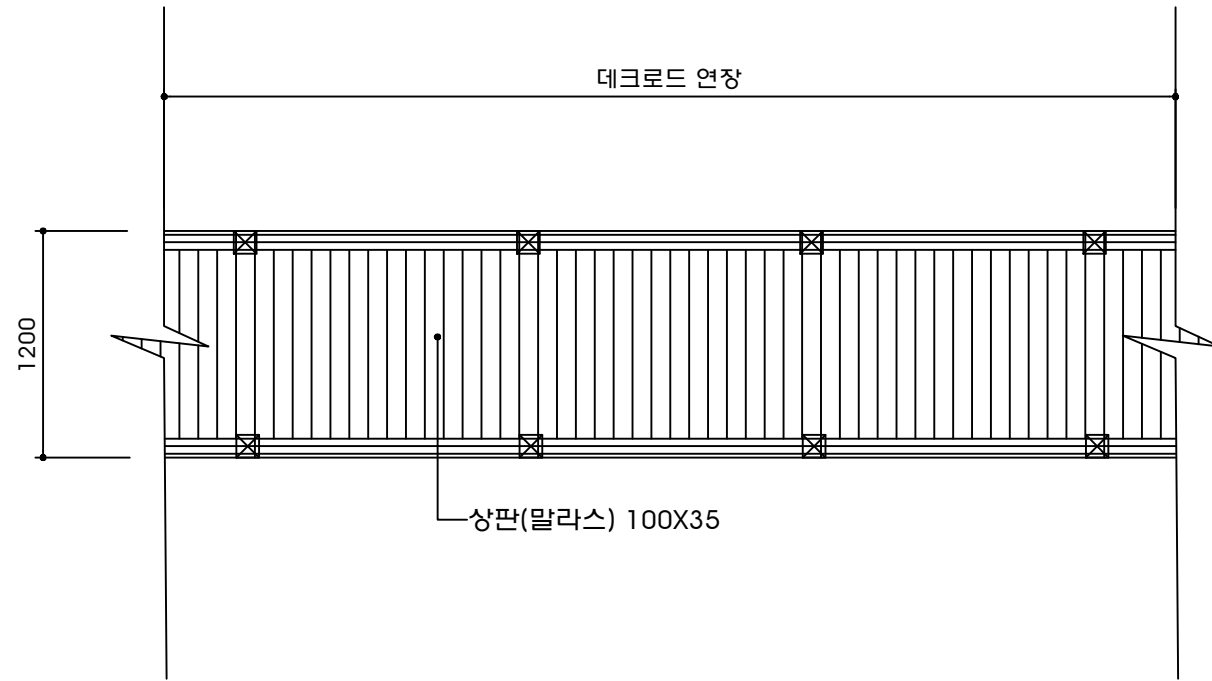


1 데크로드 평면도 A1 : 1/20

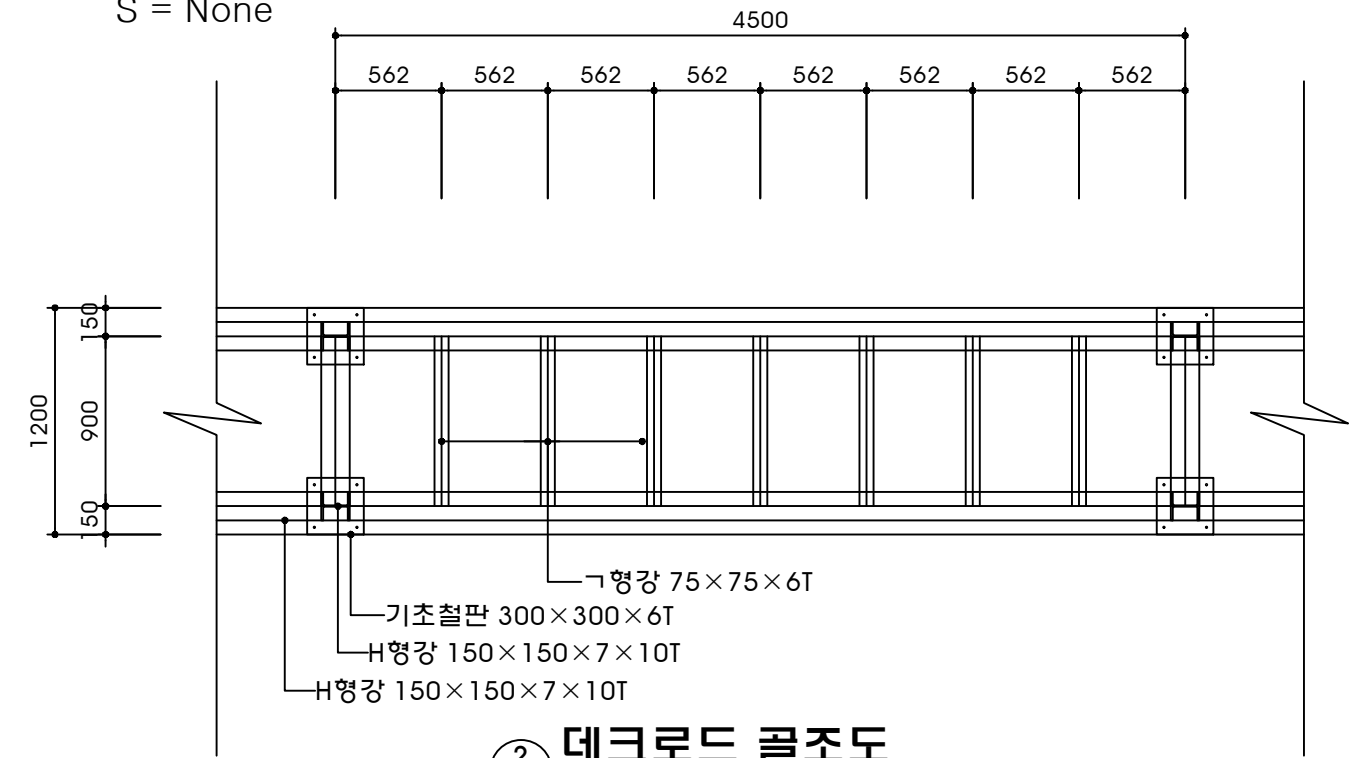

2 데크로드 골조도 A1 : 1/20

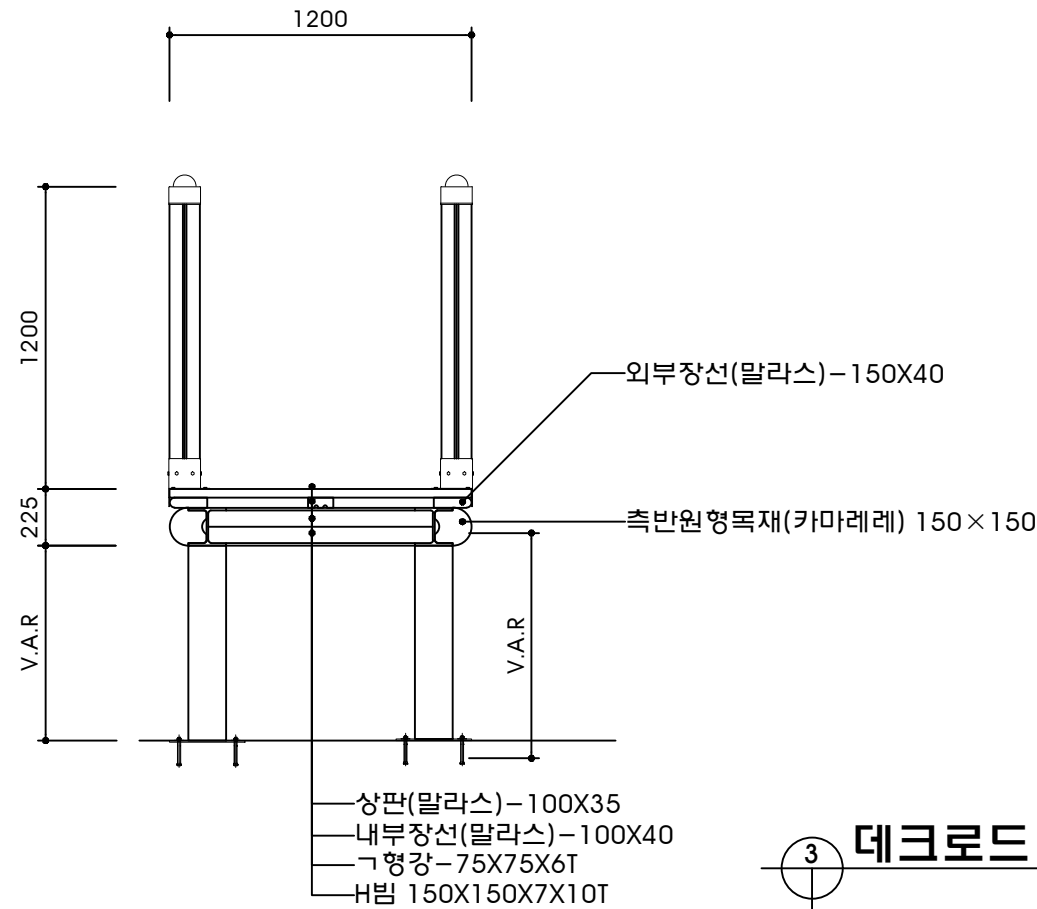




3 데크로드 횡단면 A1 : 1/20

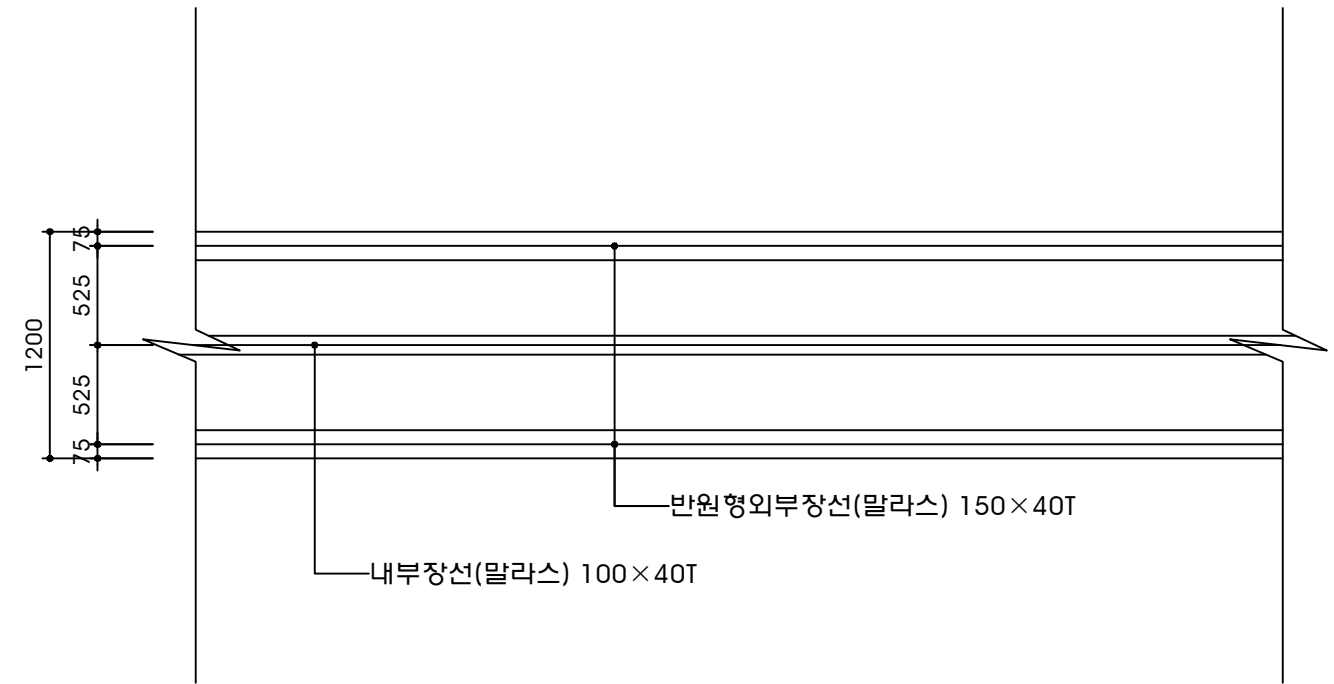

4 데크로드 장선도 A1 : 1/20



단 양 군	사 업 명	단양 평동지구 풍수해생활권 종합정비사업	개정번호	날 짜	개 정 내 용	책임기술자	확인자	설계자	위치정보	도 면 명	데크 상세도(1/2)
DOHWA (주)도화엔지니어링 YOUNG JIN ENGINEERING CO., LTD.	시설/공구	-	△	2022.5		송용진	김주성	이승남	축 척	S = None	
	건설분야	하천공사	건설단계	실시설계	△				도면번호	편철번호	
					△						
					△						

   S = None




단 양 군	사 업 명	단양 평동지구 풍수해생활권 종합정비사업			개정번호	날 짜	개 정 내 용	책임기술자	확인자	설계자	위치정보	도 면 명	데크 상세도(2/2)
	시설/공구	-			△	2022.5		송용진	김주철	이승남	축 척		
 (주)도화엔지니어링  영진엔지니어링 YOUNG JIN ENGINEERING CO., LTD.	건설분야	하천공사	건설단계	실시설계	△						도면번호	편철번호	


안전난간 상세도
S = None

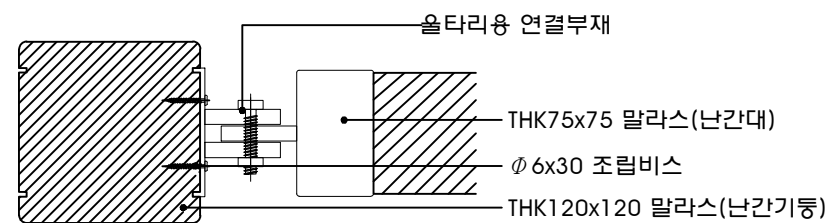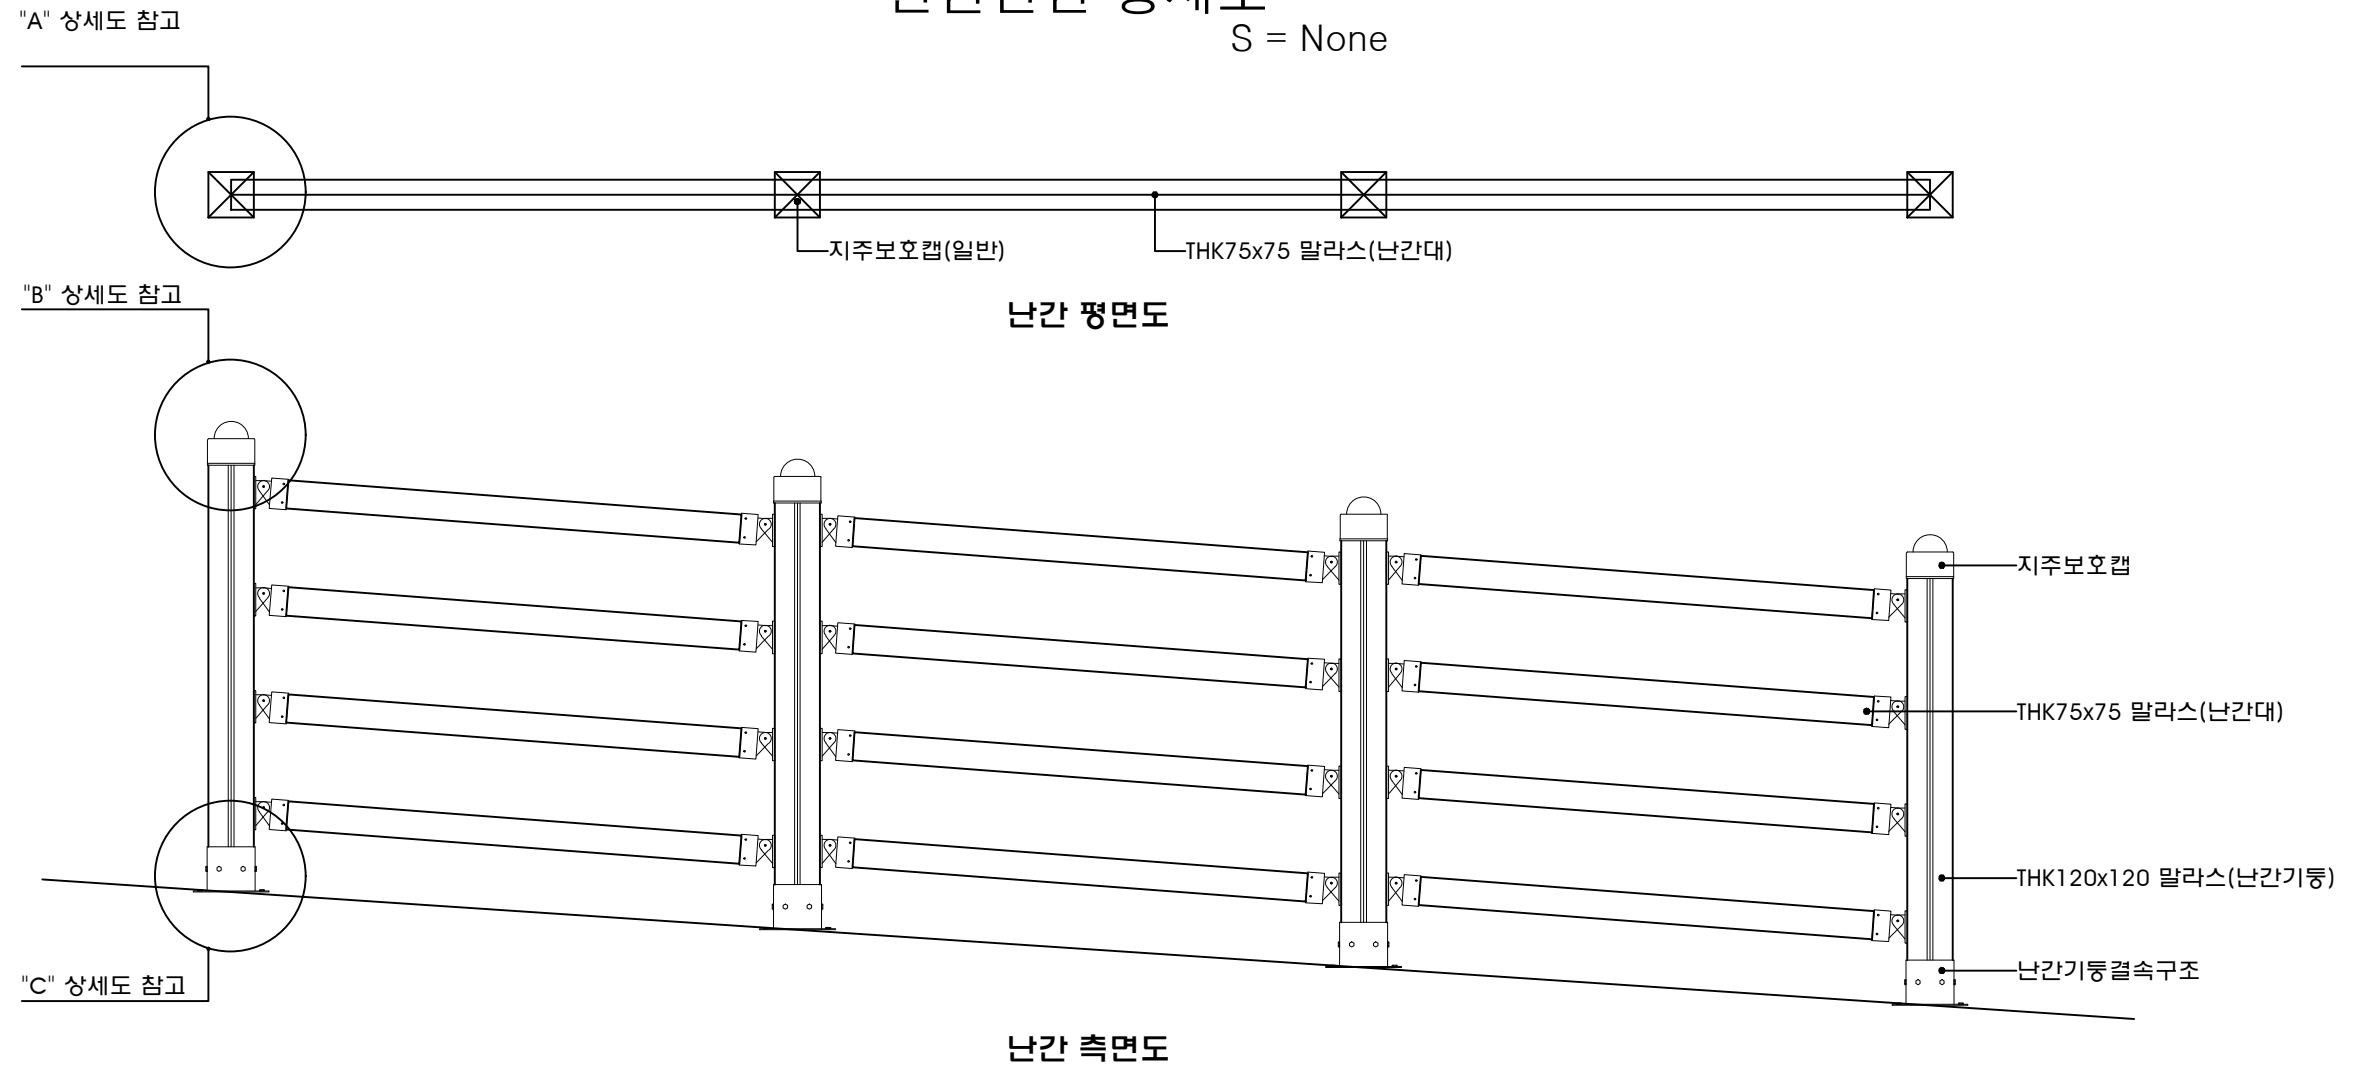

"A" 상세도
S=NONE

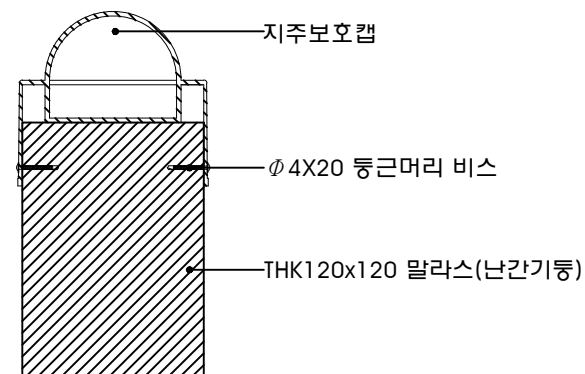

"B" 상세도
S=NONE

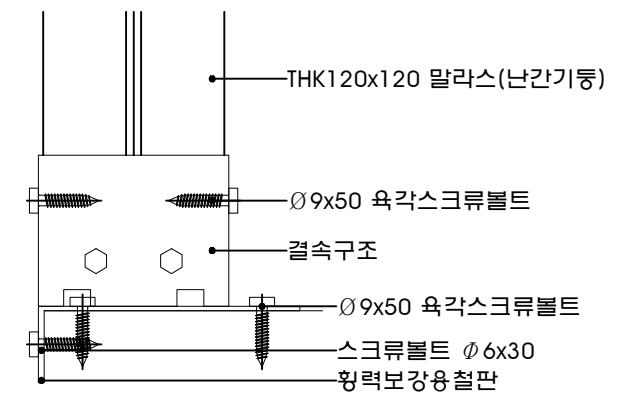

"C" 상세도
S=NONE

단 양 군	사 업 명	단양 평동지구 풍수해생활권 종합정비사업	개정번호	날 짜	개 정 내 용	책임기술자	확인자	설계자	위치정보	도 면 명	안전난간 상세도
			△	2022.5		송용진	김주성	이승남			
 (주)도화엔지니어링  YOUNG JIN ENGINEERING CO., LTD.	시설/공구	-							축척	S = None	
	건설분야	하천공사	건설단계	실시설계					도면번호	편철번호	
					△						