



공학관 냉난방기 공사

동원 대학교

△					
△					
REV.	DATE	DESCRIPTION	BY	BY	APP

PROJECT TITLE

DRAWING TITLE

DRAWN	SCALE
CHECK	
APPR	SHEET NO.
DATE	
DRAWING NO.	

장비 일람표

■ 시스템에어컨 실내용기																																			
모델명	종류	모델명	수량 (대)	장기제출량(kg)		중간제출량(kg)		중간제출량(kg)		중간제출량(kg)		중간제출량(kg)		중간제출량(kg)		중간제출량(kg)		중간제출량(kg)		중간제출량(kg)		중간제출량(kg)		중간제출량(kg)		중간제출량(kg)		중간제출량(kg)		중간제출량(kg)		중간제출량(kg)			
				(대)	(대)	(대)	(대)	(대)	(대)	(대)	(대)	(대)	(대)	(대)	(대)	(대)	(대)	(대)	(대)	(대)	(대)	(대)	(대)	(대)	(대)	(대)	(대)	(대)	(대)	(대)	(대)	(대)	(대)	(대)	(대)
MC-1	장기제출량 100kg 이하	장기제출량 100kg 이하	7	8100	7100	9100	8000	1/2/20/50	0.04	0.04	0.37	0.37	10-Tube	19.07/17.0/15.0	-	51	840/104	21	9.52	15.88	32/25	장기제출량 100kg 이하	장기제출량 100kg 이하	PE 10	840/208/160	990/15/980	0.75-1.5/2.0	-	2.61/3.0	-	20A	-	-	-	-
MC-2	장기제출량 100kg 이하	장기제출량 100kg 이하	3	11000	9400	11000	10640	1/2/20/50	0.08	0.08	0.89	0.89	10-Tube	30.02/28.0/24.0	-	138	840/104	27	9.52	15.88	32/25	장기제출량 100kg 이하	장기제출량 100kg 이하	PE 10	840/208/160	990/15/980	0.75-1.5/2.0	-	2.61/3.0	-	20A	-	-	-	-
계			10																																
* 수량을 제외한 모든 제철 사양은 1대 기준으로 표기되어 있습니다.																																			

[illegible][illegible]

- [illegible]


1					
0					
REV.	DATE	DESCRIPTION	BY	BY	APP

 
PROJECT TITLE


DRAWING TITLE

DRAWN	SCALE
CHECK	
APPR	SHEET NO.
DATE	
DRAWING NO.	

DRAWING NO.

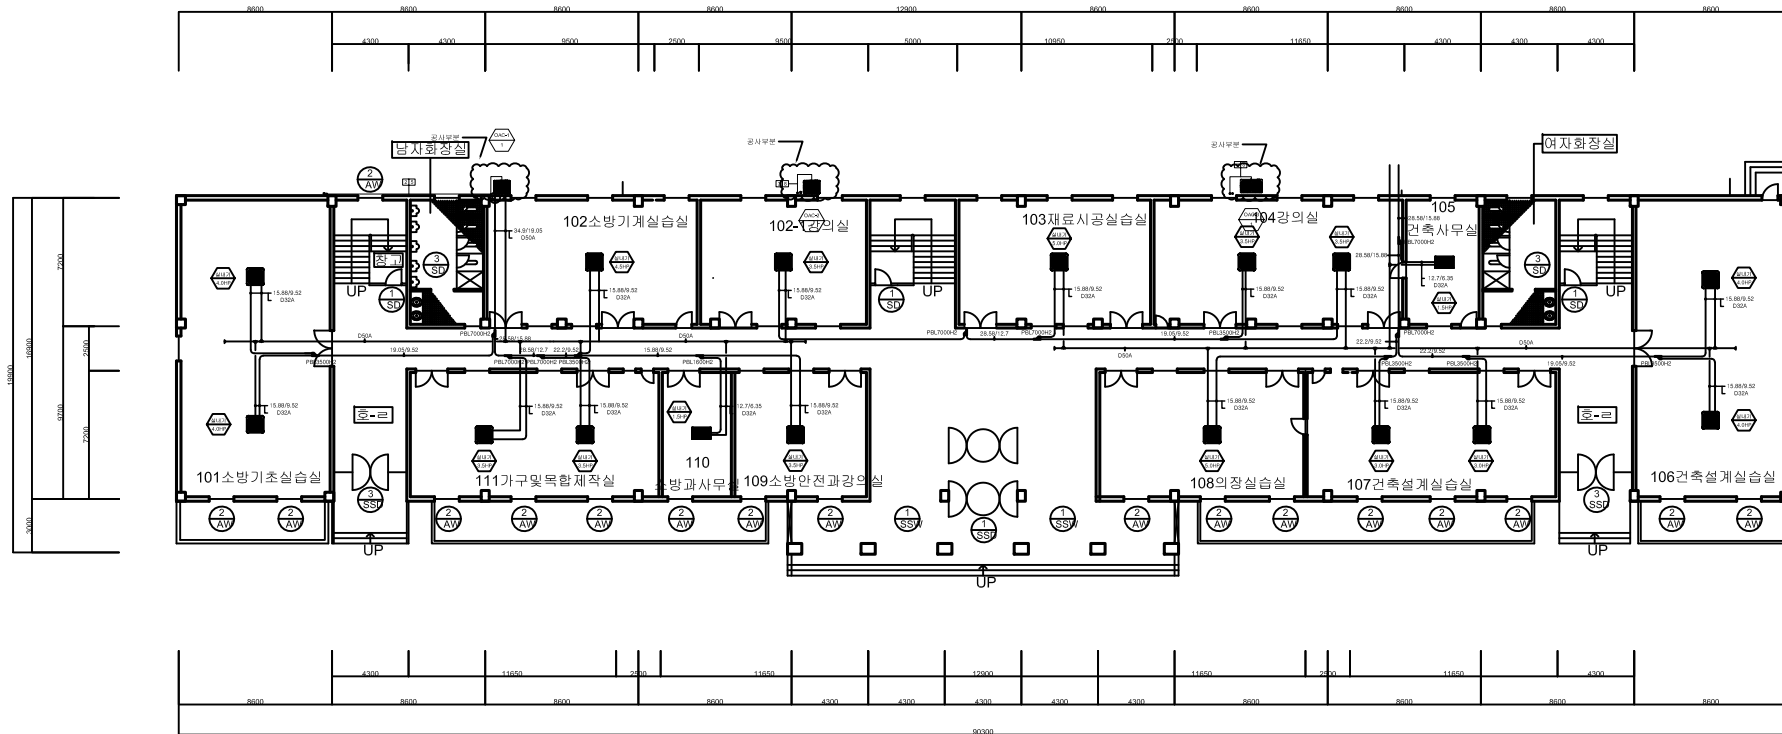



공학관 1층 평면도
 축척 A1:1/150
 A3:1/300

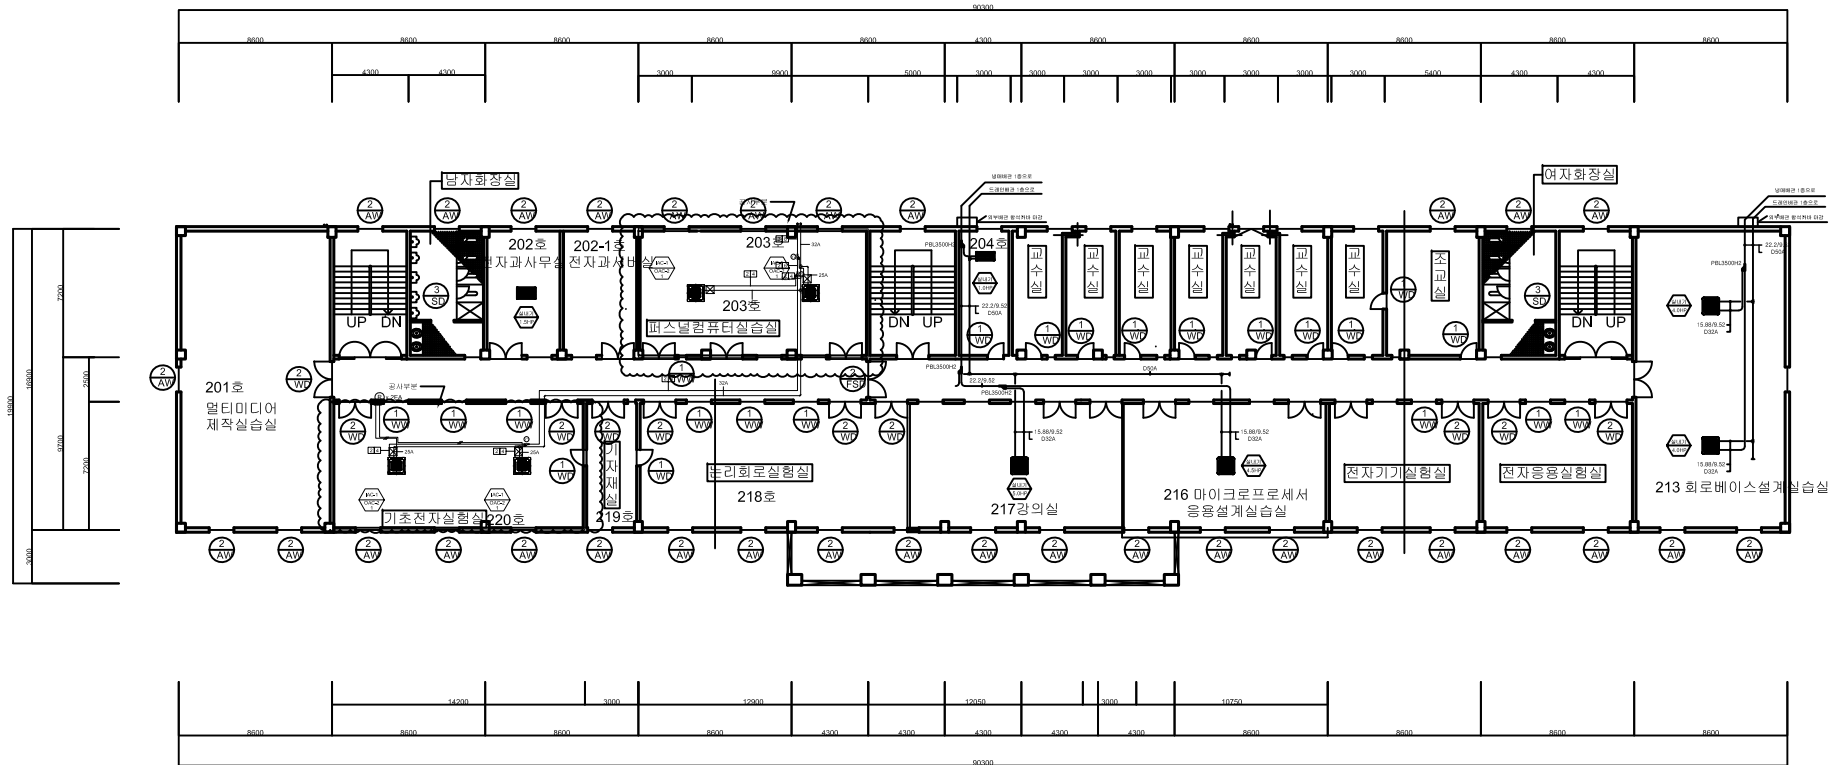



공학관 2층 평면도

축척

 
A1:1/150
A3:1/300

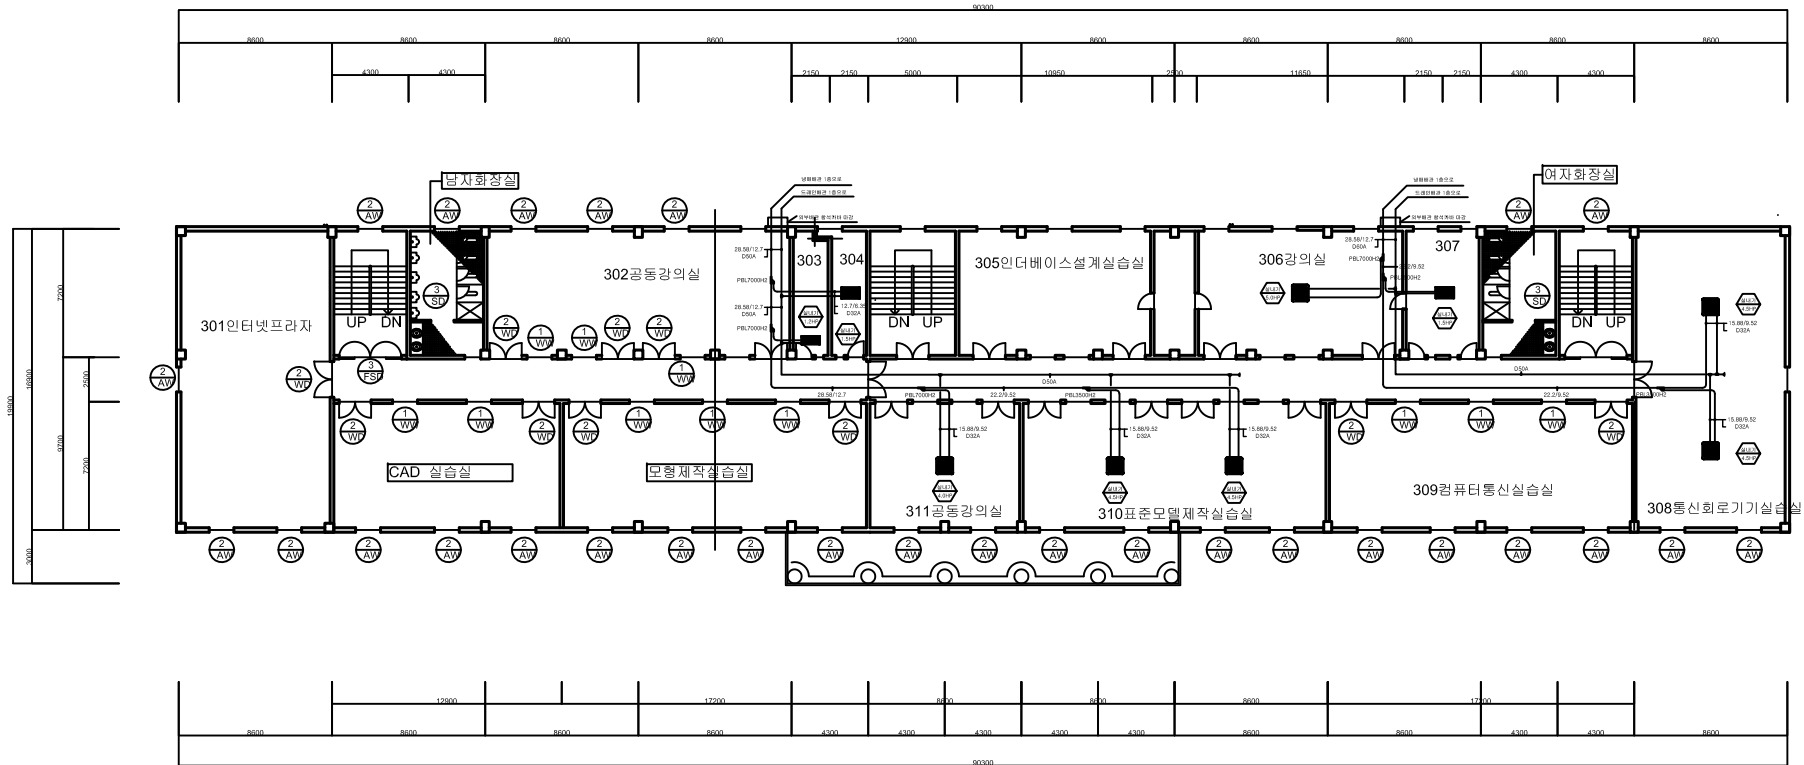


공학관3층 평면도
 축척 A1:1/150 A3:1/300

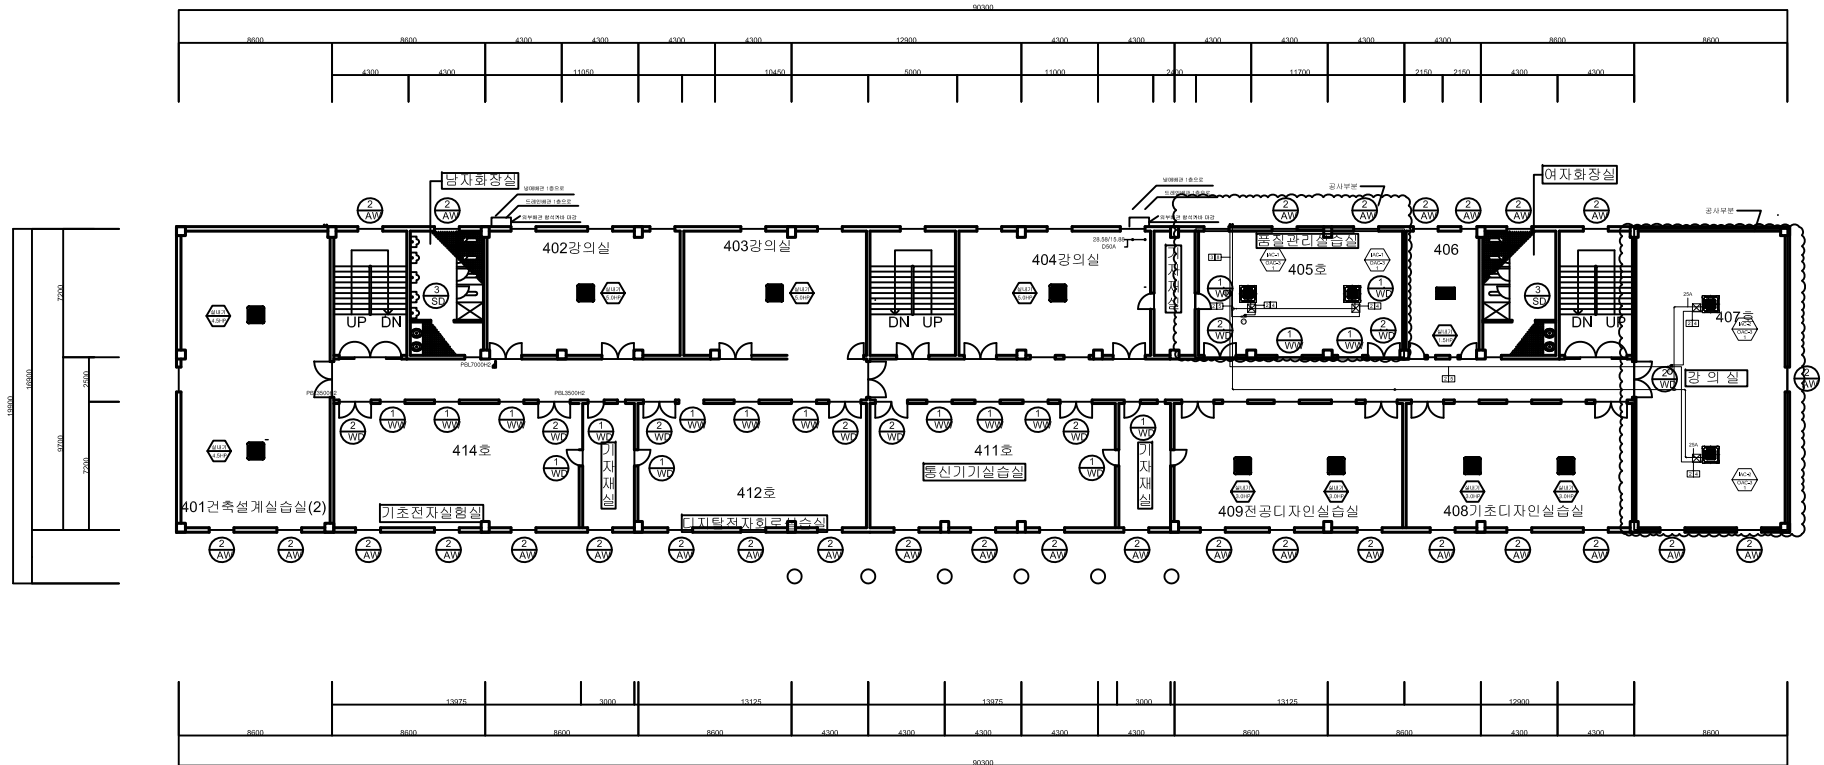


공학관4층 평면도

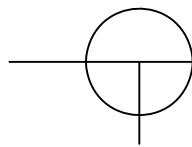

축척

A1:1/150
A3:1/300

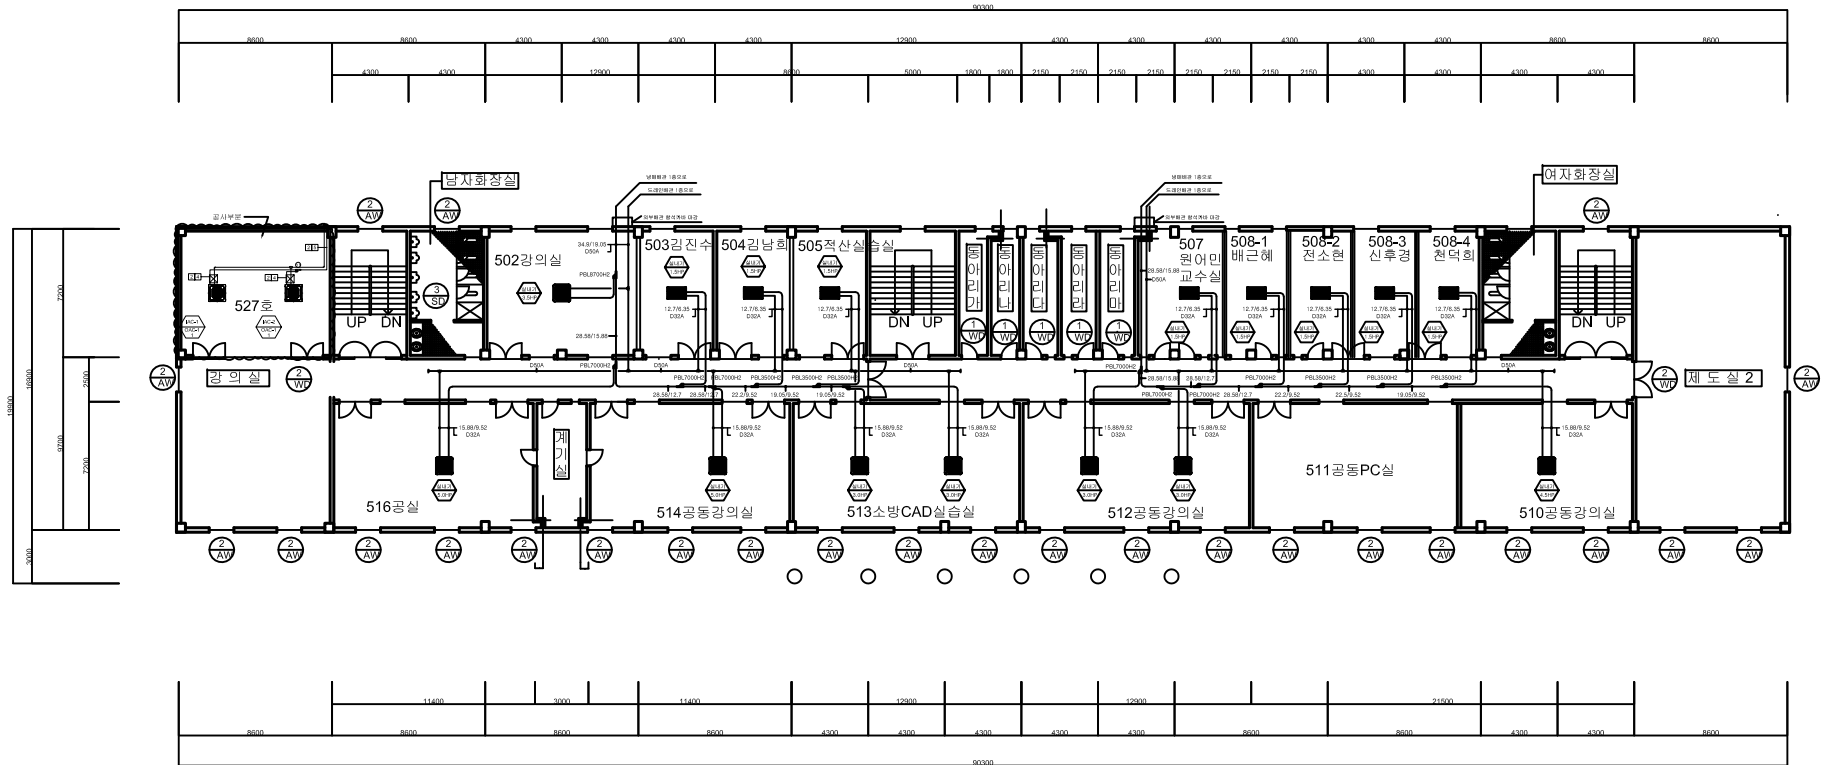

공학관5층 평면도

축척

A1:1/150
A3:1/300

