

서일대학교 호천관 창의·융합 첨단강의실 구축공사

건 축

서일대학교 호천관 4층 IoT 전자공학과 실습실

2026. 07

■ 도 면 목 록 표

분류번호	도 면 명	축 척	분류번호	도 면 명	축 척
건 축					
A-001	표 지	NONE			
A-101	도면 목록표	NONE			
A-102	공사개요	NONE			
A-103	실내재료마감표	NONE			
A-201	4층 전체 평면도 (변경전)	1 / 300			
A-301	4층 평면도 (변경전)	1 / 60			
A-302	4층 평면도 (변경후)	1 / 60			
A-401	실습실(405호) 내부전개도-1	1 / 60			
A-402	실습실(405호) 내부전개도-2	1 / 60			
A-501	ACCESS FLOOR 타공 평면도	1 / 100			
■ 상세도					
A-601	벽체 상세도-1	1 / 20			
A-602	벽체 상세도-2	1 / 20			
A-603	가구 상세도-1	1 / 20			
A-604	가구 상세도-2	1 / 20			
■ 가구					
IFU-001	가구평면도, 가구LIST	1 / 60			

Project Title
창의.융합 첨단강의실
구축 공사

Project Name
서일대학교 호천관 4층
IoT 전자공학과 실습실

Project No.

Drawn By

Checked By

Designed By

Approved By

Drawing Title

도면 목록표

Scale
1 / 100

Sheet No.
A-101

공사 개요

공사명	서일대학교 호천관 창의.융합 첨단강의실 구축공사
공사위치	서울특별시 중랑구 면목동 37-1, 호천관 4층 (컴전)실습실 1개소
공사면적	지상5층 : 1160.63 M2 중 103.59 M2

공사주요내용

구 분			공 사 주 요 내 용	구 분			공 사 주 요 내 용	
(컴전)실습실	건 축	바 닥	엑세스플로어 설치 (바닥콘센트 위치에 타공작업: 건축공사분)					
			실습실 출입문에 경사면 설치					
		벽	각재틀 + 흡음타공보드 마감					
			기존 칠판(화이트보드) 철거후 백페인트 글라스 설치					
		천 정	기존천정 유지					
		창 호						
		가 구	실습책상 및 의자 설치					
			수납장 설치					
		집기류	모니터 및 PC본체는 별도설치 (내역제외)					
	철 거	기존 책상 및 의자 ,수납장 폐기						
		기존 화이트보드(칠판) 폐기						
	전기설비	실습책상 하부 : 개별 전기콘센트 및 LAN설비 설치 (책상1개에 2개소 설치)						
		개별 분전반 설치						
기존 L2스위치 박스 이동설치 : 분전반 하부								

Project Title
창의.융합 첨단강의실
구축 공사

Project Name
서일대학교 호천관 4층
IoT 전자공학과 실습실

Project No.

Drawn By

Checked By

Designed By

Approved By

Drawing Title

공사 개요

Scale
1 / 100

Sheet No.
A-102

■ 실내재료 마감표

구 분	실 명	바 닥			걸 레 받 이			벽 체			천 정			비 고
		바 탕	마 감	두께	바 탕	마 감	높이	바 탕	마 감	비고	바 탕	마 감	천정고	
지상 4층	실습실	T200 ACCESS FLOOR	T3 전도성비닐타일 (600*600) VT 01	60	30X30 각재틀 / T9 합판 1겹 + T9 MDF 1겹	인테리어 필름 (방염) SH 03	100	30X30 각재틀 / T9 합판 1겹	T15 흡음타공보드 (방염) WB 01			기존 암면흡음텍스 유지	2400 OR 2550	
								T9 MDF 1겹	T15 흡음타공보드 (방염) WB 01	(창문측벽)				
NOTE	1. 모든 목재마감재는 방염처리 할것. 2. 수성페인트는 친환경제품을 사용할것. 3. 인테리어필름은 방염성능검사 합격제품으로 시공할것.													

Project Title
창의.융합 첨단강의실
구축 공사


Project Name
서울대학교 호천관 4층
IoT 전자공학과 실습실

Project No.

Drawn By
Checked By
Designed By
Reviewed By

Drawing Title
실내재료마감표

Scale	Title
1 / 100	
Sheet No.	Rev. No.
	A- 103

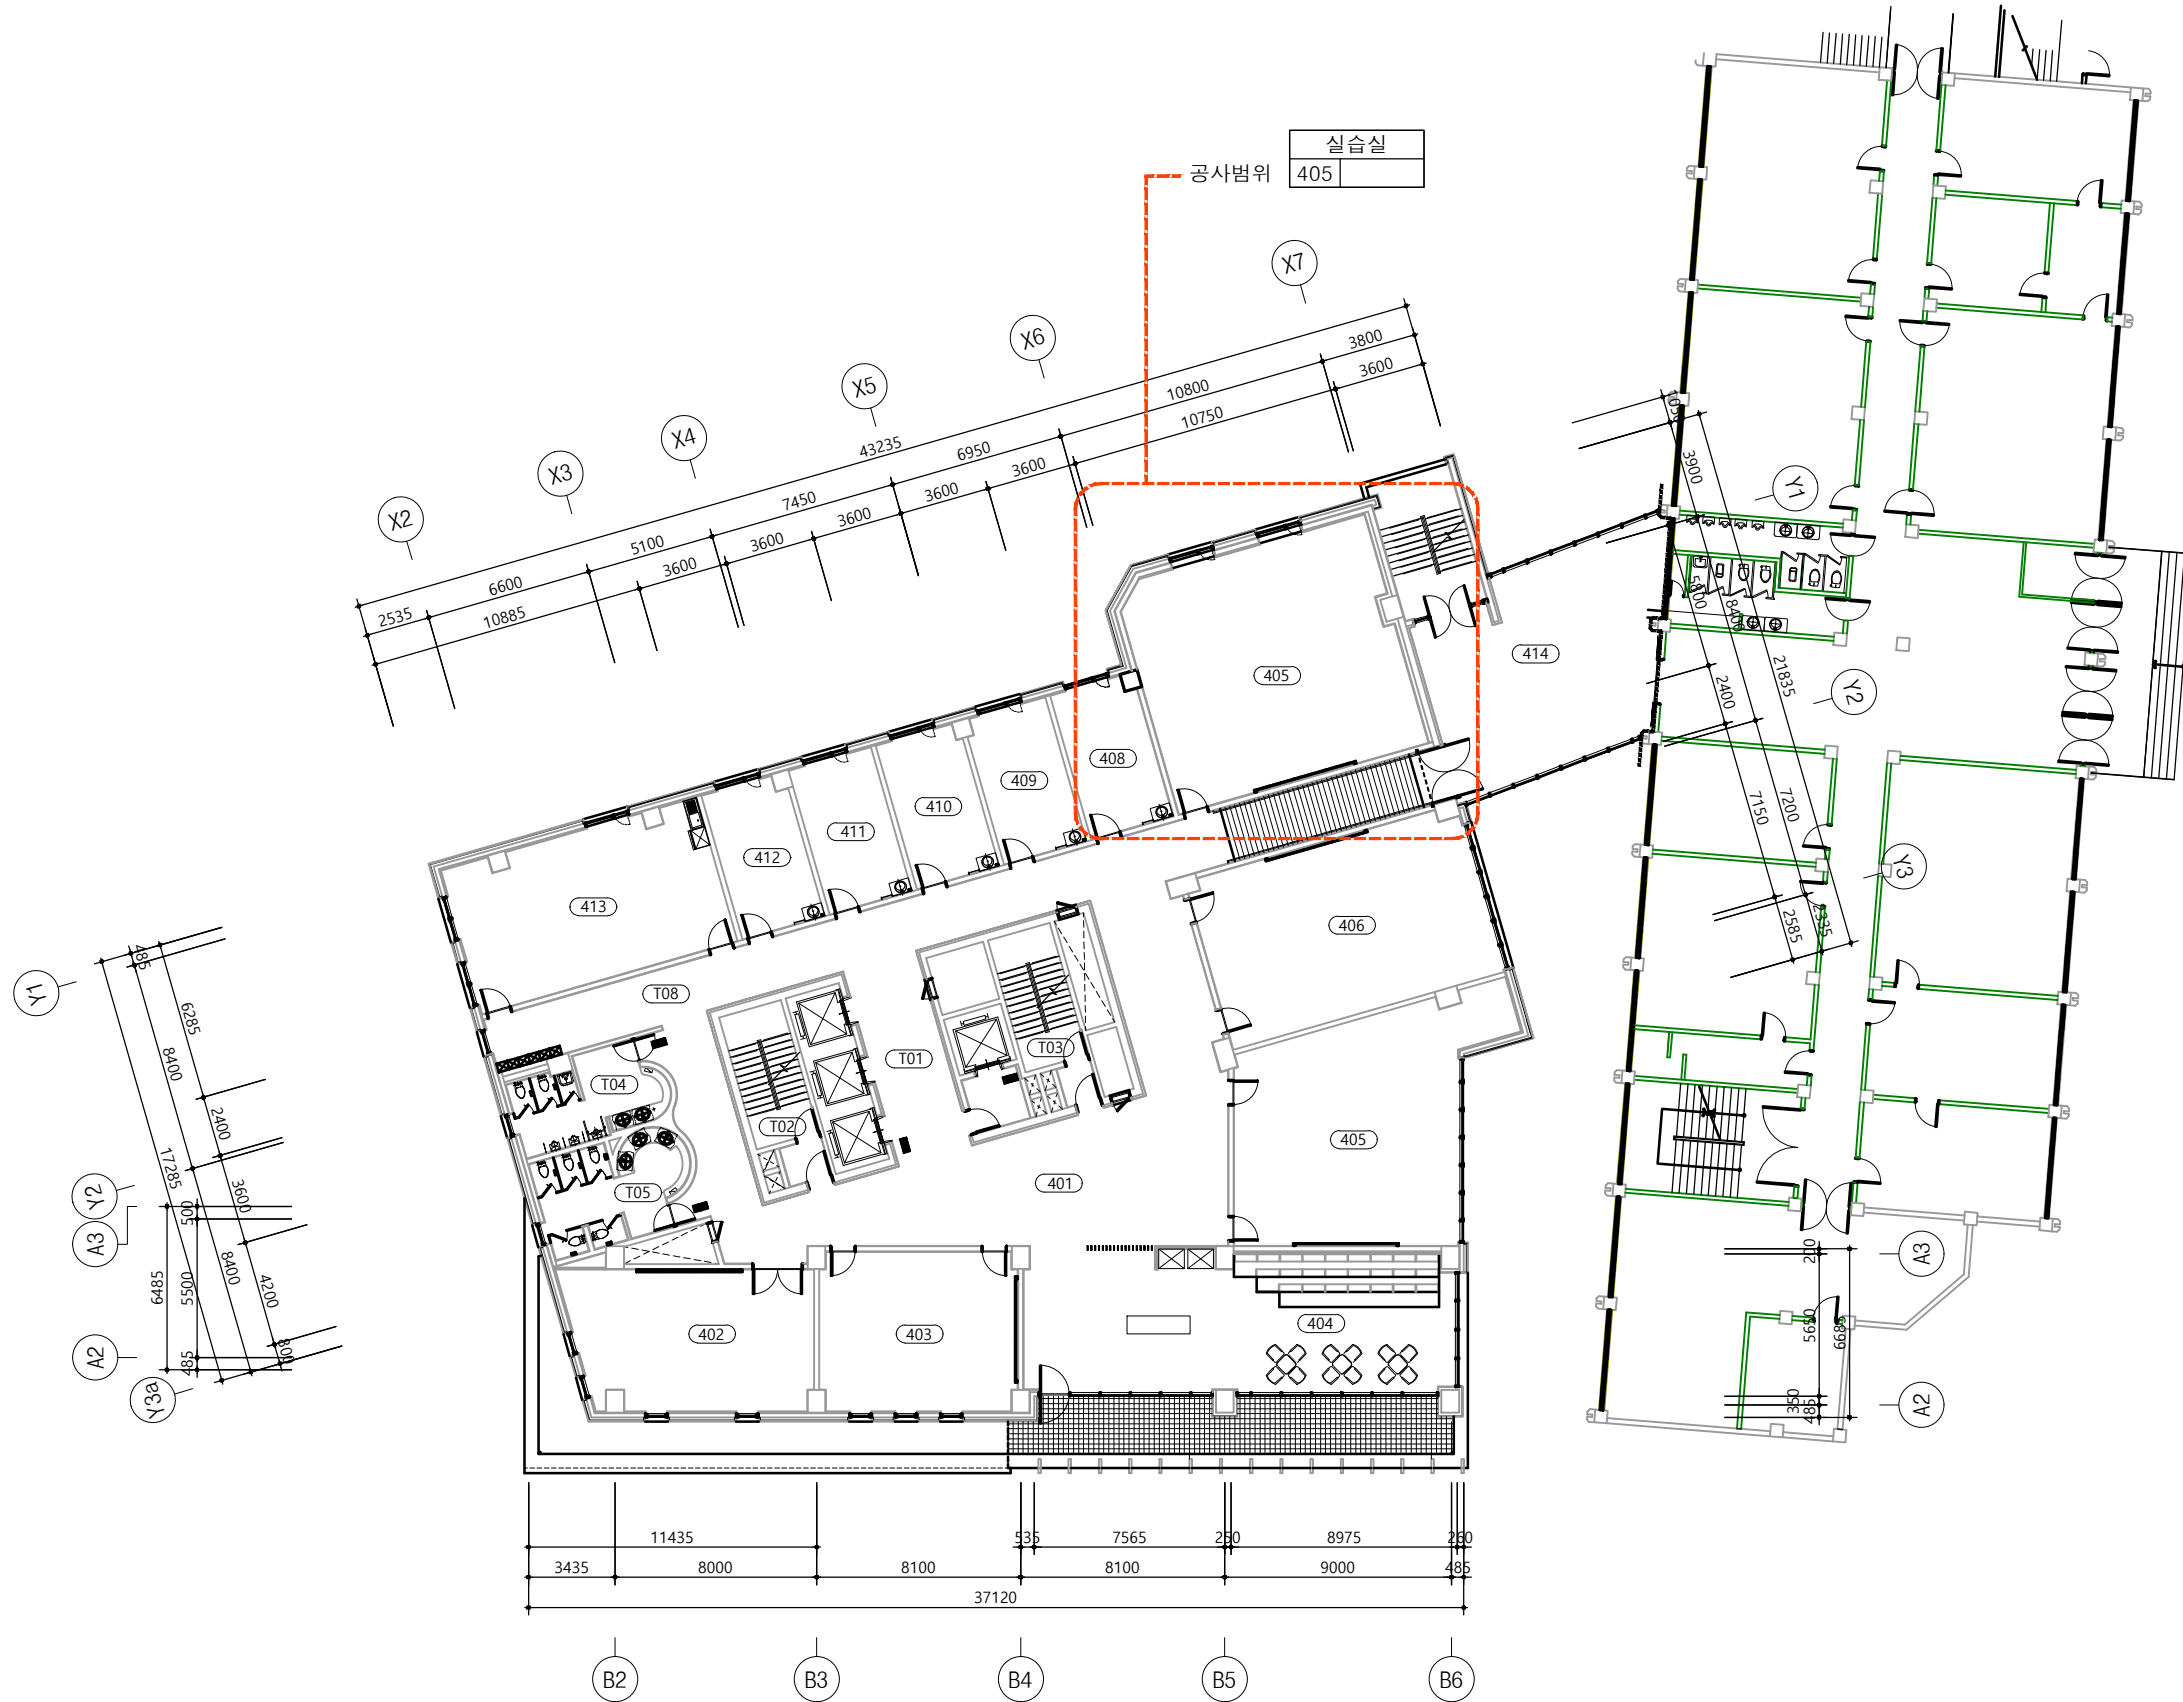

지 상 4 층 전 체 평 면 도

축 척 : 1 / 300

변경전

창의·융합 첨단강의실
구축 공사

서일대학교 호천관 4층
IoT 전자공학과 실습실

Project No.

Drawn By

Checked By

Designed By

Reviewed By

Drawing Title

지 상 4 층 전 체 평 면 도

Scale


1 / 300

Sheet No.

A-201

광림AD 건축사무소
KWANG LIM Architect Office
Tel 02. 858. 5716 Fax 02. 2069. 1023

Y1

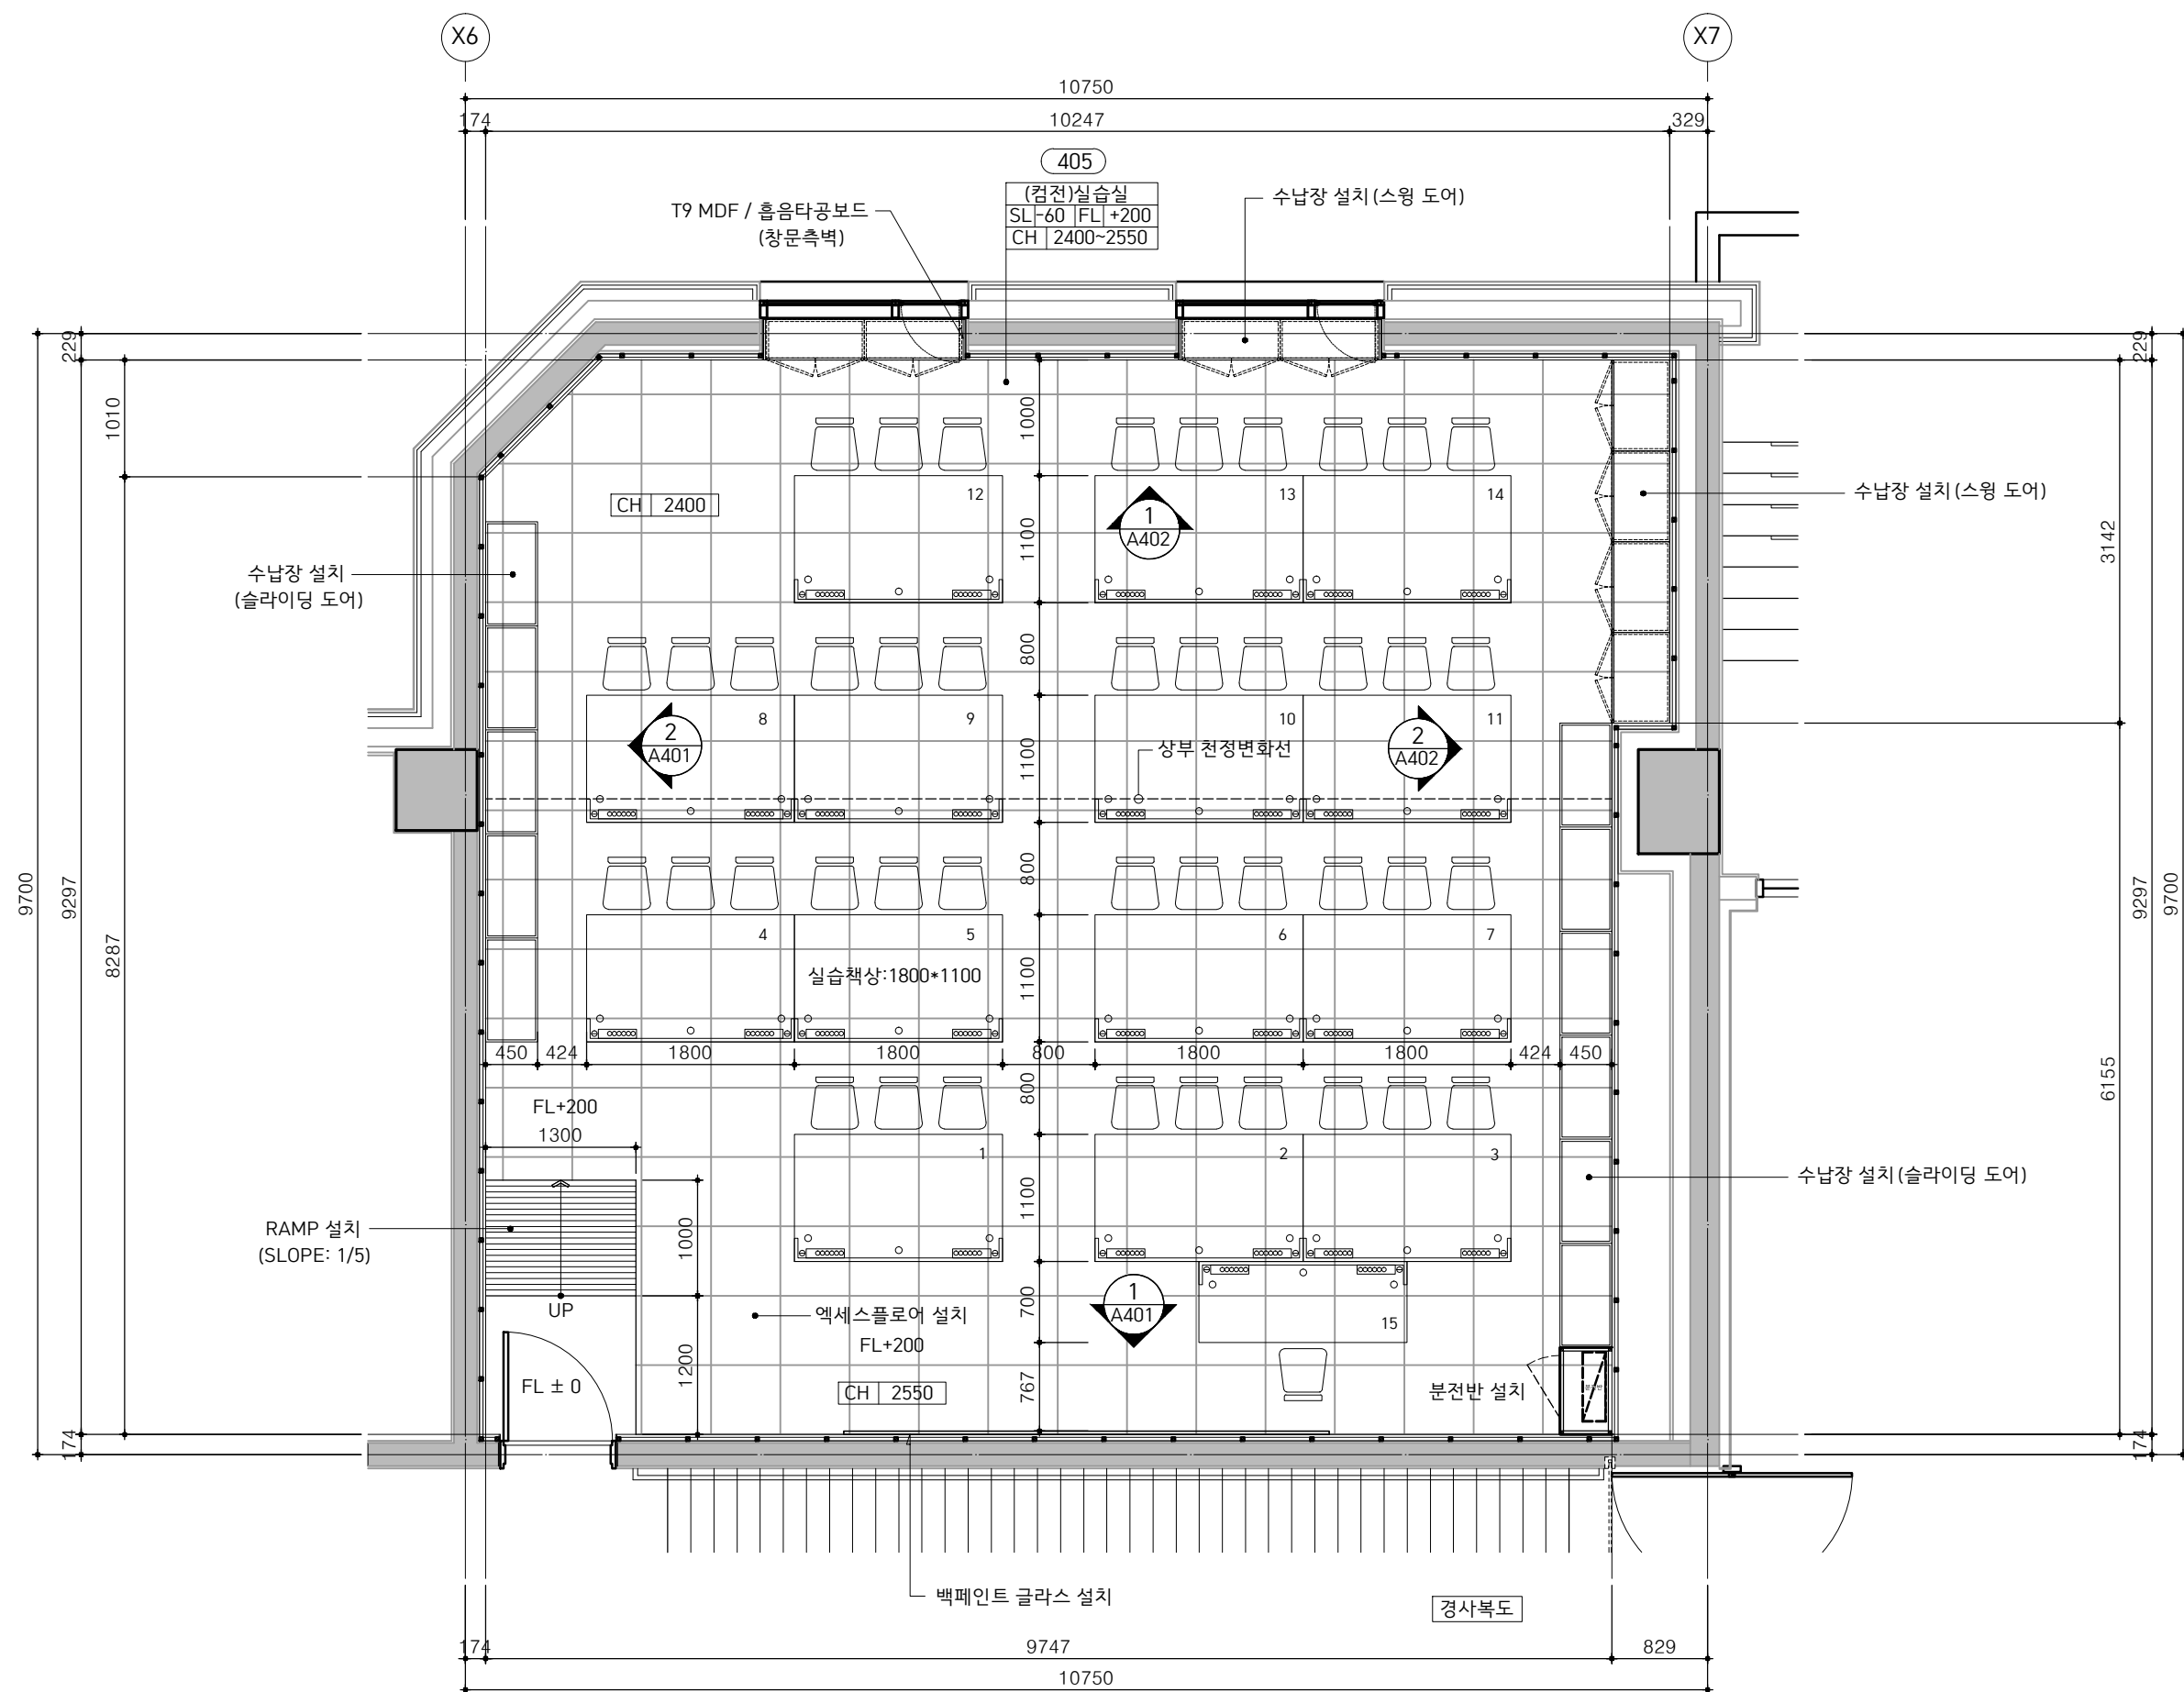

405
(컴전)실습실
SL-60 | FL +200



4 층 평 면 도(변경후)

축 척 : 1 / 60

실습책상 14개*3인 = 42인

변경 후

창의·융합 첨단강의실
건축 공사

서일대학교 호천관 4층
IoT 전자공학과 실습실

Project No.

Drawn By

Checked By

Designed By

Approved By


Drawing Title

4 층 평 면 도


Scale 1 / 60

Sheet No. Rev. No. A-302

광림AD 건축사무소
KWANG LIM Architect Office
Tel 02, 858, 5716 Fax 02, 2069, 1023

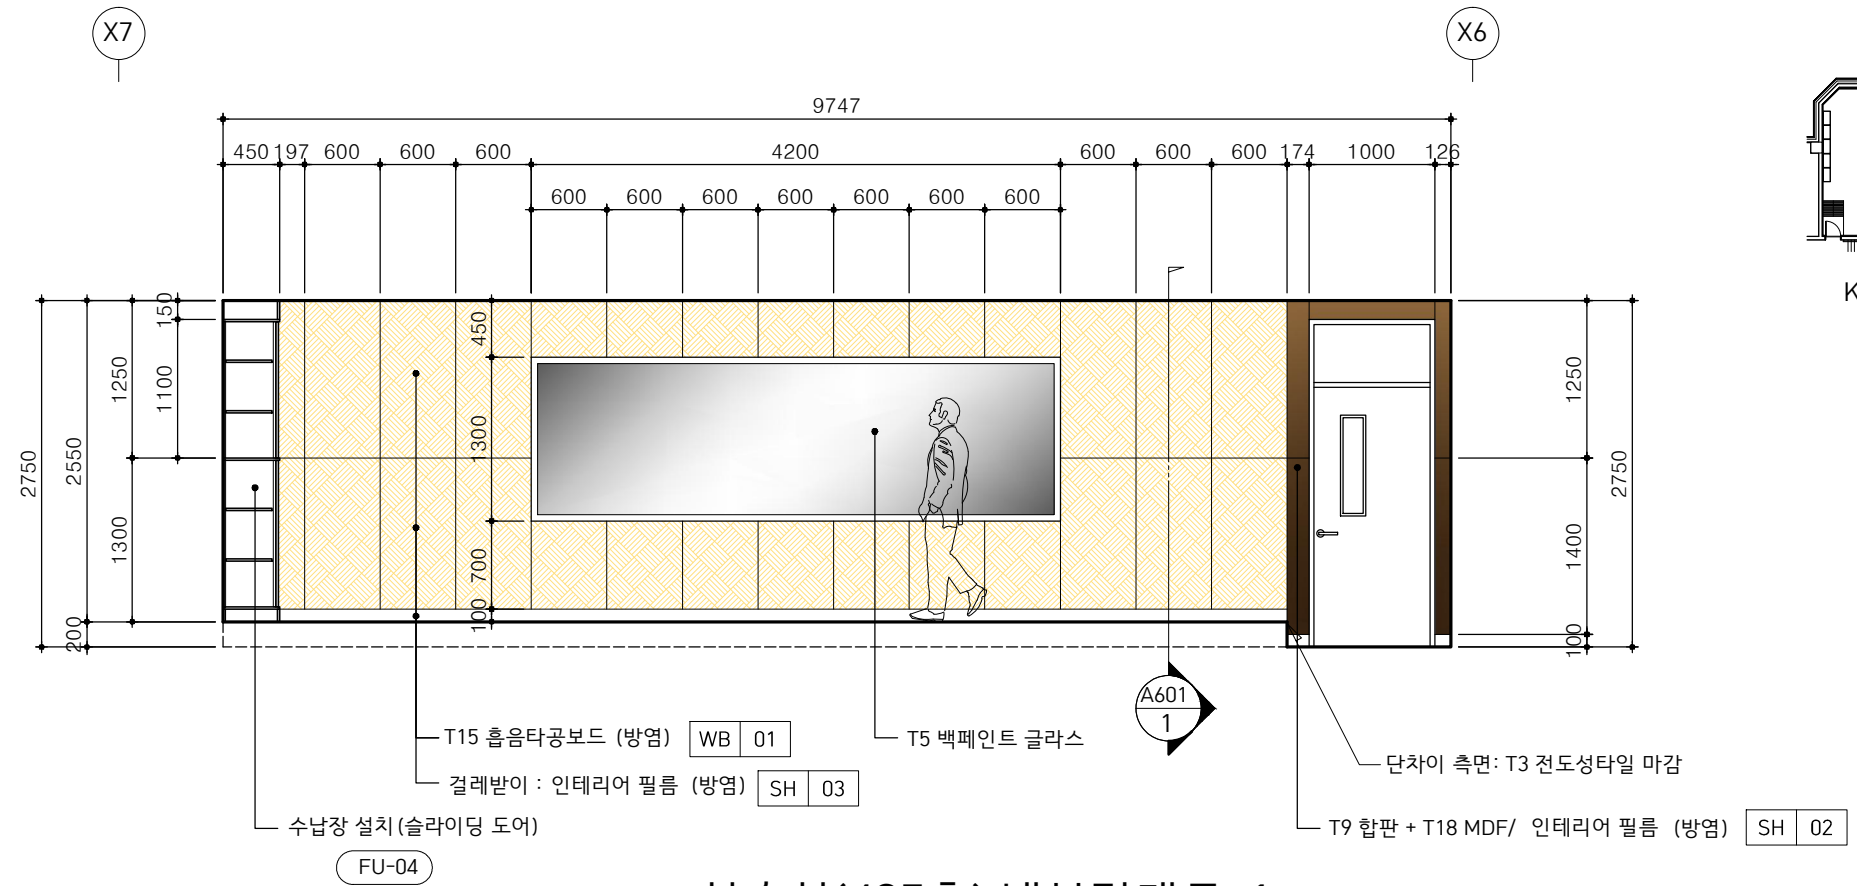


1 실습실(405호) 내부전개도-1
축척 : 1 / 60

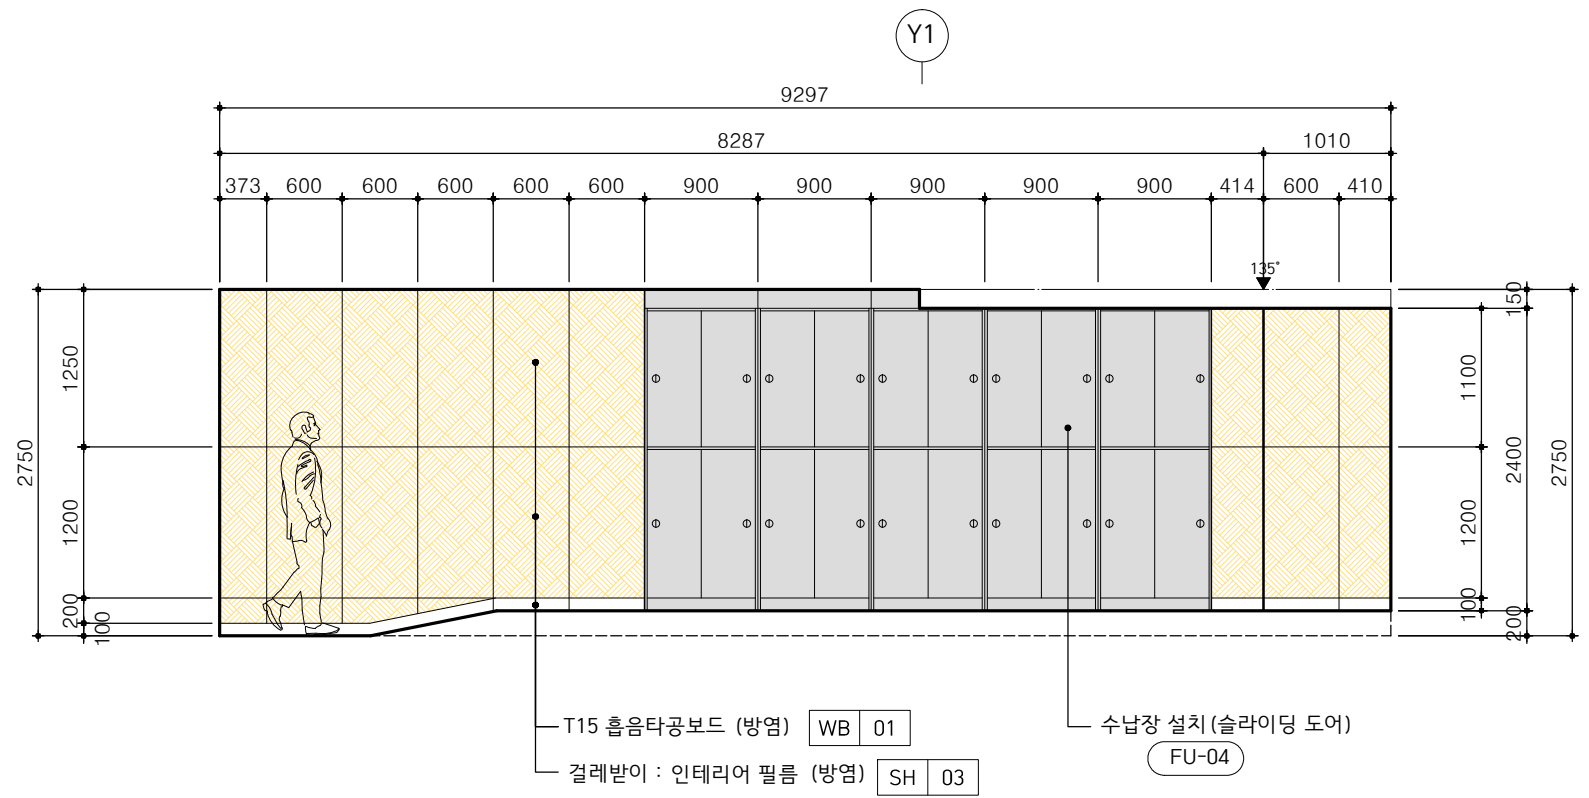


2 실습실(405호) 내부전개도-2
축척 : 1 / 60

Project Title	창의·융합 첨단강의실 건축 공사
Project Name	서일대학교 호천관 4층 IoT 전자공학과 실습실
Project No.	
Drawn By	
Checked By	
Designed By	
Approved By	
Drawing Title	실습실(405호) 내부전개도-1
Scale	1 / 60
Sheet No.	A- 401

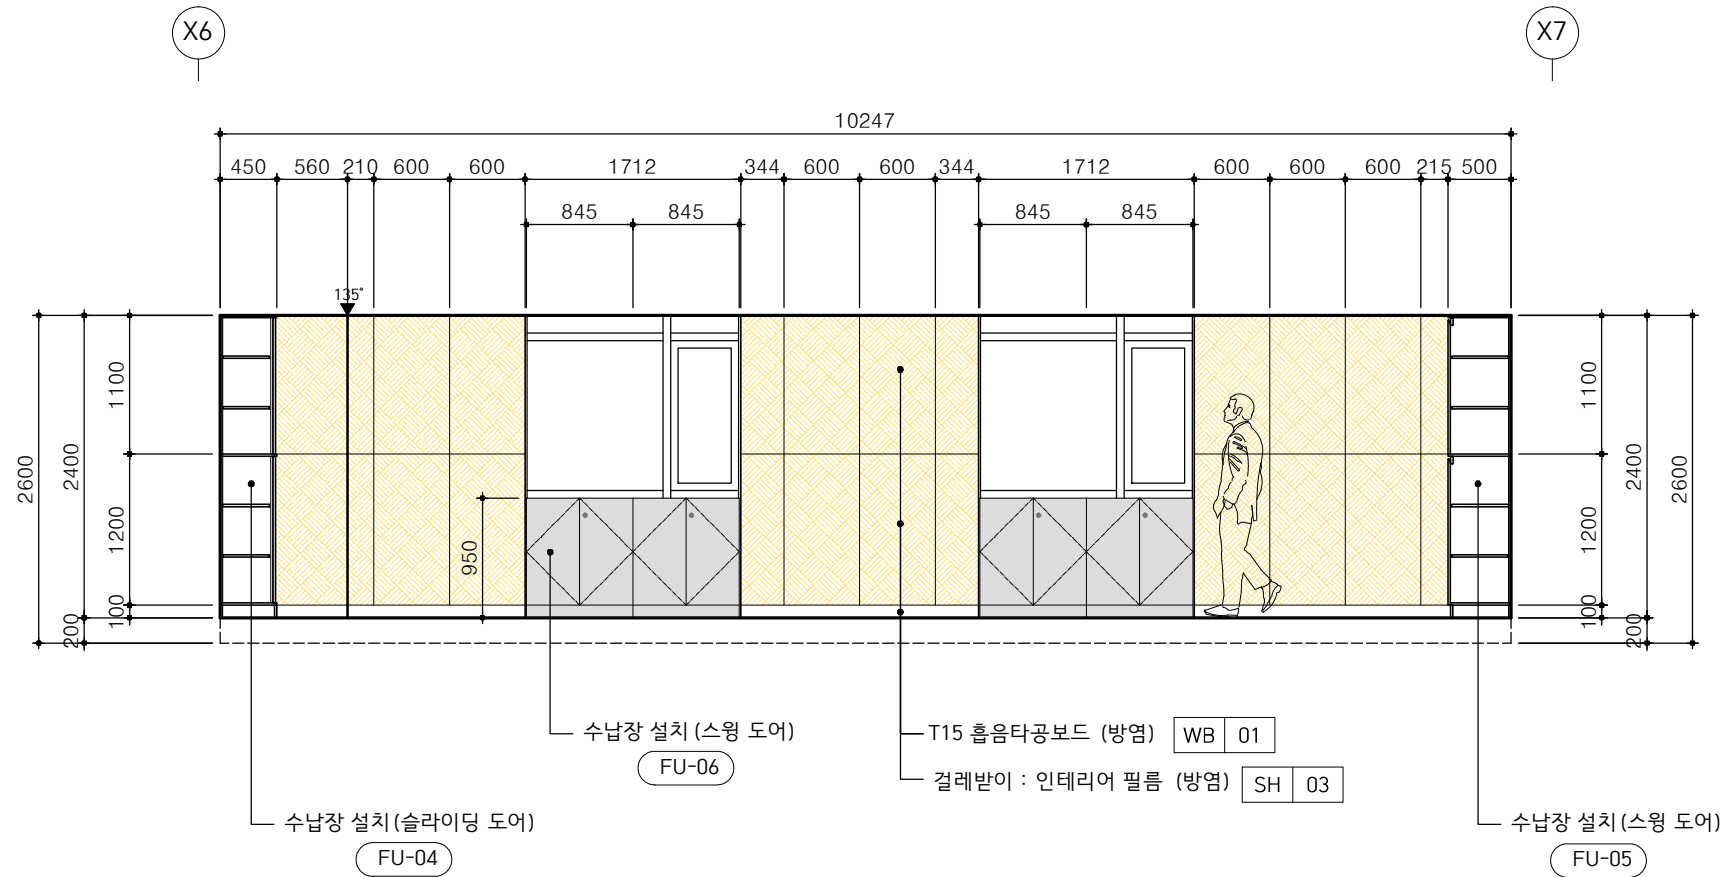


1 실습실(405호) 내부전개도-1
축 척 : 1 / 60

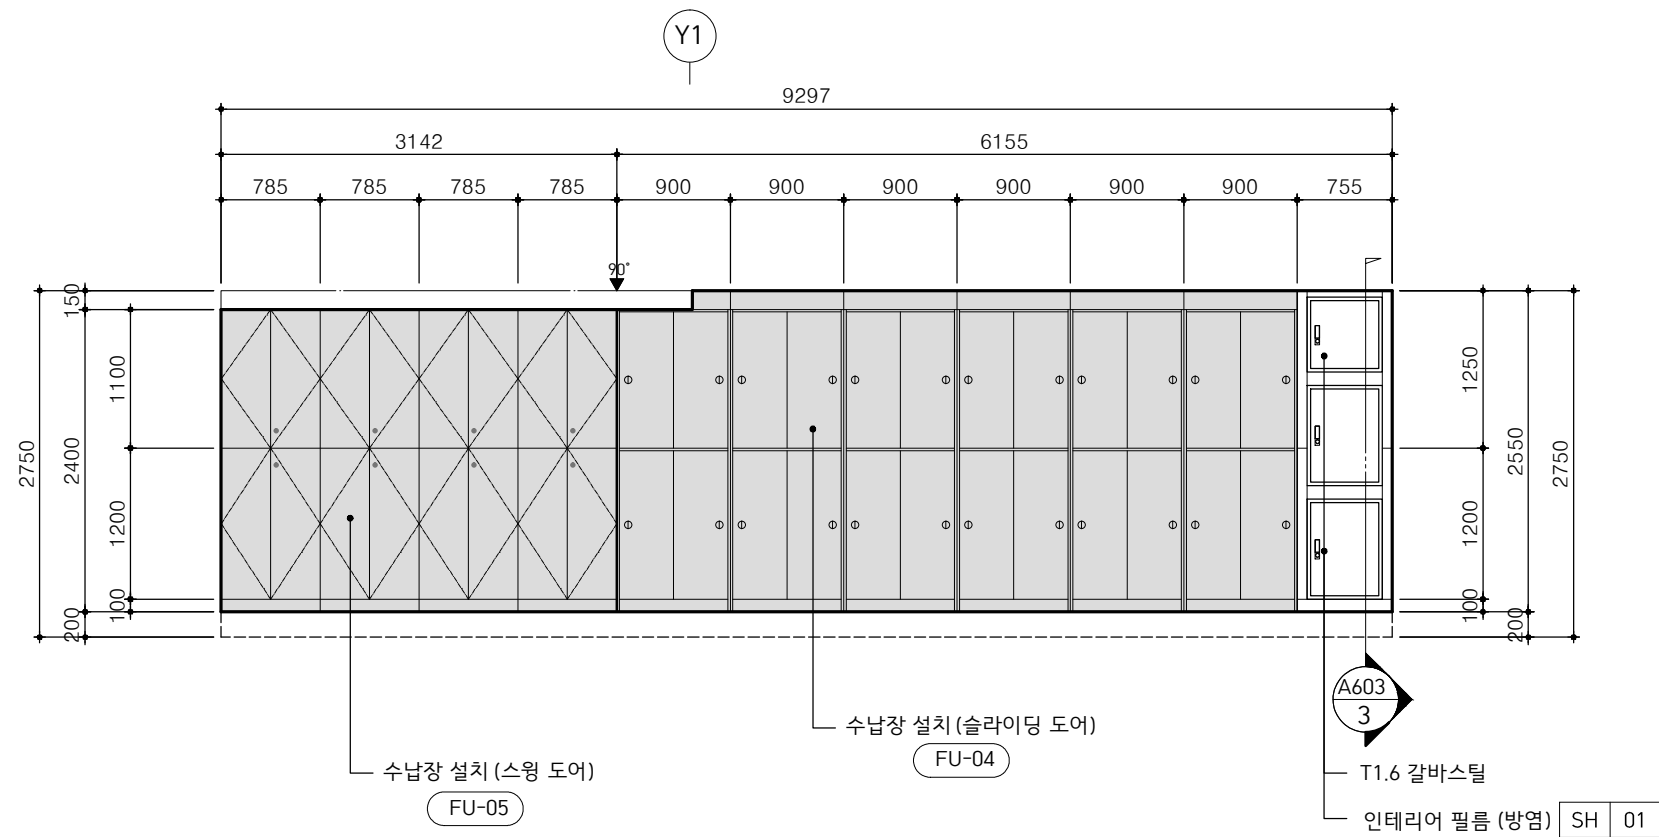

2 실습실(405호) 내부전개도-2
축 척 : 1 / 60

Project Title	창의·융합 첨단강의실 건축 공사
Project Kind	서일대학교 호천관 4층 IoT 전자공학과 실습실
Project No.	
Drawn By	
Checked By	
Designed By	
Approved By	
Drawing Title	실습실(405호) 내부전개도-2
Scale	1 / 60
Sheet No.	A- 402

명칭	규격	수량
천정 점검구	450 * 450	2
시스템박스 타공	240 * 140	32

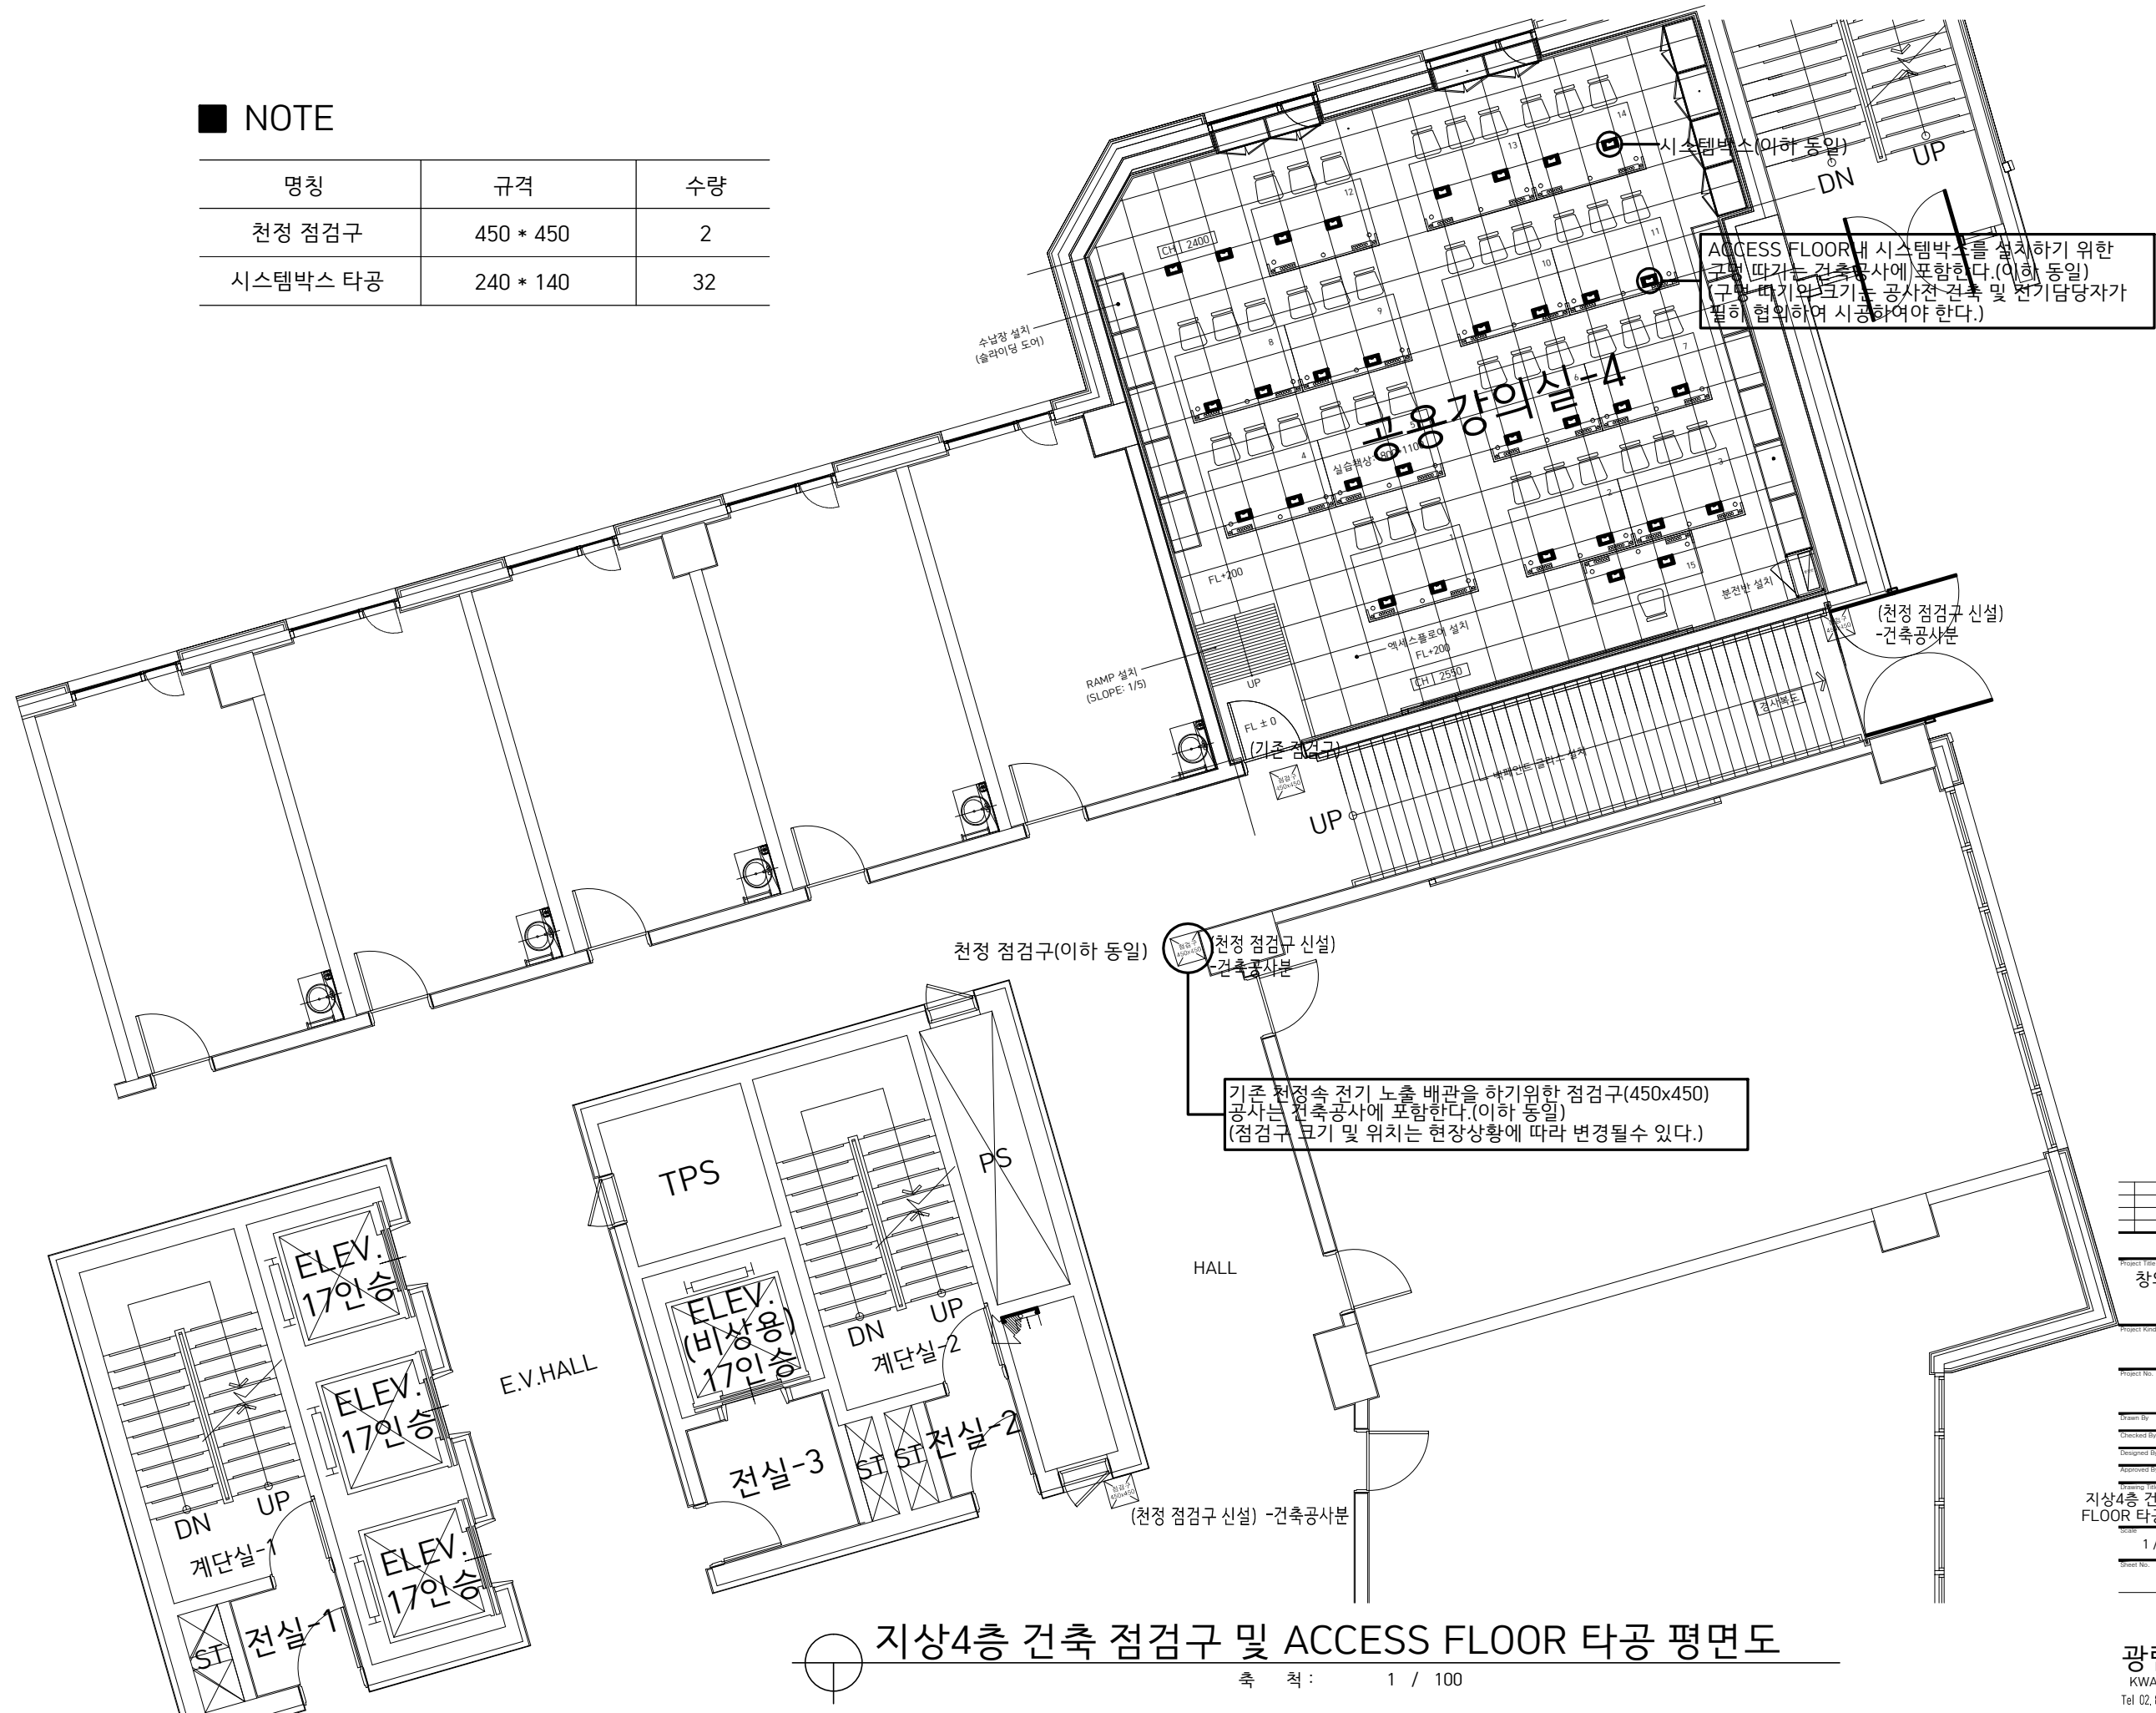

지상4층 건축 점검구 및 ACCESS FLOOR 타공 평면도

총칙 : 1 / 100

창의.융합 첨단강의실
구축 공사

Project Kinds

Project No. _____

Drawn By _____

Checked By _____



Designed By _____

지상4층 건축 점검구 및 ACCESS
FLOOR 타공 평면도

Scale	Date
1 / 100	

Sheet No.	Rev. No.
	A-501


광림AD 건축사무소
KWANG LIM Architect Office
Tel 02.858.5716 Fax 02.2069.1023

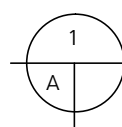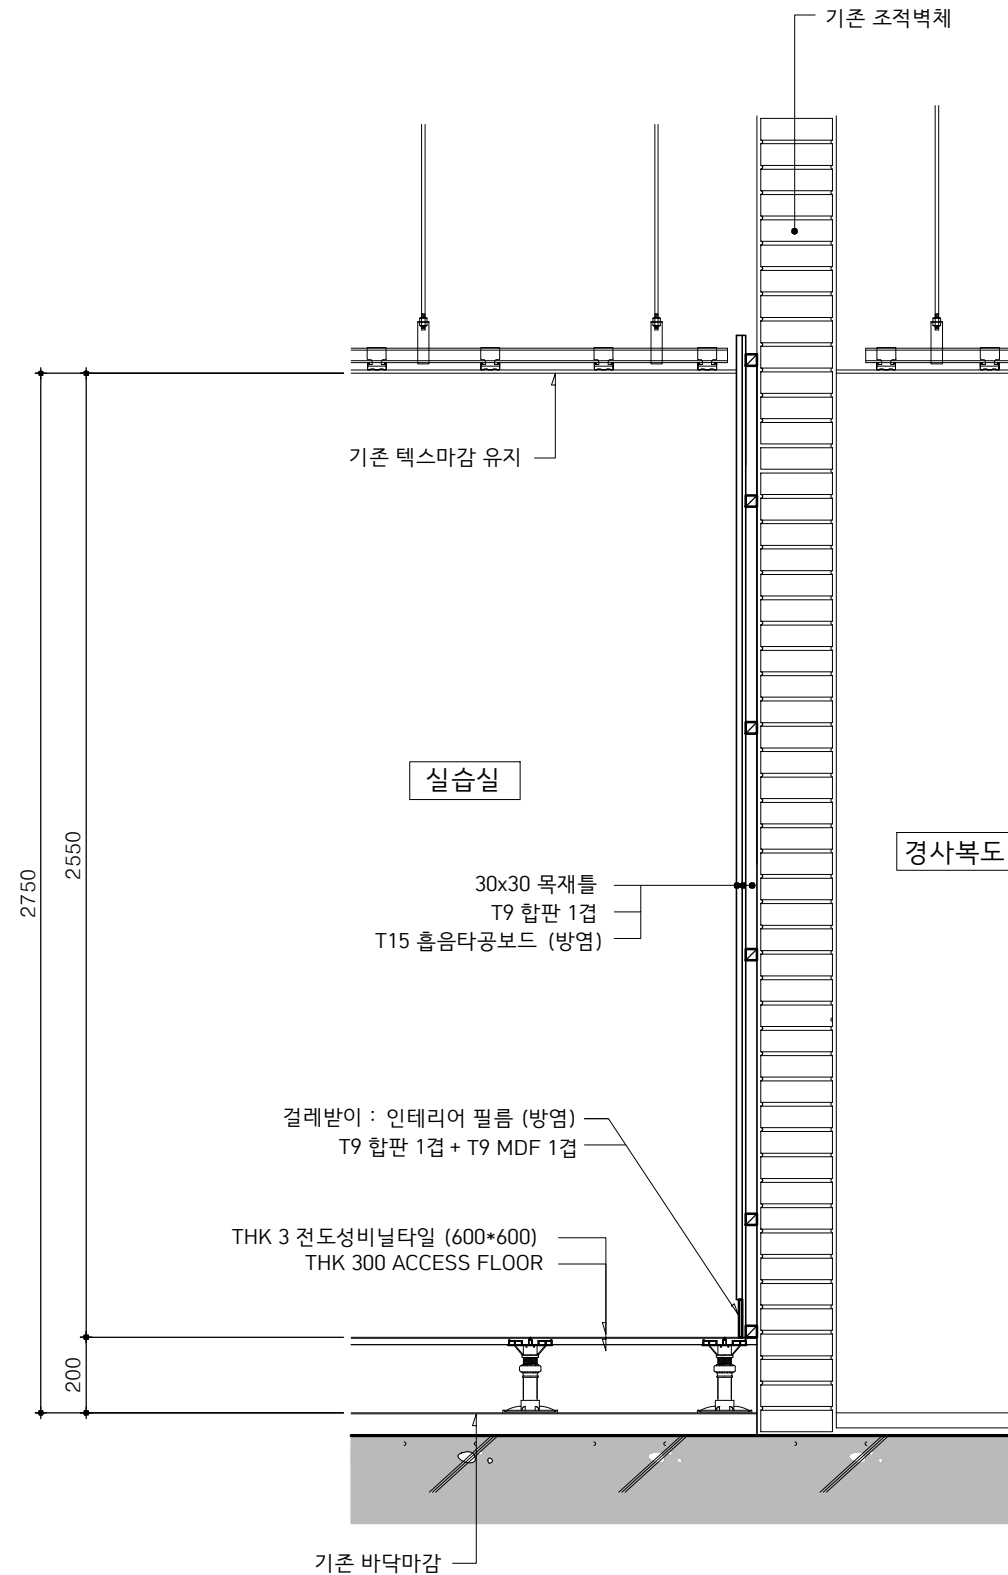

벽체 상세도-1


SCALE : 1 / 20

Project Title	
창의.융합 첨단강의실 구축 공사	
Project Name	
서일대학교 호천관 4층 IoT 전자공학과 실습실	
Project No.	
Drawn By	
Checked By	
Designed By	
Reviewed By	
Drawing Title	
벽체 상세도-1	
Scale	Unit
1 / 20	
Sheet No.	Rev. No.
	A- 601

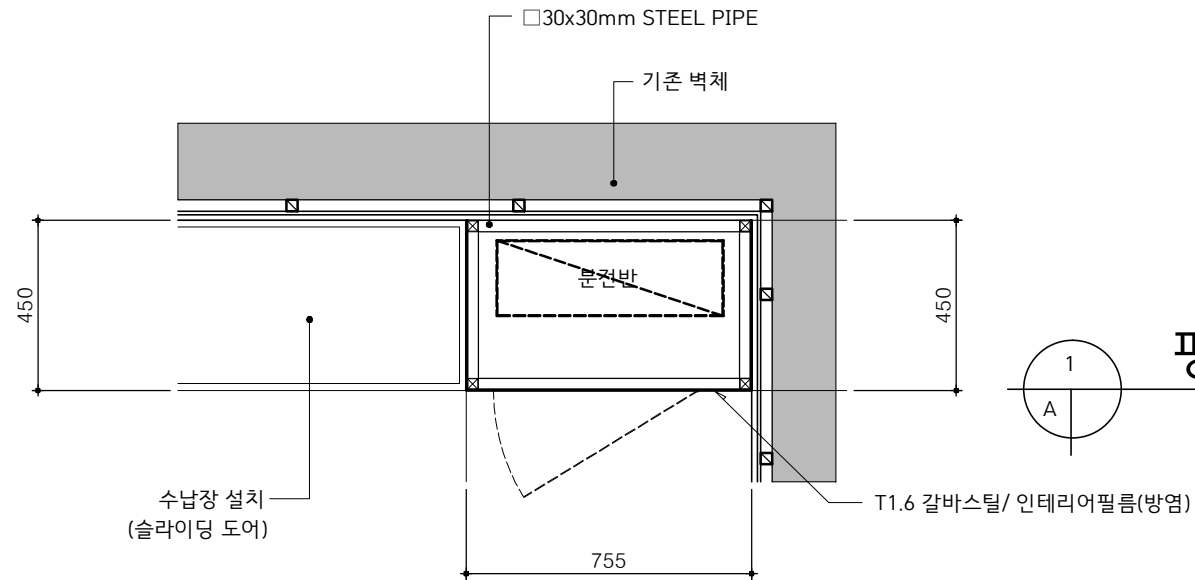


평면 상세도

SCALE : 1 / 20

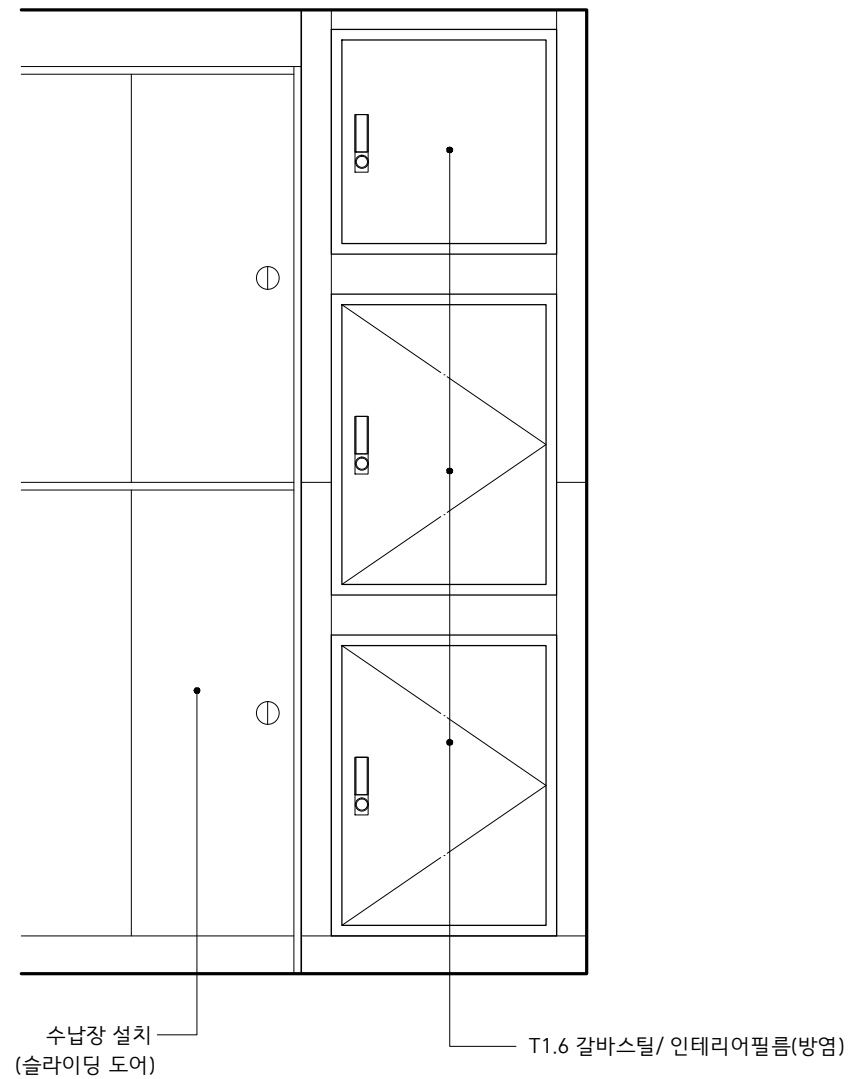

입면 상세도


SCALE : 1 / 20

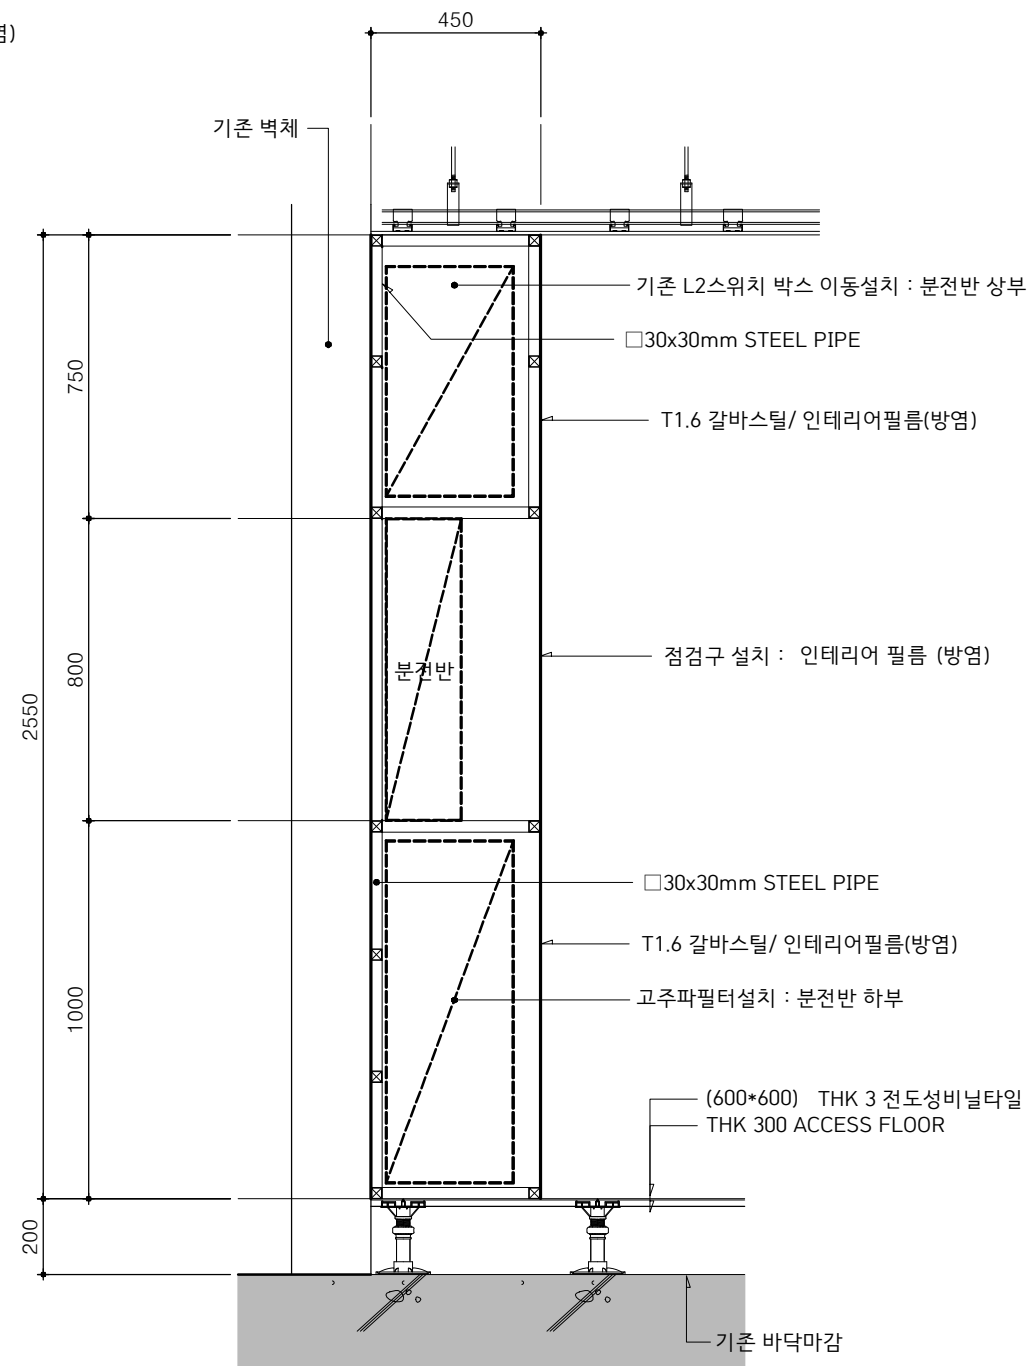

단면 상세도

SCALE : 1 / 20


Project Title	
창의·융합 첨단강의실 구축 공사	
Project Name	서일대학교 호천관 4층 IoT 전자공학과 실습실
Project No.	
Drawn By	
Checked By	
Designed By	
Approved By	
Drawing Title	벽체 상세도-2
Scale	1 / 20
Sheet No.	A- 602

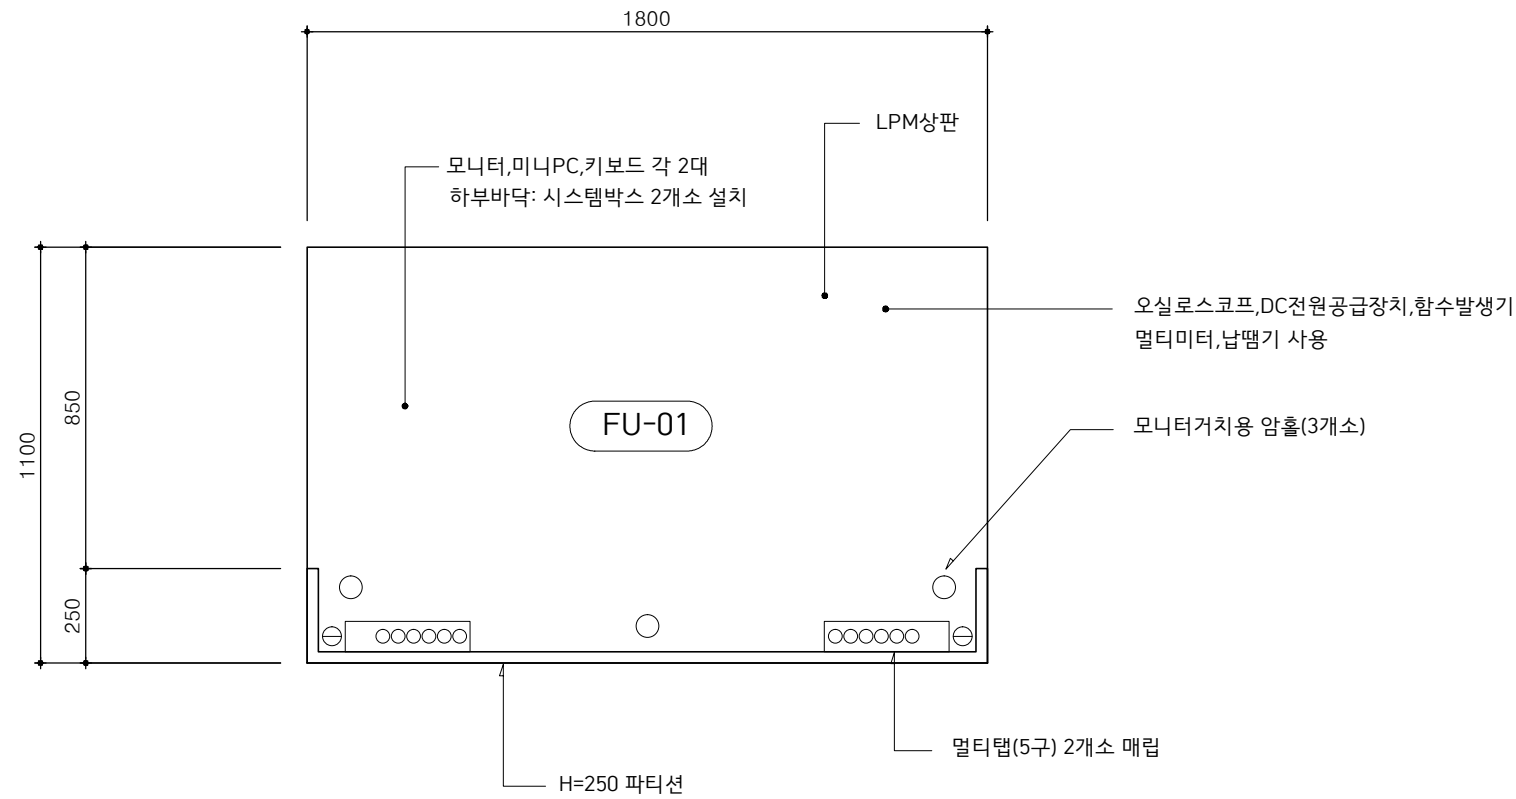

PLAN


SCALE : 1 / 20

FU-01

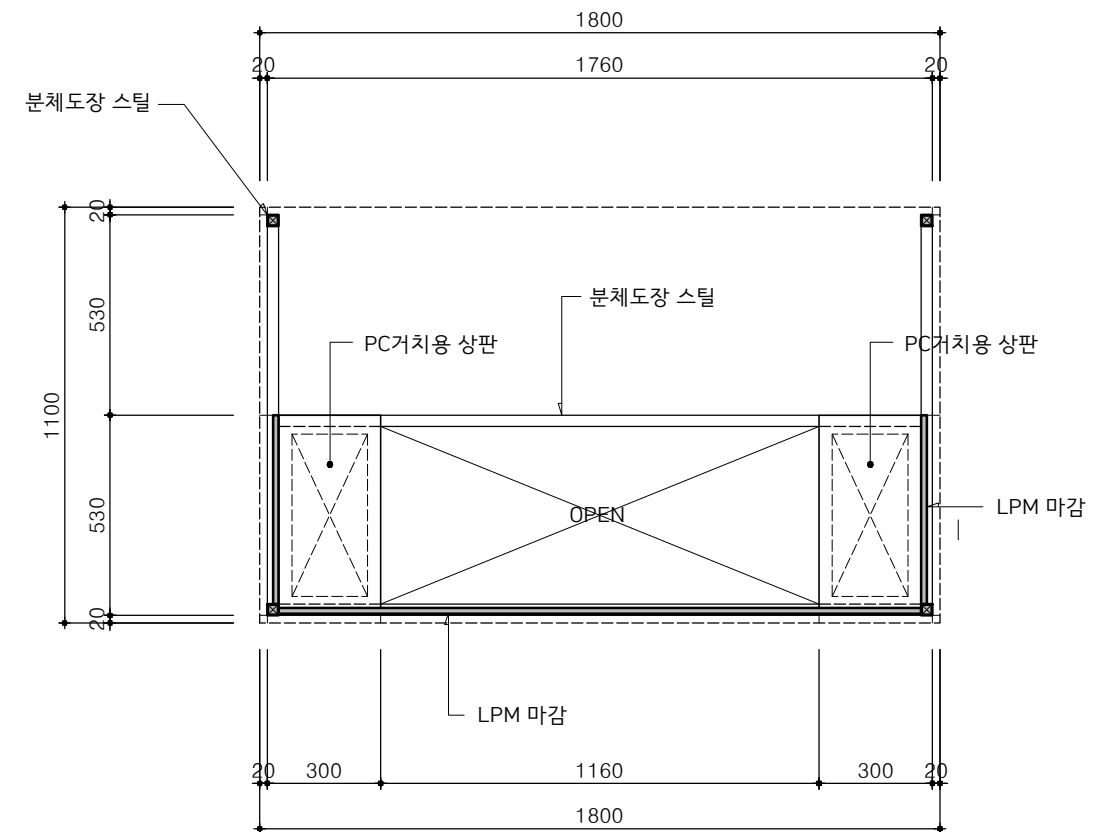


SECTION "A"

SCALE : 1 / 20

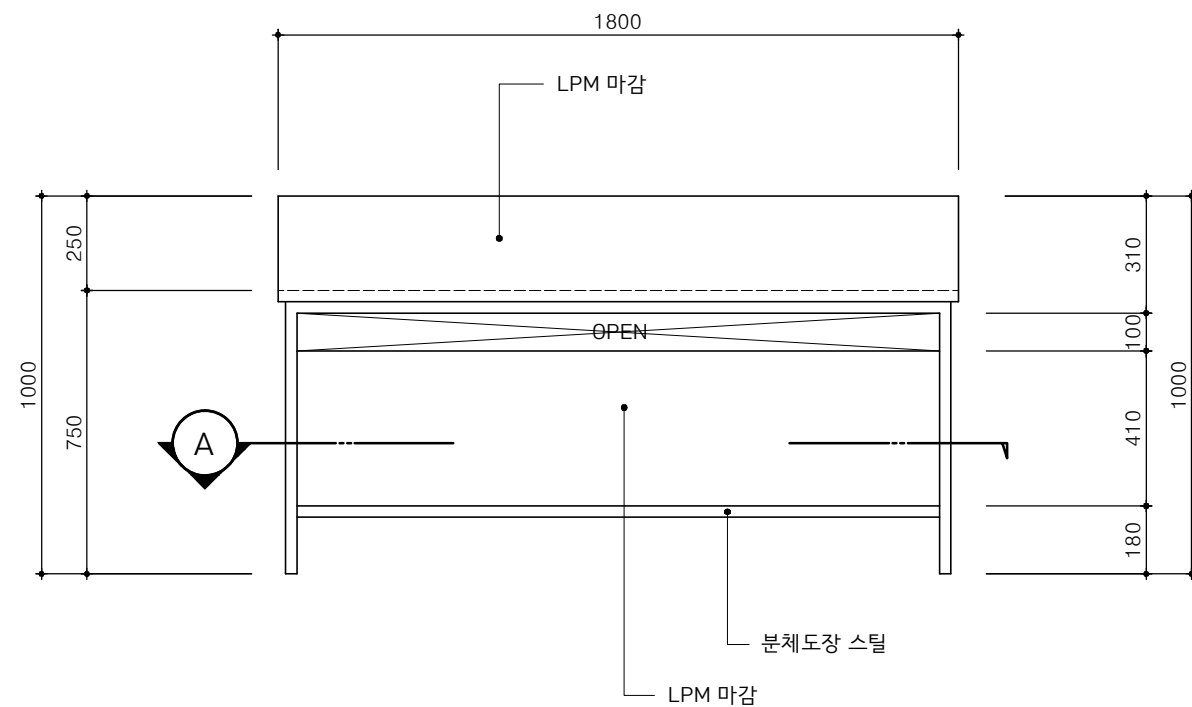

FRONT VIEW


SCALE : 1 / 20

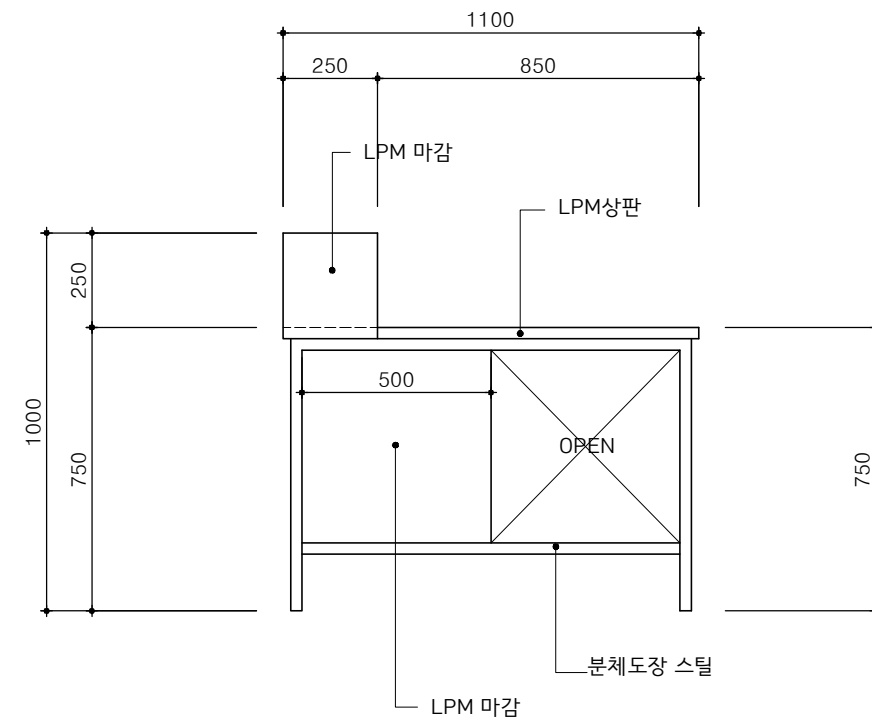


SIDE VIEW

SCALE : 1 / 20


Project Title	창의·융합 첨단강의실 건축 공사
Project Name	서울대학교 호천관 4층 IoT 전자공학과 실습실
Project No.	
Drawn By	
Checked By	
Designed By	
Approved By	
Drawing Title	가구 상세도-1
Scale	1 / 20
Sheet No.	A- 603

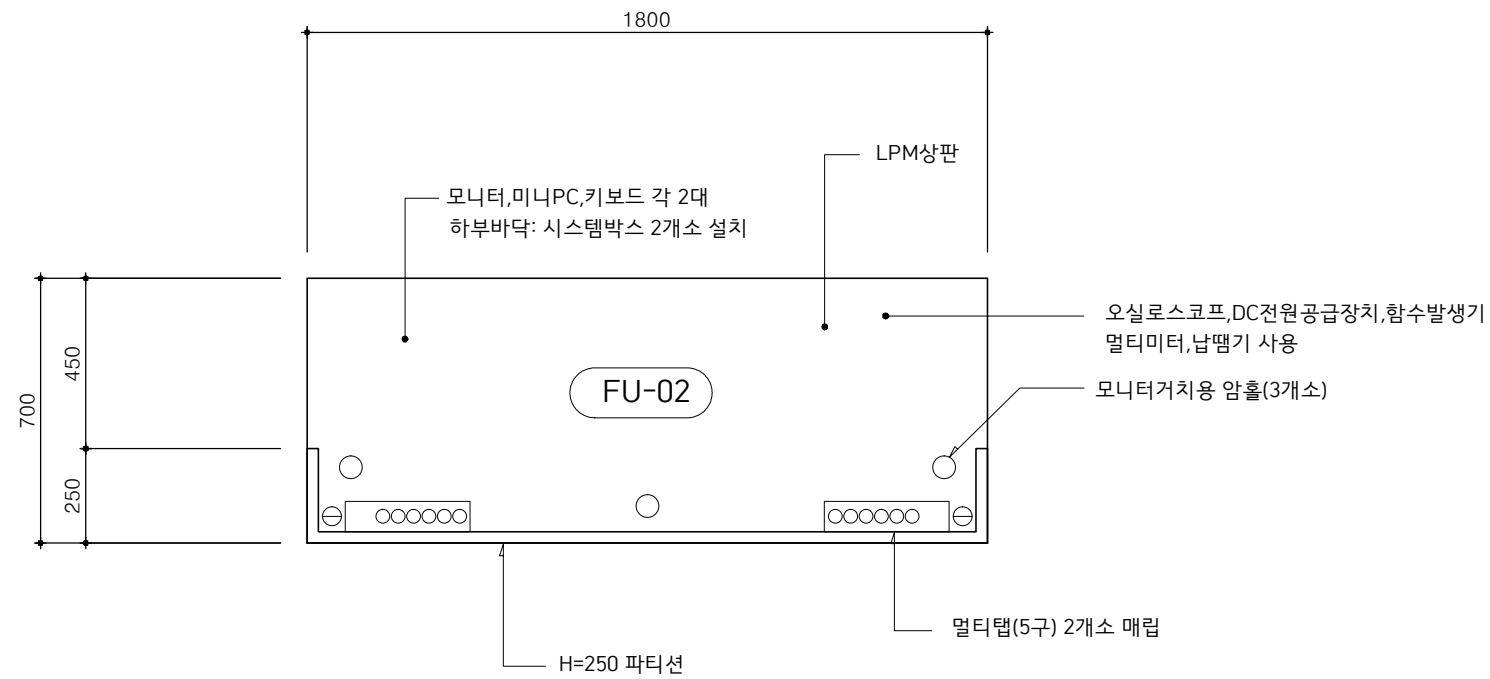


PLAN
SCALE : 1 / 20
FU-02

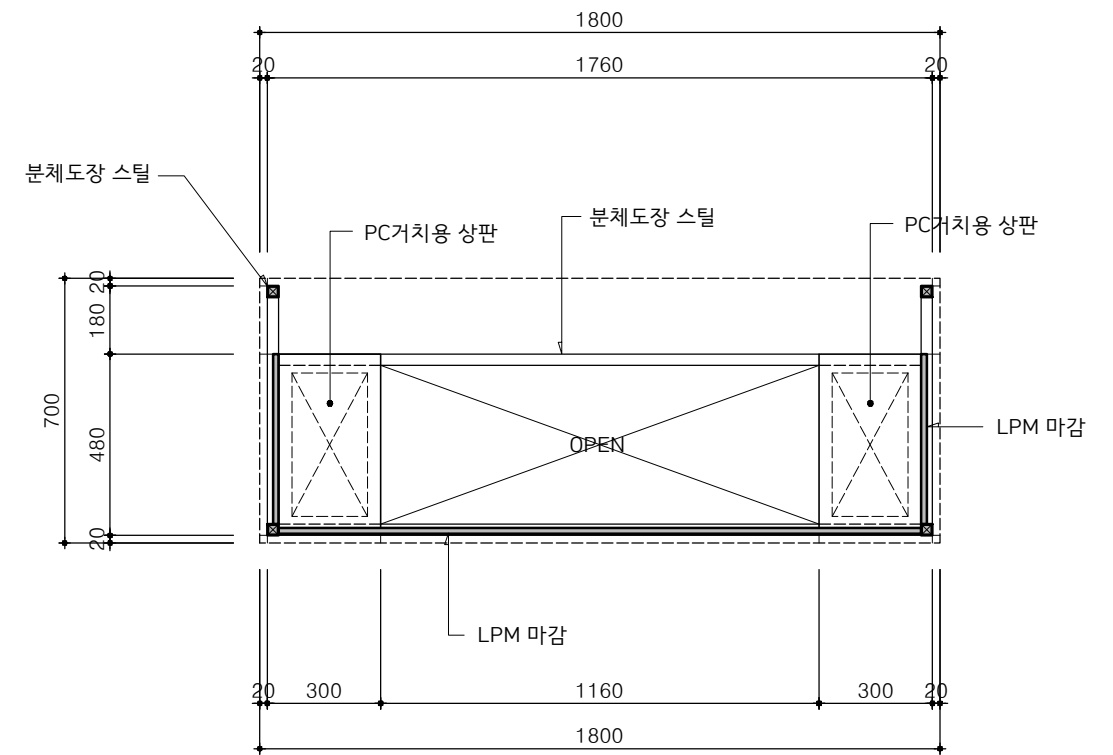

SECTION "A"
SCALE : 1 / 20

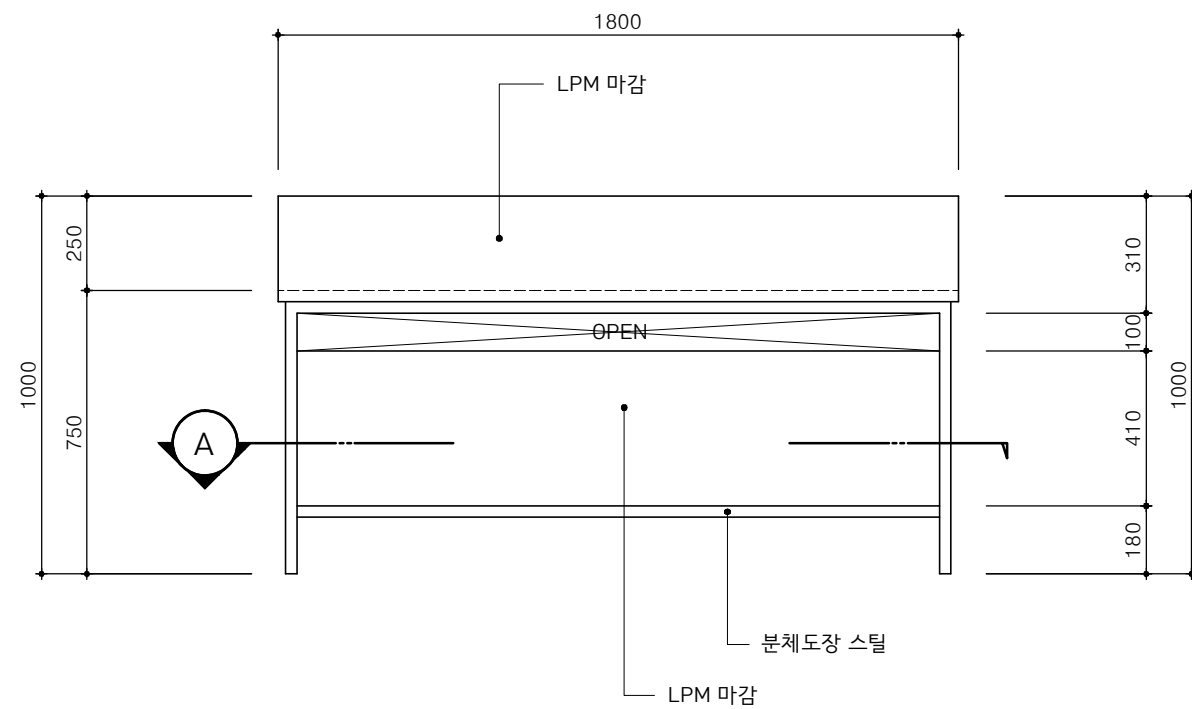

FRONT VIEW
SCALE : 1 / 20

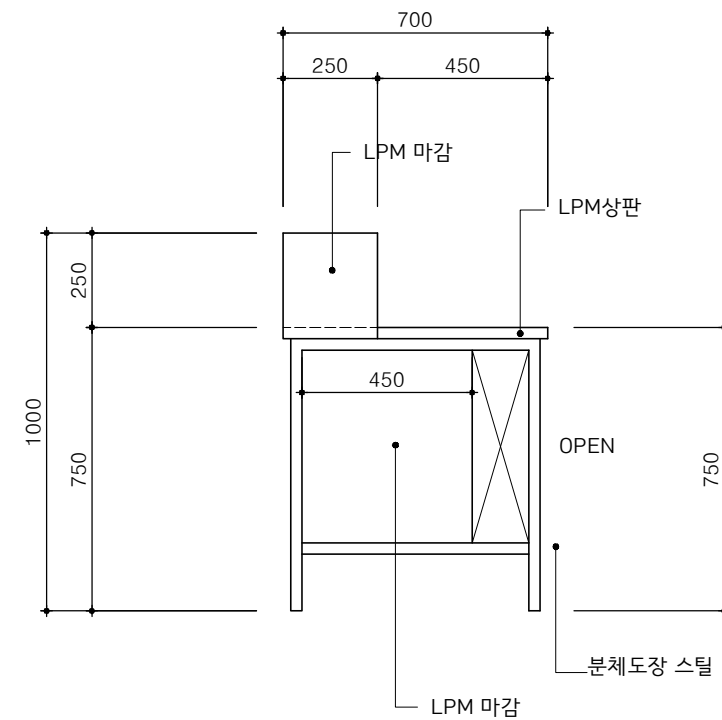

SIDE VIEW
SCALE : 1 / 20

Project Title	창의·융합 첨단강의실 구축 공사
Project Name	서울대학교 호천관 4층 IoT 전자공학과 실습실
Project No.	
Drawn By	
Checked By	
Designed By	
Approved By	
Drawing Title	가구 상세도-2
Scale	1 / 20
Sheet No.	A- 604

