

열선시스템 설계 평면도

Snow Melting System

[2026년 겨울철 상습결빙구간 도로열선 시스템 설치사업]

강동구청

본 도면은 이해를 돕기위한 기초도면으로

현장실측 후


판넬의 위치, 수량, 용량

열선의 위치, 길이

CCTV 위치 등이 변경될 수 있습니다.

열선시스템 전체 평면도


[경사로 연장 : 83m / 4차선(3줄)]

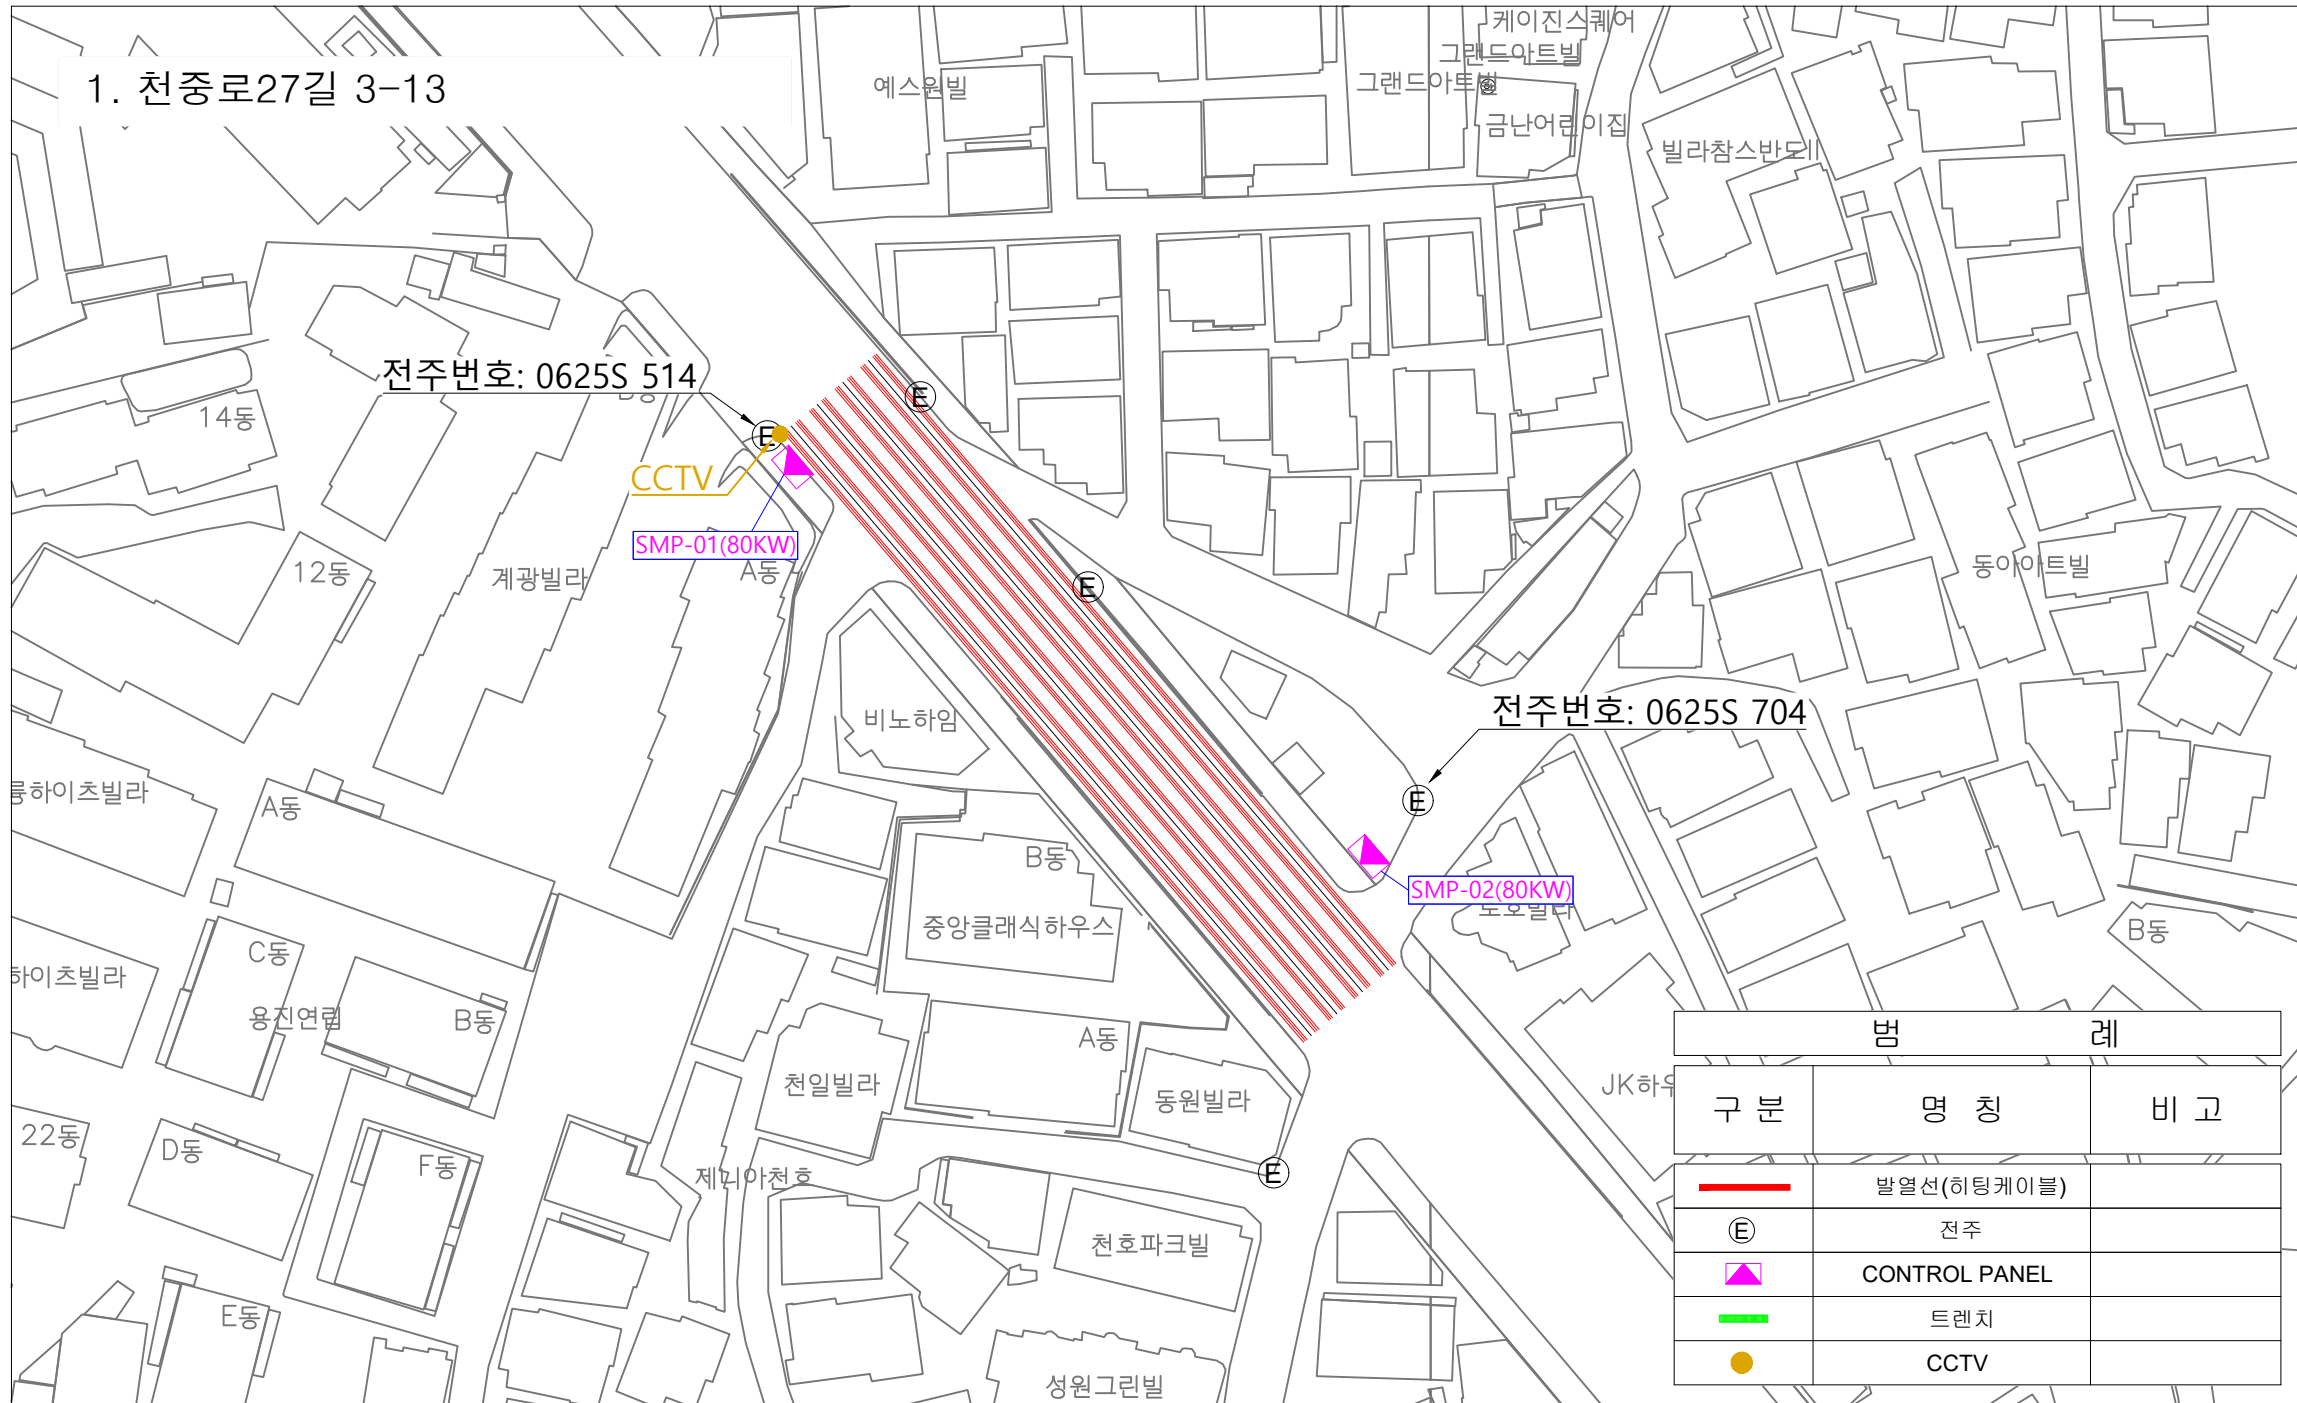

사업명	시행청	시공회사	축척	설계일자	도면명	도면번호
2026년 겨울철 상습결빙구간 도로열선 시스템 설치사업	강동구청	태담	A3:1/NONE	2026.06	열선시스템 전체 평면도	SMS-EP-02


열선시스템 전체 평면도

[경사로 연장 : 50m / 1차선(3줄)]

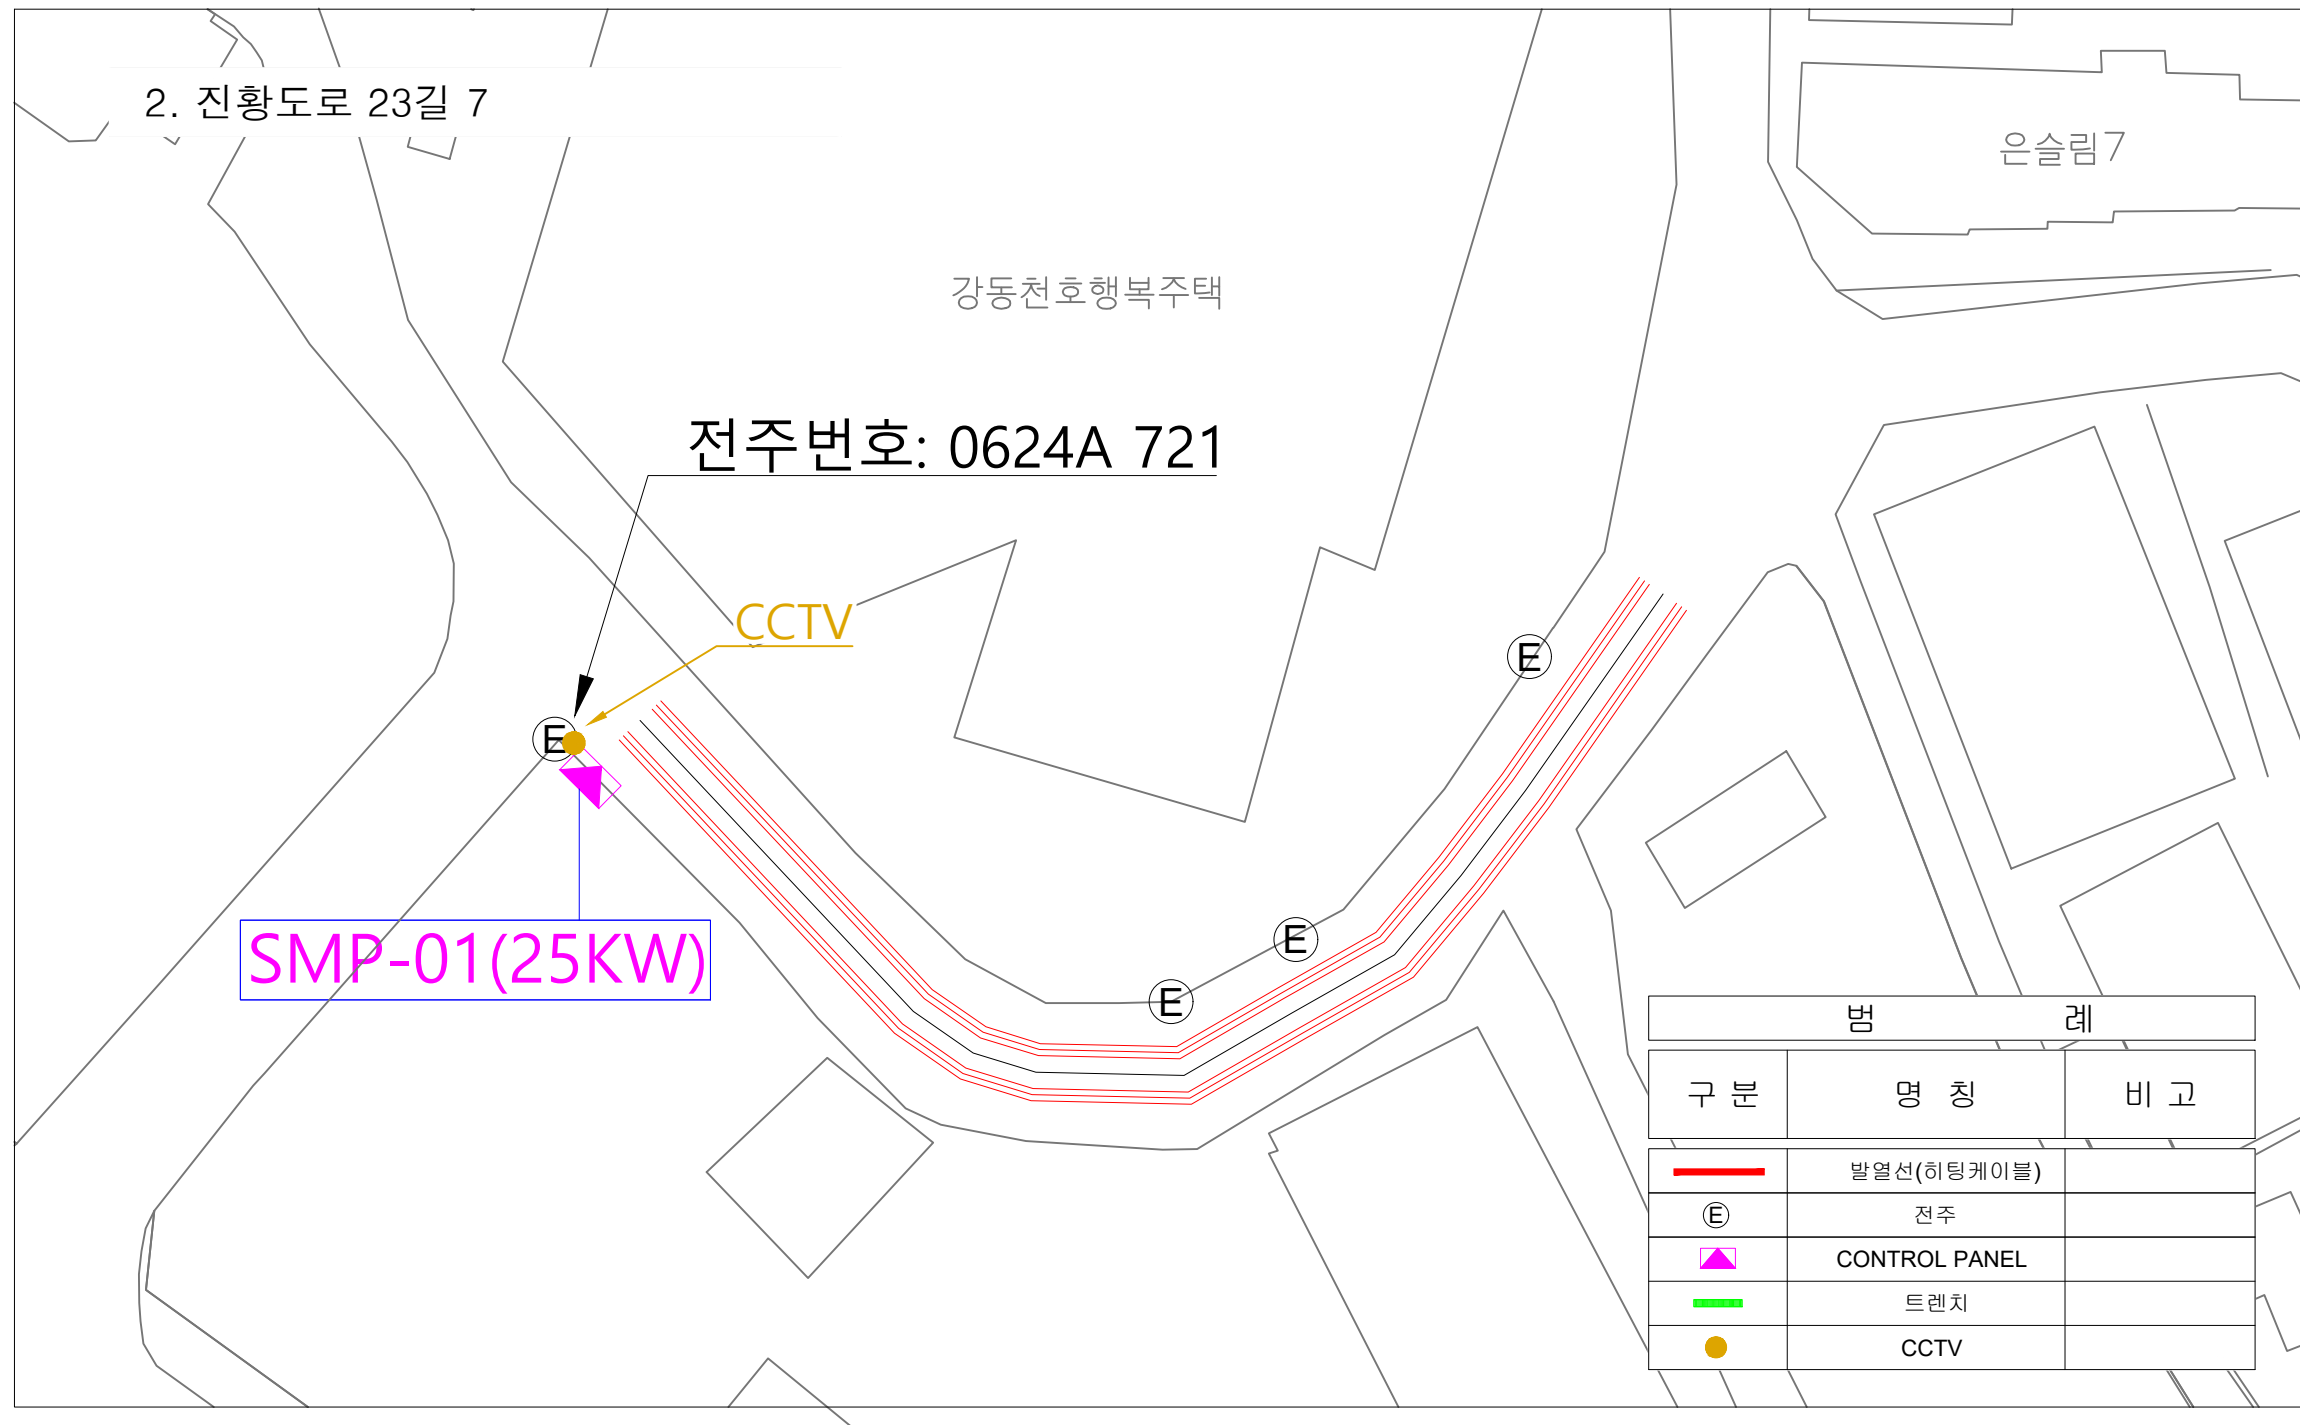


사업명	시행청	시공회사	축척	설계일자	도면명	도면번호
2026년 겨울철 상습결빙구간 도로열선 시스템 설치사업	강동구청	태담	A3:1/NONE	2026.06	열선시스템 전체 평면도	SMS-EP-02

표준횡단면도

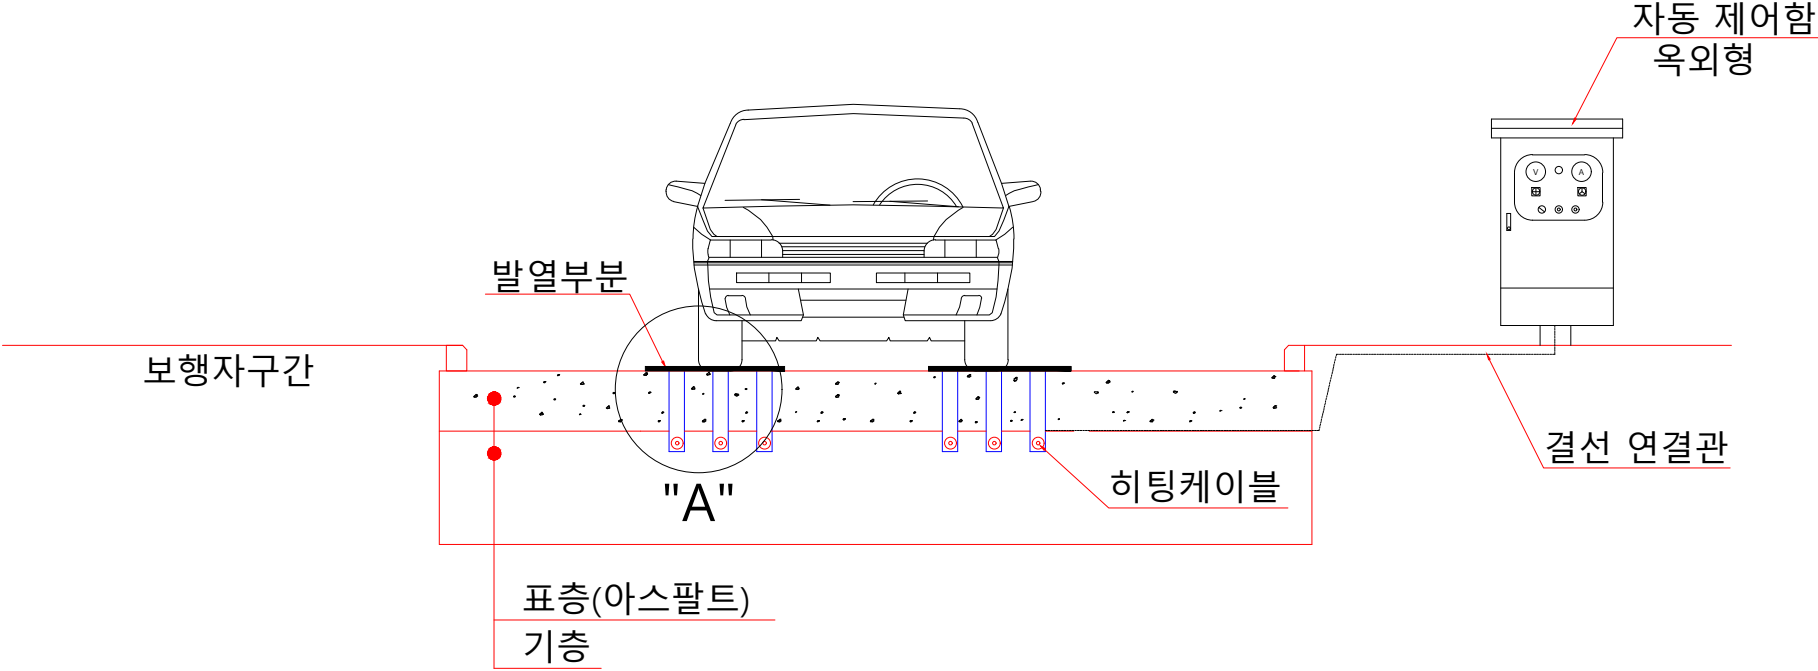


단면 상세도 "A"

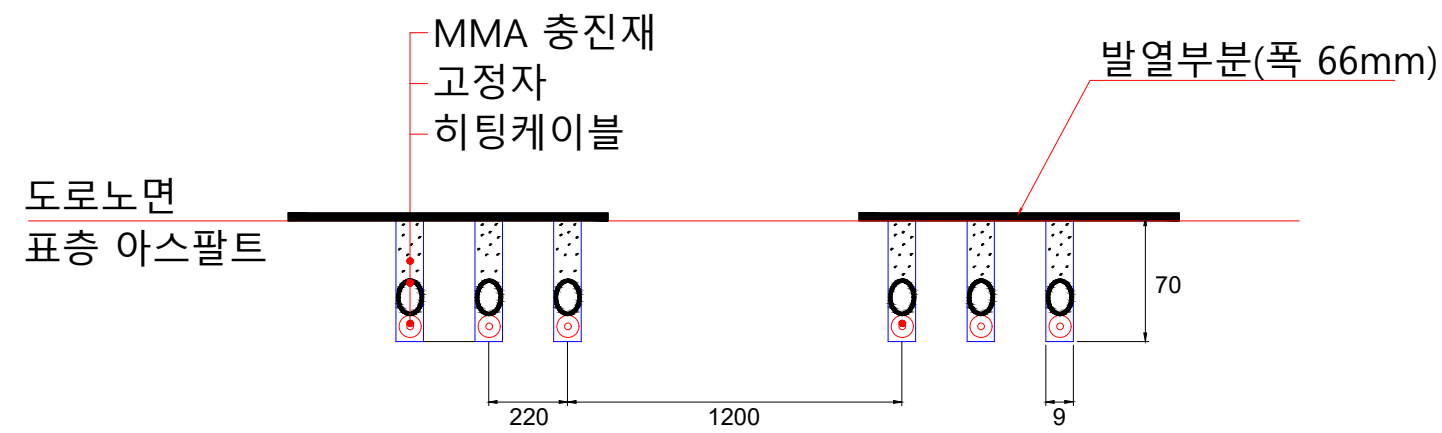


사업명	시행청	시공회사	속척	설계일자	도면명	도면번호
2026년 겨울철 상습결빙구간 도로열선 시스템 설치사업	강동구청	태담	A3:1/NONE	2026.06	표준횡단면도	SMS-EP-03


히팅케이블 상세결선도

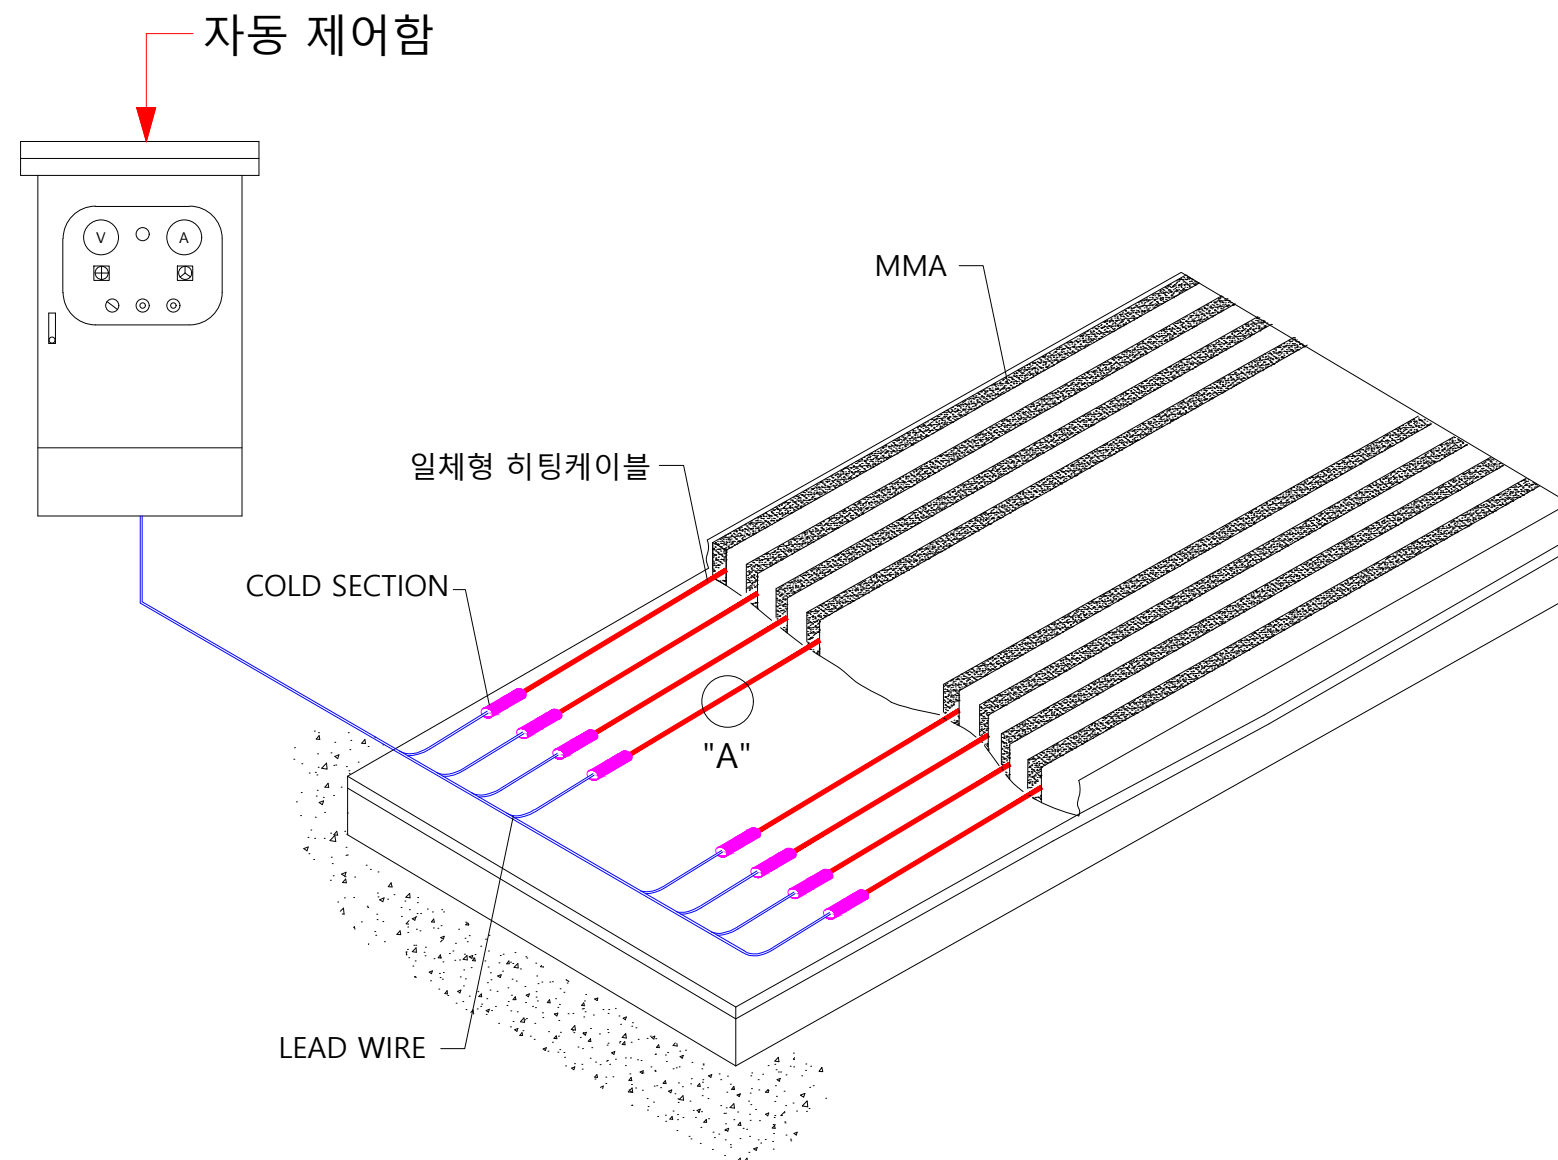

상세도 "A"

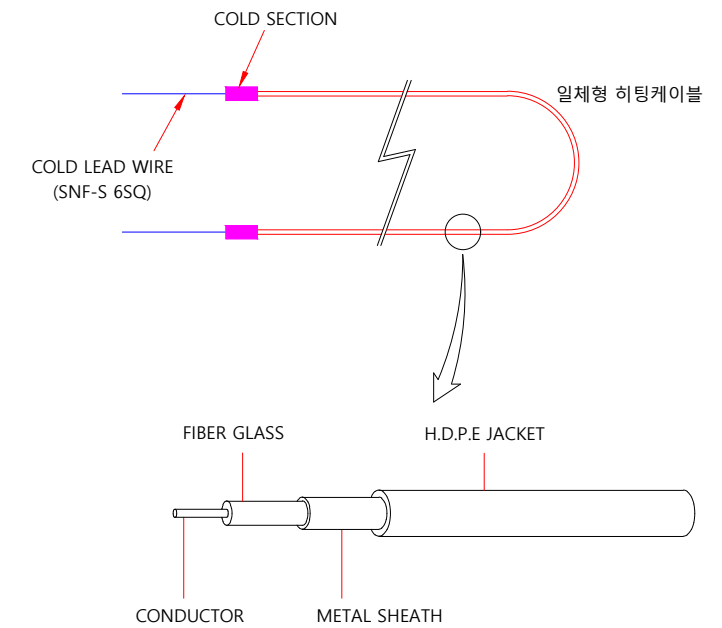

SENSOR 상세도 (DS-2C)

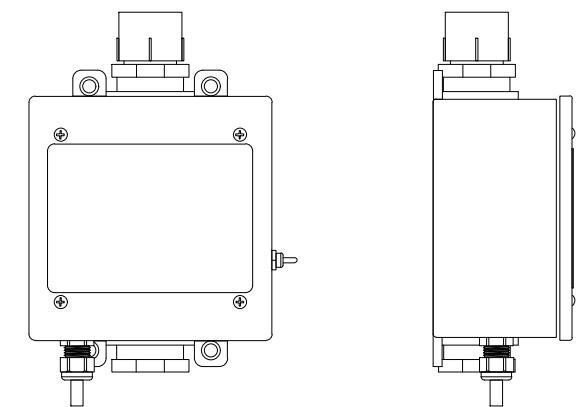

사 업 명	시 행 청	시 공 회 사	축 척	설 계 일 자	과 임 책 임 자	분 야 별 책 임 자	도 면 명	도면번호
2026년 겨울철 상습결빙구간 도로열선 시스템 설치사업	강동구청	태담	A3:1/NONE	2026.06			히팅케이블 상세결선도	SMS-EP-04