

☐ 건축	☐ 전기
☐ 토목	☐ 통신
☒ 기계	☐ 소방



도면 목록 표

[illegible]

품례

SYMBOL	DESCRIPTIONS
SANITARY	
	정수관 WELL WATER
	급수관 DOMESTIC COLD WATER
FITTINGS(STEEL)	
	90 도엘보 90° ELBOW
	하향곡관 ELBOW TURNED DOWN
	상향곡관 ELBOW TURNED UP
	레듀사 CONCENTRIC REDUCER
	편심레듀사 ECCENTRIC REDUCER
	루 - 프 이음 LOOP JOINT
	유니온 UNION
	플랜지 FLANGE
VALVES & OTHERS	
	게이트밸브 GATE VALVE
	체크밸브 CHECK VALVE
	볼밸브 BALL VALVE
	유량계 FLOW METER

* N O T E

1. 관재질
 - 급수관류 : STS관(조인트접합) , 매립배관(조인트접합) 옥외 PE관
2. 밸브류
 - 급,배수류 : 50A이하 스텐레스제 볼 밸브
65A이상 스텐레스제 버터플라이 밸브
 - 기 타 : 50A이하 청동제
65A이상 버터플라이밸브(레버식)
 - 전 체 : 10Kg/cm² 이상



E.L Architecture
이엘건축사사무소

PROJECT TITLE
공사명

씨름장 건립사업 설계용역

APPROVED BY 승 인

규 상 이 사 례 권



T: 063.715.3005 / F: 070.4009.1061
E-mail: elarchi0215@naver.com

NOTE

DRAWING TITLE


도면 목록표, 범례

DRAWN	SCALE
	A1 : 1 / NONE
	A3 : 1 / NONE
ARCHITECT	SHEET NO.
DRAWING NO.	
M - 001	

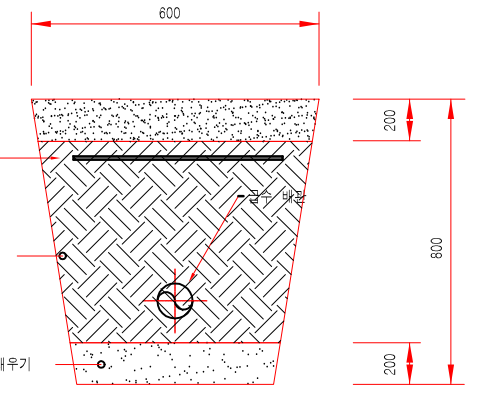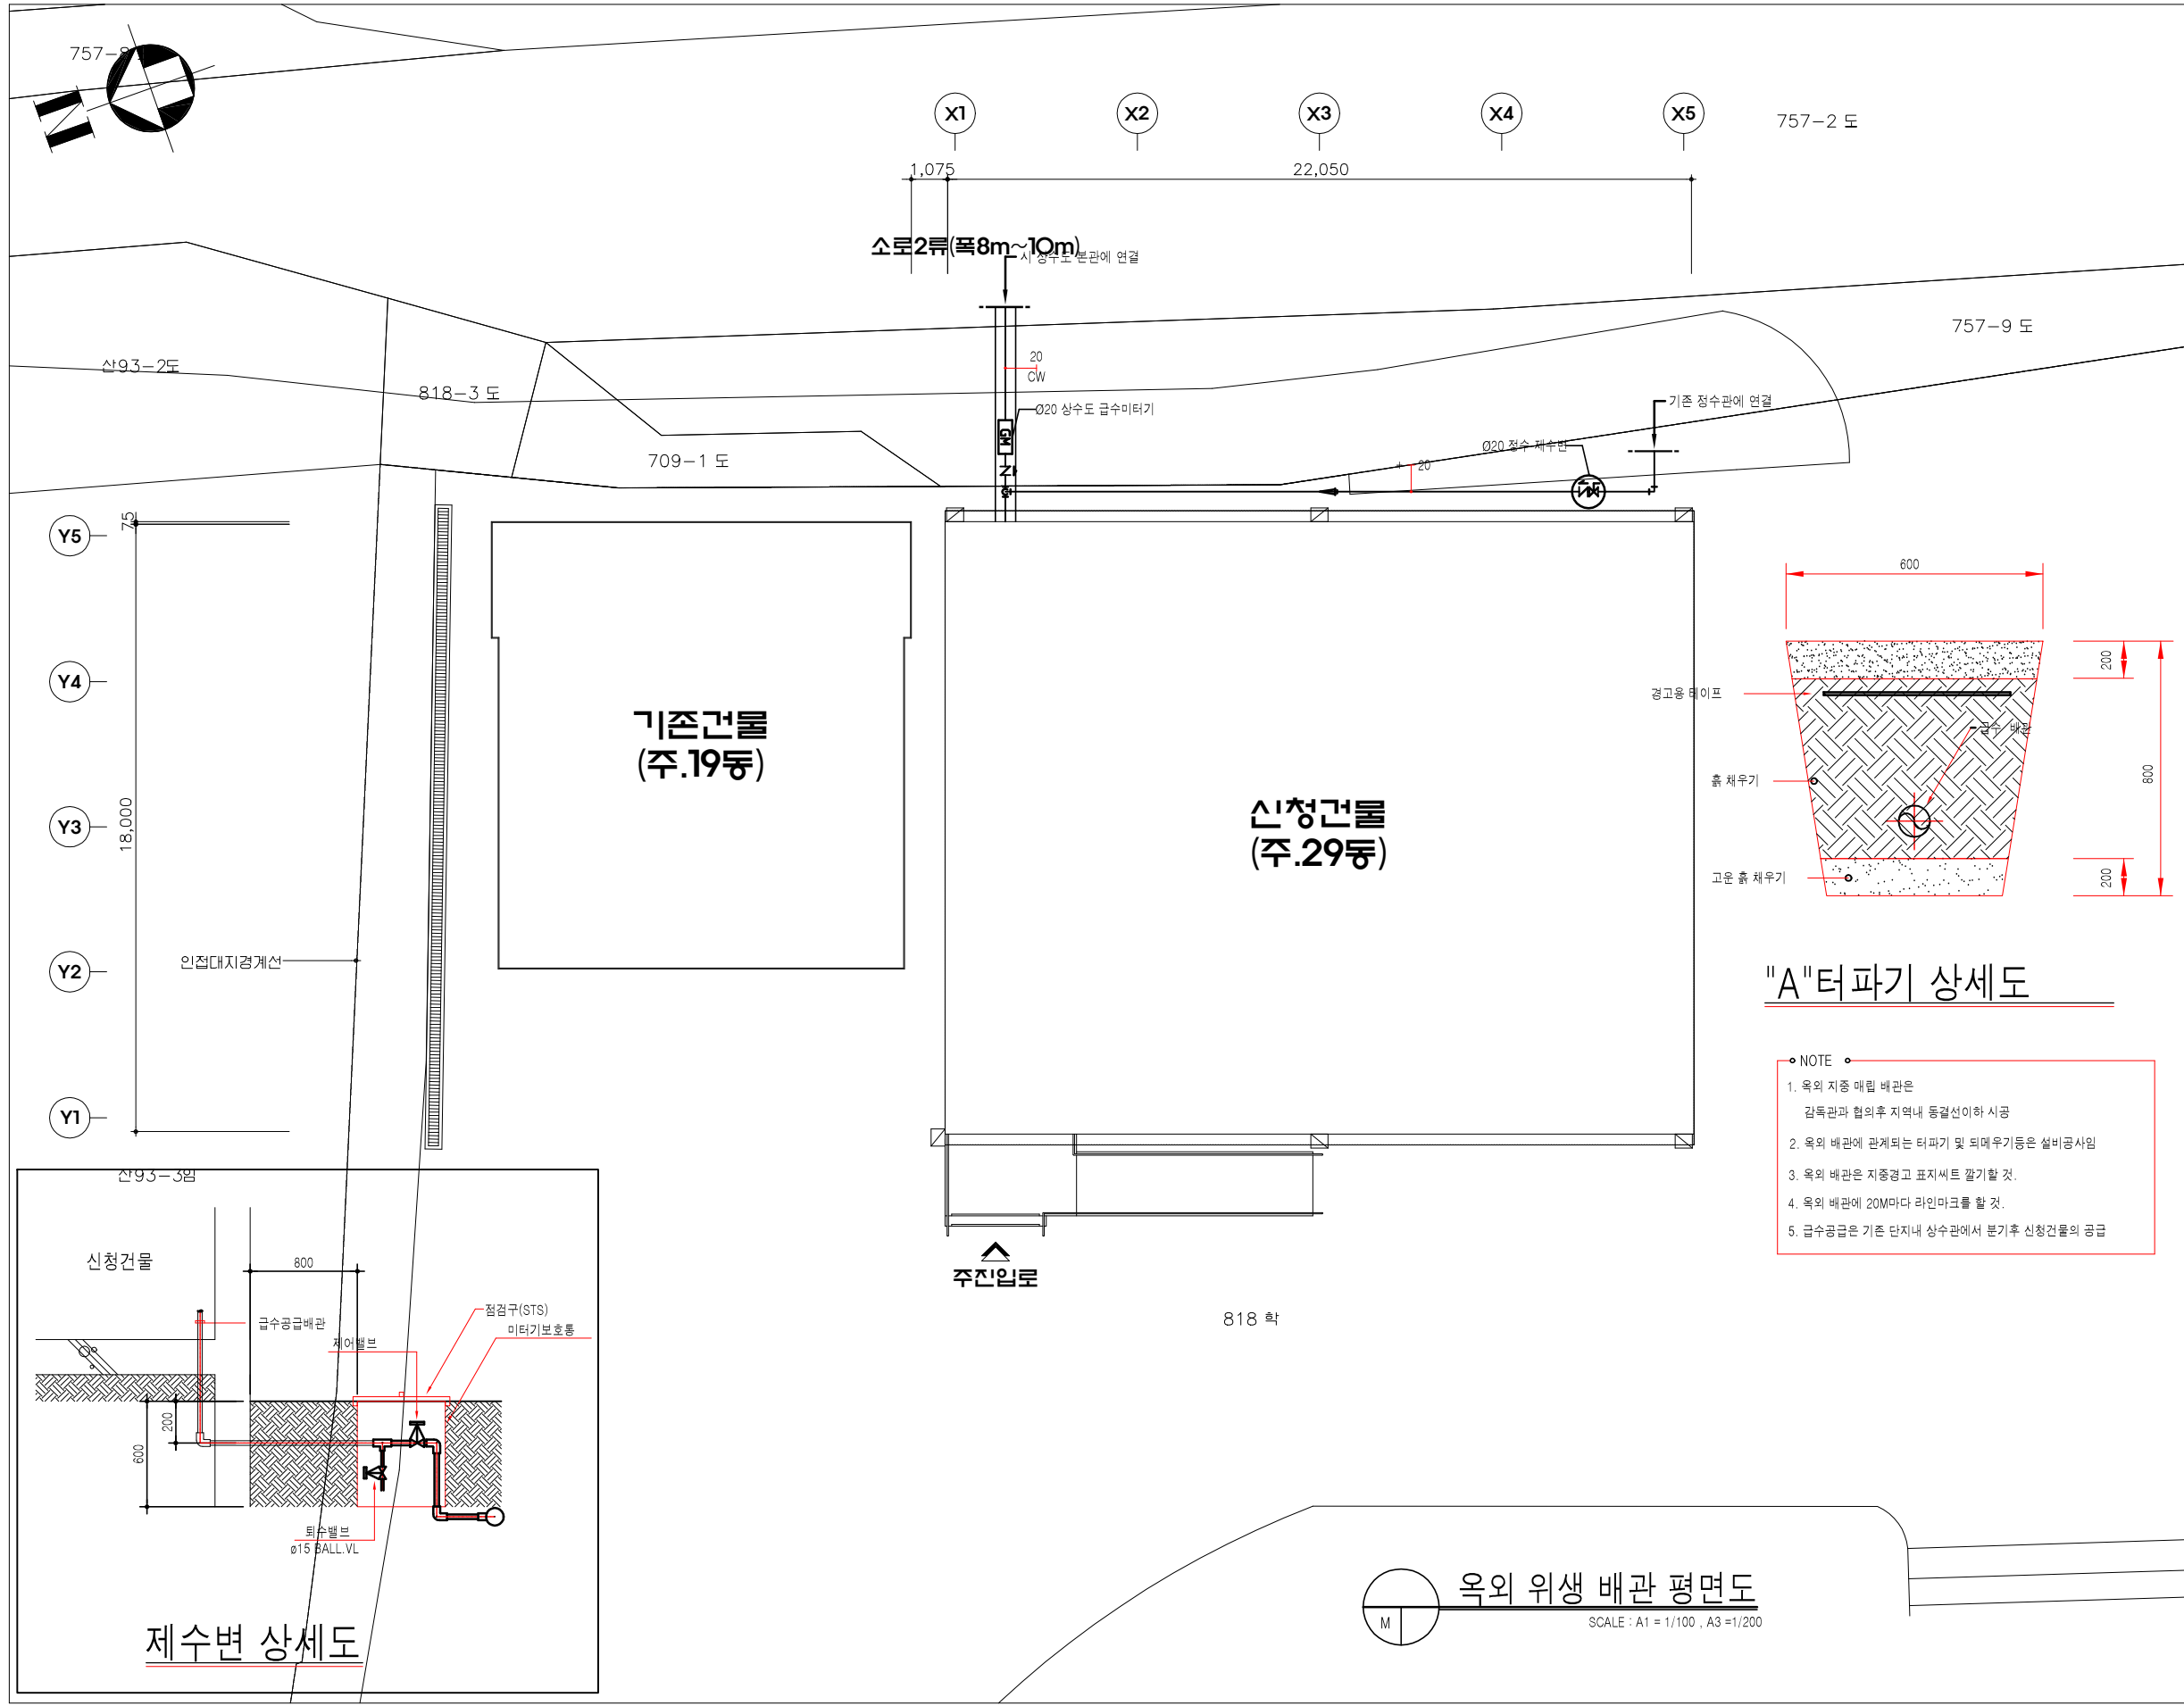

"A"터파기 상세도

- NOTE •
- 1. 옥외 지중 매립 배관은 감독관과 협의후 지역내 동결선이하 시공
 - 2. 옥외 배관에 관계되는 터파기 및 퇴매우기등은 설비공사임
 - 3. 옥외 배관은 지중경고 표지세트 깔기할 것.
 - 4. 옥외 배관에 20M마다 라인마크를 할 것.
 - 5. 급수공급은 기존 단지내 상수관에서 분기후 신청건물의 공급

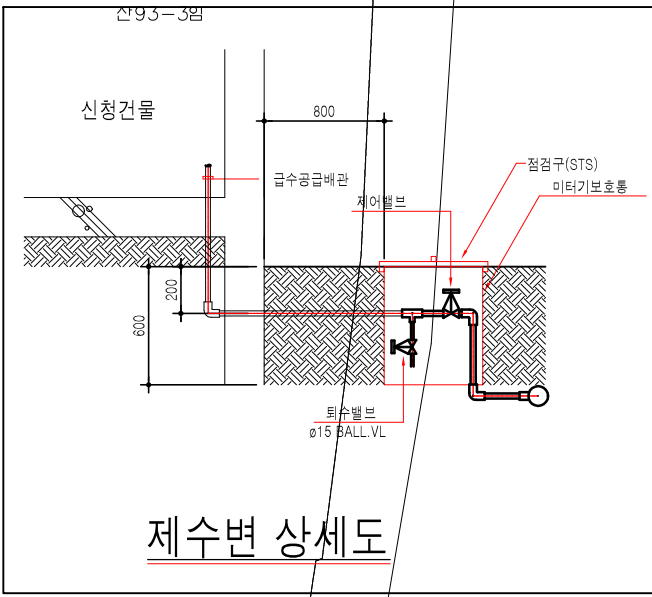

제수변 상세도



옥외 위생 배관 평면도



이엘건축사사무소
E.L Architecture

PROJECT TITLE
공 사 명

씨름장 건립사업 설계용역

APPROVED BY 승 인

건축사 이상규

T: 063.715.3005 / F: 070.4009.1061
E-mail: elarchi0215@naver.com


NOTE

DRAWING TITLE

옥외 위생 배관 평면도

DRAWN	SCALE
	A1 : 1 / 100
	A3 : 1 / 200
ARCHITECT	SHEET NO.

DRAWING NO.
M - 002

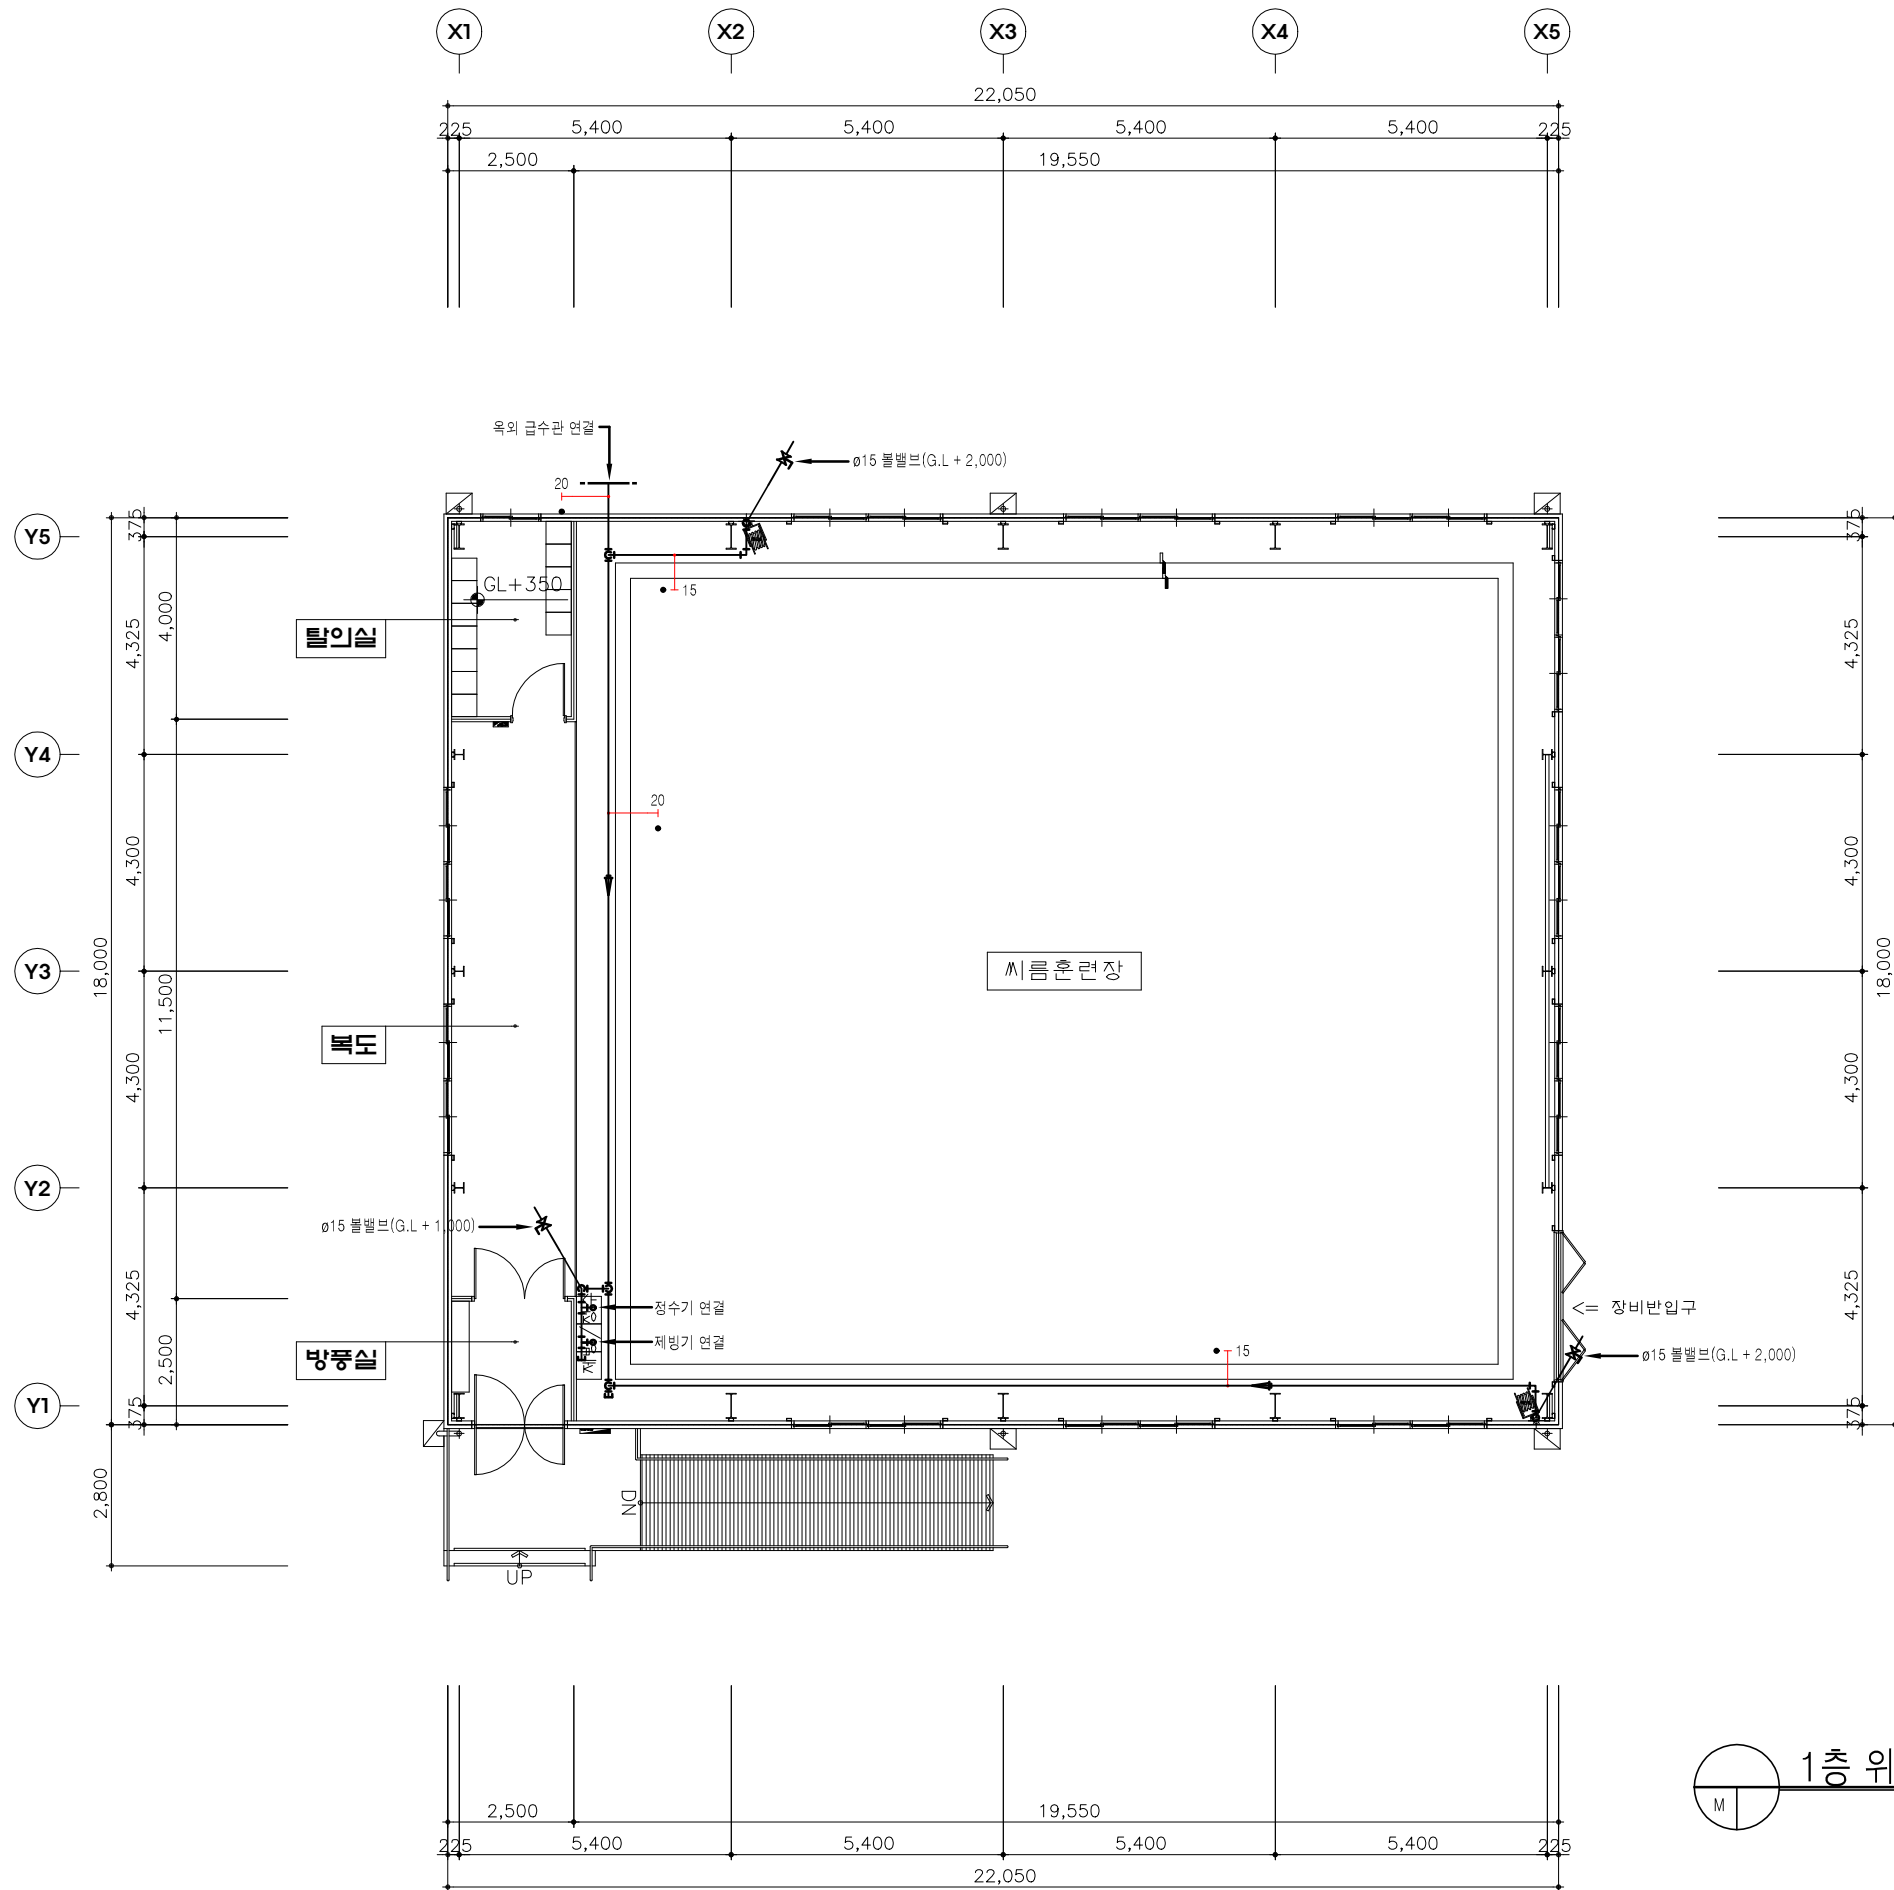

1층 위생 배관 평면도
SCALE : A1 = 1/75 , A3 = 1/150



이엘건축사사무소
E.L Architecture

PROJECT TITLE
공 사 명

씨름장 건립사업 설계용역

APPROVED BY 승 인

건축사 이상규

T: 063.715.3005 / F: 070.4009.1061
E-mail: elarchi0215@naver.com

NOTE

* 주요구조부 내화페인트(1시간용)칠.

DRAWING TITLE

1층 위생 배관 평면도

DRAWN	SCALE
	A1 : 1 / 75
	A3 : 1 / 150
ARCHITECT	SHEET NO.
DRAWING NO.	

M - 003



이엘건축사사무소
E.L Architecture

PROJECT TITLE
공 사 명


씨름장 건립사업 설계용역

APPROVED BY 승 인

건축사 이 상 규

T: 063.715.3005 / F: 070.4009.1061
E-mail: elarchi0215@naver.com

NOTE
* 주요구조부 내화페인트(1시간용)칠.

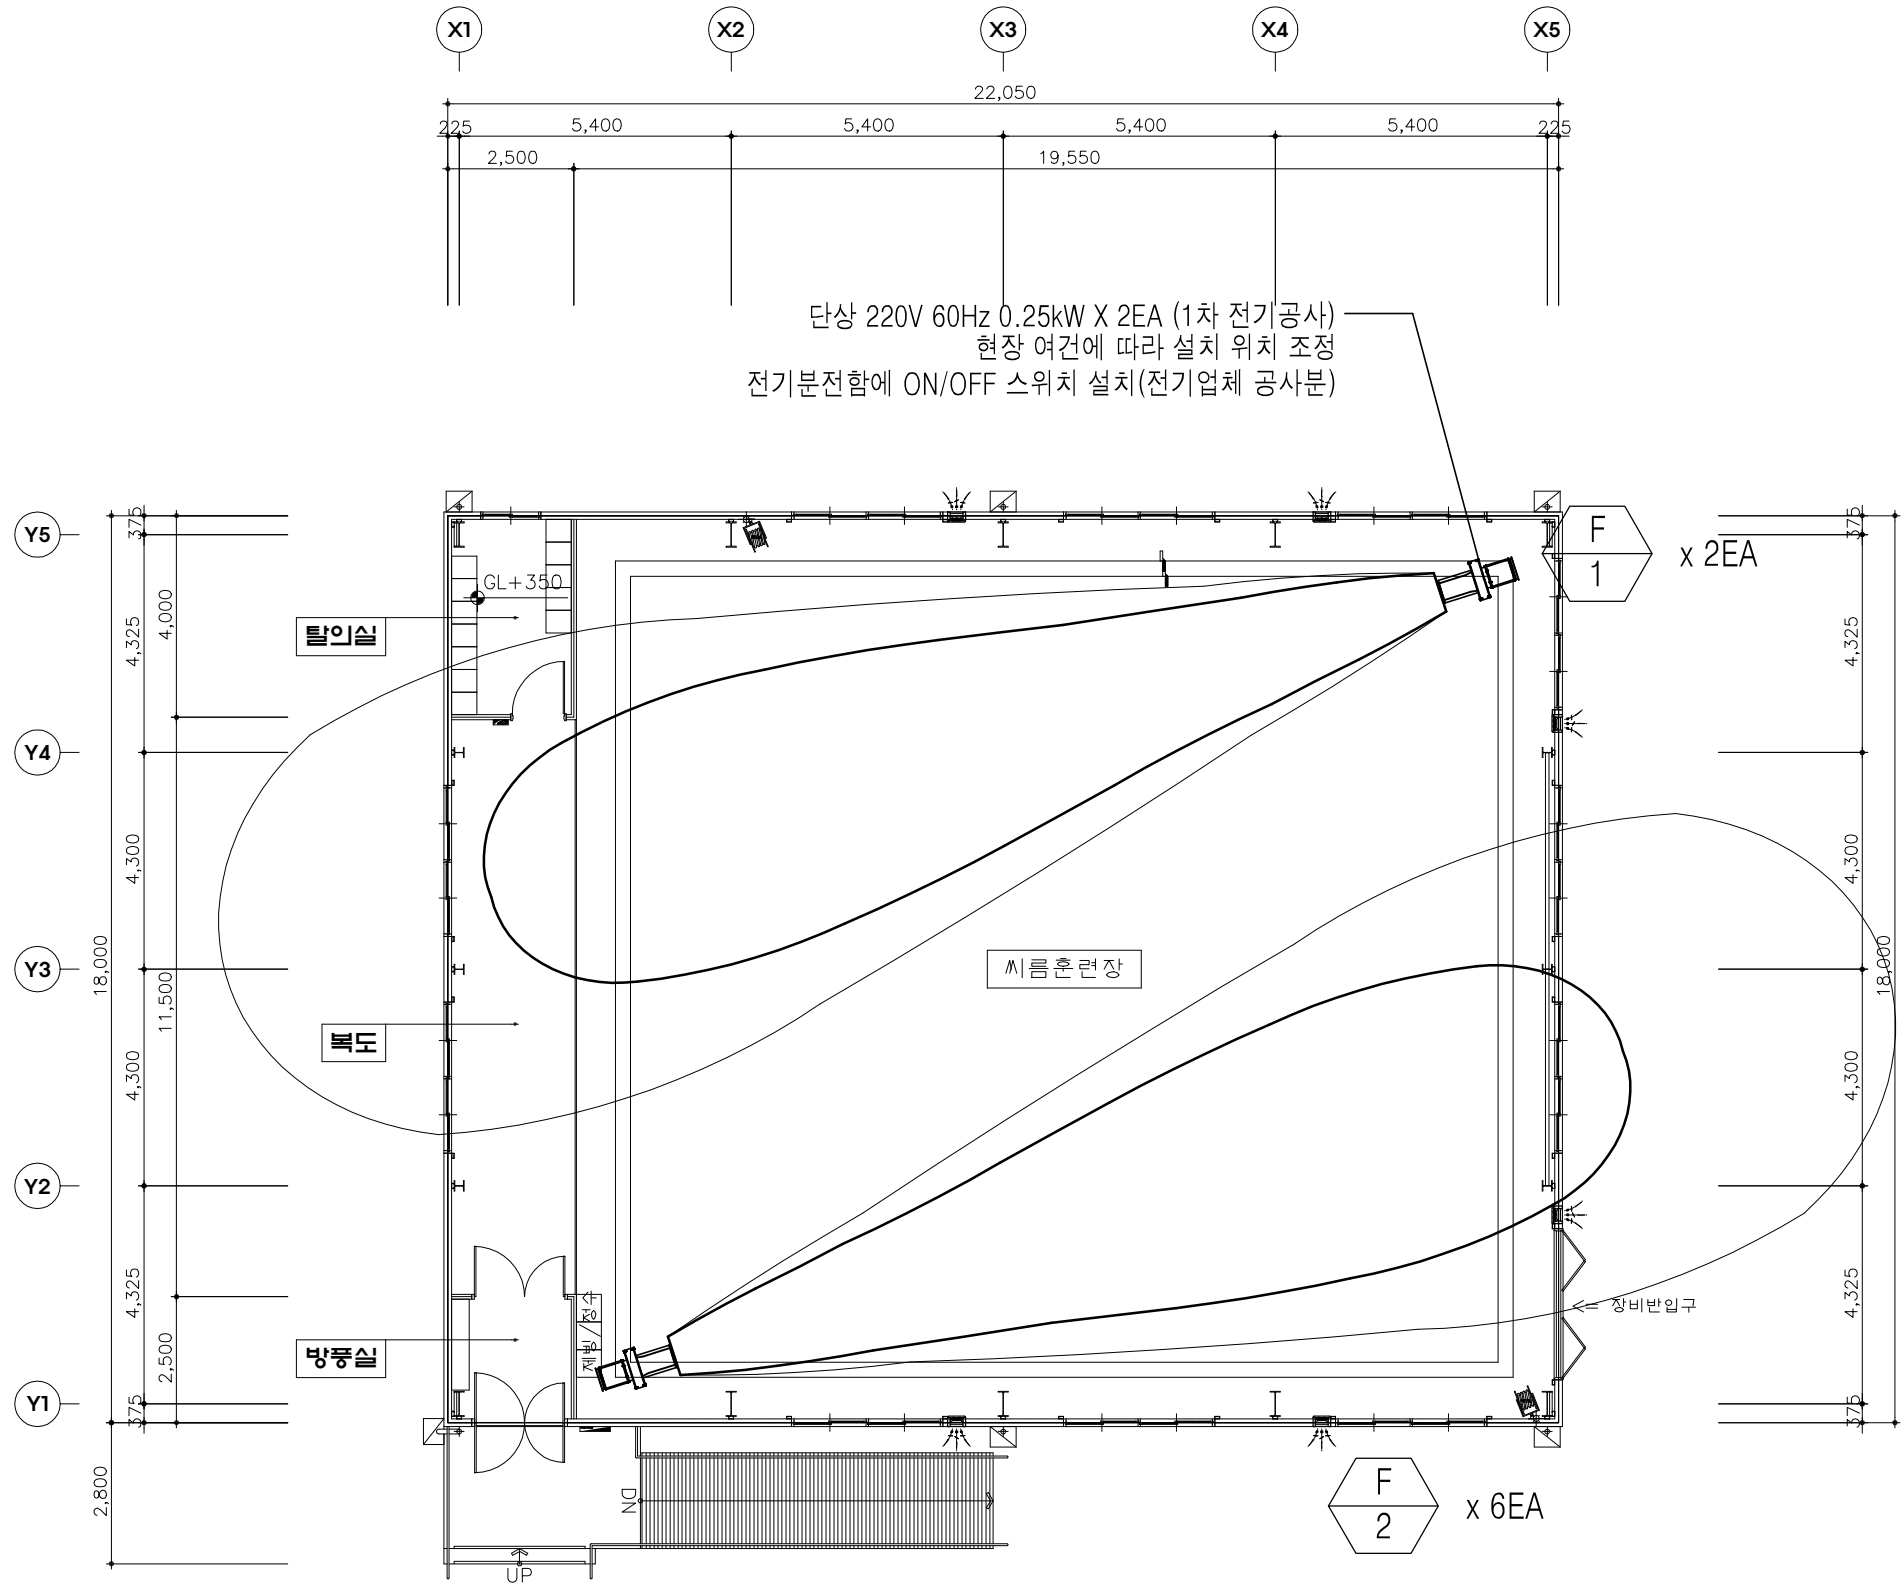

☐ FAN

SYMBOL	명 칭	수 량	형 식	용 도	설 치 장 소	규 격	종 량 (CMM)	종 압 (mmAq)	동 력 (Kw)	전 원 (PH/V/Hz)	비 고
F-1	공 기 순 환 환	2	축 류 형	씨름훈련장 기류순환	씨름훈련장 상부	D350	55 / 3,310	-	250w	1 / 220 / 60	기타 표준 부속품 일체 구비
F-2	벽 부 환 환	6	표 부 형	씨름훈련장 배기	씨름훈련장 상부	D250	12	-	33w	1 / 220 / 60	기타 표준 부속품 일체 구비

1층 환기 배관 평면도
SCALE : A1 = 1/75 , A3 = 1/150

DRAWING TITLE

1층 환기 배관 평면도

DRAWN SCALE

A1 : 1 / 75
A3 : 1 / 150

ARCHITECT SHEET NO.

DRAWING NO.

M - 004