



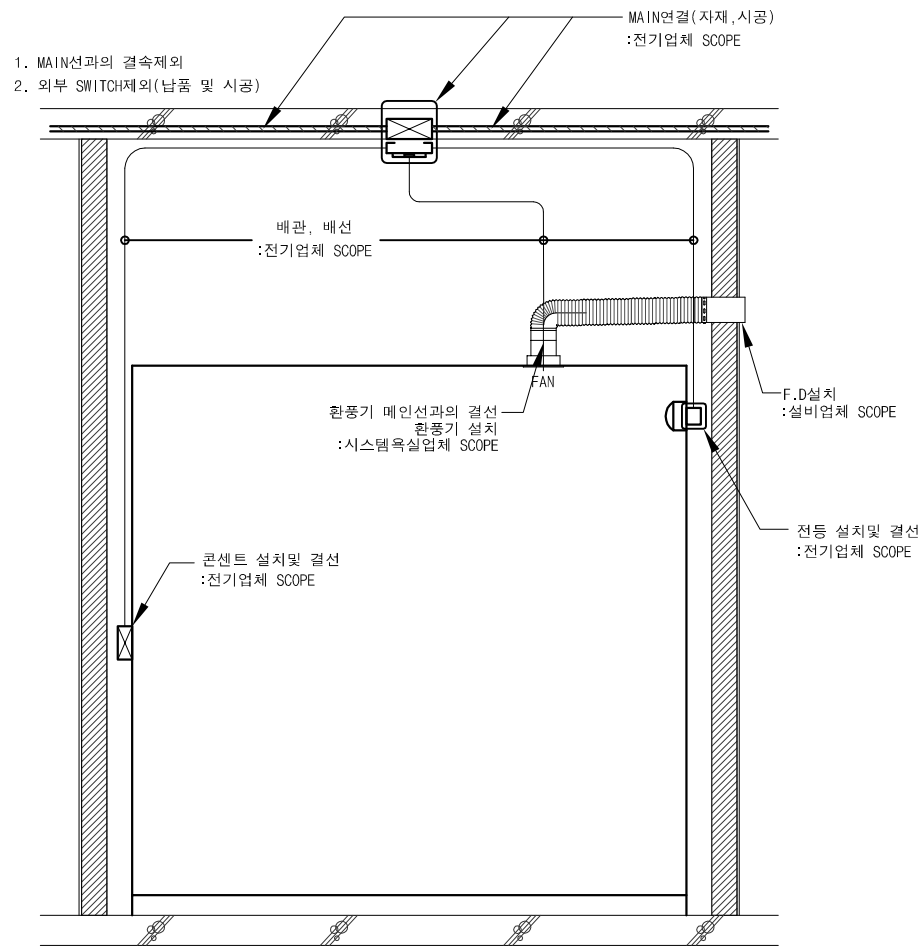

UBR 화장실 배선도 및 업무SCOPE

* UBR 공사한계

구 분	설 비		전 기	
욕 실	U B R	설 비 업 체	U B R	전 기 업 체
	환풍기	F.D+주름관	등기구	메인 및 설치위치 배관,배선
	배관제	급수/급탕 말단밸브연결	콘센트	메인 및 설치위치 배관,배선
		오/배수 형주관/엘보 연결		

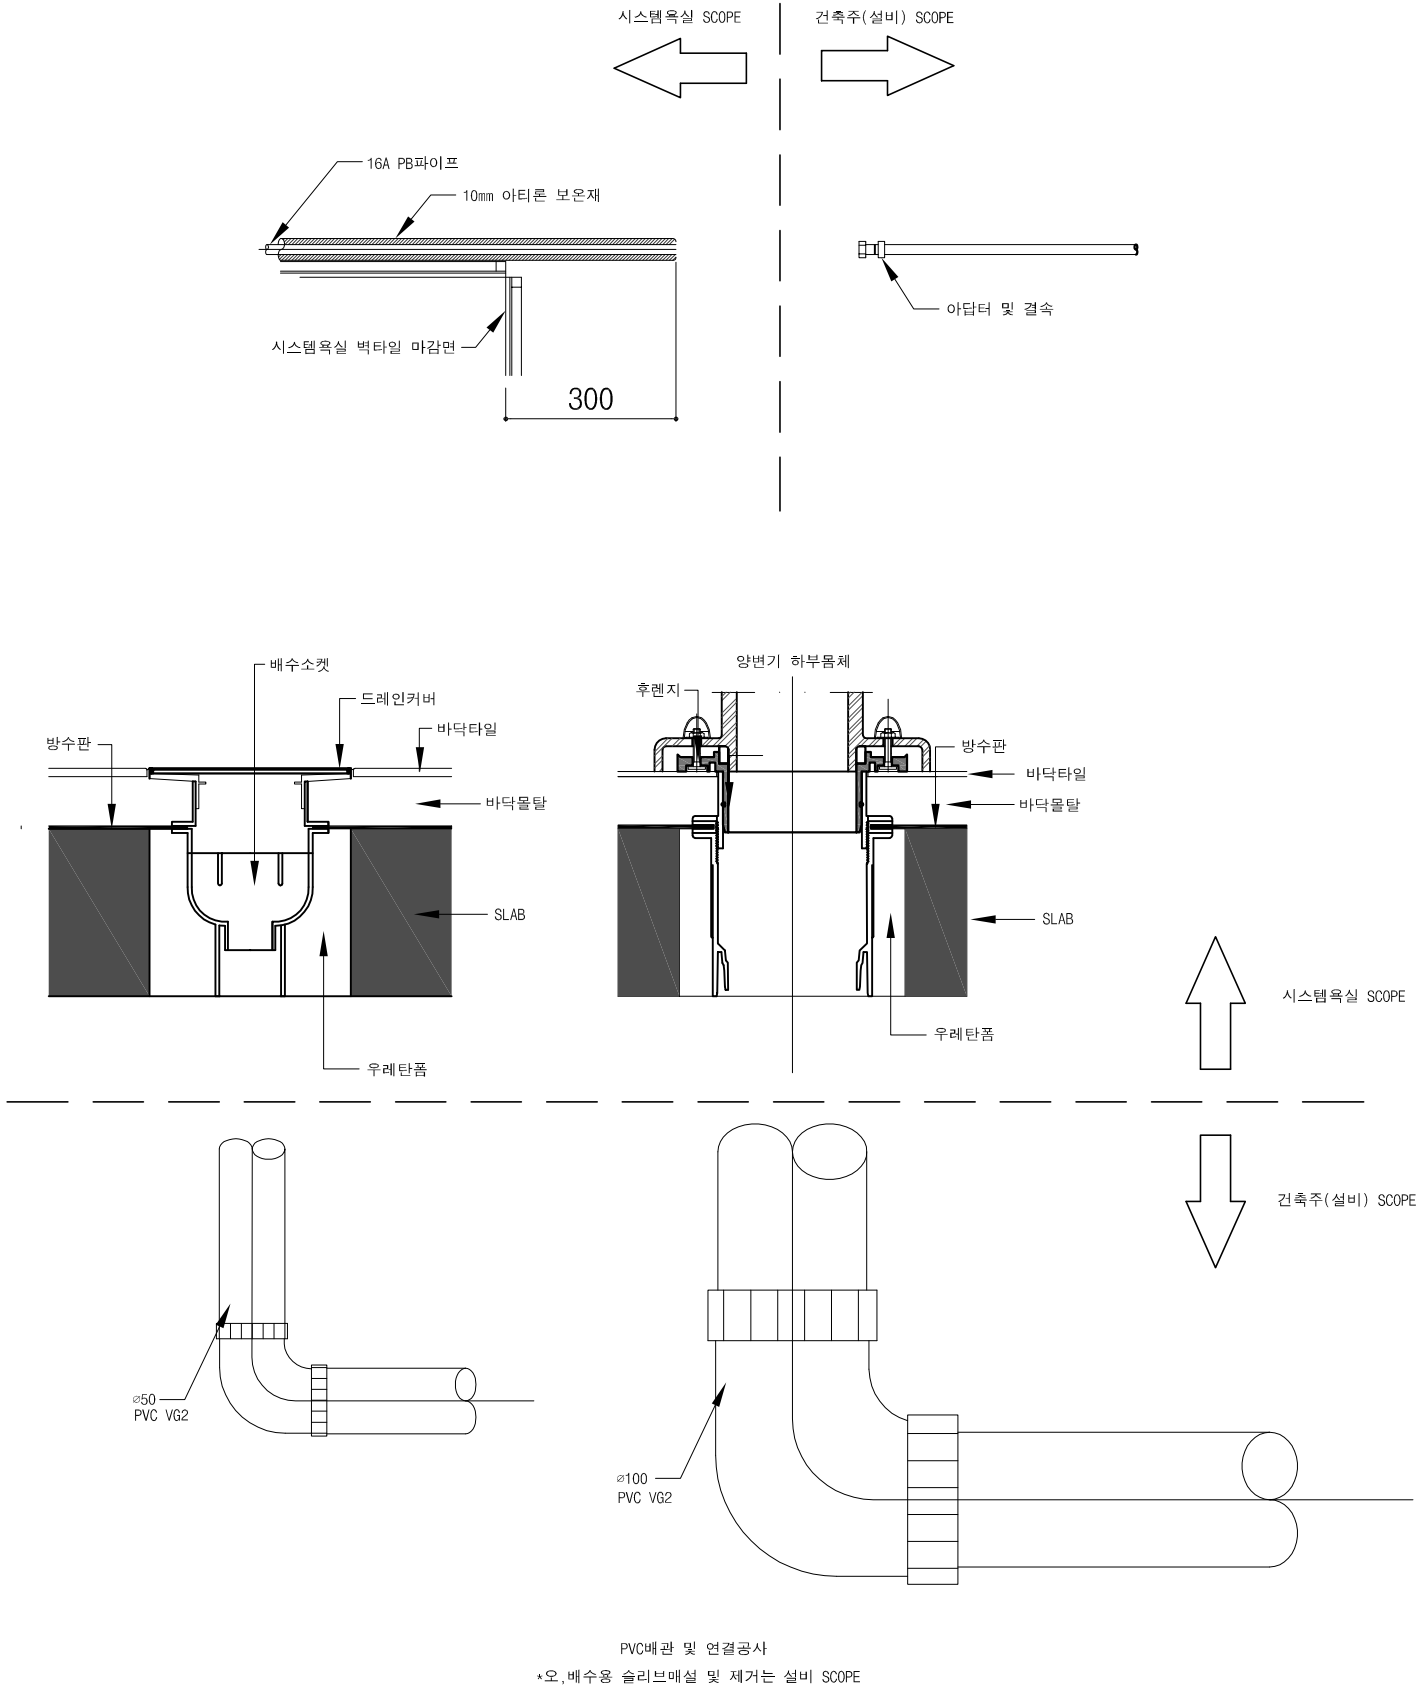

UBR 화장실 상세도
SCALE : NONE

시스템욕실 배관,설비 및 업무SCOPE

건축주

KANGWON LAND 강원랜드

프로젝트 이름

기숙사 추가건립 공사
실시설계용역

시설물 이름

E동 기숙사

프로젝트 ERP 코드

공종분야
기 계

발행목적
납품용

설계사무소

DAUL 주.다울건축사사무소
ARCHITECTS & PLANNERS, LTD.
서울시 서초구 명달로 65 일층 B/D 7F
TEL : (02)523-1474, FAX : (02)523-1475

엔지니어링
엔지니어

(주)은민에스앤디
(주)아이맥스트럭처
케이엔씨컨설턴트(주)
(주)이공조경설계와시공

기계

(주)미도설비기술사사무소
(주)더힐이엔씨
(주)더힐이엔씨
(주)미도설비기술사사무소, (주)더힐이엔씨

설계감독 승인

설계감독 승인날짜
2022. 07
도면제출 날짜
2022. 07

도면제출 책임자

신동재
김도자
심재곤
이수진

건축

구조

토목

조경

기계

전기

통신

소방

REV.

DATE

DESCRIPTION

UBR 화장실 상세도

축척/SCALE

A1: NONE
A3: NONE

도면번호/DRAWING NO.


M - 605

현행번호/SHEET NO.

REV. NO.

△

1.

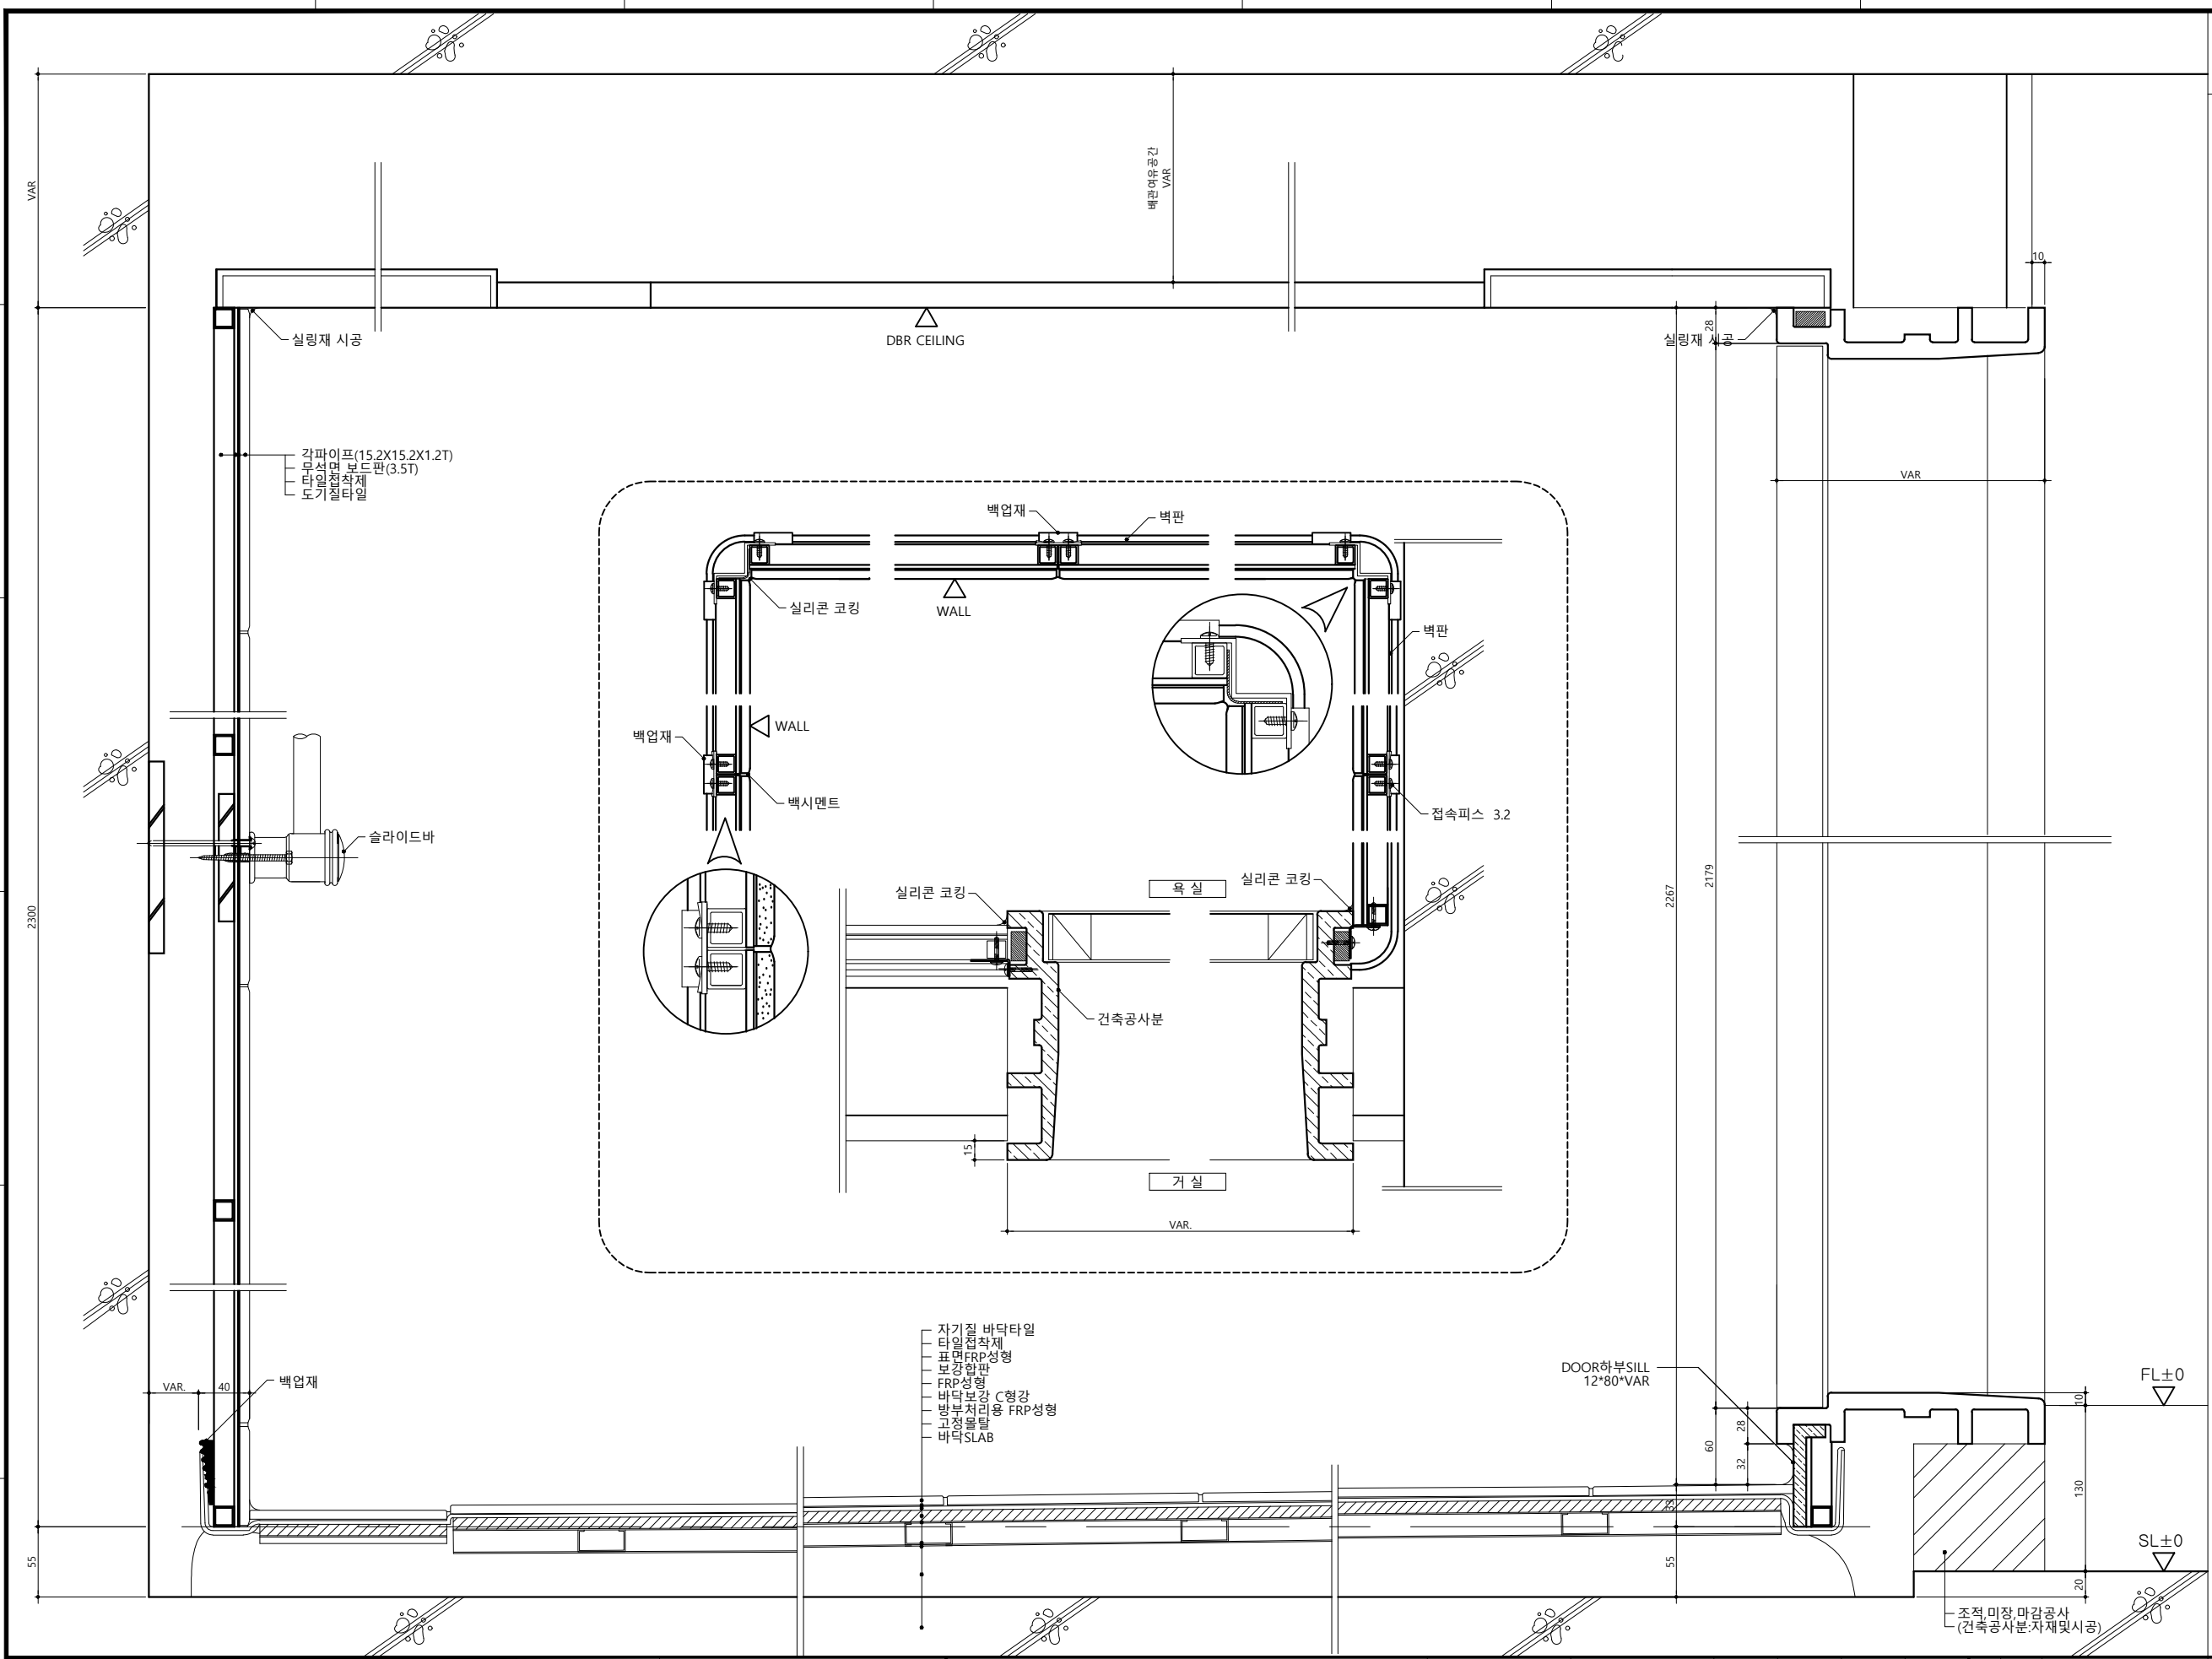

강원랜드

기숙사 추가건립 공사
실시설계용역
E동 기숙사

공종분야 건축
발행목적 납품용

DAUL 주. 다울건축사사무소
ARCHITECTS & PLANNERS, LTD.
서울시 서초구 명달로 65 일층 B/D 7F
TEL : (02)523-1474, FAX : (02)523-1475

영지나아영 인테리이 (주)은민에스엔디
구조 (주)아이맥스트럭처
토목 케이엔씨컨설턴트(주)
조경 (주)이공조경설계와시공

기계 (주)미도설비기술사사무소
전기 (주)더힐이엔씨
통신 (주)더힐이엔씨
소방 (주)미도설비기술사사무소, (주)더힐이엔씨


설계감독 승인
설계감독 승인날짜 2022. 07
도면제출 날짜 2022. 07

도면제출 책임자 신동재
검토자 어윤하
작성자 양진서


건축	구조	토목	조경
기계	전기	통신	소방

REV.	DATE	DESCRIPTION
△		
△		
△		

FRP 종, 횡단면 상세도(1인실)
축척/SCALE A1: NONE A04-301
A3: NONE
도면번호/DRAWING NO.
판별번호/SHEET NO.
REV. NO.

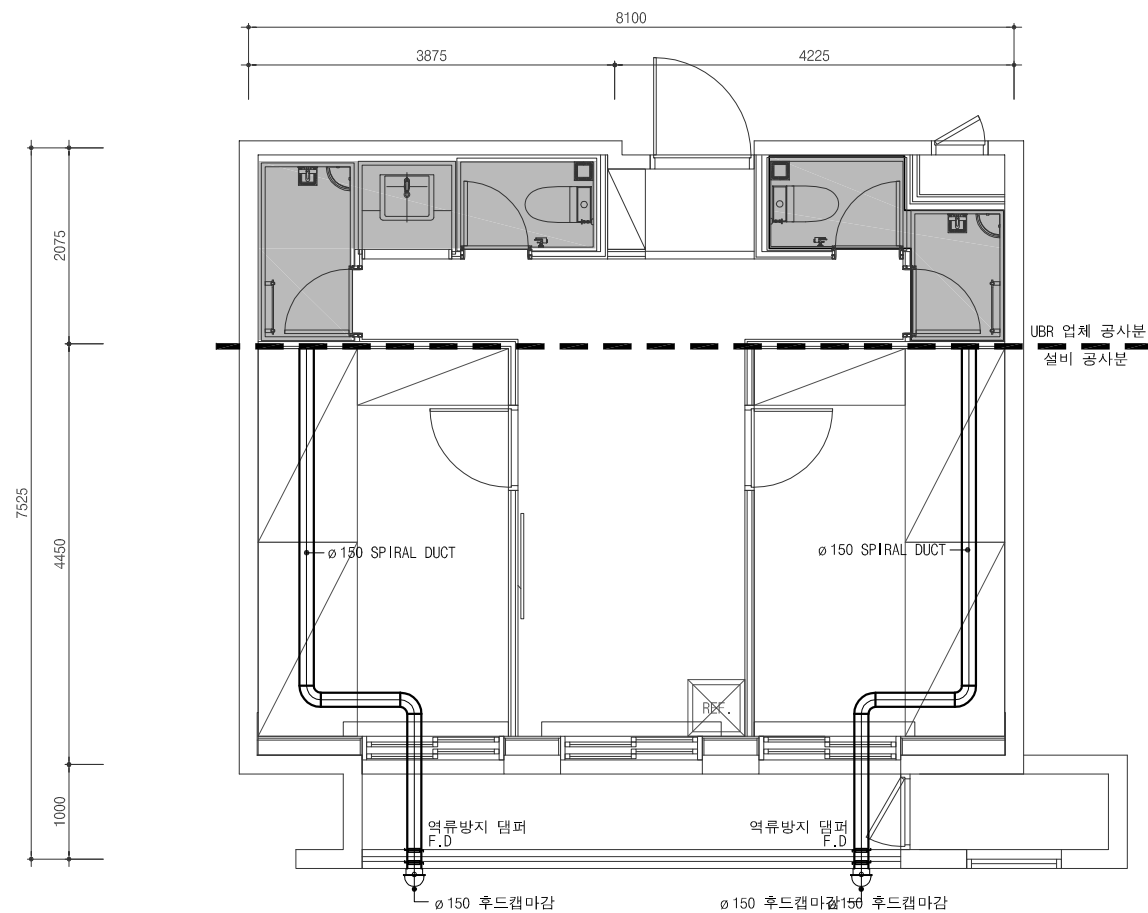


단위세대 다인실 B4-TYPE x6세대
(1F~2F 남자기숙사)

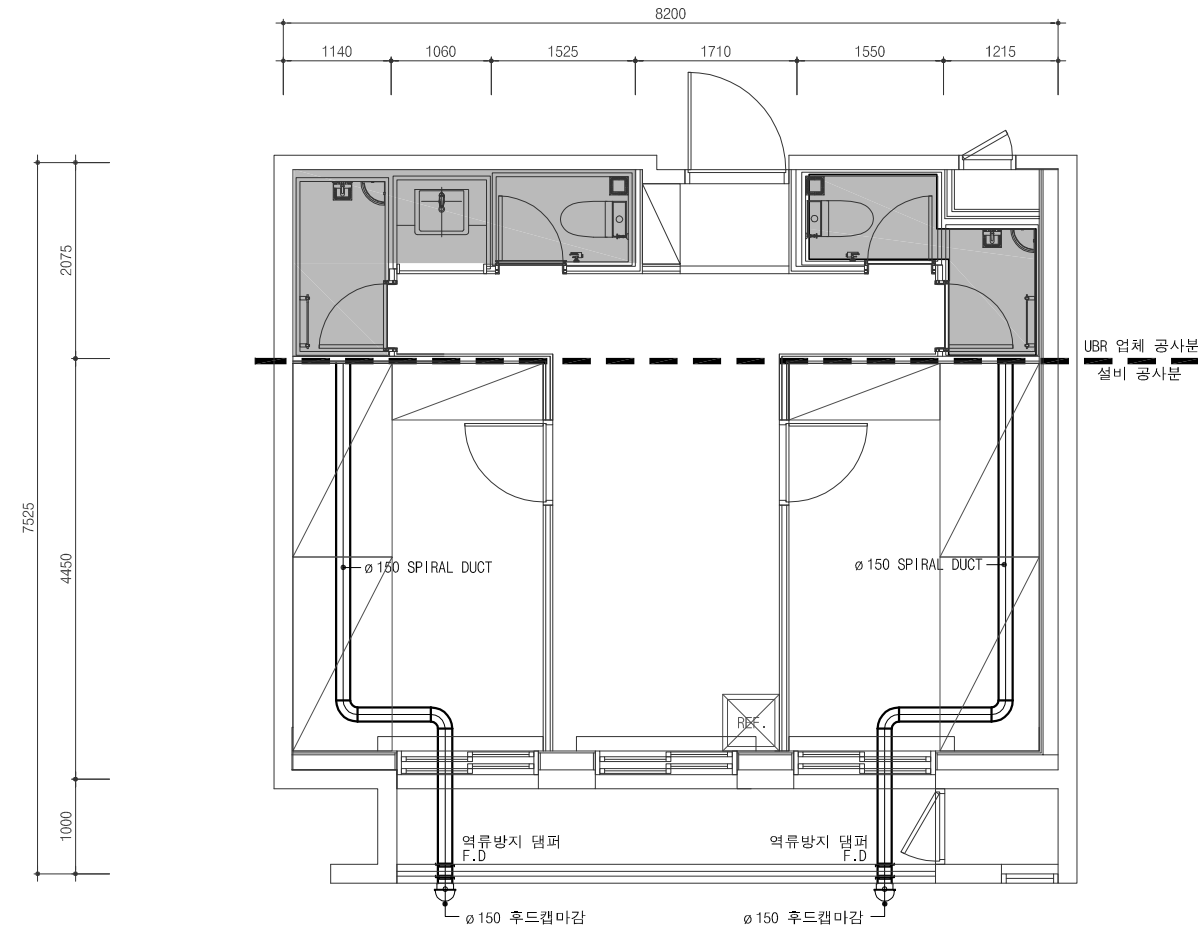


단위세대 다인실 B6-TYPE x2세대
(1F~2F 남자기숙사)

단위세대 환기덕트 확대 평면도-1
SCALE : 1/40(80)

건축주  강원랜드	프로젝트 이름 기숙사 추가건립 공사 실시설계용역	프로젝트 ERP 코드	설계사무소	엔지니어링 인테리어	(주)은민에스앤디	기계 (주)미도설비기술사사무소	설계감독 승인	도면제출 책임자	전축	구조	토목	조경	 REV. DATE DESCRIPTION	단위세대 환기덕트 확대 평면도-1
	시설물 이름 E동 기숙사	공종분야 기계	 주.다울건축사사무소 ARCHITECTS & PLANNERS, LTD. 서울시 서초구 명달로 65 일층 B/D 7F TEL : (02)523-1474, FAX : (02)523-1475	구조	(주)아이맥스트럭처	전기 (주)더힐이엔씨	설계감독 승인날짜	김도자						
		발행목적 납품용		토목	케이엔씨컨설턴트(주)	통신 (주)더힐이엔씨	도면제출 날짜	이수진	기계	전기	통신	소방		
				조경	(주)이공조경설계와시공	소방 (주)미도설비기술사사무소, (주)더힐이엔씨	2022. 07							

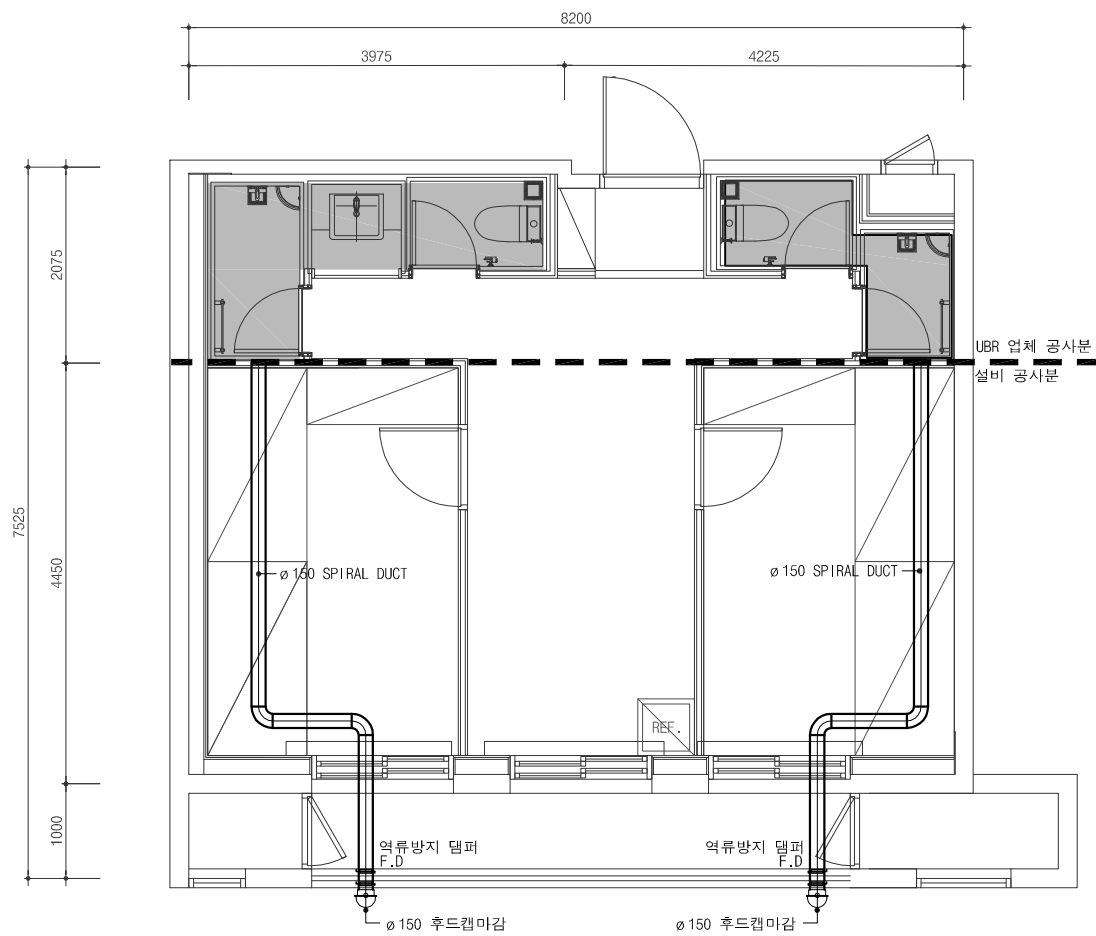


단위세대 다인실 B5-TYPE x1세대
(2F 남자기숙사)

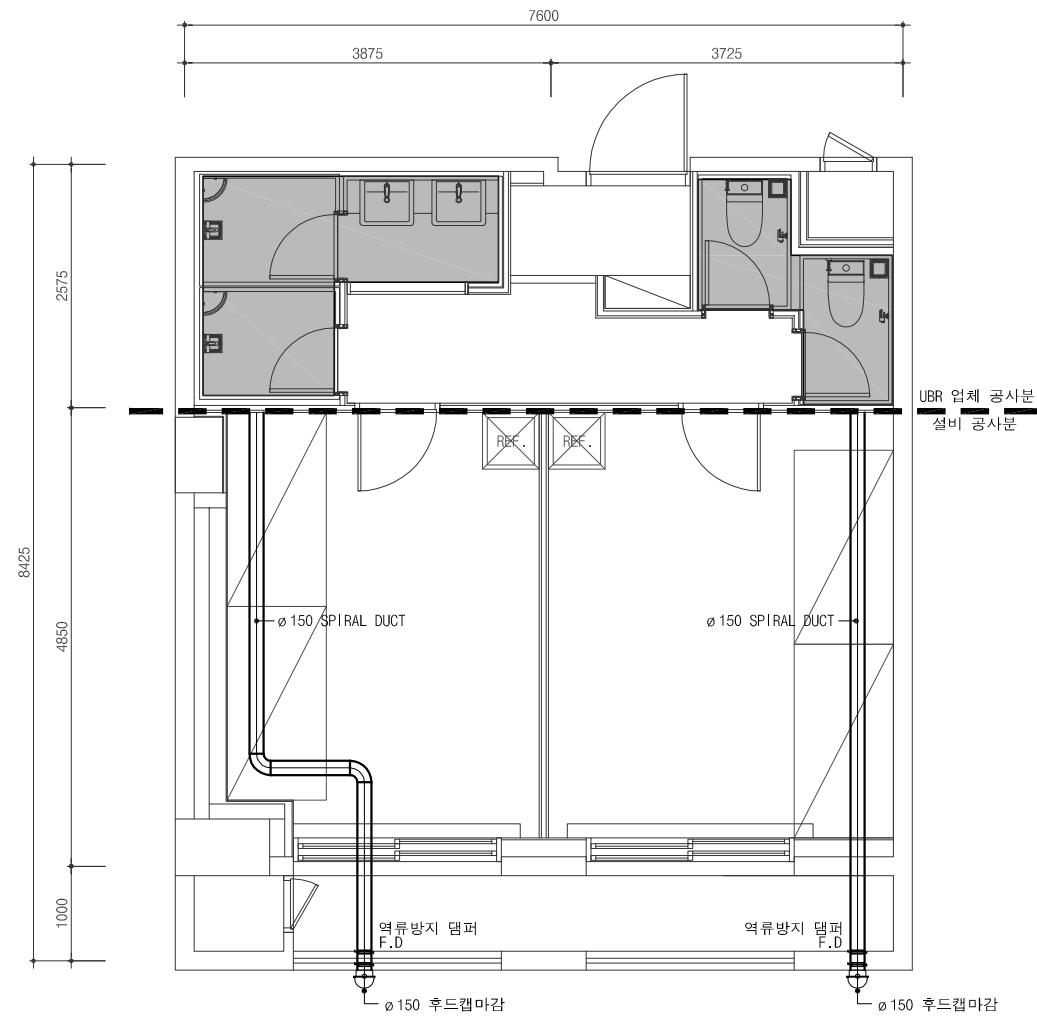


단위세대 다인실 C1-TYPE x1세대
(2F 남자기숙사)

단위세대 환기덕트 확대 평면도-2
SCALE : 1/40(80)

건축주  강원랜드	프로젝트 이름 기숙사 추가건립 공사 실시설계용역	프로젝트 ERP 코드	설계사무소  주. 다울건축사사무소 ARCHITECTS & PLANNERS, LTD. 서울시 서초구 명달로 65 일층 B/D 7F TEL : (02)523-1474, FAX : (02)523-1475	엔지니어링 인테리어 (주)은민에스앤디	기계 (주)미도설비기술사사무소	설계감독 승인 설계감독 승인날짜 2022. 07	도면제출 책임자 신동재	전축	구조	토목	조경	 REV. DATE DESCRIPTION	단위세대 환기덕트 확대 평면도-2		
	시설물 이름 E동 기숙사	공종분야 기계	발행목적 납품용	구 조 (주)아이맥스트럭처	전기 (주)더힐이엔씨	도면제출 날짜 2022. 07	검토자 심재곤						축척/SCALE A1: 1/40	도면번호/DRAWING NO. M - 223	REV. NO. △
				토 목 케이엔씨컨설턴트(주)	통신 (주)더힐이엔씨		작성자 이수진	기계	전기	통신	소방		A3: 1/80	현행번호/SHEET NO.	
				조 경 (주)이공조경설계와시공	소 방 (주)미도설비기술사사무소, (주)더힐이엔씨										

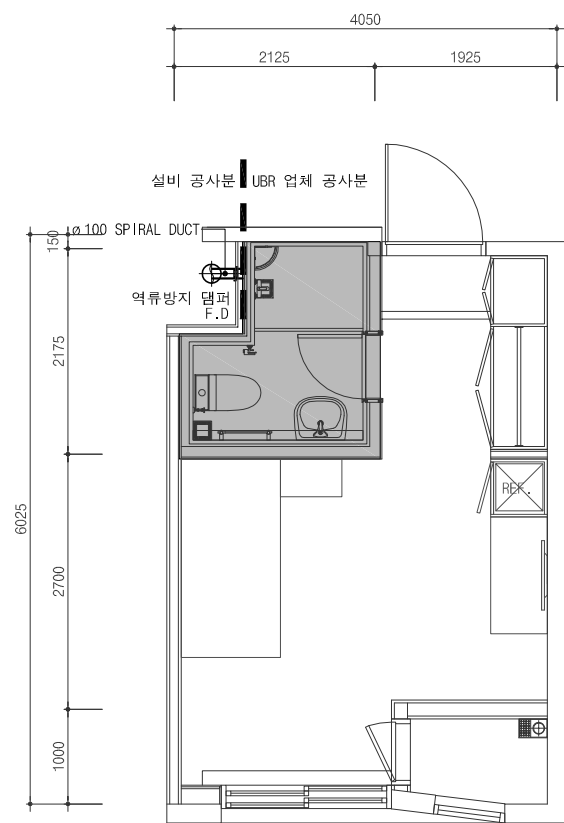


단위세대 1인실 A4(1)-TYPE x96세대
(3F~10F 남자기숙사)

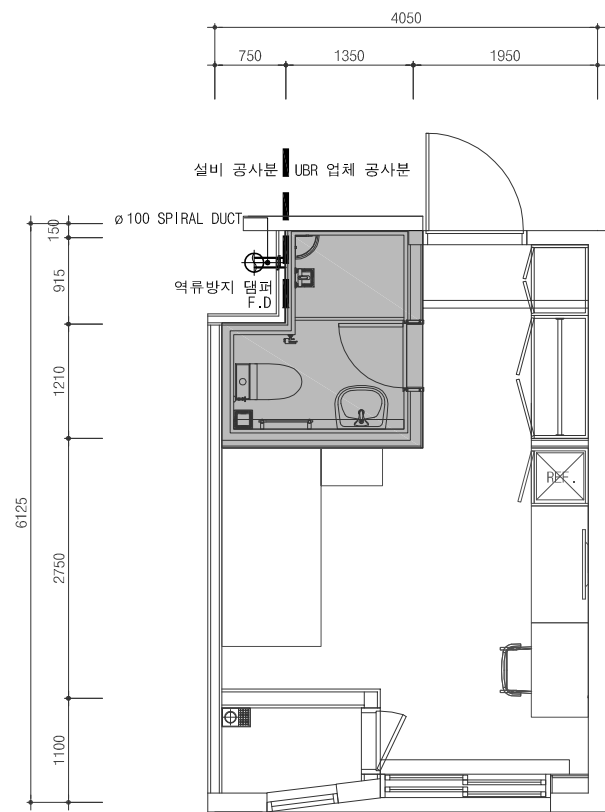


단위세대 1인실 A4(2)-TYPE x8세대
(3F~10F 남자기숙사)


단위세대 환기덕트 확대 평면도-4
SCALE : 1/40(80)

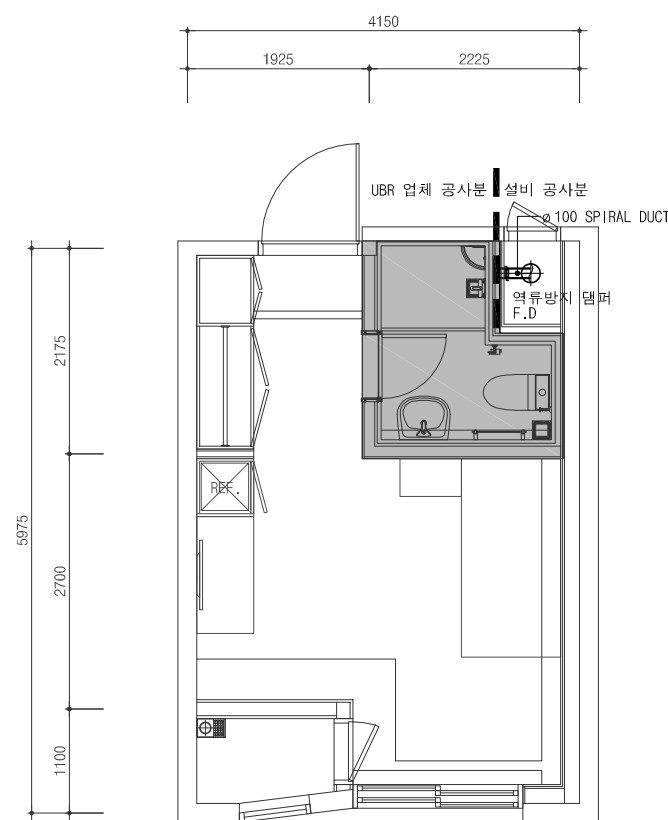

단위세대 1인실 A5(1)-TYPE x16세대
(3F~10F 남자기숙사)


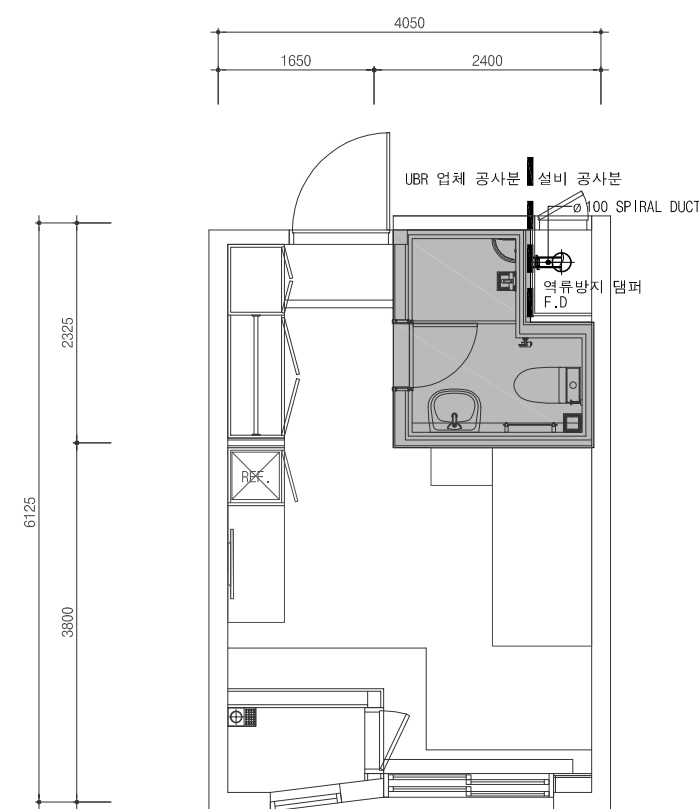


단위세대 1인실 A5(2)-TYPE x8세대
(3F~10F 남자기숙사)

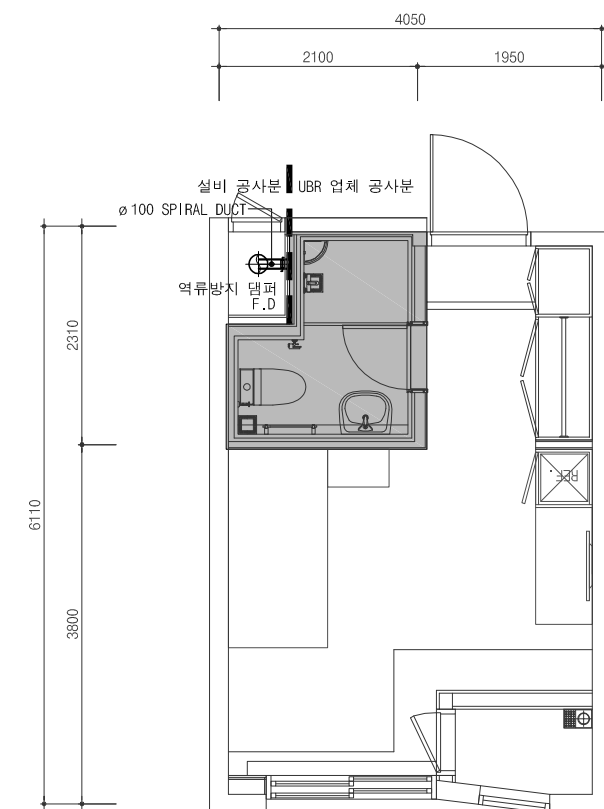


단위세대 1인실 A6-TYPE x8세대
(3F~10F 남자기숙사)

단위세대 환기덕트 확대 평면도-5
SCALE : 1/40(80)

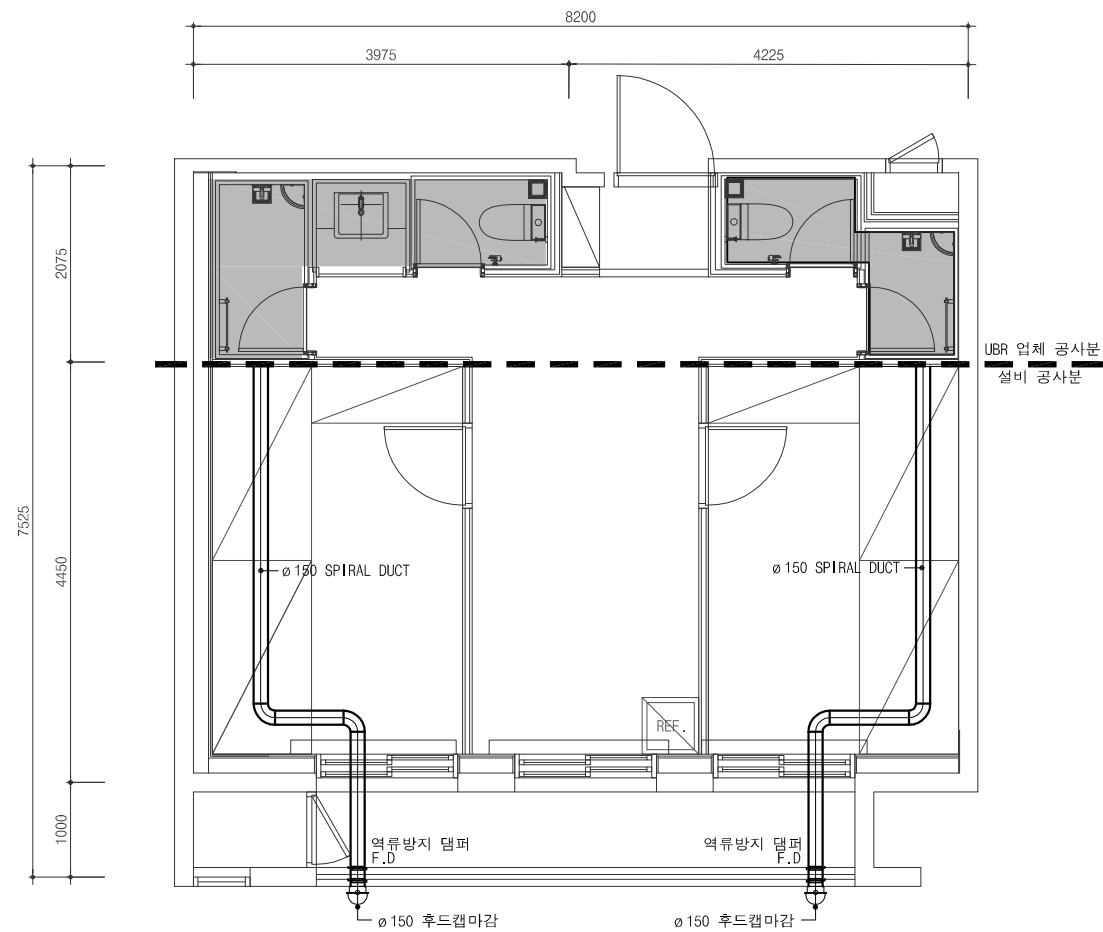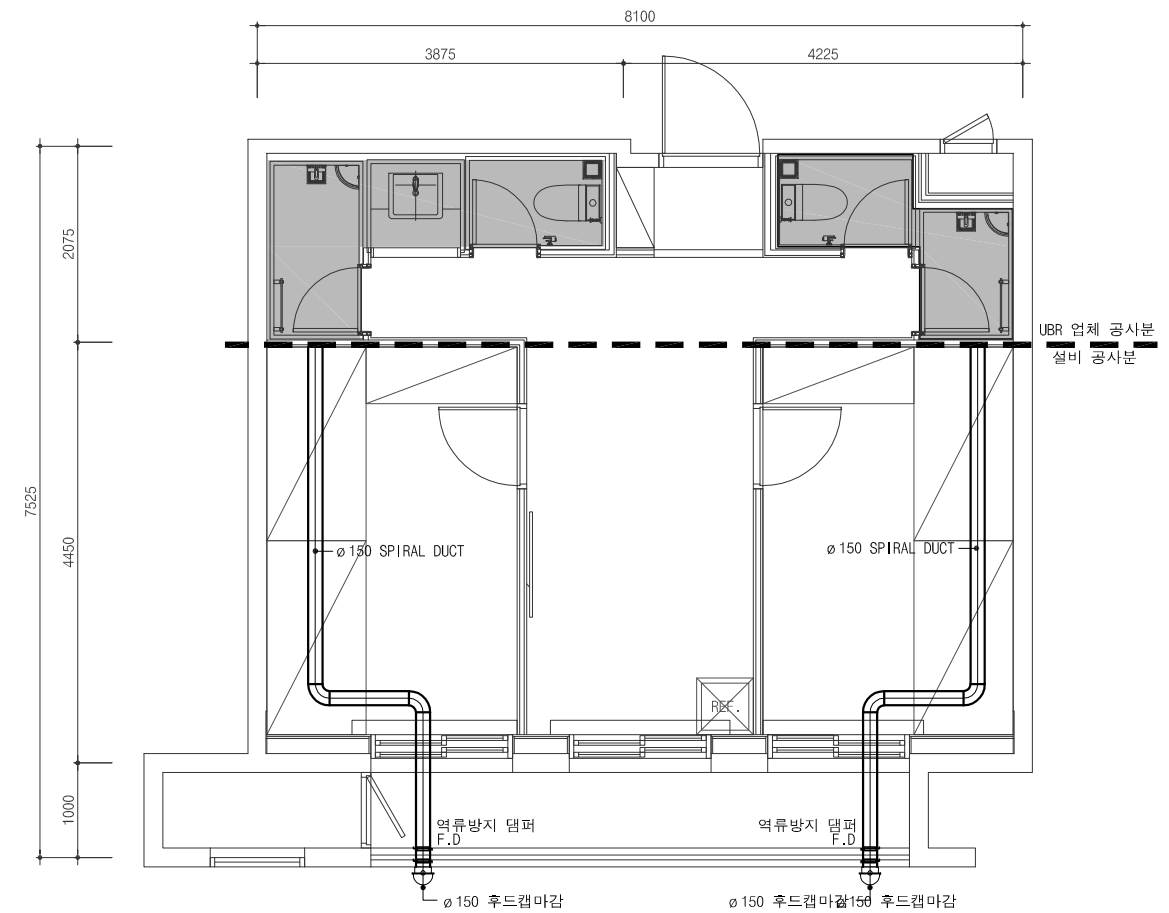
단위세대 다인실 B2-TYPE x2세대
(1F~2F 여자기숙사)

단위세대 다인실 B1-TYPE x6세대
(1F~2F 여자기숙사)

단위세대 환기덕트 확대 평면도-6

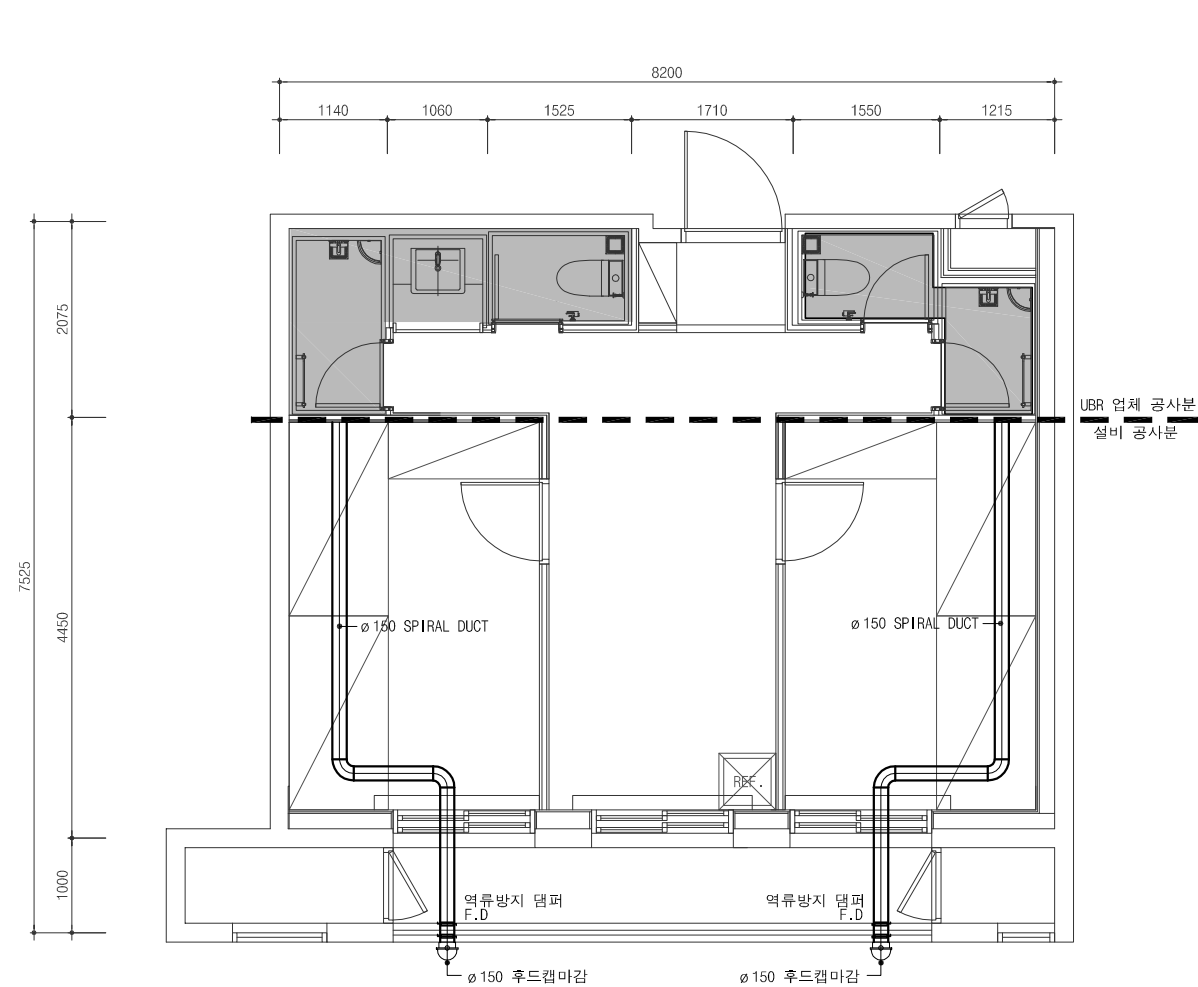


단위세대 다인실 B3-TYPE x1세대
(2F 여자기숙사)

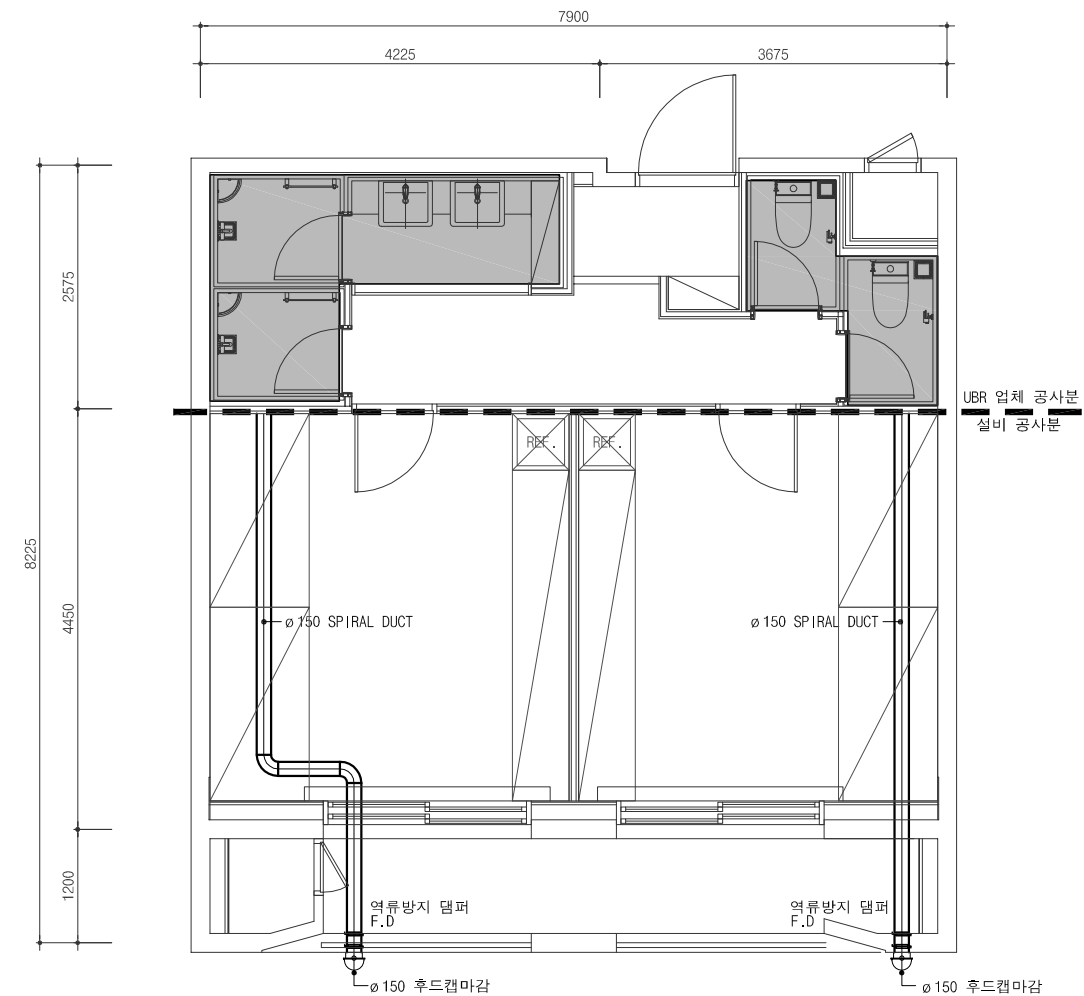


단위세대 다인실 A1-TYPE x1세대
(2F 여자기숙사)

단위세대 환기덕트 확대 평면도-7


[illegible]

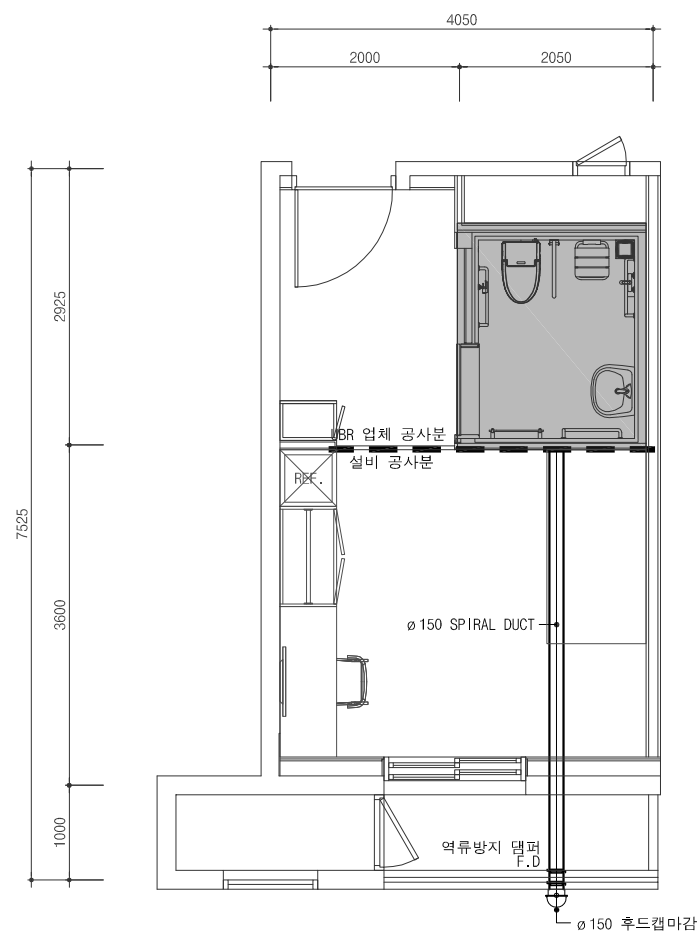

단위세대 장애인객실 D1-TYPE
(1F 여자기숙사)

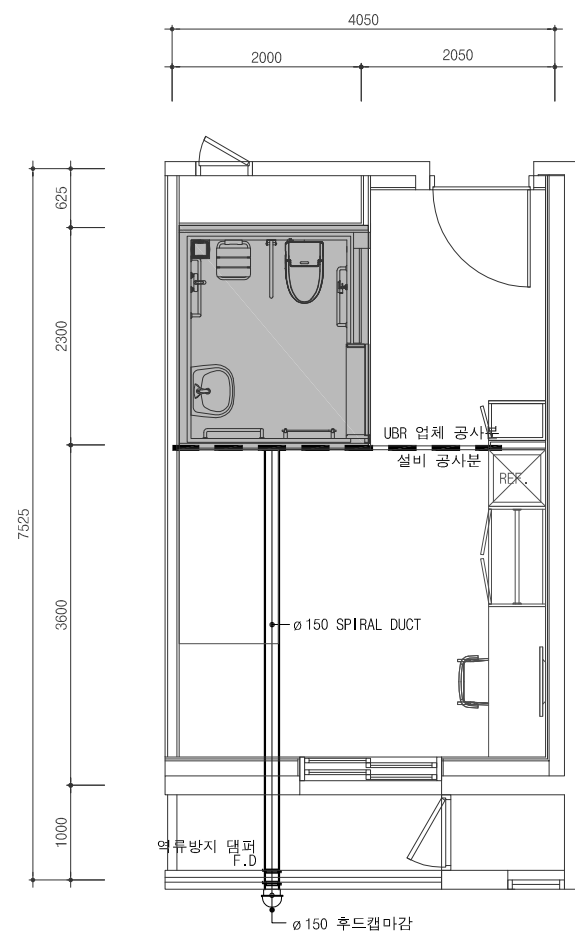


단위세대 장애인객실 D2-TYPE
(1F 여자기숙사)

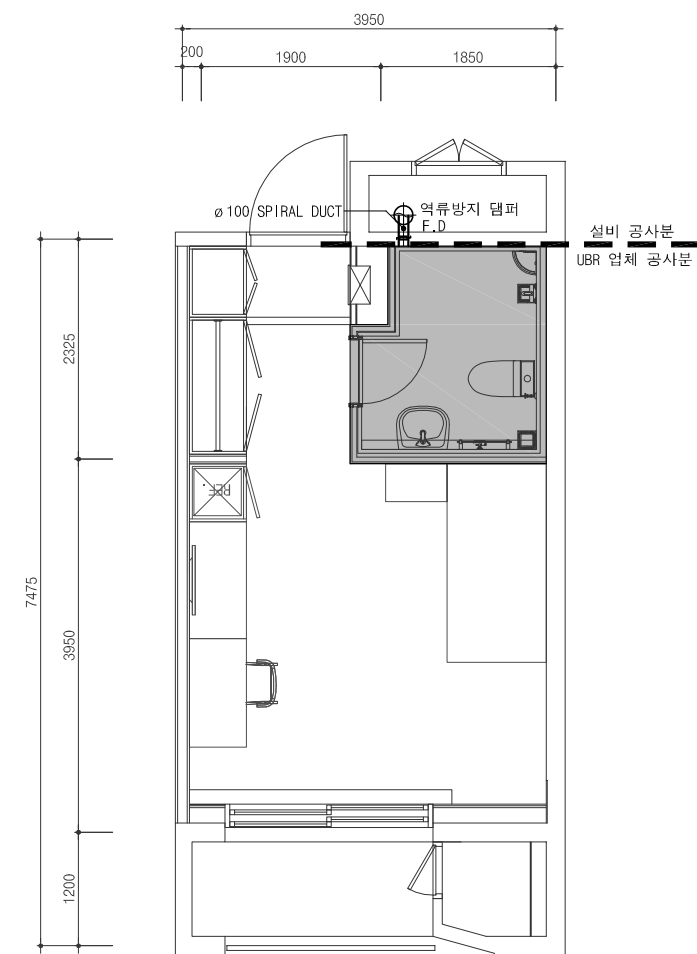


단위세대 1인실 C1-TYPE x32세대
(3F~10F 여자기숙사)

단위세대 환기덕트 확대 평면도-8
SCALE : 1/40(80)


건축주	프로젝트 이름	프로젝트 ERP 코드	설계사무소	엔지니어링 업체이름	(주)은민에스앤디	기계 (주)미도설비기술사사무소	설계감독 승인	도면제출 책임자	건축	구조	토목	조경	단위세대 환기덕트 확대 평면도-8	
	기숙사 추가건립 공사 실시설계용역	광종분야	DAUL 주. 다울건축사사무소 ARCHITECTS & PLANNERS, LTD. 서울시 서초구 명달로 65 일층 B/D 7F TEL : (02)523-1474, FAX : (02)523-1475	구조 (주)아이맥스트럭처	전기 (주)더힐이엔씨	설계감독 승인날짜	김도자	신동재					축척/SCALE A1: 1/40 A3: 1/80	도면번호/DRAWING NO. M - 229
	시설용 이름	기계		토목 케이엔씨컨설턴트(주)	통신 (주)더힐이엔씨	2022. 07	김도자	심재곤	기계	전기	통신	소함		
	E동 기숙사	납품용		조경 (주)이공조경설계와시공	소방 (주)미도설비기술사사무소, (주)더힐이엔씨	2022. 07	작성자	이수진						
									REV.	DATE	DESCRIPTION	REV. NO.		

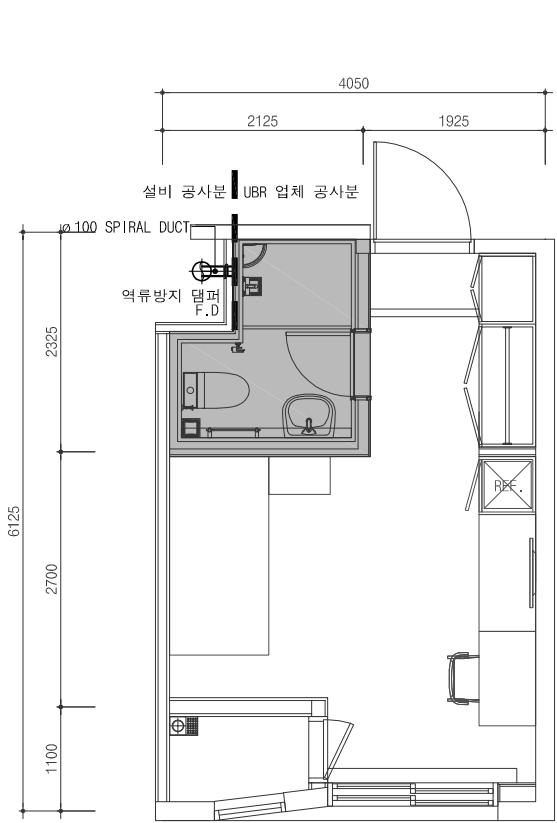

단위세대 1인실 A1-TYPE x88세대
(3F~10F 여자기숙사)

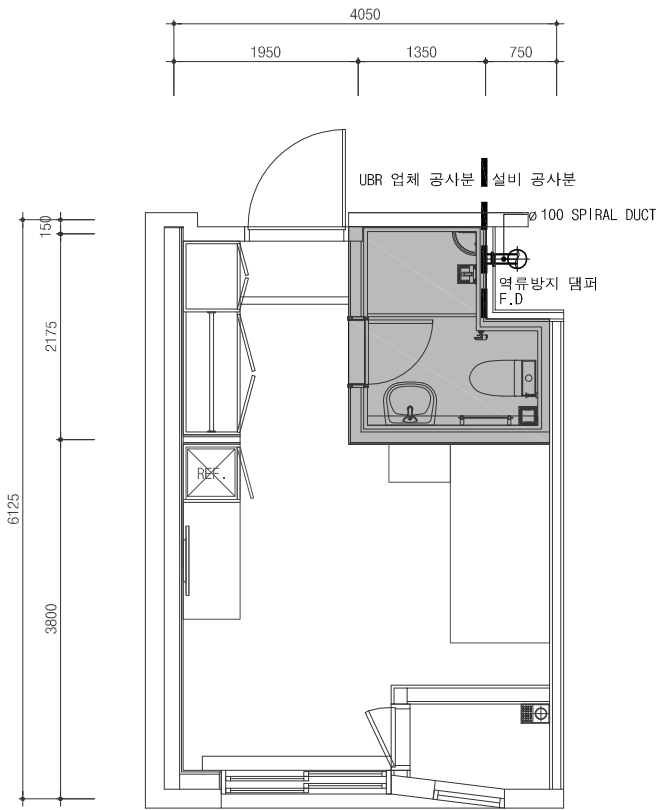

단위세대 1인실 A2-TYPE x32세대
(3F~10F 남자/여자기숙사)

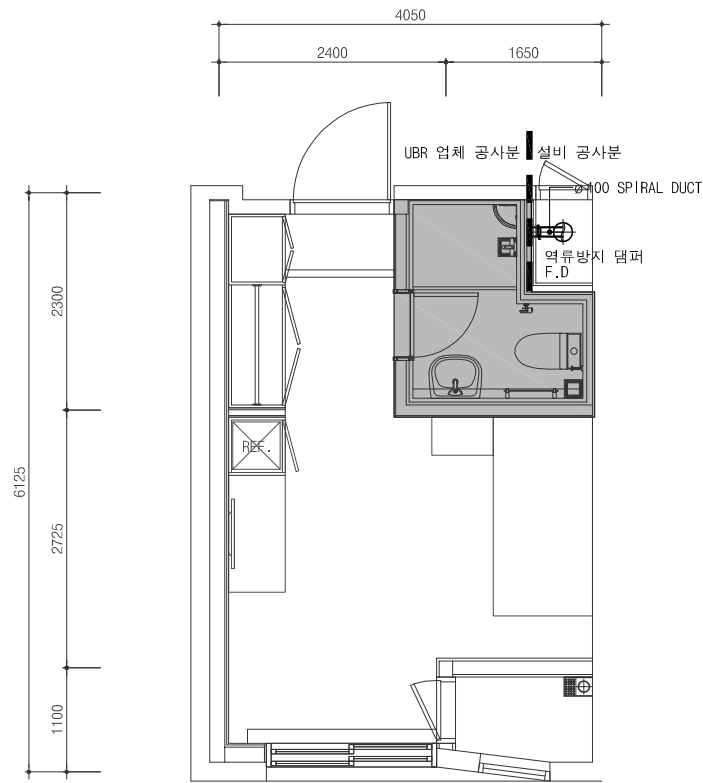


단위세대 1인실 A3-TYPE x8세대
(3F~10F 여자기숙사)




단위세대 환기덕트 확대 평면도-9
SCALE : 1/40(80)

건축주 강원랜드	프로젝트 이름 기숙사 추가건립 공사 실시설계용역	프로젝트 ERP 코드	설계사무소 주. 다울건축사사무소 ARCHITECTS & PLANNERS, LTD. 서울시 서초구 명달로 65 율흥 B/D 7F TEL : (02)523-1474, FAX : (02)523-1475	엔지니어링 인테리어 (주)은민에스앤디	기계 (주)미도설비기술사사무소	설계감독 승인	도면제출 책임자 신동재	건축 구조 토목 조경 기계 전기 통신 소방 REV. DATE DESCRIPTION	단위세대 환기덕트 확대 평면도-9		
	시설물 이름 E동 기숙사	공종분야 기계	발행목적 납품용	구조 (주)아이맥스트럭처	전기 (주)더힐이엔씨	설계감독 승인날짜 2022. 07	검토자 심재곤		축척/SCALE A1: 1/40	도면번호/DRAWING NO. M - 230	
				토목 케이앤씨컨설턴트(주)	통신 (주)더힐이엔씨	도면제출 날짜 2022. 07	작성자 이수진		변환번호/SHEET NO. A3: 1/80	REV. NO. 	
				조경 (주)이공조경설계와시공	소방 (주)미도설비기술사사무소, (주)더힐이엔씨						

- NOTE
- 1. 부분은 화장실 UBR 업체분
 - 2. 급수 분배기 이후 위생기구에 연결되는 2차측 배관 및 공사는 UBR 업체분(UBR 상세도 참조)
 - 3. 스텝 관통 부위는 방화실란트 코킹 마감 적용할 것.

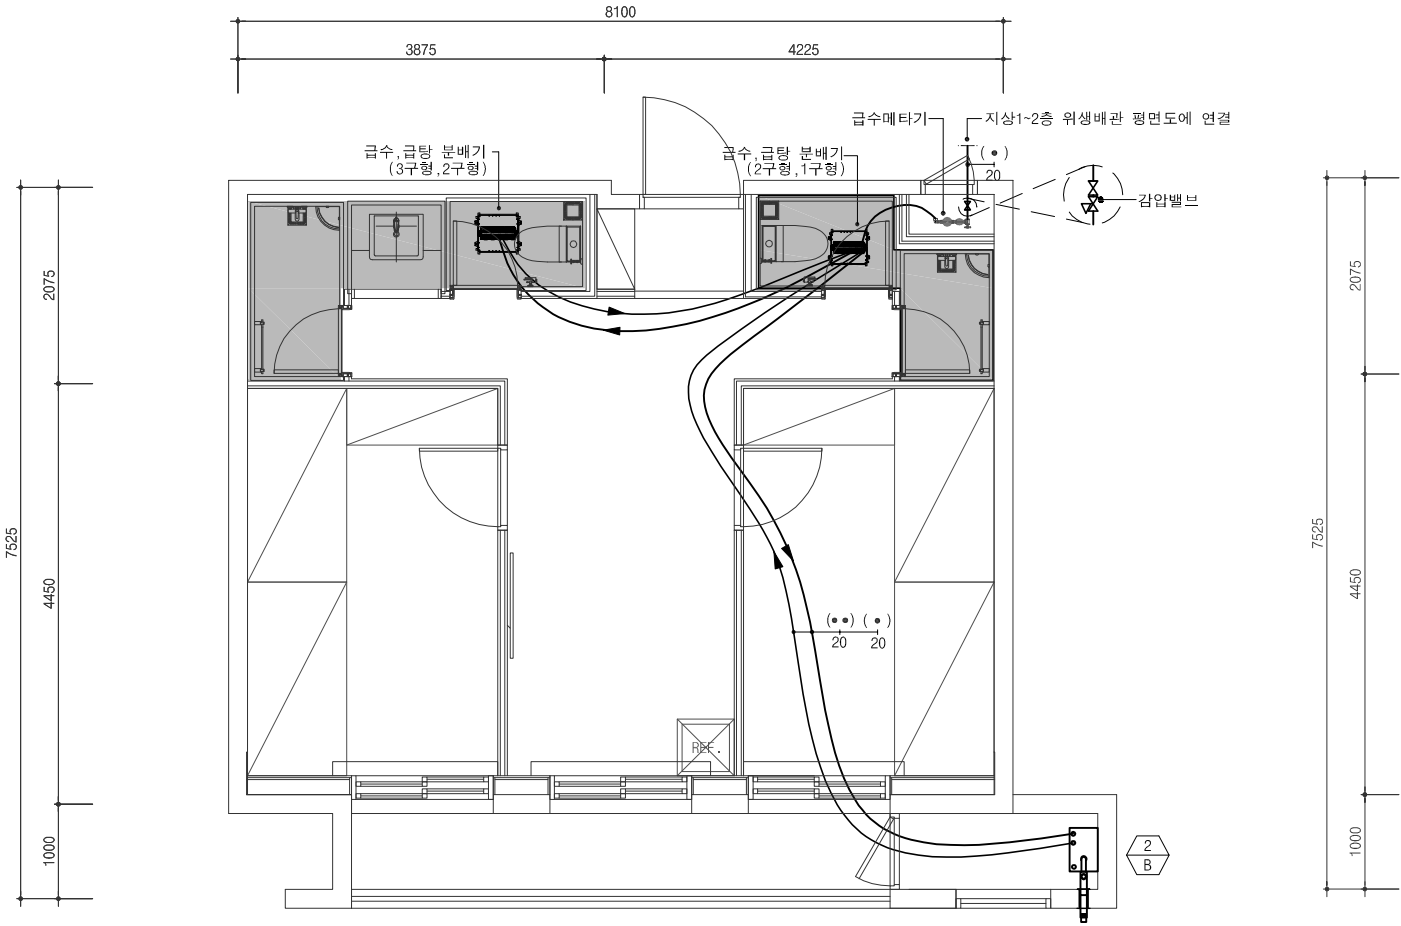

단위세대 다인실 B4-TYPE x6세대
(1F~2F 남자기숙사)

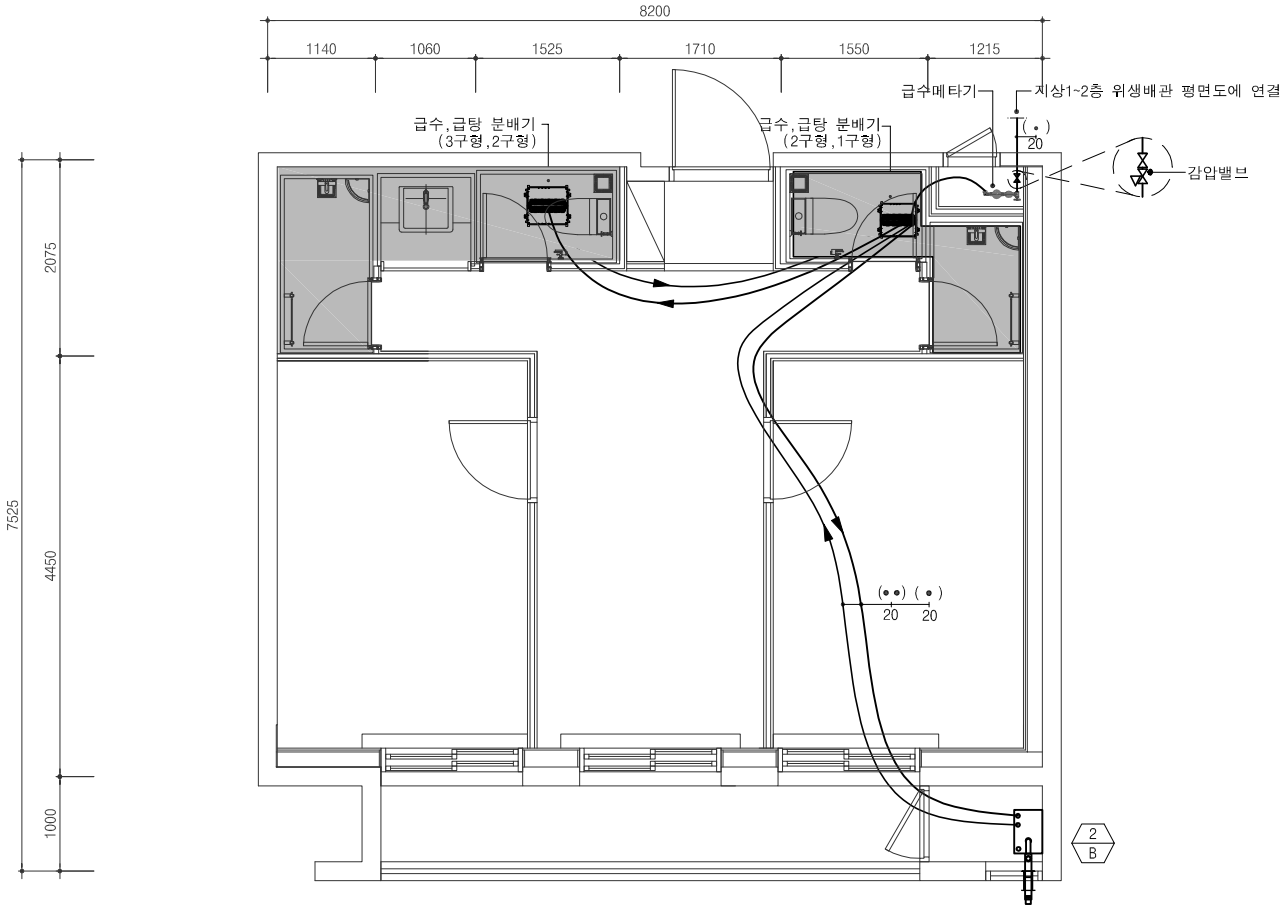

단위세대 다인실 B6-TYPE x2세대
(1F~2F 남자기숙사)




단위세대 급수,급탕배관 확대 평면도-1
SCALE : 1/40(80)

건축주 강원랜드	프로젝트 이름 기숙사 추가건립 공사 실시설계용역	프로젝트 ERP 코드	설계사무소 주.다울건축사사무소 ARCHITECTS & PLANNERS, LTD. 서울시 서초구 명달로 65 일흥 B/D 7F TEL : (02)523-1474, FAX : (02)523-1475	엔지니어링 인테리어 (주)은민에스앤디	기계 (주)미도설비기술사사무소	설계감독 승인 설계감독 승인날짜 2022. 07	도면제출 책임자 신동재	건축	구조	토목	조경		단위세대 급수,급탕 배관 확대 평면도-1	
	시설물 이름 E동 기숙사	공종분야 기계	주.다울건축사사무소	구조 (주)아이맥스트럭처	전기 (주)더힐이엔씨	도면제출 날짜 2022. 07	검토자 심재곤	기계	전기	통신	소방		축척/SCALE A1: 1/40	도면번호/DRAWING NO. M - 324
		발행목적 납품용		토목 케이엔씨컨설턴트(주)	통신 (주)더힐이엔씨		작성일자 이수진						A3: 1/80	현행번호/SHEET NO.
				조경 (주)이공조경설계와시공	소방 (주)미도설비기술사사무소, (주)더힐이엔씨								REV. NO.	
								REV.	DATE	DESCRIPTION				


1.  부분은 화장실 UBR 업체분

2. 급수 분배기 이후 워생기구에 연결되는 2차측 배관 및 공사는 UBR 업체분(UBR 상세도 참조)

3. 슬리브 관통 부위는 방화슬라트 코킹 마감 적용할 것.

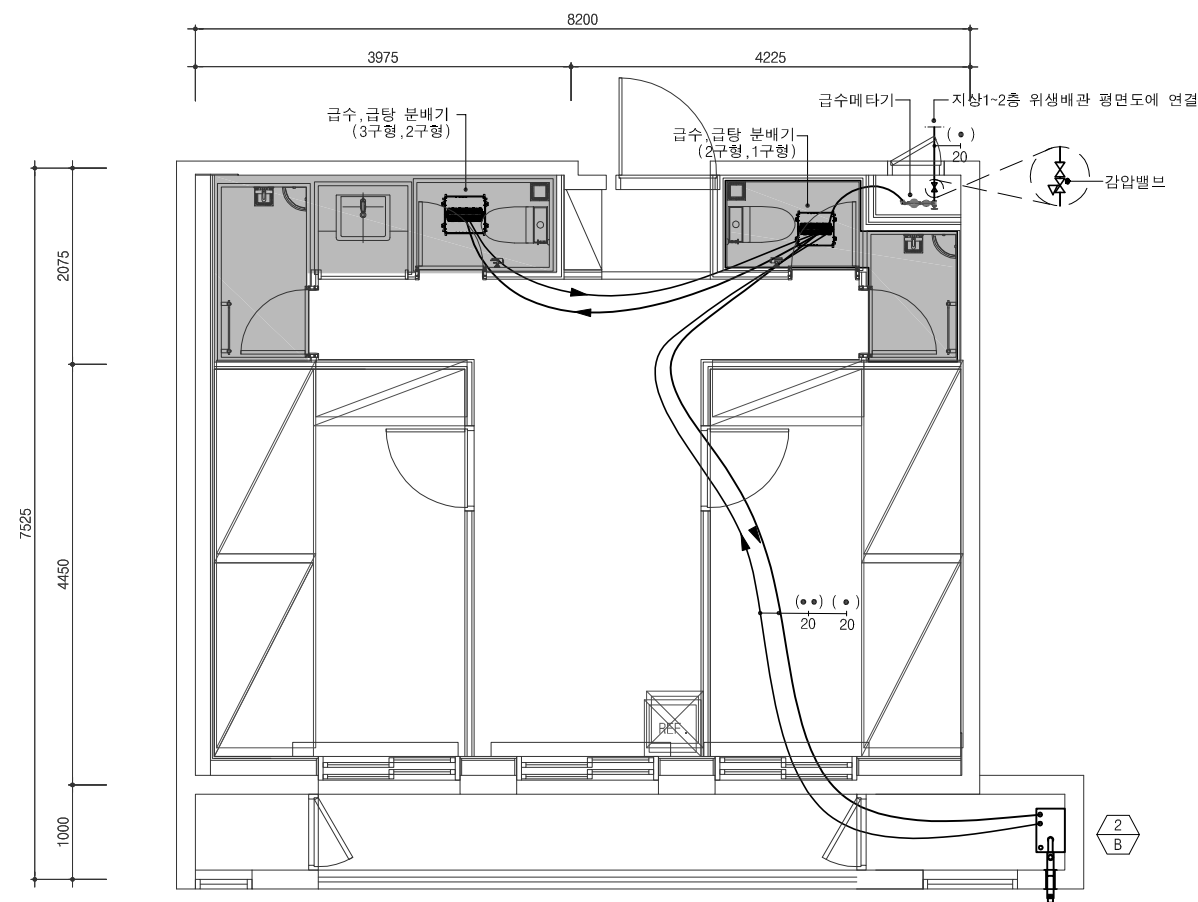

단위세대 다인실 B5-TYPE x1세대
(2F 남자기숙사)

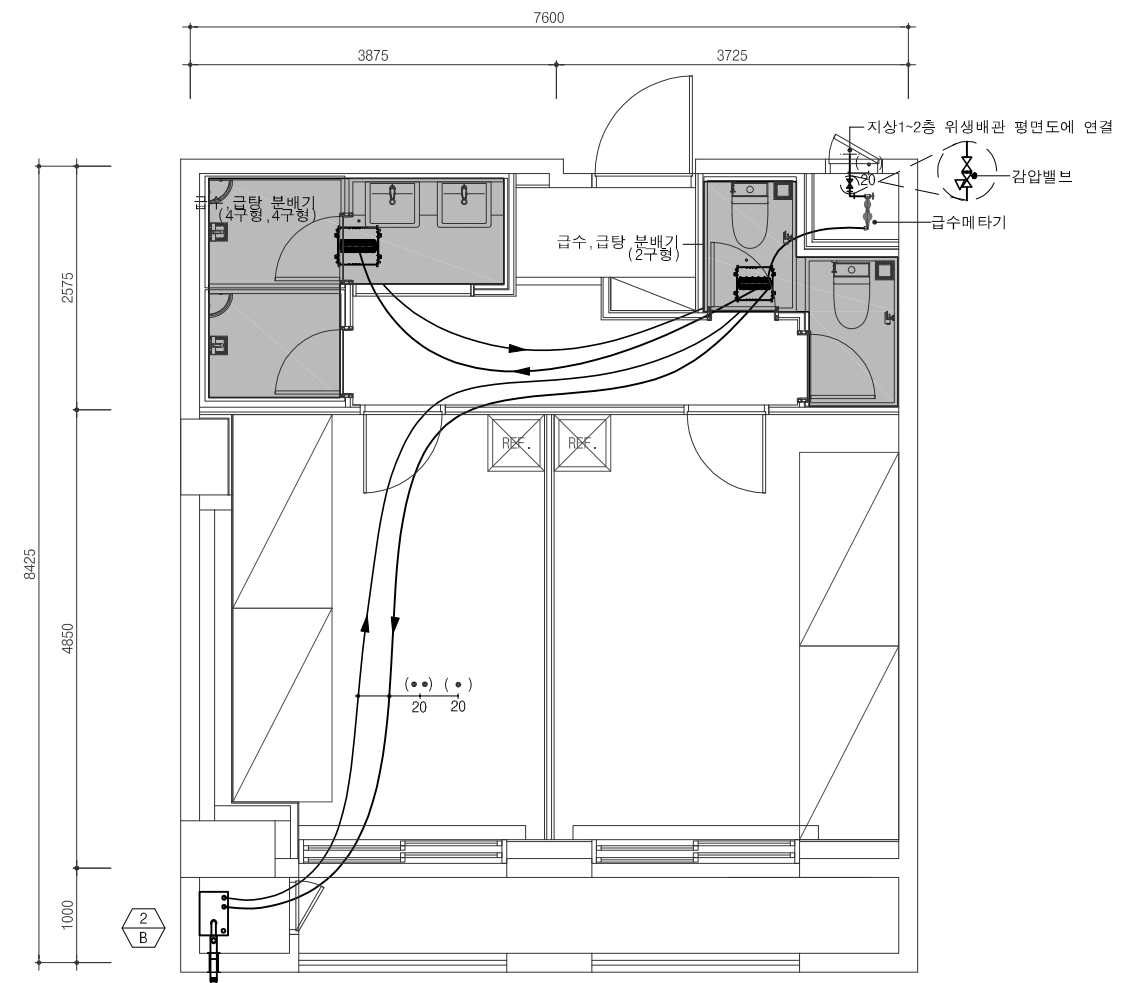


단위세대 다인실 C1-TYPE x1세대
(2F 남자기숙사)

단위세대 급수, 급탕배관 확대 평면도-2


SCALE : 1/40(80)

건축주	강원랜드	프로젝트 이름	프로젝트 ERF 코드	설계사무소	면제사유명 한태리야	(주)민에스앤디	기 계 (주)미도설비기술사사무소	설계감독 승인	도면제출 책임자	건축	구조	토목	조경	△ 3 △ △ REV. DATE DESCRIPTION	단위세대 급수, 급탕 배관 확대 평면도-2																	
		기숙사 추가건립 공사 실시설계용역	공종분야													기 계	주. 다울건축사사무소 ARCHITECTS & PLANNERS LTD. 서울시 서초구 영당로 65 일층 B/D 7F TEL : (02)523-1474, FAX : (02)523-1475	(주)아이맥스트럭처	기 계 (주)더힐이엔씨	설계감독 승인날짜	2022. 07	김도자	신동재	도면제출 날짜	2022. 07	작성일자	이수진	도면번호/DRAWING NO. M - 325				
		시설물 이름	발행목적													납품용													(주)이공조경설계와시공	(주)더힐이엔씨	소 방 (주)미도설비기술사사무소 (주)더힐이엔씨	A1 : 1/40
		E동 기숙사																														
면적/SCALE															면적번호/SHEET NO.	REV. NO.																

- NOTE
- 1. 부분은 화장실 UBR 업체분
 - 2. 급수 분배기 이후 위생기구에 연결되는 2차측 배관 및 공사는 UBR 업체분(UBR 상세도 참조)
 - 3. 스크린 관통 부위는 방화실란트 코킹 마감 적용할 것.

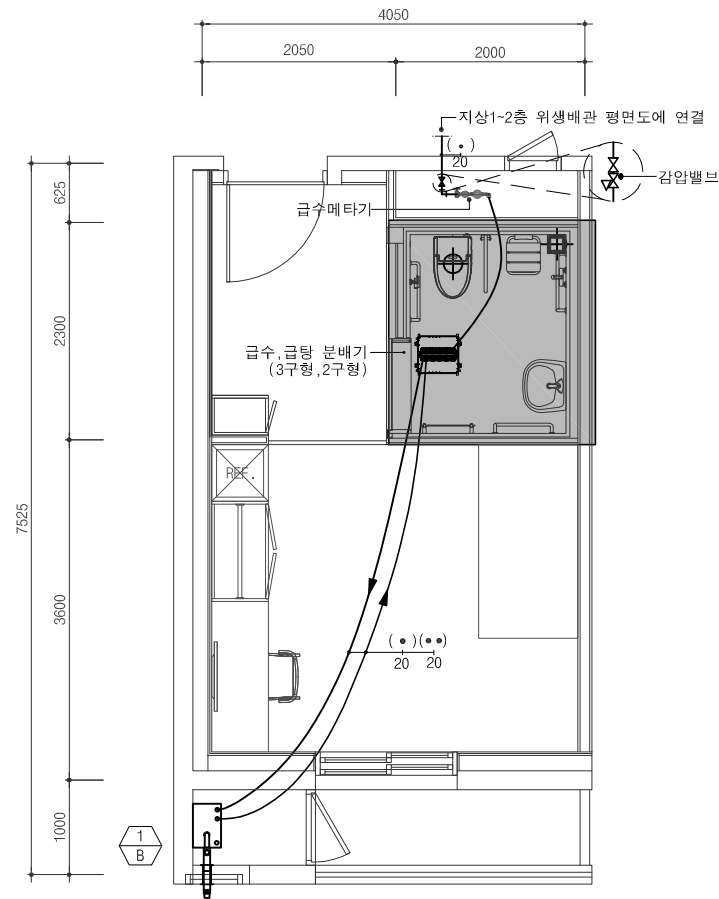

단위세대 장애인실 D2-TYPE
(1F 남자기숙사)

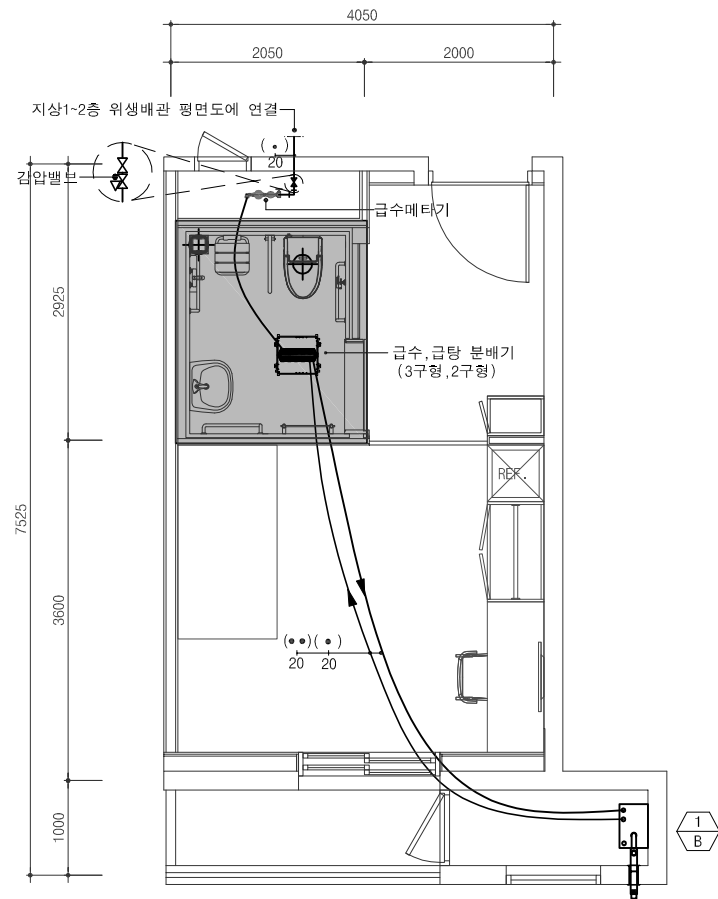

단위세대 장애인실 D1-TYPE
(1F 남자기숙사)


단위세대 급수, 급탕배관 확대 평면도-3
SCALE : 1/40(80)

건축주  강원랜드	프로젝트 이름 기숙사 추가건립 공사 실시설계용역	프로젝트 ERP 코드	설계사무소 DAUL 주.다울건축사사무소 ARCHITECTS & PLANNERS, LTD. 서울시 서초구 명달로 65 일층 B/D 7F TEL : (02)523-1474, FAX : (02)523-1475	엔지니어링 인테리어 (주)은민에스앤디	기계 (주)미도설비기술사사무소	설계감독 승인	도면제출 책임자 신동재	건축	구조	토목	조경	⚠ ⚠ ⚠ REV. DATE DESCRIPTION	단위세대 급수, 급탕 배관 확대 평면도-3		
	시설물 이름 E동 기숙사	공종분야 기계	구조 (주)아이맥스트럭처	전기 (주)더힐이엔씨	설계감독 승인날짜 2022. 07	검토자 심재곤	기계	전기	토목	소방	축척/SCALE A1: 1/40		도면번호/DRAWING NO. M - 326		
	발행목적 납품용		토목 케이엔씨컨설턴트(주)	통신 (주)더힐이엔씨	도면제출 날짜 2022. 07	작성자 이수진					A3: 1/80		현행번호/SHEET NO.		
			조경 (주)이공조경설계와시공	소방 (주)미도설비기술사사무소, (주)더힐이엔씨							REV. NO.				


설계조정

■ NOTE


1. ☒ 부문의 화장실 UBR 업체분
2. 급수 분배기 이후 워생기구에 연결되는 2차측 배관 및 공사는 UBR 업체분(UBR 상세도 참조)
3. 스텝 권동 부위는 방화실란트 코킹 마감 적용할 것.

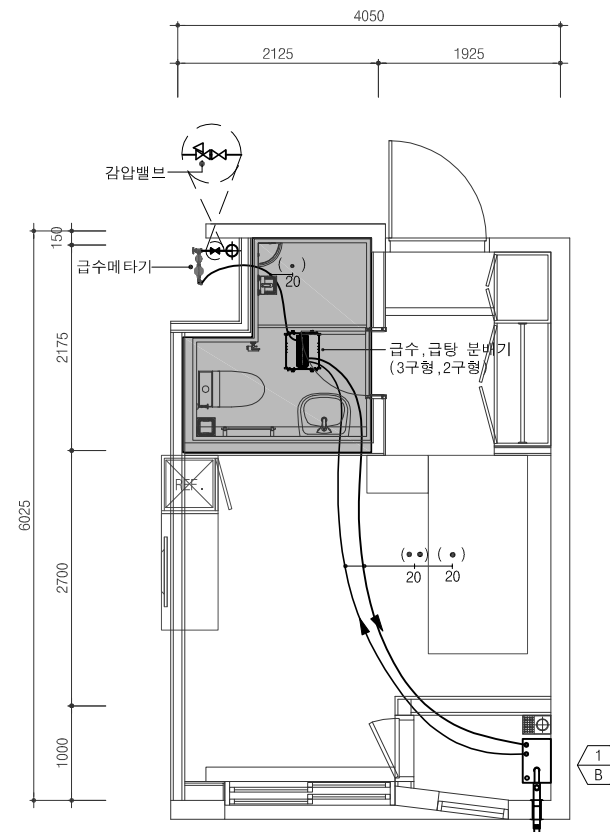

단위세대 1인실 A4(1)-TYPE x96세대
(3F~10F 남자기숙사)

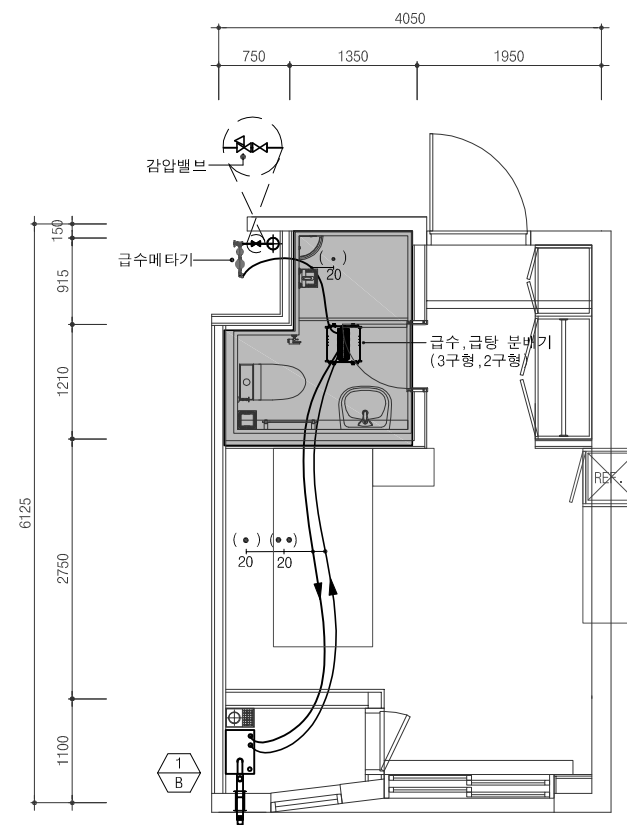

단위세대 1인실 A4(2)-TYPE x8세대
(3F~10F 남자기숙사)

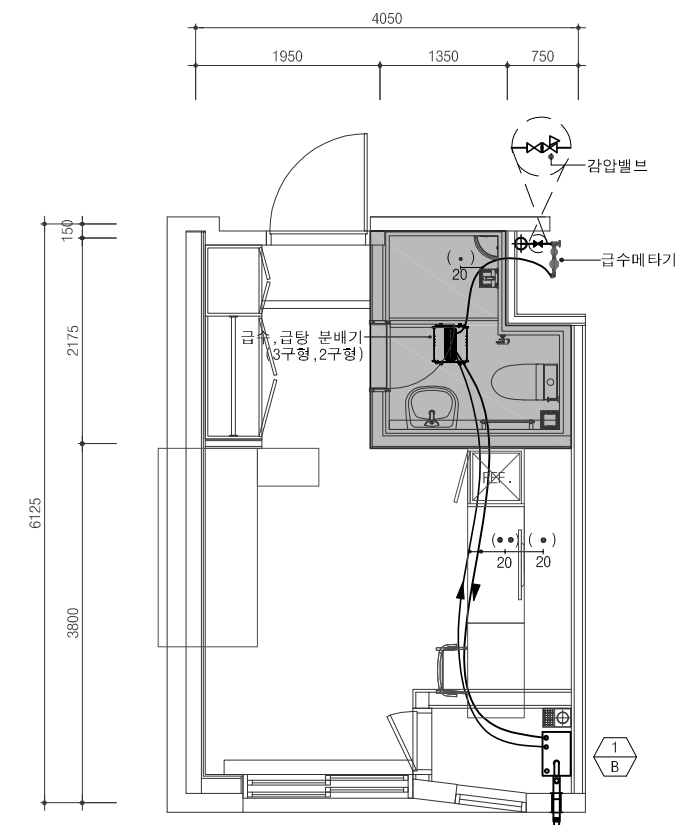


단위세대 1인실 A2-TYPE x8세대
(3F~10F 남자기숙사)

단위세대 급수, 급탕배관 확대 평면도-4


SCALE : 1/40(80)

건축주	프로젝트 이름	프로젝트 ERF 코드	설계사무소	한제이엔 인테리아	(주)민에스앤디	기 계 (주)미도설비기술사사무소	설계감독 승인	도면제출 책임자	건축	구조	도목	조경	△ 3 △ 1	REV.	DATE	DESCRIPTION	단위세대 급수, 급탕 배관 확대 평면도 -4
	기숙사 추가건립 공사 실시설계용역	공종분야	DAUL 주. 다울건축사사무소 ARCHITECTS & PLANNERS, LTD. 서울시 서초구 영당로 65 일층 B/D 7F TEL : (02)523-1474, FAX : (02)523-1475	구 조 (주)아이맥스트럭처	거 기 (주)더힐이엔씨	설계감독 승인일자	검토자	기계	전기	통신	소방	축척/SCALE					
 강원랜드	시설물 이름	기 계	납품용		케이엔씨컨설턴트(주)	(주)더힐이엔씨	2022. 07	심재곤									A1 : 1/40
	E동 기숙사					(주)이공조경설계와시공	2022. 07	이수진									A3 : 1/80
																	M - 327
																	편철번호/SHEET NO.
																	REV. NO.


- NOTE
- 1. 부분은 화장실 UBR 업체분
 - 2. 급수 분배기 이후 위생기구에 연결되는 2차측 배관 및 공사는 UBR 업체분(UBR 상세도 참조)
 - 3. 스리브 관통 부위는 방화실란트 코킹 마감 적용할 것.

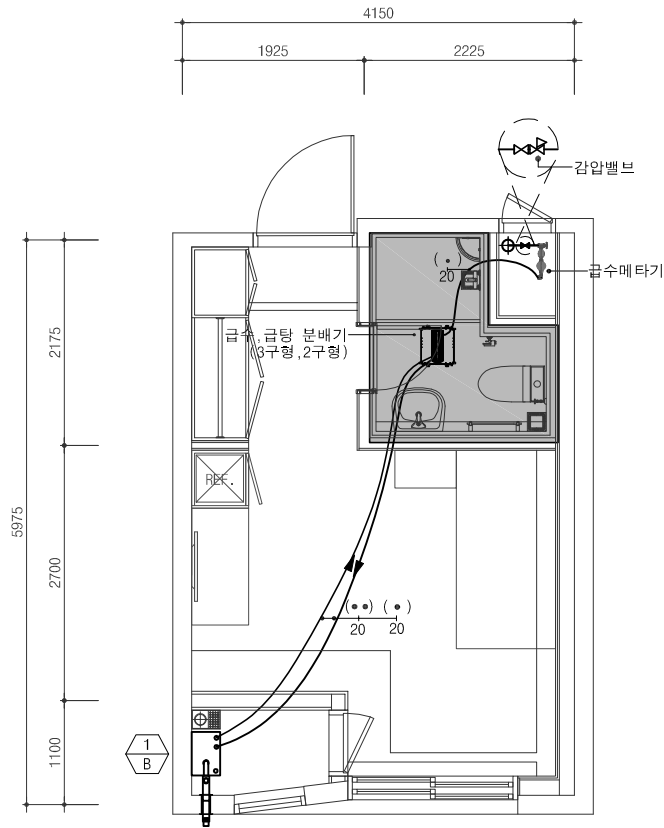

단위세대 1인실 A5(1)-TYPE x16세대
(3F~10F 남자기숙사)

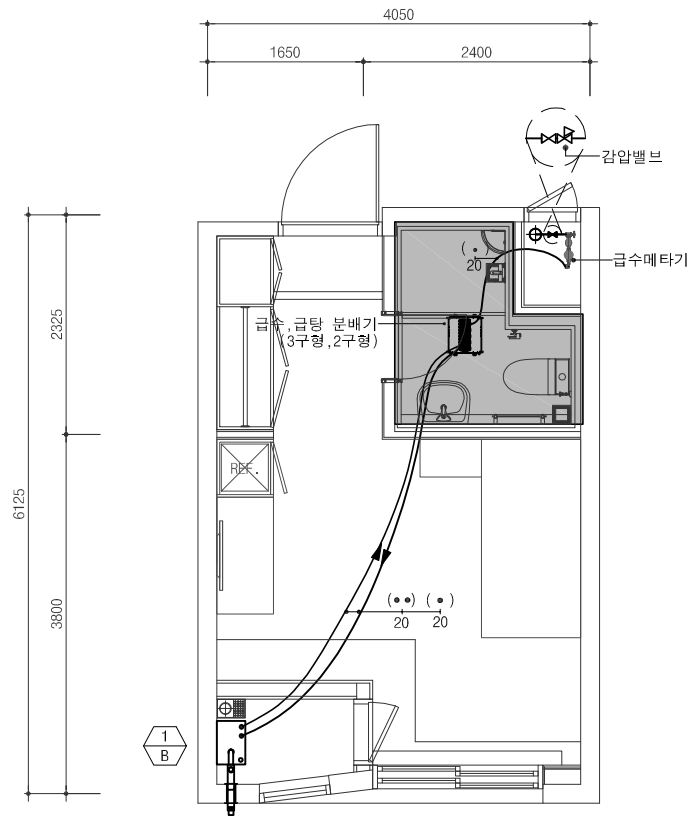

단위세대 1인실 A5(2)-TYPE x8세대
(3F~10F 남자기숙사)

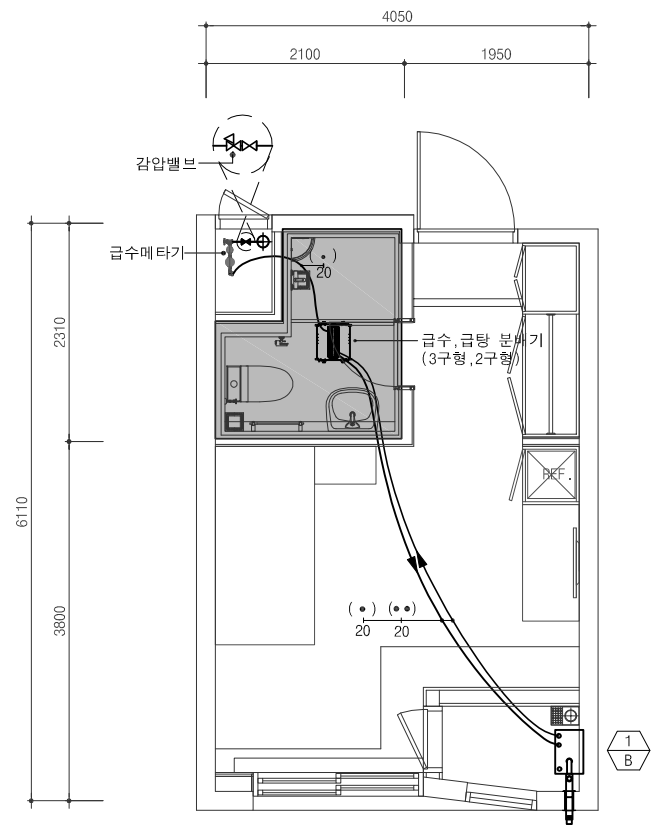


단위세대 1인실 A6-TYPE x8세대
(3F~10F 남자기숙사)




단위세대 급수, 급탕배관 확대 평면도-5
SCALE : 1/40(80)

건축주 강원랜드	프로젝트 이름 기숙사 추가건립 공사 실시설계용역	프로젝트 ERP 코드	설계사무소 주. 다울건축사사무소 ARCHITECTS & PLANNERS, LTD. 서울시 서초구 명달로 65 일층 B/D 7F TEL : (02)523-1474, FAX : (02)523-1475	엔지니어링 인테리어 (주)은민에스앤디	기계 (주)미도설비기술사사무소	설계감독 승인 설계감독 승인날짜 2022. 07	도면제출 책임자 신동재	전축	구조	토목	조경		단위세대 급수, 급탕 배관 확대 평면도-5	
	시설물 이름 E동 기숙사	공종분야 기계	발행목적 납품용	구 조 (주)아이맥스트럭처	전 기 (주)더힐이엔씨	도면제출 날짜 2022. 07	검토자 심재곤	기계	전기	통신	소함		축척/SCALE A1: 1/40	도면번호/DRAWING NO. M - 328
				토 목 케이엔씨컨설턴트(주)	통신 (주)더힐이엔씨		작성자 이수진						A3: 1/80	현행번호/SHEET NO.
				조 경 (주)이공조경설계와시공	소 방 (주)미도설비기술사사무소, (주)더힐이엔씨								REV. NO.	
REV. DATE DESCRIPTION														

- NOTE
1. 부분은 화장실 UBR 업체분
 2. 급수 분배기 이후 위생기구에 연결되는 2차측 배관 및 공사는 UBR 업체분(UBR 상세도 참조)
 3. 스리브 관통 부위는 방화실란트 코킹 마감 적용할 것.

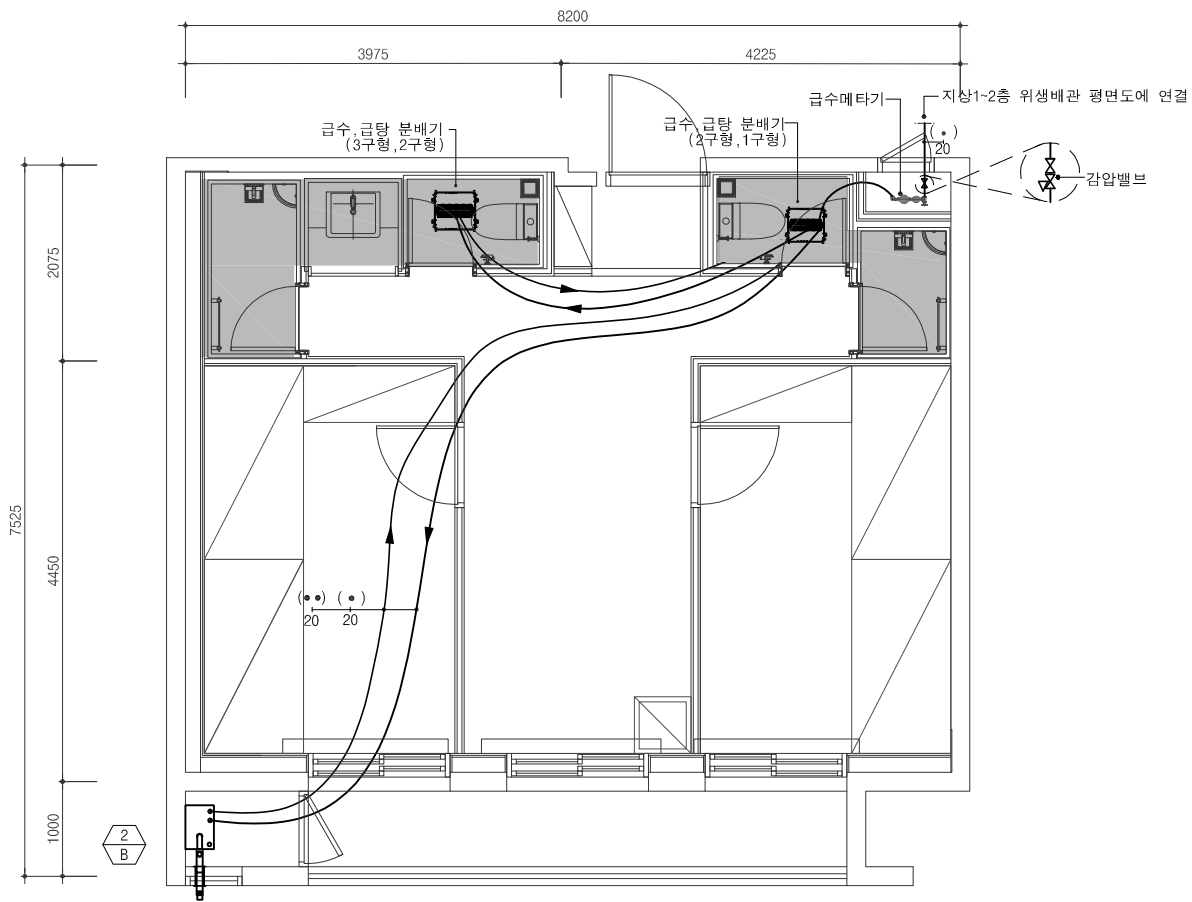

단위세대 다인실 B2-TYPE x2세대
(1F~2F 여자기숙사)

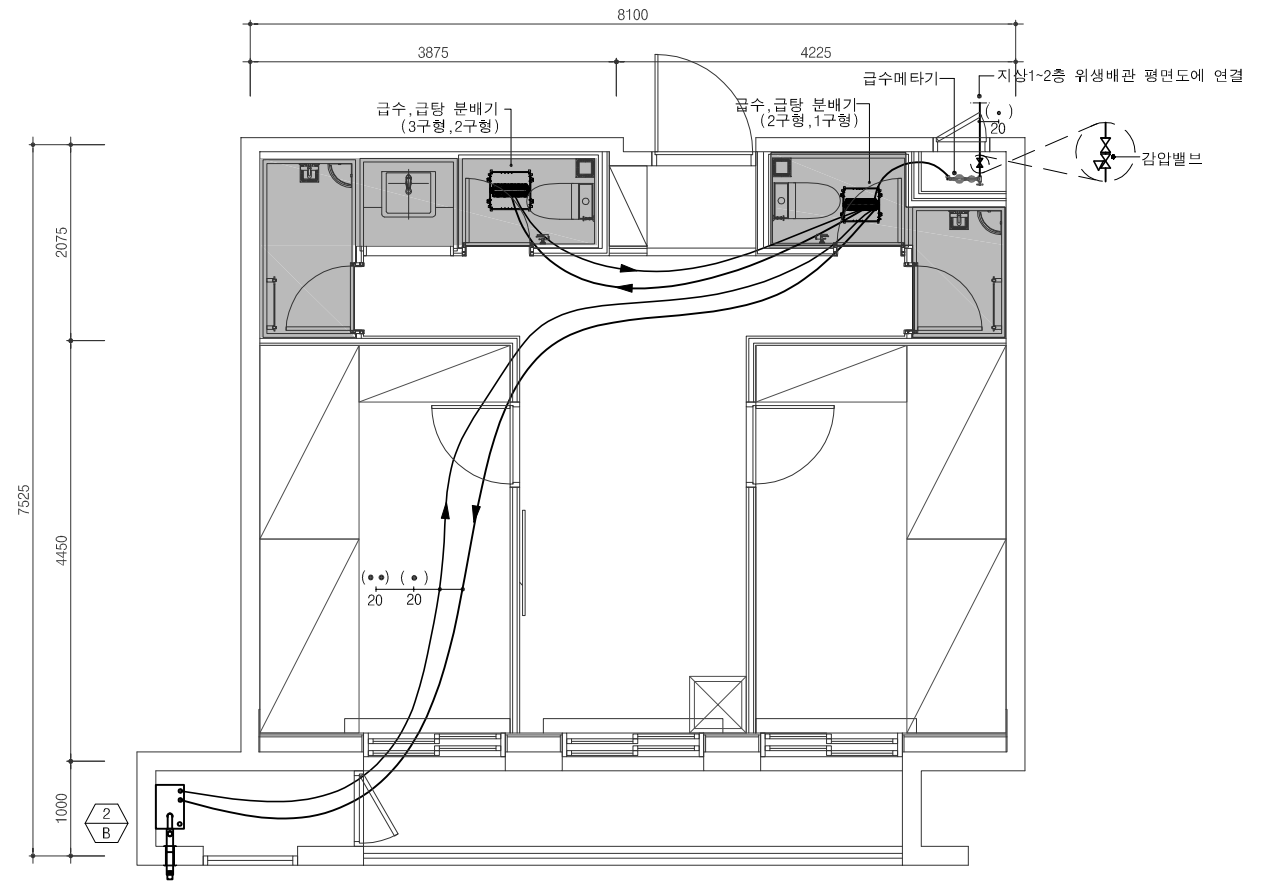


단위세대 다인실 B1-TYPE x6세대
(1F~2F 여자기숙사)

단위세대 급수, 급탕배관 확대 평면도-6
SCALE : 1/40(80)


건축주  강원랜드	프로젝트 이름 기숙사 추가건립 공사 실시설계용역	프로젝트 ERP 코드	설계사무소  주. 다울건축사사무소 ARCHITECTS & PLANNERS, LTD. 서울시 서초구 명달로 65 일층 B/D 7F TEL : (02)523-1474, FAX : (02)523-1475	엔지니어링 인테리어 (주)은민에스앤디	기계 (주)미도설비기술사사무소	설계감독 승인	도면제출 책임자 신동재	건축	구조	토목	조경	단위세대 급수, 급탕 배관 확대 평면도-6	도면번호/DRAWING NO. M - 329				
	시설물 이름 E동 기숙사	공종분야 기계	발행목적 납품용	구조 (주)아이맥스트럭처	전기 (주)더힐이엔씨	토목 케이엔씨컨설턴트(주)	통신 (주)더힐이엔씨	소방 (주)미도설비기술사사무소, (주)더힐이엔씨	설계감독 승인날짜 2022. 07	검토자 심재곤	기계				전기	토목	소방
도면제출 날짜 2022. 07	작성자 이수진	REV.	DATE	DESCRIPTION	현행번호/SHEET NO.	REV. NO.											

설계조정

- NOTE
1. 부분은 화장실 UBR 업체분
 2. 급수 분배기 이후 위생기구에 연결되는 2차측 배관 및 공사는 UBR 업체분(UBR 상세도 참조)
 3. 스리브 관통 부위는 방화실란트 코킹 마감 적용할 것.

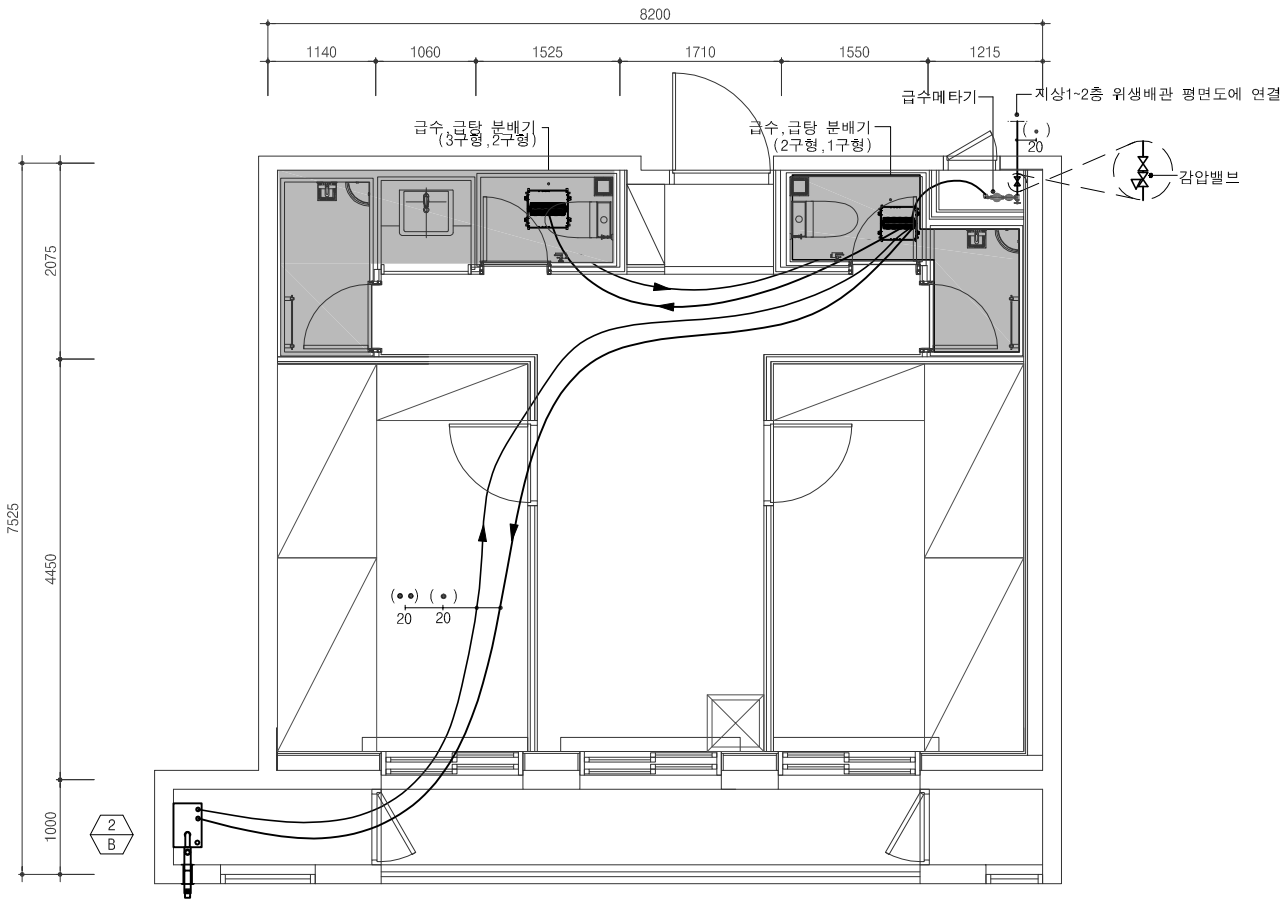

단위세대 다인실 B3-TYPE x1세대
(2F 여자기숙사)

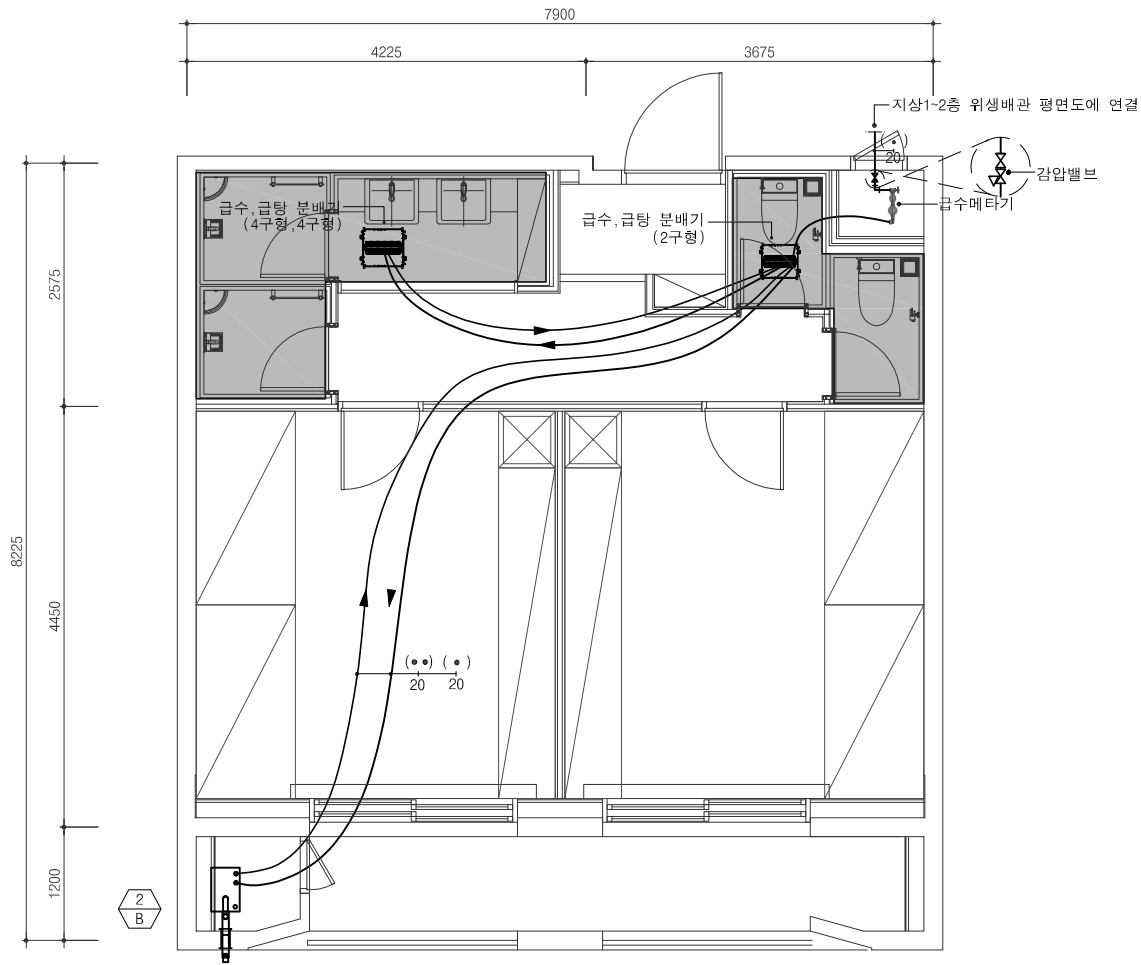


단위세대 다인실 A1-TYPE x1세대
(2F 여자기숙사)

단위세대 급수, 급탕배관 확대 평면도-7
SCALE : 1/40(80)


건축주  강원랜드	프로젝트 이름 기숙사 추가건립 공사 실시설계용역	프로젝트 ERP 코드	설계사무소  주.다울건축사사무소 ARCHITECTS & PLANNERS, LTD. 서울시 서초구 명달로 65 일층 B/D 7F TEL : (02)523-1474, FAX : (02)523-1475	엔지니어링 인테리어 (주)은민에스앤디	기계 (주)미도설비기술사사무소	설계감독 승인	도면제출 책임자 신동재	건축	구조	토목	조경	    REV. DATE DESCRIPTION	단위세대 급수, 급탕 배관 확대 평면도-7		
	시설물 이름 E동 기숙사	공종분야 기계	발행목적 납품용	구 조 (주)아이맥스트럭처	전기 (주)더힐이앤씨	2022. 07	검토자 심재곤	기계	전기	토목	소방		축척/SCALE A1: 1/40 A3: 1/80	도면번호/DRAWING NO. M - 330	
													현행번호/SHEET NO.	REV. NO.	

설계조정


- NOTE
1. 부분은 화장실 UBR 업체분
 2. 급수 분배기 이후 위생기구에 연결되는 2차측 배관 및 공사는 UBR 업체분(UBR 상세도 참조)
 3. 스리브 관통 부위는 방화실란트 코킹 마감 적용할 것.

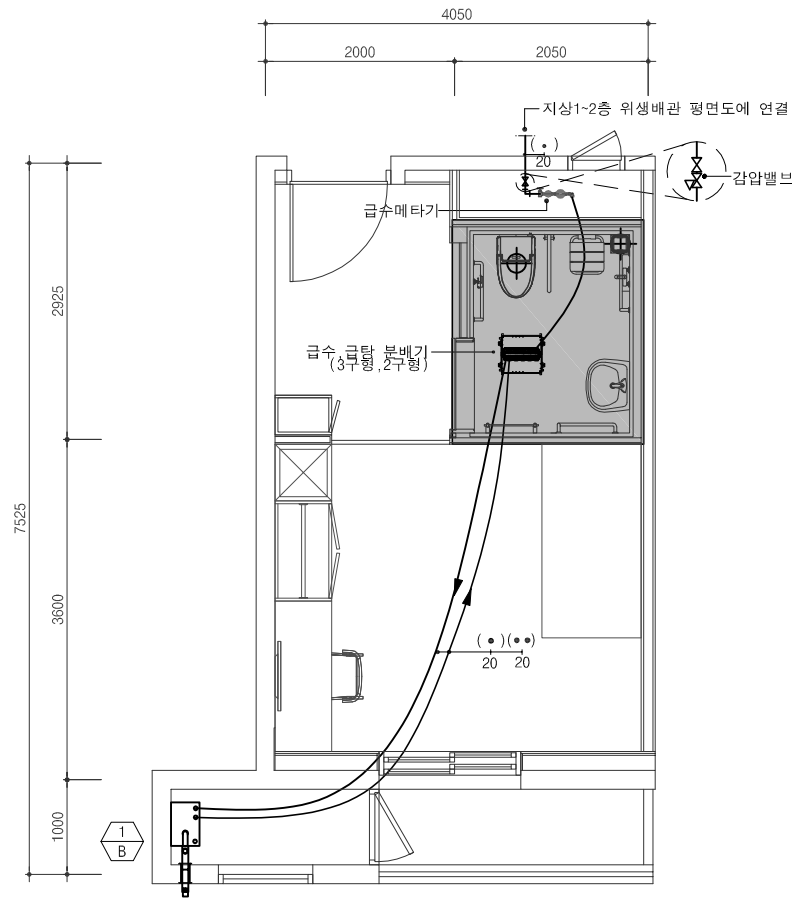

단위세대 장애인실 D1-TYPE
(1F 여자기숙사)

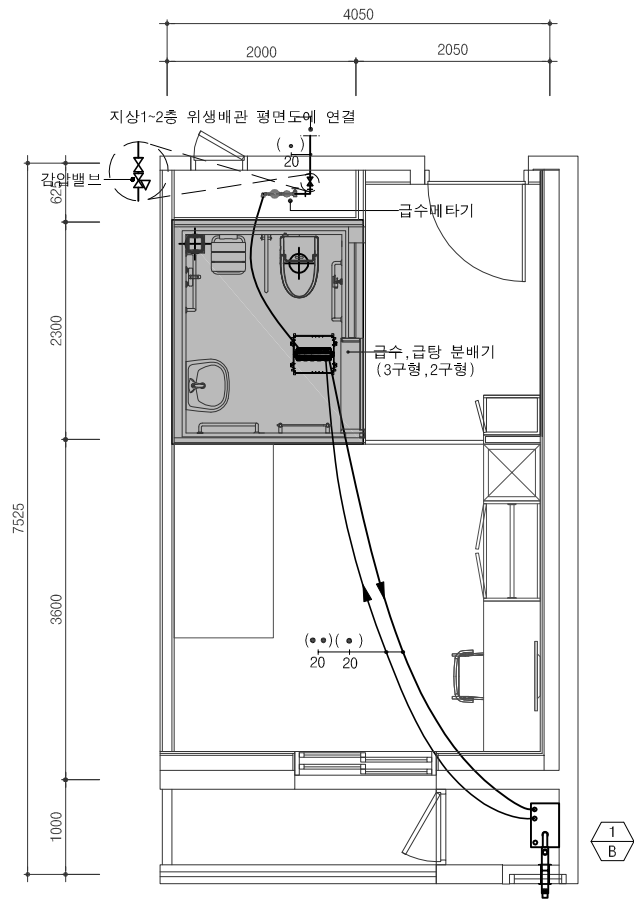

단위세대 장애인실 D2-TYPE
(1F 여자기숙사)

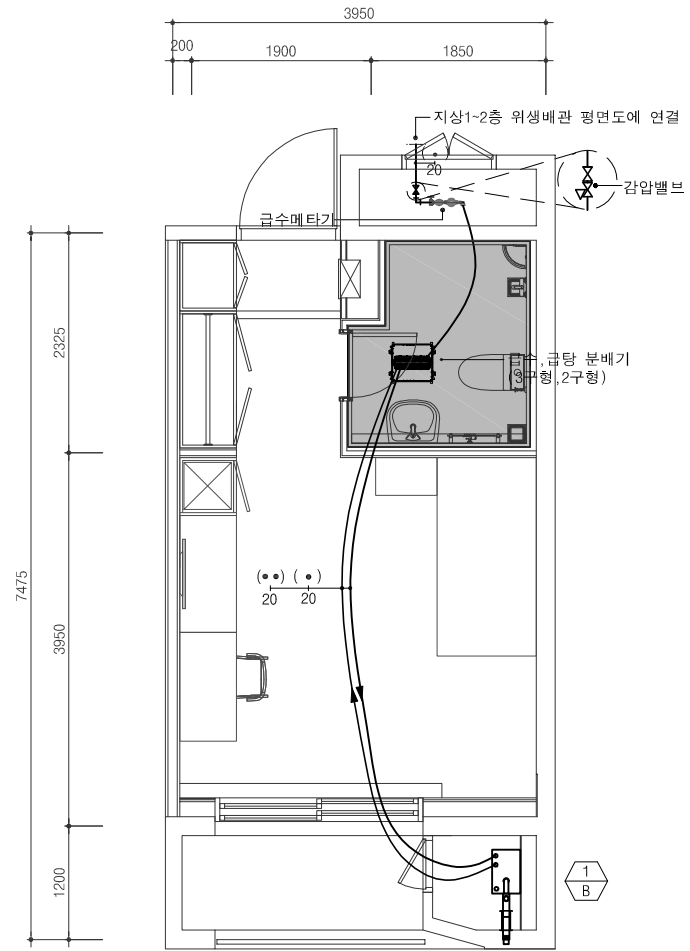

단위세대 1인실 C1-TYPE x32세대
(3F~10F 여자기숙사)




단위세대 급수, 급탕배관 확대 평면도-8
SCALE : 1/40(80)


건축주  강원랜드	프로젝트 이름 기숙사 추가건립 공사 실시설계용역	프로젝트 ERP 코드	설계사무소  주. 다울건축사사무소 ARCHITECTS & PLANNERS, LTD. 서울시 서초구 명달로 65 일층 B/D 7F TEL : (02)523-1474, FAX : (02)523-1475	엔지니어링 인테리어 (주)은민에스앤디	기계 (주)미도설비기술사사무소	설계감독 승인 설계감독 승인날짜 2022. 07	도면제출 책임자 신동재	건축	구조	토목	조경	 REV. DATE DESCRIPTION	단위세대 급수, 급탕 배관 확대 평면도-8 축척/SCALE A1: 1/40 A3: 1/80	도면번호/DRAWING NO. M - 331 현행번호/SHEET NO. REV. NO. 
	시설물 이름 E동 기숙사	공종분야 기계	발행목적 납품용	구조 (주)아이맥스트럭처	전기 (주)더힐이엔씨	도면제출 날짜 2022. 07	검토자 심재곤	기계	전기	토목	소양			
				조경 (주)이공조경설계와시공	소양 (주)미도설비기술사사무소, (주)더힐이엔씨		작성일자 이수진							

설계조정


- NOTE
1.  부분은 화장실 UBR 업체분
 2. 급수 분배기 이후 위생기구에 연결되는 2차측 배관 및 공사는 UBR 업체분(UBR 상세도 참조)
 3. 스리브 관통 부위는 방화실란트 코킹 마감 적용할 것.

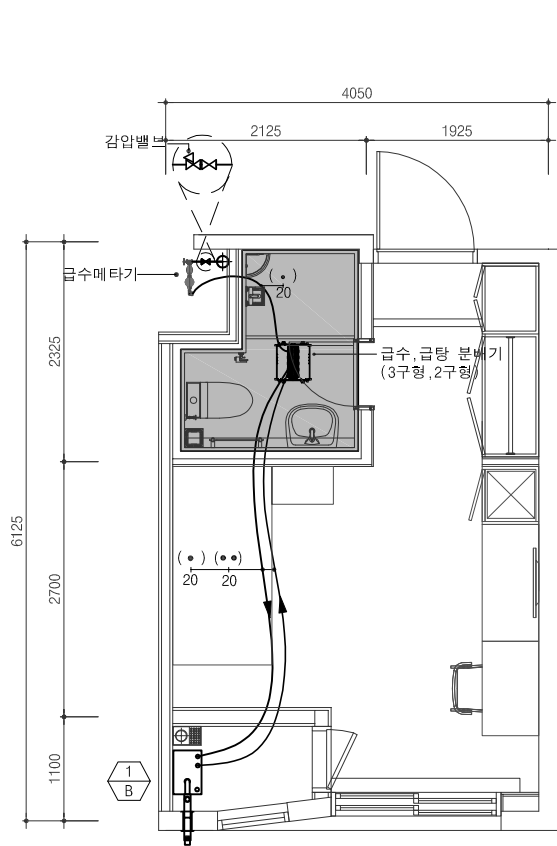

단위세대 1인실 A1-TYPE x88세대
(3F~10F 여자기숙사)

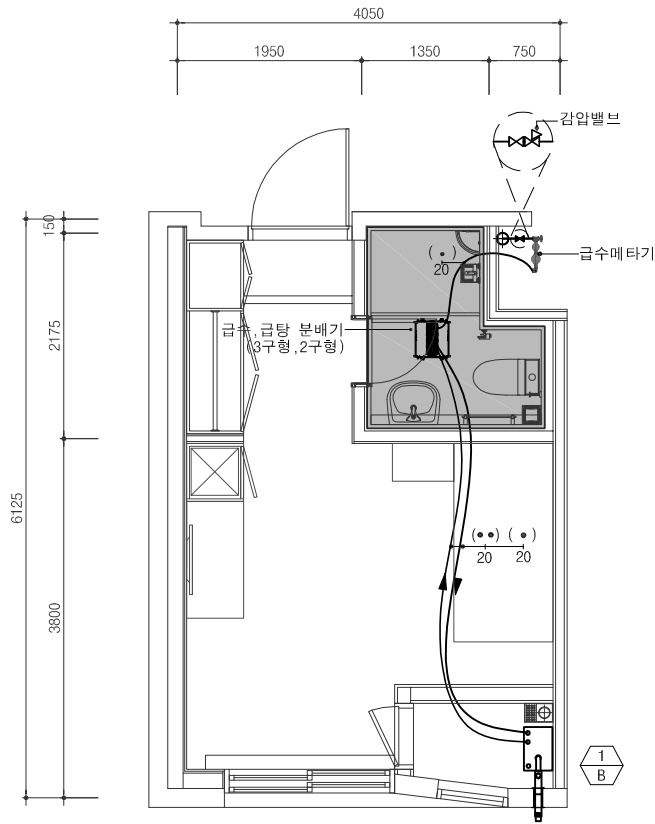

단위세대 1인실 A2-TYPE x24세대
(3~10F 여자기숙사)

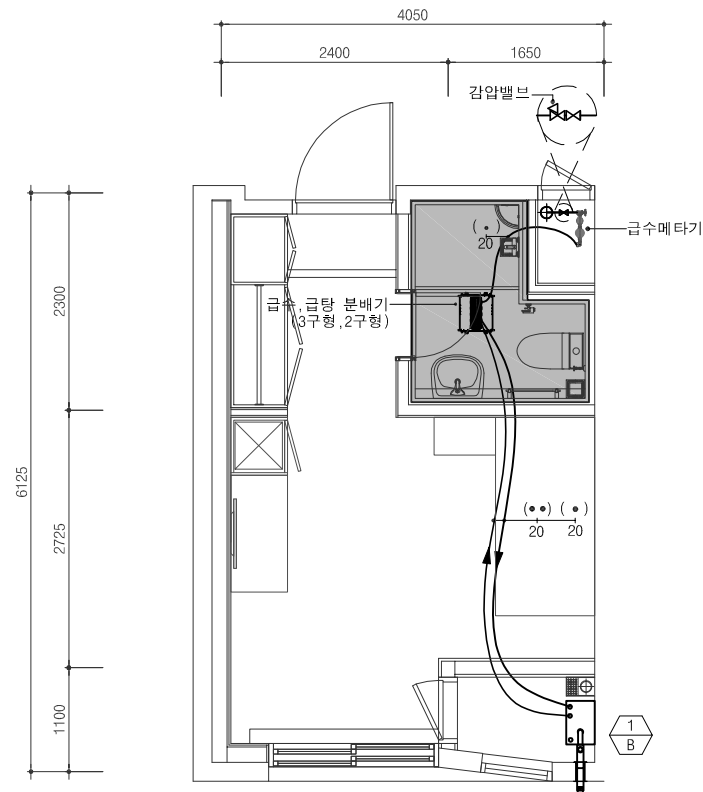

단위세대 1인실 A3-TYPE x8세대
(3~10F 여자기숙사)




단위세대 급수, 급탕배관 확대 평면도-9
SCALE : 1/40(80)

건축주  강원랜드	프로젝트 이름 기숙사 추가건립 공사 실시설계용역	프로젝트 ERP 코드	설계사무소  주. 다울건축사사무소 ARCHITECTS & PLANNERS, LTD. 서울시 서초구 명달로 65 일층 B/D 7F TEL : (02)523-1474, FAX : (02)523-1475	엔지니어링 인테리어 (주)은민에스앤디	기계 (주)미도설비기술사사무소	설계감독 승인 설계감독 승인날짜 2022. 07	도면제출 책임자 신동재	건축	구조	토목	조경	 REV. DATE DESCRIPTION	단위세대 급수, 급탕 배관 확대 평면도-9		
	시설물 이름 E동 기숙사	공종분야 기계	발행목적 납품용	구 조 (주)아이맥스트럭처	전기 (주)더힐이엔씨	도면제출 날짜 2022. 07	검토자 심재곤						축척/SCALE A1: 1/40	도면번호/DRAWING NO. M - 332	REV. NO. 
				보 역 케이엔씨컨설턴트(주)	통신 (주)더힐이엔씨		작성자 이수진	기계	전기	통신	소방		A3: 1/80	현행번호/SHEET NO.	
				조 경 (주)이공조경설계와시공	소 방 (주)미도설비기술사사무소, (주)더힐이엔씨										


설계조정

NOTE -

1. ☐ 부분은 화장실 UBR 업체분 공사임.
2. 오수 및 배수구 SCOPE은 UBR 상세도 참조.
(UBR은 건축공사)
3. 스리브 관통 부위는 방화실란트 코킹 마감 적용할 것.

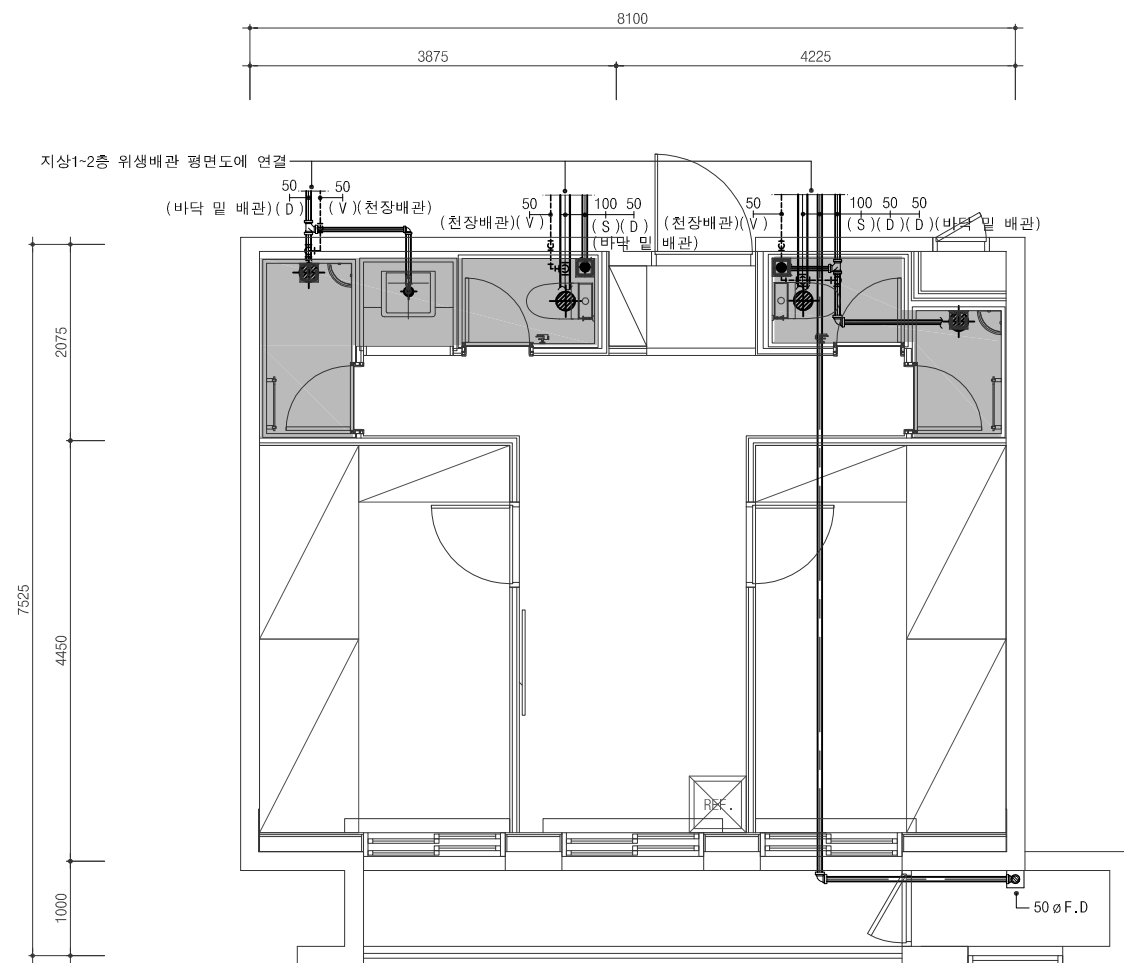

단위세대 다인실 B4-TYPE x6세대 (1F~2F 남자기숙사)

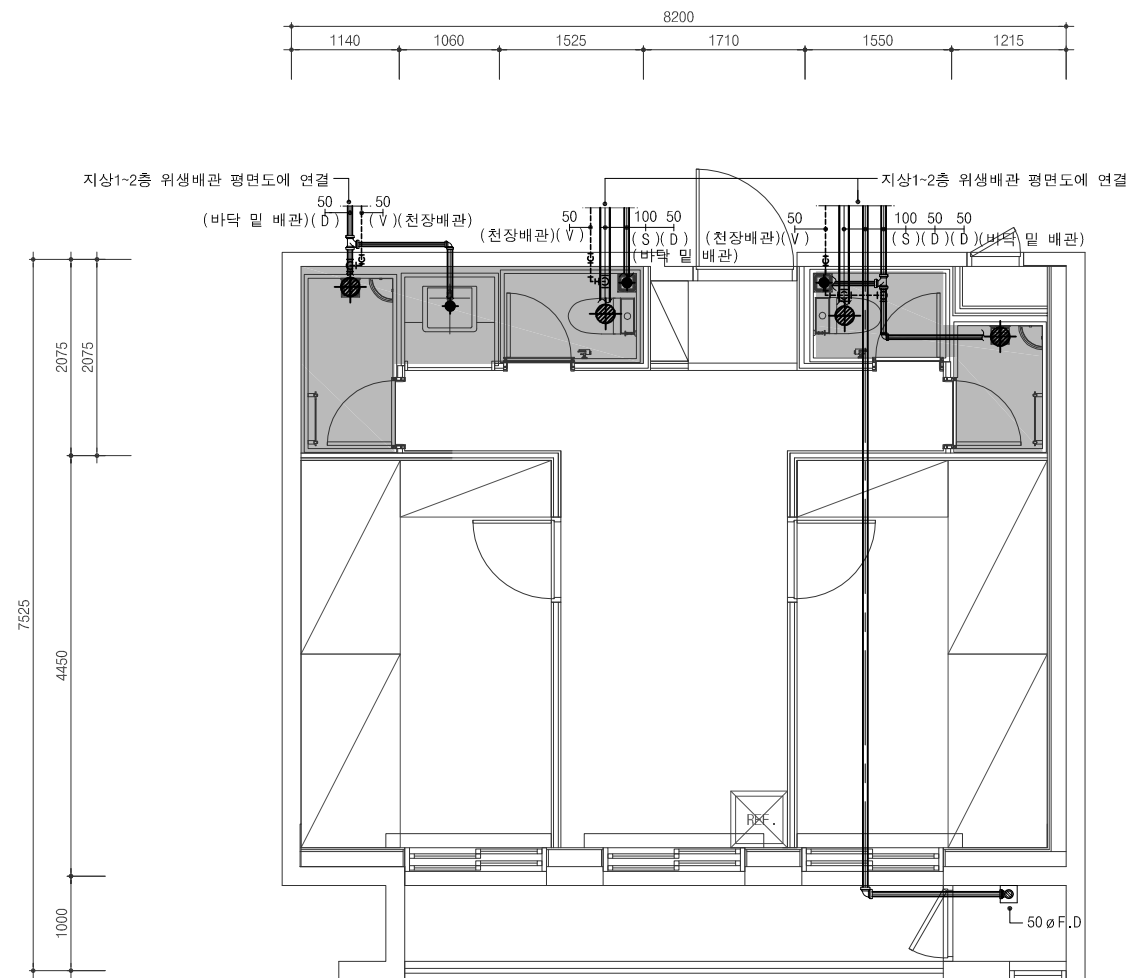

단위세대 다인실 B6-TYPE x2세대
(1F~2F 남자기숙사)


A circle is divided into three regions by a horizontal line and a vertical line. The top region is labeled '1'. The bottom-left region is labeled 'M'. The bottom-right region is labeled 'N'.

단위세대 오,배수 배관 확대 평면도-1


SCALE : 1/40(80)

[illegible]

- NOTE
- 1. 부분은 화장실 UBR 업체분 공사임.
 - 2. 오수 및 배수구 SCOPE은 UBR 상세도 참조.
(UBR은 건축공사)
 - 3. 스리브 관통 부위는 방화실란트 코킹 마감 적용할 것.

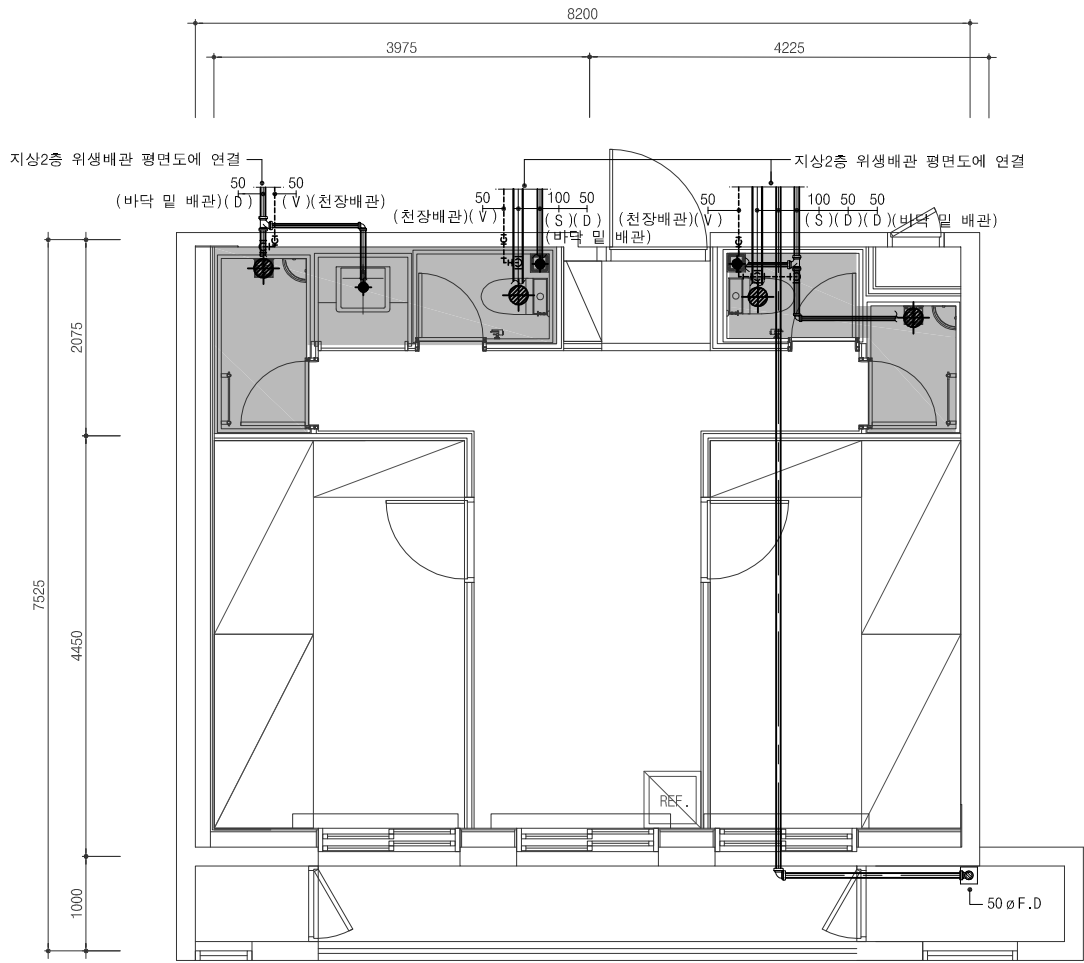

단위세대 다인실 B5-TYPE x1세대
(2F 남자기숙사)

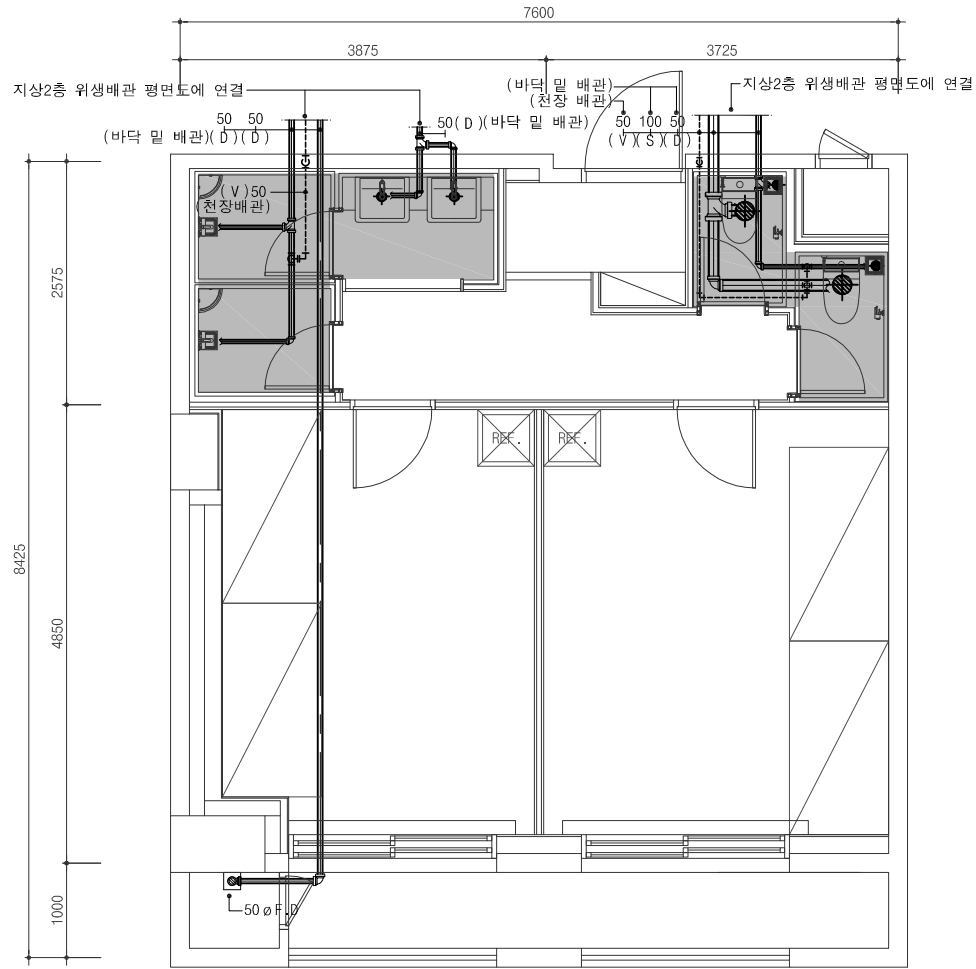


단위세대 다인실 C1-TYPE x1세대
(2F 남자기숙사)




단위세대 오,배수 배관 확대 평면도-2
SCALE : 1/40(80)

 강원랜드	프로젝트 이름	프로젝트 ERP 코드	설계사무소	엔지니어링	기계	설계감독 승인	도면제출 책임자	건축 구조 토목 조경    REV. DATE DESCRIPTION	단위세대 오, 배수 배관 확대 평면도-2			
	기숙사 추가건립 공사 실시설계용역		 주.다울건축사사무소 ARCHITECTS & PLANNERS, LTD. 서울시 서초구 명달로 65 일층 B/D 7F TEL : (02)523-1474, FAX : (02)523-1475	(주)은민에스앤디	(주)미도설비기술사사무소		신동재		축척/SCALE A1: 1/40 A3: 1/80	도면번호/DRAWING NO. M - 334		
	시설물 이름	공종분야		구 조	(주)아이맥스트럭처	전 기	설계감독 승인날짜				검토자	
	E동 기숙사	기 계		토 목	케이엔씨컨설턴트(주)	통신	2022. 07				심재곤	
	발행목적	납품용		조 경	(주)미도설비기술사사무소, (주)더힐이엔씨	도면제출 날짜	작성자		현행번호/SHEET NO.	REV. NO.		

- NOTE
- 1. 부분은 화장실 UBR 업체분 공사임.
 - 2. 오수 및 배수구 SCOPE은 UBR 상세도 참조.
(UBR은 건축공사)
 - 3. 스리브 관통 부위는 방화실란트 코킹 마감 적용할 것.

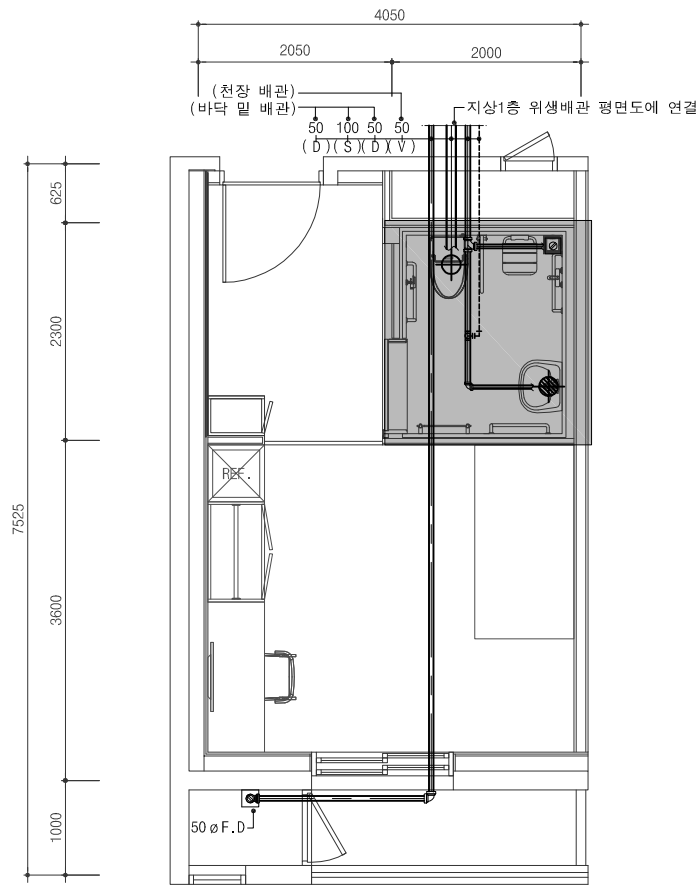

단위세대 장애인실 D2-TYPE
(1F 남자기숙사)

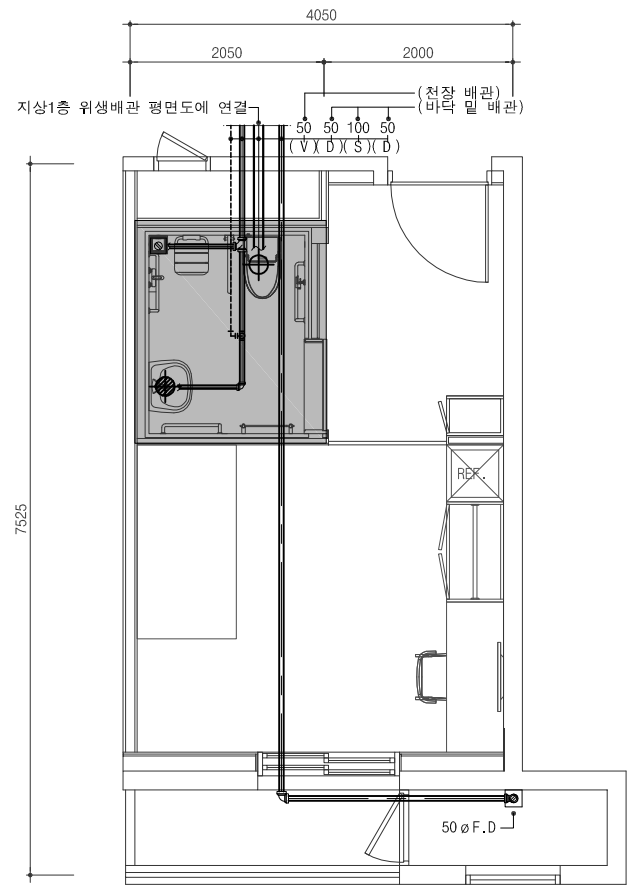


단위세대 장애인실 D1-TYPE
(1F 남자기숙사)




단위세대 오,배수 배관 확대 평면도-3
SCALE : 1/40(80)

건축주	 강원랜드	프로젝트 이름	기숙사 추가건립 공사 실시설계용역	프로젝트 ERP 코드		설계사무소	(주)은민에스앤디	기계	(주)미도설비기술사사무소	설계감독 승인		도면제출 책임자	신동재	건축	구조	토목	조경	1 2 3 4 REV. DATE DESCRIPTION	단위세대 오,배수 배관 확대 평면도-3		
		시설물 이름	E동 기숙사	공종분야	기계	 주.다울건축사사무소 ARCHITECTS & PLANNERS, LTD. 서울시 서초구 명달로 65 일층 B/D 7F TEL : (02)523-1474, FAX : (02)523-1475	구 소	(주)아이맥스트럭처	전 기	(주)더힐이엔씨	설계감독 승인날짜	2022. 07	검토자	심재곤						축척/SCALE	M - 335
				발행목적	납품용		토 목	케이엔씨컨설턴트(주)	통신	(주)더힐이엔씨	도면제출 날짜	2022. 07	작성자	이수진	기계	전기	통신		소방	A1: 1/40	도면번호/DRAWING NO.
							조 경	(주)이공조경설계와시공	소 방	(주)미도설비기술사사무소, (주)더힐이엔씨										A3: 1/80	현행번호/SHEET NO.


- NOTE
1. 부분은 화장실 UBR 업체분 공사임.
 2. 오수 및 배수구 SCOPE은 UBR 상세도 참조.
(UBR은 건축공사)
 3. 스리브 관통 부위는 방화실란트 코킹 마감 적용할 것.

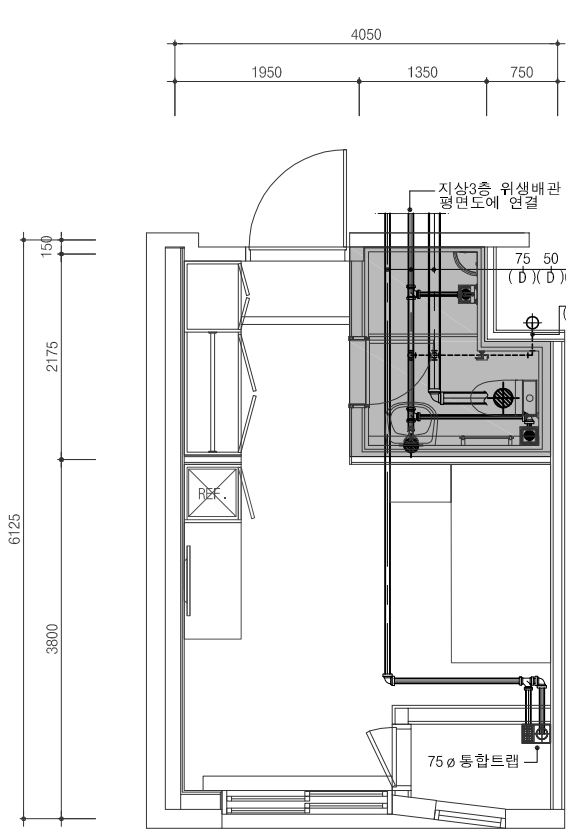

단위세대 1인실 A2-TYPE x1세대
(3F 남자기숙사)

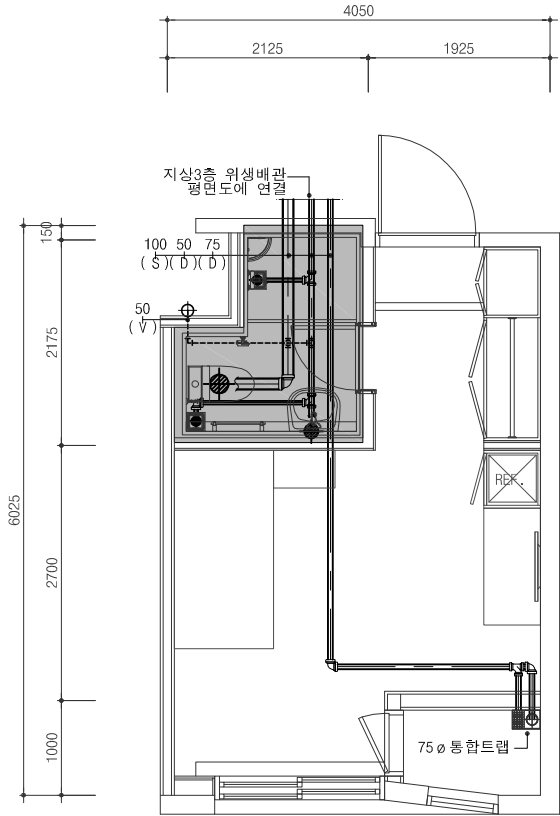

단위세대 1인실 A4(1)-TYPE-1 x4세대
(3F 남자기숙사)

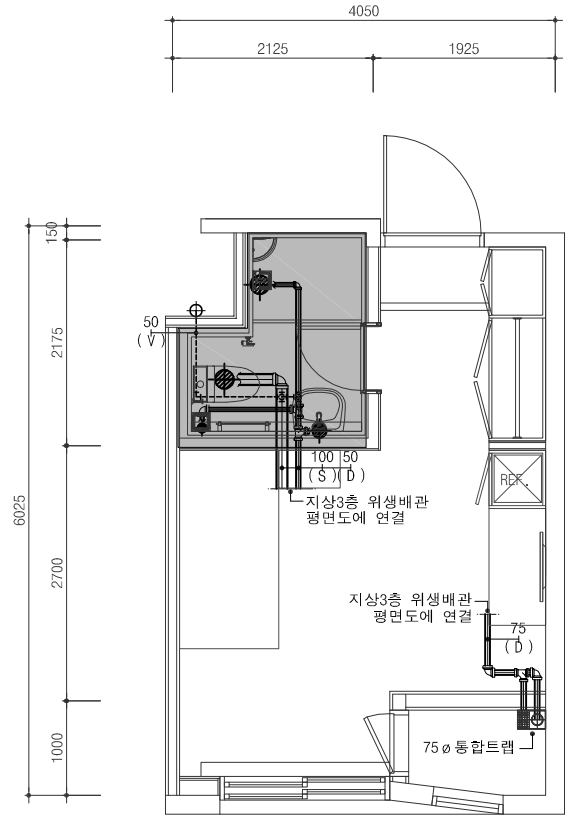

단위세대 1인실 A4(1)-TYPE-2 x8세대
(3F 남자기숙사)




단위세대 오,배수 배관 확대 평면도-4
SCALE : 1/40(80)


건축주  강원랜드	프로젝트 이름 기숙사 추가건립 공사 실시설계용역	프로젝트 ERP 코드	설계사무소  주.다울건축사사무소 ARCHITECTS & PLANNERS, LTD. 서울시 서초구 명달로 65 일층 B/D 7F TEL : (02)523-1474, FAX : (02)523-1475	엔지니어링 인테리어 (주)은민에스앤디	기계 (주)미도설비기술사사무소	설계감독 승인	도면제출 책임자 신동재	건축	구조	토목	조경	 REV. DATE DESCRIPTION	단위세대 오,배수 배관 확대 평면도-4	
	시설물 이름 E동 기숙사	공종분야 기계	발행목적 납품용	구조 (주)아이맥스트럭처	전기 (주)더힐이엔씨	설계감독 승인날짜 2022. 07	검토자 심재곤	기계	전기	토목	조경		축척/SCALE A1: 1/40 A3: 1/80	도면번호/DRAWING NO. M - 336
				토목 케이엔씨컨설팅(주)	통신 (주)더힐이엔씨	도면제출 날짜 2022. 07	작성자 이수진						현행번호/SHEET NO.	REV. NO.

설계조정


- NOTE
1. 부분은 확장실 UBR 업체분 공사임.
 2. 오수 및 배수구 SCOPE은 UBR 상세도 참조.
(UBR은 건축공사)
 3. 스리브 관통 부위는 방화실란트 코킹 마감 적용할 것.

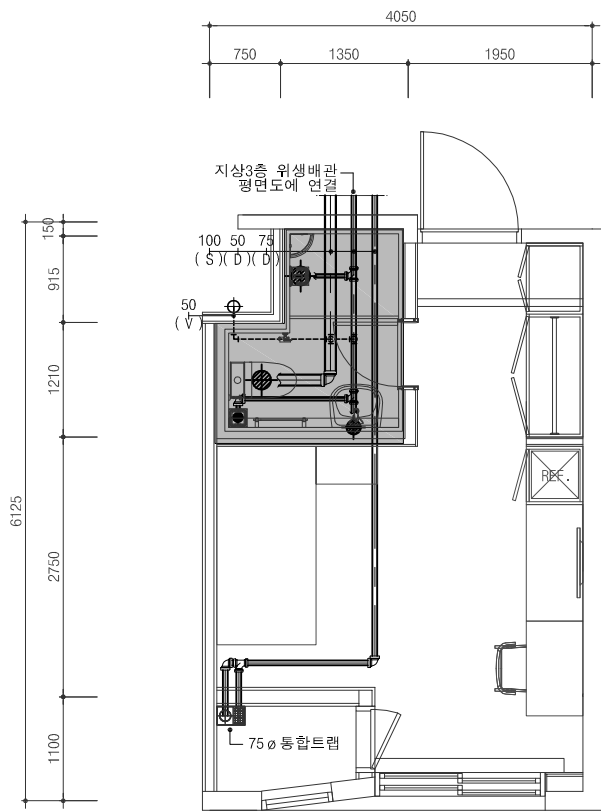

단위세대 1인실 A4(2)-TYPE x1세대
(3F 남자기숙사)

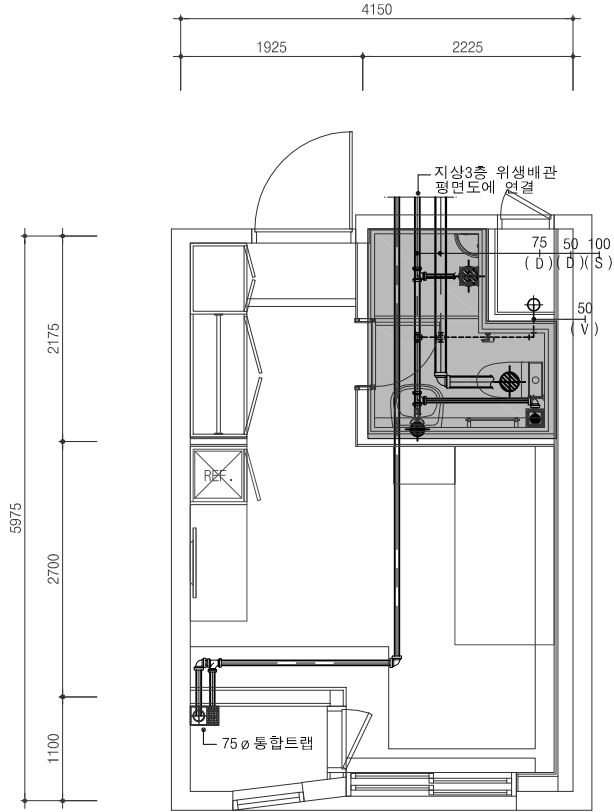

단위세대 1인실 A5(1)-TYPE-1 x1세대
(3F 남자기숙사)

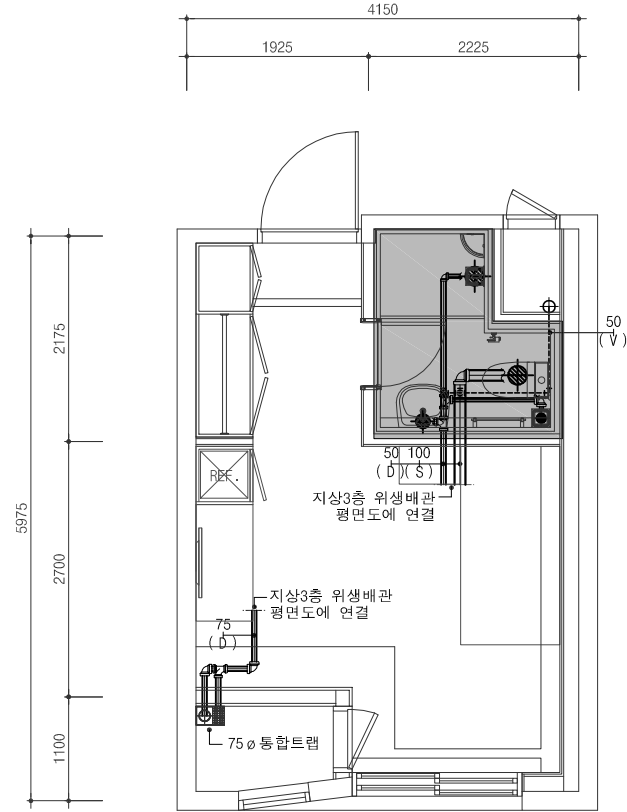


단위세대 1인실 A5(1)-TYPE-2 x1세대
(3F 남자기숙사)




단위세대 오,배수 배관 확대 평면도-5
SCALE : 1/40(80)

건축주 강원랜드	프로젝트 이름 기숙사 추가건립 공사 실시설계용역	프로젝트 ERP 코드	설계사무소 주.다울건축사사무소 ARCHITECTS & PLANNERS, LTD. 서울시 서초구 명달로 65 일층 B/D 7F TEL : (02)523-1474, FAX : (02)523-1475	엔지니어링 인테리어 (주)은민에스앤디	기계 (주)미도설비기술사사무소	설계감독 승인	도면제출 책임자	건축	구조	토목	조경	 REV. DATE DESCRIPTION			단위세대 오,배수 배관 확대 평면도-5	
	시설물 이름 E동 기숙사	공종분야 기계	구 조 (주)아이맥스트럭처 토 목 케이엔씨컨설턴트(주) 조 경 (주)이공조경설계와시공	전기 (주)더힐이엔씨	전기 (주)더힐이엔씨	설계감독 승인날짜 2022. 07	검토자 심재곤									
		발행목적 납품용		통신 (주)더힐이엔씨	통신 (주)더힐이엔씨	도면제출 날짜 2022. 07	작성자 이수진									
				소 방 (주)미도설비기술사사무소, (주)더힐이엔씨	소 방 (주)미도설비기술사사무소, (주)더힐이엔씨											


- NOTE
- 1. 부분은 확장실 UBR 업체분 공사임.
 - 2. 오수 및 배수구 SCOPE은 UBR 상세도 참조.
(UBR은 건축공사)
 - 3. 스리브 관통 부위는 방화실란트 코킹 마감 적용할 것.

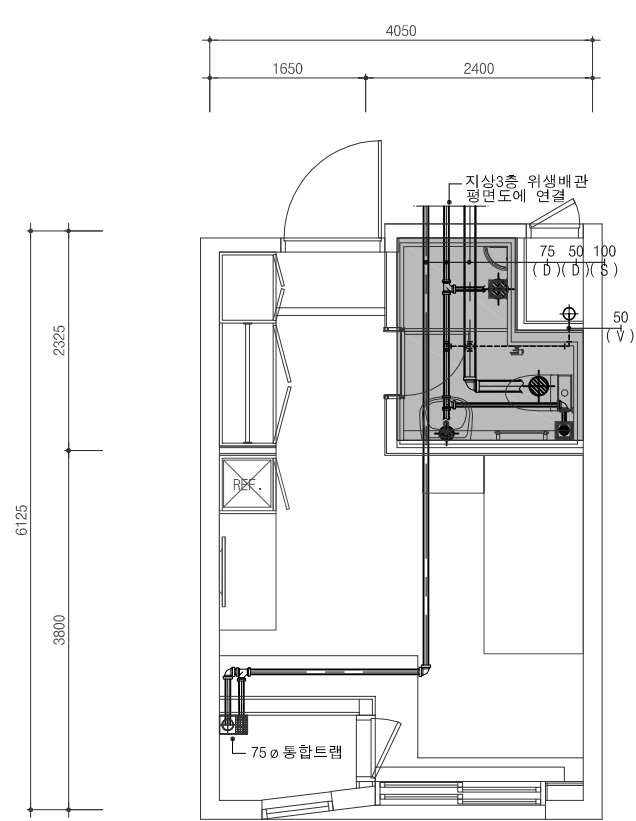

단위세대 1인실 A5(2)-TYPE x1세대
(3F 남자기숙사)

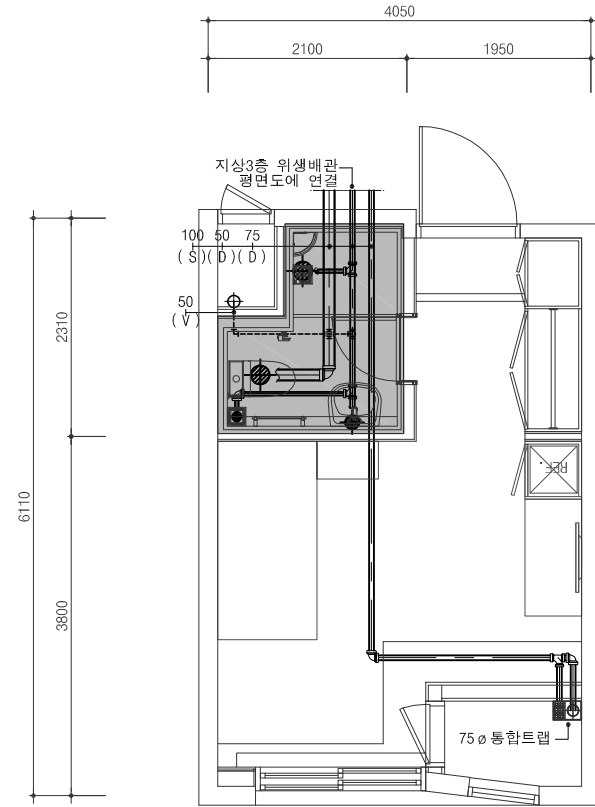

단위세대 1인실 A6-TYPE x1세대
(3F 남자기숙사)

 


단위세대 오,배수 배관 확대 평면도-6
SCALE : 1/40(80)


건축주 강원랜드	프로젝트 이름 기숙사 추가건립 공사 실시설계용역	프로젝트 ERP 코드	설계사무소 주.다울건축사사무소 ARCHITECTS & PLANNERS, LTD. 서울시 서초구 명달로 65 일층 B/D 7F TEL : (02)523-1474, FAX : (02)523-1475	엔지니어링 엔지니어 (주)은민에스앤디	기계 (주)미도설비기술사사무소	설계감독 승인 설계감독 승인날짜 2022. 07	도면제출 책임자 신동재	건축	구조	토목	조경	 REV. DATE DESCRIPTION	단위세대 오,배수 배관 확대 평면도-6	
	시설물 이름 E동 기숙사	공종분야 기계	구 조 (주)아이맥스트럭처 토 목 케이엔씨컨설턴트(주) 조 경 (주)이공조경설계와시공	구 조 (주)아이맥스트럭처	전 기 (주)더힐이엔씨	도면제출 날짜 2022. 07	검토자 심재곤						축척/SCALE A1: 1/40	도면번호/DRAWING NO. M - 338
		발행목적 납품용		토 목 케이엔씨컨설턴트(주)	중 신 (주)더힐이엔씨		작성자 이수진	기계	전기	통신	소방		A3: 1/80	현행번호/SHEET NO.
				조 경 (주)이공조경설계와시공	소 방 (주)미도설비기술사사무소 (주)더힐이엔씨									REV. NO.

설계조정


- NOTE
1.  부분은 화장실 UBR 업체분 공사임.
 2. 오수 및 배수구 SCOPE은 UBR 상세도 참조.
(UBR은 건축공사)
 3. 스크리 관통 부위는 방화실란트 코킹 마감 적용할 것.

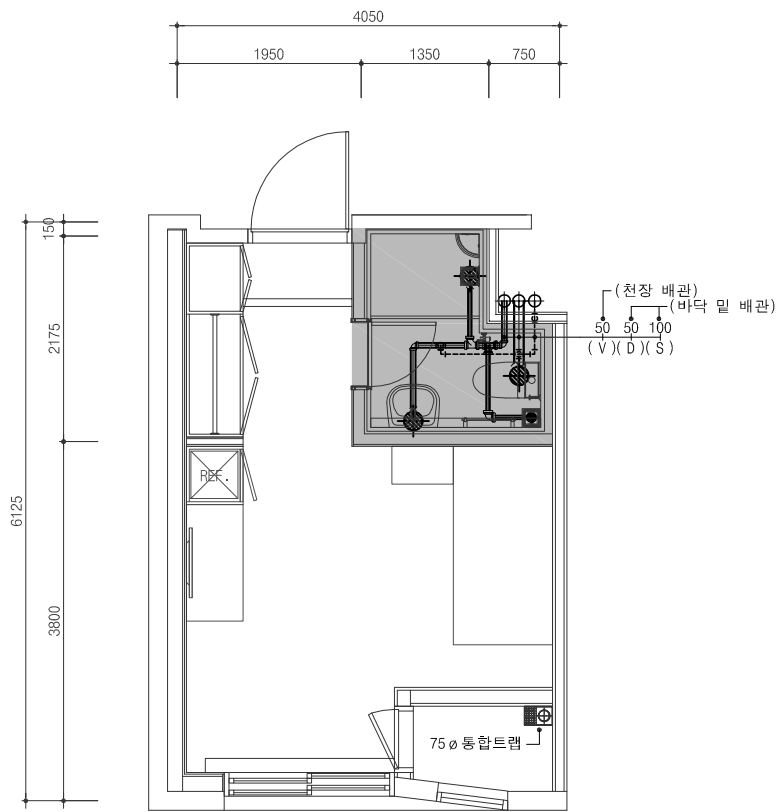

단위세대 1인실 A2-TYPE x7세대
(4~10F 남자기숙사)

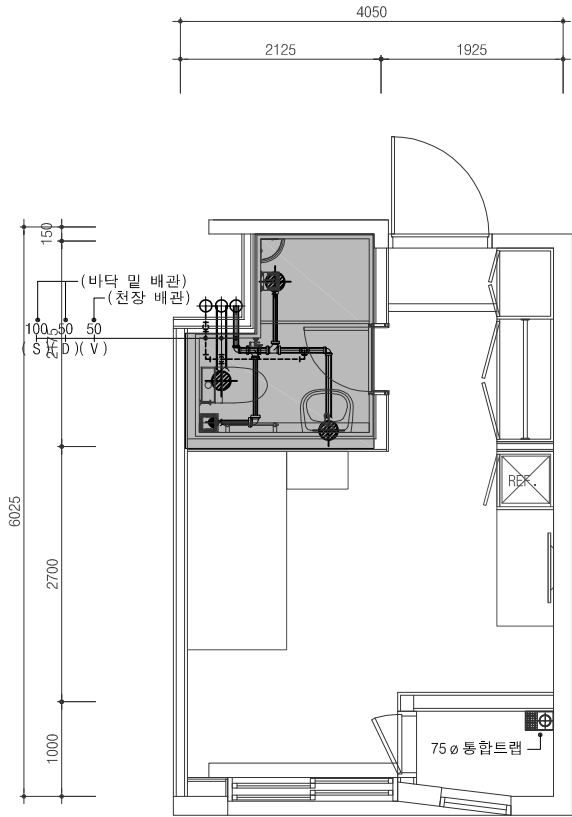

단위세대 1인실 A4(1)-TYPE x84세대
(4~10F 남자기숙사)

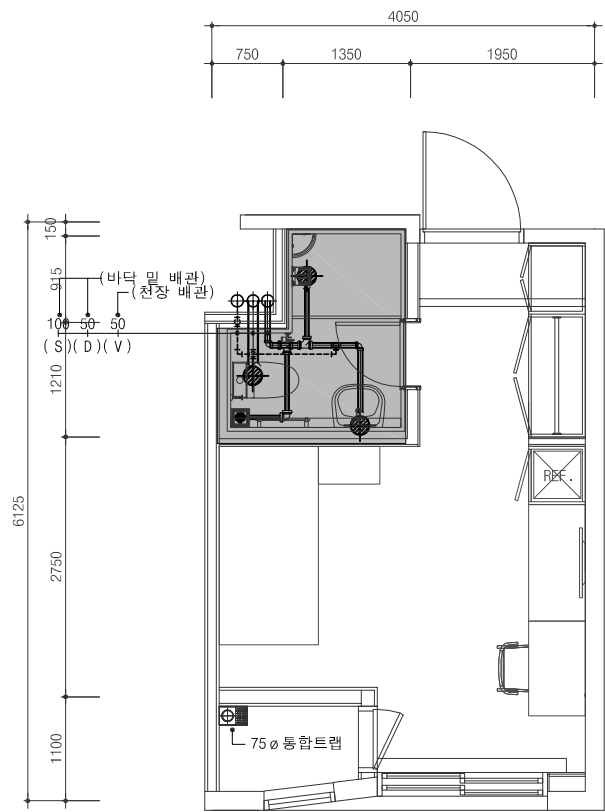

단위세대 1인실 A4(2)-TYPE x7세대
(4~10F 남자기숙사)




단위세대 오,배수 배관 확대 평면도-7
SCALE : 1/40(80)


건축주  강원랜드	프로젝트 이름 기숙사 추가건립 공사 실시설계용역	프로젝트 ERP 코드	설계사무소  주.다울건축사사무소 ARCHITECTS & PLANNERS, LTD. 서울시 서초구 명달로 65 일층 B/D 7F TEL : (02)523-1474, FAX : (02)523-1475	엔지니어링 인테리어 (주)은민에스앤디	기계 (주)미도설비기술사사무소	설계감독 승인	도면제출 책임자 신동재	건축	구조	토목	조경	   REV. DATE DESCRIPTION	단위세대 오,배수 배관 확대 평면도-7 축척/SCALE A1: 1/40 A3: 1/80	도면번호/DRAWING NO. M - 339	
	시설물 이름 E동 기숙사	공종분야 기계	토.국 토.국 토.국	구.조 (주)아이맥스트럭처	전.기 (주)더힐이엔씨	도면제출 날짜 2022. 07	검토자 심재곤	기.계	전.기	토.목	조.경			현행번호/SHEET NO. REV. NO. 	
		발행목적 납품용		토.국 케이엔씨컨설턴트(주)	토.신 (주)더힐이엔씨		작성일자 이수진								
				조.경 (주)이공조경설계와시공	소.방 (주)미도설비기술사사무소, (주)더힐이엔씨										

설계조정


- NOTE
- 1. 부분은 화장실 UBR 업체분 공사임.
 - 2. 오수 및 배수구 SCOPE은 UBR 상세도 참조.
(UBR은 건축공사)
 - 3. 스리브 관통 부위는 방화실란트 코킹 마감 적용할 것.

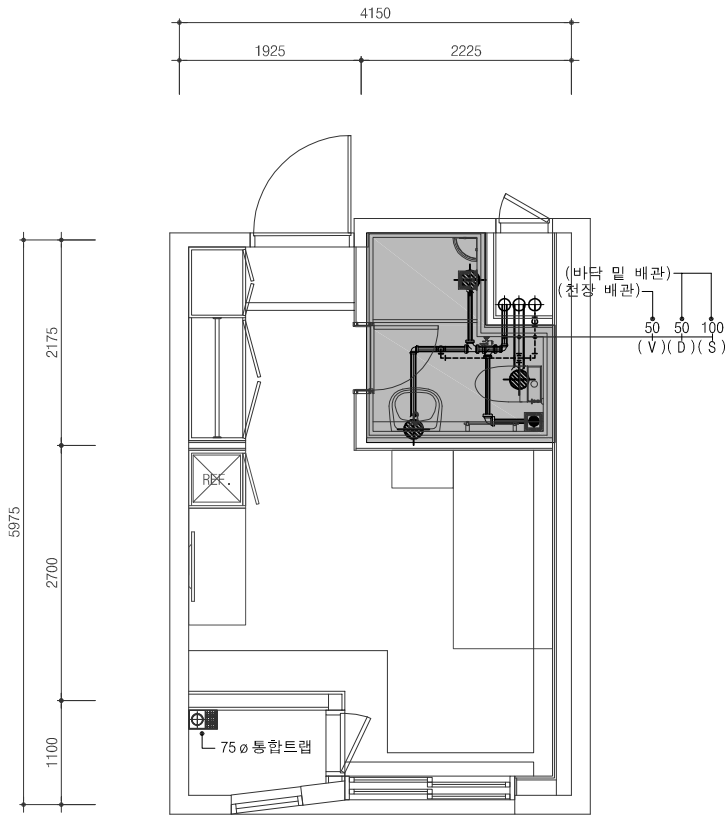

단위세대 1인실 A5(1)-TYPE x14세대
(4~10F 남자기숙사)

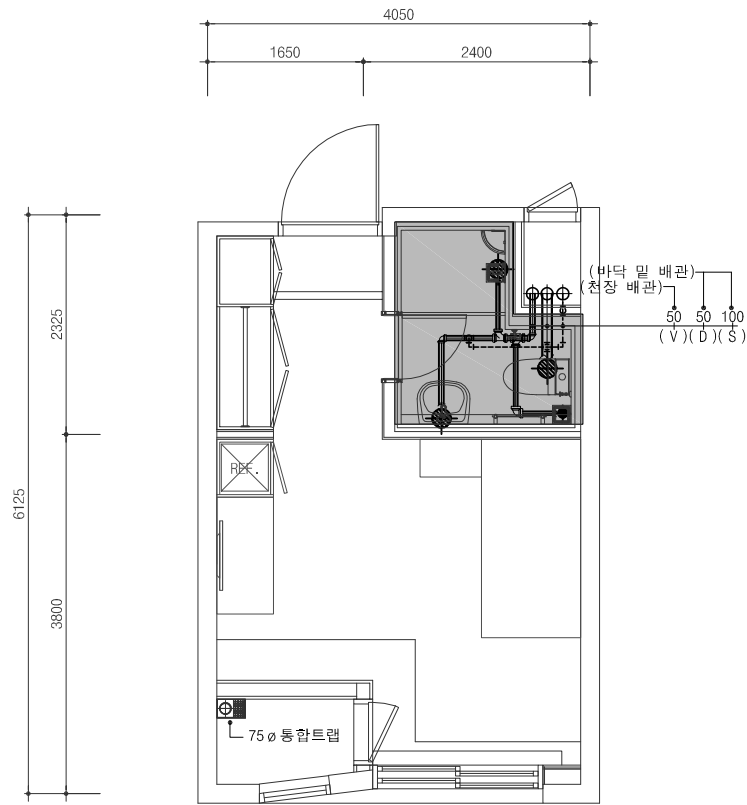

단위세대 1인실 A5(2)-TYPE x7세대
(4~10F 남자기숙사)

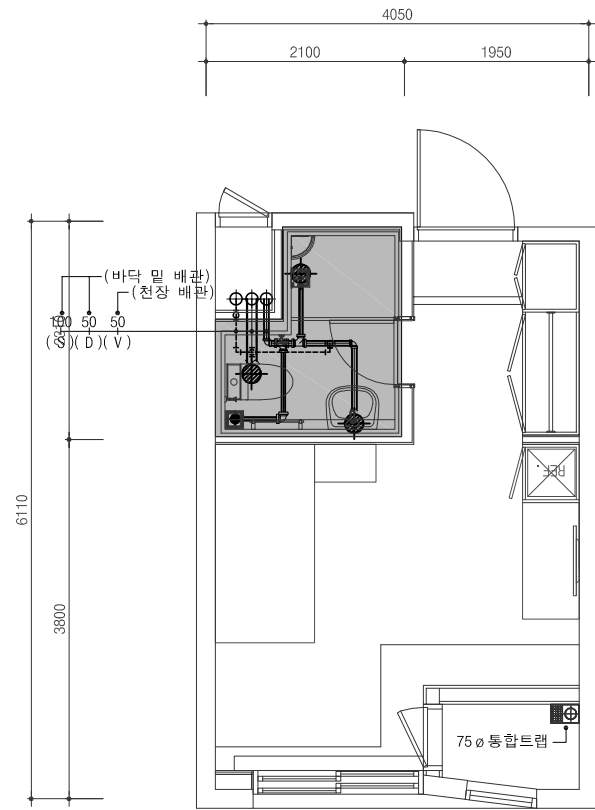

단위세대 1인실 A6-TYPE x7세대
(4~10F 남자기숙사)




단위세대 오,배수 배관 확대 평면도-8
SCALE : 1/40(80)

건축주 강원랜드	프로젝트 이름 기숙사 추가건립 공사 실시설계용역	프로젝트 ERP 코드	설계사무소 주.다울건축사사무소 ARCHITECTS & PLANNERS, LTD. 서울시 서초구 명달로 65 일층 B/D 7F TEL : (02)523-1474, FAX : (02)523-1475	엔지니어링 인테리어 (주)은민에스앤디	기계 (주)미도설비기술사사무소	설계감독 승인 설계감독 승인날짜 2022. 07	도면제출 책임자 신동재	건축	구조	토목	조경		단위세대 오,배수 배관 확대 평면도-8	
	시설물 이름 E동 기숙사	공종분야 기계		구조 (주)아이맥스트럭처	전기 (주)더힐이엔씨	도면제출 날짜 2022. 07	검토자 심재곤							
		발행목적 납품용		토목 케이엔씨컨설턴트(주)	통신 (주)더힐이엔씨		작성자 이수진							
				조경 (주)이공조경설계와시공	소방 (주)미도설비기술사사무소, (주)더힐이엔씨							REV. DATE DESCRIPTION	축척/SCALE A1 : 1/40 A3 : 1/80	도면번호/DRAWING NO. M - 340 현행번호/SHEET NO. REV. NO.


설계조정

- NOTE

 1.  부분은 화장실 UBR 업체분 공사임.
 2. 오수 및 배수구 SCOPE은 UBR 상해도 참조.
(UBR은 건축공사)
 3. 스리브 관통 부위는 방화실란트 코킹 마감 적용할 것.

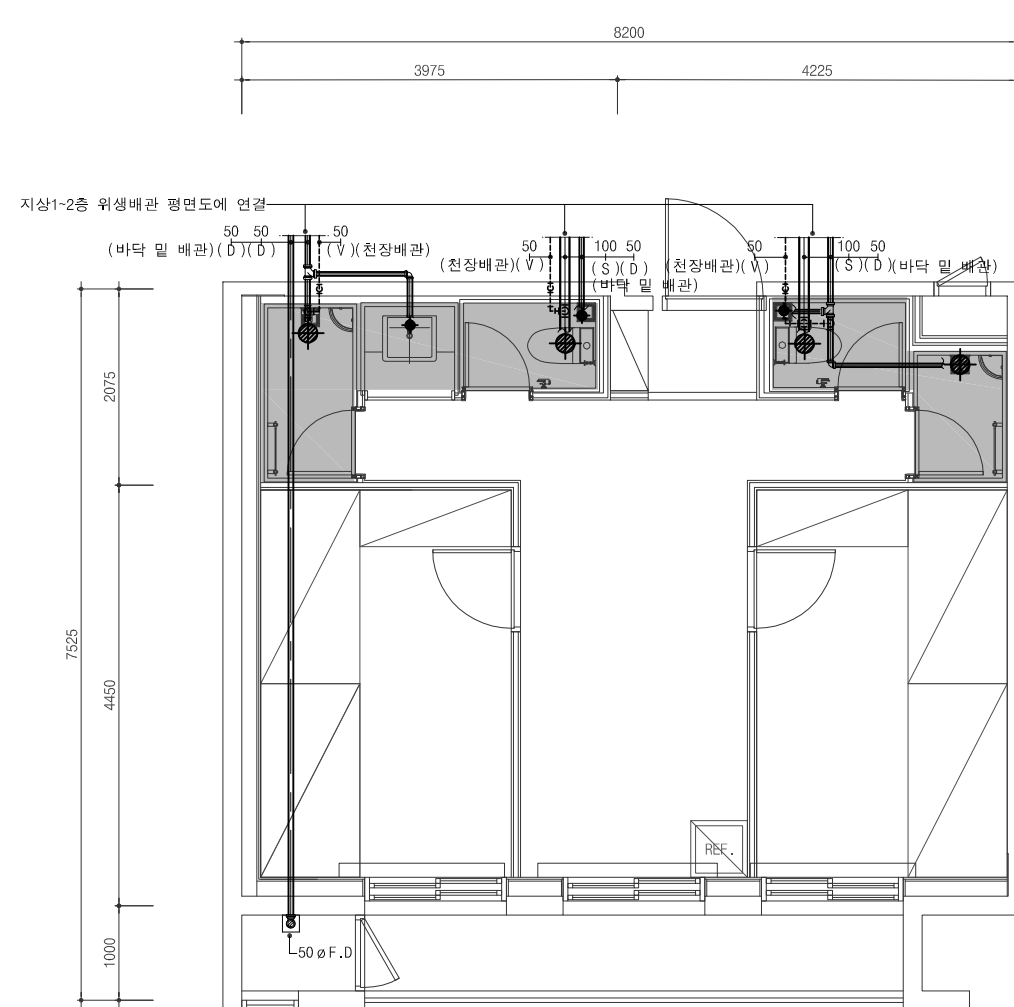

단위세대 다인실 B2-TYPE x2세대
(1F~2F 여자기숙사)

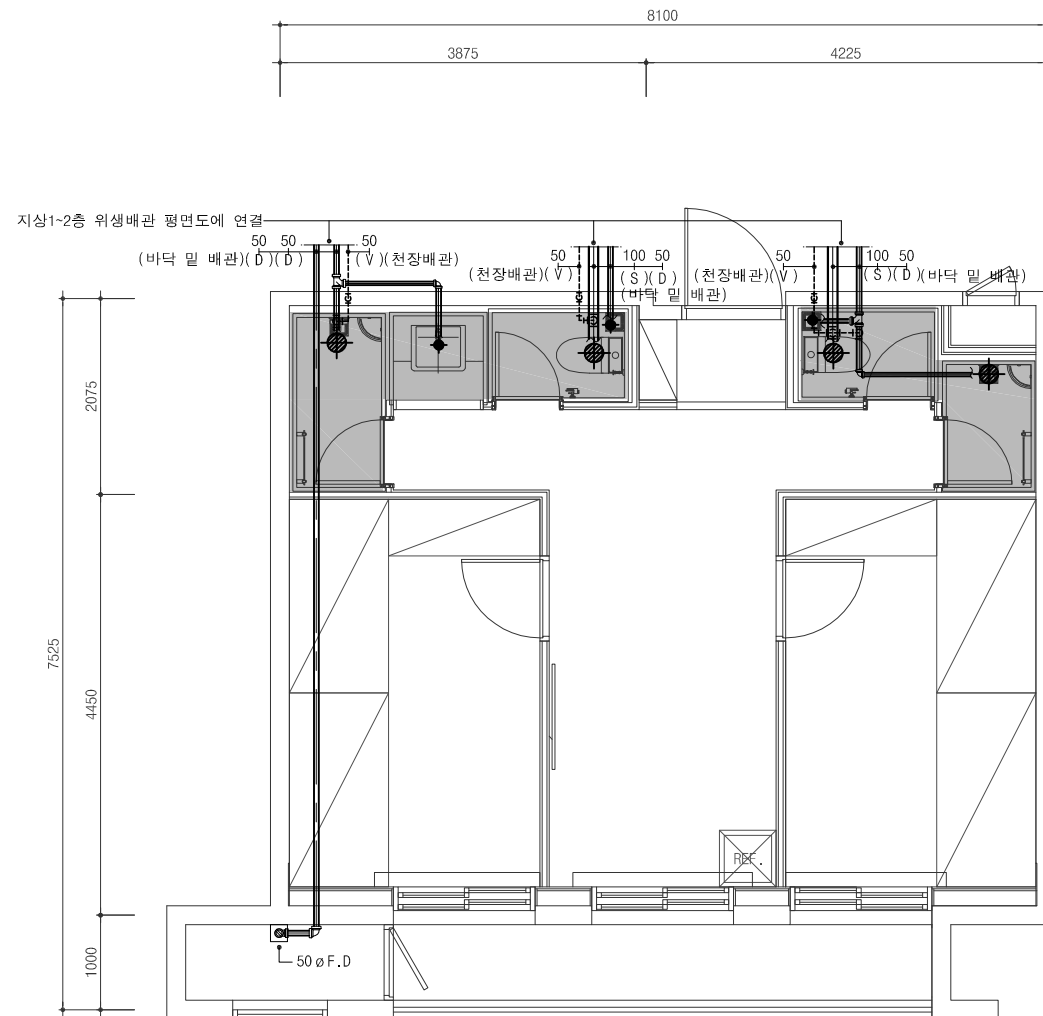


단위세대 다인실 B1-TYPE x6세대
(1F~2F 여자기숙사)

단위세대 오,배수 배관 확대 평면도-9


SCALE : 1/40(80)

건축주	강원랜드	기숙사 추가건립 공사 실시설계용역	프로젝트 이름	프로젝트 ERF 코드	설계사무소	면허사(이)명 인태리이	(주)민에스앤디	기 계 (주)미도설비기술사사무소	설계감독 승인	도면제출 책임자	건축	구조	도목	조경	△ △ △			단위세대 배관 확대	오,배수 평면도-9	도면번호/DRAWING NO. M - 341
		시설물 이름	기 계	기 계	주. 다울건축사사무소 ARCHITECTS & PLANNERS LTD. 서울시 서초구 영당로 65 일층 B/D 7F TEL : (02)523-1474, FAX : (02)523-1475	구 조 (주)아이맥스트럭처 토 목 케이앤씨컨설턴트(주) 조 경 (주)이공조경설계와시공	기 계 (주)미도설비기술사사무소 토 목 (주)더힐이엔씨 조 경 (주)미도설비기술사사무소, (주)더힐이엔씨	설계감독 승인/날짜 2022. 07 도면제출 날짜 2022. 07	신동재 김도자 심재곤 작성자 이수진	REV. DATE DESCRIPTION	축척/SCALE	도면번호/DRAWING NO.								
											A1 : 1/40	M - 341								
		E동 기숙사	날품용															면적번호/SHEET NO.	REV. NO.	

- NOTE
- 1. 부분은 확장실 UBR 업체분 공사임.
 - 2. 오수 및 배수구 SCOPE은 UBR 상세도 참조.
(UBR은 건축공사)
 - 3. 스리브 관통 부위는 방화실란트 코킹 마감 적용할 것.

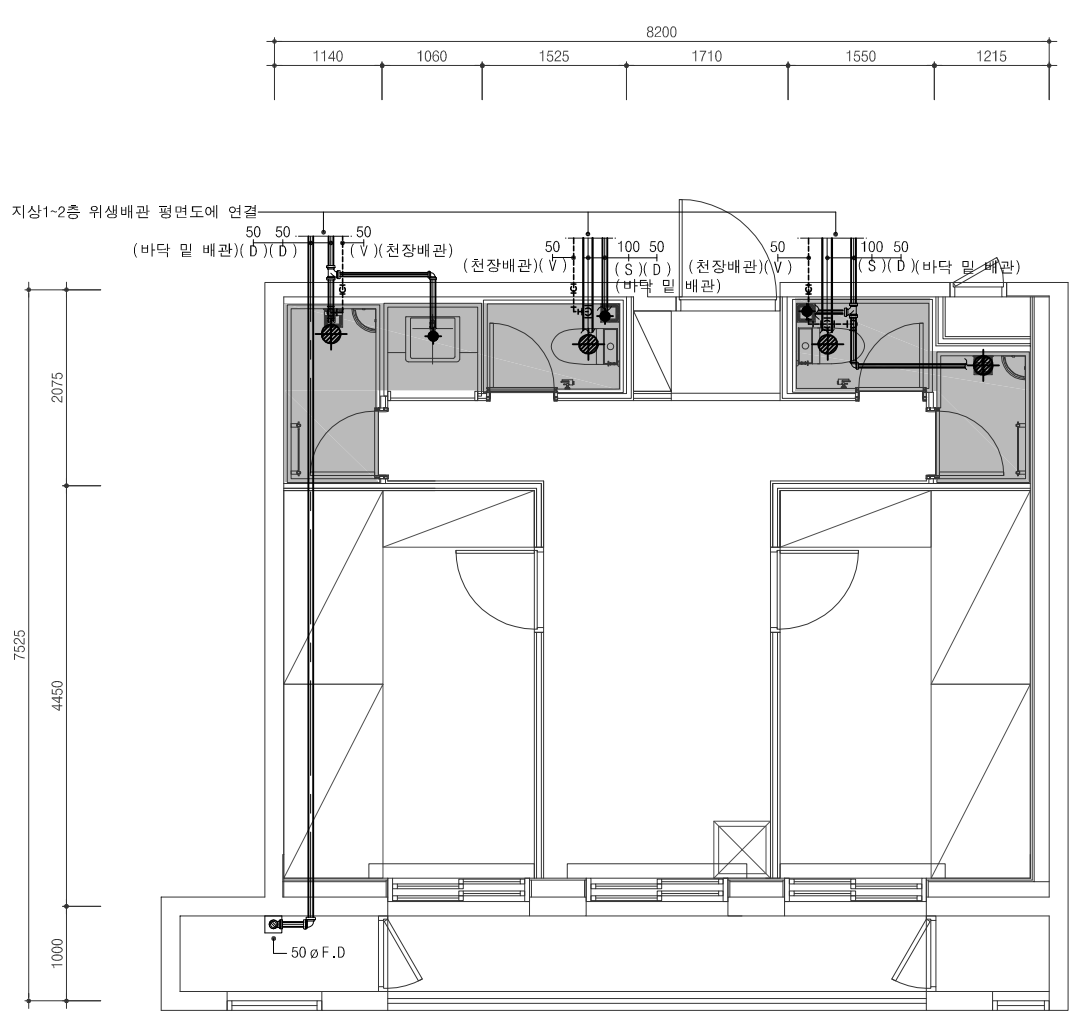

단위세대 다인실 B3-TYPE x1세대
(2F 여자기숙사)

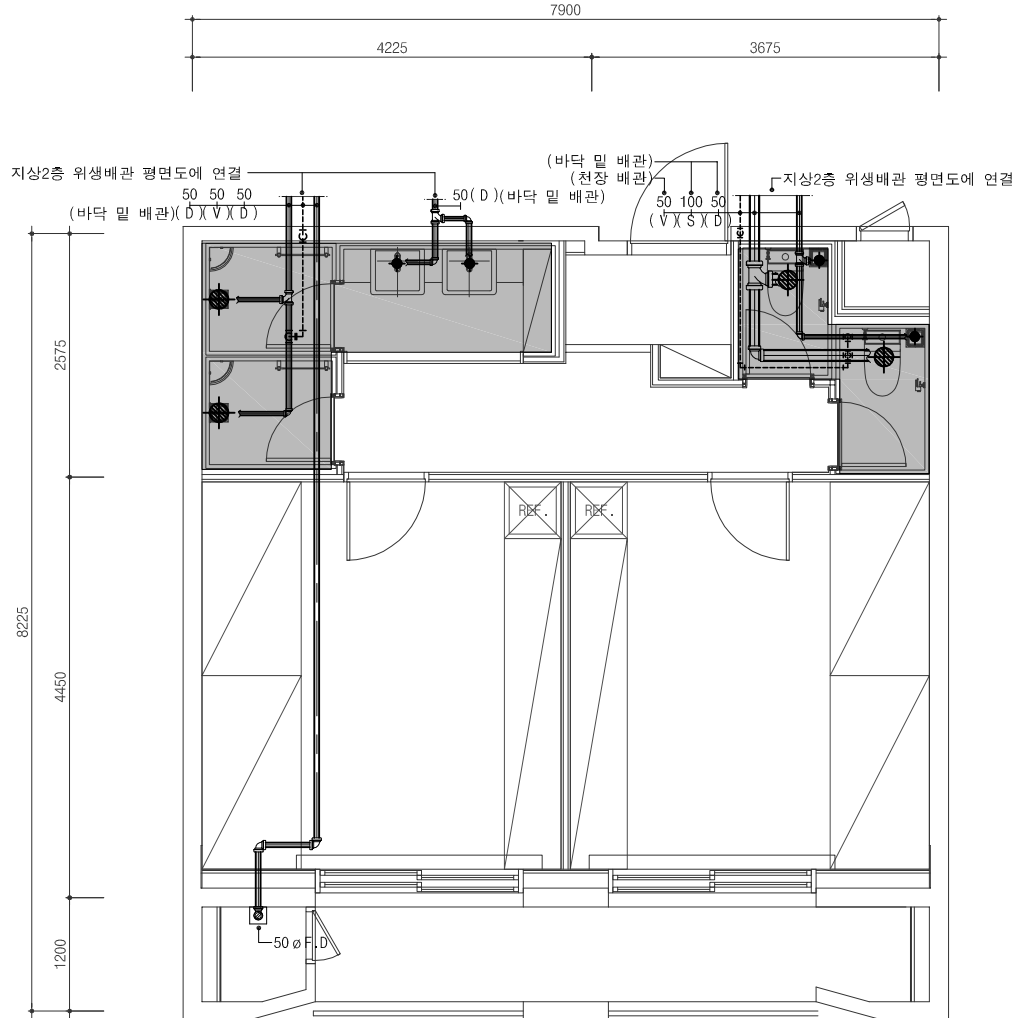


단위세대 다인실 A1-TYPE x1세대
(2F 여자기숙사)




단위세대 오,배수 배관 확대 평면도-10
SCALE : 1/40(80)

건축주 강원랜드	프로젝트 이름 기숙사 추가건립 공사 실시설계용역	프로젝트 ERP 코드	설계사무소 주.다울건축사사무소 ARCHITECTS & PLANNERS, LTD. 서울시 서초구 명달로 65 일층 B/D 7F TEL : (02)523-1474, FAX : (02)523-1475	엔지니어링 인테리어 (주)은민에스앤디	기계 (주)미도설비기술사사무소	설계감독 승인	도면제출 책임자	건축	구조	토목	조경		단위세대 오,배수 배관 확대 평면도-10	
	시설물 이름 E동 기숙사	공종분야 기계	구 조 (주)아이맥스트럭처	전기 (주)더힐이엔씨	설계감독 승인날짜 2022. 07	검토자	심재곤						축척/SCALE A1: 1/40	도면번호/DRAWING NO. M - 342
		발행목적 납품용	토 목 케이엔씨컨설턴트(주)	통신 (주)더힐이엔씨	도면제출 날짜 2022. 07	작성자	이수진	기계	전기	토신	소함		A3: 1/80	현행번호/SHEET NO.
			조 경 (주)이공조경설계와시공	소 방 (주)미도설비기술사사무소, (주)더힐이엔씨									REV. NO.	
												REV.	DATE	DESCRIPTION

- NOTE
- 1. 부분은 확장실 UBR 업체분 공사임.
 - 2. 오수 및 배수구 SCOPE은 UBR 상세도 참조.
(UBR은 건축공사)
 - 3. 스리브 관통 부위는 방화실란트 코킹 마감 적용할 것.

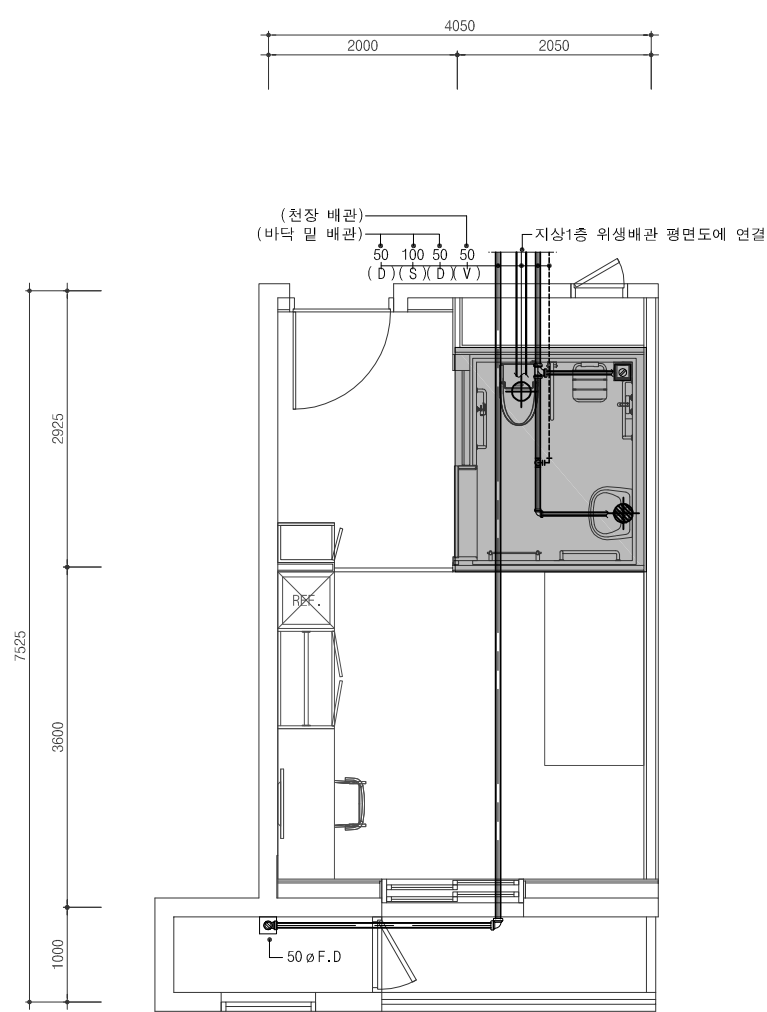

단위세대 장애인객실 D1-TYPE
(1F 여자기숙사)

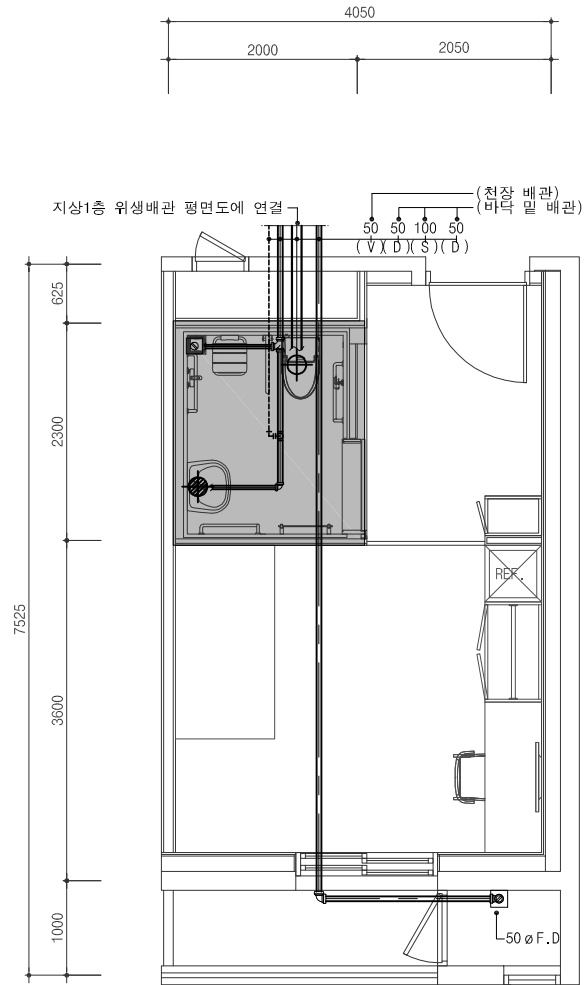


단위세대 장애인객실 D2-TYPE
(1F 여자기숙사)




단위세대 오,배수 배관 확대 평면도-11
SCALE : 1/40(80)

건축주	프로젝트 이름	프로젝트 ERP 코드	설계사무소	엔지니어링 인테리어	(주)은민에스앤디	기계	(주)미도설비기술사사무소	설계감독 승인	도면제출 책임자	건축	구조	토목	조경	REV. DATE DESCRIPTION	단위세대 오,배수 배관 확대 평면도-11			
	기숙사 추가건립 공사 실시설계용역	공종분야	기계	DAUL 주.다을건축사사무소 ARCHITECTS & PLANNERS, LTD. 서울시 서초구 명달로 65 일층 B/D 7F TEL : (02)523-1474, FAX : (02)523-1475	구 소	(주)아이맥스트럭처	전 기	(주)더힐이엔씨	설계감독 승인날짜	검토자						축척/SCALE	A1: 1/40 A3: 1/80	
	시설물 이름	발행목적	납품용		토 목	케이앤씨컨설턴트(주)	통신	(주)더힐이엔씨	도면제출 날짜	작성자	기계	전기	토목		조경	도면번호/DRAWING NO.	M - 343	
	E동 기숙사				조 경	(주)이공조경설계와시공	소 방	(주)미도설비기술사사무소, (주)더힐이엔씨	2022. 07	이수진						현행번호/SHEET NO.	REV. NO.	

- NOTE
- 1. 부분은 확장실 UBR 업체분 공사임.
 - 2. 오수 및 배수구 SCOPE은 UBR 상세도 참조.
(UBR은 건축공사)
 - 3. 스리브 관통 부위는 방화실란트 코킹 마감 적용할 것.

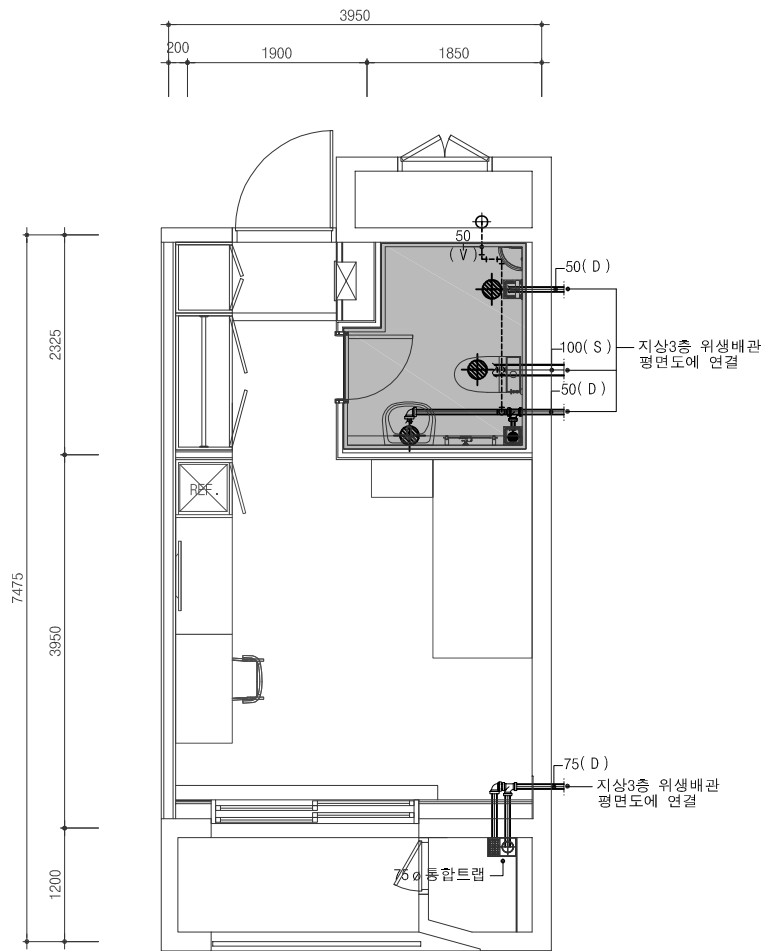

단위세대 1인실 C1-TYPE x4세대
(3F 여자기숙사)

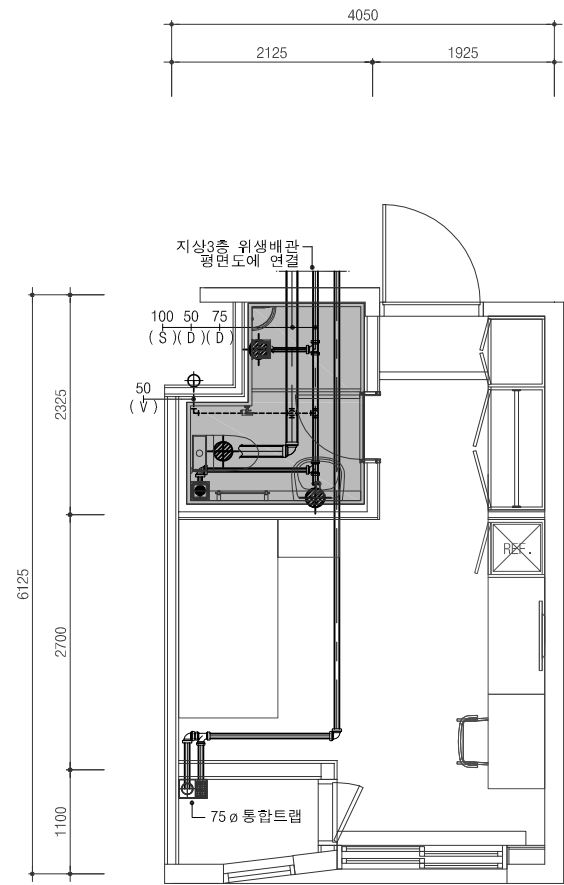


단위세대 1인실 A1-TYPE x11세대
(3F 여자기숙사)


1 단위세대 오,배수 배관 확대 평면도-12
SCALE : 1/40(80)

건축주 강원랜드	프로젝트 이름 기숙사 추가건립 공사 실시설계용역	프로젝트 ERP 코드	설계사무소 주.다울건축사사무소 ARCHITECTS & PLANNERS, LTD. 서울시 서초구 명달로 65 일층 B/D 7F TEL : (02)523-1474, FAX : (02)523-1475	엔지니어링 연태리이 (주)은민에스엔디	기계 (주)미도설비기술사사무소	설계감독 승인	도면제출 책임자	건축	구조	토목	조경	단위세대 오,배수 배관 확대 평면도-12	
	시설물 이름 E동 기숙사	공종분야 기계	구 조 (주)아이맥스트럭처	전 기 (주)더힐이엔씨	설계감독 승인날짜 2022. 07	도면제출 날짜 2022. 07	필토자 심재곤	기계	전기	통신	소함		
		발행목적 납품용	토 과 케이엔씨컨설턴트(주)	통신 (주)더힐이엔씨	도면제출 날짜 2022. 07	작성자 이수진							
			조 경 (주)이공조경설계와시공	소 방 (주)미도설비기술사사무소, (주)더힐이엔씨									
								REV.	DATE	DESCRIPTION	A1: 1/40	도면번호/DRAWING NO. M - 344	REV. NO.
											A3: 1/80	판형번호/SHEET NO.	

- NOTE
- 1. ■ 부분은 확장실 UBR 업체분 공사임.
 - 2. 오수 및 배수구 SCOPE은 UBR 상세도 참조.
(UBR은 건축공사)
 - 3. 스리브 관통 부위는 방화실란트 코킹 마감 적용할 것.

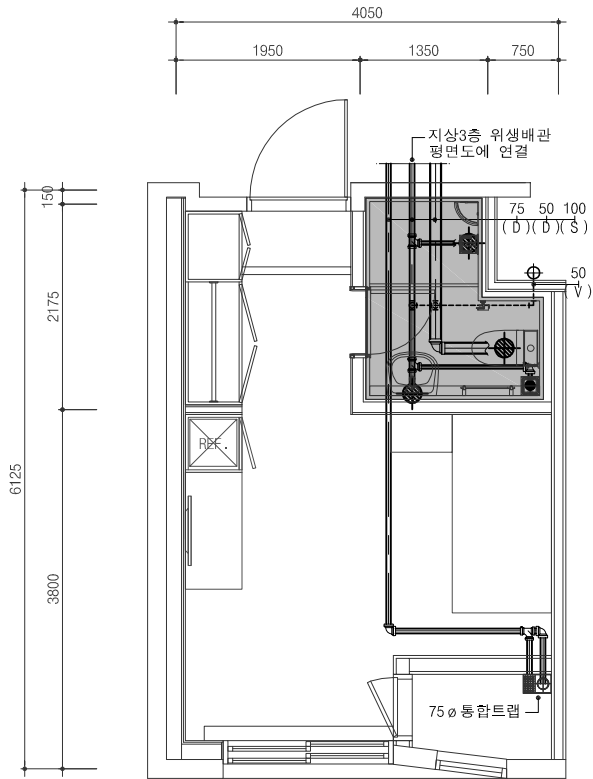

단위세대 1인실 A2-TYPE x3세대
(3F 여자기숙사)

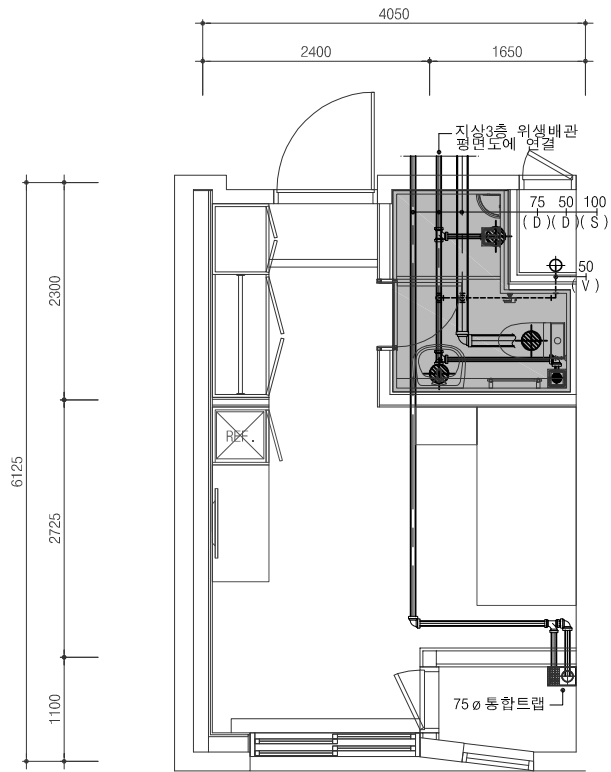

단위세대 1인실 A3-TYPE x1세대
(3F 여자기숙사)



단위세대 오,배수 배관 확대 평면도-13


SCALE : 1/40(80)

건축주 강원랜드	프로젝트 이름 기숙사 추가건립 공사 실시설계용역	프로젝트 ERP 코드	설계사무소 주.다울건축사사무소 ARCHITECTS & PLANNERS, LTD. 서울시 서초구 명달로 65 일흥 B/D 7F TEL : (02)523-1474, FAX : (02)523-1475	엔지니어링 인테리어 (주)은민에스앤디	기계 (주)미도설비기술사사무소	설계감독 승인	도면제출 책임자	건축	구조	토목	조경	단위세대 오,배수 배관 확대 평면도-13			
	시설물 이름 E동 기숙사	공종분야 기계	발행목적 납품용	구조 (주)아이맥스트럭처	전기 (주)더힐이엔씨	설계감독 승인날짜 2022. 07	검토자						축척/SCALE A1: 1/40 A3: 1/80	도면번호/DRAWING NO. M - 345	REV. NO.
				토목 케이엔씨컨설턴트(주)	통신 (주)더힐이엔씨	도면제출 날짜 2022. 07	작성자								
				조경 (주)이공조경설계와시공	소방 (주)미도설비기술사사무소, (주)더힐이엔씨										
												REV.			


설계조정

■ NOTE

1. ■ 부분은 화강질 UBR 업체분 공사임.
2. 오수 및 배수구 SCOPE은 UBR 상세도 참조.
(UBR은 건축공사)
3. 스리브 관통 부위는 방화실란트 코킹 마감 적용할 것.

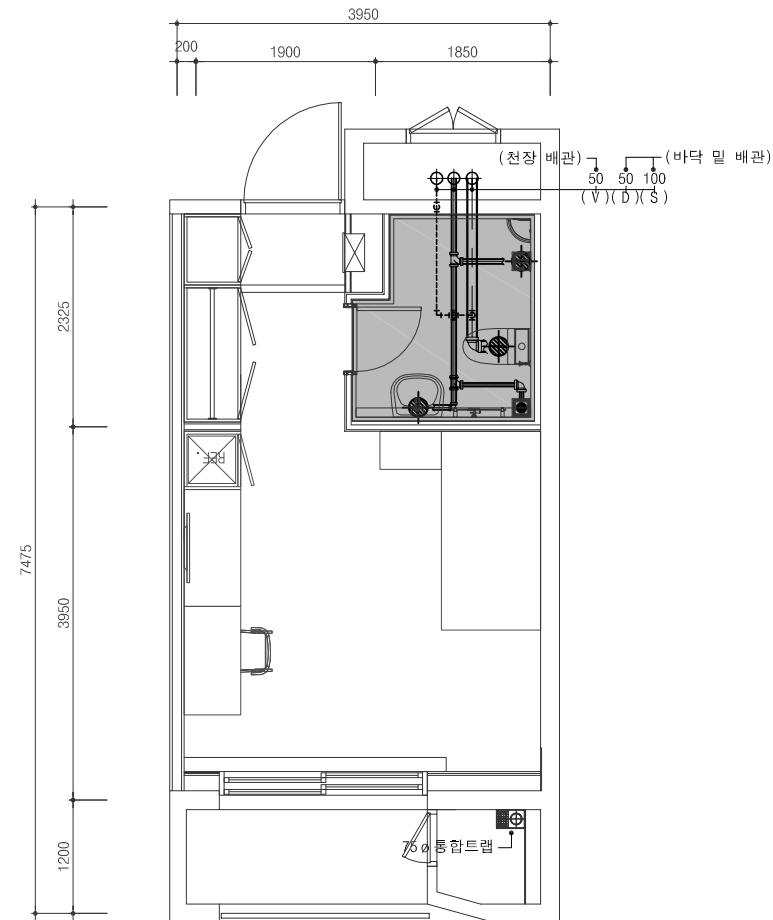

단위세대 1인실 C1-TYPE x28세대
(4~10F 여자기숙사)

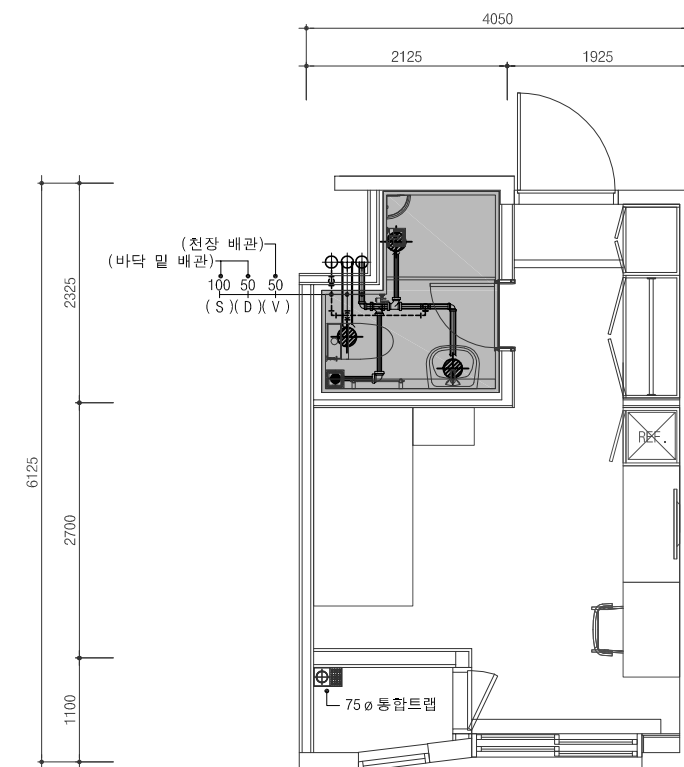


단위세대 1인실 A1-TYPE x77세대
(4~10F 여자기숙사)

단위세대 오,배수 배관 확대 평면도-14 SCALE : 1/40(80)


[illegible]

설계조정

- NOTE
- 1. 부분은 확장실 UBR 업체분 공사임.
 - 2. 오수 및 배수구 SCOPE은 UBR 상세도 참조.
(UBR은 건축공사)
 - 3. 스리브 관통 부위는 방화실란트 코킹 마감 적용할 것.

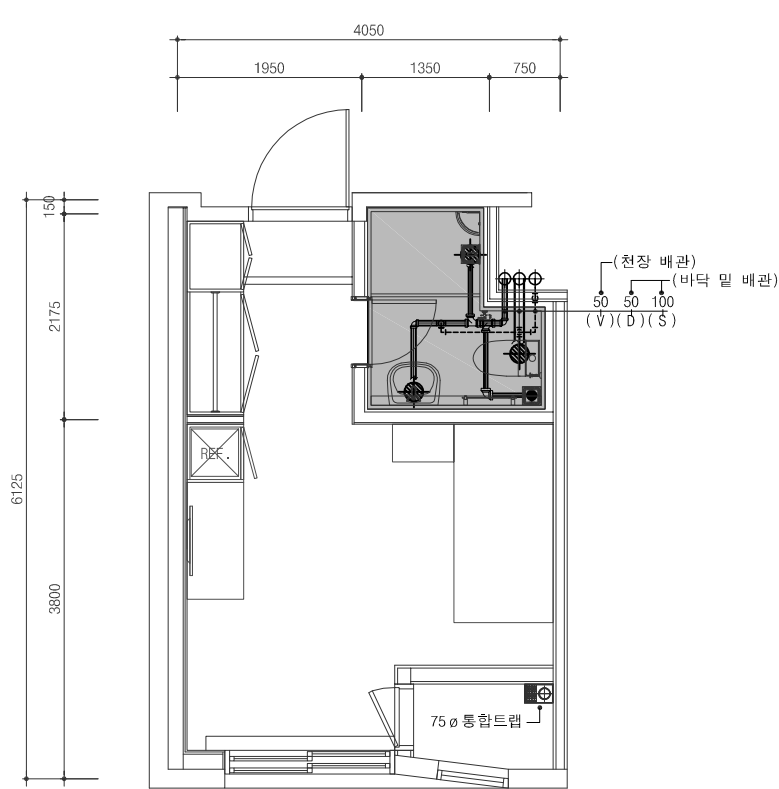

단위세대 1인실 A2-TYPE x21세대
(4~10F 여자기숙사)

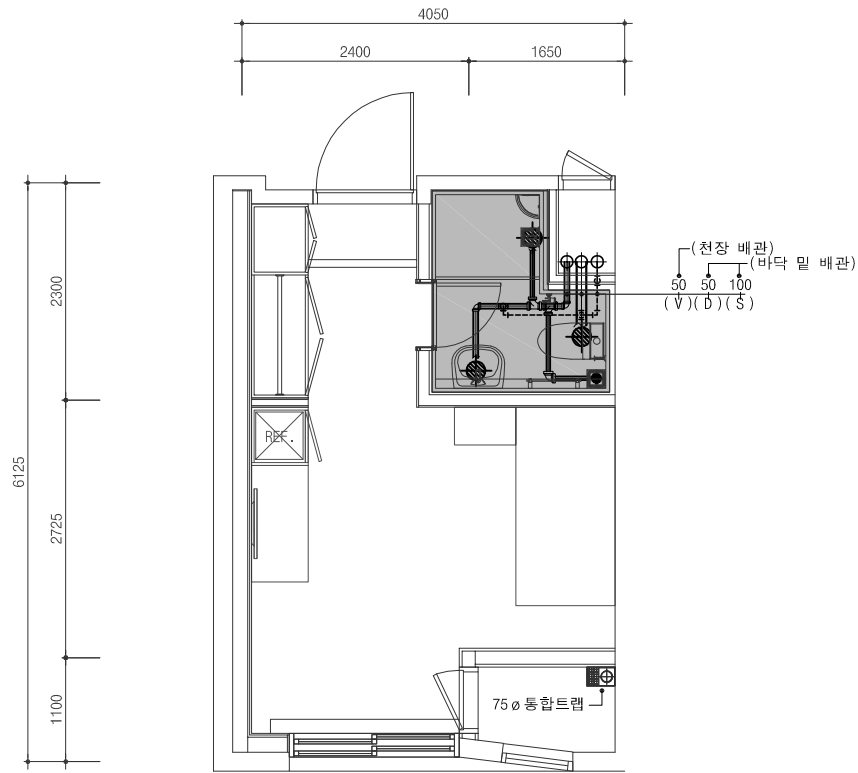

단위세대 1인실 A3-TYPE x7세대
(4~10F 여자기숙사)



단위세대 오,배수 배관 확대 평면도-15
SCALE : 1/40(80)

건축주 강원랜드	프로젝트 이름 기숙사 추가건립 공사 실시설계용역	프로젝트 ERP 코드	설계사무소 주.다울건축사사무소 ARCHITECTS & PLANNERS, LTD. 서울시 서초구 명달로 65 일층 B/D 7F TEL : (02)523-1474, FAX : (02)523-1475	엔지니어링 인테리어 (주)은민에스앤디	기계 (주)미도설비기술사사무소	설계감독 승인 설계감독 승인날짜 2022. 07	도면제출 책임자 신동재	건축	구조	토목	조경	 REV. DATE DESCRIPTION	단위세대 오,배수 배관 확대 평면도-15	
	시설물 이름 E동 기숙사	공종분야 기계	발행목적 납품용	구조 (주)아이맥스트럭처	전기 (주)더힐이엔씨	도면제출 날짜 2022. 07	검토자 심재곤						축척/SCALE A1: 1/40	도면번호/DRAWING NO. M - 347
				토목 케이엔씨컨설턴트(주)	통신 (주)더힐이엔씨		작성자 이수진	기계	전기	토신	소함		A3: 1/80	판형번호/SHEET NO.
				조경 (주)이공조경설계와시공	소방 (주)미도설비기술사사무소, (주)더힐이엔씨									REV. NO.