



단위세대 다인실 A1-TYPE

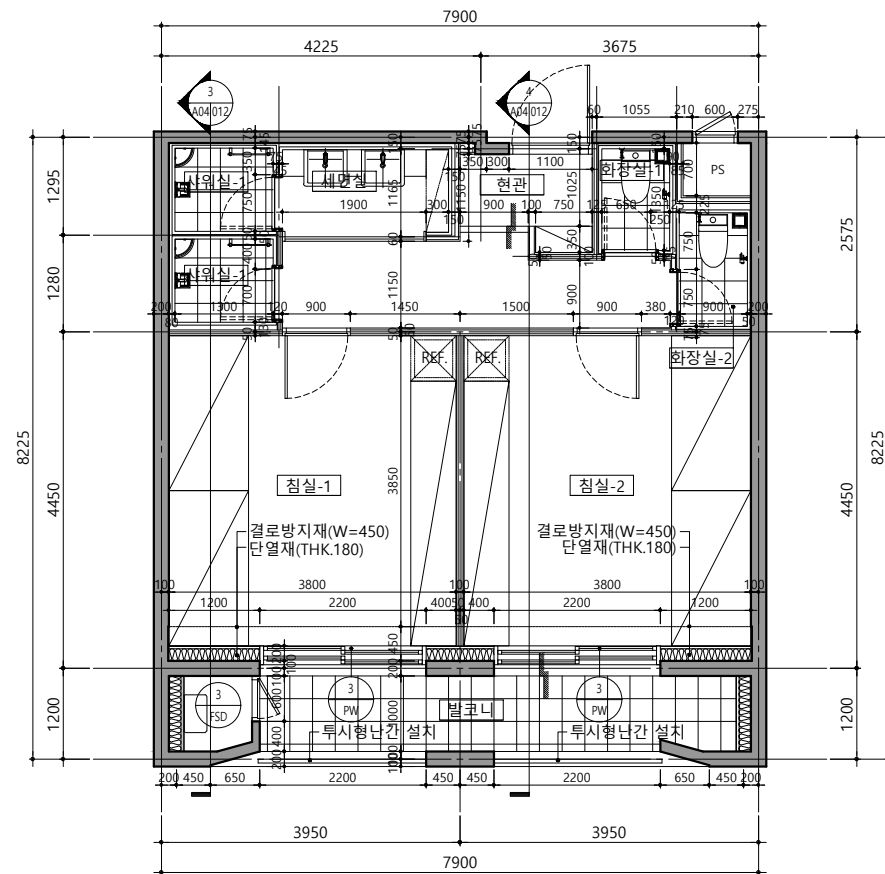


단위세대 다인실 B1-TYPE(여자)

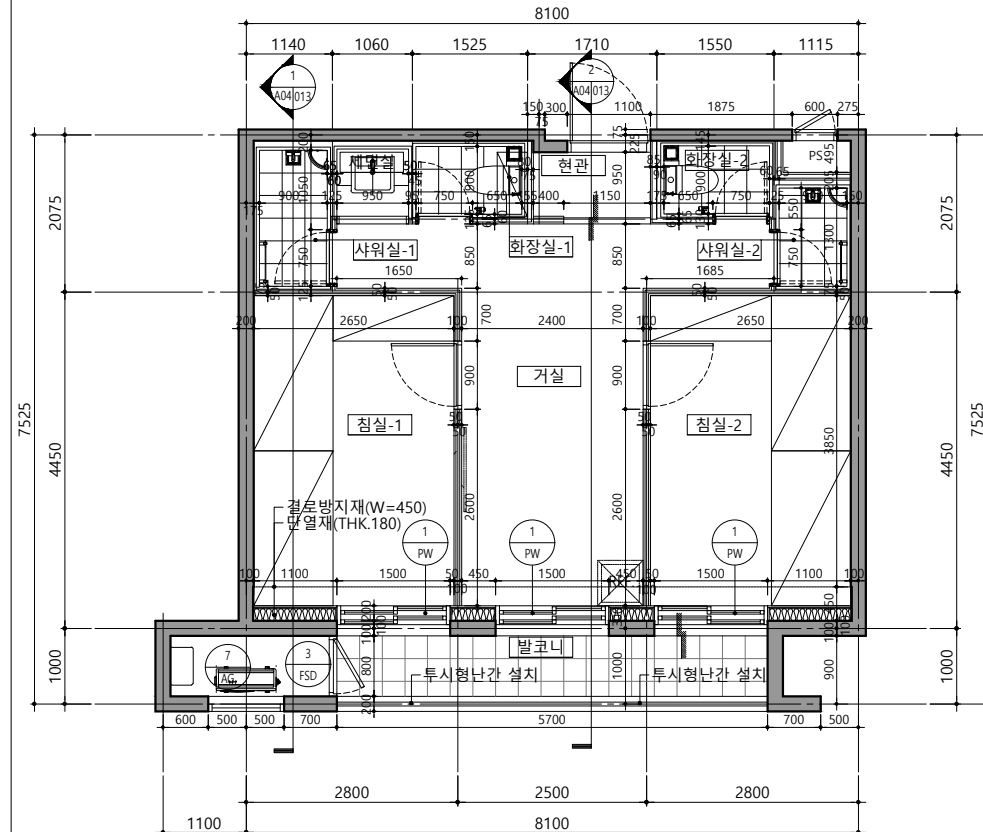


설계조정

단위세대 다인실 B2-TYPE

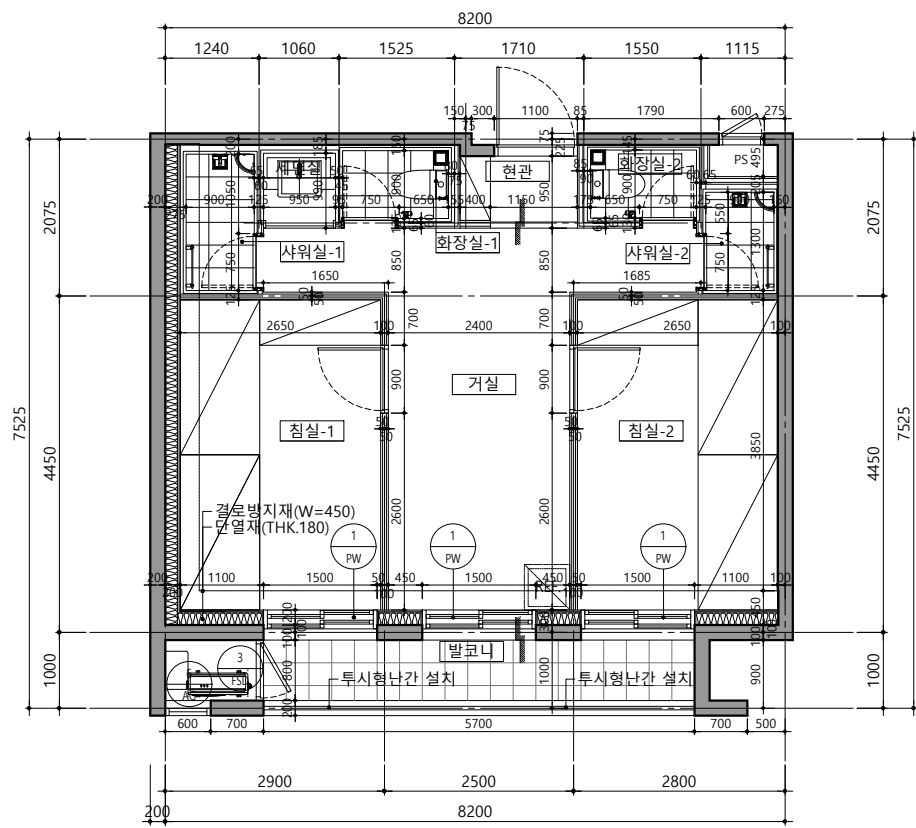

단위세대 다인실 B3-TYPE

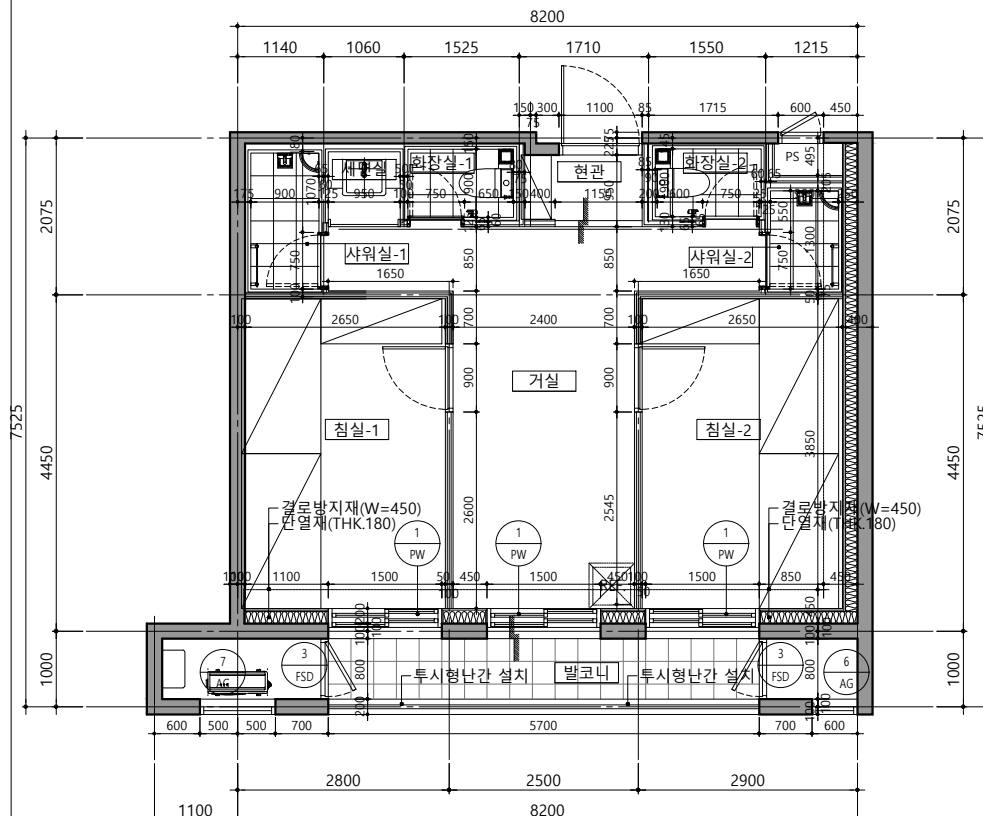

건축주

강원랜드
KANGWON LAND

프로젝트 이름

강원랜드 기숙사 추가건립 공사

시설물 이름

강원랜드 기숙사

프로젝트 EBP 코드

공종분야

건축

발행목적

납품용

설계사무소

DAUL 주. 다울건축사사무소
ARCHITECTS & PLANNERS, LTD.
서울시 서초구 명달로 65 일층 B/D 7F
TEL : (02)523-1474, FAX : (02)523-1475

영지나여영

인테리어

구 조

토 목

조 광

(주)은민에스엔디

(주)아이맥스트럭처

케이엔씨컨설턴트(주)

(주)이공조경설계와시공

기 계 (주)미도설비기술사사무소

(주)더힐이엔씨

(주)더힐이엔씨

(주)미도설비기술사사무소, (주)더힐이엔씨

설계감독 승인

설계감독 승인날짜

2022. 07

도면제출 날짜

2022. 07

도면제출 책임자

신동재

검토자

어윤하

작성일자

양진서

건축

구조

토목

조광

기계

전기

통신

소방

건축

구조

토목

조광

기계

전기

통신

소방

REV.

DATE

DESCRIPTION

REV. NO.

REV. NO.

REV. NO.

REV. NO.

REV. NO.

단위세대 평면도-1

축척/SCALE

A1: 1/50

A3: 1/100


도면번호/DRAWING NO.

A04-001


판별번호/SHEET NO.

REV. NO.

단위세대 다인실 B4-TYPE(남자)

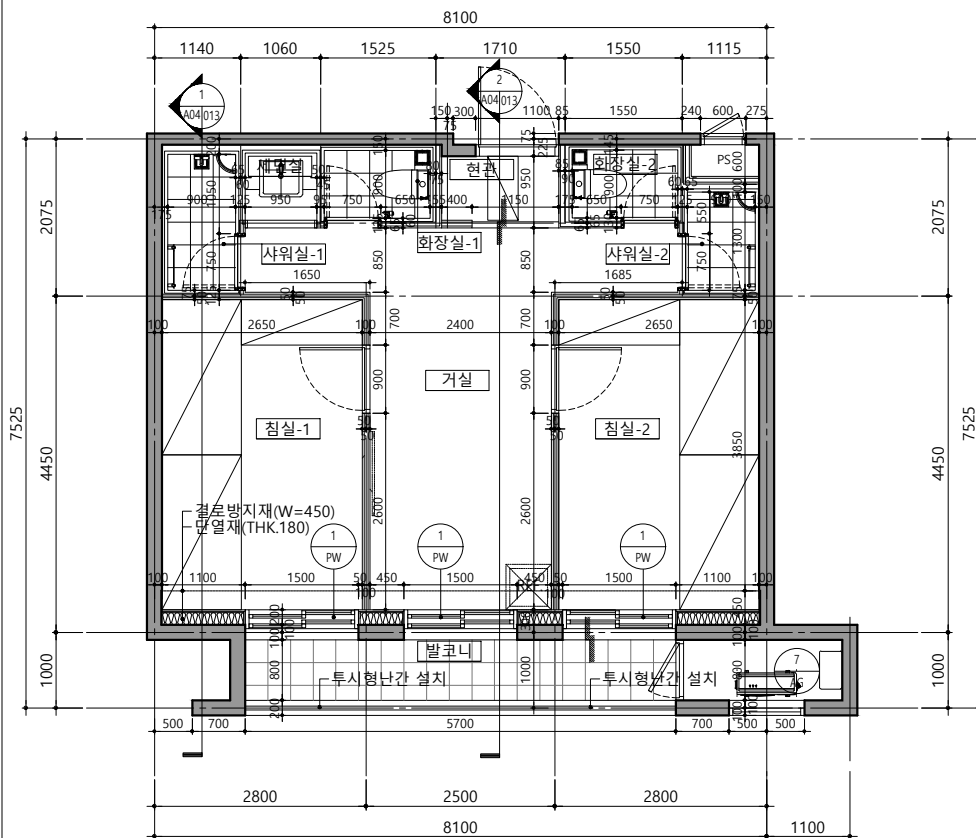


단위세대 다인실 B5-TYPE(남자)

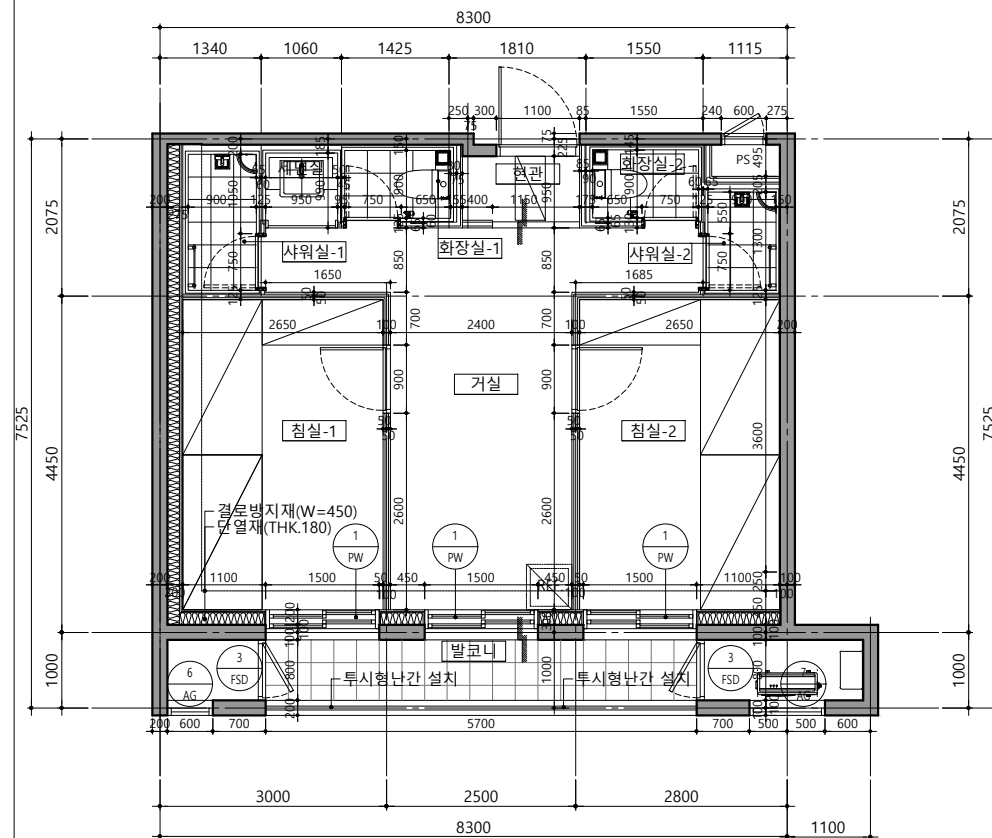


설계조정

단위세대 다인실 B6-TYPE(남자)

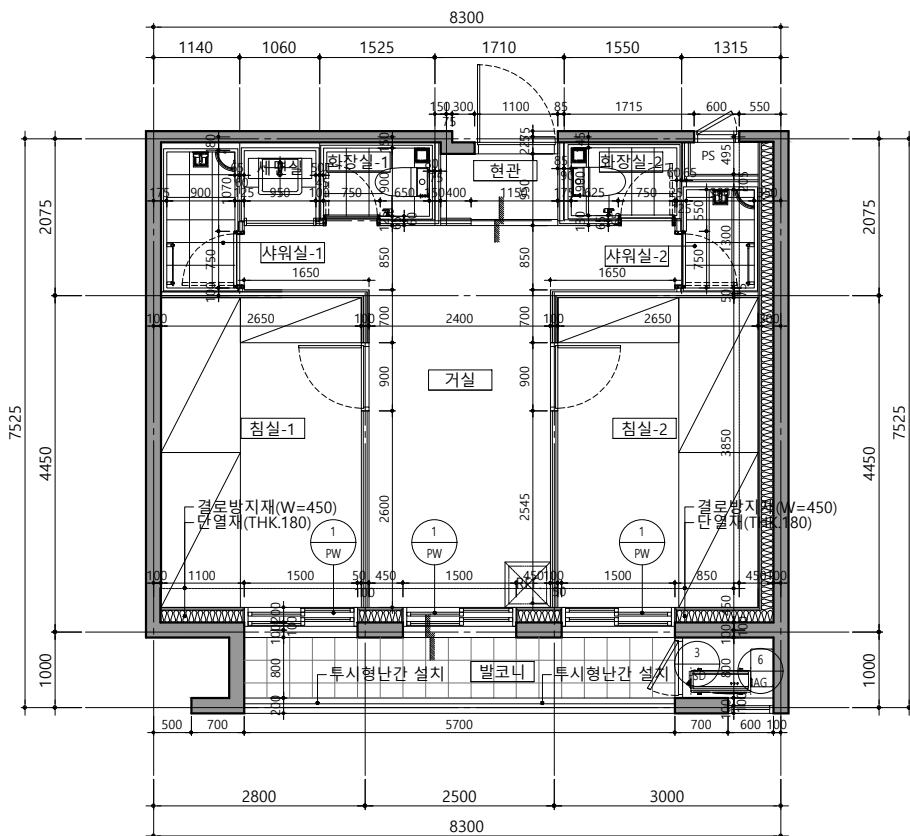

단위세대 다인실 C1-TYPE

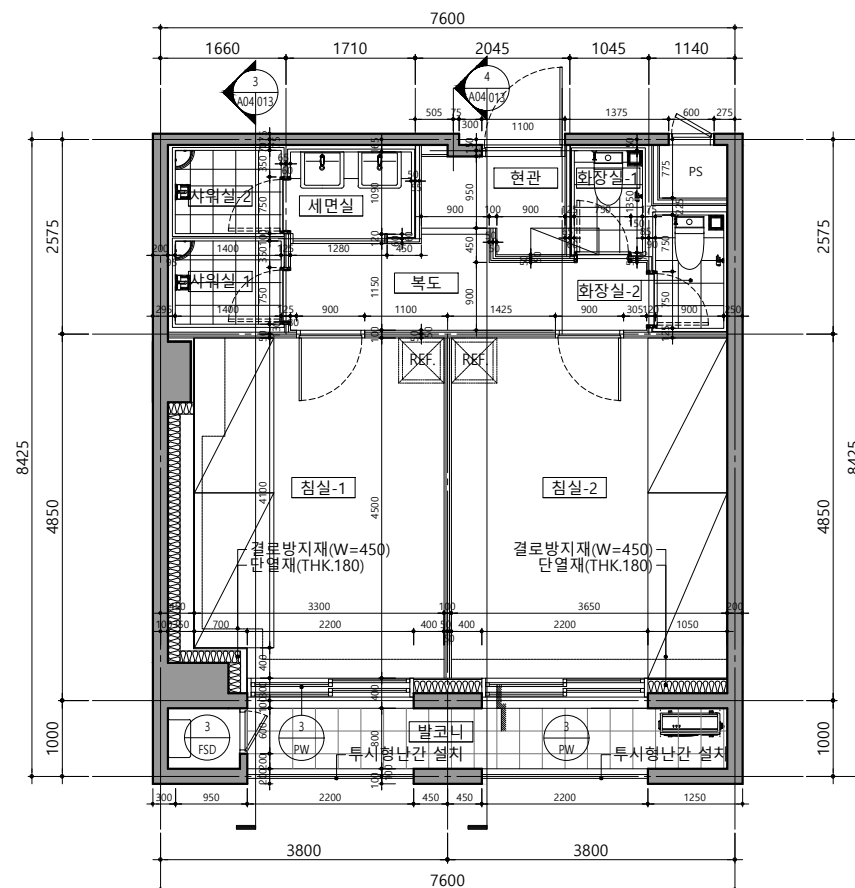

건축주

강원랜드
KANGWON LAND

프로젝트 이름

강원랜드 기숙사 추가건립 공사

시설물 이름

강원랜드 기숙사

프로젝트 EBP 코드

공종분야

건축

발행목적

납품용

설계사무소

DAUL 주. 다울건축사사무소
ARCHITECTS & PLANNERS, LTD.

서울시 서초구 명달로 65 일층 B/D 7F
TEL : (02)523-1474, FAX : (02)523-1475

영지나영

인테리어

토목

조경

(주)은민에스엔디

(주)아이맥스트럭처

케이엔씨컨설턴트(주)

(주)이공조경설계와시공

기 계 (주)미도설비기술사사무소

(주)더힐이엔씨

(주)더힐이엔씨

소 방 (주)미도설비기술사사무소, (주)더힐이엔씨

설계감독 승인

2022. 07

2022. 07

도면제출 책임자

신동재

점토자

어윤하

양진서

건축

구조

기계

전기

통신

토목

조경

소방

REV.

DATE

DESCRIPTION

단위세대 평면도-2

축척/SCALE

A1: 1/50

A3: 1/100


도면번호/DRAWING NO.

A04-002


판형번호/SHEET NO.

REV. NO.


△

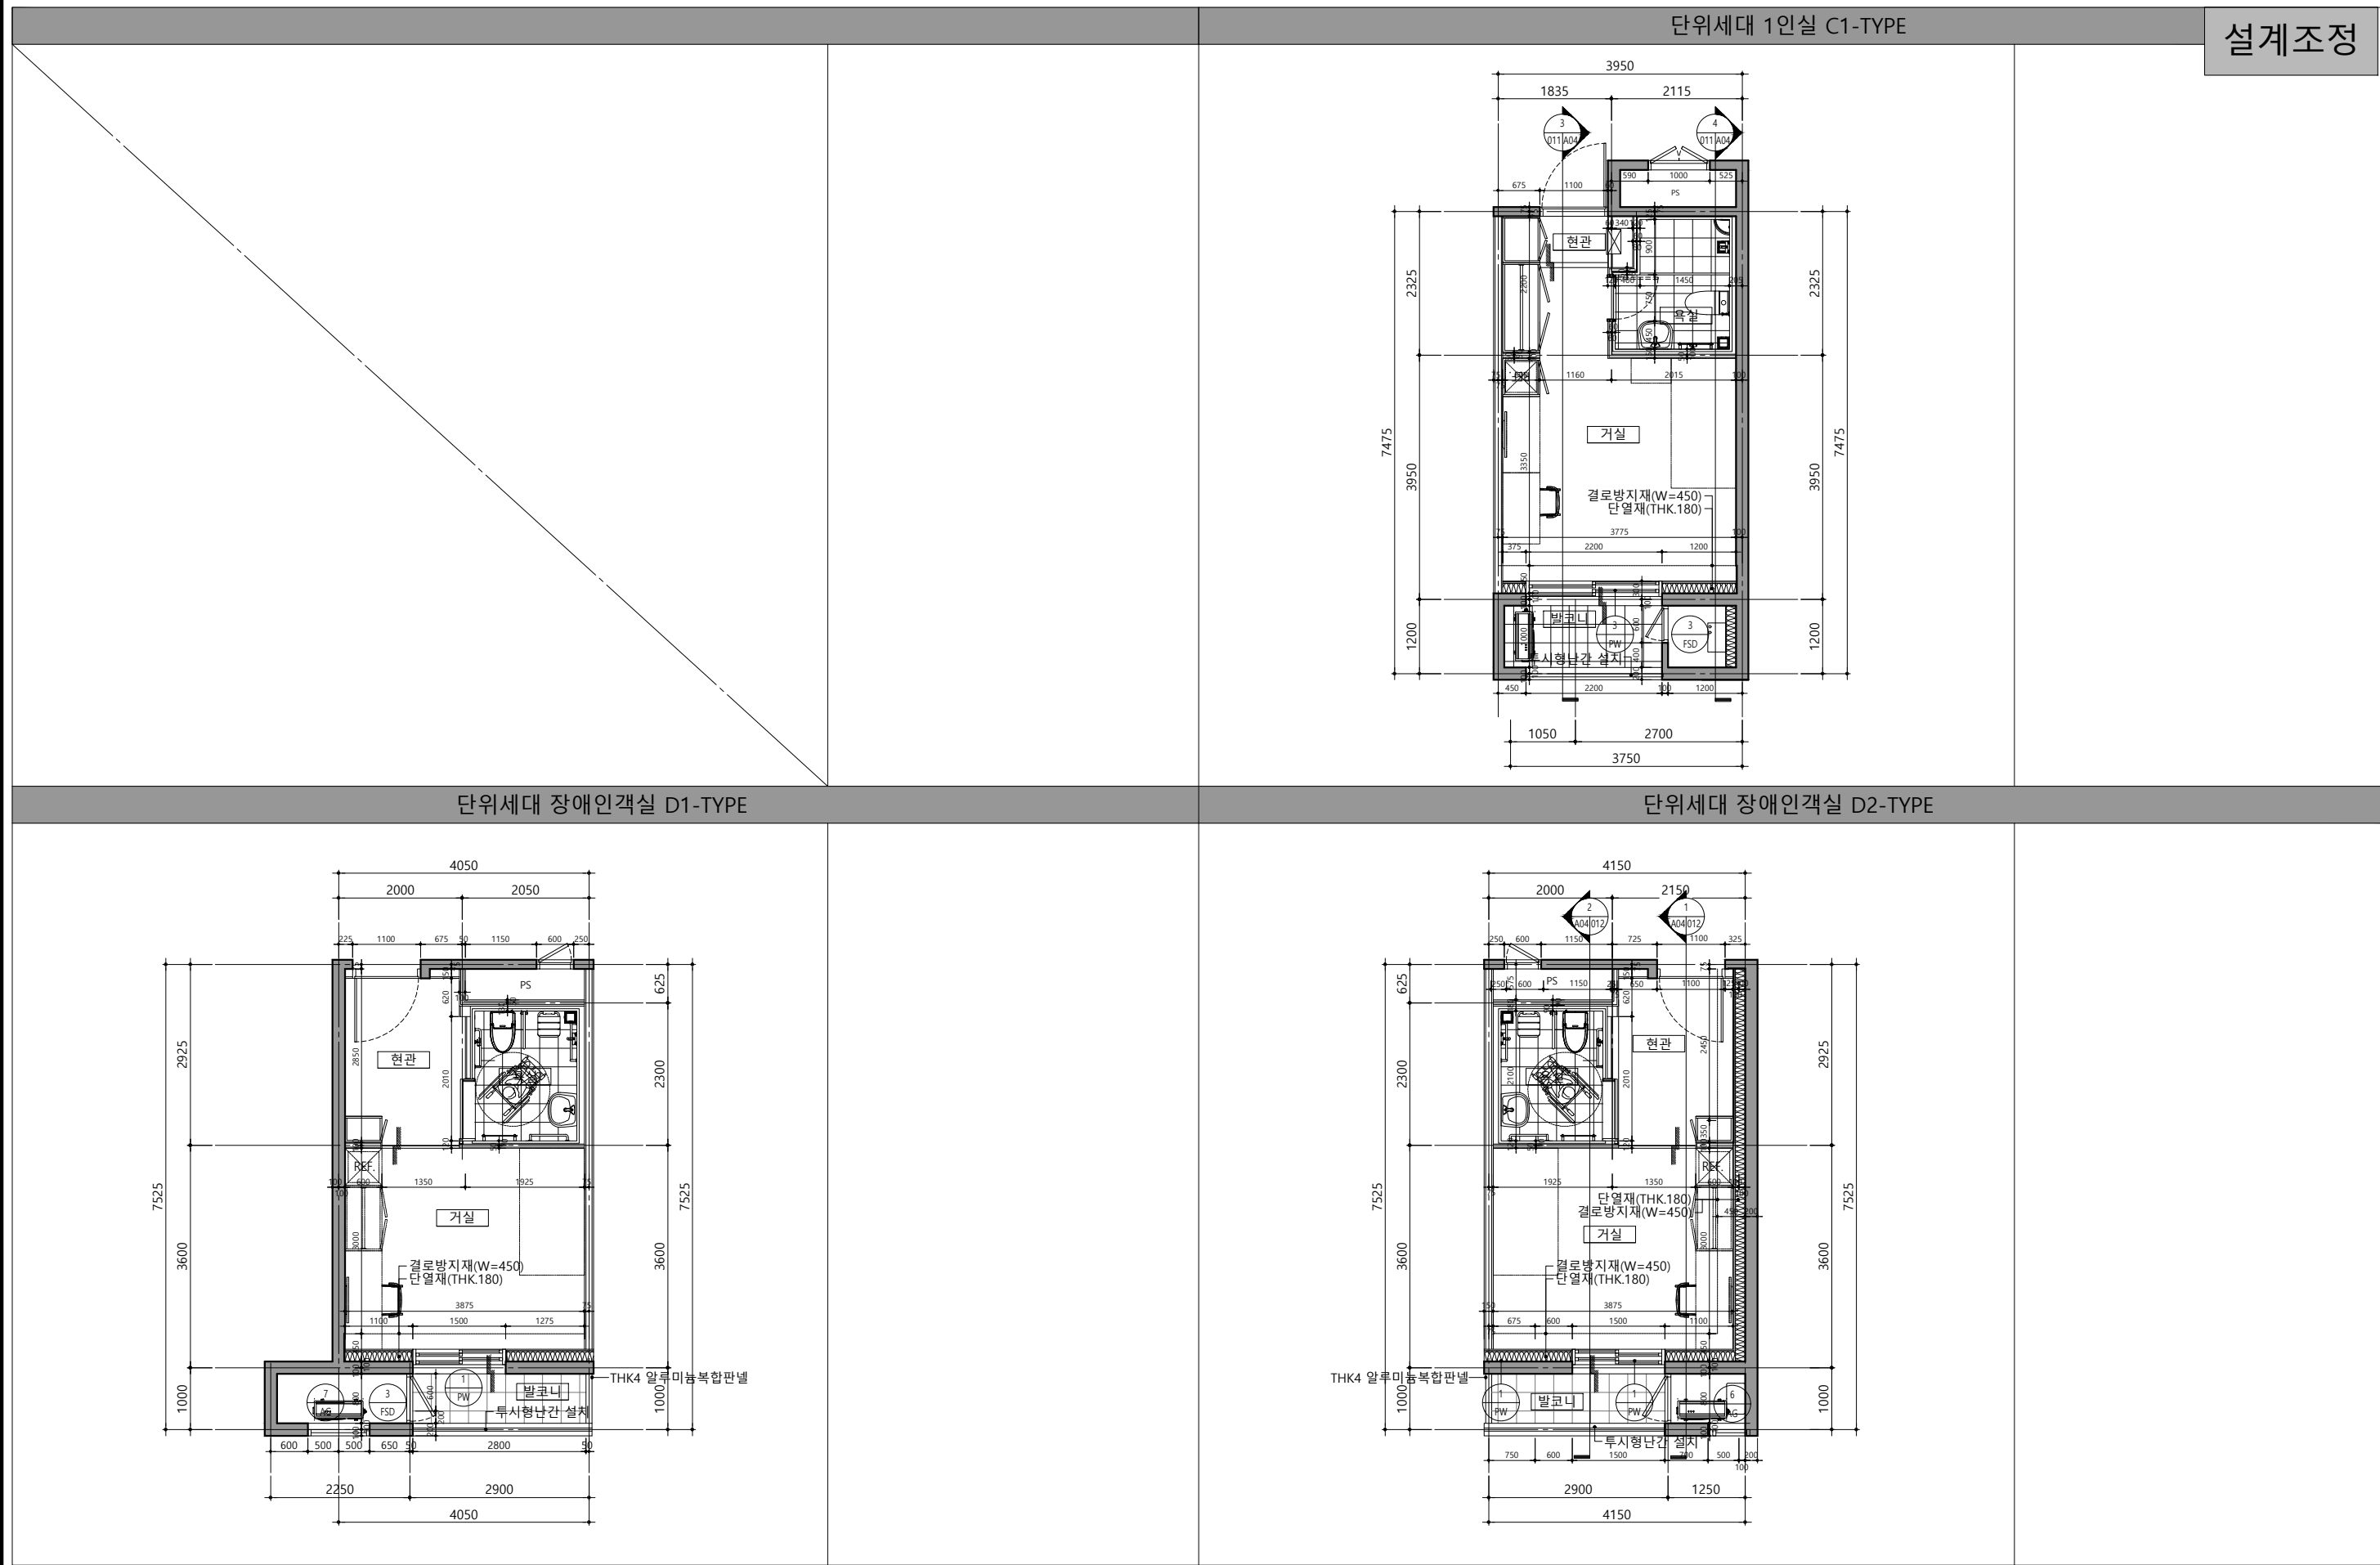


단위세대 1인실 A1-TYPE

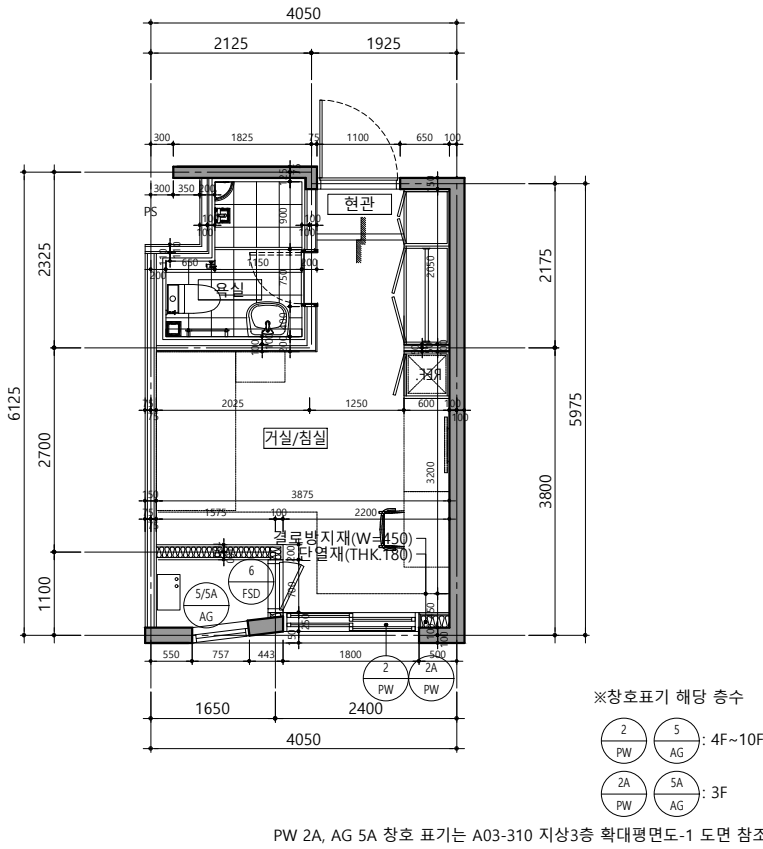


단위세대 1인실 A2-TYPE

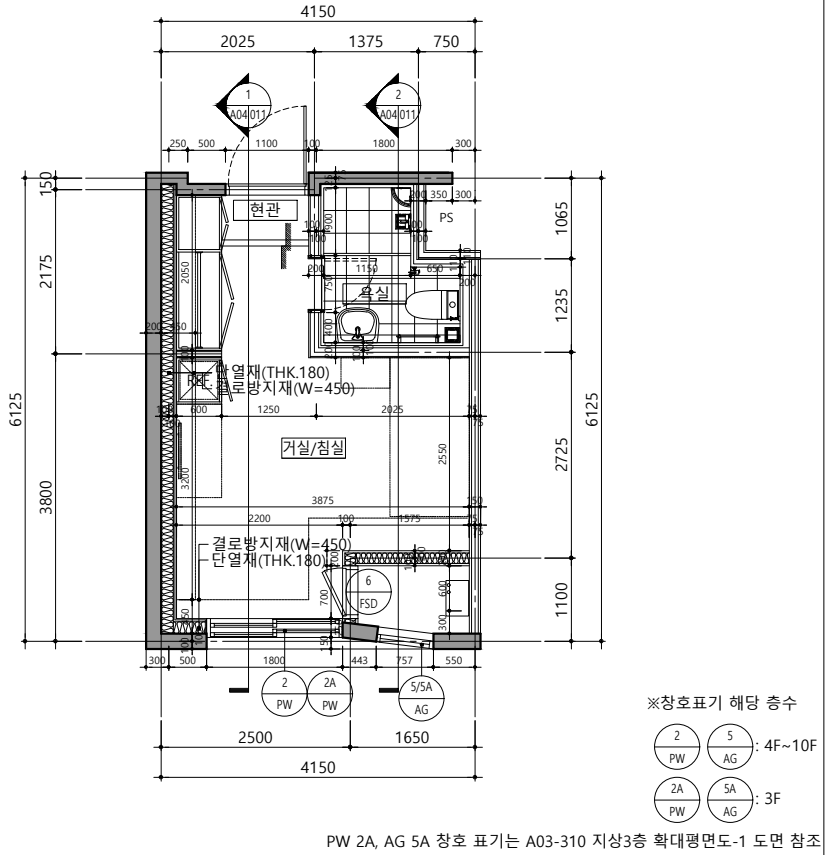


단위세대 1인실 A3-TYPE

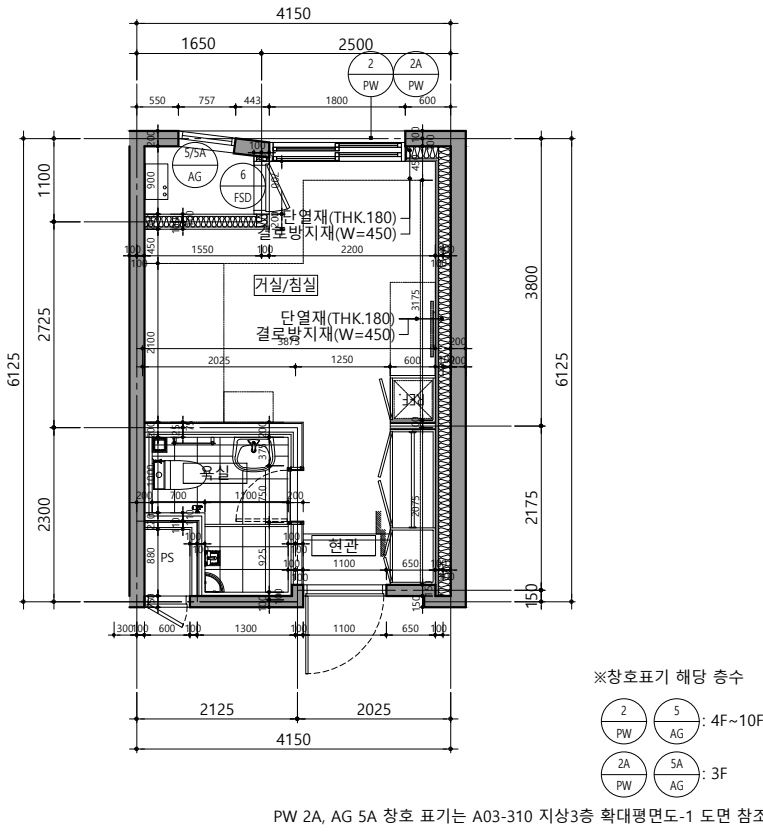


단위세대 1인실 A4(1)-TYPE

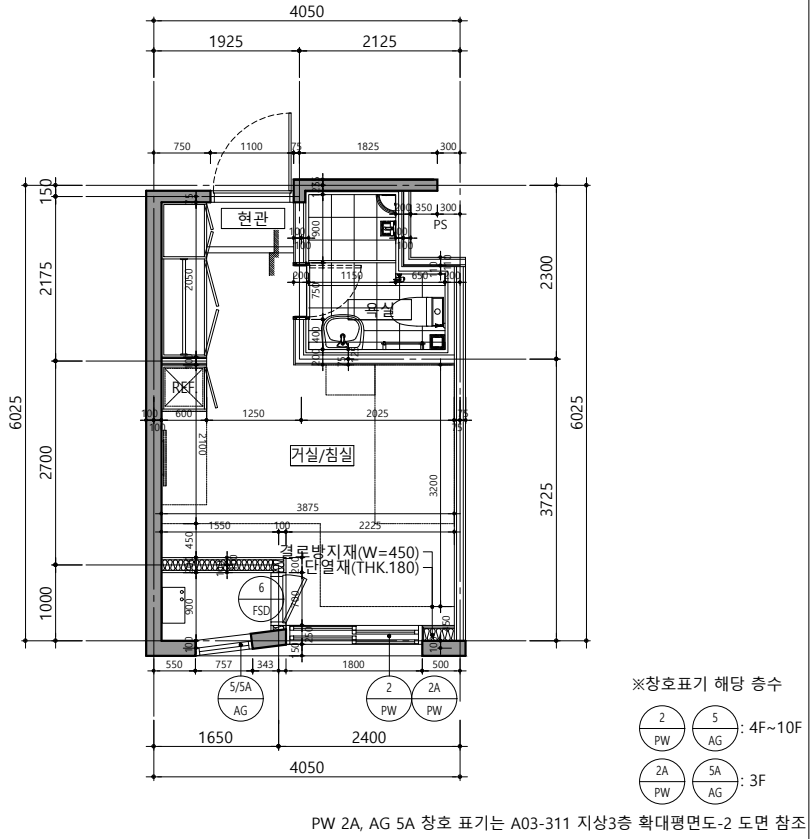


단위세대 1인실 A4(2)-TYPE

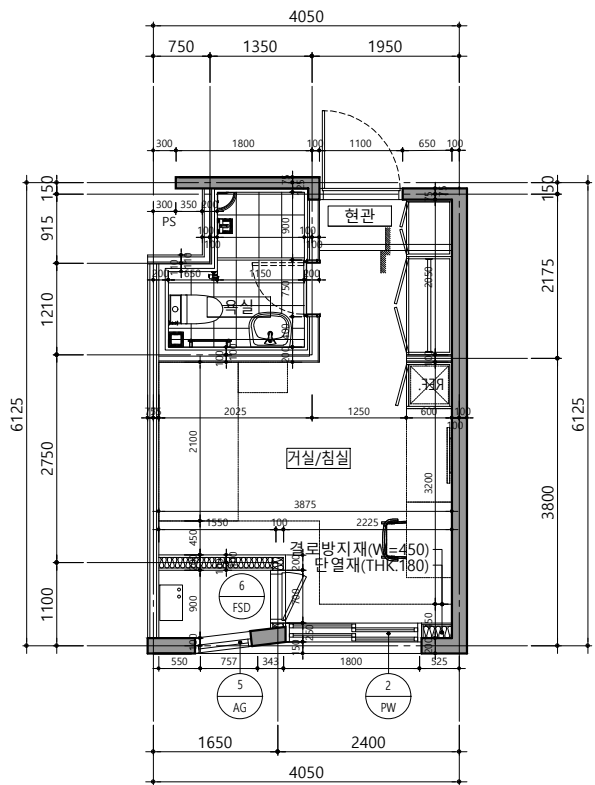


단위세대 1인실 A5(1)-TYPE

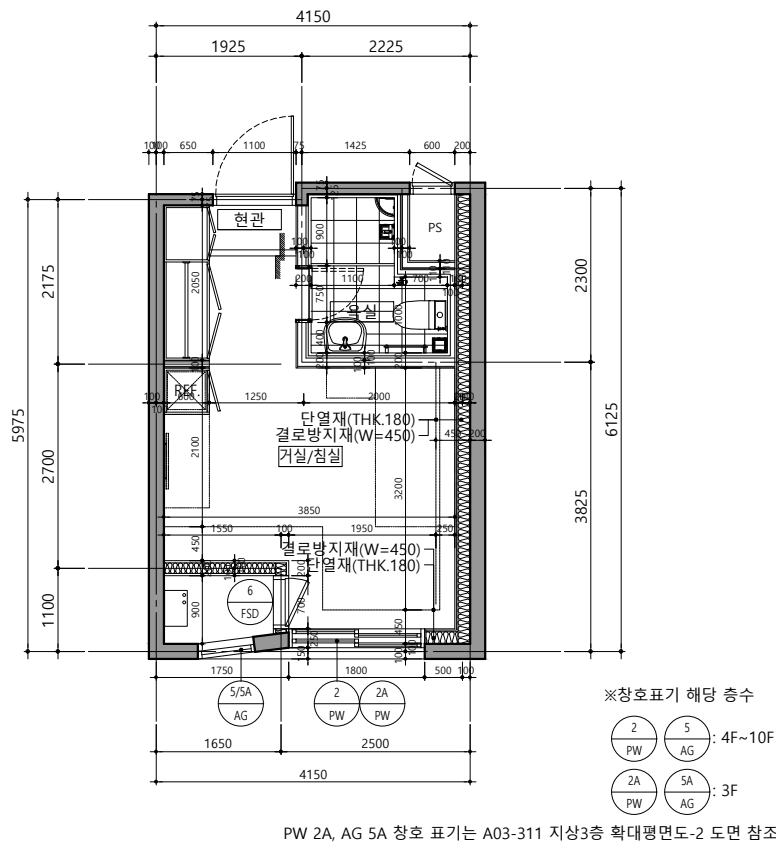

단위세대 1인실 A5(2)-TYPE

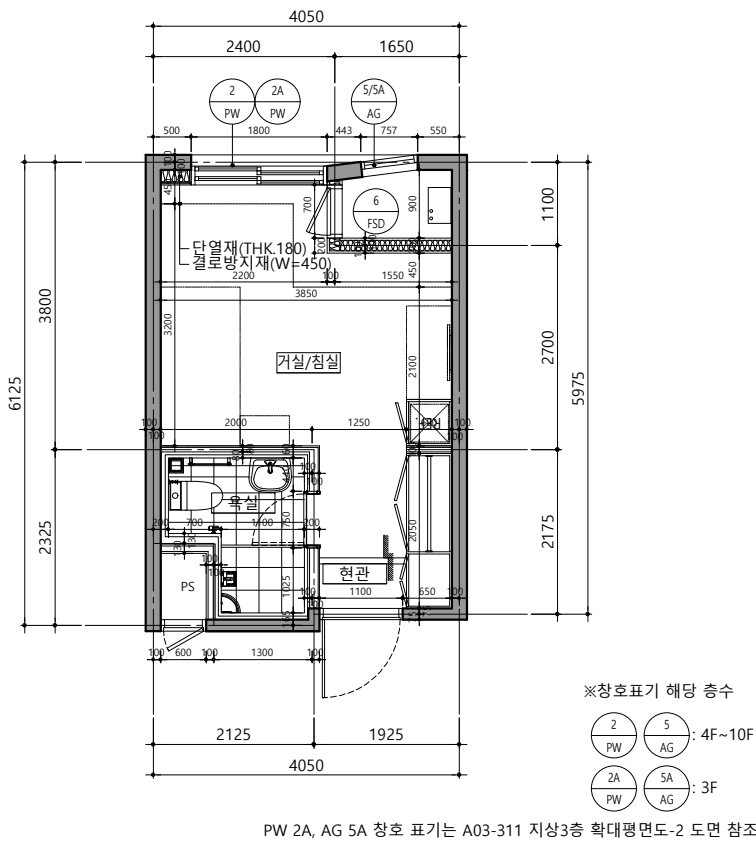

단위세대 1인실 A6-TYPE

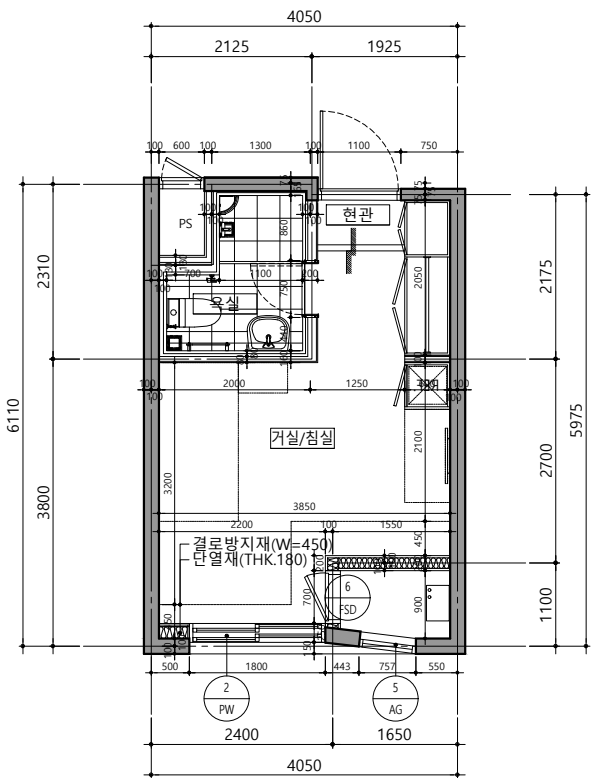

건축주



프로젝트 이름

강원랜드 기숙사 추가건립 공사

시설물 이름

강원랜드 기숙사

프로젝트 EBP 코드

공중분야

건축

납품용

설계사무소

DAUL 주. 다울건축사사무소
ARCHITECTS & PLANNERS, LTD.
서울시 서초구 명달로 65 일층 B/D 7F
TEL : (02)523-1474, FAX : (02)523-1475

영지나여협

인테리어

구 조

토 목

조 램

(주)은민에스앤디
(주)아이맥스트럭처
케이앤씨컨설턴트(주)
(주)이공조경설계와시공

기 계 (주)미도설비기술사사무소
전 기 (주)더힐이앤씨
통 신 (주)더힐이앤씨
소 방 (주)미도설비기술사사무소, (주)더힐이앤씨

설계감독 승인

2022. 07
설계감독 승인날짜
2022. 07
도면제출 날짜

도면제출 책임자

신동재
점토자
어윤하
작성자
양진서

건축

구조

기계

전기

통신

토목

소방

소방

소방

소방

조경

조경

조경

조경

조경

REV.

DATE

DESCRIPTION

DESCRIPTION

DESCRIPTION

단위세대 평면도-5

축척/SCALE

A1: 1/50



A3: 1/100

도면번호/DRAWING NO.

A04-005

판별번호/SHEET NO.

REV. NO.

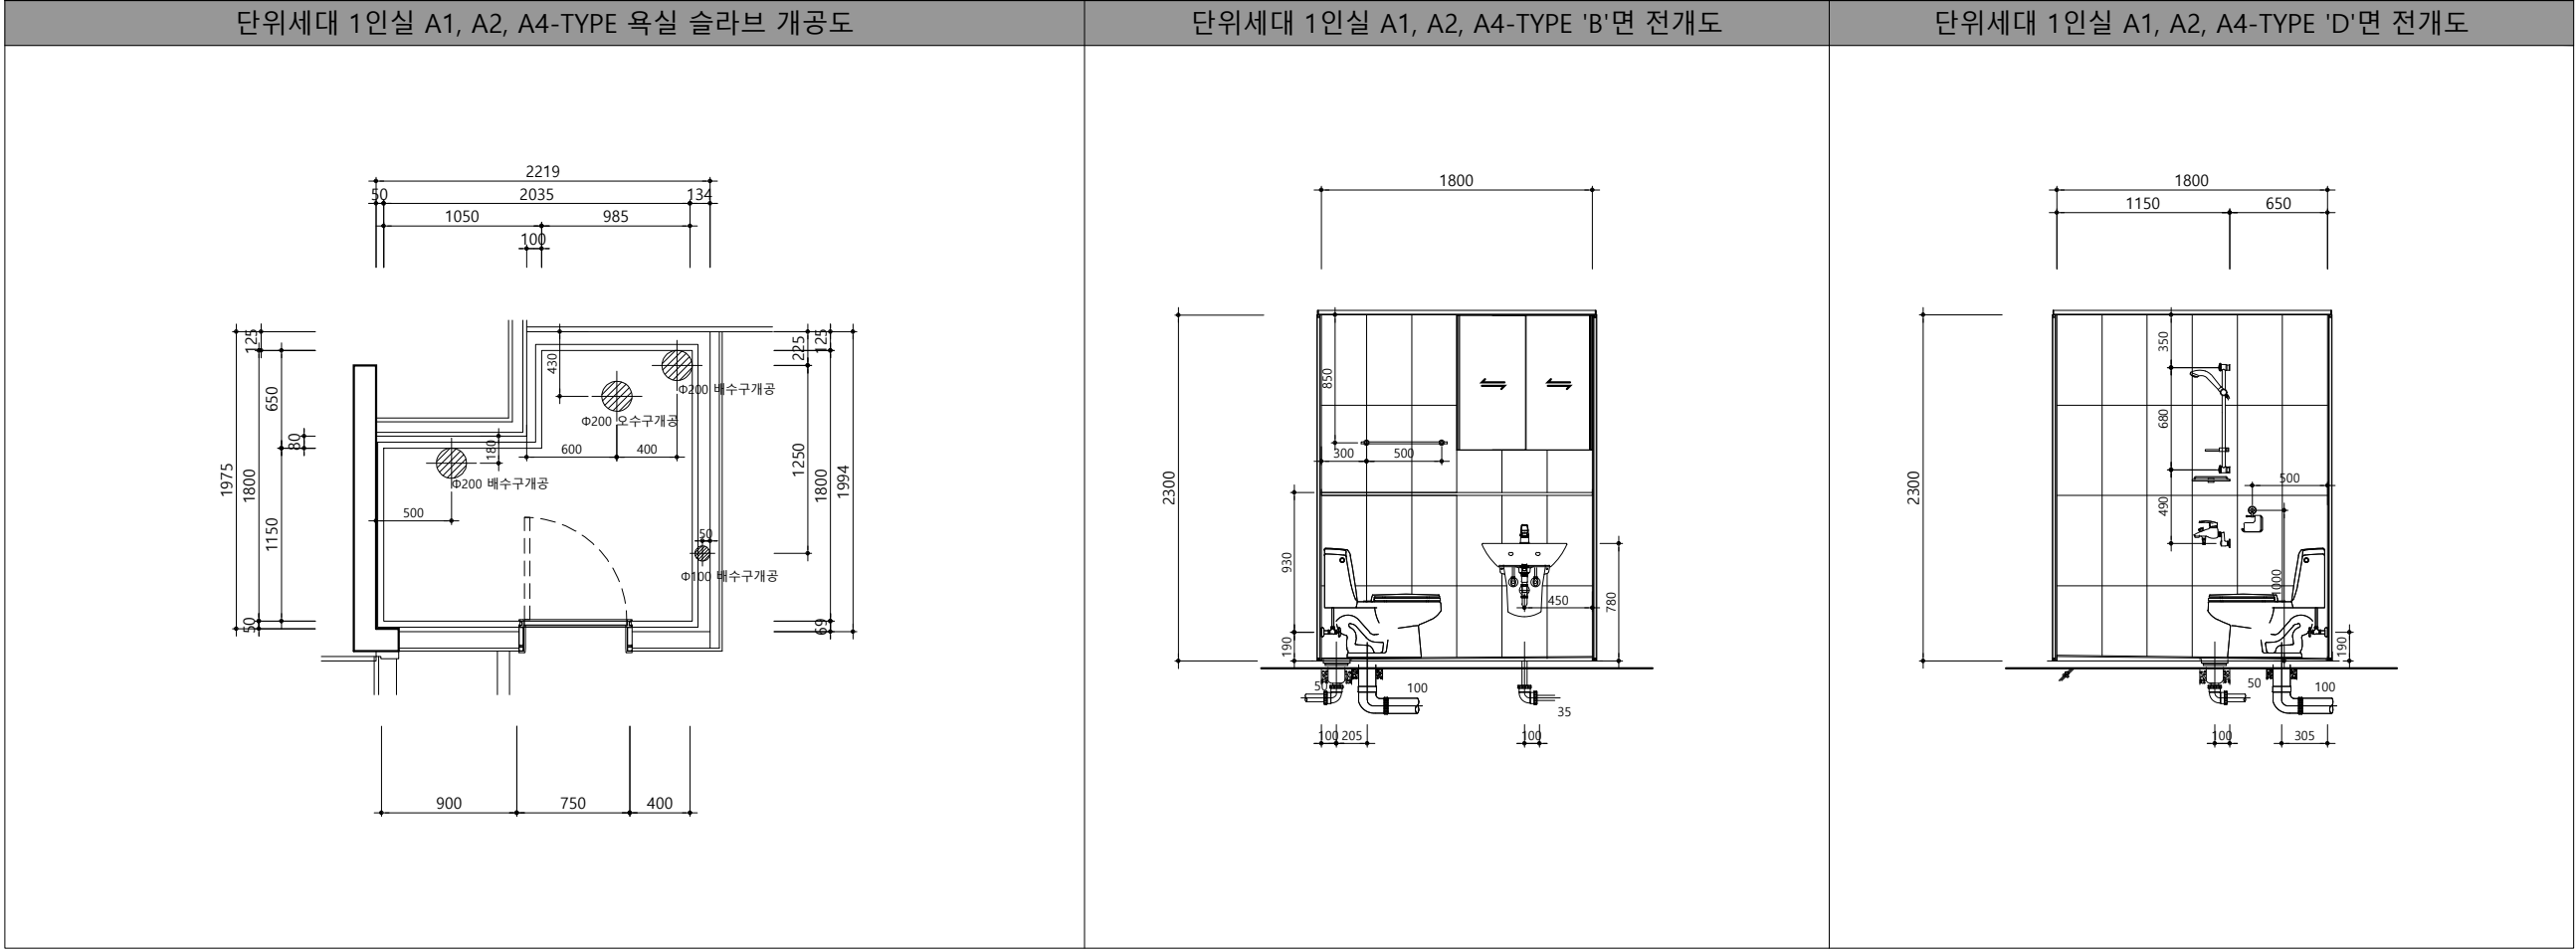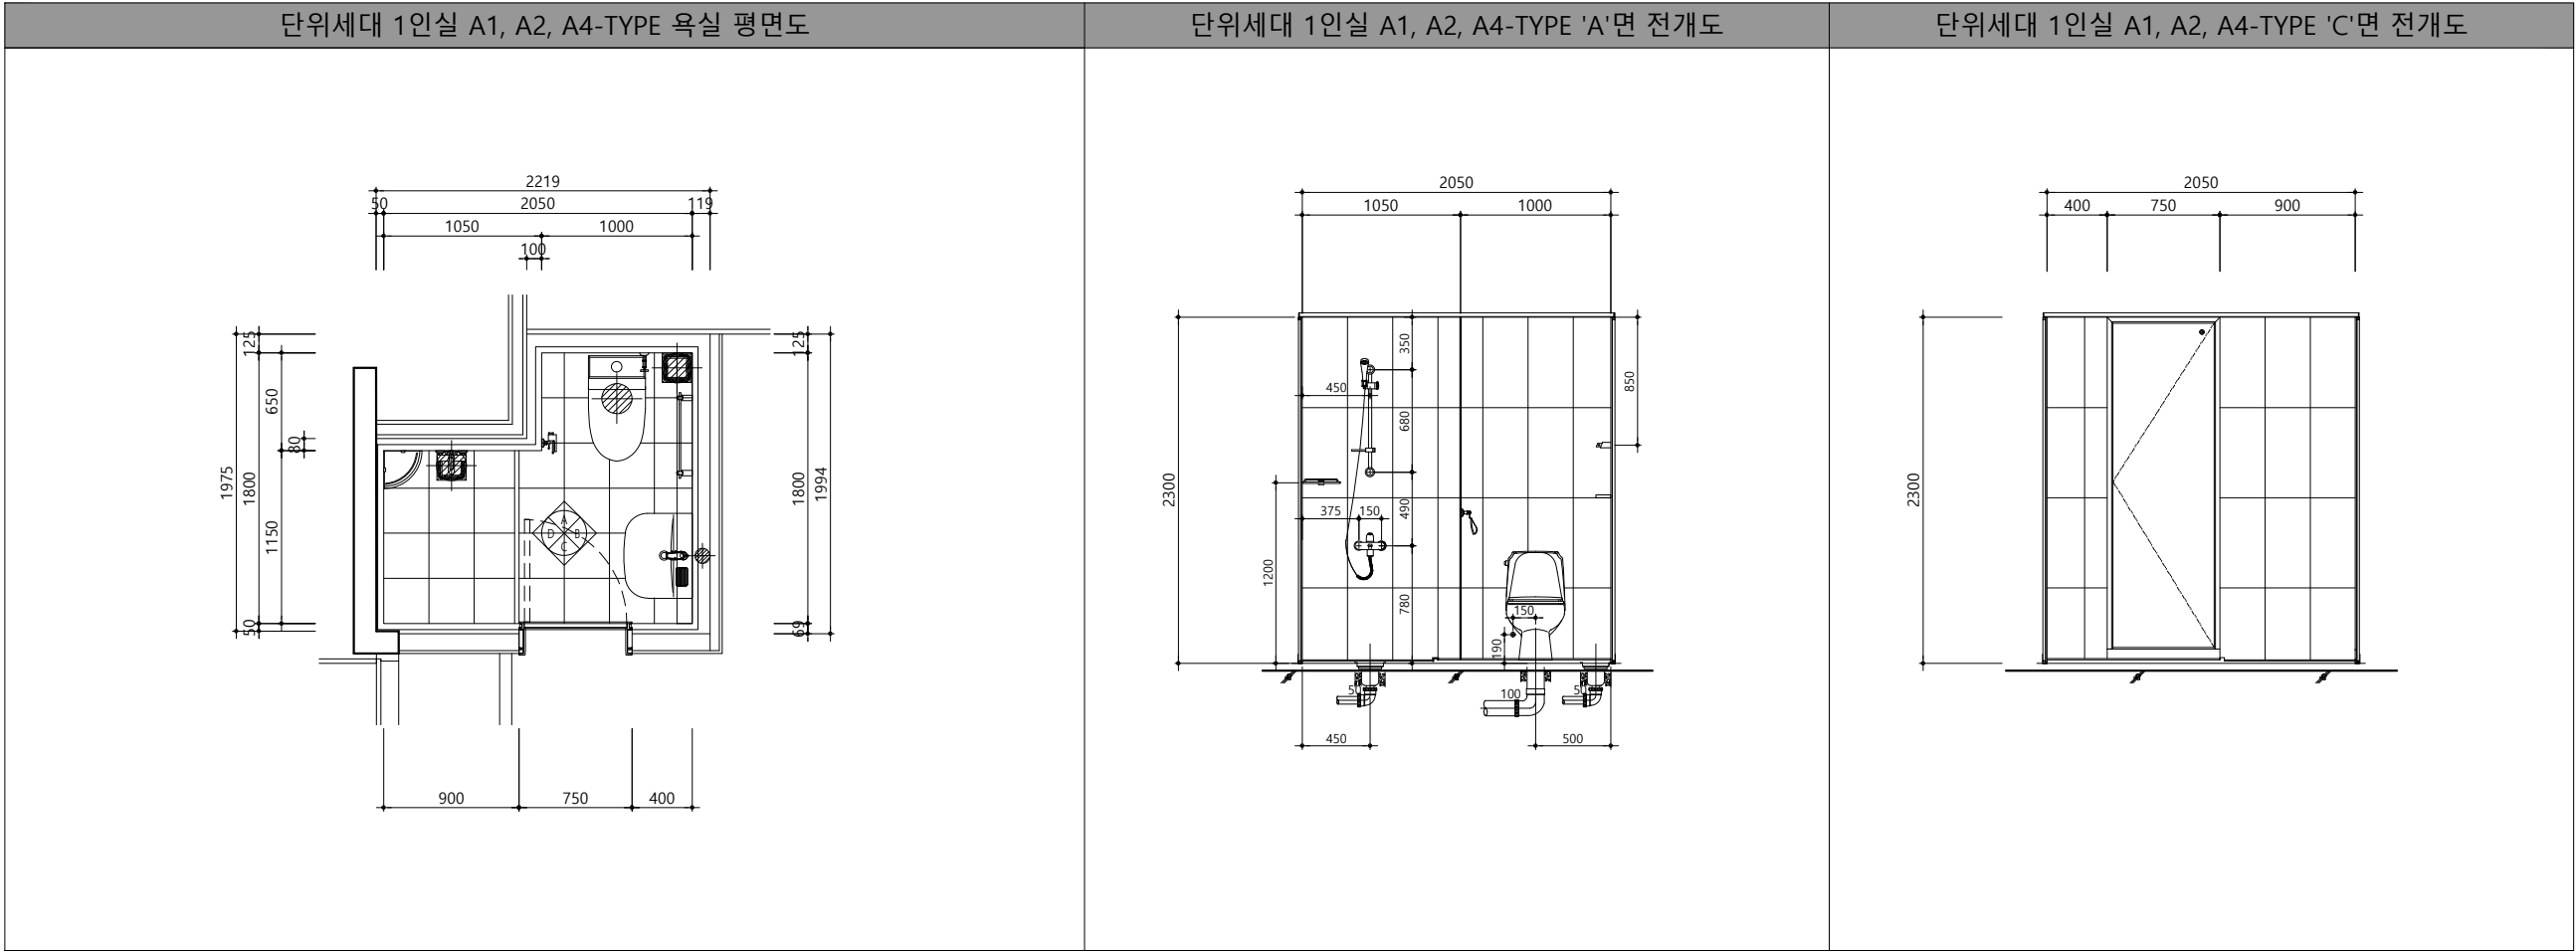

설계조정	
1. UBR 시스템 SPEC	
구 분	내 용
본 체	바닥 FRP방수판+TILE(300X300)+배수트랩
	벽 CB벽판넬+TILE(300*600)
	천정 ABS천정
	배관 PB배관재 16A+10T 아티론보온재
양변기	CC-258(절수형)
세면기	CL-347,ABS반다리
세면수전	DL-L1710
샤워수전	DL-B1713
액세서리2품	HA-103(수건,휴지걸이)
욕실장	슬라이딩 욕실장 (900*900)
코너선반	HGS-10
슬라이드바	HTA-30
젠다이상판	인조대리석
도어하부필	인조대리석(도어하부필 및 단차용)
환풍기	JV-201S
욕실등	전기공사분
방습콘센트	전기공사분
문틀,문턱	건축공사분

강원랜드

강원랜드

기숙사 추가건립 공사
실시설계용역

시행물 이름

E동 기숙사

프로젝트 이름

프로젝트 EBP 코드

공종분야

발행목적

건축

납품용

설계사무소

DAUL

주. 다울건축사사무소

ARCHITECTS & PLANNERS, LTD.

서울시 서초구 명달로 65 일층 B/D 7F

TEL : (02)523-1474, FAX : (02)523-1475

영지나여영
인테리어

(주)은민에스엔디

구 조

토 목

조 감

(주)아이맥스트럭처

케이엔씨컨설턴트(주)

(주)이공조경설계와시공

기 계

전 기

통 신

소 방

(주)미도설비기술사사무소

(주)더힐이엔씨

(주)더힐이엔씨

(주)미도설비기술사사무소, (주)더힐이엔씨

설계감독 승인

설계감독 승인날짜

도면제출 날짜

2022. 07

2022. 07

도면제출 책임자

검토자

작성자

신동재

어윤하

양진서

건축	구조	토목	조경
기계	전기	통신	소방

△

△

△

REV.

DATE

DESCRIPTION

단위세대 화장실 상세도-1

축척/SCALE

A1: 1/25

A3: 1/50

도면번호/DRAWING NO.



A04-201

판별번호/SHEET NO.

-

REV. NO.

△

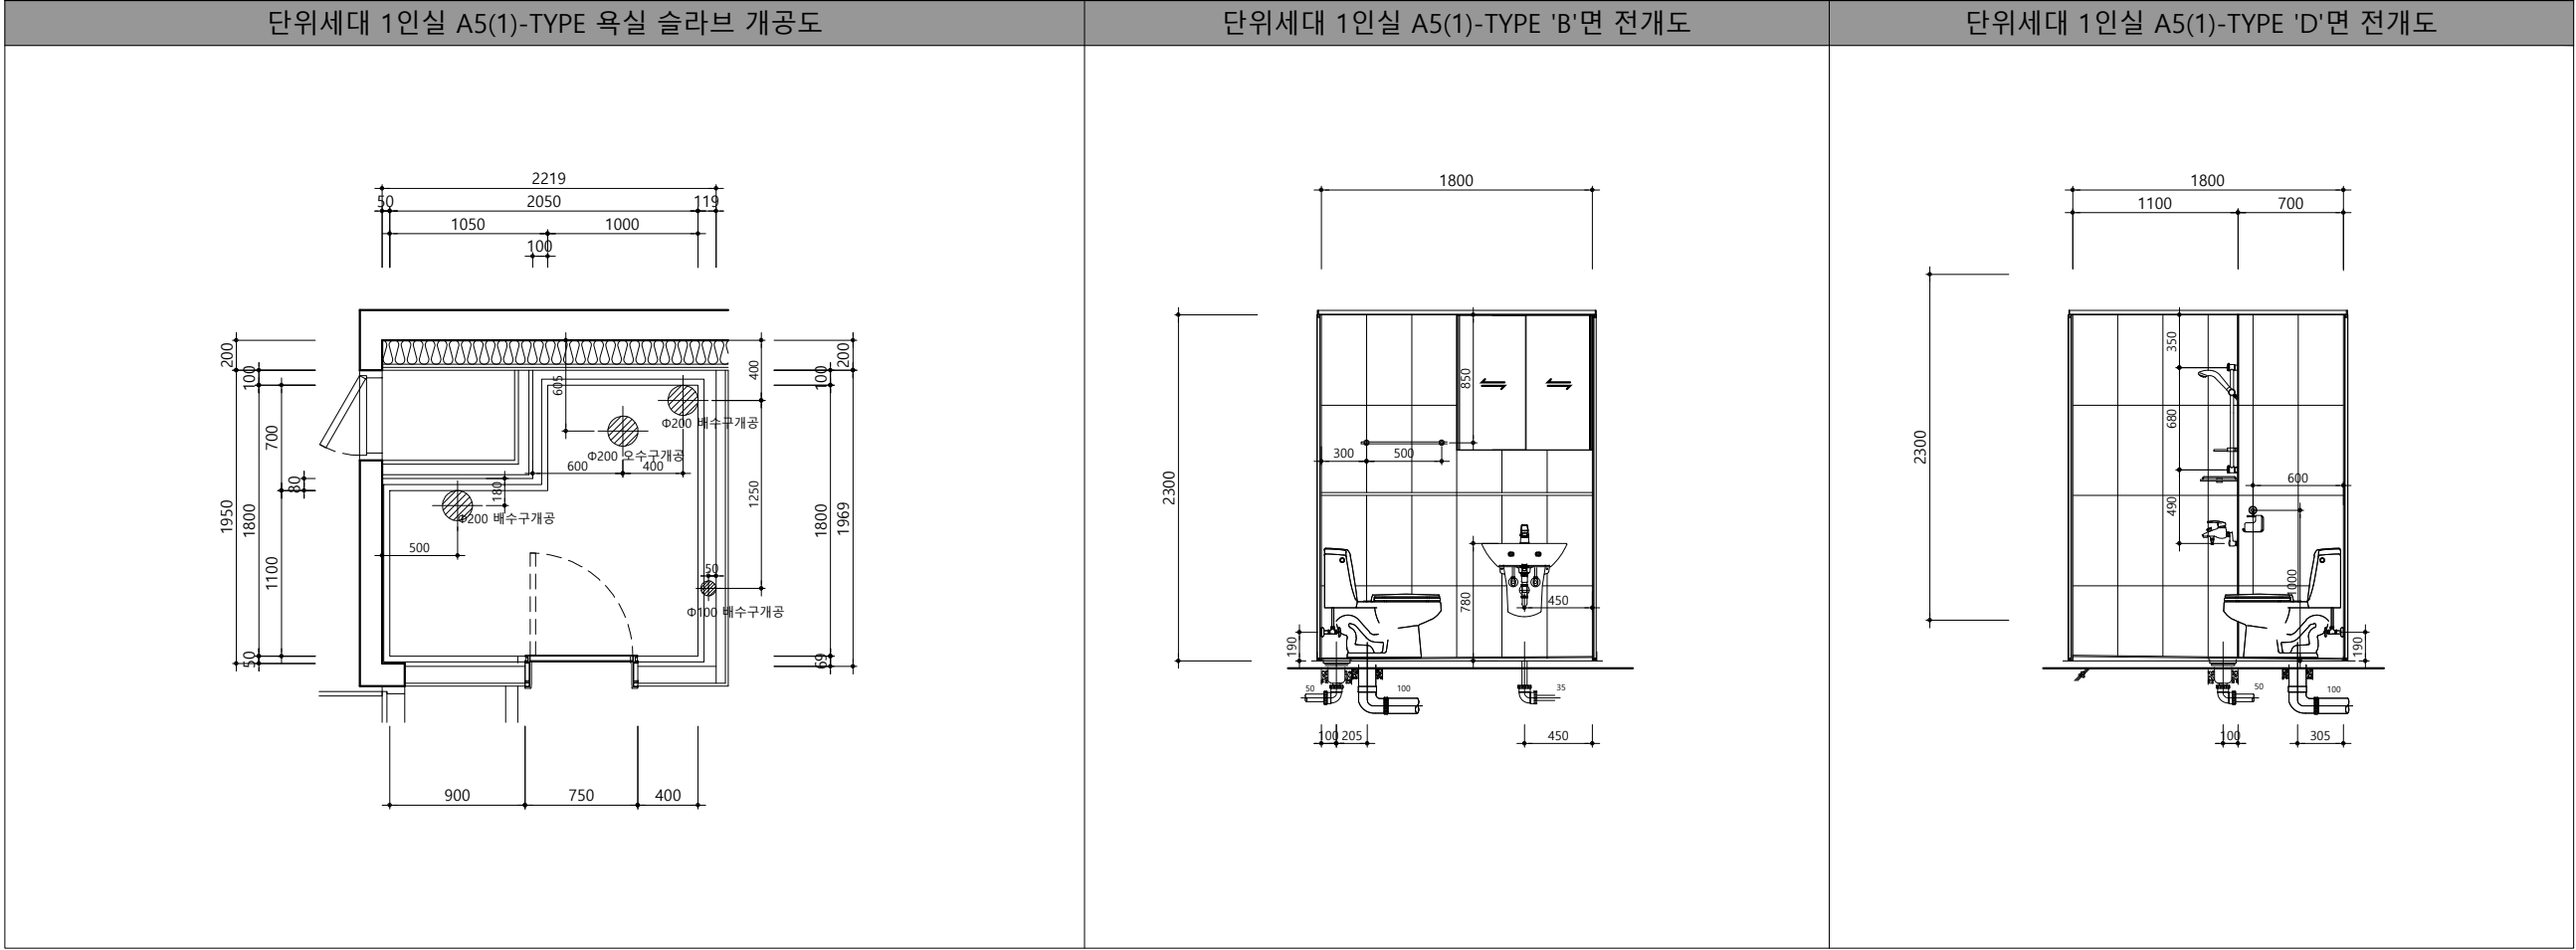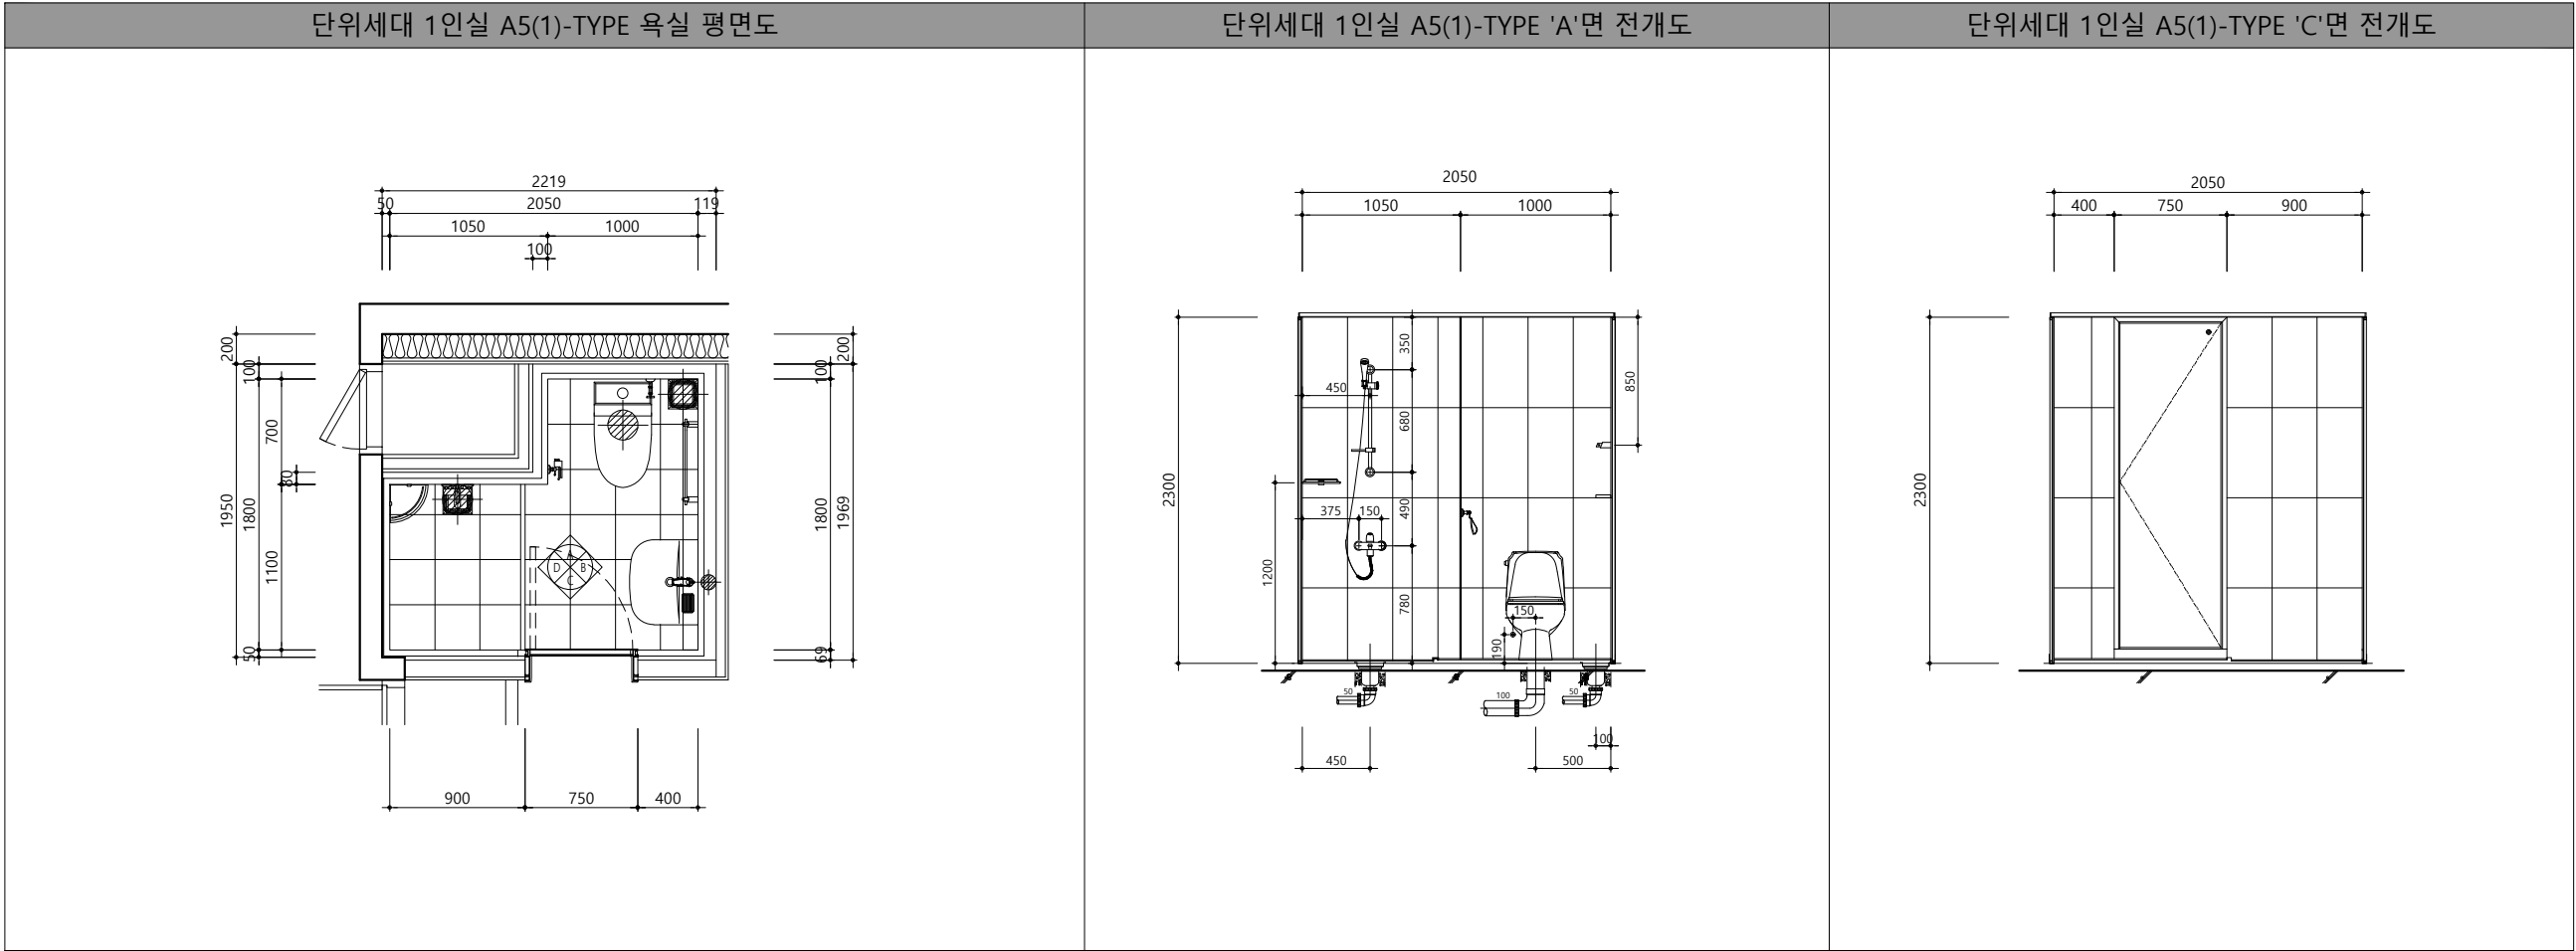

설계조정

1. UBR 시스템 SPEC	
구 분	내 용
본 체	바닥 FRP방수판+TILE(300X300)+배수트랩
	벽 CB벽판넬+TILE(300*600)
	천정 ABS천정
	배관 PB배관재 16A+10T 아티론보온재
양변기	CC-258(절수형)
세면기	CL-347,ABS반다리
세면수전	DL-L1710
샤워수전	DL-B1713
액세서리2품	HA-103(수건,휴지걸이)
욕실장	슬라이딩 욕실장 (900*900)
코너선반	HGS-10
슬라이드바	HTA-30
젠다이상판	인조대리석
도어하부필	인조대리석(도어하부필 및 단차용)
환풍기	JV-201S
욕실등	전기공사분
방습콘센트	전기공사분
문틀,문턱	건축공사분

강원랜드

강원랜드

기숙사 추가건립 공사
실시설계용역

시행물 이름

E동 기숙사

프로젝트 이름

프로젝트 EBP 코드

공종분야

발행목적

건축

납품용

설계사무소

DAUL

주. 다울건축사사무소
ARCHITECTS & PLANNERS, LTD.

서울시 서초구 명달로 65 일층 B/D 7F
TEL : (02)523-1474, FAX : (02)523-1475

영지나여협
인테리어

(주)은민에스엔디

구 조 (주)아이맥스트럭처

토 목 케이엔씨컨설턴트(주)

조 란 (주)이공조경설계와시공

기 계 (주)미도설비기술사사무소

전 기 (주)더힐이앤씨

통 신 (주)더힐이앤씨

소 방 (주)미도설비기술사사무소, (주)더힐이앤씨

설계감독 승인

2022. 07

설계감독 승인날짜

2022. 07

도면제출 책임자

신동재

검토자

어윤하

작성자

양진서

건축	구조	토목	조경
기계	전기	통신	소방

REV.

DATE

DESCRIPTION

단위세대 화장실 상세도-2

축척/SCALE

A1: 1/25

A3: 1/50

도면번호/DRAWING NO.


A04-202

판별번호/SHEET NO.

-


REV. NO.

△

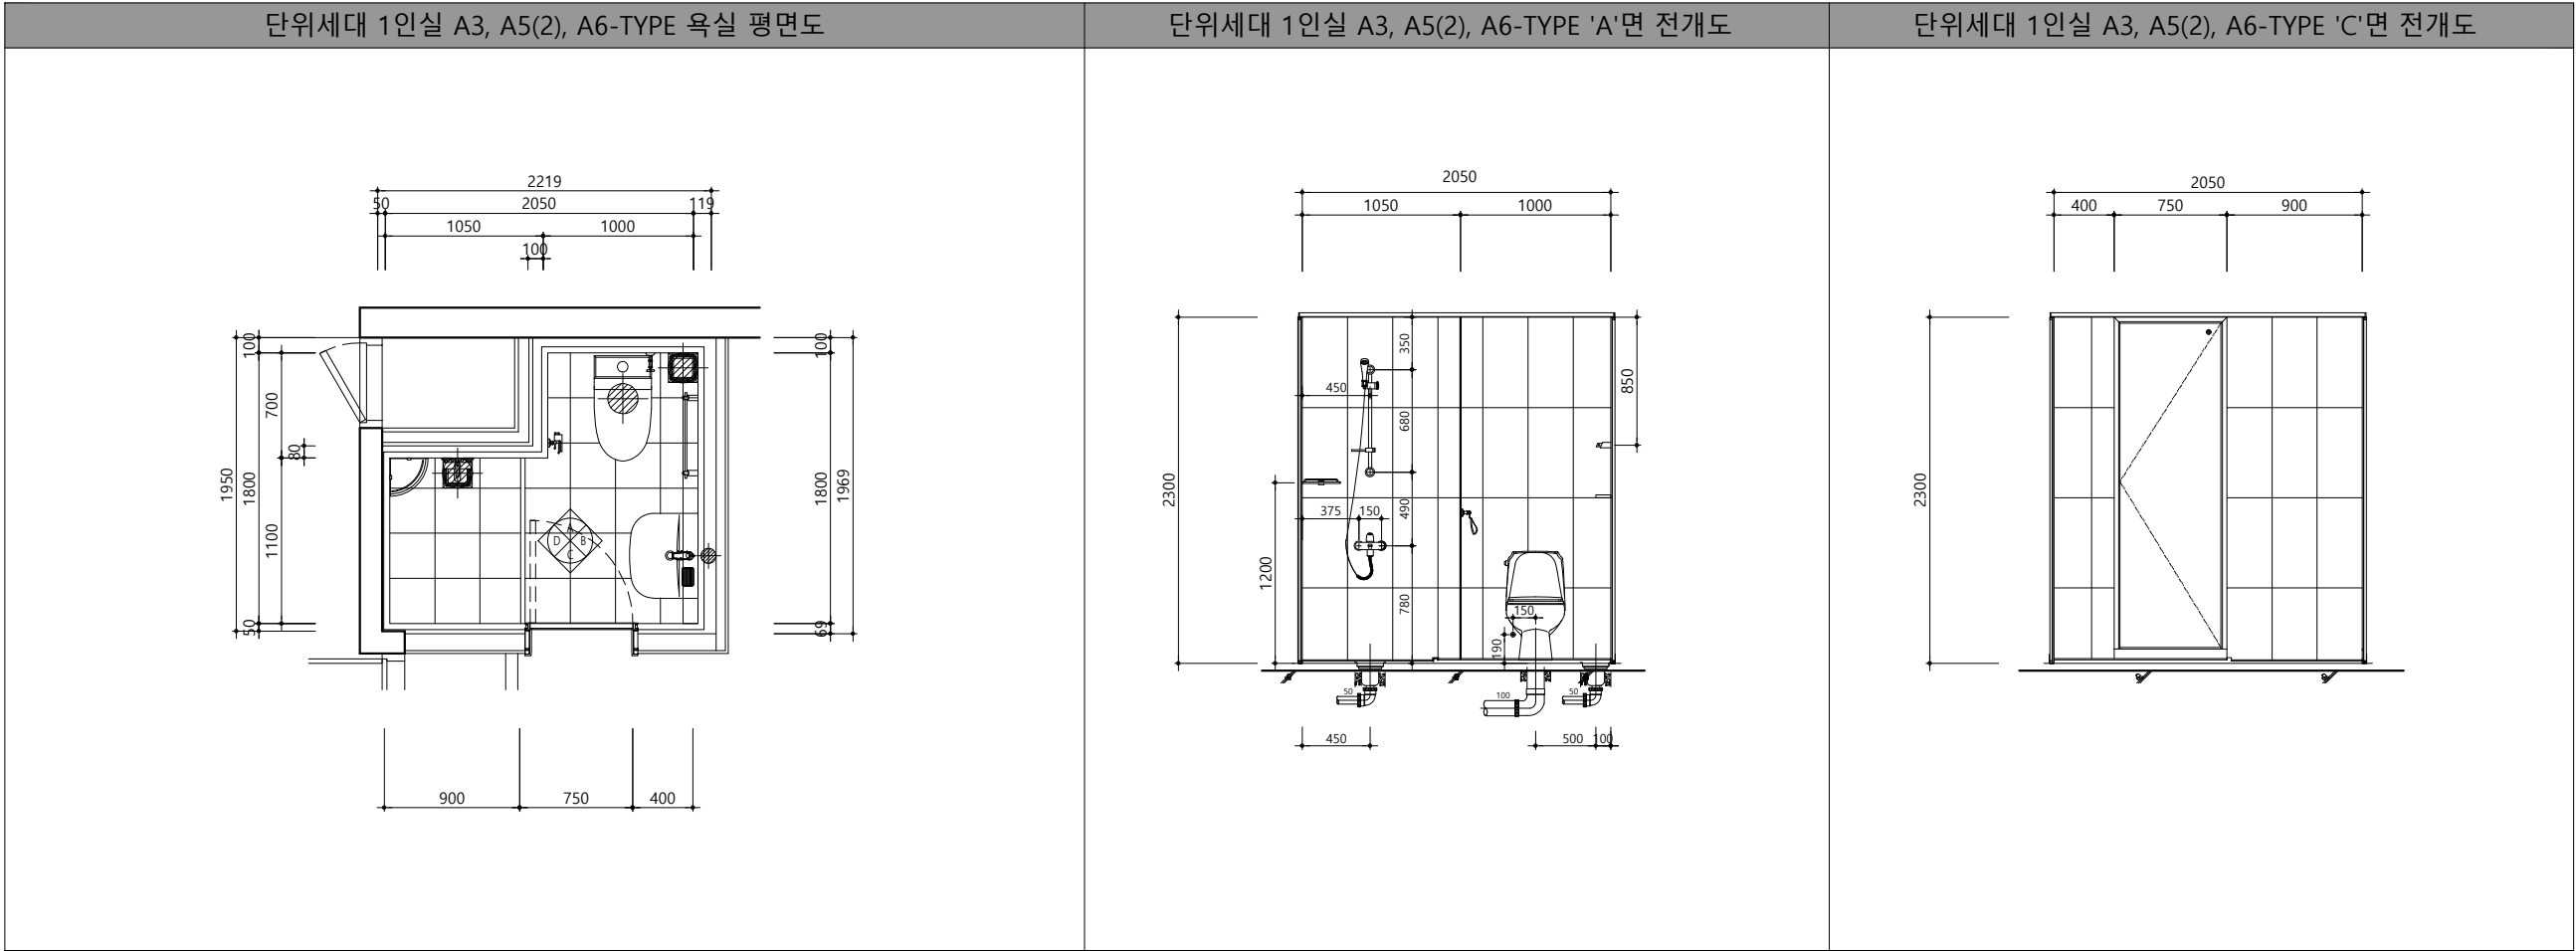

설계조정

1. UBR 시스템 SPEC	
구 분	내 용
본 체	바닥 FRP방수판+TILE(300X300)+배수트랩
	벽 CB벽판넬+TILE(300*600)
	천정 ABS천정
	배관 PB배관재 16A+10T 아티론보온재
양변기	CC-258(절수형)
세면기	CL-347,ABS반다리
세면수전	DL-L1710
샤워수전	DL-B1713
액세서리	HA-103(수건,휴지걸이)
욕실장	슬라이딩 욕실장 (900*900)
코너선반	HGS-10
슬라이드바	HTA-30
젠다이상판	인조대리석
도어하부필	인조대리석(도어하부필 및 단차용)
환풍기	JV-201S
욕실등	전기공사분
방습콘센트	전기공사분
문틀,문턱	건축공사분

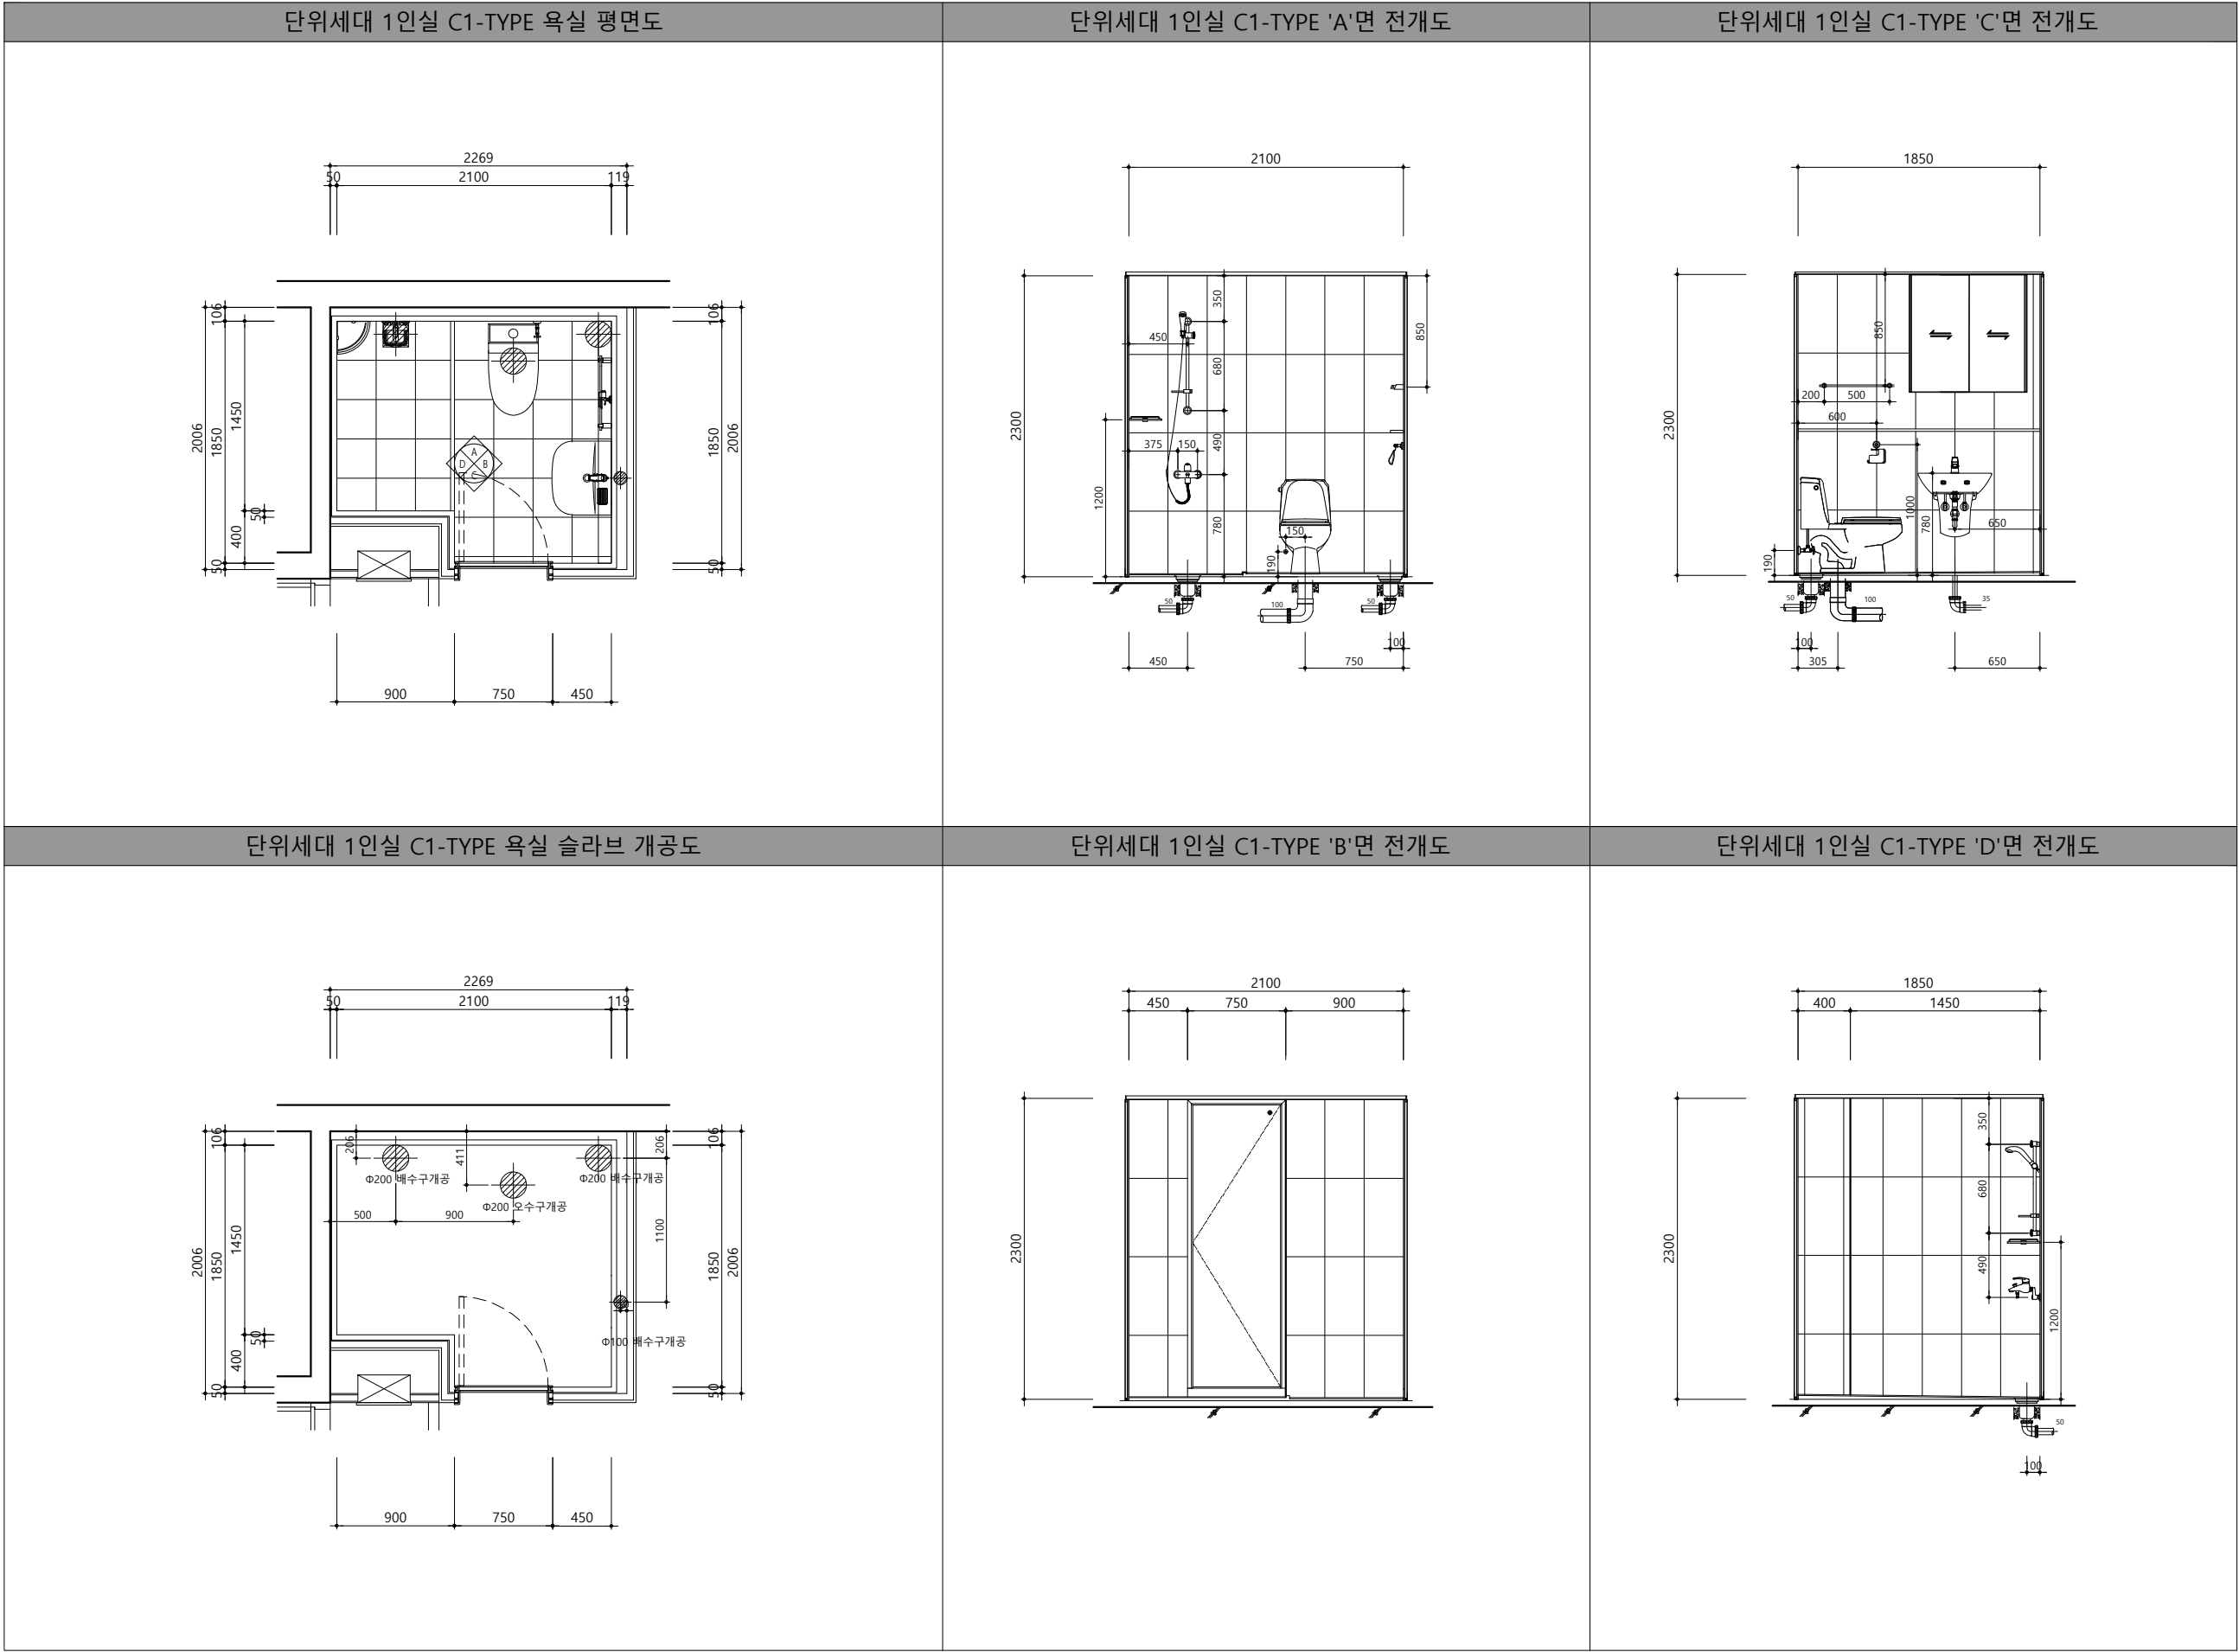

설계조정

1. UBR 시스템 SPEC	
구 분	내 용
본 체	바닥 FRP방수판+TILE(300X300)+배수트랩
	벽 CB벽판넬+TILE(300*600)
	천정 ABS천정
	배관 PB배관재 16A+10T 아티론보온재
양면기	CC-258(철수형)
세면기	CL-347,ABS반다리
세면수전	DL-L1710
샤워수전	DL-B1713
액세서리	HA-103(수건,휴지걸이)
욕실장	슬라이딩 욕실장 (900*900)
코너선반	HGS-10
슬라이드바	HTA-30
젠다이상판	인조대리석
도어하부필	인조대리석(도어하부필 및 단차용)
환풍기	JV-201S
욕실등	전기공사본
방습콘센트	전기공사본
문틀,문턱	건축공사본

강원랜드

강원랜드

기숙사 추가건립 공사
실시설계용역

시설품 이름

E동 기숙사

프로젝트 이름

프로젝트 EBP 코드

공종분야

발행목적

건 축

납품용

설계사무소

DAUL

주.다울건축사사무소
ARCHITECTS & PLANNERS, LTD.

서울시 서초구 명달로 65 일층 B/D 7F
TEL : (02)523-1474, FAX : (02)523-1475

영지나여영
인테리어

(주)은민에스앤디

구 조

토 목

조 감

(주)아이맥스트럭처

케이엔씨컨설턴트(주)

(주)이공조경설계와시공

기 계

전 기

통 신

소 방

(주)미도설비기술사사무소

(주)더힐이엔씨

(주)더힐이엔씨

(주)미도설비기술사사무소,(주)더힐이엔씨

설계감독 승인

설계감독 승인날짜

2022. 07

2022. 07

도면제출 책임자

검토자

작성자

신동재

어윤하

양진서

건축	구조	토목	조경
기계	전기	통신	소방

△

△

△

REV.

DATE

DESCRIPTION

단위세대 화장실 상세도-4

축척/SCALE

A1: 1/25

A3: 1/50

도면번호/DRAWING NO.

A04-204

판별번호/SHEET NO.

-


REV. NO.

△

단위세대 장애인실 D1, D2-TYPE 욕실 평면도

단위세대 장애인실 D1, D2-TYPE 'A'면 전개도


단위세대 장애인실 D1, D2-TYPE 'C'면 전개도

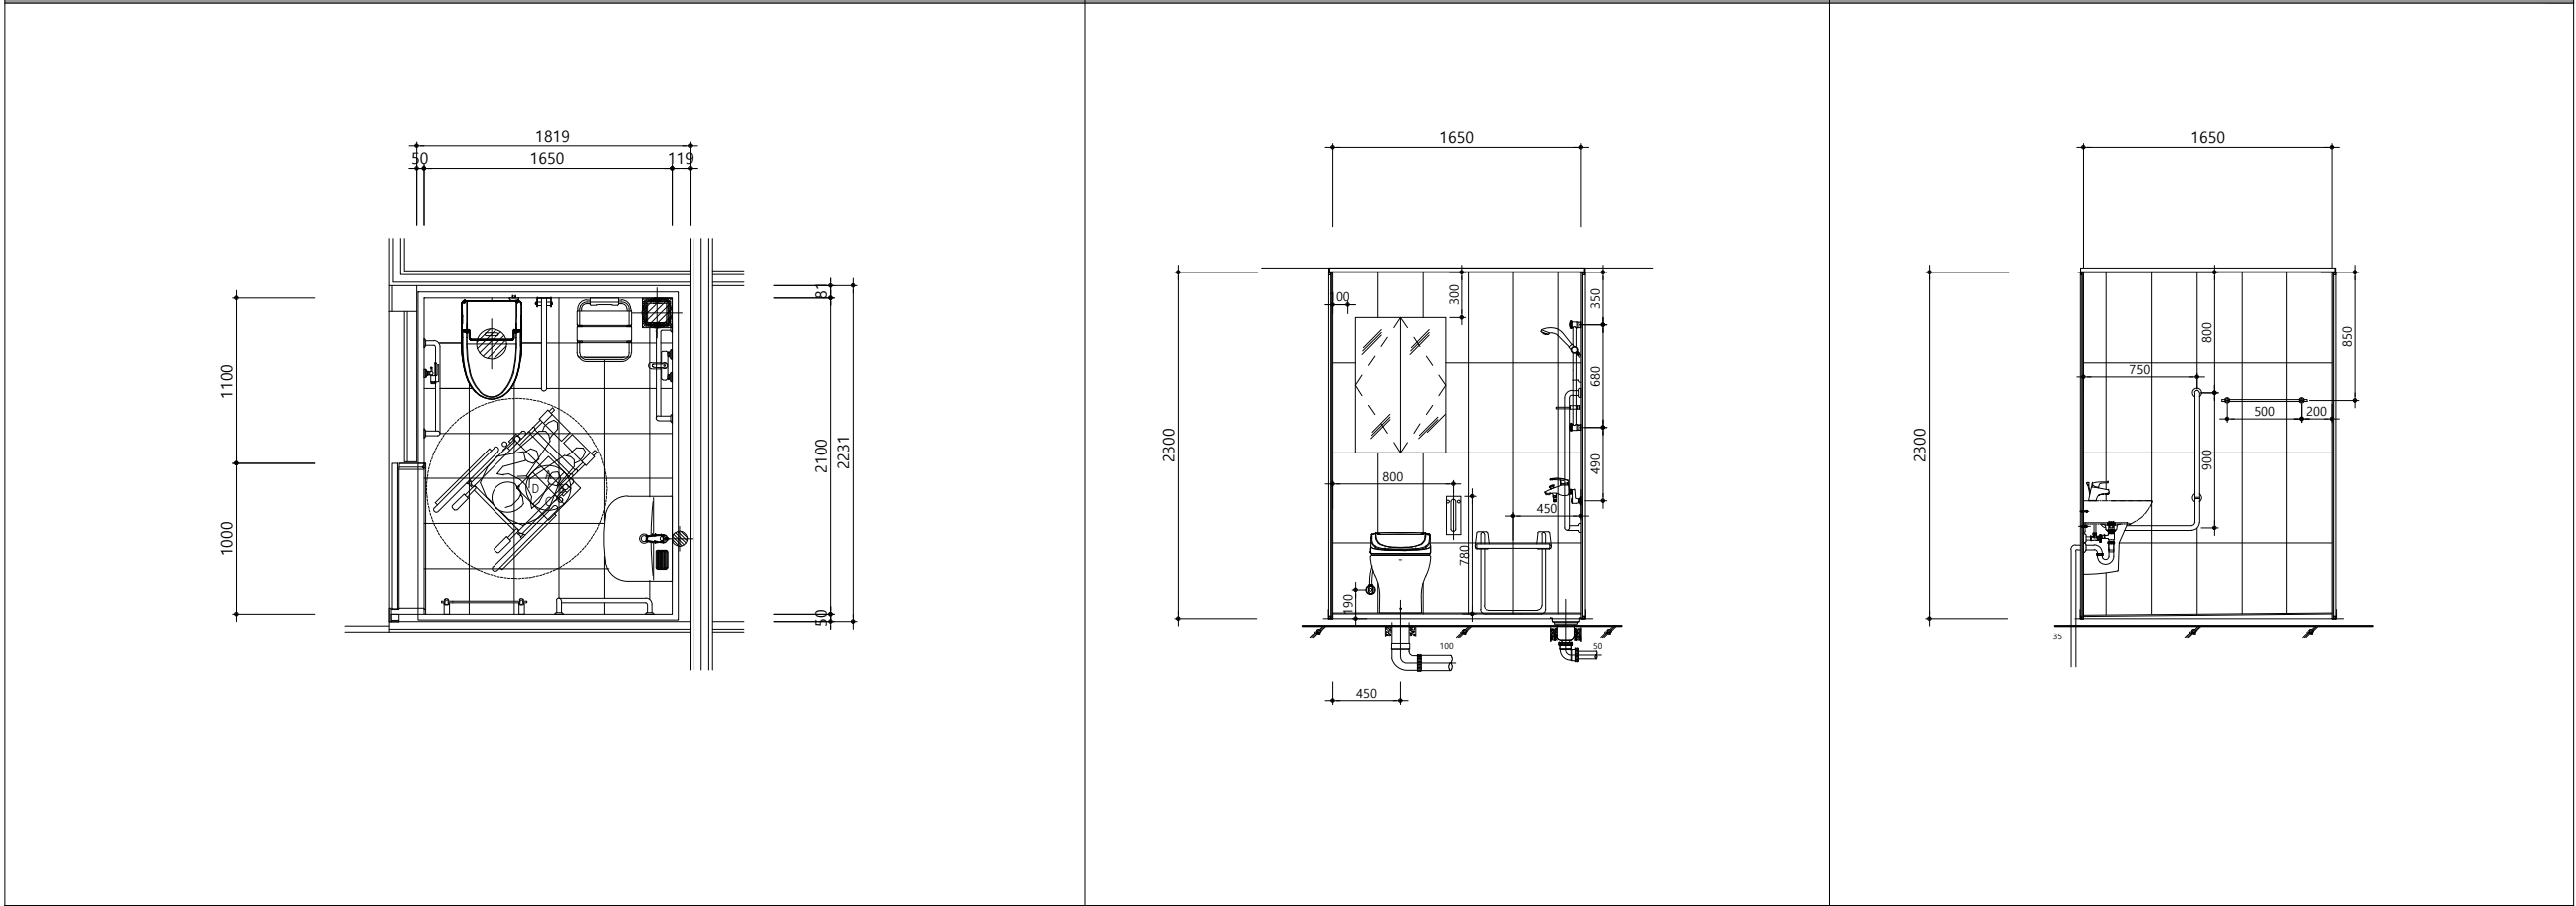

단위세대 장애인실 D1, D2-TYPE 욕실 슬라브 개공도

단위세대 장애인실 D1, D2-TYPE 'B'면 전개도

단위세대 장애인실 D1, D2-TYPE 'D'면 전개도

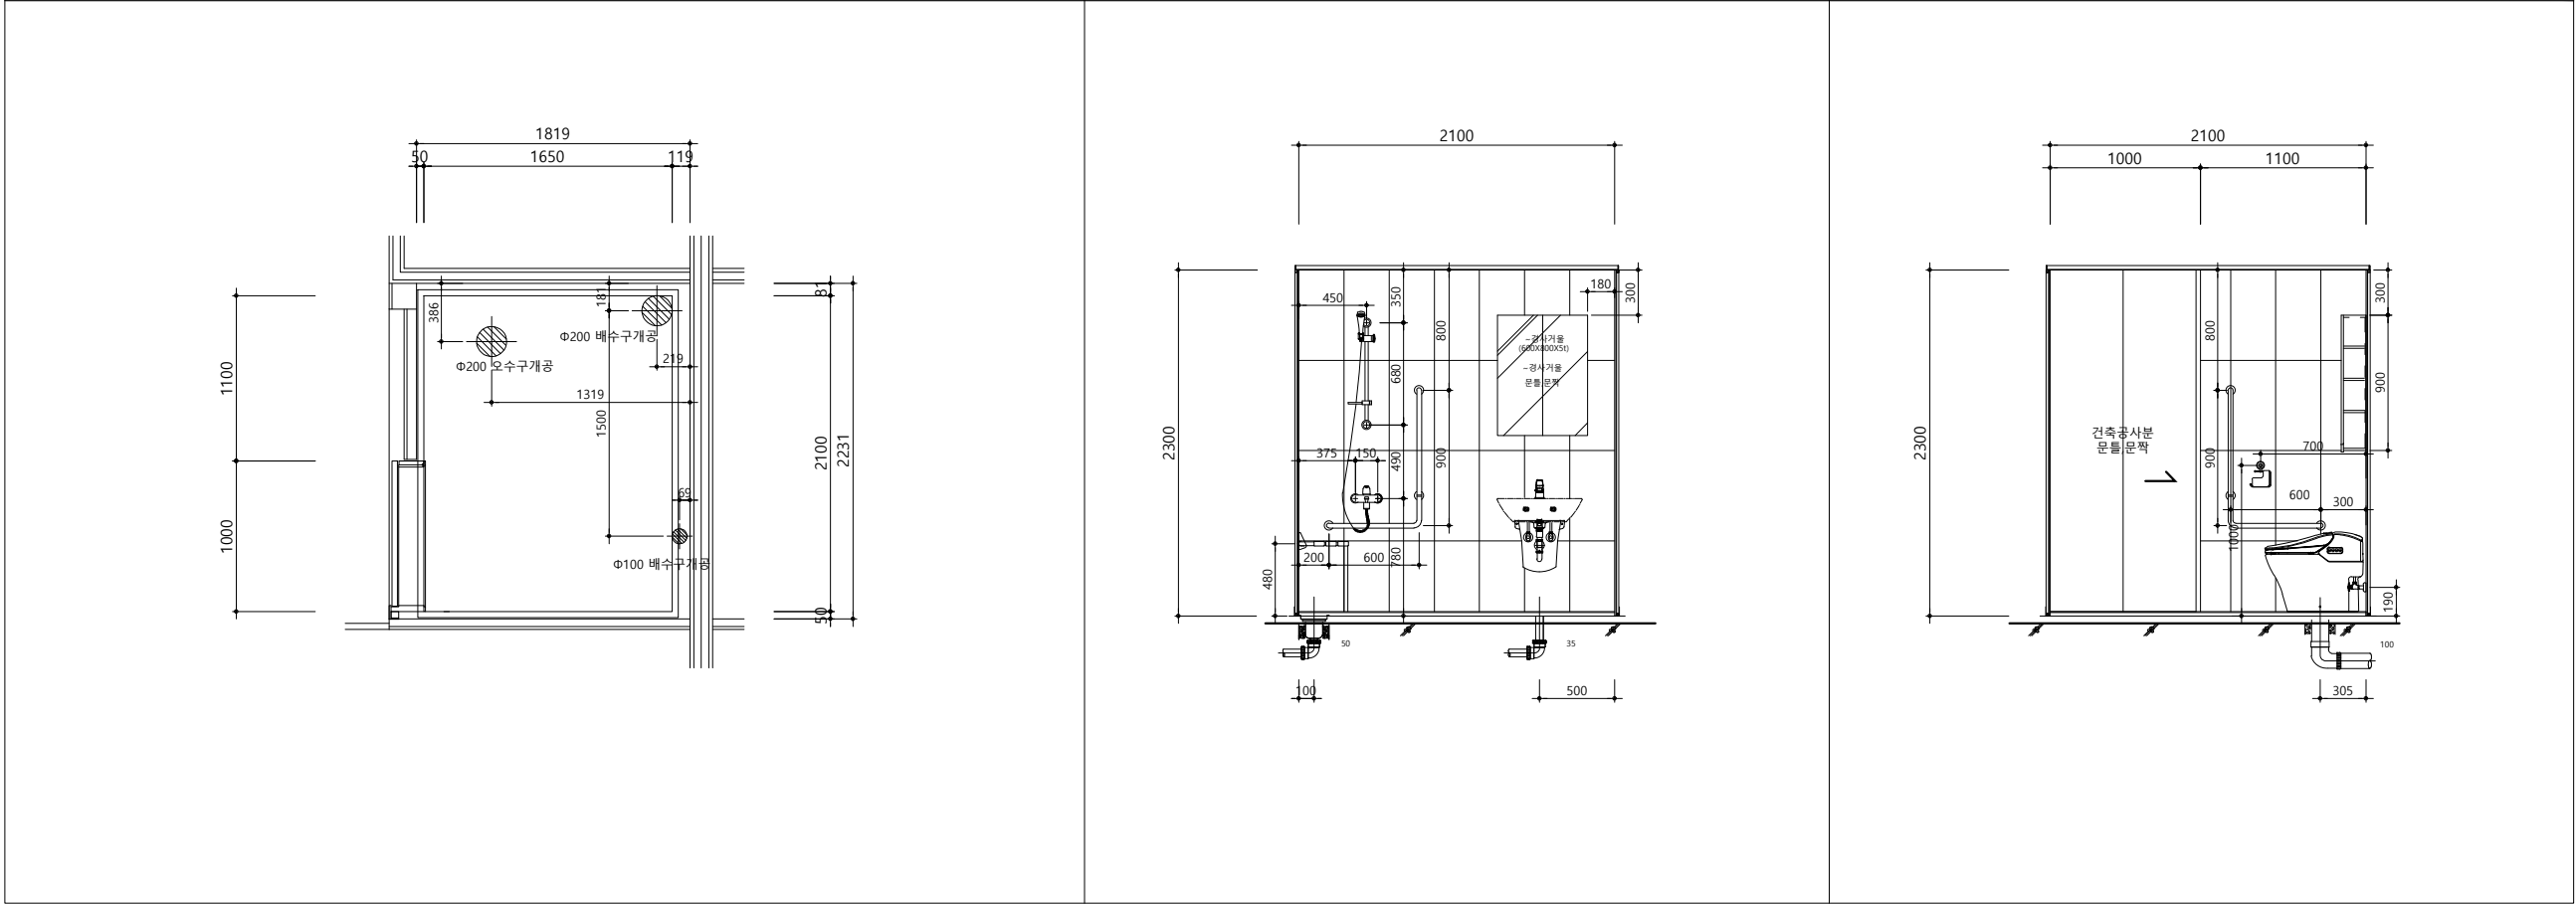

설계조정

1. UBR 시스템 SPEC

구 분	내 용
본 체	바닥 FRP방수판+TILE(300X300)+배수트랩
	벽 CB벽판넬+TILE(300*600)
	천정 ABS천정
	배관 PB배관재 16A+10T 아티론보온재
양변기	DST-650 (자동물내림, 비데일체형)
세면기	CL-347,ABS반다리
세면수전	DL-L1710
샤워수전	DL-B1713
거울	경사경(600*800*5T)
엑세서리	HA-103(수건,휴지걸이)
욕실장	P5천면장(2도어 600*900)
슬라이드바	HTA-30
장애인손잡이	가동형 1개, L자 3개
장애인 의자	접이식
환풍기	JV-201S
욕실등	전기공사본
방습콘센트	전기공사본
문틀,문턱	건축공사본

강원랜드

강원랜드

건축주

기숙사 추가건립 공사
실시설계용역

시설품 이름

E동 기숙사

프로젝트 이름

기숙사 추가건립 공사
실시설계용역

프로젝트 EBP 코드

공종분야 건축

발행목적 납품용

설계사무소

DAUL 주.다울건축사사무소
ARCHITECTS & PLANNERS, LTD.

서울시 서초구 명달로 65 일층 B/D 7F
TEL : (02)523-1474, FAX : (02)523-1475

영지나여협
인테리어

(주)은민에스엔디

구 조

(주)아이맥스트럭처

토 목

케이엔씨컨설턴트(주)

조 감

(주)이공조경설계와시공

기 계

(주)미도설비기술사사무소

전 기

(주)더힐이엔씨

통 신

(주)더힐이엔씨

소 방

(주)미도설비기술사사무소, (주)더힐이엔씨

설계감독 승인

설계감독 승인날짜

2022. 07

도면제출 책임자

신동재

검토자

어윤하

작성자

양진서

건축	구조	토목	조경
기계	전기	통신	소방

△

△

△

REV.

DATE

DESCRIPTION

단위세대 화장실 상세도-5

축척/SCALE

A1: 1/25

A3: 1/50

도면번호/DRAWING NO.


A04-205

판별번호/SHEET NO.

-




REV. NO.

△


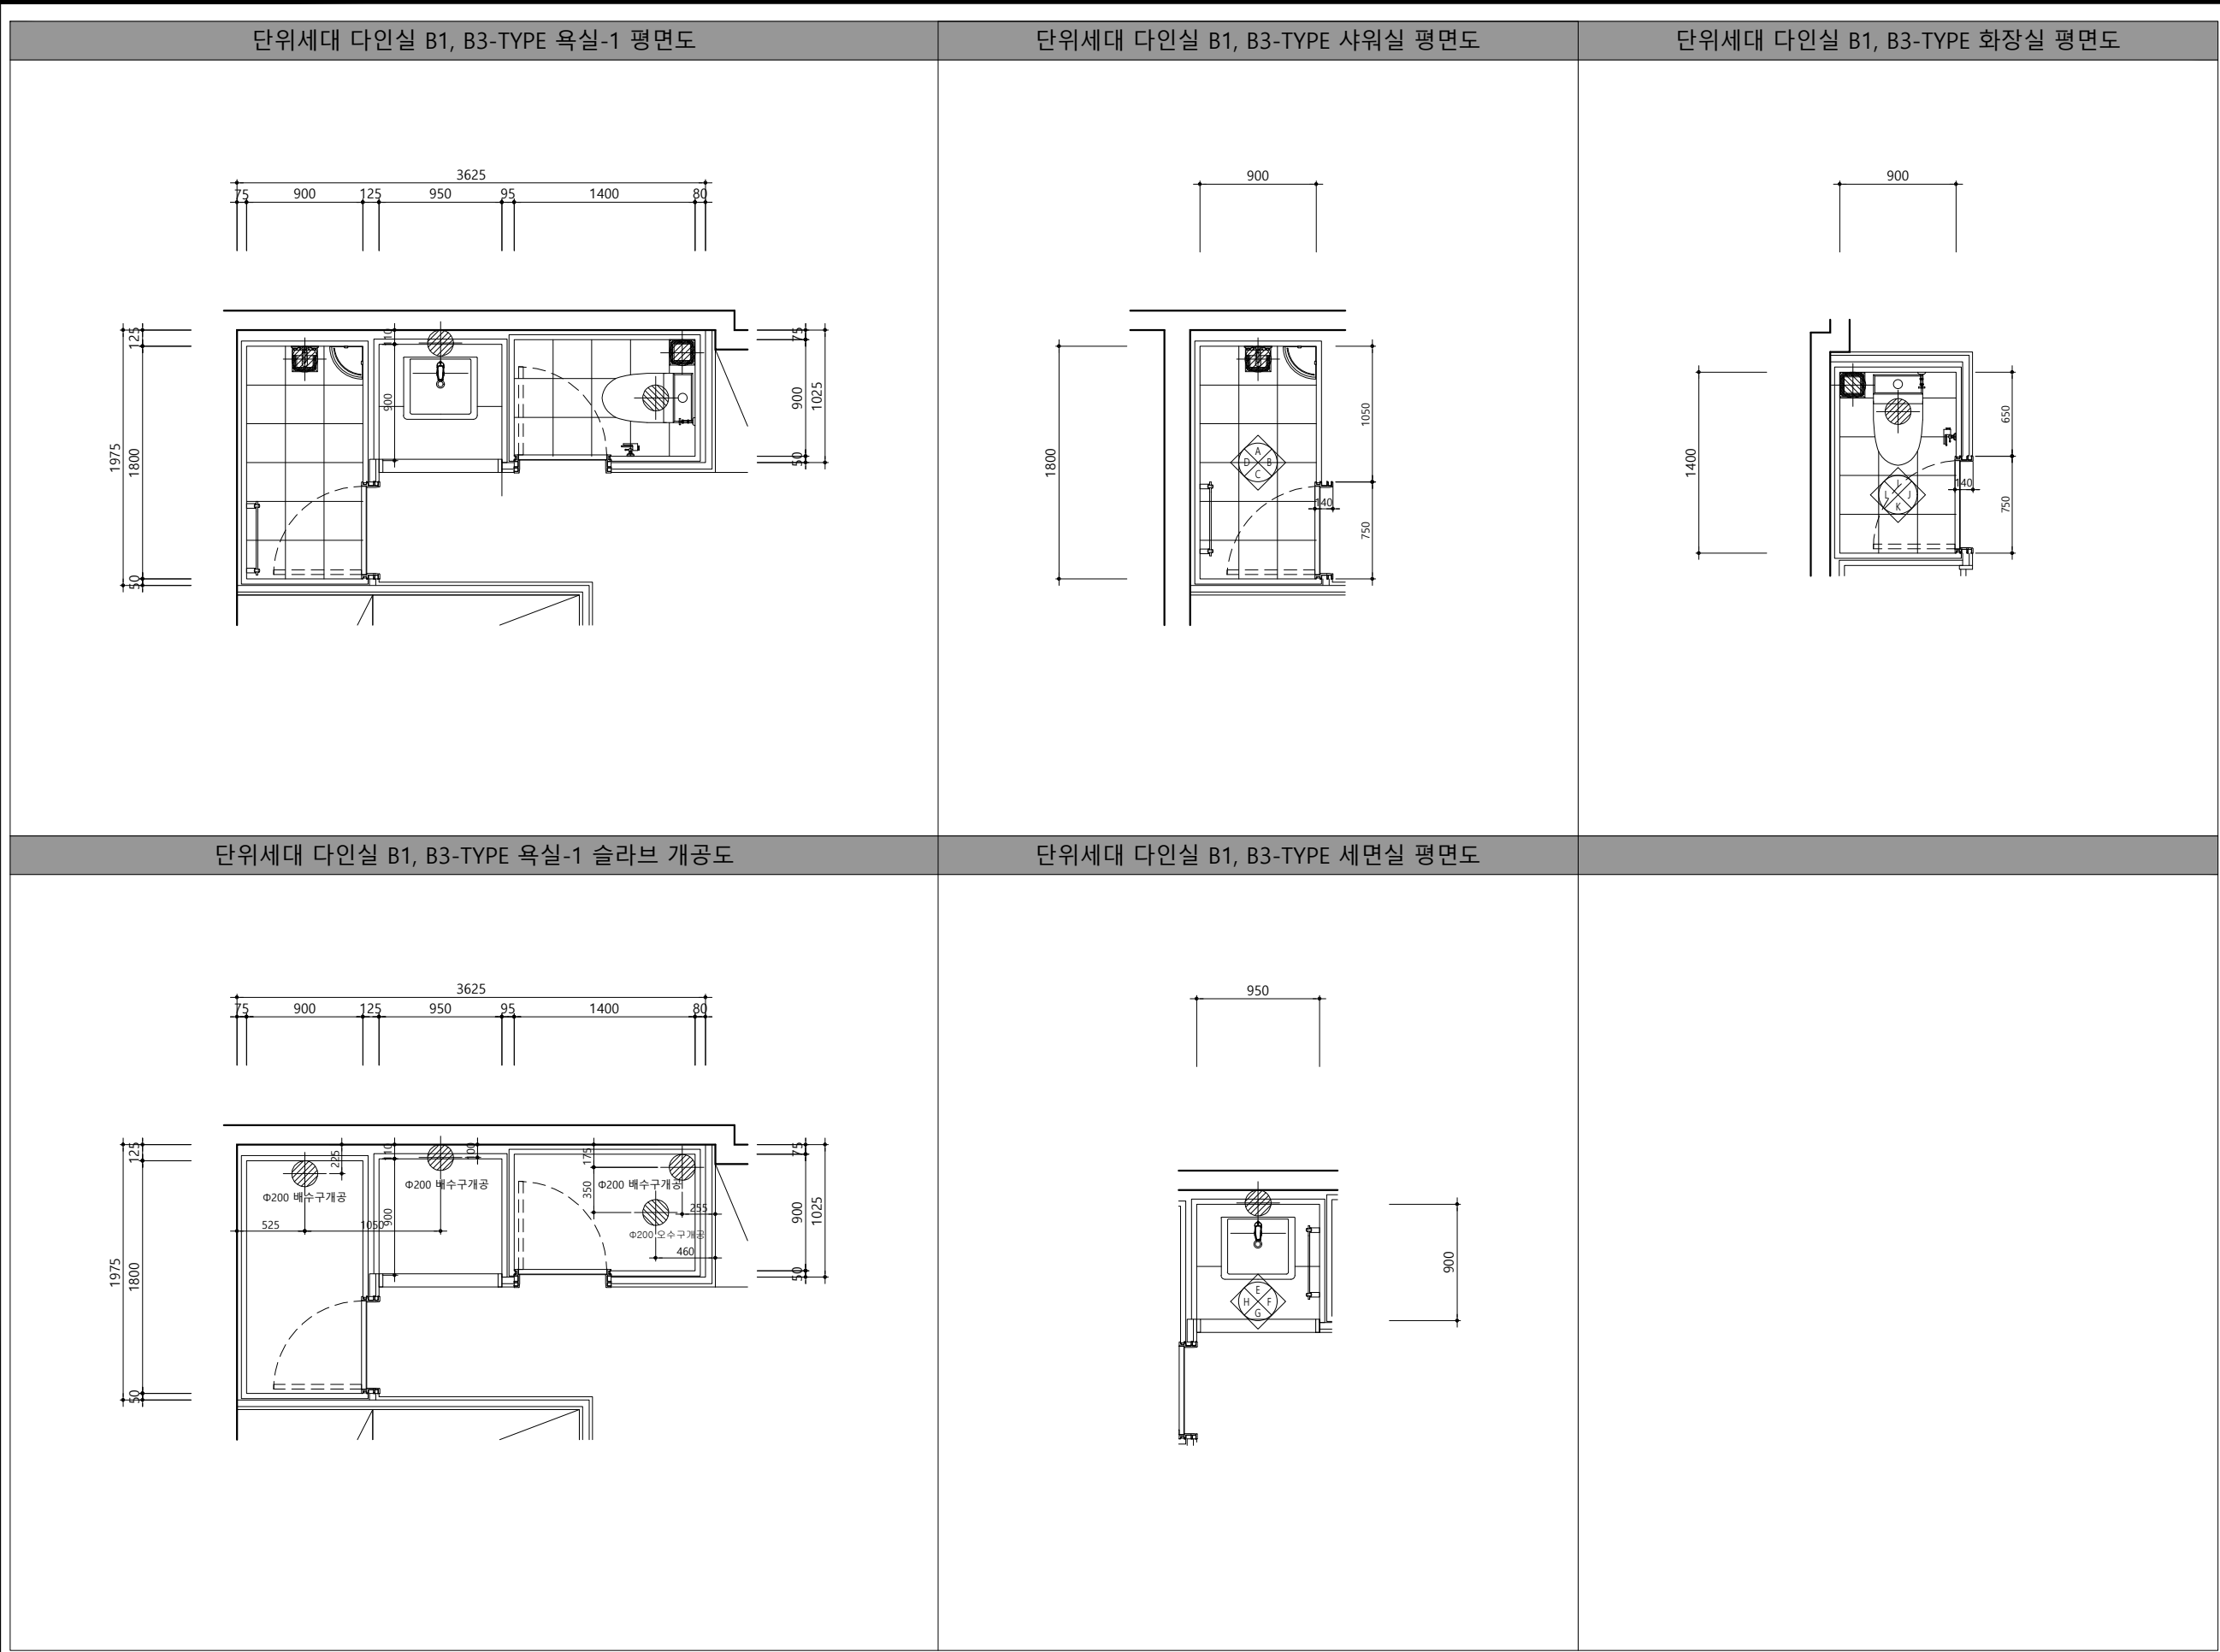


설계조정	
1. UBR 시스템 샤워실 SPEC-샤워실	
구 분	내 용
본 체	바닥 FRP방수판+TILE(300X300)+배수트랩
	벽 CB벽판넬+TILE(300*600)
	천정 ABS천정
	배관 PB배관재 16A
샤워수전	DL-B1713
거울	일반경(450*900*5T)
액세서리	HA-103(수건걸이)
코너선반	HGS-10
슬라이드바	HTA-30
도어하부실	인조대리석
환풍기	JV-201S
욕실등	전기공사분
방습콘센트	전기공사분
문틀,문짝	건축공사분
2. UBR 시스템 세면실 SPEC-세면실	
구 분	내 용
본 체	바닥 FRP방수판+TILE(300X300)
	벽 CB벽판넬+TILE(300*600)
	천정 ABS천정
	배관 PB배관재 16A
세면수전	DL-L1710
세면기	CL-341
세면기배관	PVC 벽배수 배관
거울	AL테두리 일반경(750*900*5T)
액세서리	HA-103(수건걸이)
젠다이상판	인조대리석
젠다이브라켓	PVC
도어하부실	인조대리석
환풍기	JV-201S
욕실등	전기공사분
방습콘센트	전기공사분
문틀,문짝	건축공사분
3. UBR 시스템 세면실 SPEC-화장실	
구 분	내 용
본 체	바닥 FRP방수판+TILE(300X300)+배수트랩
	벽 CB벽판넬+TILE(300*600)
	천정 ABS천정
	배관 PB배관재 16A
양변기	CC-258(절수형)
청소수전	DL-S4192
액세서리	HA-103(휴지걸이)
욕실장	PS천면장(2도어 600*900)
도어하부실	인조대리석
환풍기	JV-201S
욕실등	전기공사분
방습콘센트	전기공사분
문틀,문짝	건축공사분
단위세대 화장실 상세도-6	
축척/SCALE	
A1: 1/25	도면번호/DRAWING NO.
A3: 1/50	A04-206
REV. NO.	
-	
REV. NO.	
△	
DESCRIPTION	

단위세대 다인실 B2-TYPE 화장실 평면도

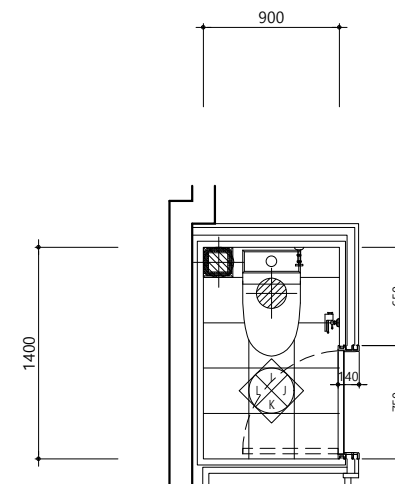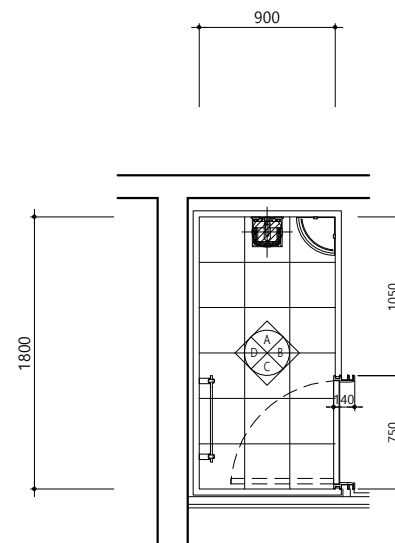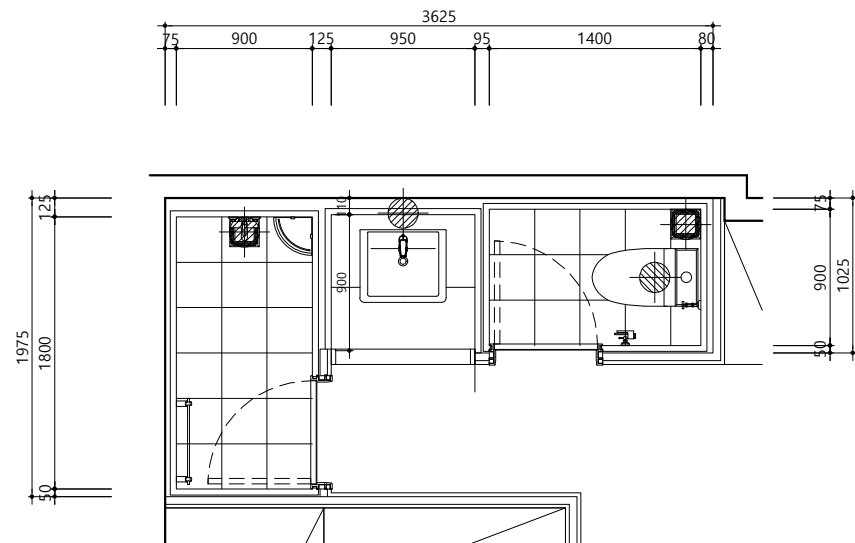

3. UBR 시스템 세면실 SPEC-화장실

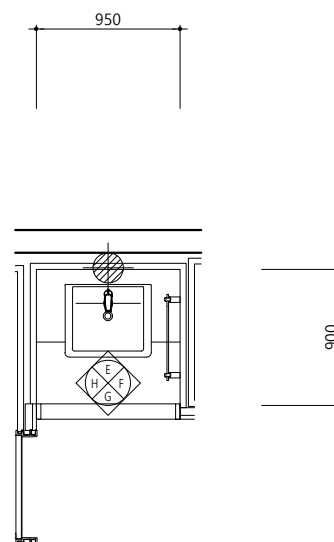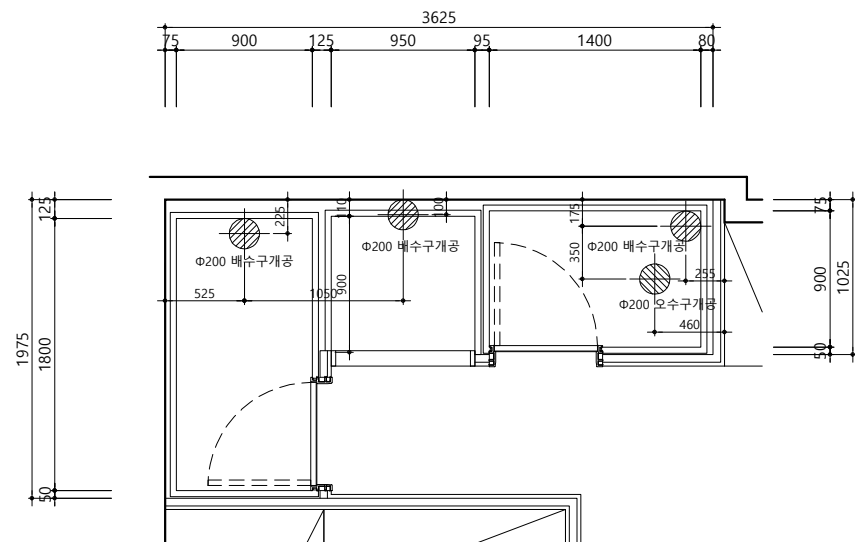

설계조정

1. UBR 시스템 샤워실 SPEC-샤워실

구 분		내 용
본 제	바닥	FRP수평판+TILE(300X300)+배수트랩
	벽	CB벽판넬+TILE(300*600)
	천정	ABS천정
	배관	P8배관재 16A
사위수전		DL-B1713
거울		일반경(450*900*5T)
엑세서리		HA-103(수건걸이)
코너선반		HGS-10
슬라이드바		HTA-30
도어허브실		인조대리석
원통기		JV-2015
욕실등		전기공사분
방습콘서트		전기공사분
문틀,문턱		건축공사분

2. UBR 시스템 세면실 SPEC-세면실

구 분		내 용
본 체	바닥	FRP평수판+TILE(300X300)
	벽	CB벽판넬+TILE(300*600)
	천정	ABS천정
	배관	PB배관재 16A
세면수전		DL-L1710
세면기		CL-341
세면기배관		PVC 벽배수 배관
거울		AL테두리 알루미늄(750*900*5T)
액세서리		HA-103(수건걸이)
젠다이상판		인조대리석
젠다이브라켓		PVC
도어하부릴		인조대리석
환풍기		JV-2015
욕실통		전기공사본
방수콘선프		전기공사본
문틀,문턱		건축공사본

3. UBR 시스템 세면실 SPEC-화장실

구 분		내 용
본 체	바닥	FRP평수판+TILE(300X300)+테스트레프
	벽	CB벽판넬+TILE(300*600)
	천장	ABS천장
	배관	PB배관재 16A
양변기		CC-258(월수형)
청소수전		DL-S4192
엑세서리		HA-103(휴지걸이)
욕실장		P5전면장(2도어 600*900)
도어하부실		안조대리석
환풍기		JV-201S
욕실통		전기공사분
방송콘센트		전기공사분
문틀,문턱		건축공사분





3. UBR 시스템 세면실 SPEC-화장실

단위세대 화장실 상세도-7


축척/SCALE	도면번호/DRAWING NO.	
A1: 1/25	A04-207	
A3: 1/50	판철번호/SHEET NO.	REV. NO.
	-	△

단위세대 다인실 B1, B2, B3-TYPE 샤워실 'A'면 전개도				단위세대 다인실 B1, B2, B3-TYPE 샤워실 'C'면 전개도				단위세대 다인실 B1, B2, B3-TYPE 세면실 'E'면 전개도				단위세대 다인실 B1, B2, B3-TYPE 세면실 'G'면 전개도				설계조정
단위세대 다인실 B1, B2, B3-TYPE 샤워실 'B'면 전개도				단위세대 다인실 B1, B2, B3-TYPE 샤워실 'D'면 전개도				단위세대 다인실 B1, B2, B3-TYPE 세면실 'F'면 전개도				단위세대 다인실 B1, B2, B3-TYPE 세면실 'H'면 전개도				1.


건축주	강원랜드	프로젝트 이름		프로젝트 코드	실제사무소	엔지니어링 인테리어	(주)은민에스앤디 (주)아이맥스트럭처 토 목 케이엔씨컨설턴트(주) 조 경 (주)이공조경설계와시공	기계 (주)미도설비기술사사무소 전기 (주)더힐이엔씨 통신 (주)더힐이엔씨 소 방 (주)미도설비기술사사무소, (주)더힐이엔씨	설계감독 승인 설계감독 승인날짜 2022. 07 도면제출 날짜 2022. 07	도면제출 책임자 신동재 검토자 어윤하 작성자 양진서	건축	구조	토목	조경				단위세대 화장실 상세도-8	축척 / SCALE A1: 1/25 A3: 1/50	도면번호 / DRAWING NO. A04-208	판별번호 / SHEET NO. -	REV. NO. △
		기숙사 추가건립 공사 실시설계용역									건 축	납품용										
		시설물 이름																				
		E동 기숙사																				

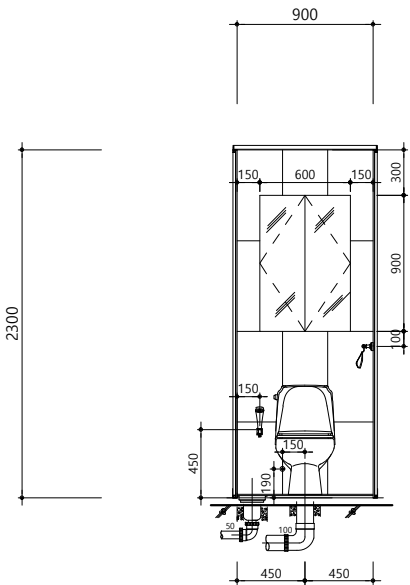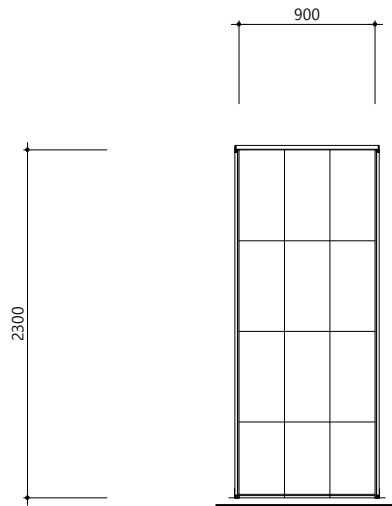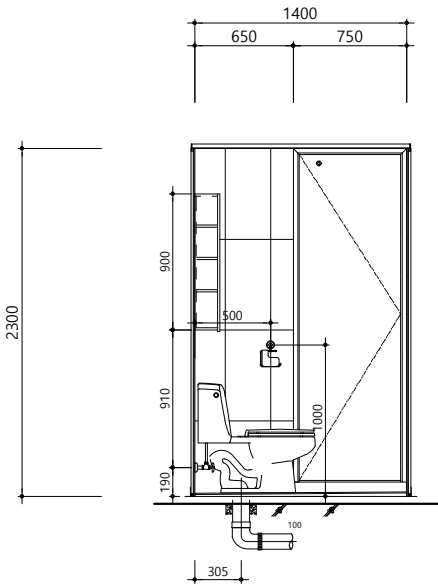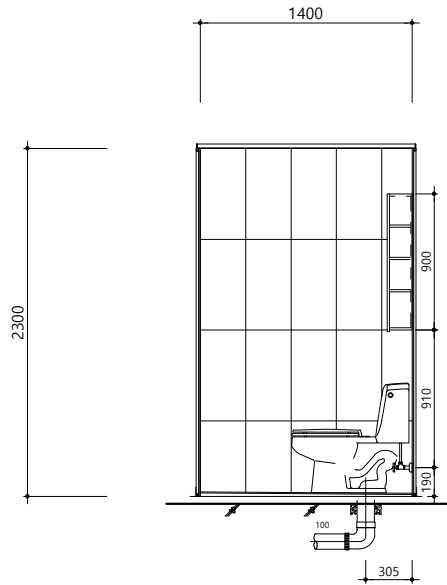단위세대 다인실 B1, B2, B3-TYPE 화장실 'I'면 전개도		단위세대 다인실 B1, B2, B3-TYPE 화장실 'K'면 전개도						설계조정																							
								1.																							
단위세대 다인실 B1, B2, B3-TYPE 화장실 'J'면 전개도		단위세대 다인실 B1, B2, B3-TYPE 화장실 'L'면 전개도																													
																															
건축주		프로젝트 이름		프로젝트 EBP 코드		설계사무소		엔지니어링		기계		설계감독 승인		도면제출 책임자		건축		구조		토목		조경		△				단위세대 화장실 상세도-9			
강원랜드		기숙사 추가건립 공사 실시설계용역		건 축		주. 다울건축사사무소 ARCHITECTS & PLANNERS, LTD.		(주)은민에스앤디		(주)미도설비기술사사무소		설계감독 승인날짜		신동재										△				축척/SCALE		도면번호/DRAWING NO.	
E동 기숙사				발행목적		서울시 서초구 명달로 65 일층 B/D 7F TEL : (02)523-1474, FAX : (02)523-1475		(주)아이맥스트럭처		(주)더힐이엔씨		2022. 07		검토자		어윤하		기계		전기		통신		소방		△		A1: 1/25		A04-209	
				납품용				케이엔씨컨설턴트(주)		(주)더힐이엔씨		도면제출 날짜		작성자		양진서										△		A3: 1/50		판별번호/SHEET NO.	
								(주)이공조경설계와시공		(주)미도설비기술사사무소, (주)더힐이엔씨		2022. 07														REV. NO.		△			
																										DATE		DESCRIPTION			


단위세대 다인실 B1, B2-TYPE 욕실-2 평면도

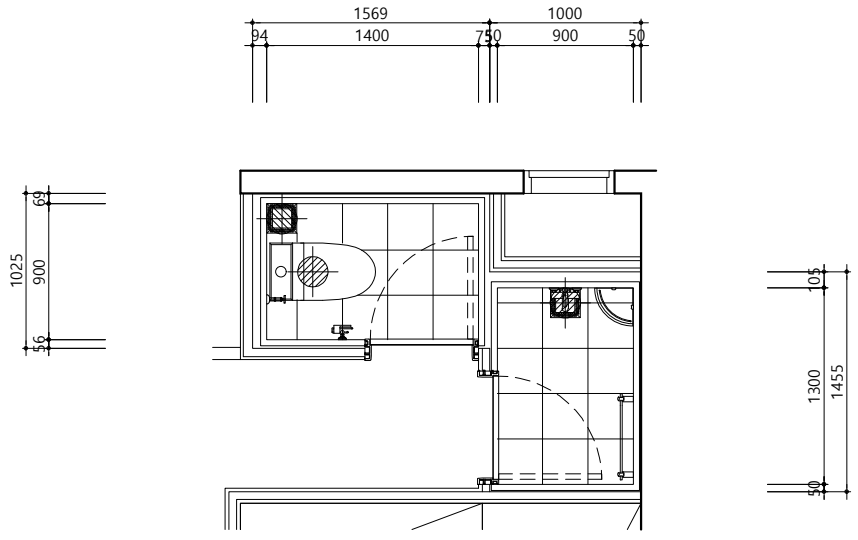


단위세대 다인실 B1, B2-TYPE 욕실-2 슬라브 개공도

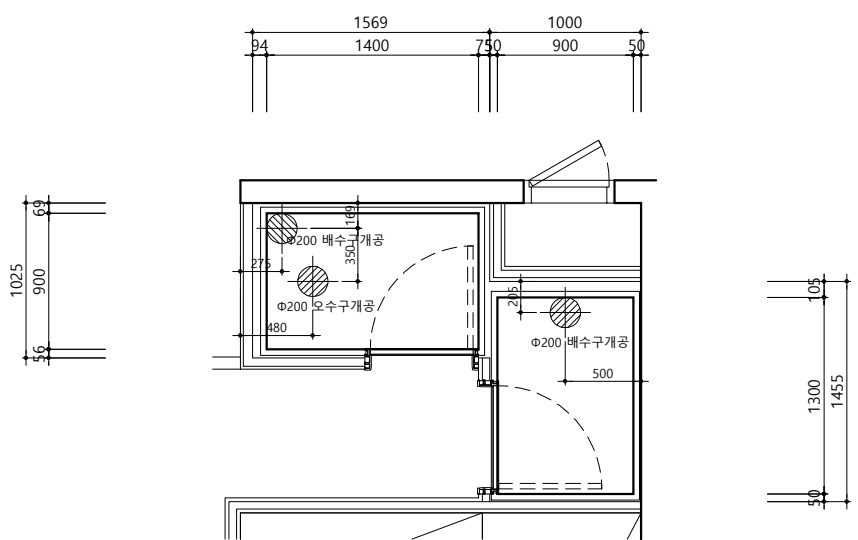

단위세대 다인실 B1, B2-TYPE 화장실 평면도

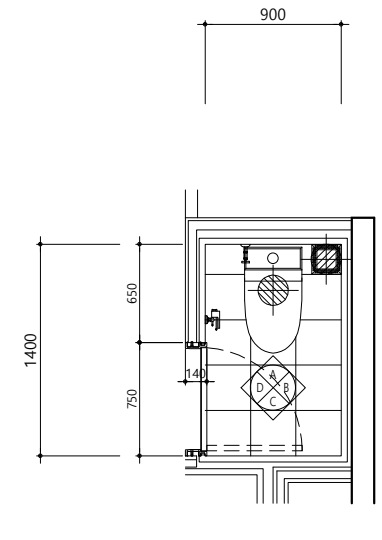

단위세대 다인실 B1, B2-TYPE 샤워실 평면도

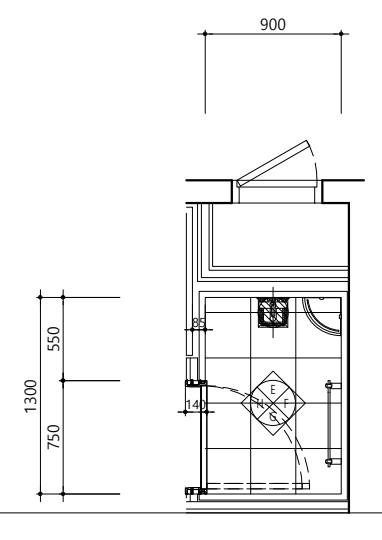

설계조정

1. UBR 시스템 샤워실 SPEC-샤워실

구 분	내 용
본 체	바닥 FRP방수판+TILE(300X300)+배수트랩
	벽 CB벽판넬+TILE(300*600)
	천정 ABS천정
	배관 PB배관재 16A
샤워수전	DL-B1713
거울	일반경(450*900*5T)
액세서리	HA-103(수건걸이)
코너선반	HGS-10
슬라이드바	HTA-30
도어하부실	인조대리석
환풍기	JV-201S
욕실등	전기공사분
방습콘센트	전기공사분
문틀,문짝	건축공사분

2. UBR 시스템 세면실 SPEC-화장실

구 분	내 용
본 체	바닥 FRP방수판+TILE(300X300)+배수트랩
	벽 CB벽판넬+TILE(300*600)
	천정 ABS천정
	배관 PB배관재 16A
양변기	CC-258(절수형)
청소수전	DL-S4192
액세서리	HA-103(휴지걸이)
욕실장	PS전면장(2도어 600*900)
도어하부실	인조대리석
환풍기	JV-201S
욕실등	전기공사분
방습콘센트	전기공사분
문틀,문짝	건축공사분

강원랜드

건축주

기숙사 추가건립 공사
실시설계용역

시설품 이름

E동 기숙사

프로젝트 이름

프로젝트 EBP 코드

공종분야

발행목적

설계사무소

주. 다울건축사사무소
ARCHITECTS & PLANNERS, LTD.

서울시 서초구 명달로 65 일층 B/D 7F
TEL : (02)523-1474, FAX : (02)523-1475

엔지니어링
인테리어

구 조

토 목

조 경

(주)은민에스엔디

(주)아이맥스트럭처

케이엔씨컨설턴트(주)

(주)이공조경설계와시공

기 계

전 기

통 신

소 방

(주)미도설비기술사사무소

(주)더힐이앤씨

(주)더힐이앤씨

(주)미도설비기술사사무소,(주)더힐이앤씨

설계감독 승인

설계감독 승인날짜

2022. 07

도면제출 책임자

검토자

작성자

신동재

어윤하

양진서

건축	구조	토목	조경

기계	전기	통신	소방

REV.	DATE	DESCRIPTION

단위세대 화장실 상세도-10

축척/SCALE

A1: 1/25

A3: 1/50

도면번호/DRAWING NO.


A04-210

판형번호/SHEET NO.


-

REV. NO.


단위세대 다인실 B3-TYPE 욕실-1 평면도

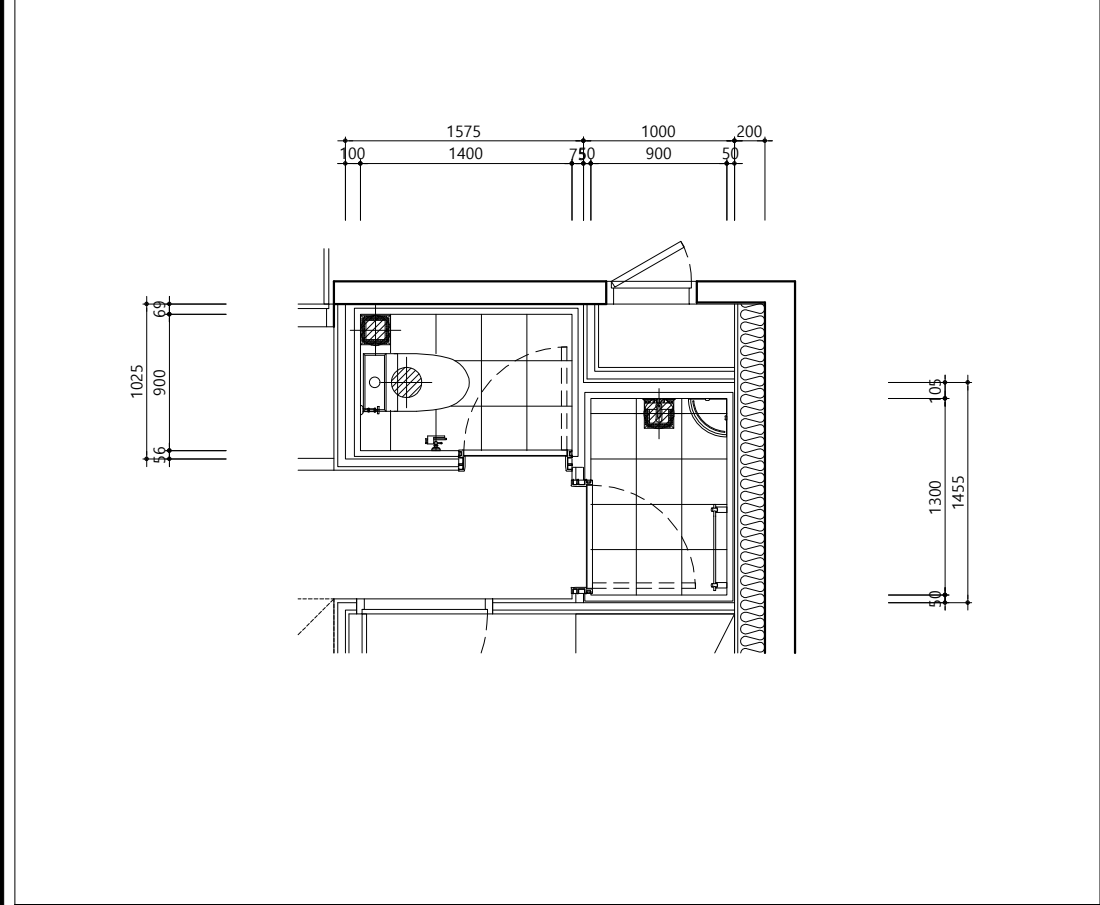


단위세대 다인실 B3-TYPE 화장실 평면도

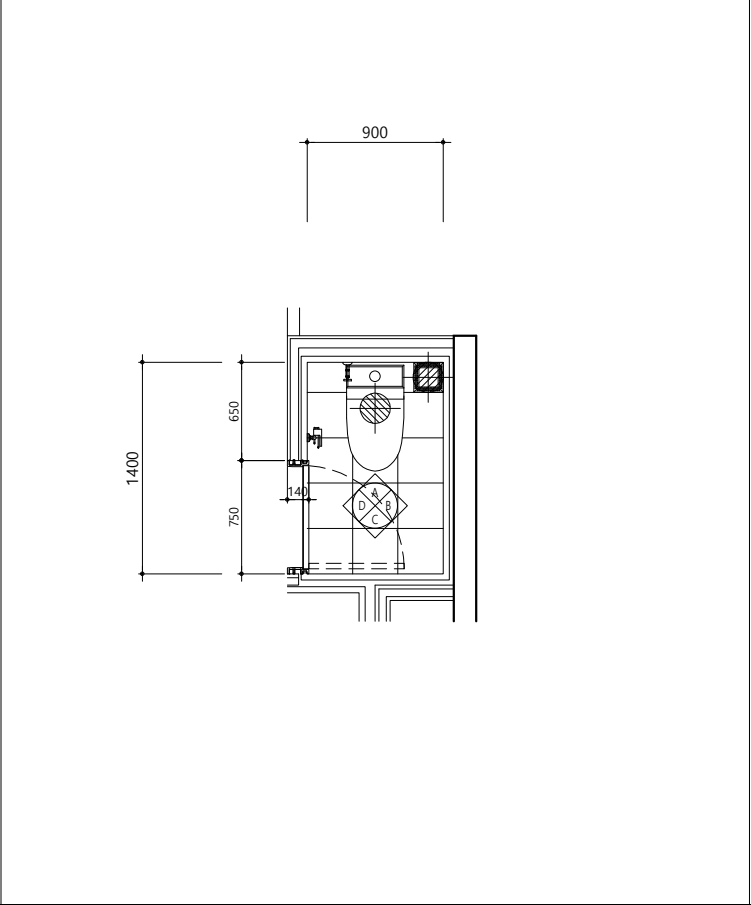

단위세대 다인실 B3-TYPE 욕실-2 슬라브 개공도

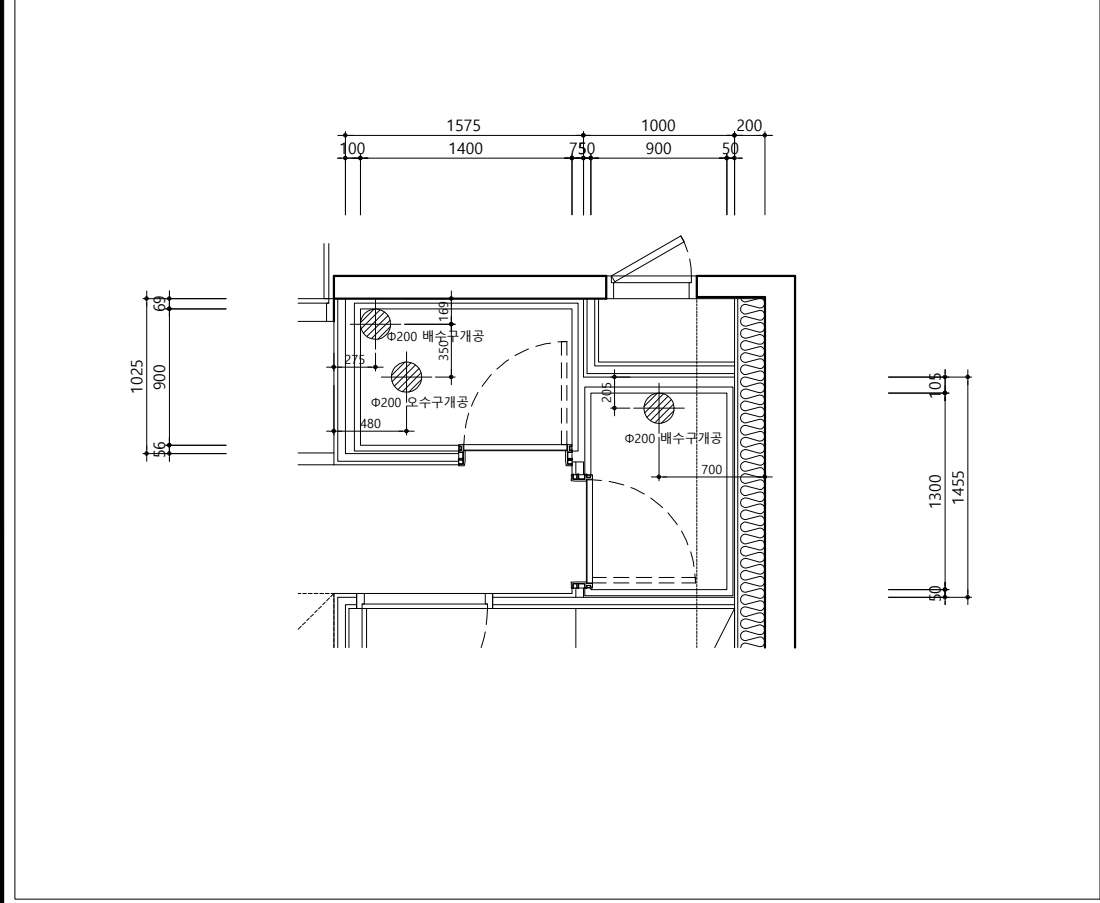

단위세대 다인실 B3-TYPE 샤워실 평면도

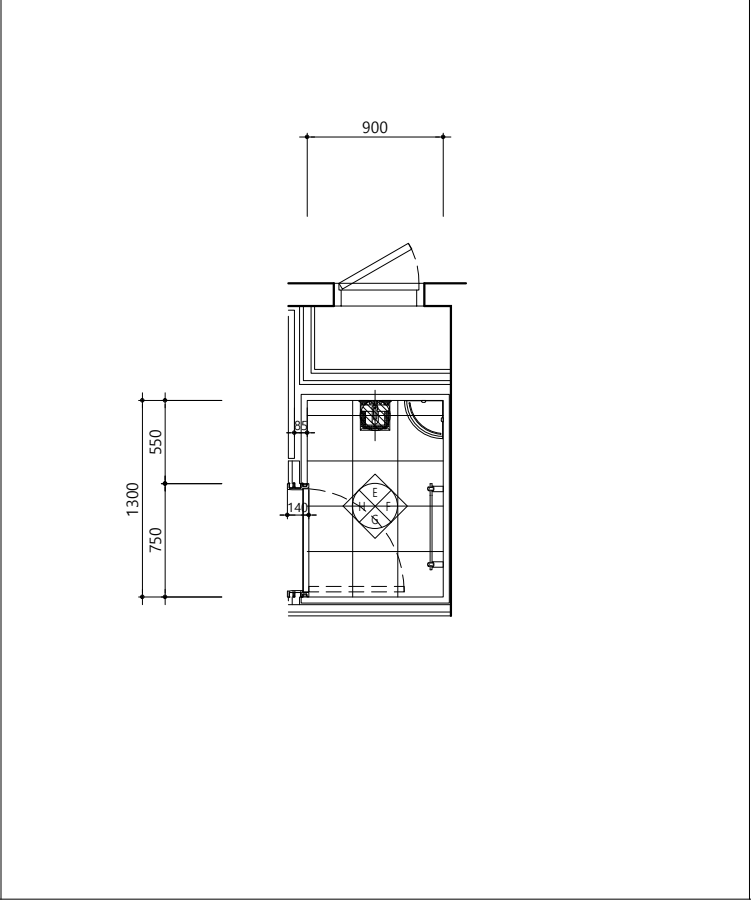

설계조정

1. UBR 시스템 샷워실 SPEC-샷워실

구 분		내 용
본 체	바닥	FRP방수판+TILE(300X300)+배수트랩
	벽	CB백판넬+TILE(300*600)
	천정	ABS천정
	배관	PB배관재 16A
사위수전		DL-B1713
거울		일반경(450*900*5T)
엑세서리		HA-103(수건걸이)
코너선반		HGS-10
슬라이드바		HTA-30
도어하부쉴		인조대리석
환풍기		JV-2015
욕실등		전기공사분
방수콘센트		전기공사분
문틀,문턱		건축공사분

2. UBR 시스템 세면실 SPEC-화장실

구 분		내 용
주 제	바닥	FRP방수판+TILE(300X300)+배수트랩
	벽	C8벽패널+TILE(300*600)
	천정	ABS천정
	배관	P8배관재 16A
양변기		CC-258(절수형)
청소수전		DL-S4192
액세서리		HA-103(휴지걸이)
욕실장		PS전면장(2도어 600*900)
도어하부실		인조대리석
환풍기		JV-201S
욕실등		전기공사분
방습콘센트		전기공사분
문틀,문짝		건축공사분

강원랜드

프로젝트 이름 기숙사 추가건립 공사 실시설계용역	프로젝트 ID# 코드 공종분야 건축
시설물 이름 E동 기숙사	발행목적 납품용

설계사무소

DAUL 주. 다울건축사사무소
ARCHITECTS & PLANNERS, LTD.

서울시 서초구 명달로 65 일흥 B/D 7F
TEL : (02)523-1474, FAX : (02)523-1475

연구책임	(주)은민에스앤디	기계	(주)미도설비기술사사무소
인쇄	(주)아이맥스트럭처	전기	(주)더힐이엔씨
도목	케이엔씨컨설턴트(주)	통신	(주)더힐이엔씨
조경	(주)이공조경설계와시공	소방	(주)미도설비기술사사무소, (주)더힐이엔씨

기 계 (주)미도설비기술사사무소	설계감독 승인
현 기 (주)더힐이엔씨	설계감독 승인날짜 2022. 07
중 신 (주)더힐이엔씨	
소 명 (주)미도설비기술사사무소, (주)더힐이엔씨	도면제출 날짜 2022. 07

설계감독 승인	도면제출 책임자 신동재
설계감독 승인날짜 2022. 07	검토자 어윤하
도면제출 날짜 2022. 07	작성자 양진서


도민제출 책임자	건축	구조	토목	조경
신동재				
검토자				
여운하	기계	전기	통신	소방
작성자				
양진서				

건축	구조	토목	조경	   		
기계	전기	통신	소방			
					REV.	DATE

단위세대 화장실 상세도-11

축척/SCALE A1: 1/25 A3: 1/50	도면번호/DRAWING NO. A04-211	
	편철번호/SHEET NO. -	REV. NO. 

단위세대 다인실 B3-TYPE 화장실 'A'면 전개도		단위세대 다인실 B3-TYPE 화장실 'C'면 전개도		단위세대 다인실 B3-TYPE 샤워실 'E'면 전개도		단위세대 다인실 B3-TYPE 샤워실 'G'면 전개도		설계조정																							
								1.																							
단위세대 다인실 B3-TYPE 화장실 'B'면 전개도		단위세대 다인실 B3-TYPE 화장실 'D'면 전개도		단위세대 다인실 B3-TYPE 샤워실 'F'면 전개도		단위세대 다인실 B3-TYPE 샤워실 'H'면 전개도																									
건축주 강원랜드 프로젝트 이름 기숙사 추가건립 공사 실시설계용역 시설품 이름 E동 기숙사		프로젝트 EBP 코드 공종분야 발행목적 건축 납품용		설계사무소 주. 다울건축사사무소 ARCHITECTS & PLANNERS, LTD. 서울시 서초구 명달로 65 일층 B/D 7F TEL : (02)523-1474, FAX : (02)523-1475		엔지니어링 인테리어 구 조 토 목 조 광 (주)은민에스앤디 (주)아이맥스트럭처 케이엔씨컨설턴트(주) (주)이공조경설계와시공		기계 전기 통신 소 방 (주)미도설비기술사사무소 (주)더힐이엔씨 (주)더힐이엔씨 (주)미도설비기술사사무소, (주)더힐이엔씨		설계감독 승인 설계감독 승인날짜 도면제출 확인자 검토자 작성자 신동재 어윤하 양진서		<table><tr><th>건축</th><th>구조</th><th>토목</th><th>조광</th></tr><tr><td></td><td></td><td></td><td></td></tr><tr><td>기계</td><td>전기</td><td>통신</td><td>소방</td></tr><tr><td></td><td></td><td></td><td></td></tr></table> REV. DATE DESCRIPTION		건축	구조	토목	조광					기계	전기	통신	소방					단위세대 화장실 상세도-12 축척 / SCALE A1: 1/25 A3: 1/50 도면번호 / DRAWING NO. A04-212 판별번호 / SHEET NO. - REV. NO. △	
건축	구조	토목	조광																												
기계	전기	통신	소방																												

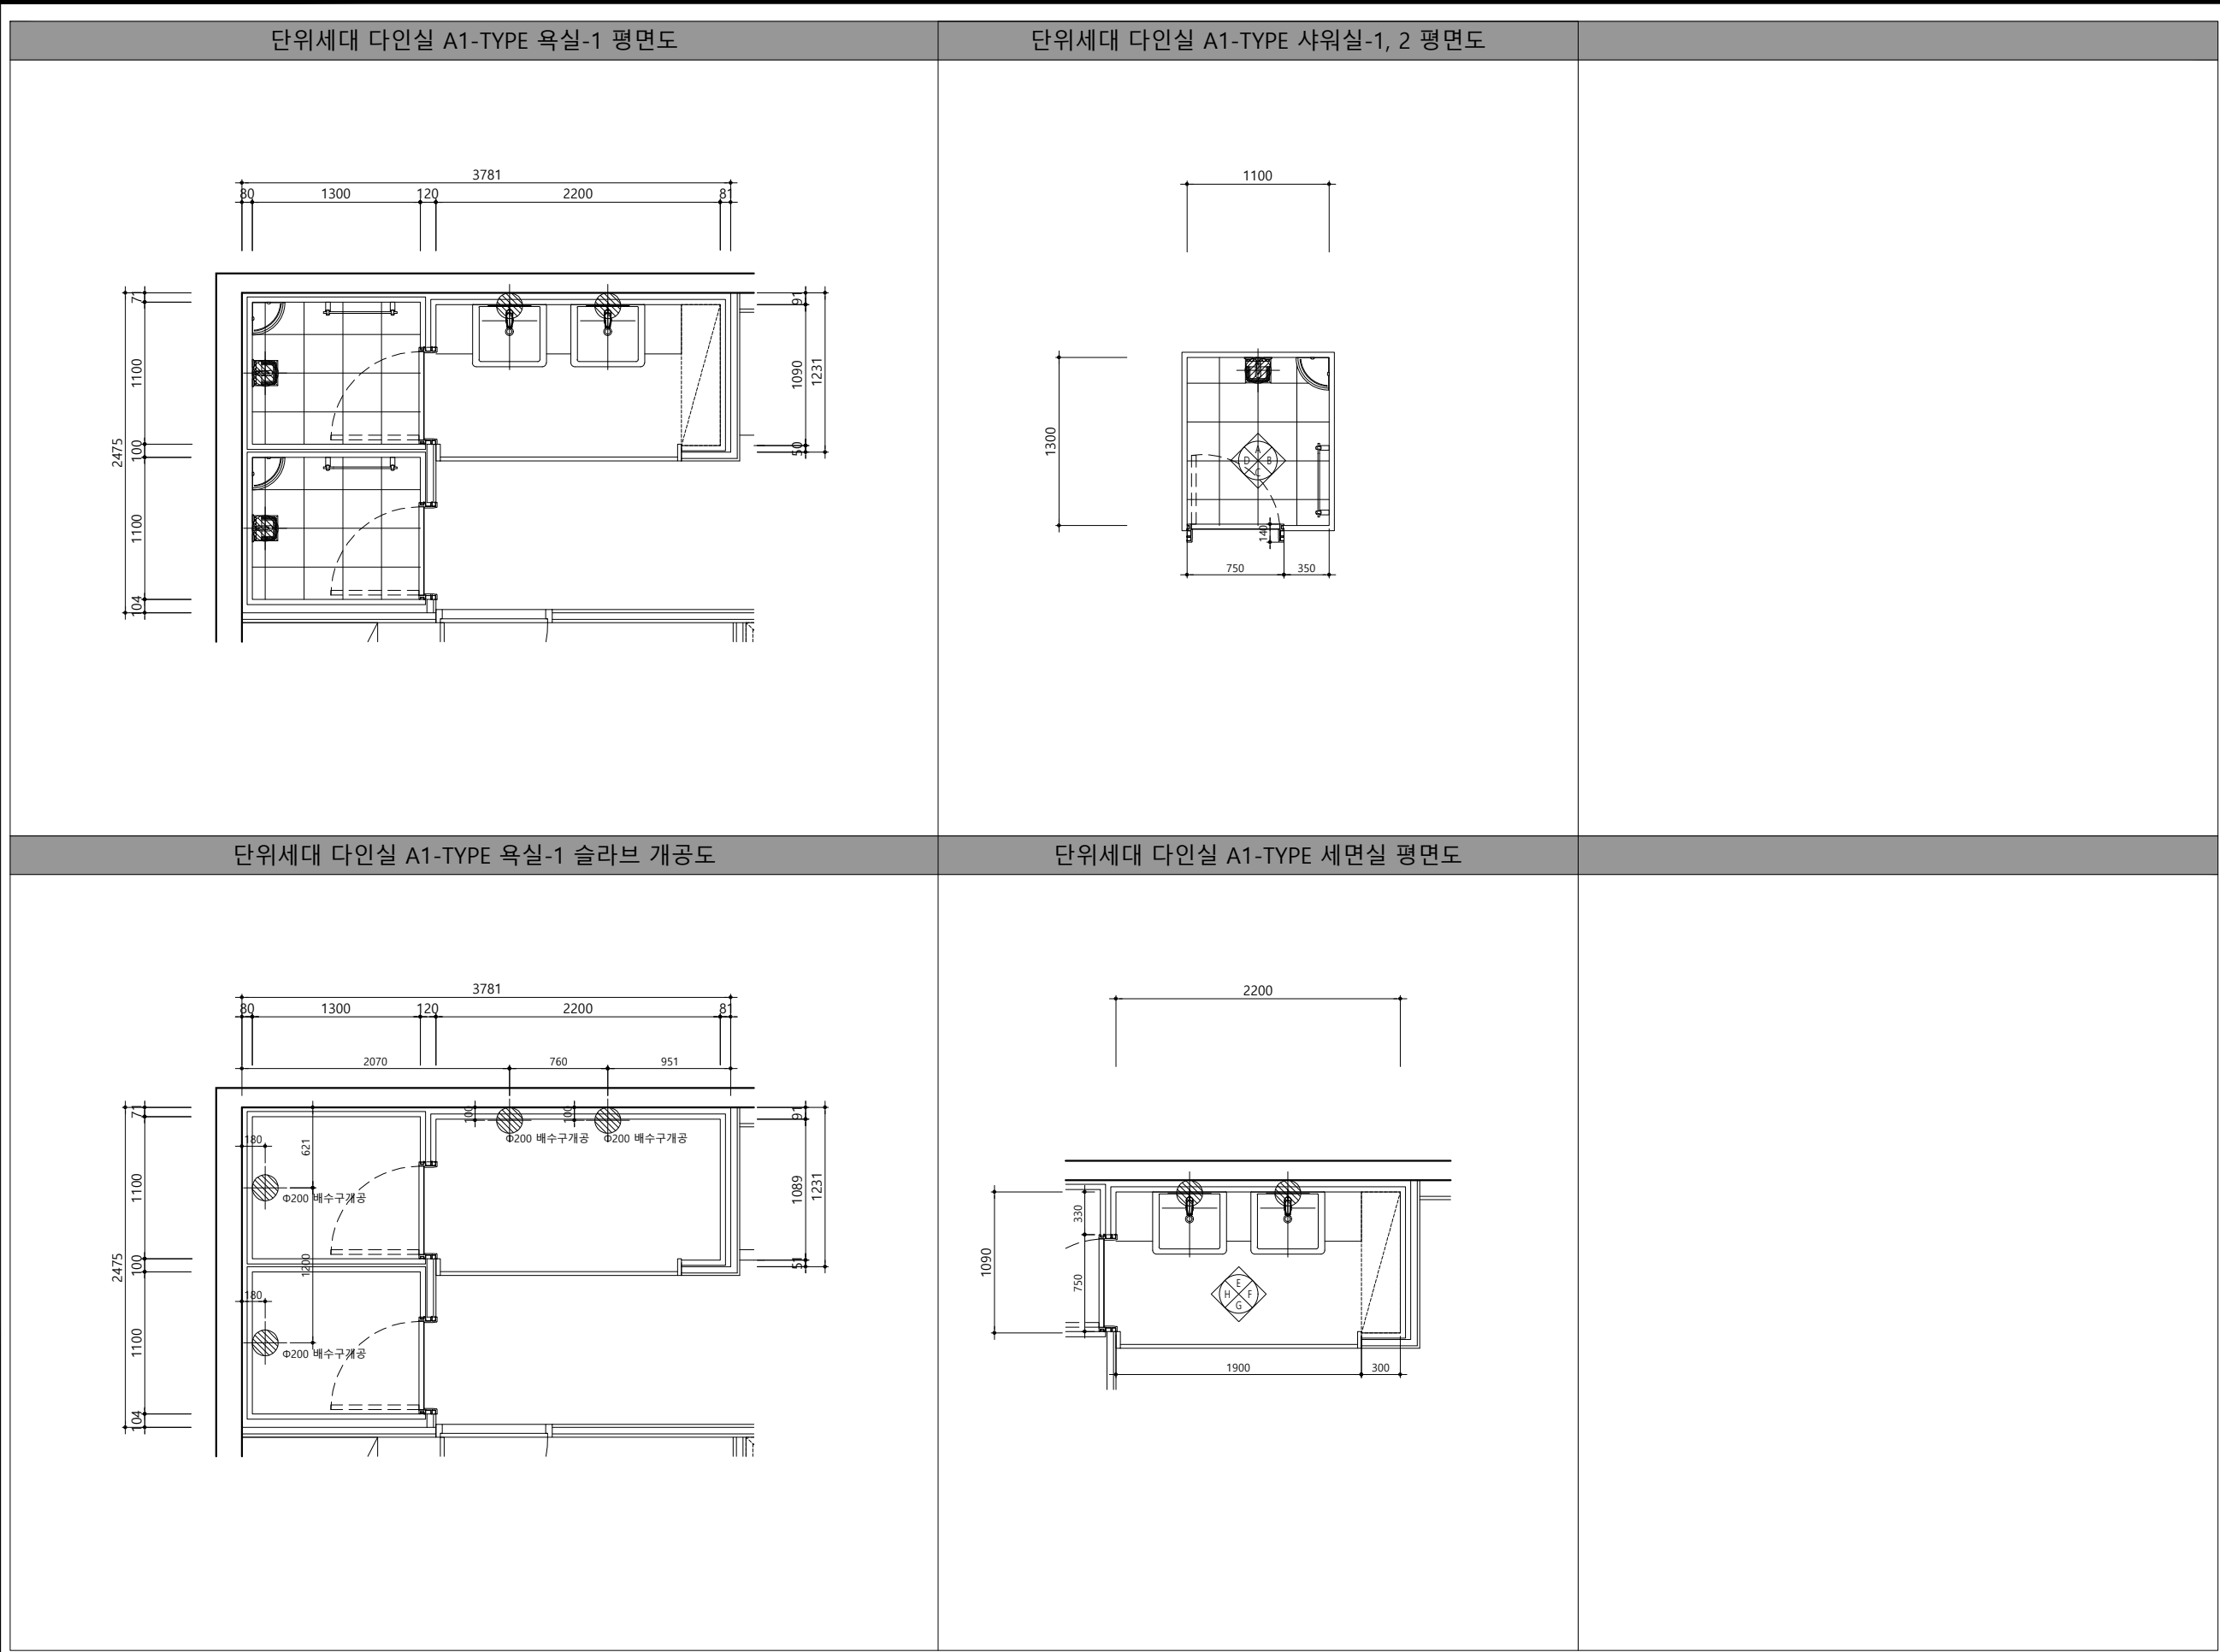

단위세대 다인실 A1-TYPE 욕실-1 슬라브 개공도

단위세대 다인실 A1-TYPE 세면실 평면도

설계조정


1. UBR 시스템 샤워실 SPEC-샤워실	
구 분	내 용
본 체	바닥 FRP방수판+TILE(300X300)+배수트랩
	벽 CB벽판넬+TILE(300*600)
	천정 ABS천정
	배관 PB배관재 16A
샤워수전	DL-B1713
거 울	일반경(450*900*5T)
액세서리	HA-103(수건걸이)
코너선반	HGS-10
슬라이드바	HTA-30
도어하부실	인조대리석
환풍기	JV-201S
욕실등	전기공사분
방습콘센트	전기공사분
문틀,문짝	건축공사분
2. UBR 시스템 세면실 SPEC-세면실	
구 분	내 용
본 체	바닥 FRP방수판+TILE(300X300)
	벽 CB벽판넬+TILE(300*600)
	천정 ABS천정
	배관 PB배관재 16A
세면수전	DL-L1710
세면기	CL-341
세면기배관	PVC 벽배수 배관
거 울	AL테두리 일반경(750*900*5T)
액세서리	HA-103(수건걸이)
젠다이상판	인조대리석
젠다이브라켓	PVC
도어하부실	인조대리석
환풍기	JV-201S
욕실등	전기공사분
방습콘센트	전기공사분
문틀,문짝	건축공사분

단위세대 다인실 A1-TYPE 샤워실-1, 2 'A'면 전개도	단위세대 다인실 A1-TYPE 샤워실-1, 2 'C'면 전개도	단위세대 다인실 A1-TYPE 세면실 'E'면 전개도	단위세대 다인실 A1-TYPE 세면실 'G'면 전개도
단위세대 다인실 A1-TYPE 샤워실-1, 2 'B'면 전개도	단위세대 다인실 A1-TYPE 샤워실-1, 2 'D'면 전개도	단위세대 다인실 A1-TYPE 세면실 'F'면 전개도	단위세대 다인실 A1-TYPE 세면실 'H'면 전개도









설계조정



1.

강원랜드 강원랜드	기숙사 추가건립 공사 실시설계용역 시설품 이름 E동 기숙사	공종분야 건축 발행목적 납품용	설계사무소 DAUL 주. 다울건축사사무소 ARCHITECTS & PLANNERS, LTD. 서울시 서초구 명달로 65 일층 B/D 7F TEL : (02)523-1474, FAX : (02)523-1475	엔지니어링 인테리어 (주)은민에스앤디 (주)아이맥스트럭처 토 목 케이엔씨컨설턴트(주) 조 란 (주)이공조경설계와시공	기계 (주)미도설비기술사사무소 전기 (주)더힐이앤씨 통신 (주)더힐이앤씨 소 방 (주)미도설비기술사사무소, (주)더힐이앤씨	설계감독 승인 설계감독 승인날짜 2022. 07 도면제출 날짜 2022. 07	도면제출 책임자 신동재 검토자 어윤하 작성자 양진서	건축 구조 토목 조경 기계 전기 통신 소방	단위세대 화장실 상세도-14 축척/SCALE A1: 1/25 A3: 1/50 도면번호/DRAWING NO. A04-214 판별번호/SHEET NO. - REV. NO. △
--	---	---	---	---	---	---	---	--	--

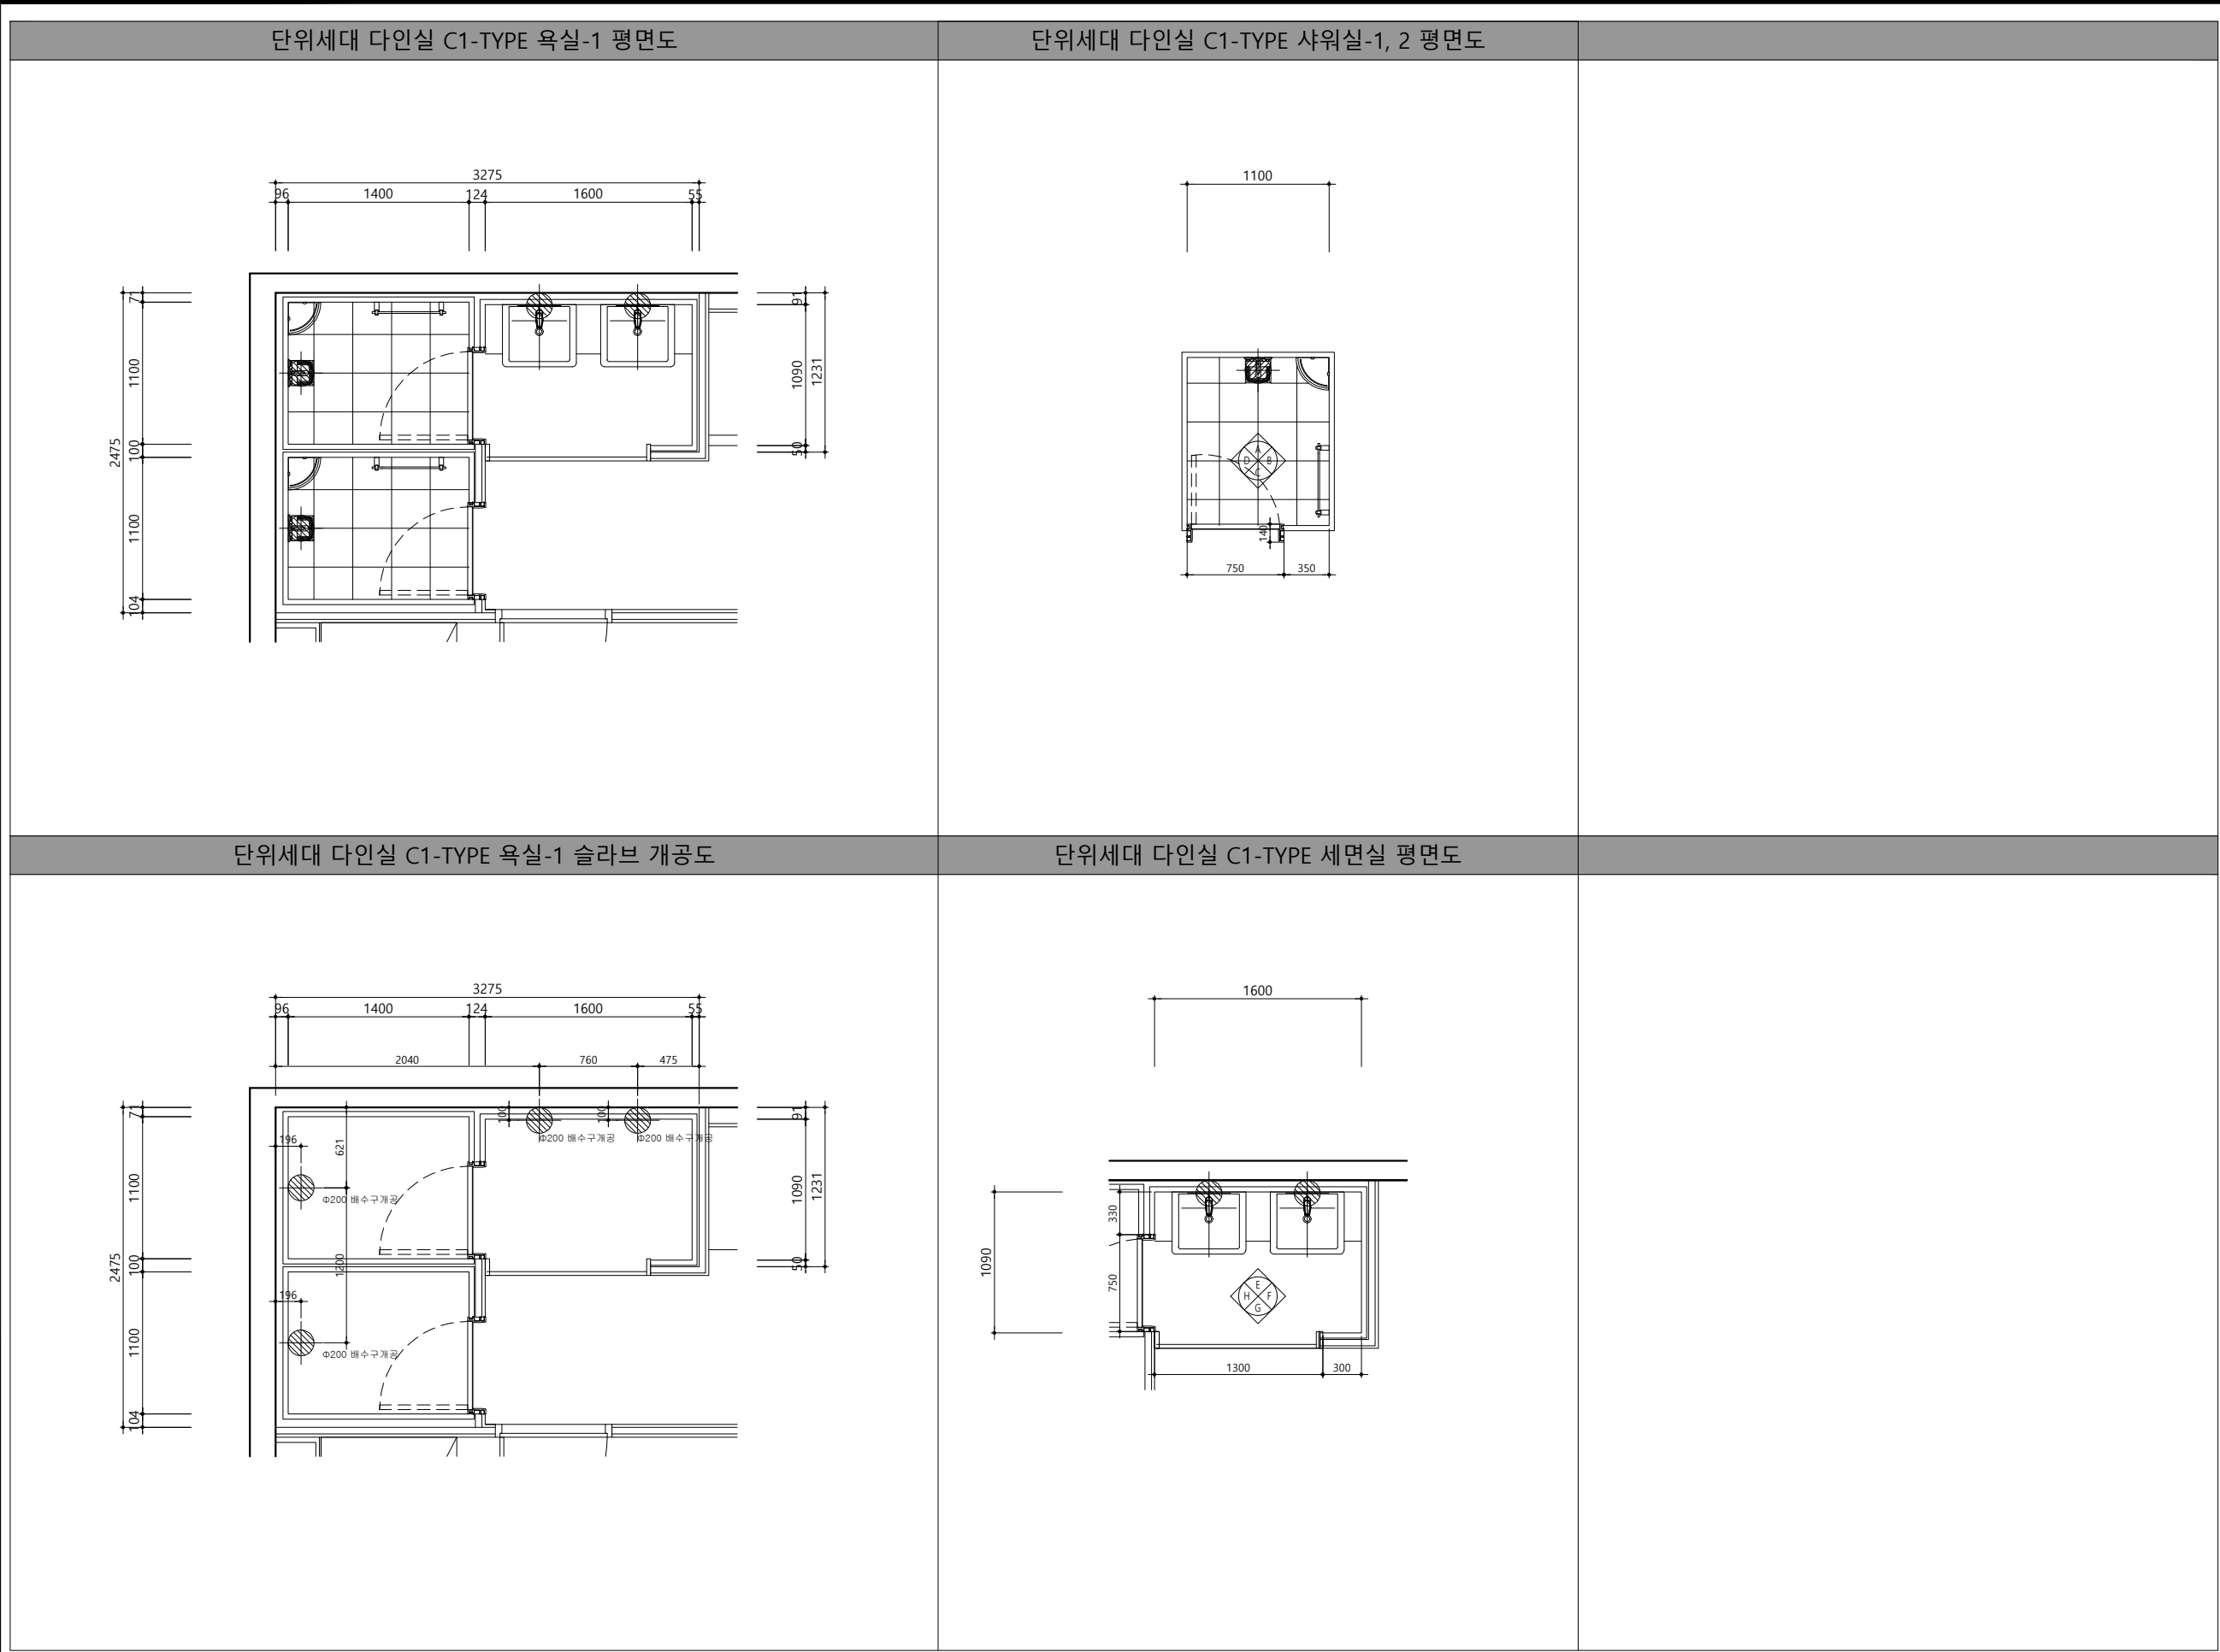

설계조정	
1. UBR 시스템 샤워실 SPEC-샤워실	
구 분	내 용
본 체	바닥 FRP방수판+TILE(300X300)+배수트랩
	벽 CB벽판넬+TILE(300*600)
	천정 ABS천정
	배관 PB배관재 16A
샤워수전	DL-B1713
거울	일반경(450*900*5T)
액세서리	HA-103(수건걸이)
코너선반	HGS-10
슬라이드바	HTA-30
도어하부실	인조대리석
환풍기	JV-201S
욕실등	전기공사분
방습콘센트	전기공사분
문틀,문짝	건축공사분
2. UBR 시스템 세면실 SPEC-세면실	
구 분	내 용
본 체	바닥 FRP방수판+TILE(300X300)
	벽 CB벽판넬+TILE(300*600)
	천정 ABS천정
	배관 PB배관재 16A
세면수전	DL-L1710
세면기	CL-341
세면기배관	PVC 벽배수 배관
거울	AL테두리 일반경(750*900*5T)
액세서리	HA-103(수건걸이)
첸다이상판	인조대리석
첸다이브라켓	PVC
도어하부실	인조대리석
환풍기	JV-201S
욕실등	전기공사분
방습콘센트	전기공사분
문틀,문짝	건축공사분
단위세대 화장실 상세도-15	
A1: 1/25	
A3: 1/50	

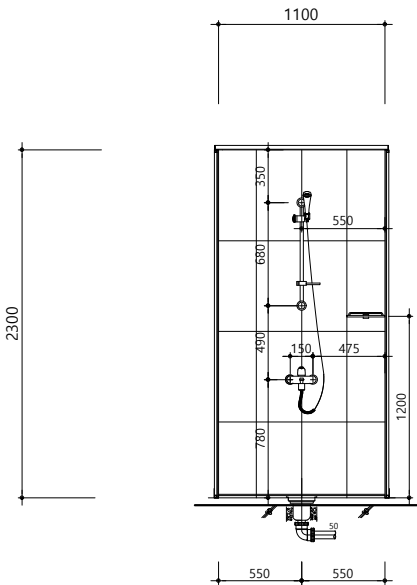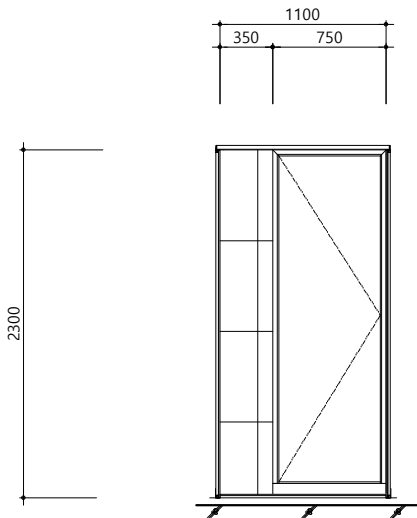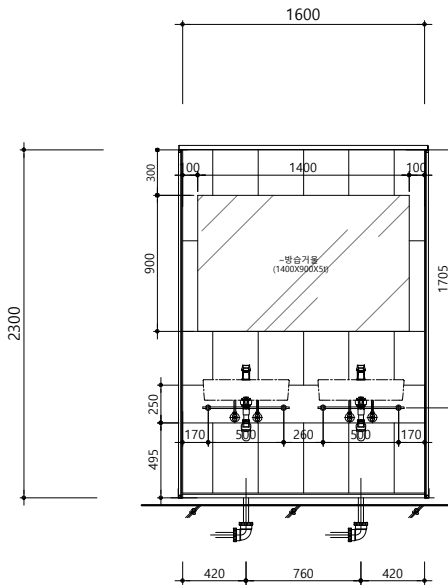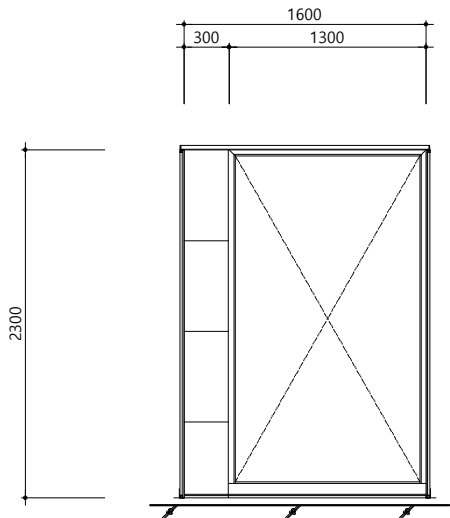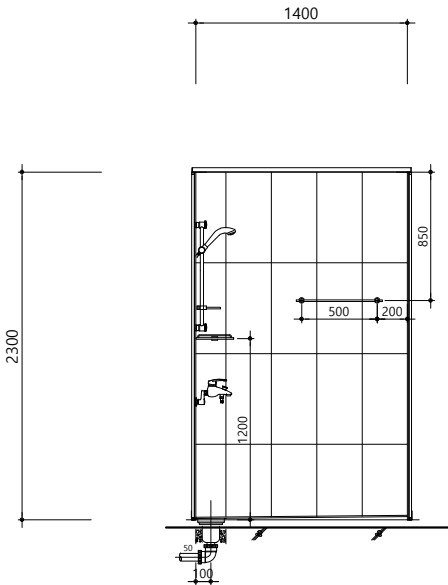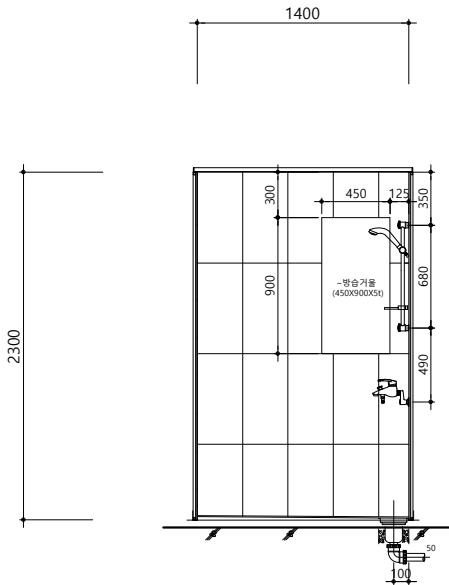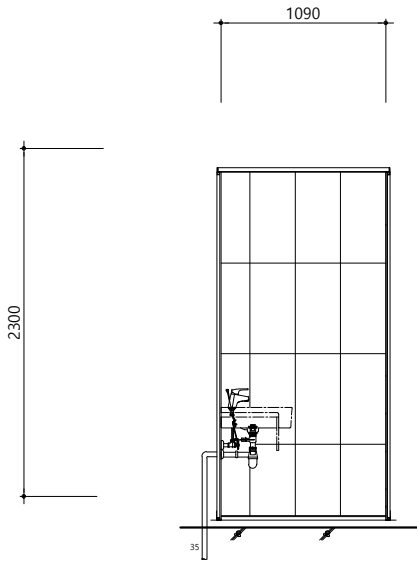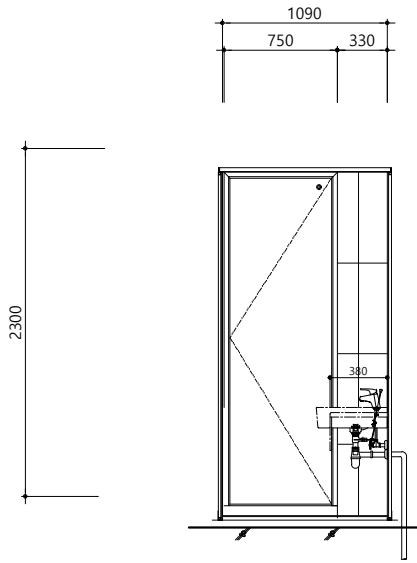단위세대 다인실 C1-TYPE 샤워실-1, 2 'A'면 전개도		단위세대 다인실 C1-TYPE 샤워실-1, 2 'C'면 전개도		단위세대 다인실 C1-TYPE 세면실 'E'면 전개도		단위세대 다인실 C1-TYPE 세면실 'G'면 전개도		설계조정																																															
																																																							
단위세대 다인실 C1-TYPE 샤워실-1, 2 'B'면 전개도		단위세대 다인실 C1-TYPE 샤워실-1, 2 'D'면 전개도		단위세대 다인실 C1-TYPE 세면실 'F'면 전개도		단위세대 다인실 C1-TYPE 세면실 'H'면 전개도		1.																																															
																																																							
건축주  강원랜드		프로젝트 이름 기숙사 추가건립 공사 실시설계용역 시설물 이름 E동 기숙사		프로젝트 EBP 코드 공종분야 건축 발행목적 납품용		설계사무소 DAUL 주.다울건축사사무소 ARCHITECTS & PLANNERS, LTD. 서울시 서초구 명달로 65 일층 B/D 7F TEL : (02)523-1474, FAX : (02)523-1475		엔지니어링 인테리어 (주)은민에스앤디 구 조 (주)아이맥스트럭처 토 목 케이앤씨컨설턴트(주) 조 경 (주)이공조경설계와시공 기계 (주)미도설비기술사사무소 전 기 (주)더힐이앤씨 통 신 (주)더힐이앤씨 소 방 (주)미도설비기술사사무소, (주)더힐이앤씨		설계감독 승인 설계감독 승인날짜 2022. 07 도면제출 날짜 2022. 07 도면제출 책임자 신동재 검토자 어윤하 작성자 양진서		<table><tr><td>건축</td><td>구조</td><td>토목</td><td>조경</td><td></td><td></td><td></td><td></td><td></td><td></td></tr><tr><td></td><td></td><td></td><td></td><td></td><td></td><td></td><td></td><td></td><td></td></tr><tr><td></td><td></td><td></td><td></td><td></td><td></td><td></td><td></td><td></td><td></td></tr><tr><td>REV.</td><td>DATE</td><td colspan="8">DESCRIPTION</td></tr></table>		건축	구조	토목	조경																											REV.	DATE	DESCRIPTION								단위세대 화장실 상세도-16 축척 / SCALE A1: 1/25 A3: 1/50 도면번호 / DRAWING NO. A04-216 판별번호 / SHEET NO. - REV. NO. △	
건축	구조	토목	조경																																																				
																																																							
																																																							
REV.	DATE	DESCRIPTION																																																					

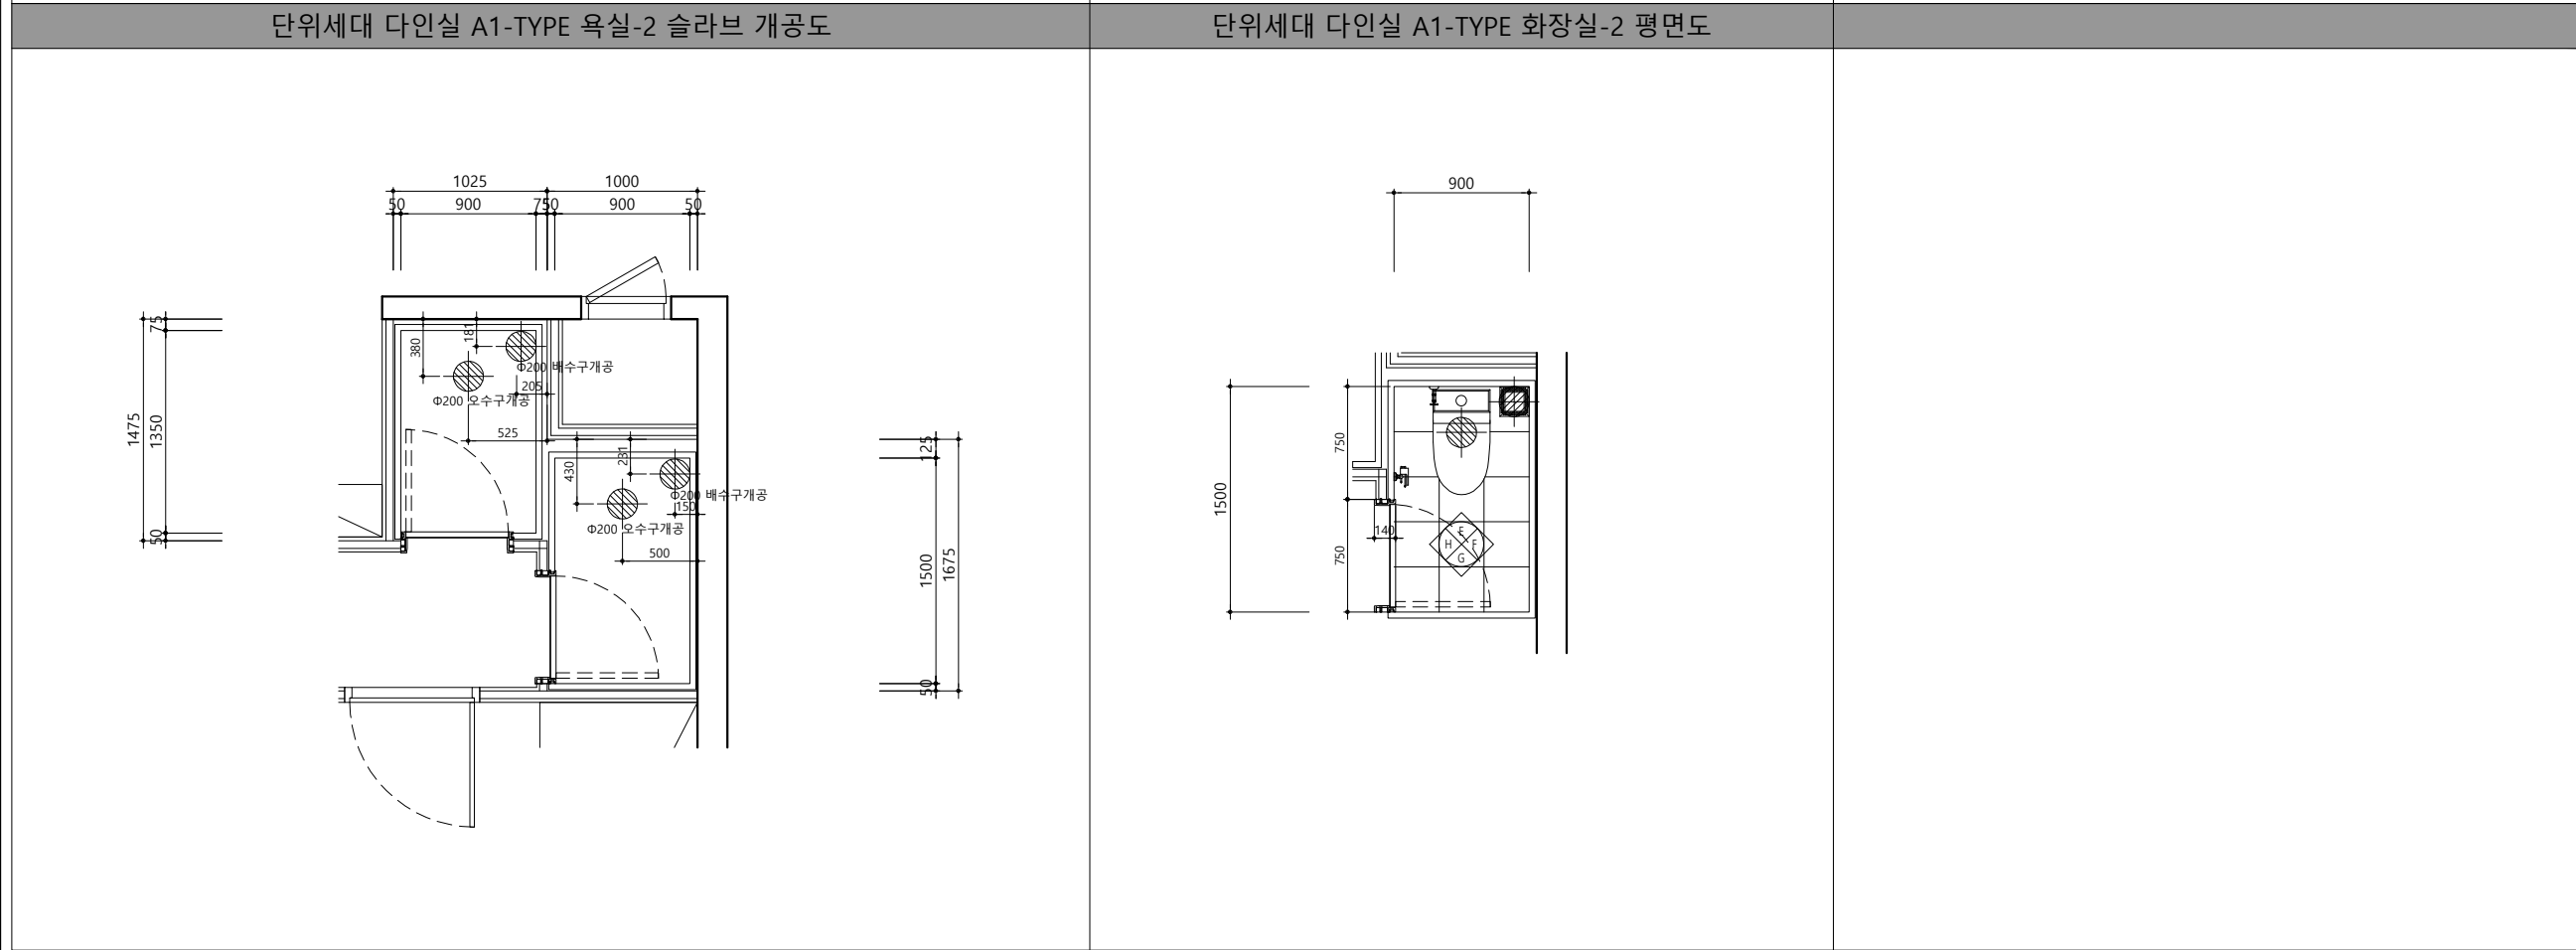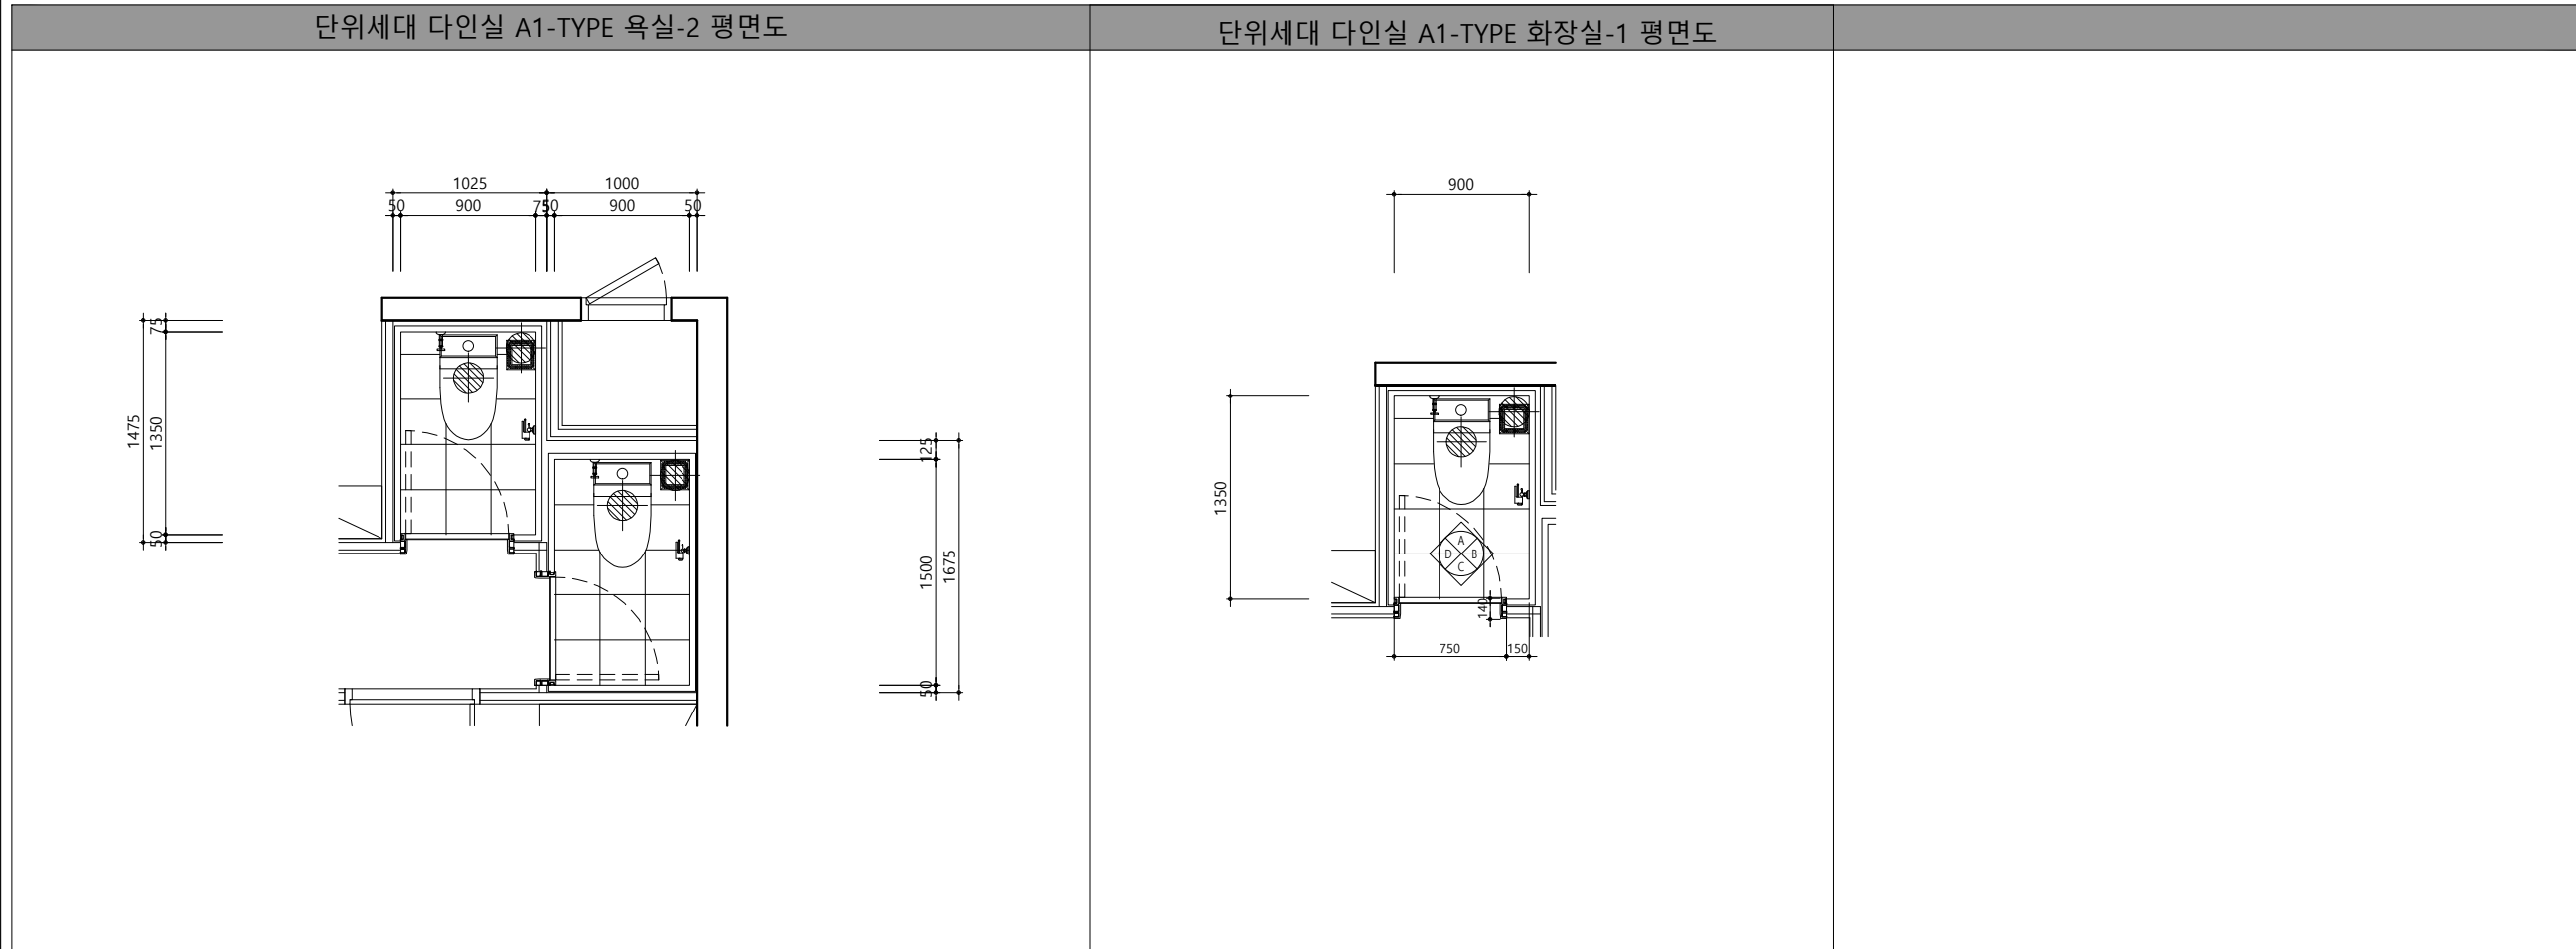

설계조정

1. UBR 시스템 세면실 SPEC-화장실


구 분		내 용
본 체	바닥	FRP방수판+TILE(300X300)+배수트랩
	벽	CB벽판넬+TILE(300*600)
	천정	ABS천정
	배관	PB배관재 16A
양변기		CC-258(절수형)
청소수전		DL-S4192
액세서리		HA-103(휴지걸이)
욕실장		PS천면장(2도어 600*900)
도어하부실		안조대리석
환풍기		JV-201S
욕실등		전기공사본
방습콘센트		전기공사본
문틀,문턱		건축공사본

건축주  강원랜드	프로젝트 이름 기숙사 추가건립 공사 실시설계용역	프로젝트 EBP 코드 공중분야 건축	설계사무소  주. 다울건축사사무소 ARCHITECTS & PLANNERS, LTD. 서울시 서초구 명달로 65 일층 B/D 7F TEL : (02)523-1474, FAX : (02)523-1475	엔지니어링 인테리어 (주)은민에스앤디	기계 (주)미도설비기술사사무소	설계감독 승인 설계감독 승인날짜 2022. 07	도면제출 책임자 신동재	건축	구조	토목	조경	   REV. DATE DESCRIPTION	단위세대 화장실 상세도-17
	시설물 이름 E동 기숙사	발행목적 납품용	구 조 토 목 조 경	전 기 통 신 소 방	전 기 (주)더힐이앤씨 통 신 (주)더힐이앤씨 소 방 (주)미도설비기술사사무소, (주)더힐이앤씨	검토자 이윤하	작성 양진서	기계	전기	통신	소방		

축척/SCALE A1: 1/25 A3: 1/50	도면번호/DRAWING NO. A04-217 판별번호/SHEET NO. - REV. NO. △
----------------------------------	---


단위세대 다인실 C1-TYPE 욕실-2 평면도

단위세대 다인실 C1-TYPE 샤워실 평면도

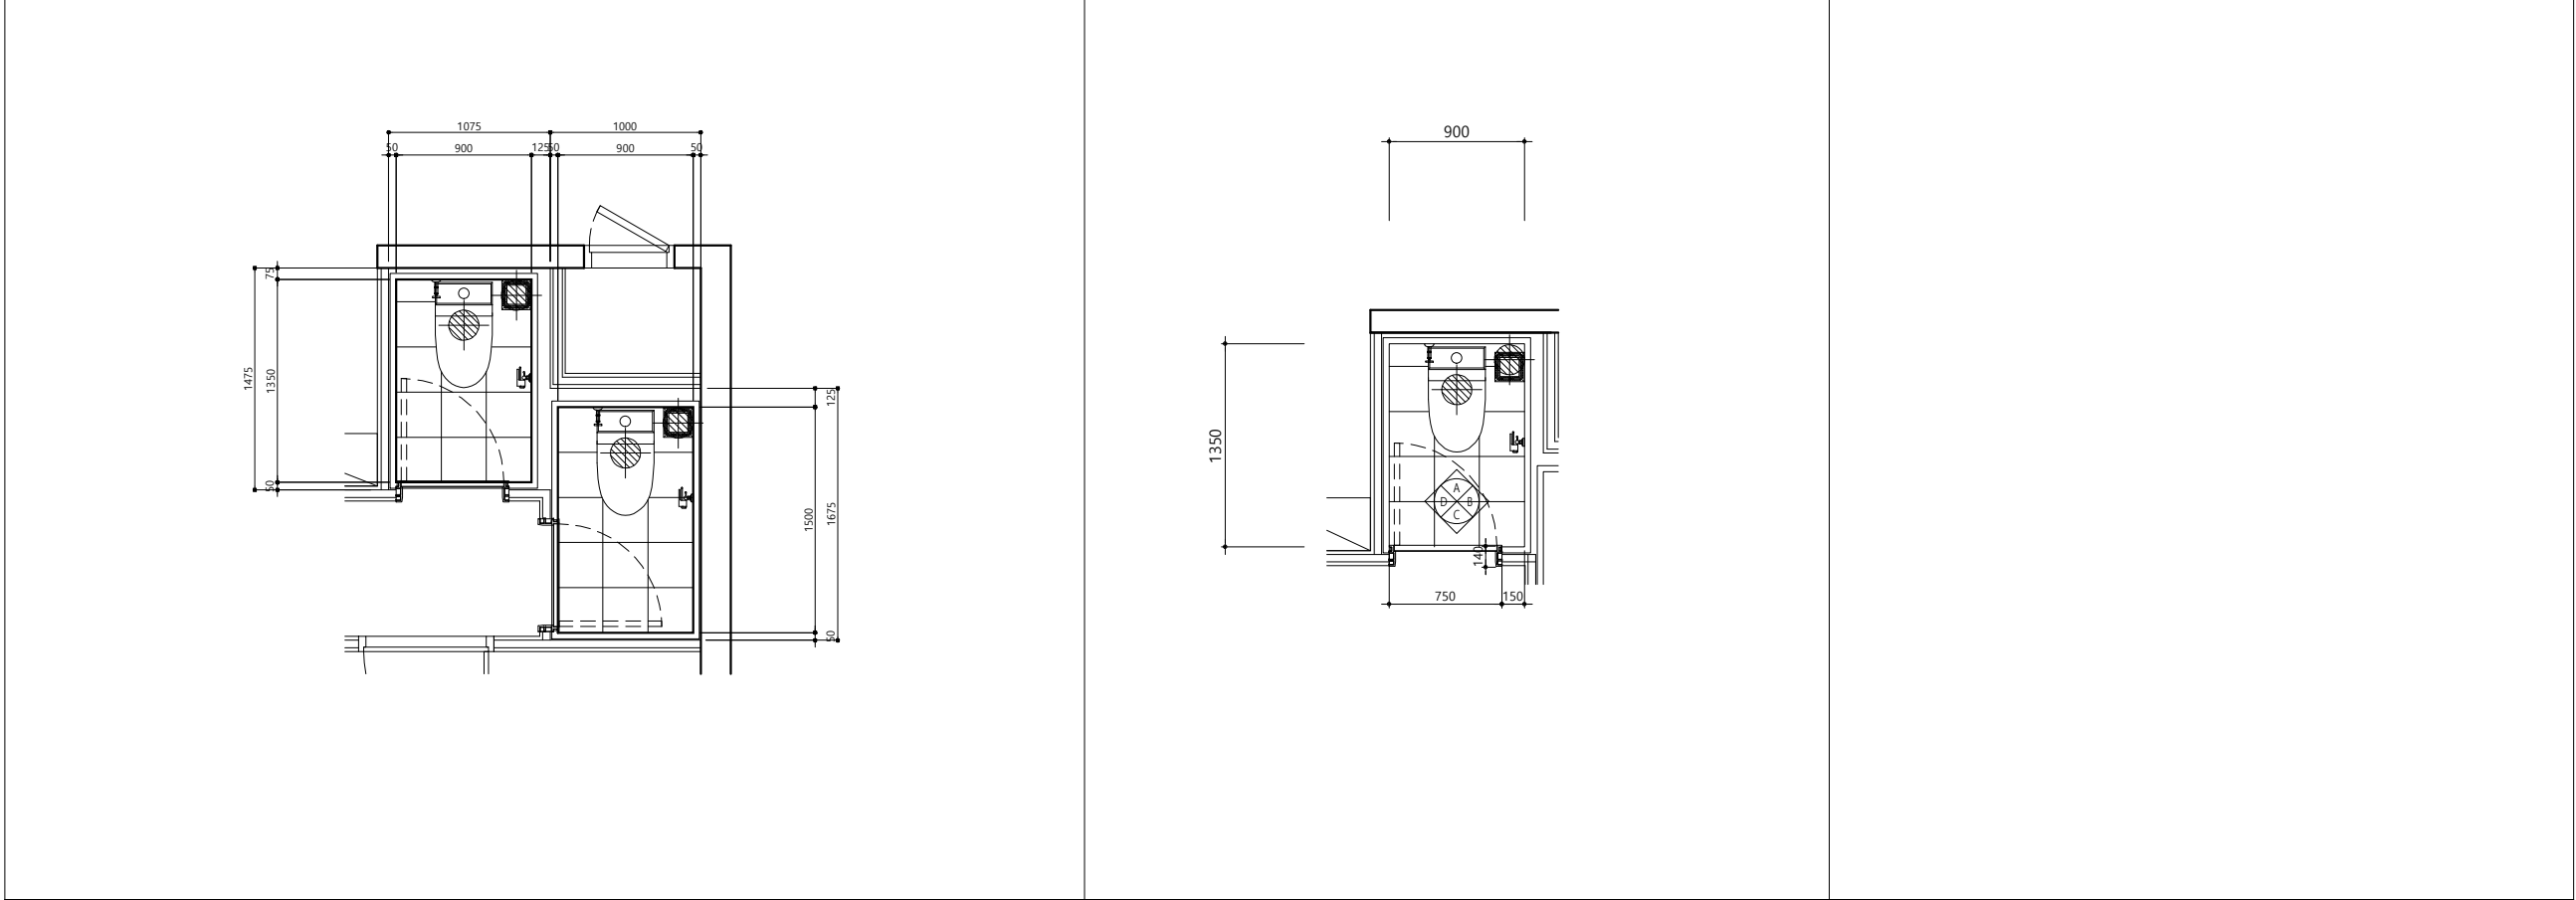

단위세대 다인실 C1-TYPE 욕실-2 슬라브 개공도

단위세대 다인실 C1-TYPE 화장실 평면도

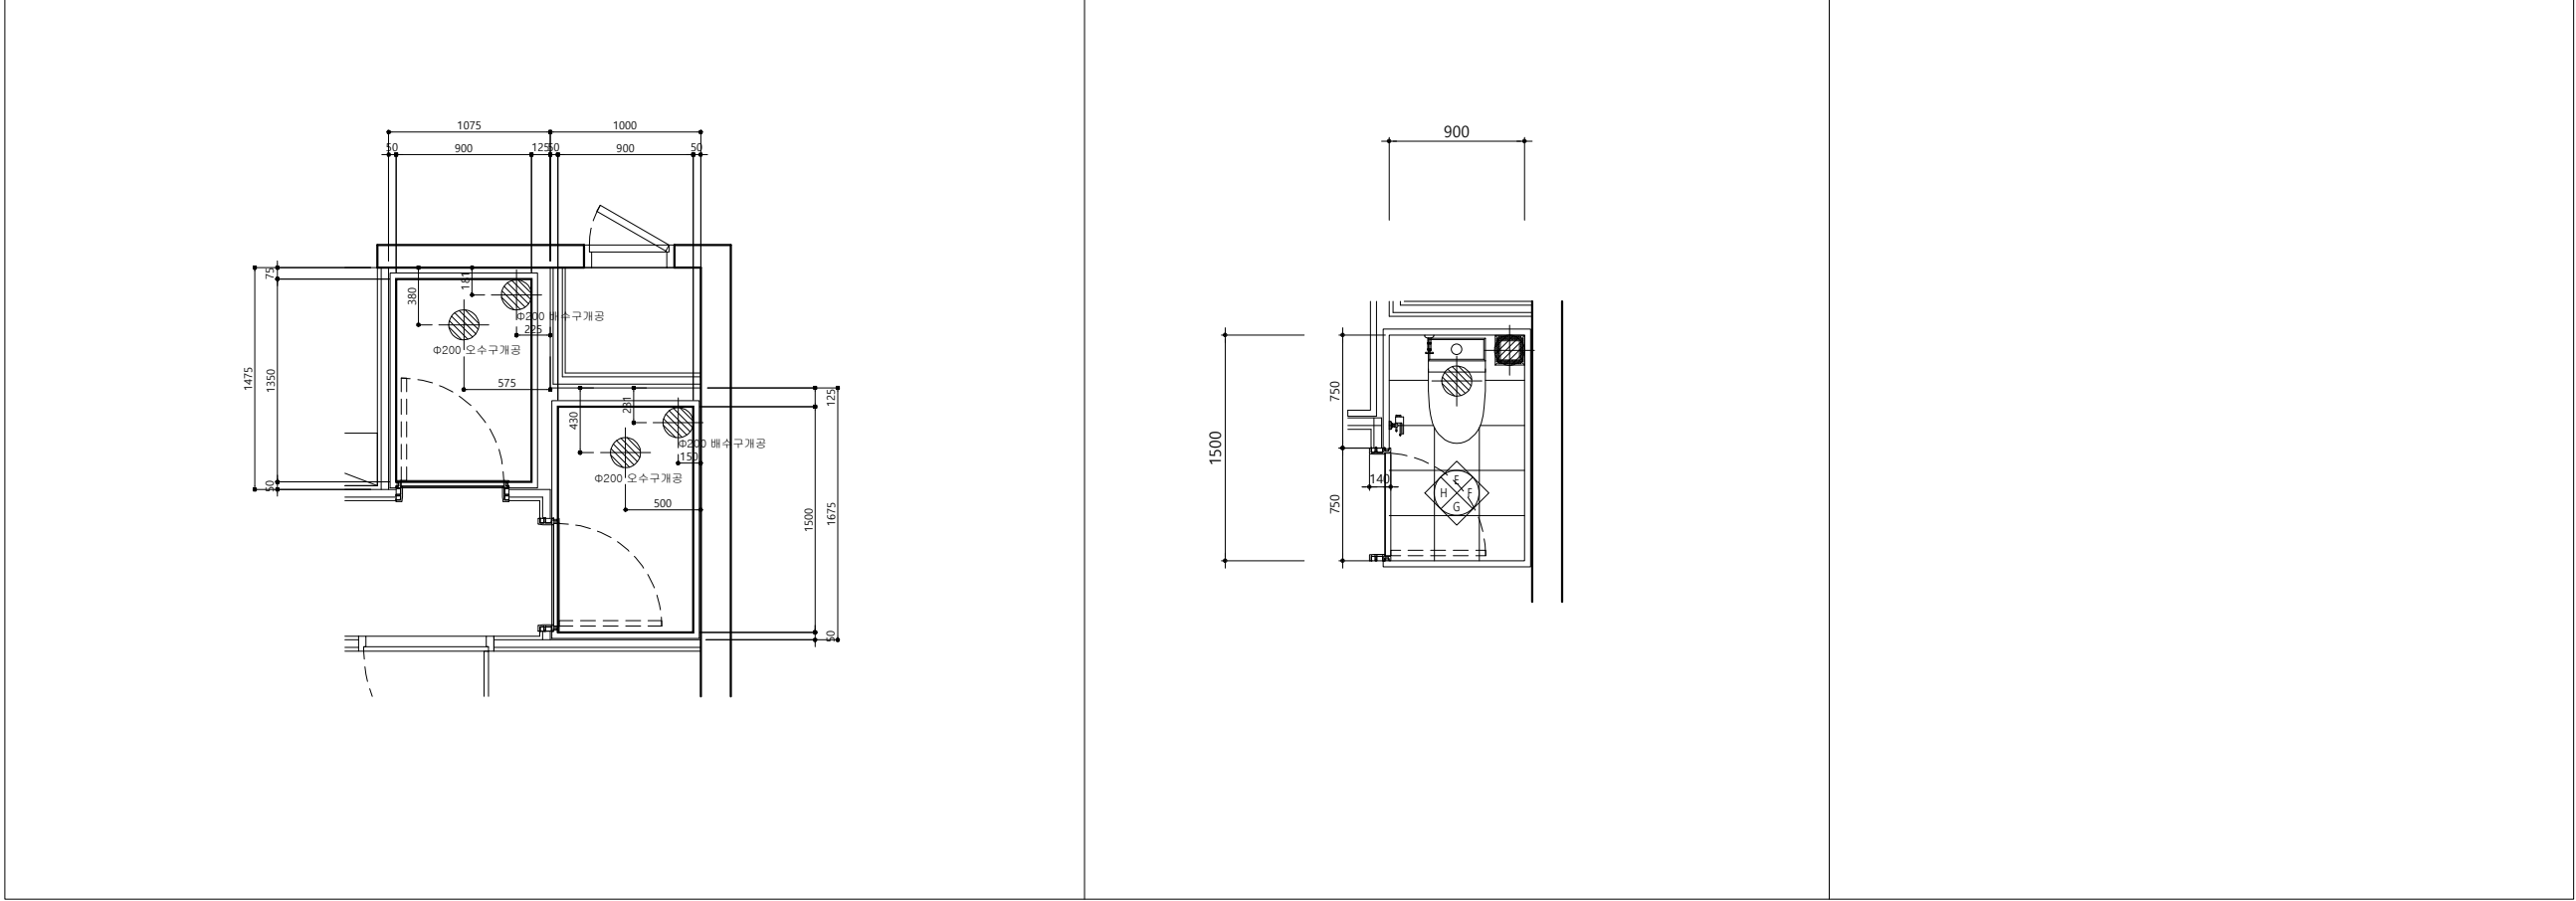

설계조정

1. UBR 시스템 세면실 SPEC-화장실

구 분	내 용
본 체	바닥 FRP방수판+TILE(300X300)+배수트랩
	벽 CB벽판넬+TILE(300*600)
	천정 ABS천정
	배관 PB배관재 16A
양변기	CC-258(절수형)
청소수전	DL-S4192
액세서리	HA-103(휴지걸이)
욕실장	PS천면장(2도어 600*900)
도어하부실	안조대리석
환풍기	JV-201S
욕실등	전기공사본
방습콘센트	전기공사본
문틀,문턱	건축공사본

강원랜드

강원랜드

기숙사 추가건립 공사
실시설계용역

시설품 이름

E동 기숙사

프로젝트 이름

프로젝트 EBP 코드

공종분야

발행목적

인테리어

건축

납품용

설계사무소

주. 다올건축사사무소

ARCHITECTS & PLANNERS, LTD.

서울시 서초구 명달로 65 일층 B/D 7F

TEL : (02)523-1474, FAX : (02)523-1475

영지나여협

인테리어

(주)은민에스앤디

구 조

(주)아이맥스트럭처

토 목

케이엔씨컨설턴트(주)

조 란

(주)이공조경설계와시공

기 계

(주)미도설비기술사사무소

전 기

(주)더힐이앤씨

통 신

(주)더힐이앤씨

소 방

(주)미도설비기술사사무소, (주)더힐이앤씨

설계감독 승인

설계감독 승인날짜

2022. 07

도면제출 날짜

2022. 07

도면제출 책임자

신동재

검토자

어윤하

작성자

양진서

건축	구조	토목	조경
기계	전기	통신	소방

△			
△			
△			
REV.	DATE	DESCRIPTION	

단위세대 화장실 상세도-18

축척/SCALE

A1: 1/25

A3: 1/50

도면번호/DRAWING NO.

A04-218


판별번호/SHEET NO.

-

REV. NO.

△


단위세대 다인실 A1, C1-TYPE 화장실-1 'A'면 전개도				단위세대 다인실 A1, C1-TYPE 화장실-1 'C'면 전개도				단위세대 다인실 A1, C1-TYPE 화장실-2 'E'면 전개도				단위세대 다인실 A1, C1-TYPE 화장실-2 'G'면 전개도				설계조정																																			
																1.																																			
단위세대 다인실 A1, C1-TYPE 화장실-1 'B'면 전개도				단위세대 다인실 A1, C1-TYPE 화장실-1 'D'면 전개도				단위세대 다인실 A1, C1-TYPE 화장실-2 'F'면 전개도				단위세대 다인실 A1, C1-TYPE 화장실-2 'H'면 전개도																																							
건축주 강원랜드				프로젝트 이름 기숙사 추가건립 공사 실시설계용역 시설품 이름 E동 기숙사				프로젝트 EBP 코드 공종분야 발행목적 건축 납품용				설계사무소 주. 다울건축사사무소 ARCHITECTS & PLANNERS, LTD. 서울시 서초구 명달로 65 일층 B/D 7F TEL : (02)523-1474, FAX : (02)523-1475				영지나여협 인테리어 (주)은민에스앤디 구 조 (주)아이맥스트럭처 토 목 케이엔씨컨설턴트(주) 조 경 (주)이공조경설계와시공				기계 (주)미도설비기술사사무소 전기 (주)더힐이엔씨 통신 (주)더힐이엔씨 소 방 (주)미도설비기술사사무소, (주)더힐이엔씨				설계감독 승인 설계감독 승인날짜 2022. 07 도면제출 책임자 신동재 검토자 어윤하 작성자 양진서				<table><tr><th>건축</th><th>구조</th><th>토목</th><th>조경</th></tr><tr><td></td><td></td><td></td><td></td></tr><tr><td>기계</td><td>전기</td><td>통신</td><td>소방</td></tr><tr><td></td><td></td><td></td><td></td></tr></table>				건축	구조	토목	조경					기계	전기	통신	소방					단위세대 화장실 상세도-19 축척/SCALE A1: 1/25 도면번호/DRAWING NO. A04-219 판별번호/SHEET NO. - REV. NO. △			
건축	구조	토목	조경																																																
기계	전기	통신	소방																																																

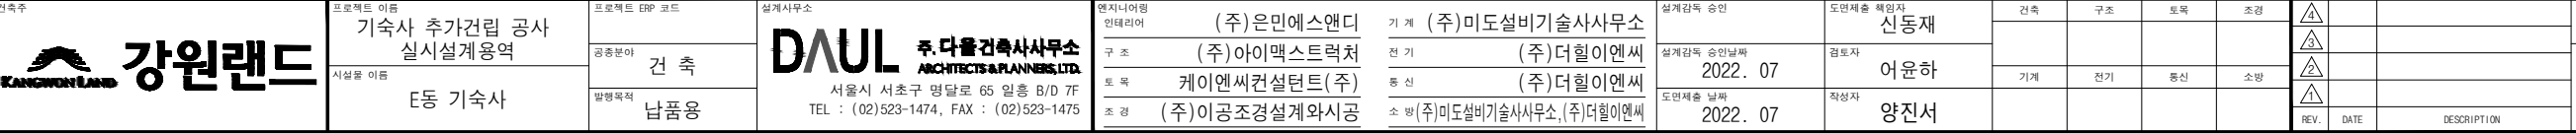

FRP 종,횡단면 상세도(1인실)					
축척/SCALE	도면번호/DRAWING NO.				
A1: NONE	A04-301				
A3: NONE	<table border="1"> <tr> <td>관절번호/SHEET NO.</td> <td>REV. NO.</td> </tr> <tr> <td>-</td> <td>△</td> </tr> </table>	관절번호/SHEET NO.	REV. NO.	-	△
관절번호/SHEET NO.	REV. NO.				
-	△				

시스템욕실 배선도 및 업무SCOPE

1. MAIN선과의 접속제외
2. 외부 SWITCH제외(납품 및 시공)

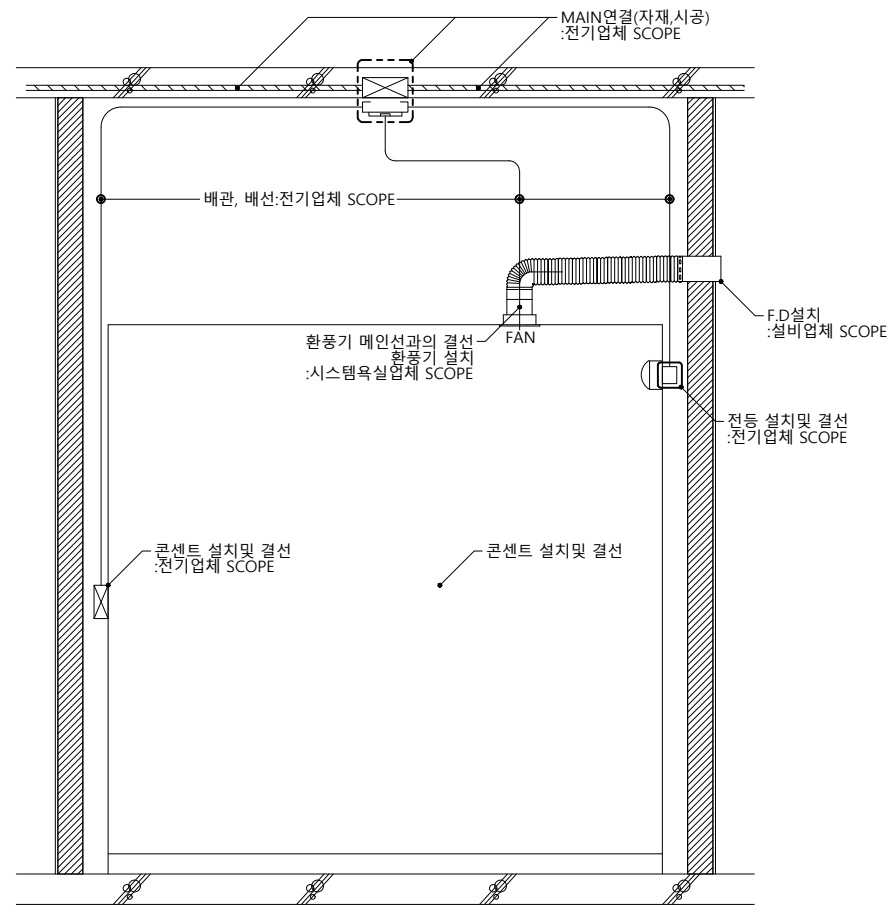


* UBR 공사한계

구 분	기계설비		전기설비	
욕 실	U B R	기 계 업 체	U B R	전 기 업 체
	환풍기	F.D+주름관	환풍기	메인 및 설치위치 배관,배선
	배관재	급수/급탕 말단밸브연결	환풍기	메인 및 설치위치 배관,배선
		오/배수 횡주관/엘보 연결		

시스템욕실 배관, 설비 및 업무SCOPE

1. 오,배수용 슬리브매설 및 제거는 기계설비 SCOPE

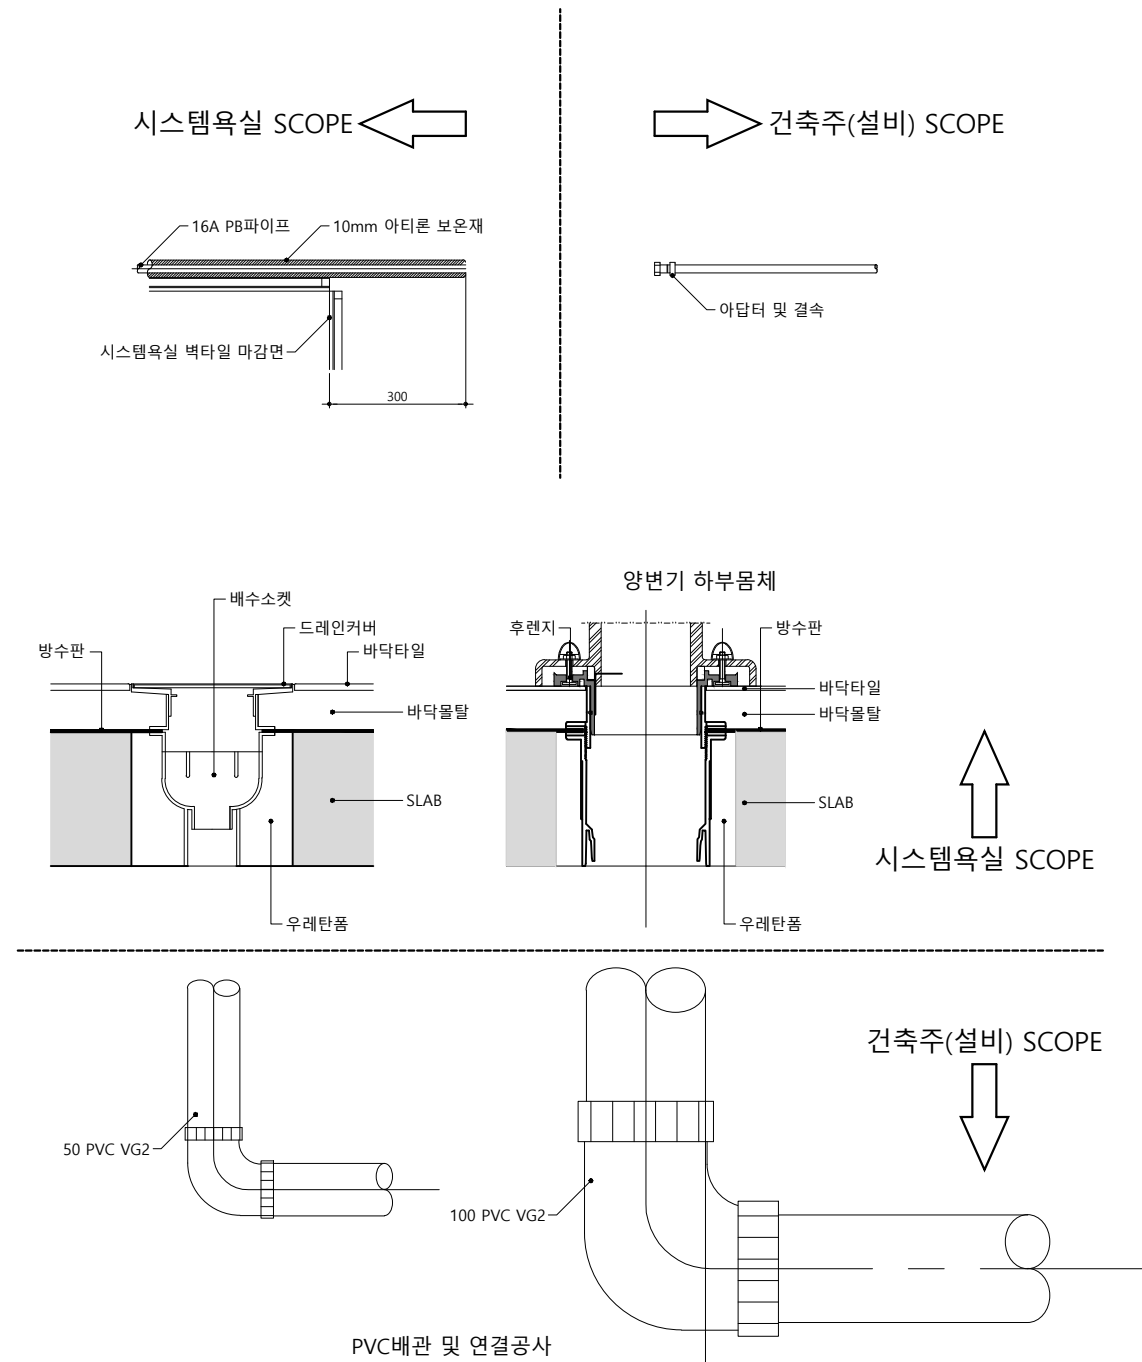

설계조정

1.