

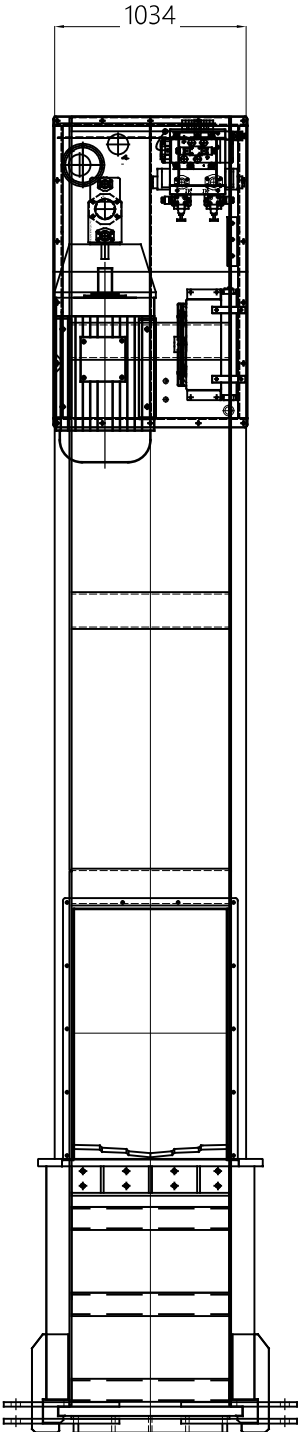


재활용품 압축기

NO	DESCRIPTION	SPECIFICATION	MAT'L	Q'ty	REMARKS
1	프레임	ㄷ-200*80 등	SS275	1	-
2	메인 실린더	Ø250*2850ST	S45C	1	-
3	압축 푸셔	-	SS275	1	-
4	유압 유닛트	55kW*4P	-	1	-
5	호퍼	3.2T, 4.5T	SS275	1	-
6	도어 실린더-1	Ø100*1200ST	S45C	2	-

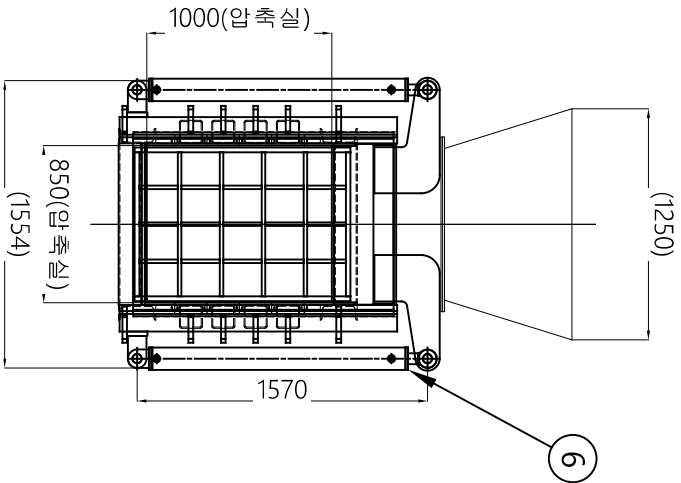

SPECIFICATION					
기기번호	-				
기기명	재활용품 압축기				
형식	유압식 반자동 원배일배출식				
용량	1.2 ton/hr				
압축물	W0.85m x H1.0m x L1.3m~1.4m				
동력	55kW				
수량	1대				

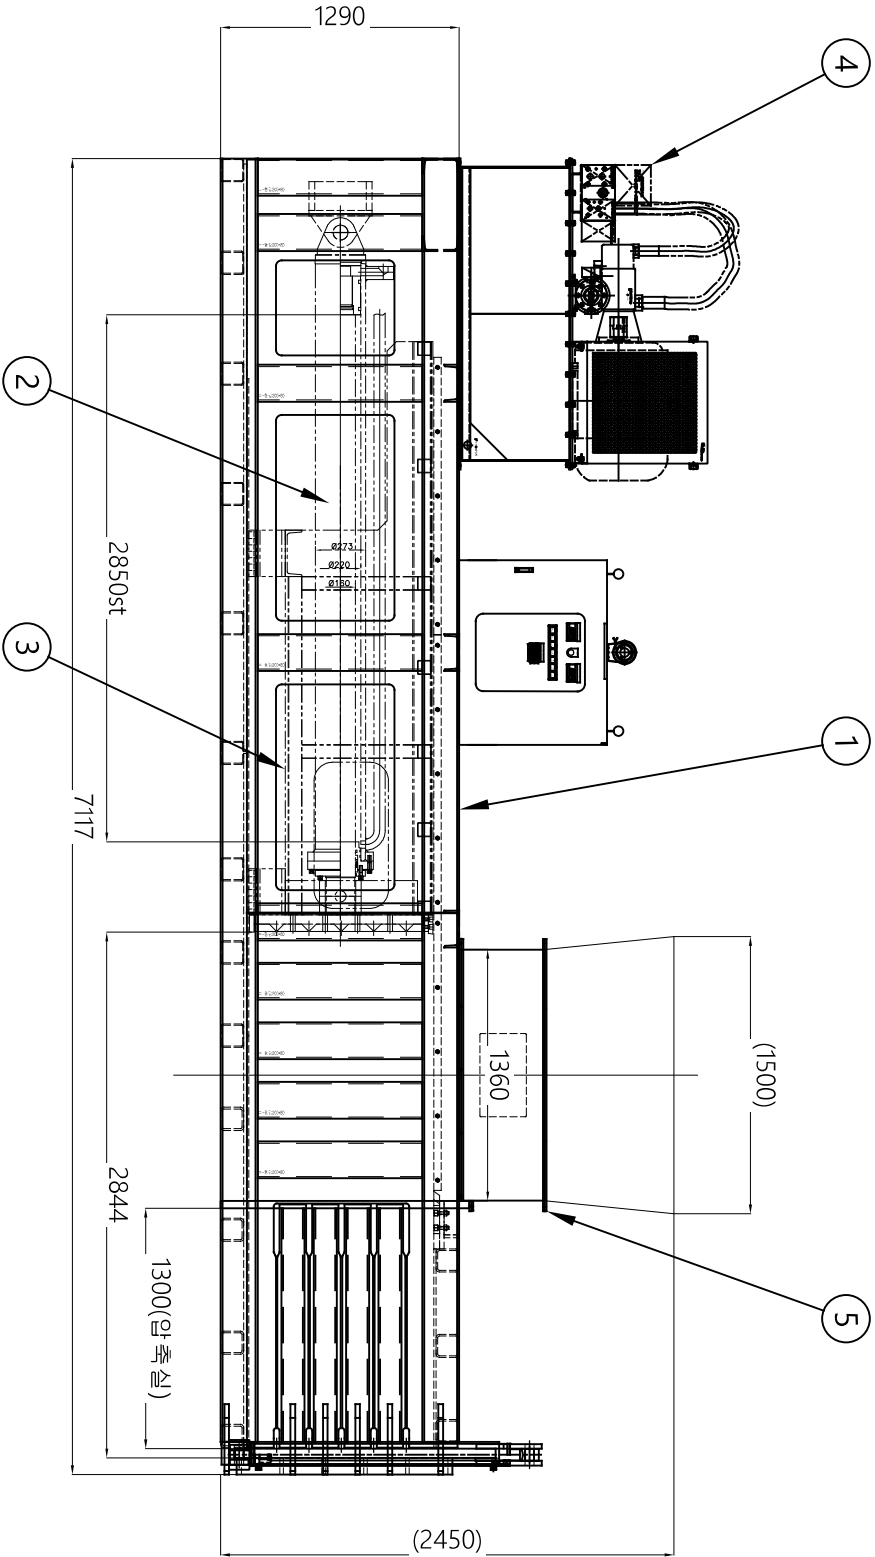

주) 본 도면은 성능향상 및 현장 여건에 따라 변경되어 질 수 있음.

시행청



공급사

공사명
춘천시 공공재활용선별장 현대화사업
재활용품 압축기 구매

설계일자
2026.01

축척
1/80

도면명
재활용품 압축기_조립도

도면번호
M-P001

제출	개정 내용	일자	승인	검토	설계
△					