

열선시스템 설계 평면도


Snow Melting System

[[3권역]신흥로16길 17 ~ 신흥로18길 21-16 도로열선 설치]


용산구청

열선시스템 전체 평면도

[경사로 연장 : 145m / 1개 차로]

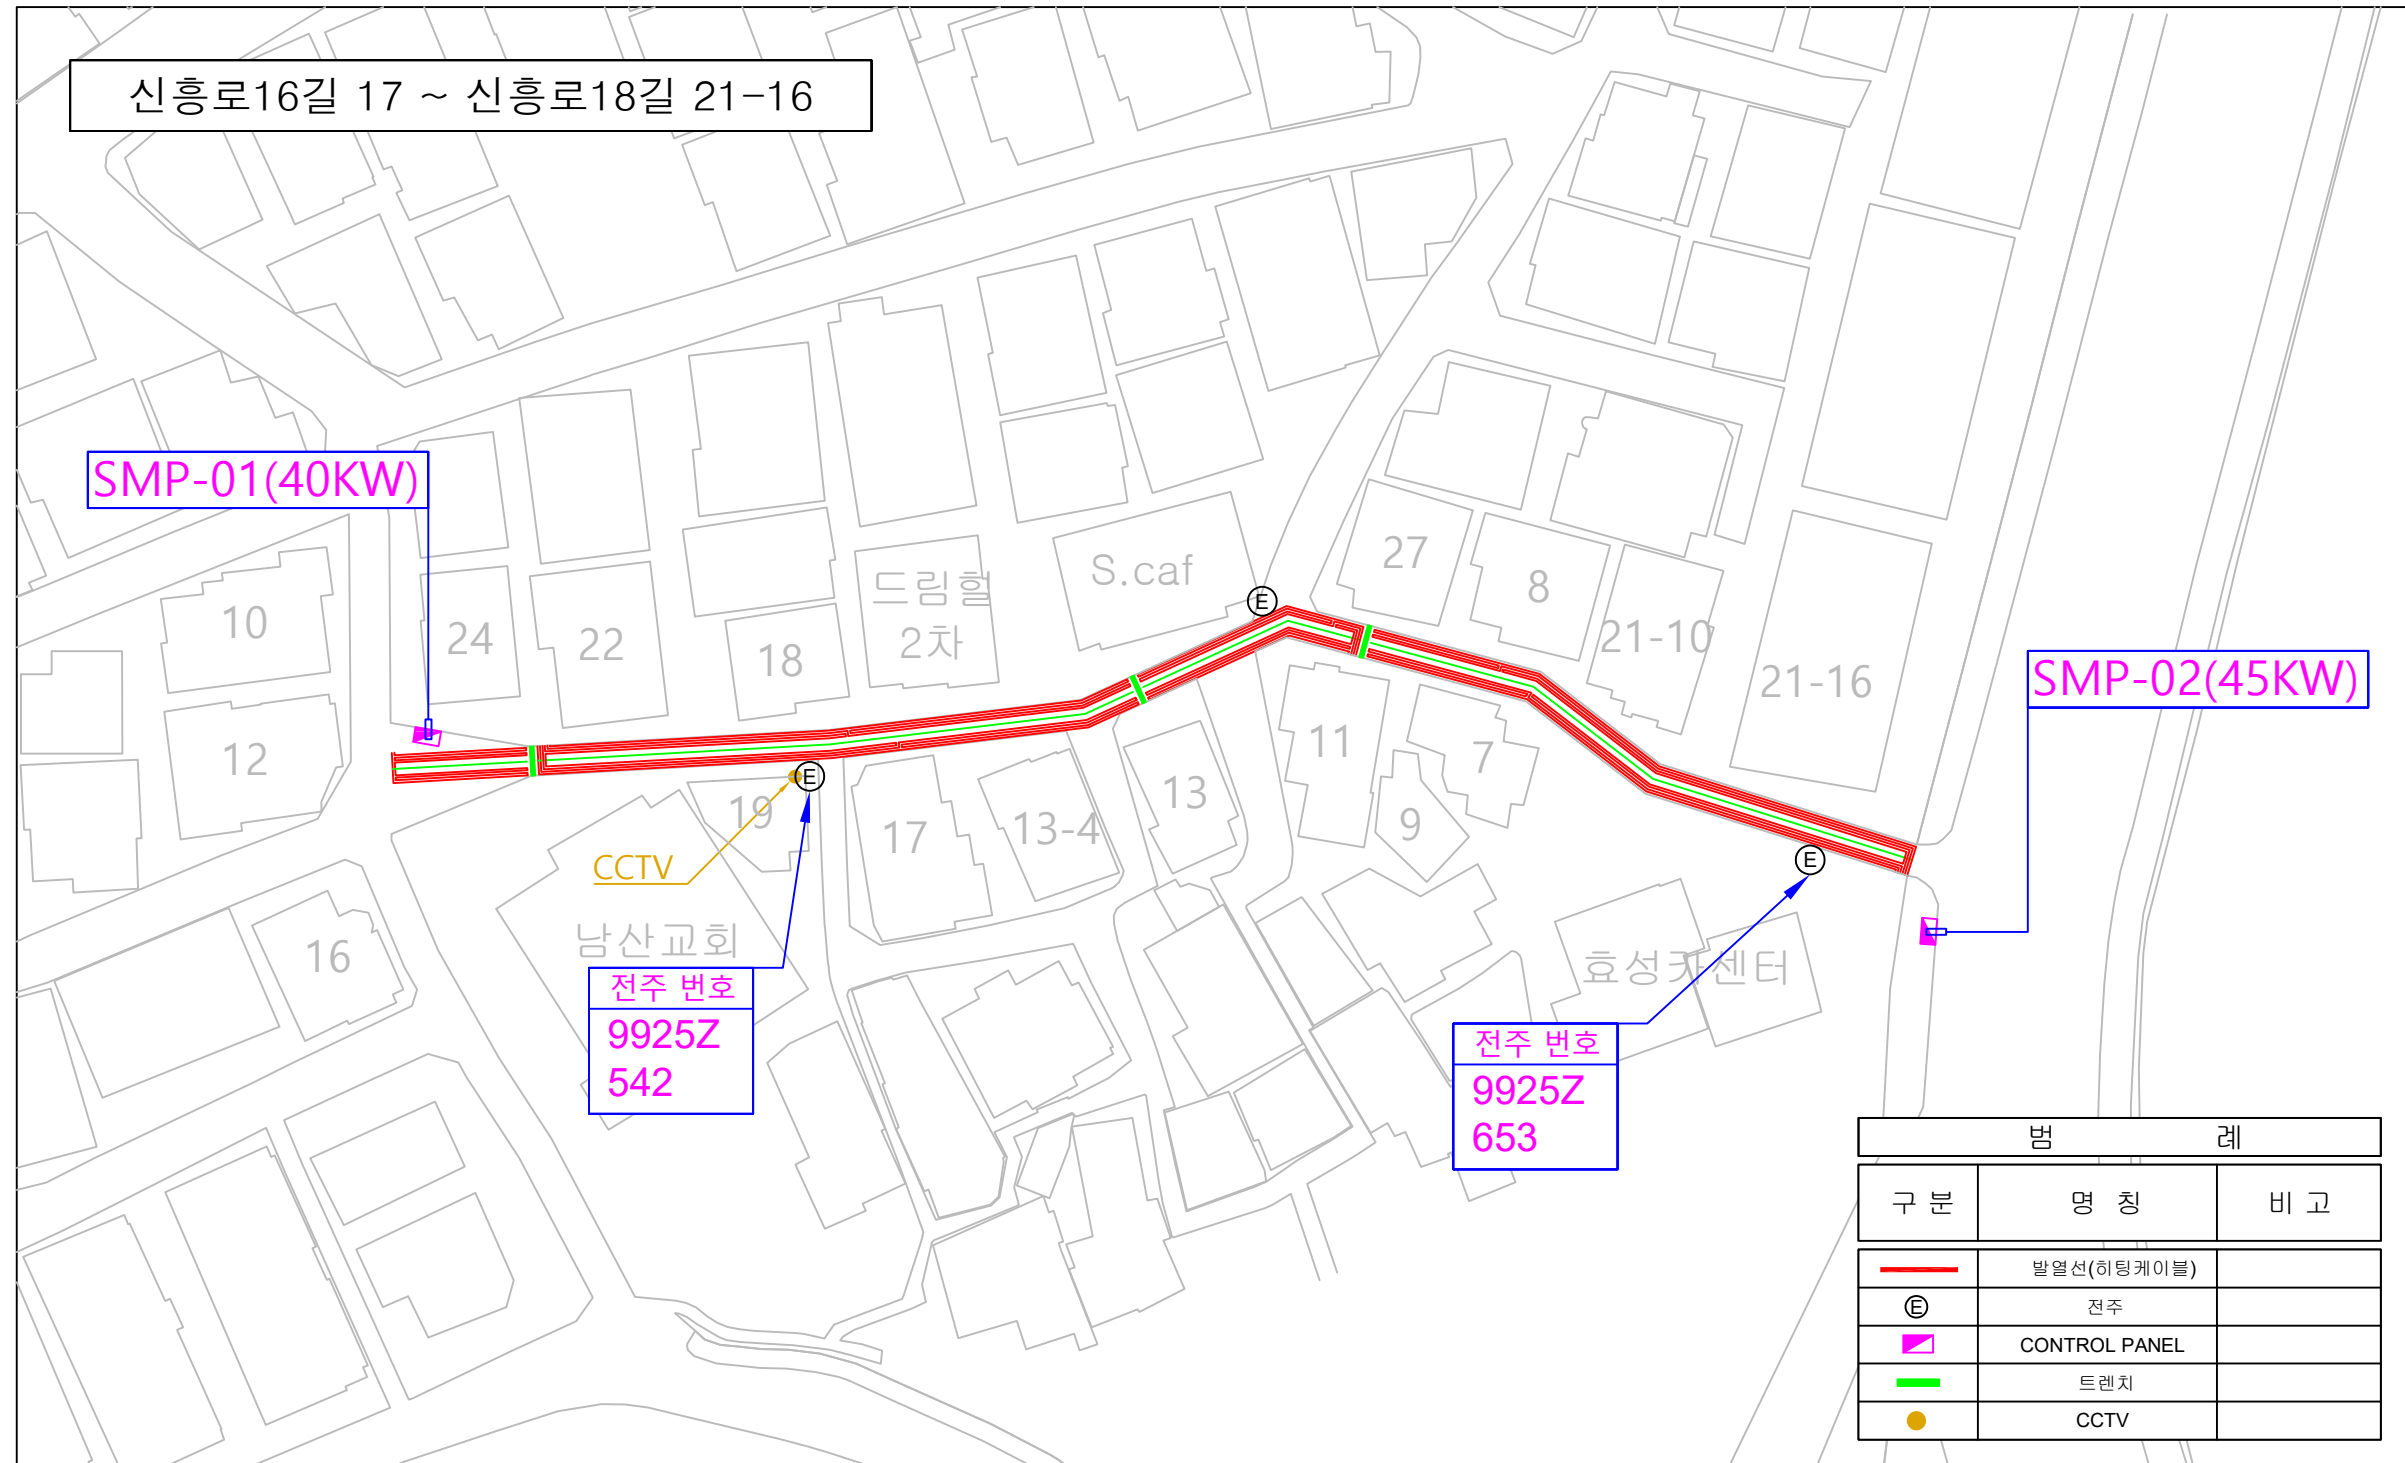


사업명	시행청	시공회사	축척	설계일자	도면명	도면번호
[3권역]신흥로16길 17 ~ 신흥로18길 21-16 도로열선 설치	용산구청	KMIC (주)한국엠아이씨	A3: 1/NONE	2026.06	열선시스템 전체 평면도	KMIC-SM-EP-01

 


사 업 명	시 행 청	시 공 회 사	축 척	설 계 일 자	과 업 창 의 자		도 면 명	도면번호
					과 업 박 원 자	분 아 원 박 원 자		
[3권역]신흥로16길 17 ~ 신흥로18길 21-16 도로열선 설치	용산구청	 (주)한국엠아이씨	A3: 1/NONE	2026.06			표준횡단면도	KMIC-SM-EP-02


히팅케이블 상세결선도

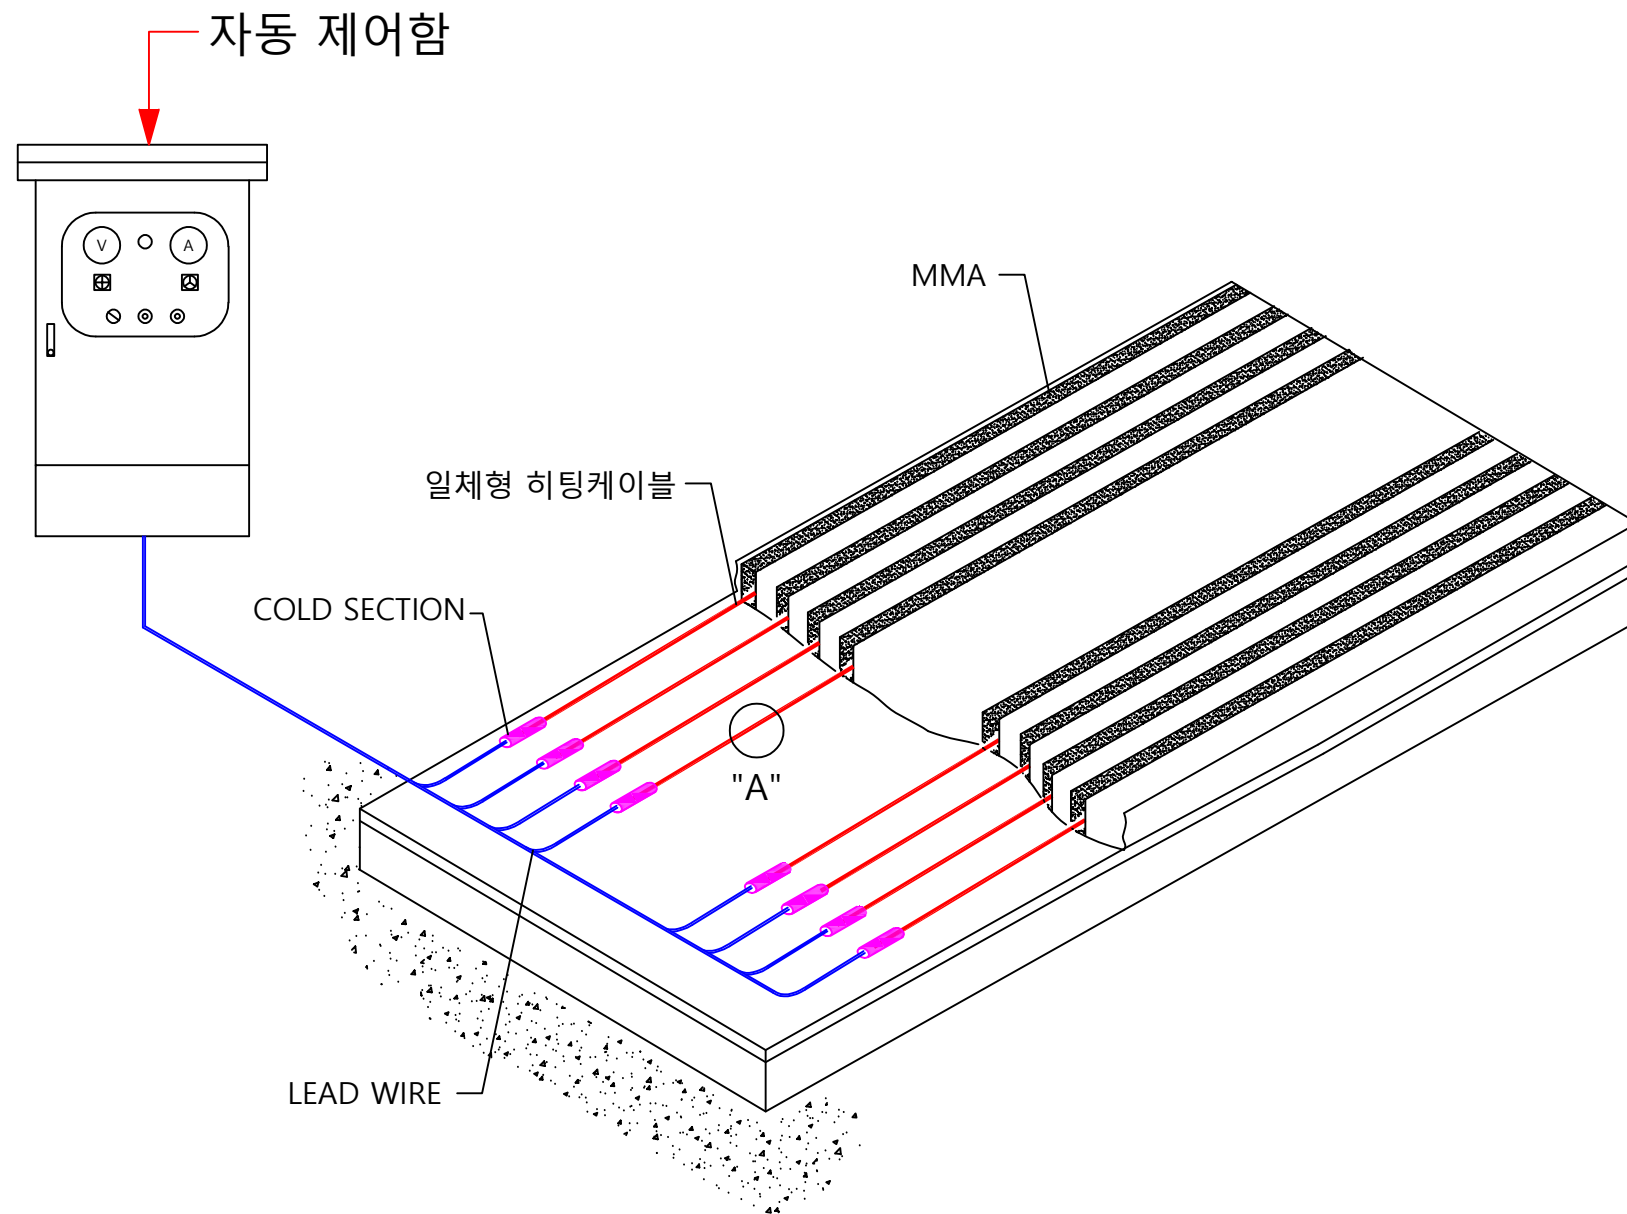

상세도 "A"

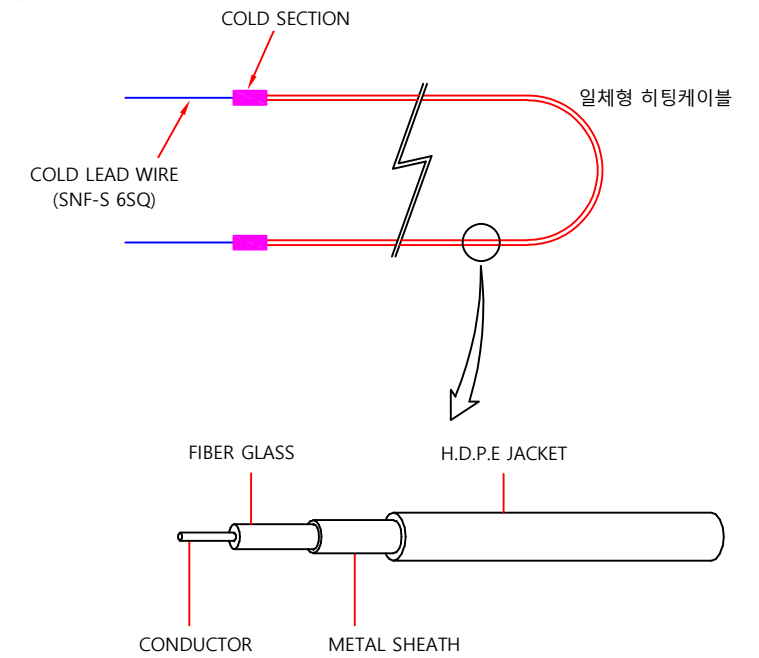

SENSOR 상세도 (DS-2C)

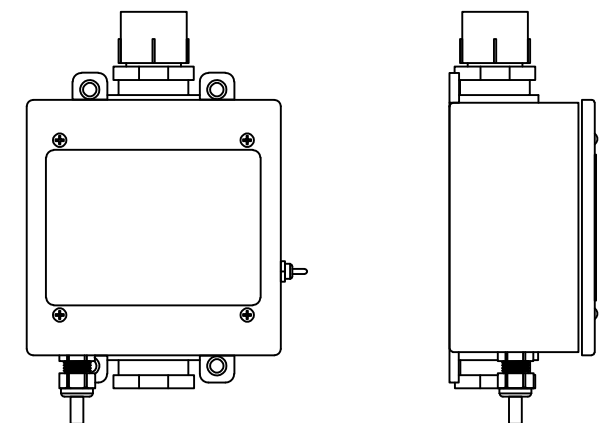

사 업 명	시 행 청	시 공 회 사	축 척	설 계 일 자	도 면 명	도면번호
[3권역]신흥로16길 17 ~ 신흥로18길 21-16 도로열선 설치	용산구청	KMIC (주)한국엠피아이씨	A3: 1/NONE	2026.06	히팅케이블 상세결선도	KMIC-SM-EP-03