

기 호	명 칭	내 용	비 고	기 호	명 칭	내 용	비 고	주 기 사 항
	천장매입형 조명기구(일반)	조명기구 상세도 참조			SYSTEM BOX(ACCESS FLOOR TYPE)	규격은 도면참조		◆ 일반사항
	천장매입형 조명기구(비상)	조명기구 상세도 참조			SYSTEM BOX(콘크리트 매입형)	규격은 도면참조		1. 본 공사는 KEC규정에 의하여 시공한다.
	천장직부형 조명기구(일반)	조명기구 상세도 참조			BUILT IN BOX(ACCESS FLOOR TYPE)	규격은 도면참조		2. 본 공사에서 사용되는 모든 기자재는 K.S 규격품 및 동등 이상의 제품을 사용한다.
	천장직부형 조명기구(비상)	조명기구 상세도 참조			플로어용 콘센트(콘크리트 매입형)	규격은 도면참조		3. 본 설계도서중 별도 명기가 없는 수치의 단위는 mm로 한다.
	레이스웨이형 조명기구(일반)	조명기구 상세도 참조						4. 모든 매입 배관은 특기가 없는한 난연성 CD 전선관을 사용한다.
	레이스웨이형 조명기구(비상)	조명기구 상세도 참조			전통/전열 분전반(PVC 기성제품)	상단까지 FL+1,800mm		(단, 이중천장, 반자 내 노출배관 STEEL전선관 사용, 습기가 있는 장소의 노출배관은
	천장노출형 조명기구(간접조명등, 일반)	조명기구 상세도 참조			전통/전열 분전반	상단까지 FL+1,800mm		비닐피복 1중급속체 가요전선관 사용, 경량벽체내 매입배관은 난연성 CD전선관 사용함것.)
	천장직부형 조명기구(사각 직부등, 유백색 커버, 일반)	조명기구 상세도 참조			동력 분전반	상단까지 FL+1,800mm		4. 모든 매입 배관은 특기가 없는한 난연성 CD 전선관을 사용한다.
	천장매입형 조명기구(사각 매입등, 유백색 커버, 일반)	조명기구 상세도 참조			조명제어 분전반	상단까지 FL+1,800mm		5. 모든 자재는 현장 반입시 감독관의 선 승인을 득한 후 반입하여야 한다.
	천장매입형 조명기구(사각 매입등, 유백색 커버, 일반)	조명기구 상세도 참조			차단기 함	상단까지 FL+1,800mm		6. 노출 전선관 및 CABLE TRAY는 1.5M이하 마다 찬셀 및 행거로 견고히 지지한다.
	천장직부형 조명기구(사각 직부등, 유백색 커버, 일반)	조명기구 상세도 참조			전력량계 함(집합용)	상단까지 FL+1,800mm		7. 특기있는 노출 전선관은 건축 천장 마감재(텍스 등)가 있는 장소는 천장 반자속 시공을 원칙으로 한다.
	천장직부형 조명기구(사각 직부등, 유백색 커버, 일반)	조명기구 상세도 참조			전력량계 함(1-UNIT)	상단까지 FL+1,800mm		8. 특기가없는 FLEXIBLE 전선관은 다음과 같이 사용할 것.
	천장직부형 조명기구(사각 직부등, 유백색 커버, 일반)	조명기구 상세도 참조			전력량계 함(2-UNIT)	상단까지 FL+1,800mm		ㄱ . 습기가 없는 장소는 고정력 비방수.
	천장직부형 조명기구(원형 직부등, 유백색 커버, 일반)	조명기구 상세도 참조						ㄴ . 습기가 있는 장소는 고정력 일반방수.
	천장직부형 조명기구(원형 직부등, 유백색 커버, 비상)	조명기구 상세도 참조			JUNCTION BOX(W/COVER)	100x100x50mm		9. 상별 전선의 색상은 다음과 같이 시공토록 할 것. L1상(갈색), L2상(녹색), L3상(회색),
	천장직부형 조명기구(원형센서직부등, 유백색 커버, 일반)	조명기구 상세도 참조			PULL BOX (규격은 도면참조)	표기외 100x100x100mm		N상(청색), 보호도체(녹색 또는 노란색)
	천장직부형 조명기구(원형센서직부등, 유백색 커버, 비상)	조명기구 상세도 참조			1Φ 동력용 모터, 후백시블 전선관 연결(규격은 도면참조)	전통기 기계설비공사		
	벽부형 조명기구(벽부등, 유백색 커버, 일반)	조명기구 상세도 참조	H:FL+1,800mm		3Φ 동력용 모터, 후백시블 전선관 연결(규격은 도면참조)	전통기 기계설비공사		◆ 폴박스(PULL BOX) 규격
	벽부형 조명기구(벽부등, 유백색 커버, 비상)	조명기구 상세도 참조	H:FL+1,800mm		접지시험 단자함(1CCT)	하단까지 FL+500mm		P. 15. 10. ① : 폴박스 약호 ② : 폴박스의 가로x세로 규격 (15 = 150x150)
	천장매입형 조명기구(다공라이트, 일반)	조명기구 상세도 참조			접지시험 단자함(규격은 도면참조)	하단까지 FL+500mm		① ② ③ ④ : 폴박스의 길이 규격 (10 = 100) ④ : P1510 = 폴박스 (150x150x100)
	천장매입형 조명기구(다공라이트, 비상)	조명기구 상세도 참조			접지동봉(Φ18x2,400mm)	규격은 도면참조		
	천장매입형 조명기구(다공라이트, 투명 커버, 일반)	조명기구 상세도 참조			피뢰침(3방출형)	규격은 도면참조		◆ 배관 및 배선
	천장매입형 조명기구(다공라이트, 일반)	조명기구 상세도 참조			저압용 전력 맨홀	규격은 도면참조		- 전 등 설 비
	천장직부형 조명기구(코우드펜던트, 일반)	조명기구 상세도 참조			특고압용 전력 맨홀	규격은 도면참조		———— HFIX 2.5sq x2, PE-2.5sq (16C)
	천장매입형 조명기구(스포트라이트, 일반)	조명기구 상세도 참조						———— HFIX 2.5sq x3, PE-2.5sq (16C)
	천장직부형 조명기구(스포트라이트, 일반)	조명기구 상세도 참조			CABLE TRAY & DUCT	규격은 도면참조		———— HFIX 2.5sq x4, PE-2.5sq (22C)
	옥외 보안등 조명기구(자립식, 1등용)	조명기구 상세도 참조			전선관의 입상, 통과, 입하 표시			———— HFIX 2.5sq x5, PE-2.5sq (22C)
	옥외 보안등 조명기구(자립식, 2등용)	조명기구 상세도 참조			전선관의 가로 표시			———— HFIX 2.5sq x6, PE-2.5sq (28C)
	옥외 보안등 조명기구(원형등, 자립식)	조명기구 상세도 참조			전선관의 전정 및 벽체 매입 배관, 배선 표시			———— HFIX 2.5sq x7, PE-2.5sq (28C) * 스위치 배선은 접지선 제외
	세면벽부형	조명기구 상세도 참조			전선관의 바닥 및 벽체 매입 배관, 배선 표시			———— HFIX 2.5sq x8, PE-2.5sq (28C)
	직부형	조명기구 상세도 참조			전선관의 노출 배관, 배선 표시(W/PIPE HANGER)			
	펜던트형	조명기구 상세도 참조			케이블 트레이내 배선 표시			- 전 열 설 비
	세면벽부형	조명기구 상세도 참조			전선관의 지중매설 배관, 배선 표시			———— HFIX 4sq x2, PE-4sq (16C)
					1층 가요 전선관 배관, 배선 (전등용:고장력 비방수 / 전열, 동력용:고장력 방수)			———— HFIX 4sq x4, PE-4sq (22C)
	매입연용 단로스위치 1구용(1P-15A-250V)	중심까지 FL+1,200mm						
	매입연용 단로스위치 2구용(1P-15A-250V)	중심까지 FL+1,200mm			C.H(CABLE HEAD) : 케이블 헤드	규격은 도면참조		
	매입연용 단로스위치 3구용(1P-15A-250V)	중심까지 FL+1,200mm			L.B.S(LOAD BREAKER SWITCH) : 부하 개폐기	규격은 도면참조		
	매입연용 집합스위치 (1P-15A-250V)	중심까지 FL+1,200mm			P.F(POWER FUSE) : 전력용 퓨즈	규격은 도면참조		
	조명제어 스위치	중심까지 FL+1,200mm			L.A(LIGHTING ARRESTER) : 피뢰기	규격은 도면참조		
	매입연용 삼로스위치 1구용(1P-15A-250V)	중심까지 FL+1,200mm			M.O.F(METERING OUT FIT) : 계기용 변압 변류기	규격은 도면참조		
					V.C.B(VACUUM CIRCUIT BREAKER) : 진공 차단기	규격은 도면참조		
	노출 콘센트 1구용(2P-15A-250V, 접지극부)	천장면 설치			TR.(TRANSFORMER) : 전력용 변압기	규격은 도면참조		
	노출 콘센트 2구용(2P-15A-250V, 접지극부)	천장면 설치			A.C.B(AIR CIRCUIT BREAKER) : 기중 차단기	규격은 도면참조		
	매입 콘센트 1구용(2P-15A-250V, 접지극부)	중심까지 FL+500mm			M.C.C.B(MOLDED CASE CIRCUIT BREAKER) : 배선용 차단기	규격은 도면참조		
	매입 콘센트 2구용(2P-15A-250V, 접지극부)	중심까지 FL+500mm			S.C(STATIC CAPACITOR) : 전력용 콘덴서	규격은 도면참조		
	매입 콘센트 4구용(2P-15A-250V, 접지극부)	중심까지 FL+500mm			A.T.S(AUTOMATIC TRANSFER SWITCH) : 자동 절체 스위치	규격은 도면참조		
	대기전력자동차단 콘센트 1구용	중심까지 FL+500mm			E.L.D(EARTH LEAKAGE DETECTOR) : 누전 감지기	규격은 도면참조		
	대기전력자동차단 콘센트 2구용	중심까지 FL+500mm						
	대기전력자동차단 콘센트 3구용	중심까지 FL+500mm						
	매입 콘센트 1구용(2P-15A-250V, 접지극부, 방우커버)	중심까지 FL+800mm						
	매입 콘센트 2구용(2P-15A-250V, 접지극부, 방우커버)	중심까지 FL+800mm						

1

E

범례 및 주기사항

SCALE (A1) : 1/NONE
SCALE (A3) : 1/NONE



권역책임의료기관
시설장비지원사업

ARCHITECT
THE 다 더 건축사사무소
Architects + Consultants
서울시 서초구 양재천로 129, 파크센타 2층
T 02. 574. 0107 F 02. 571. 0107

CONSULTANT
STRUCTURE A
SITE WORKS(CIVIL) A
ARCHITECTURAL LANDSCAPE A
MECHANIC (주) 정도 A
ELECTRONICAL (주) 코담기술단 A
IT & TELECOM (주) 코담기술단 A
FIRE FIGHTING (주) 정도/(주) 낙생도원방재 A

NO	ISSUE & REVISION	DATE

ISSUED FOR			
APPROVED			
ARCH.	STRL.	CIVIL.	LAND.
MECH.			
ELEC.			
TELE.			
FIRE.			


DRAWN by
CHECKED by
APPROVAL by

SCALE
A1 = 1/ NONE A3 = 1/ NONE
DATE


PROJECT CODE
DRAWING TITLE
범례 및 주기사항 (진료동)

DRAWING NUMBER
EE-002


일	반	—
비	상	—

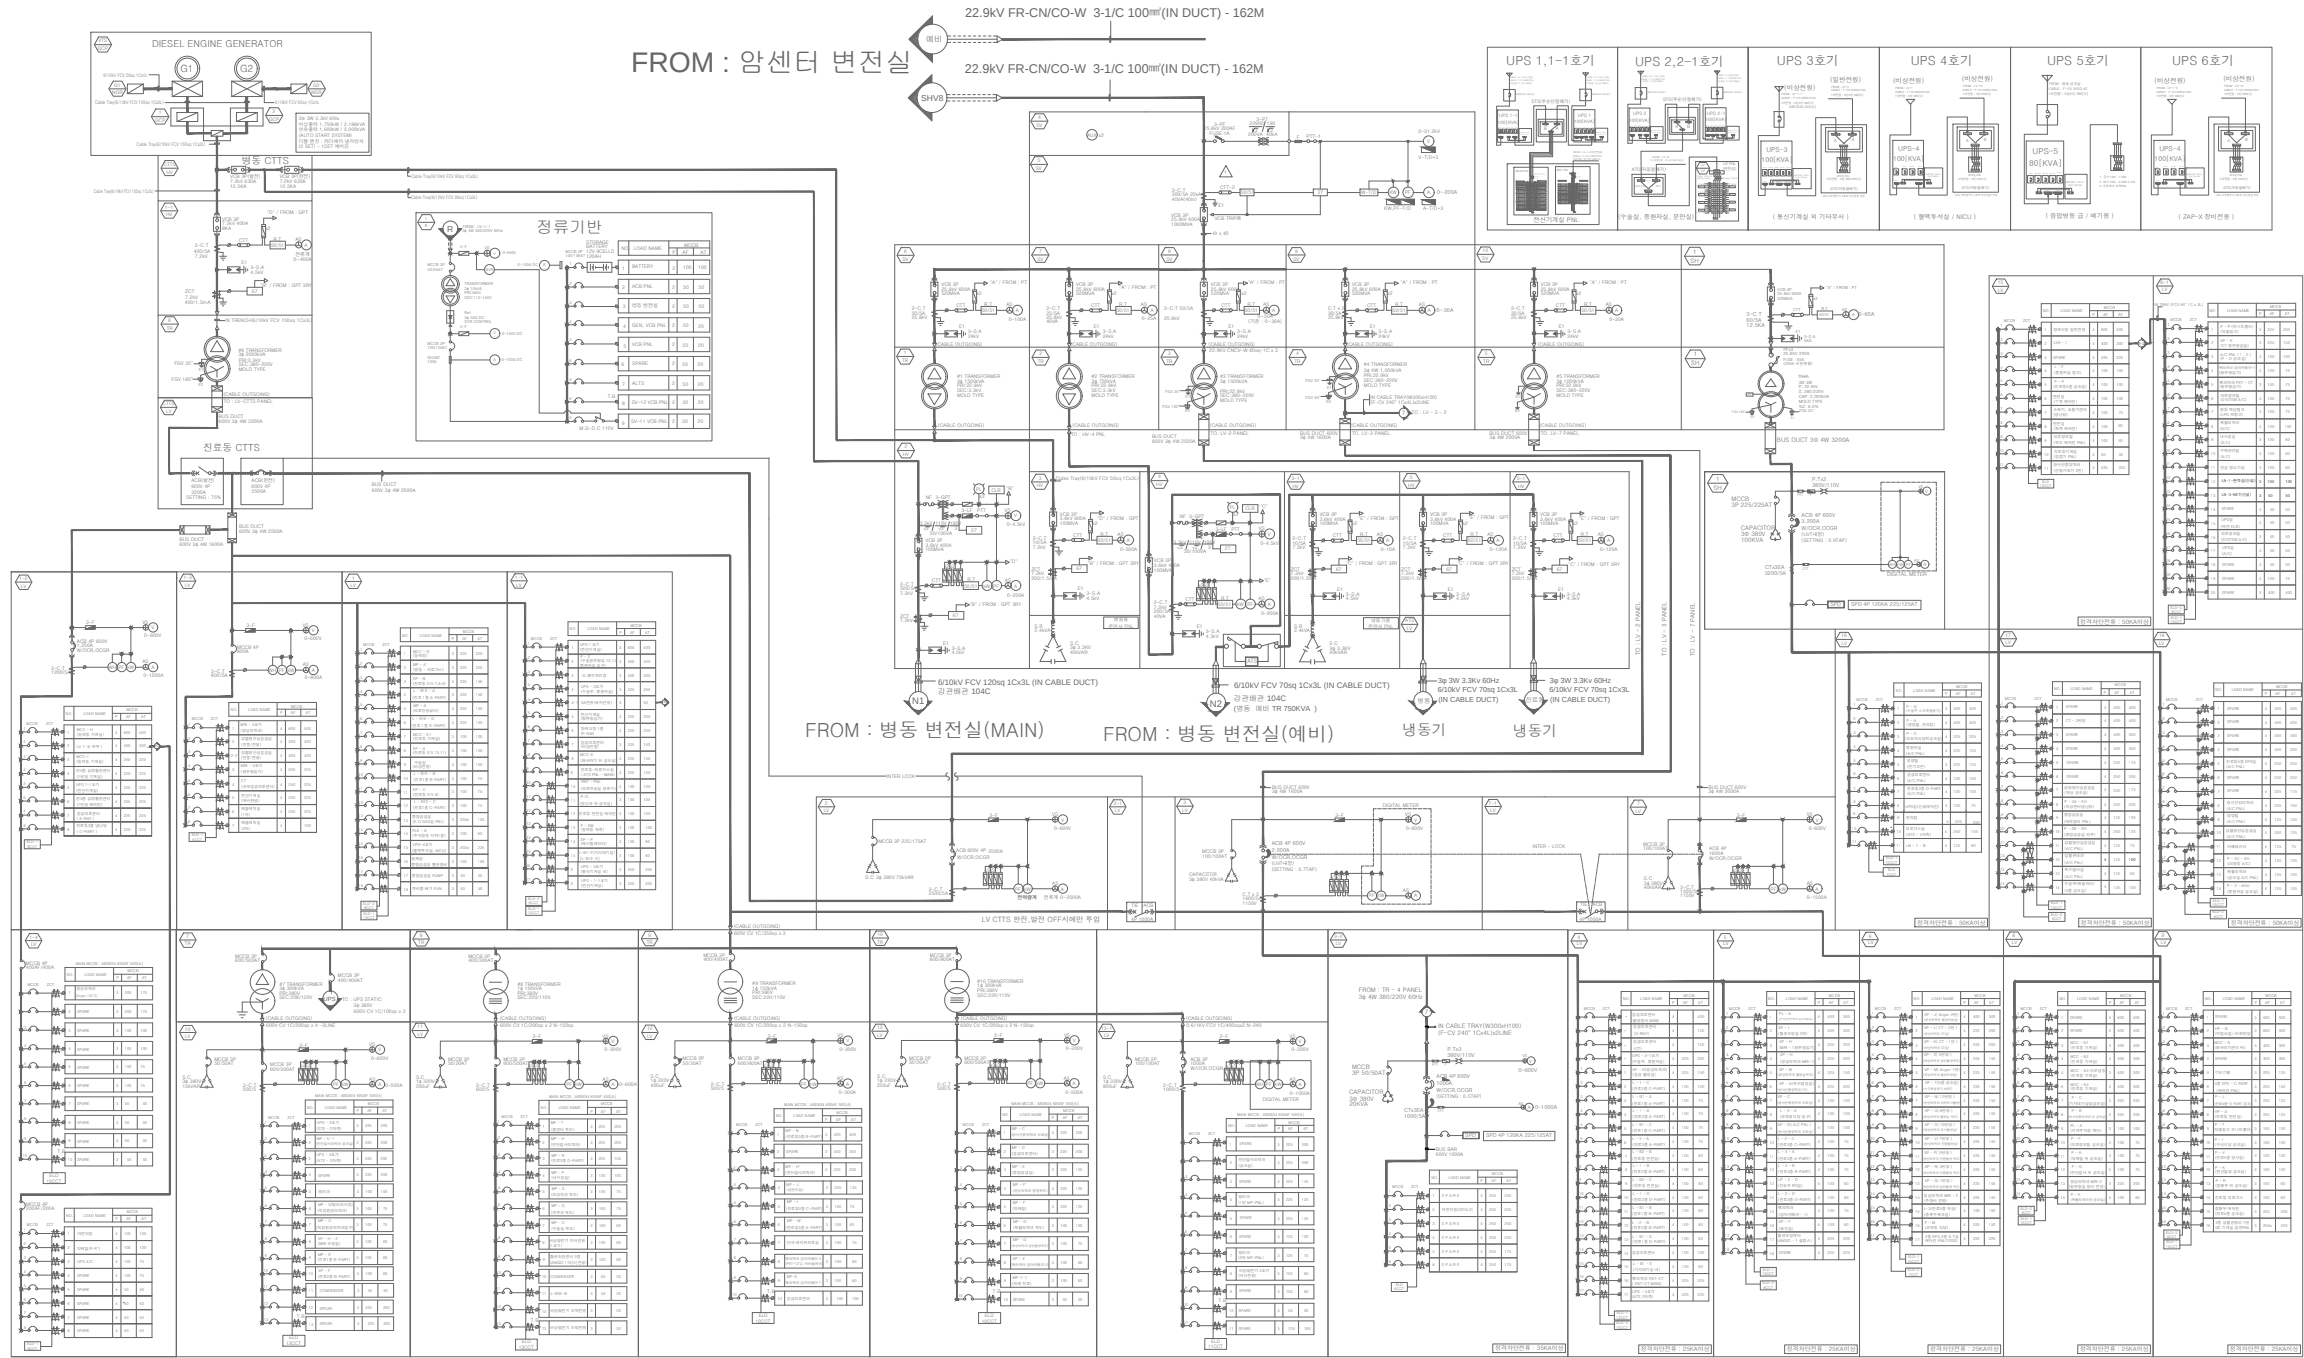

 1 진료동 수배전설비 결선도
SCALE (A1) : 1/NONE
SCALE (A3) : 1/NONE



*** 주기사항 ***			
NO	TO	FROM	CABLE SCHEDULE
Ⓛ	전기실	LN-1-관독실(신설)	F-CV 35sq 4C x1, PE-16sq (70C)
Ⓛ	전기실	LN-3-NET(신설)	F-CV 16sq 4C x1, PE-16sq (54C)
Ⓛ	전기실	P-3-공조(신설)	F-CV 25sq 4C x1, PE-16sq (54C)
Ⓛ	전기실	P-3-EHP(신설)	F-CV 240sq 1C x4, PE-120sq (104C)
①	P-3-공조(신설)	P-4-공조(신설)	F-CV 10sq 4C x1, PE-10sq (54C)
②	P-3-EHP(신설)	P-4-EHP(신설)	F-CV 70sq 1C x4, PE-35sq (82C)
■ 전등, 전열용 분전반			

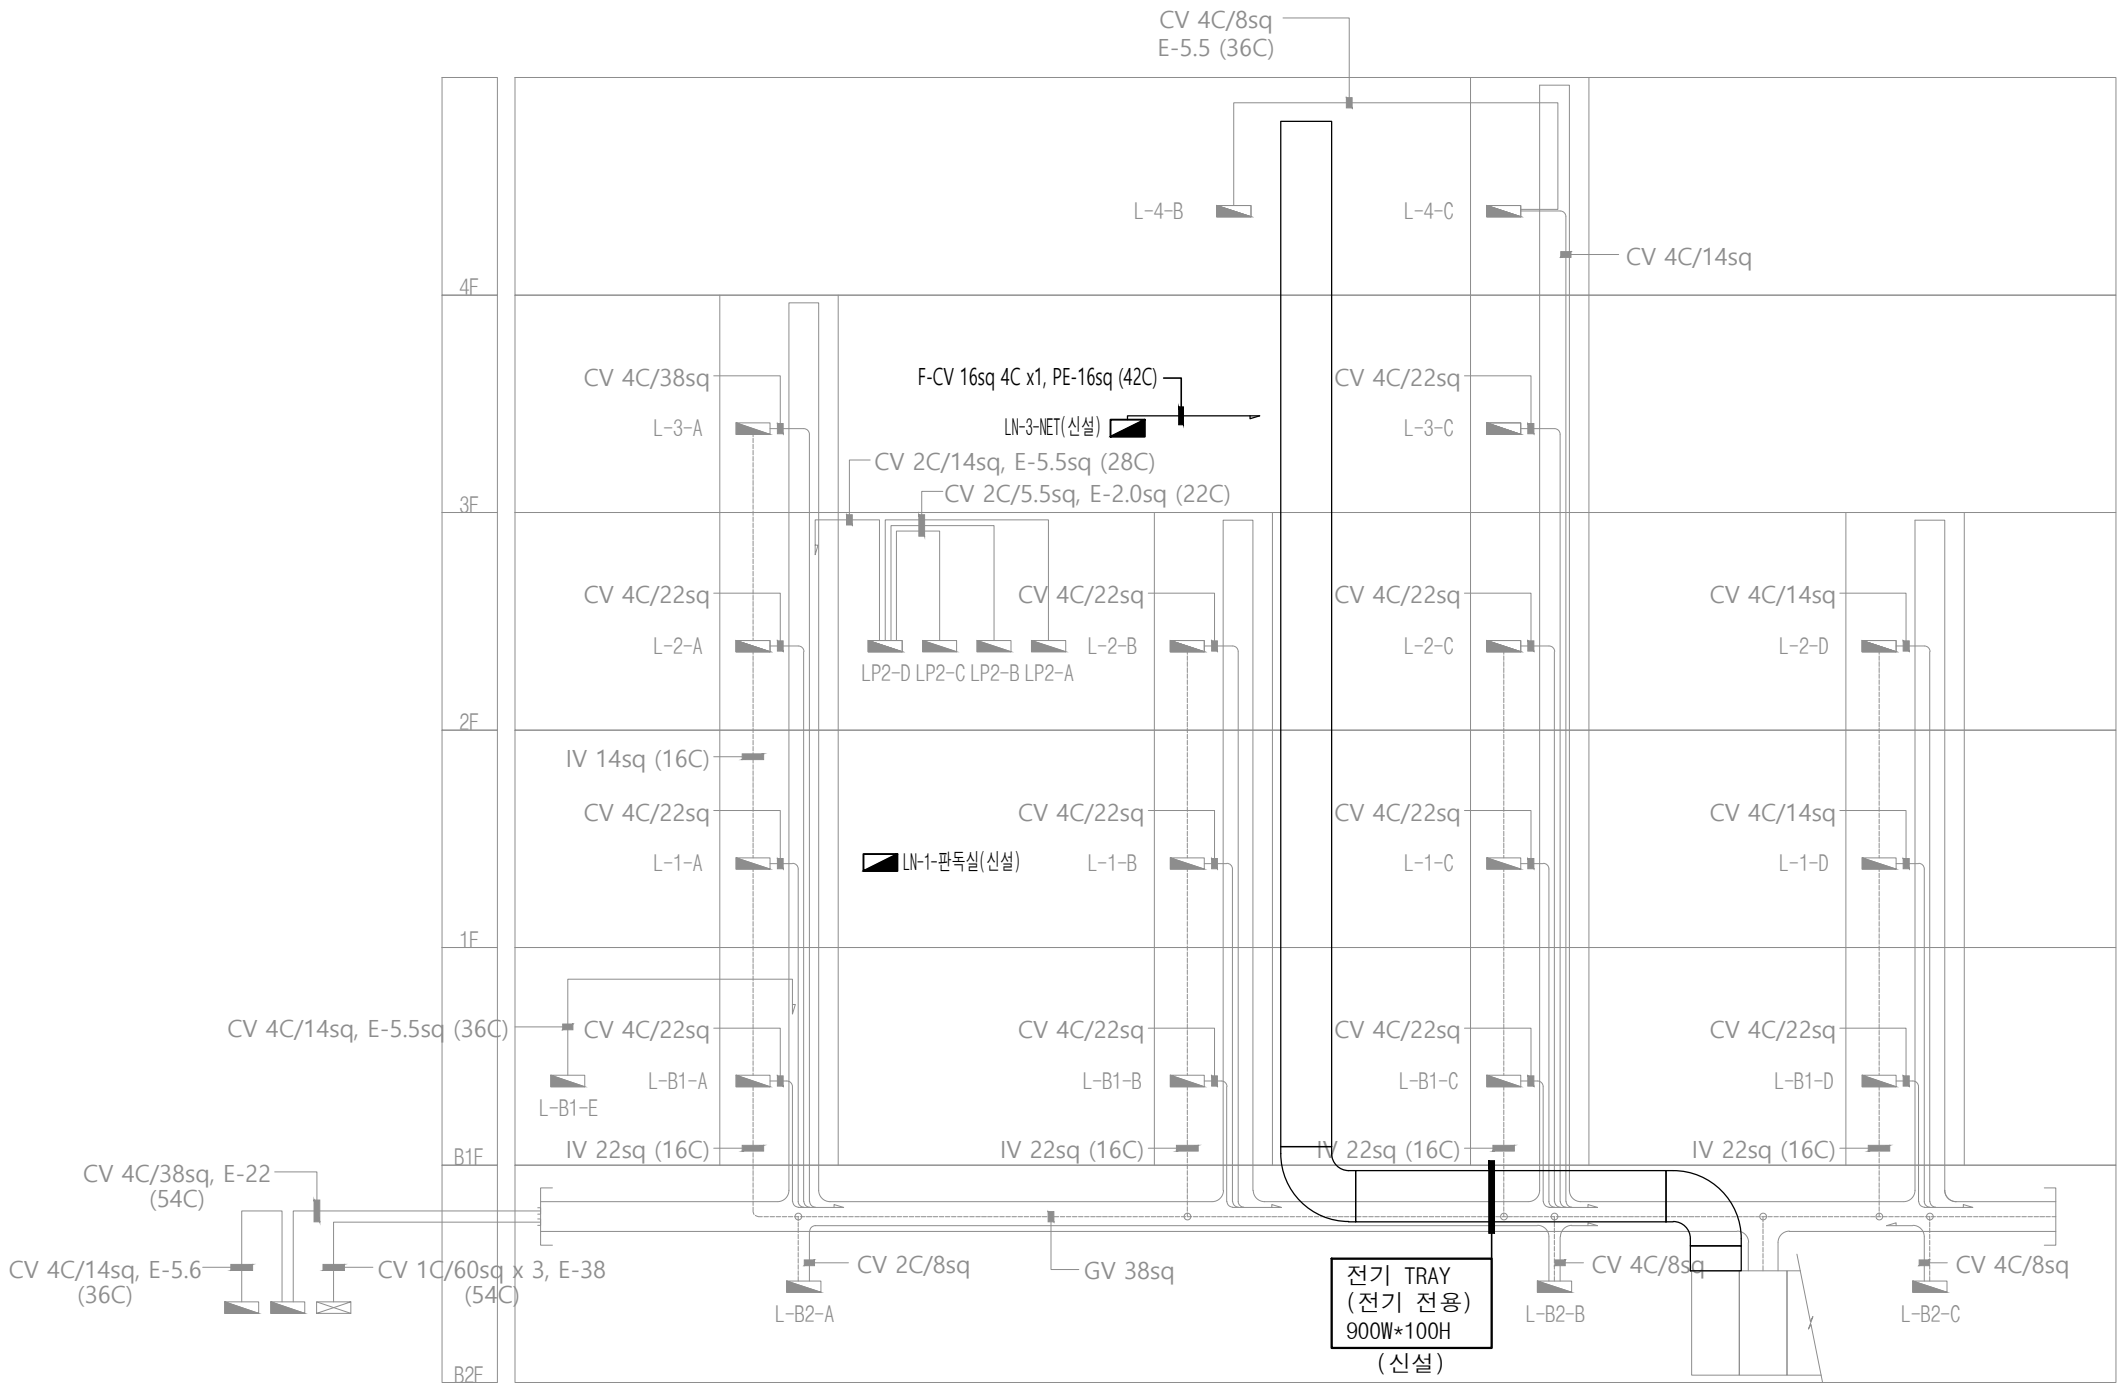

일반전원



진료동 전력 간선 계통도

SCALE (A1) : 1/NONE
SCALE (A3) : 1/NONE



권역책임의료기관
시설장비지원사업

ARCHITECT
THE 다 더 건축사사무소
Architects + Consultants
서울시 서초구 양재천로 129, 파크센타 2층
T 02. 574. 0107 F 02. 571. 0107

CONSULTANT
STRUCTURE A
SITE WORKS(CIVIL) A
ARCHITECTURAL LANDSCAPE A
MECHANIC (주) 정도 A
ELECTRONICAL (주) 코담기술단 A
IT & TELECOM (주) 코담기술단 A
FIRE FIGHTING (주) 정도/(주) 낙생도원방재 A

NO	ISSUE & REVISION	DATE

ISSUED FOR			

DRAWN by	
CHECKED by	
APPROVAL by	


SCALE	
A1 = 1/ NONE	
A3 = 1/ NONE	
DATE	

PROJECT CODE	
DRAWING TITLE	


DRAWING NUMBER	

진료동 전력 간선 계통도


EE-011

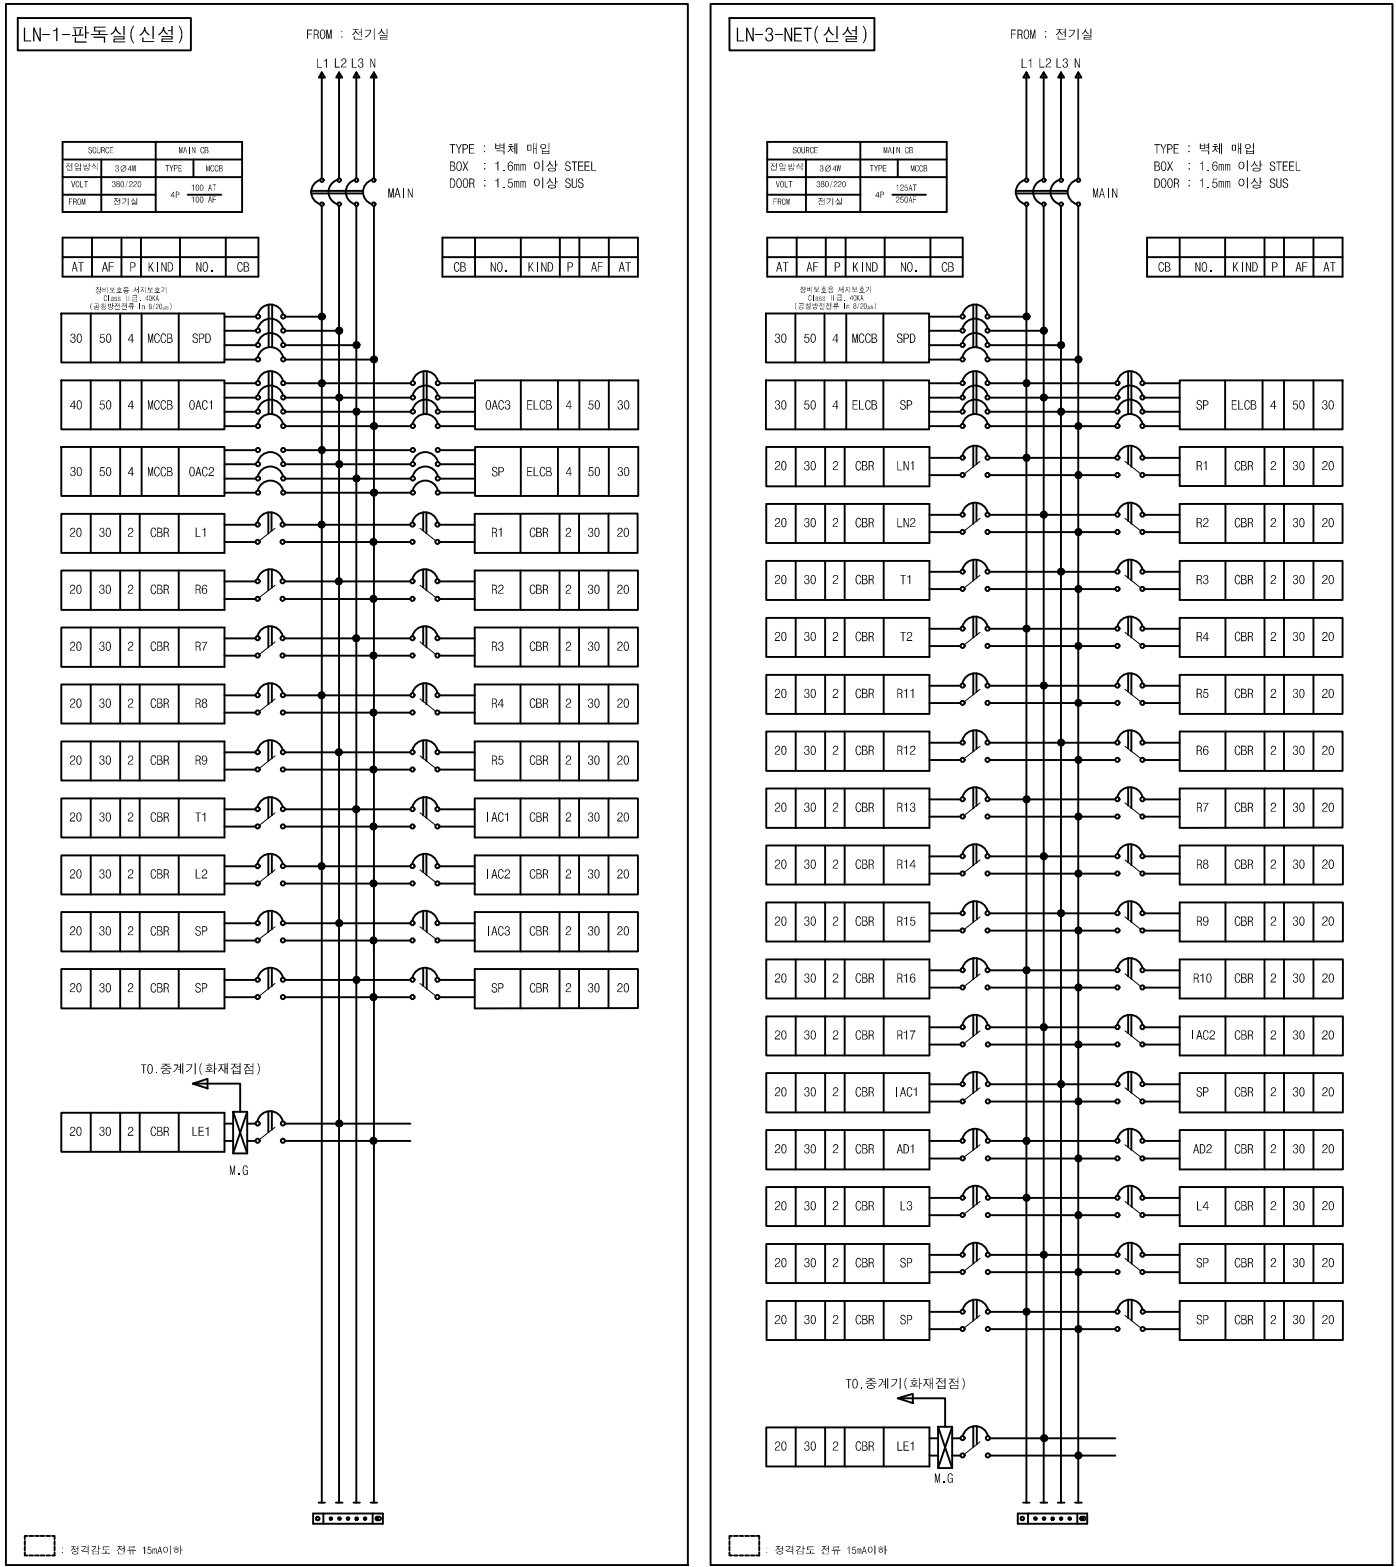


일 반
비 상

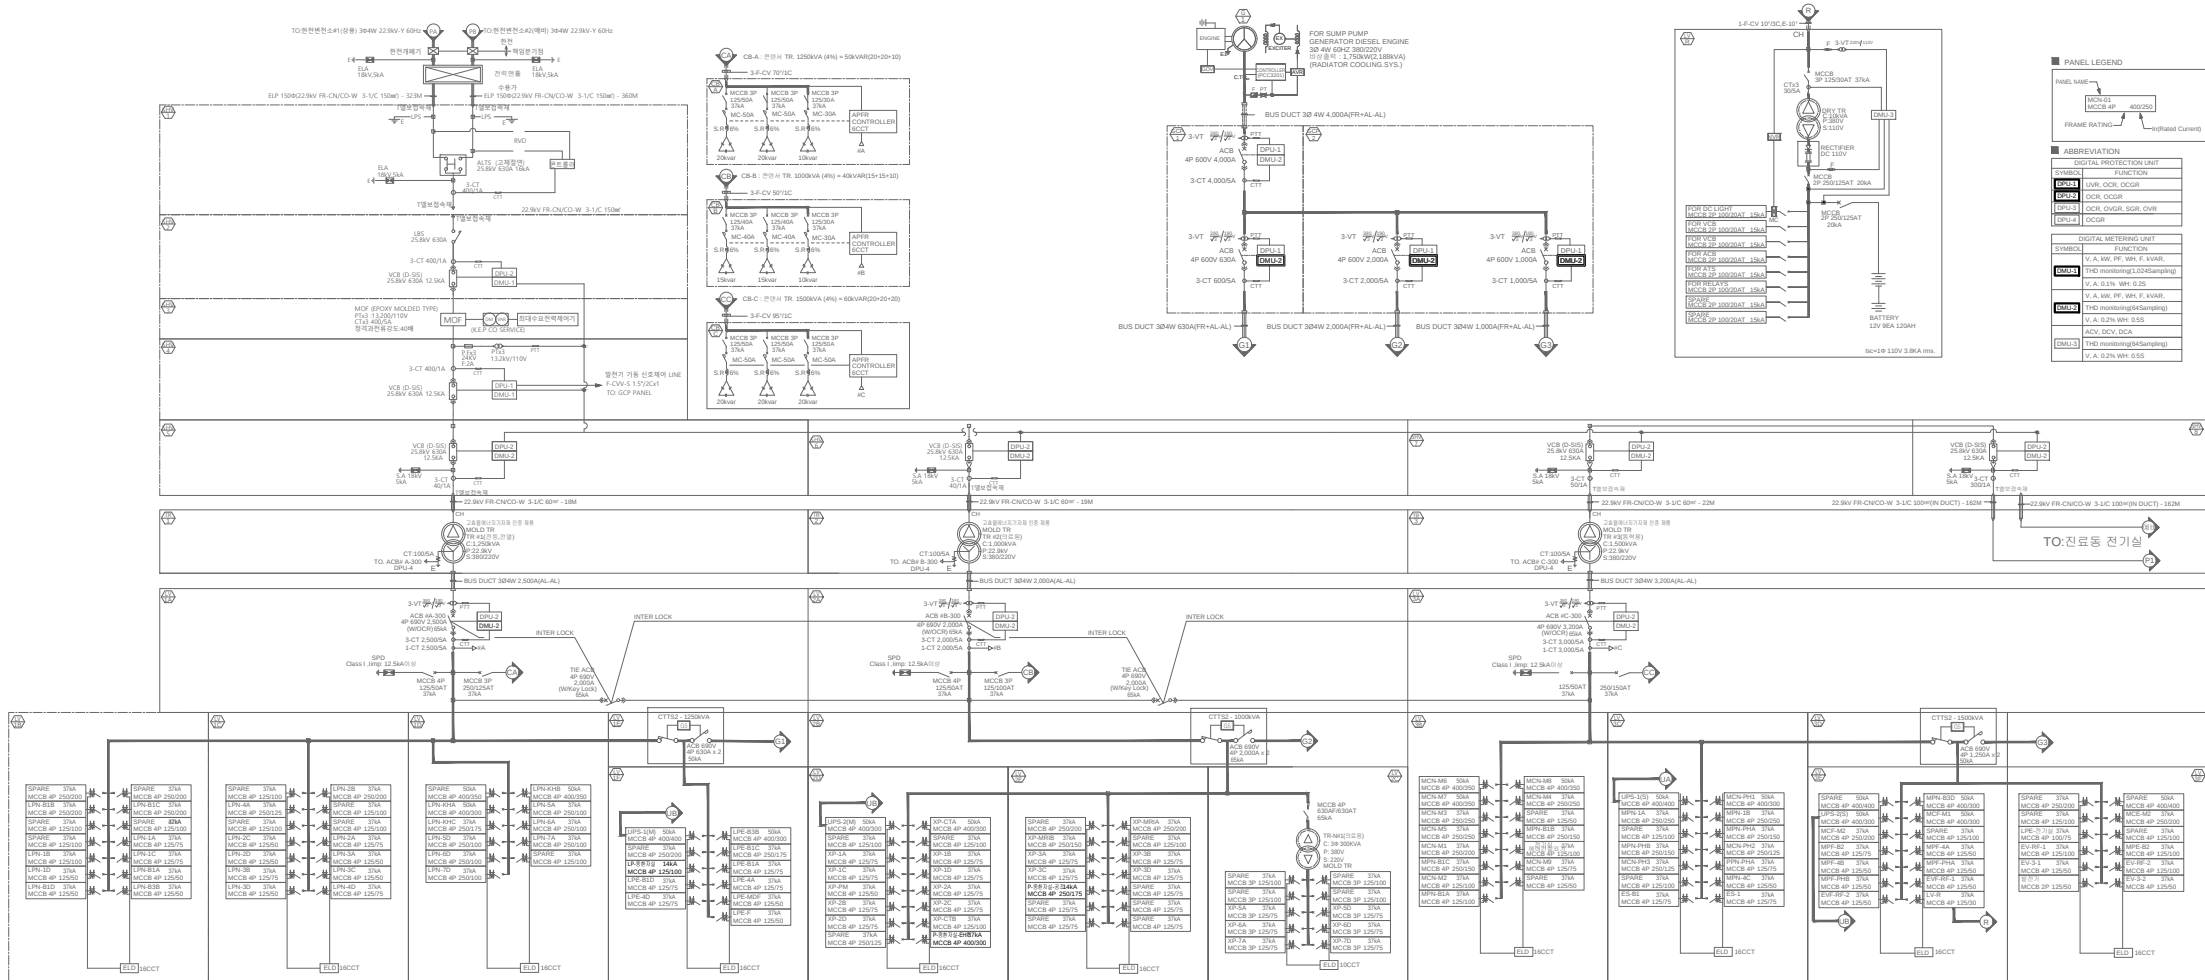

UPS 1호기[200KVA]

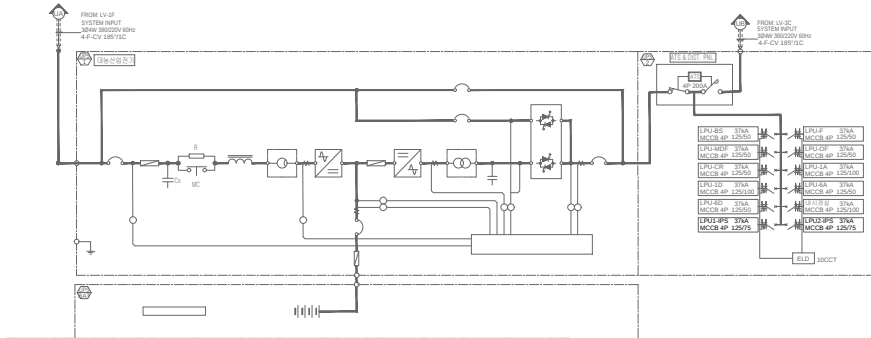

UPS 2호기[150KVA]

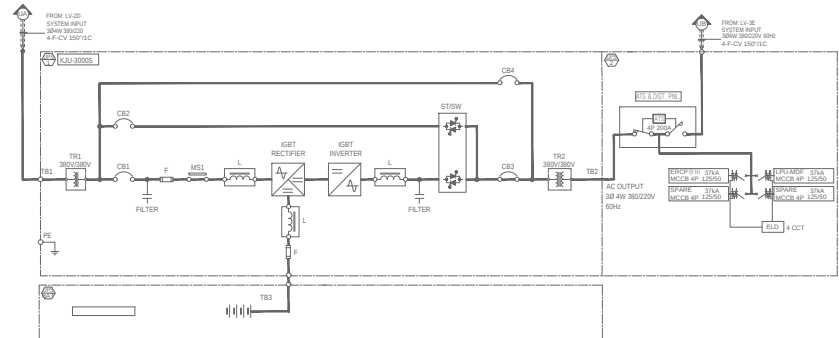

중환자실 수배전설비 결선도

SCALE (A1) : 1/NONE
SCALE (A3) : 1/NONE



권역책임의료기관
시설장비지원사업

ARCHITECT
THE+ 더 건축사사무소
Architects + Consultants
서울시 서초구 양재천로 128, 파크센터 2층
T 02. 574. 0107 F 02. 571. 0107





CONSULTANT
STRUCTURE A
SITE WORKS(CIVIL) A
ARCHITECTURAL A
MECHANICAL (주) 정도 A
ELECTRONICAL (주) 코담기술단 A
IT & TELECOM (주) 코담기술단 A
FIRE FIGHTING (주) 정도/(주)낙생도원방재 A

NO	ISSUE & REVISION	DATE

ISSUED FOR	DRAWN by	SCALE	PROJECT CODE	DRAWING NUMBER
APPROVED	CHECKED by	A1 = 1/ NONE A3 = 1/ NONE		
ARCH. STRL. CIVIL. LAND.				
MECH. ELEC. TELE. FIRE.	APPROVAL by	DATE		

중환자실 수배전설비 결선도

EE-1000

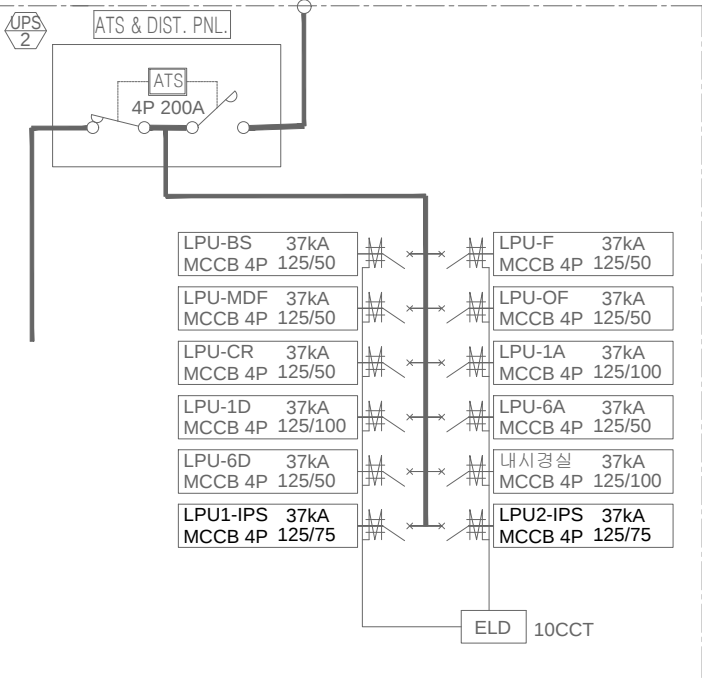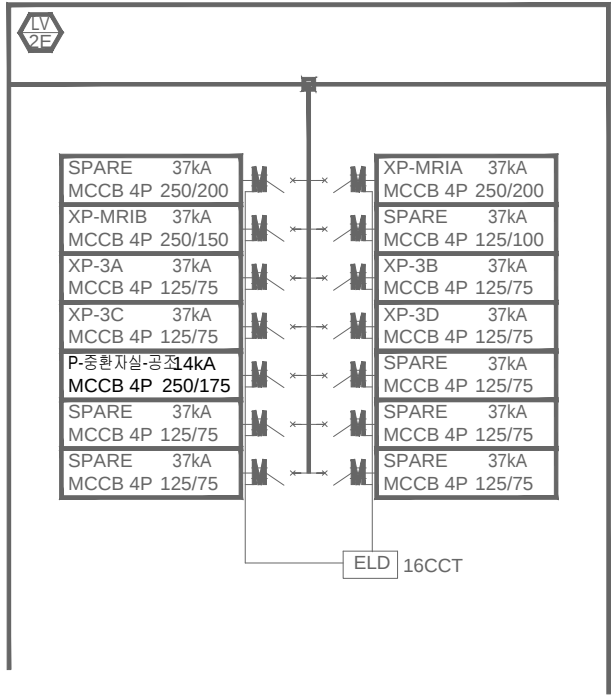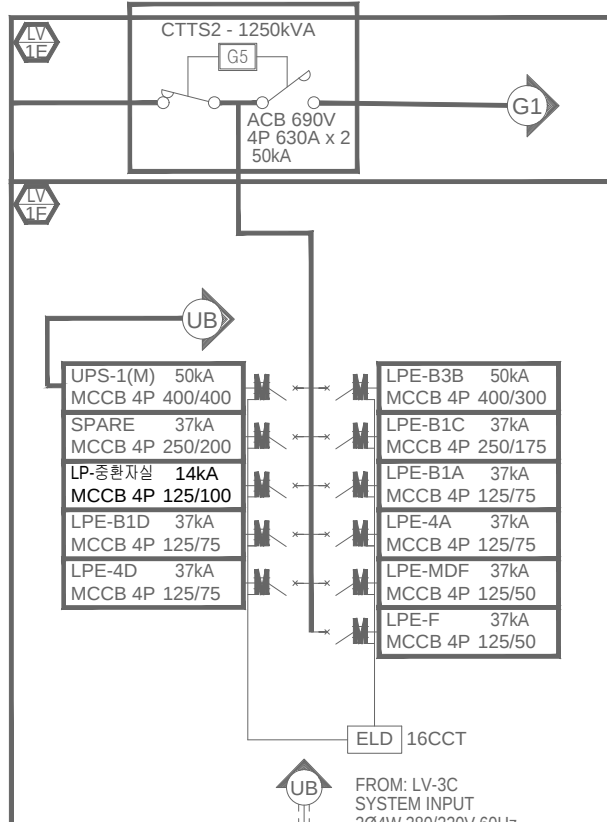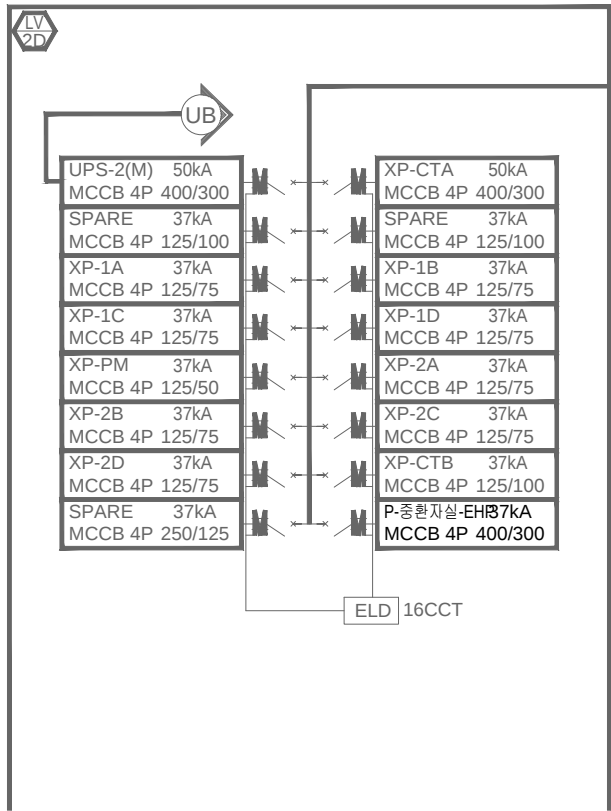

1 중환자실 수배전설비 결선도(확대)
SCALE (A1) : 1/NONE
SCALE (A3) : 1/NONE



권역책임의료기관
시설장비지원사업

ARCHITECT
THE 다 더 건축사사무소
Architects + Consultants
서울시 서초구 양재천로 129, 파크센타 2층
T 02. 574. 0107 F 02. 571. 0107

CONSULTANT
STRUCTURE A
SITE WORKS(CIVIL) A
ARCHITECTURAL LANDSCAPE A
MECHANIC (주) 정도 A
ELECTRONICAL (주) 코담기술단 A
IT & TELECOM (주) 코담기술단 A
FIRE FIGHTING (주) 정도/(주) 낙생도원방재 A

NO	ISSUE & REVISION	DATE	


ISSUED FOR	
APPROVED	
ARCH.	STR.
CIVIL.	LAND.
MECH.	ELEC.
TELE.	FIRE.

DRAWN by	
CHECKED by	
APPROVAL by	

SCALE	
A1 = 1/NONE	
A3 = 1/NONE	
DATE	

PROJECT CODE	
DRAWING TITLE	중환자실 수배전설비 결선도(확대)

DRAWING NUMBER	EE-1000-1
----------------	-----------

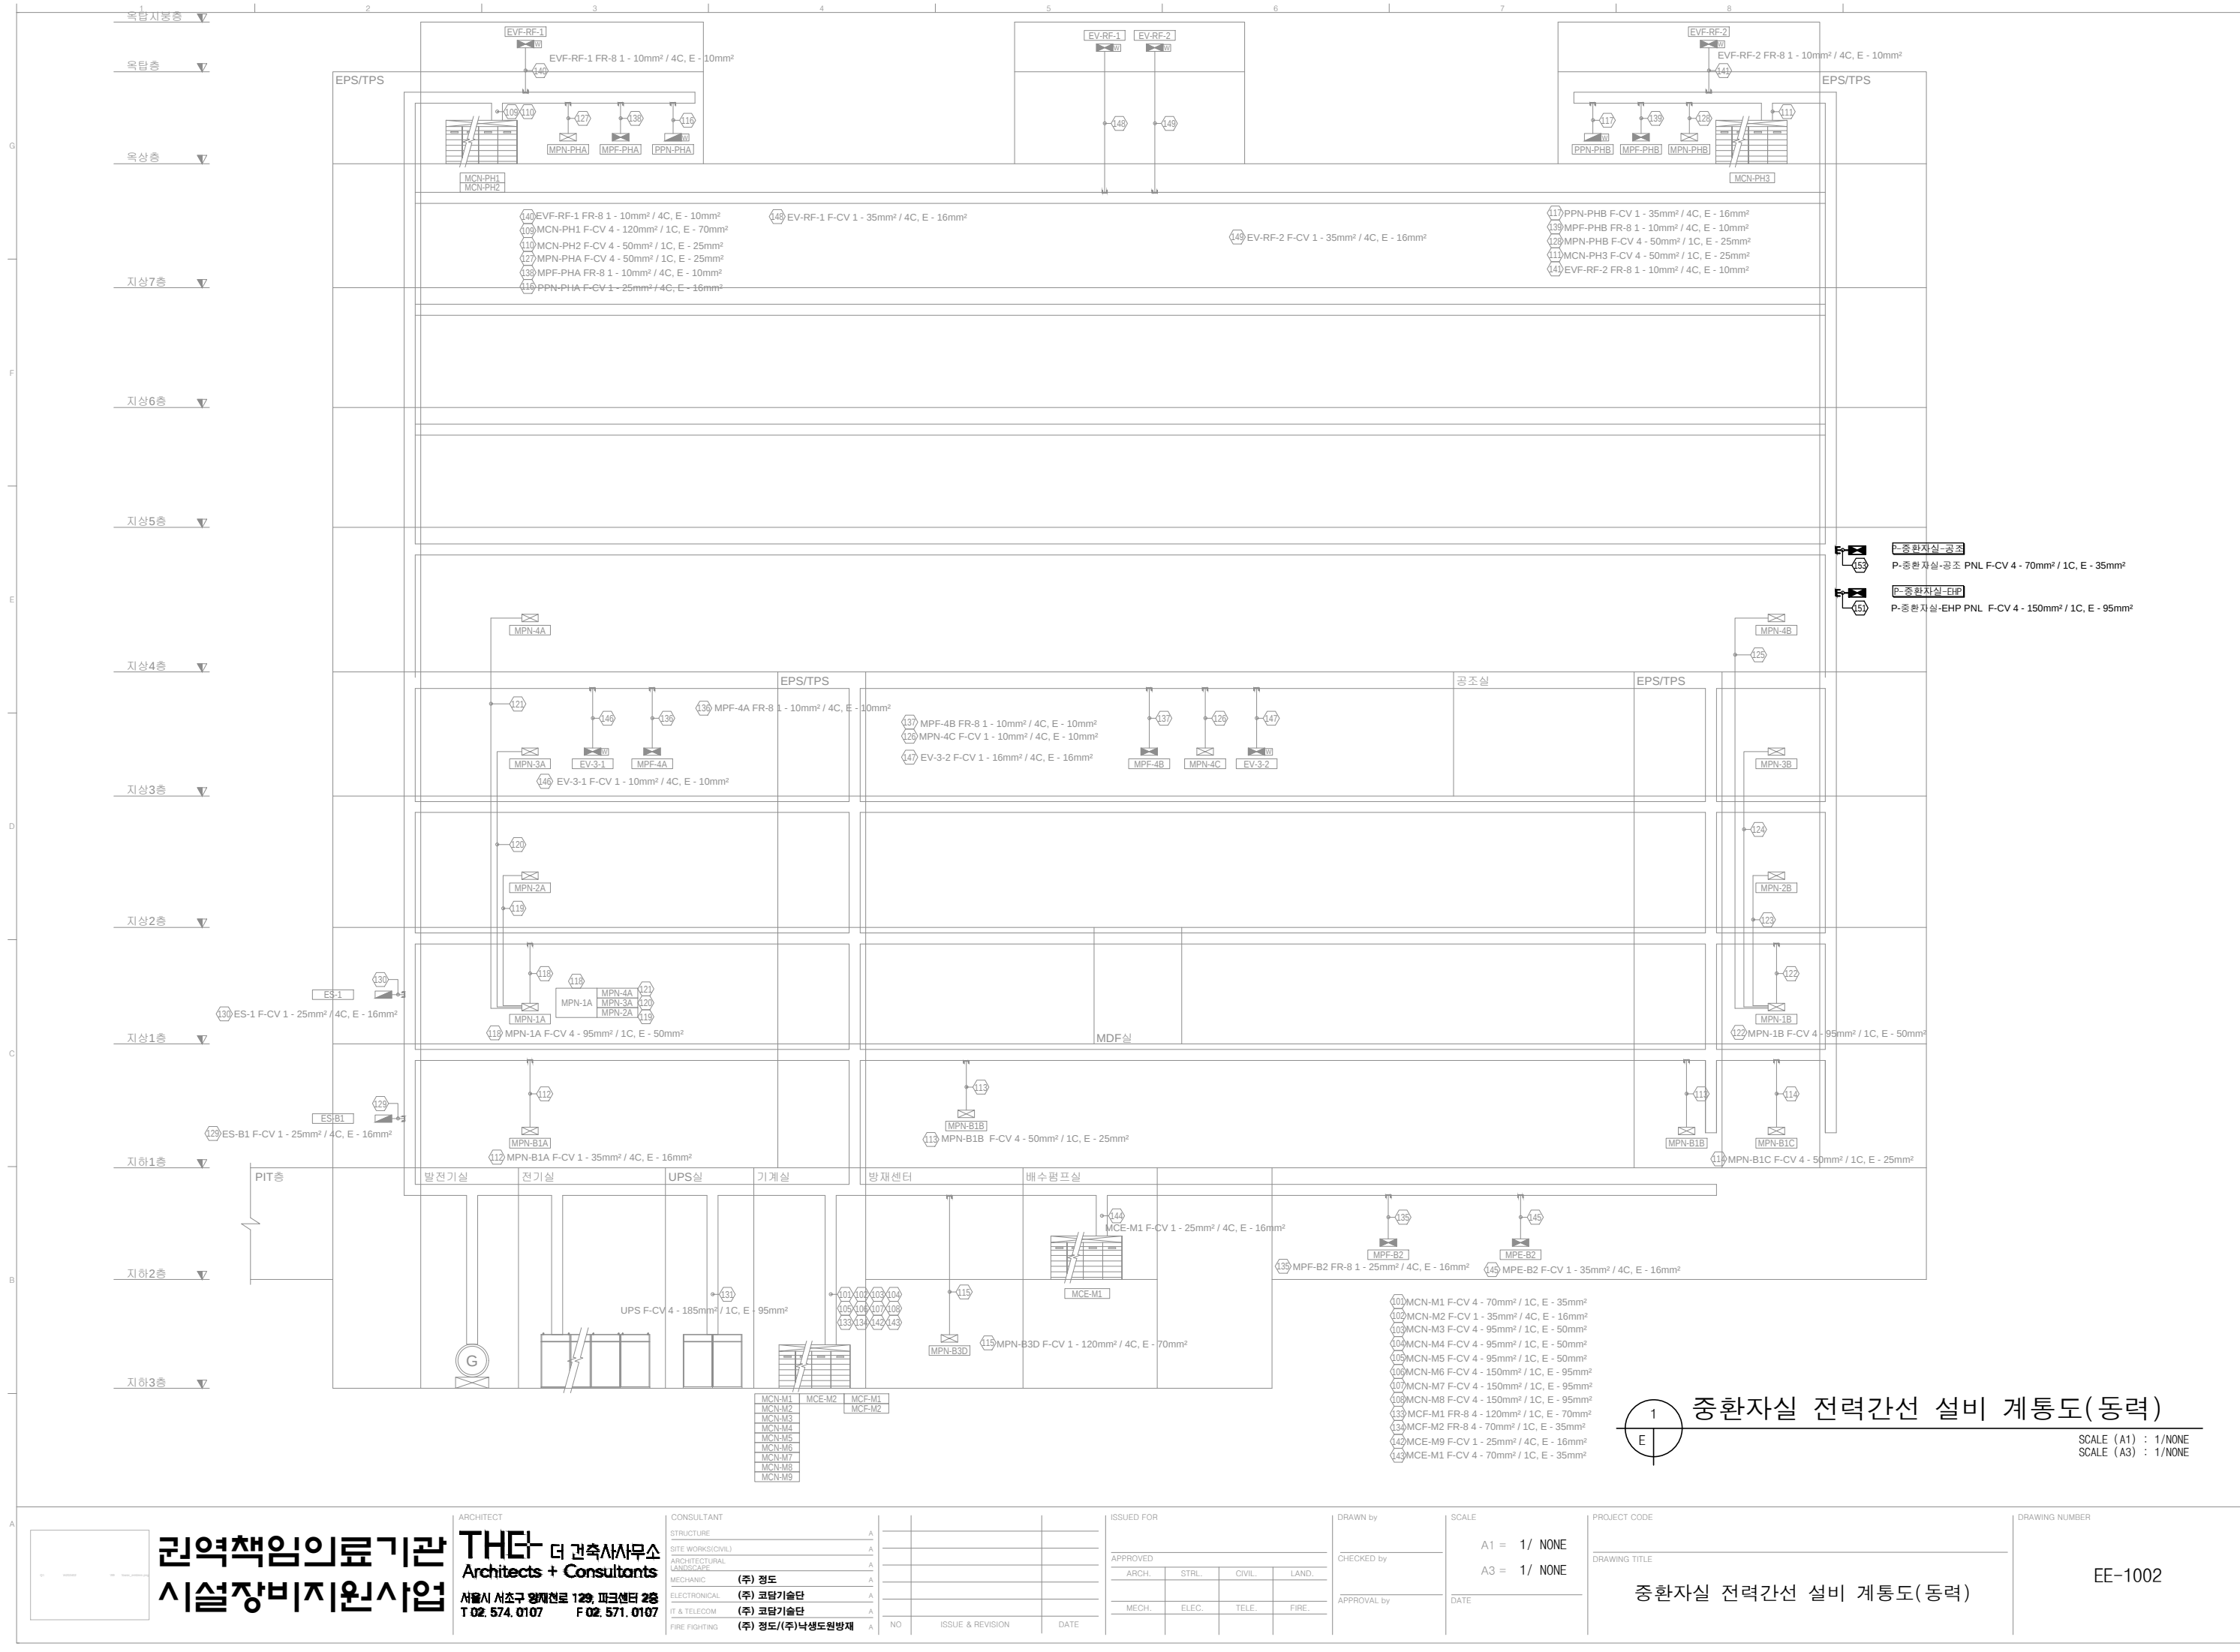

권역책임의료기관 **THE 다** 더 건축사사무소
Architects + Consultants
서울시 서초구 양재천로 129, 파크센터 2층
T 02. 574. 0107 F 02. 571. 0107

CONSULTANT	
STRUCTURE	A
SITE WORKS(CIVIL)	A
ARCHITECTURAL LANDSCAPE	A
MECHANIC (주) 정도	A
ELECTRONICAL (주) 코담기술단	A
IT & TELECOM (주) 코담기술단	A
FIRE FIGHTING (주) 정도/(주) 낙생도원방재	A

ISSUED FOR			
APPROVED			
ARCH.	STRL.	CIVIL.	LAND.
MECH.	ELEC.	TELE.	FIRE.







DRAWN by	
CHECKED by	
APPROVAL by	

SCALE	
A1 = 1/ NONE	
A3 = 1/ NONE	
DATE	

PROJECT CODE	
DRAWING TITLE	중환자실 전력간선 설비 계통도(동력)

DRAWING NUMBER	EE-1002
----------------	---------

CABLE SCHEDULE							CABLE SCHEDULE							CABLE SCHEDULE						
CABLE NO	TERMINATION		CABLE		CONDUIT	REMARK	CABLE NO	TERMINATION		CABLE		CONDUIT	REMARK	CABLE NO	TERMINATION		CABLE		CONDUIT	REMARK
	FROM	TO	SPEC	Q'TY & SIZE				FROM	TO	SPEC	Q'TY & SIZE				FROM	TO	SPEC	Q'TY & SIZE		
	전등전열							동력							UPS 및 의료동력					
①	전기실	LPN-B3B	F-CV	1 - 10mm ² / 4C, E - 10mm ²	36		⑥7	LPE-4D	LPE-5D	FR-8	1 - 6mm ² / 4C, E - 6mm ²	36								
②	LPN-B3B	LPN-B3B-OFA	F-CV	1 - 6mm ² / 4C, E - 6mm ²	28		⑥8	LPE-4D	LPE-6D	FR-8	1 - 6mm ² / 4C, E - 6mm ²	36		⑩2	전기실	LPU-F	F-CV	1 - 10mm ² / 4C, E - 10mm ²	36	
③	LPN-B3B	LPN-B3B-OFB	F-CV	1 - 6mm ² / 4C, E - 6mm ²	28		⑥9	LPE-4D	LPE-7D	FR-8	1 - 6mm ² / 4C, E - 6mm ²	36		⑩3	전기실	LPU-MDF	F-CV	1 - 10mm ² / 4C, E - 10mm ²	36	
④	전기실	LPN-BS	F-CV	1 - 35mm ² / 4C, E - 16mm ²	54		⑦0	LPN-KHB	LPN-BIO	F-CV	1 - 25mm ² / 4C, E - 16mm ²	42		⑩4	전기실	LPU-OF	F-CV	1 - 10mm ² / 4C, E - 10mm ²	36	
⑤	전기실	LPN-B1A	F-CV	1 - 10mm ² / 4C, E - 10mm ²	36		⑦1	전기실	LPE-전기실	FR-8	1 - 6mm ² / 4C, E - 6mm ²	28		⑩5	전기실	LPU-CR	F-CV	1 - 10mm ² / 4C, E - 10mm ²	36	
⑥	전기실	LPN-B1B	F-CV	4 - 70mm ² / 1C, E - 35mm ²	70		⑦2	전기실	LPUI-IPS	F-CV	1 - 35mm ² / 4C, E - 16mm ²	70		⑩6	전기실	LPU-1A	F-CV	1 - 35mm ² / 4C, E - 16mm ²	54	
⑦	LPN-B1B	LPN-B1B-SA	F-CV	1 - 6mm ² / 4C, E - 6mm ²	28		⑦3	LPUI-IPS	IPS-4-1	F-CV	1 - 10mm ² / 2C, E - 10mm ²	42		⑩7	전기실	LPU-1A	F-CV	1 - 35mm ² / 4C, E - 16mm ²	54	
⑧	LPN-B1B	LPN-B1B-SB	F-CV	1 - 6mm ² / 4C, E - 6mm ²	28		⑦4	LPUI-IPS	IPS-4-2	F-CV	1 - 10mm ² / 2C, E - 10mm ²	42		⑩8	LPU-1A	LPU-2A	F-CV	1 - 6mm ² / 4C, E - 6mm ²	28	
⑨	LPN-B1B	LPN-B1B-SC	F-CV	1 - 6mm ² / 4C, E - 6mm ²	28		⑦5	LPUI-IPS	IPS-4-3	F-CV	1 - 10mm ² / 2C, E - 10mm ²	42		⑩9	LPU-1A	LPU-3A	F-CV	1 - 6mm ² / 4C, E - 6mm ²	28	
⑩	LPN-B1B	LPN-B1B-SD	F-CV	1 - 6mm ² / 4C, E - 6mm ²	28		⑦6	LPUI-IPS	IPS-4-4	F-CV	1 - 10mm ² / 2C, E - 10mm ²	42		⑪0	전기실	LPU-1D	F-CV	1 - 35mm ² / 4C, E - 16mm ²	54	
⑪	LPN-B1B	LPN-B1B-SE	F-CV	1 - 6mm ² / 4C, E - 6mm ²	28		⑦7							⑪1	LPU-1D	LPU-2D	F-CV	1 - 10mm ² / 4C, E - 10mm ²	36	
⑫	전기실	LPN-B1C	F-CV	4 - 70mm ² / 1C, E - 35mm ²	70		⑦8							⑪2	LPU-1D	LPU-3D	F-CV	1 - 10mm ² / 4C, E - 10mm ²	36	
⑬	LPN-B1C	LPN-CFA	F-CV	4 - 70mm ² / 1C, E - 35mm ²	70			동력						⑪3	전기실	LPU-6A	F-CV	1 - 10mm ² / 4C, E - 10mm ²	36	
⑭	LPN-B1C	LPN-CFA	F-CV	4 - 35mm ² / 1C, E - 25mm ²	54		⑩1	전기실	MCN-M1	F-CV	4 - 70mm ² / 1C, E - 35mm ²	70		⑪4	전기실	LPU-6D	F-CV	1 - 10mm ² / 4C, E - 10mm ²	36	
⑮	전기실	LPN-B1D	F-CV	1 - 10mm ² / 4C, E - 10mm ²	36		⑩2	전기실	MCN-M2	F-CV	1 - 35mm ² / 4C, E - 16mm ²	54		⑪5						
⑯	전기실	LPN-1A	F-CV	1 - 25mm ² / 4C, E - 16mm ²	42		⑩3	전기실	MCN-M3	F-CV	4 - 95mm ² / 1C, E - 50mm ²	70		⑪6	전기실	XP-1A	F-CV	1 - 25mm ² / 4C, E - 16mm ²	42	
⑰	전기실	LPN-1B	F-CV	1 - 35mm ² / 4C, E - 16mm ²	54		⑩4	전기실	MCN-M4	F-CV	4 - 95mm ² / 1C, E - 50mm ²	70		⑪7	전기실	XP-1B	F-CV	1 - 25mm ² / 4C, E - 16mm ²	42	
⑱	전기실	LPN-1C	F-CV	1 - 16mm ² / 4C, E - 16mm ²	36		⑩5	전기실	MCN-M5	F-CV	4 - 95mm ² / 1C, E - 50mm ²	70		⑪8	전기실	XP-1C	F-CV	1 - 25mm ² / 4C, E - 16mm ²	42	
⑲	전기실	LPN-1D	F-CV	1 - 10mm ² / 4C, E - 10mm ²	36		⑩6	전기실	MCN-M6	F-CV	4 - 150mm ² / 1C, E - 95mm ²	82		⑪9	전기실	XP-1D	F-CV	1 - 25mm ² / 4C, E - 16mm ²	42	
⑳	전기실	LPN-2A	F-CV	1 - 25mm ² / 4C, E - 16mm ²	42		⑩7	전기실	MCN-M7	F-CV	4 - 150mm ² / 1C, E - 95mm ²	82		⑫0	전기실	XP-PM	F-CV	1 - 10mm ² / 4C, E - 10mm ²	36	
㉑	전기실	LPN-2B	F-CV	4 - 70mm ² / 1C, E - 35mm ²	70		⑩8	전기실	MCN-M8	F-CV	4 - 150mm ² / 1C, E - 95mm ²	82		⑫1	전기실	XP-2A	F-CV	1 - 25mm ² / 4C, E - 16mm ²	42	
㉒	LPN-2B	LPN-CFB	F-CV	4 - 35mm ² / 1C, E - 25mm ²	54		⑩9	전기실	MCN-M9	F-CV	1 - 25mm ² / 4C, E - 16mm ²	42		⑫2	전기실	XP-2B	F-CV	1 - 25mm ² / 4C, E - 16mm ²	42	
㉓	전기실	LPN-2C	F-CV	1 - 16mm ² / 4C, E - 16mm ²	36		⑩0	전기실	MCN-PH1	F-CV	4 - 120mm ² / 1C, E - 70mm ²	70		⑫3	전기실	XP-2C	F-CV	1 - 25mm ² / 4C, E - 16mm ²	42	
㉔	전기실	LPN-2D	F-CV	1 - 16mm ² / 4C, E - 16mm ²	36		⑪0	전기실	MCN-PH2	F-CV	4 - 50mm ² / 1C, E - 25mm ²	54		⑫4	전기실	XP-2D	F-CV	1 - 25mm ² / 4C, E - 16mm ²	42	
㉕	전기실	LPN-3A	F-CV	1 - 10mm ² / 4C, E - 10mm ²	36		⑪1	전기실	MCN-PH3	F-CV	4 - 50mm ² / 1C, E - 25mm ²	54		⑫5	전기실	XP-CTA	F-CV	4 - 120mm ² / 1C, E - 70mm ²	70	
㉖	전기실	LPN-3B	F-CV	1 - 25mm ² / 4C, E - 16mm ²	42		⑪2	전기실	MPN-B1A	F-CV	1 - 35mm ² / 4C, E - 16mm ²	54		⑫6	전기실	XP-CTB	F-CV	1 - 35mm ² / 4C, E - 16mm ²	54	
㉗	전기실	LPN-3C	F-CV	1 - 10mm ² / 4C, E - 10mm ²	36		⑪3	전기실	MPN-B1B	F-CV	4 - 50mm ² / 1C, E - 25mm ²	54		⑫7	전기실	XP-MRIA	F-CV	4 - 70mm ² / 1C, E - 35mm ²	70	
㉘	전기실	LPN-3D	F-CV	1 - 10mm ² / 4C, E - 10mm ²	36		⑪4	전기실	MPN-B1C	F-CV	4 - 50mm ² / 1C, E - 25mm ²	54		⑫8	전기실	XP-MRIB	F-CV	4 - 50mm ² / 1C, E - 25mm ²	54	
㉙	전기실	LPN-4A	F-CV	1 - 50mm ² / 4C, E - 25mm ²	54		⑪5	전기실	MPN-B3D	F-CV	4 - 120mm ² / 1C, E - 70mm ²	36		⑫9	전기실	XP-3A	F-CV	1 - 25mm ² / 4C, E - 16mm ²	42	
㉚	LPN-4A	LPN-AV	F-CV	1 - 6mm ² / 4C, E - 6mm ²	28		⑪6	전기실	PPN-PHA	F-CV	1 - 25mm ² / 4C, E - 16mm ²	42		⑬0	전기실	XP-3B	F-CV	1 - 25mm ² / 4C, E - 16mm ²	42	
㉛	LPN-4A	LPN-SL	F-CV	1 - 6mm ² / 4C, E - 6mm ²	28		⑪7	전기실	PPN-PHB	F-CV	1 - 35mm ² / 4C, E - 16mm ²	54		⑬1	전기실	XP-3C	F-CV	1 - 25mm ² / 4C, E - 16mm ²	42	
㉜	LPN-4A	LPN-CFC	F-CV	1 - 6mm ² / 4C, E - 6mm ²	28		⑪8	전기실	MPN-1A	F-CV	4 - 95mm ² / 1C, E - 50mm ²	70		⑬2	전기실	XP-3D	F-CV	1 - 25mm ² / 4C, E - 16mm ²	42	
㉝	전기실	LPN-4D	F-CV	1 - 25mm ² / 4C, E - 16mm ²	42		⑪9	MPN-1A	MPN-2A	F-CV	1 - 35mm ² / 4C, E - 16mm ²	54		⑬3	전기실	XP-5A	F-CV	1 - 25mm ² / 4C, E - 16mm ²	42	
㉞	전기실	LPN-5A	F-CV	1 - 35mm ² / 4C, E - 16mm ²	54		⑫0	MPN-1A	MPN-3A	F-CV	1 - 35mm ² / 4C, E - 16mm ²	54		⑬4	전기실	XP-5D	F-CV	1 - 25mm ² / 4C, E - 16mm ²	42	
㉟	전기실	LPN-5D	F-CV	1 - 35mm ² / 4C, E - 16mm ²	54		⑫1	MPN-1A	MPN-4A	F-CV	1 - 35mm ² / 4C, E - 16mm ²	54		⑬5	전기실	XP-6A	F-CV	1 - 25mm ² / 4C, E - 16mm ²	42	
㊱	전기실	LPN-6A	F-CV	1 - 35mm ² / 4C, E - 16mm ²	54		⑫2	전기실	MPN-1B	F-CV	4 - 95mm ² / 1C, E - 50mm ²	70		⑬6	전기실	XP-6D	F-CV	1 - 25mm ² / 4C, E - 16mm ²	42	
㊲	전기실	LPN-6D	F-CV	1 - 35mm ² / 4C, E - 16mm ²	54		⑫3	MPN-1B	MPN-2B	F-CV	4 - 50mm ² / 1C, E - 25mm ²	54		⑬7	전기실	XP-7A	F-CV	1 - 25mm ² / 4C, E -		

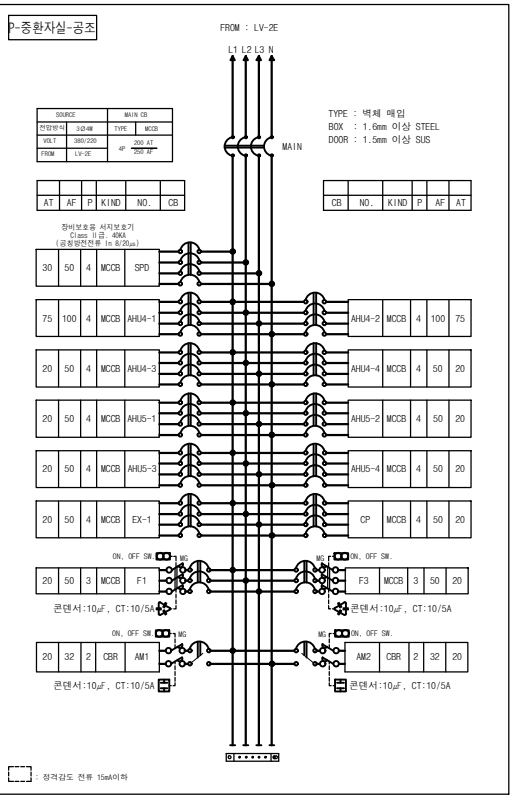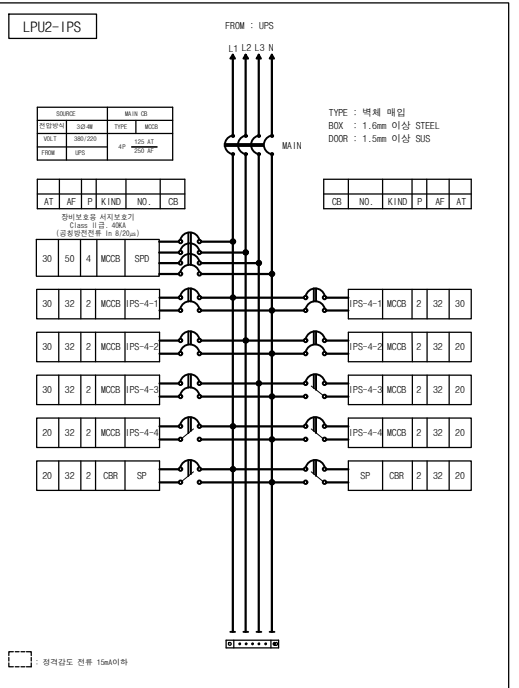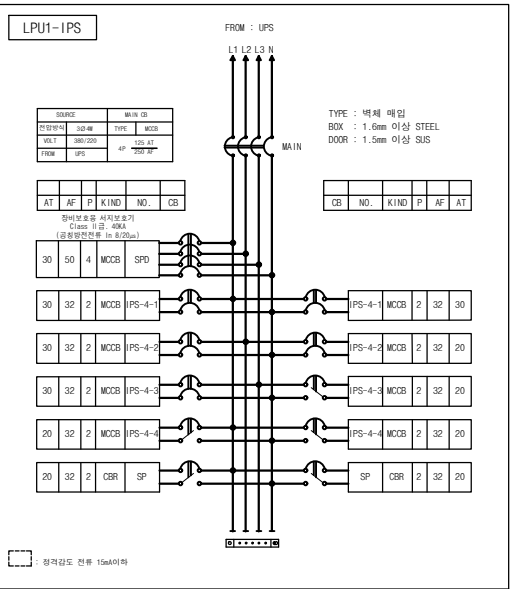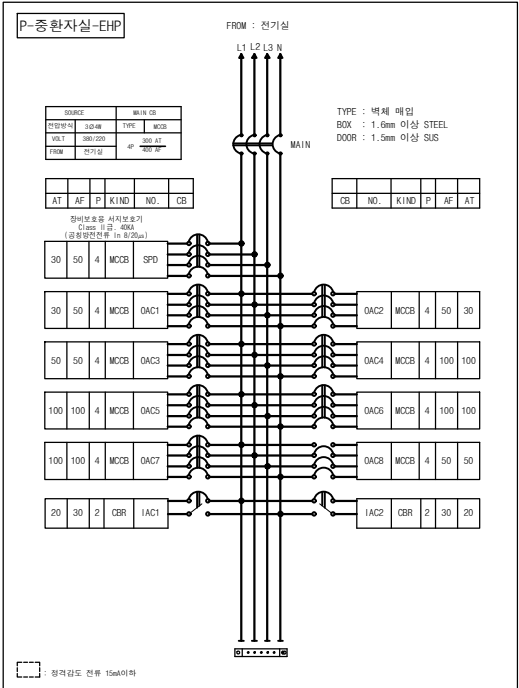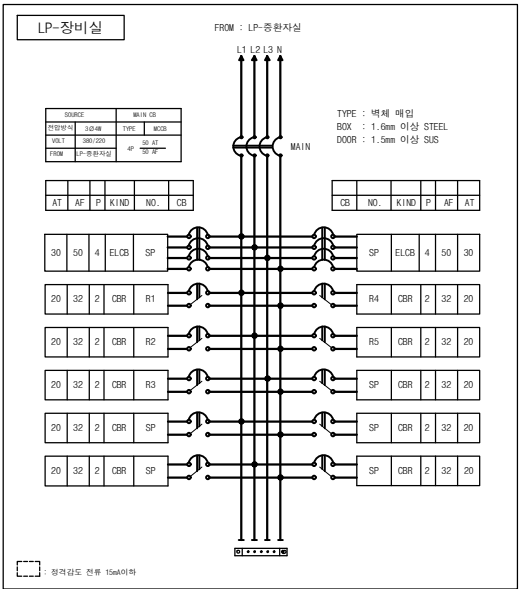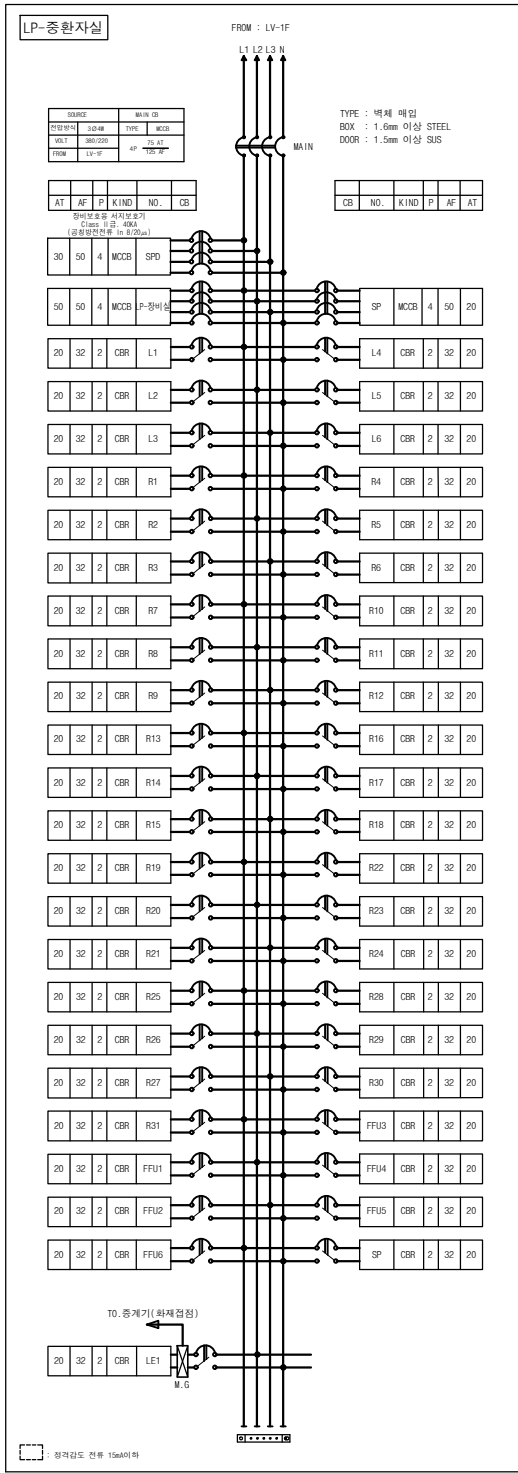

1 중환자실 분전반 결선도

SCALE (A1) : 1/NONE
SCALE (A3) : 1/NONE



권역책임의료기관
시설장비지원사업

ARCHITECT
THE 다 더 건축사사무소
Architects + Consultants
서울시 서초구 양재천로 129, 파크센트 2층
T 02. 574. 0107 F 02. 571. 0107

CONSULTANT
STRUCTURE A
SITE WORKS(CIVIL) A
ARCHITECTURAL LANDSCAPE A
MECHANIC (주) 정도 A
ELECTRONICAL (주) 코담기술단 A
IT & TELECOM (주) 코담기술단 A
FIRE FIGHTING (주) 정도/(주) 낙생도원발재 A

NO	ISSUE & REVISION	DATE

APPROVED				
ARCH.	STRL.	CIVIL.	LAND.	
MECH.	ELEC.	TELE.	FIRE.	

ISSUED FOR
DRAWN by
CHECKED by
APPROVAL by

SCALE
A1 = 1/ NONE
A3 = 1/ NONE
DATE

PROJECT CODE
DRAWING TITLE
중환자실 분전반 결선도

DRAWING NUMBER
EE-1005