

기 호	명 칭	내 용	비 고	기 호	명 칭	내 용	비 고	주 기 사 항
	천장매입형 조명기구(일반)	조명기구 상세도 참조			SYSTEM BOX(ACCESS FLOOR TYPE)	규격은 도면참조		◆ 일반사항
	천장매입형 조명기구(비상)	조명기구 상세도 참조			SYSTEM BOX(콘크리트 매입형)	규격은 도면참조		1. 본 공사는 KEC규정에 의하여 시공한다.
	천장직부형 조명기구(일반)	조명기구 상세도 참조			BUILT IN BOX(ACCESS FLOOR TYPE)	규격은 도면참조		2. 본 공사에서 사용되는 모든 기자재는 K.S 규격품 및 동등 이상의 제품을 사용한다.
	천장직부형 조명기구(비상)	조명기구 상세도 참조			플로어용 콘센트(콘크리트 매입형)	규격은 도면참조		3. 본 설계도서중 별도 명기가 없는 수치의 단위는 mm로 한다.
	레이스웨이형 조명기구(일반)	조명기구 상세도 참조						4. 모든 매입 배관은 특기가 없는한 난연성 CD 전선관을 사용한다.
	레이스웨이형 조명기구(비상)	조명기구 상세도 참조			전통/전열 분전반(PVC 기성제품)	상단까지 FL+1,800mm		(단, 이중천장, 반자 내 노출배관 STEEL전선관 사용, 습기가 있는 장소의 노출배관은
	천장노출형 조명기구(간접조명등, 일반)	조명기구 상세도 참조			전통/전열 분전반	상단까지 FL+1,800mm		비닐피복 1종급속체 가요전선관 사용, 경량벽체내 매입배관은 난연성 CD전선관 사용함것.)
	천장직부형 조명기구(사각 직부등, 유백색 커버, 일반)	조명기구 상세도 참조			동력 분전반	상단까지 FL+1,800mm		4. 모든 매입 배관은 특기가 없는한 난연성 CD 전선관을 사용한다.
	천장매입형 조명기구(사각 매입등, 파라보막루버, 일반)	조명기구 상세도 참조			조명제어 분전반	상단까지 FL+1,800mm		5. 모든 자재는 현장 반입시 감독관의 선 승인을 득한 후 반입하여야 한다.
	천장매입형 조명기구(사각 매입등, 유백색 커버, 일반)	조명기구 상세도 참조			사단기 함	상단까지 FL+1,800mm		6. 노출 전선관 및 CABLE TRAY는 1.5M이하 마다 찬셀 및 행거로 견고히 지지한다.
	천장직부형 조명기구(사각 직부등, 유백색 커버, 일반)	조명기구 상세도 참조			전력량계 함(집합용)	상단까지 FL+1,800mm		7. 특기있는 노출 전선관은 건축 천장 마감재(텍스 등)가 있는 장소는 천장 반자속 시공을 원칙으로 한다.
	천장직부형 조명기구(사각 직부등, 유백색 커버, 일반)	조명기구 상세도 참조			전력량계 함(1-UNIT)	상단까지 FL+1,800mm		8. 특기가없는 FLEXIBLE 전선관은 다음과 같이 사용할 것.
	천장직부형 조명기구(사각 직부등, 유백색 커버, 일반)	조명기구 상세도 참조			전력량계 함(2-UNIT)	상단까지 FL+1,800mm		ㄱ . 습기가 없는 장소는 고정력 비방수.
	천장직부형 조명기구(원형 직부등, 유백색 커버, 일반)	조명기구 상세도 참조						ㄴ . 습기가 있는 장소는 고정력 일반방수.
	천장직부형 조명기구(원형 직부등, 유백색 커버, 비상)	조명기구 상세도 참조			JUNCTION BOX(W/COVER)	100x100x50mm		9. 상별 전선의 색상은 다음과 같이 시공토록 할 것. L1상(갈색), L2상(녹색), L3상(회색),
	천장직부형 조명기구(원형센서직부등, 유백색 커버, 일반)	조명기구 상세도 참조			PULL BOX (규격은 도면참조)	표기외 100x100x100mm		N상(청색), 보호도체(녹색 또는 노란색)
	천장직부형 조명기구(원형센서직부등, 유백색 커버, 비상)	조명기구 상세도 참조			1Φ 동력용 모터, 후백시블 전선관 연결(규격은 도면참조)	전통기 기계설비공사		
	벽부형 조명기구(벽부등, 유백색 커버, 일반)	조명기구 상세도 참조	H:FL+1,800mm		3Φ 동력용 모터, 후백시블 전선관 연결(규격은 도면참조)	전통기 기계설비공사		◆ 플박스(PULL BOX) 규격
	벽부형 조명기구(벽부등, 유백색 커버, 비상)	조명기구 상세도 참조	H:FL+1,800mm		접지시험 단자함(1CCT)	하단까지 FL+500mm		 P. 15. 10. ① : 플박스 약호 ② : 플박스의 가로x세로 규격 (15 = 150x150)
	천장매입형 조명기구(다이라이트, 일반)	조명기구 상세도 참조			접지시험 단자함(규격은 도면참조)	하단까지 FL+500mm		① ② ③ ④ : 플박스의 길이 규격 (10 = 100) ④ : P1510 = 플박스 (150x150x100)
	천장매입형 조명기구(다이라이트, 비상)	조명기구 상세도 참조			접지동봉(Φ18x2,400mm)	규격은 도면참조		
	천장매입형 조명기구(다이라이트, 투명 커버, 일반)	조명기구 상세도 참조			피뢰침(3방출형)	규격은 도면참조		◆ 배관 및 배선
	천장매입형 조명기구(다이라이트, 일반)	조명기구 상세도 참조			저압용 전력 맨홀	규격은 도면참조		- 전 등 설 비
	천장직부형 조명기구(코우드펜던트, 일반)	조명기구 상세도 참조			특고압용 전력 맨홀	규격은 도면참조		———— HFIX 2.5sq x2, PE-2.5sq (16C)
	천장매입형 조명기구(스포트라이트, 일반)	조명기구 상세도 참조						———— HFIX 2.5sq x3, PE-2.5sq (16C)
	천장직부형 조명기구(스포트라이트, 일반)	조명기구 상세도 참조			CABLE TRAY & DUCT	규격은 도면참조		———— HFIX 2.5sq x4, PE-2.5sq (22C)
	옥외 보안등 조명기구(자립식, 1등용)	조명기구 상세도 참조			전선관의 입상, 통과, 입하 표시			———— HFIX 2.5sq x5, PE-2.5sq (22C)
	옥외 보안등 조명기구(자립식, 2등용)	조명기구 상세도 참조			전선관의 가로 표시			———— HFIX 2.5sq x6, PE-2.5sq (28C)
	옥외 보안등 조명기구(원형등, 자립식)	조명기구 상세도 참조			전선관의 전정 및 벽체 매입 배관, 배선 표시			———— HFIX 2.5sq x7, PE-2.5sq (28C) * 스위치 배선은 접지선 제외
	세면벽부형	조명기구 상세도 참조			전선관의 바닥 및 벽체 매입 배관, 배선 표시			———— HFIX 2.5sq x8, PE-2.5sq (28C)
	직부형	조명기구 상세도 참조			전선관의 노출 배관, 배선 표시(W/PIPE HANGER)			
	펜던트형	조명기구 상세도 참조			케이블 트레이내 배선 표시			- 전 열 설 비
	세면벽부형	조명기구 상세도 참조			전선관의 지중매설 배관, 배선 표시			———— HFIX 4sq x2, PE-4sq (16C)
					1층 가요 전선관 배관, 배선 (전통용:고장력 비방수 / 전열, 동력용:고장력 방수)			———— HFIX 4sq x4, PE-4sq (22C)
	매입연용 단로스위치 1구용(1P-15A-250V)	중심까지 FL+1,200mm			C.H(CABLE HEAD) : 케이블 헤드	규격은 도면참조		
	매입연용 단로스위치 2구용(1P-15A-250V)	중심까지 FL+1,200mm			L.B.S(LOAD BREAKER SWITCH) : 부하 개폐기	규격은 도면참조		
	매입연용 단로스위치 3구용(1P-15A-250V)	중심까지 FL+1,200mm			P.F(POWER FUSE) : 전력용 퓨즈	규격은 도면참조		
	매입연용 집합스위치 (1P-15A-250V)	중심까지 FL+1,200mm			L.A(LIGHTING ARRESTER) : 피뢰기	규격은 도면참조		
	조명제어 스위치	중심까지 FL+1,200mm			M.O.F(METERING OUT FIT) : 계기용 변압 변류기	규격은 도면참조		
	매입연용 삼로스위치 1구용(1P-15A-250V)	중심까지 FL+1,200mm			V.C.B(VACUUM CIRCUIT BREAKER) : 진공 차단기	규격은 도면참조		
					TR.(TRANSFORMER) : 전력용 변압기	규격은 도면참조		
	노출 콘센트 1구용(2P-15A-250V, 접지극부)	천장면 설치			A.C.B(AIR CIRCUIT BREAKER) : 기중 차단기	규격은 도면참조		
	노출 콘센트 2구용(2P-15A-250V, 접지극부)	천장면 설치			M.C.C.B(MOLDED CASE CIRCUIT BREAKER) : 배선용 차단기	규격은 도면참조		
	매입 콘센트 1구용(2P-15A-250V, 접지극부)	중심까지 FL+500mm			S.C(STATIC CAPACITOR) : 전력용 콘덴서	규격은 도면참조		
	매입 콘센트 2구용(2P-15A-250V, 접지극부)	중심까지 FL+500mm			A.T.S(AUTOMATIC TRANSFER SWITCH) : 자동 절체 스위치	규격은 도면참조		
	대기전력자동차단 콘센트 1구용	중심까지 FL+500mm			E.L.D(EARTH LEAKAGE DETECTOR) : 누전 감지기	규격은 도면참조		
	대기전력자동차단 콘센트 2구용	중심까지 FL+500mm						
	대기전력자동차단 콘센트 3구용	중심까지 FL+500mm						
	매입 콘센트 1구용(2P-15A-250V, 접지극부, 방우커버)	중심까지 FL+800mm						
	매입 콘센트 2구용(2P-15A-250V, 접지극부, 방우커버)	중심까지 FL+800mm						



범례 및 주기사항

SCALE (A1) : 1/NONE
SCALE (A3) : 1/NONE



권역책임의료기관
시설장비지원사업

ARCHITECT

THE 더 건축사사무소
Architects + Consultants

서울시 서초구 양재천로 129, 파크센타 2층
T 02. 574. 0107 F 02. 571. 0107

CONSULTANT

STRUCTURE	A
SITE WORKS(CIVIL)	A
ARCHITECTURAL LANDSCAPE	A
MECHANIC	(주) 정도
ELECTRONICAL	(주) 코담기술단
IT & TELECOM	(주) 코담기술단
FIRE FIGHTING	(주) 정도/(주) 낙생도원방재

NO	ISSUE & REVISION	DATE

ISSUED FOR

APPROVED			
ARCH.	STRL.	CIVIL.	LAND.
MECH.	ELEC.	TELE.	FIRE.

DRAWN by

CHECKED by
APPROVAL by

SCALE

A1 = 1/ NONE
A3 = 1/ NONE

DATE


PROJECT CODE

DRAWING TITLE

범례 및 주기사항 (진료동)

DRAWING NUMBER

EE-002

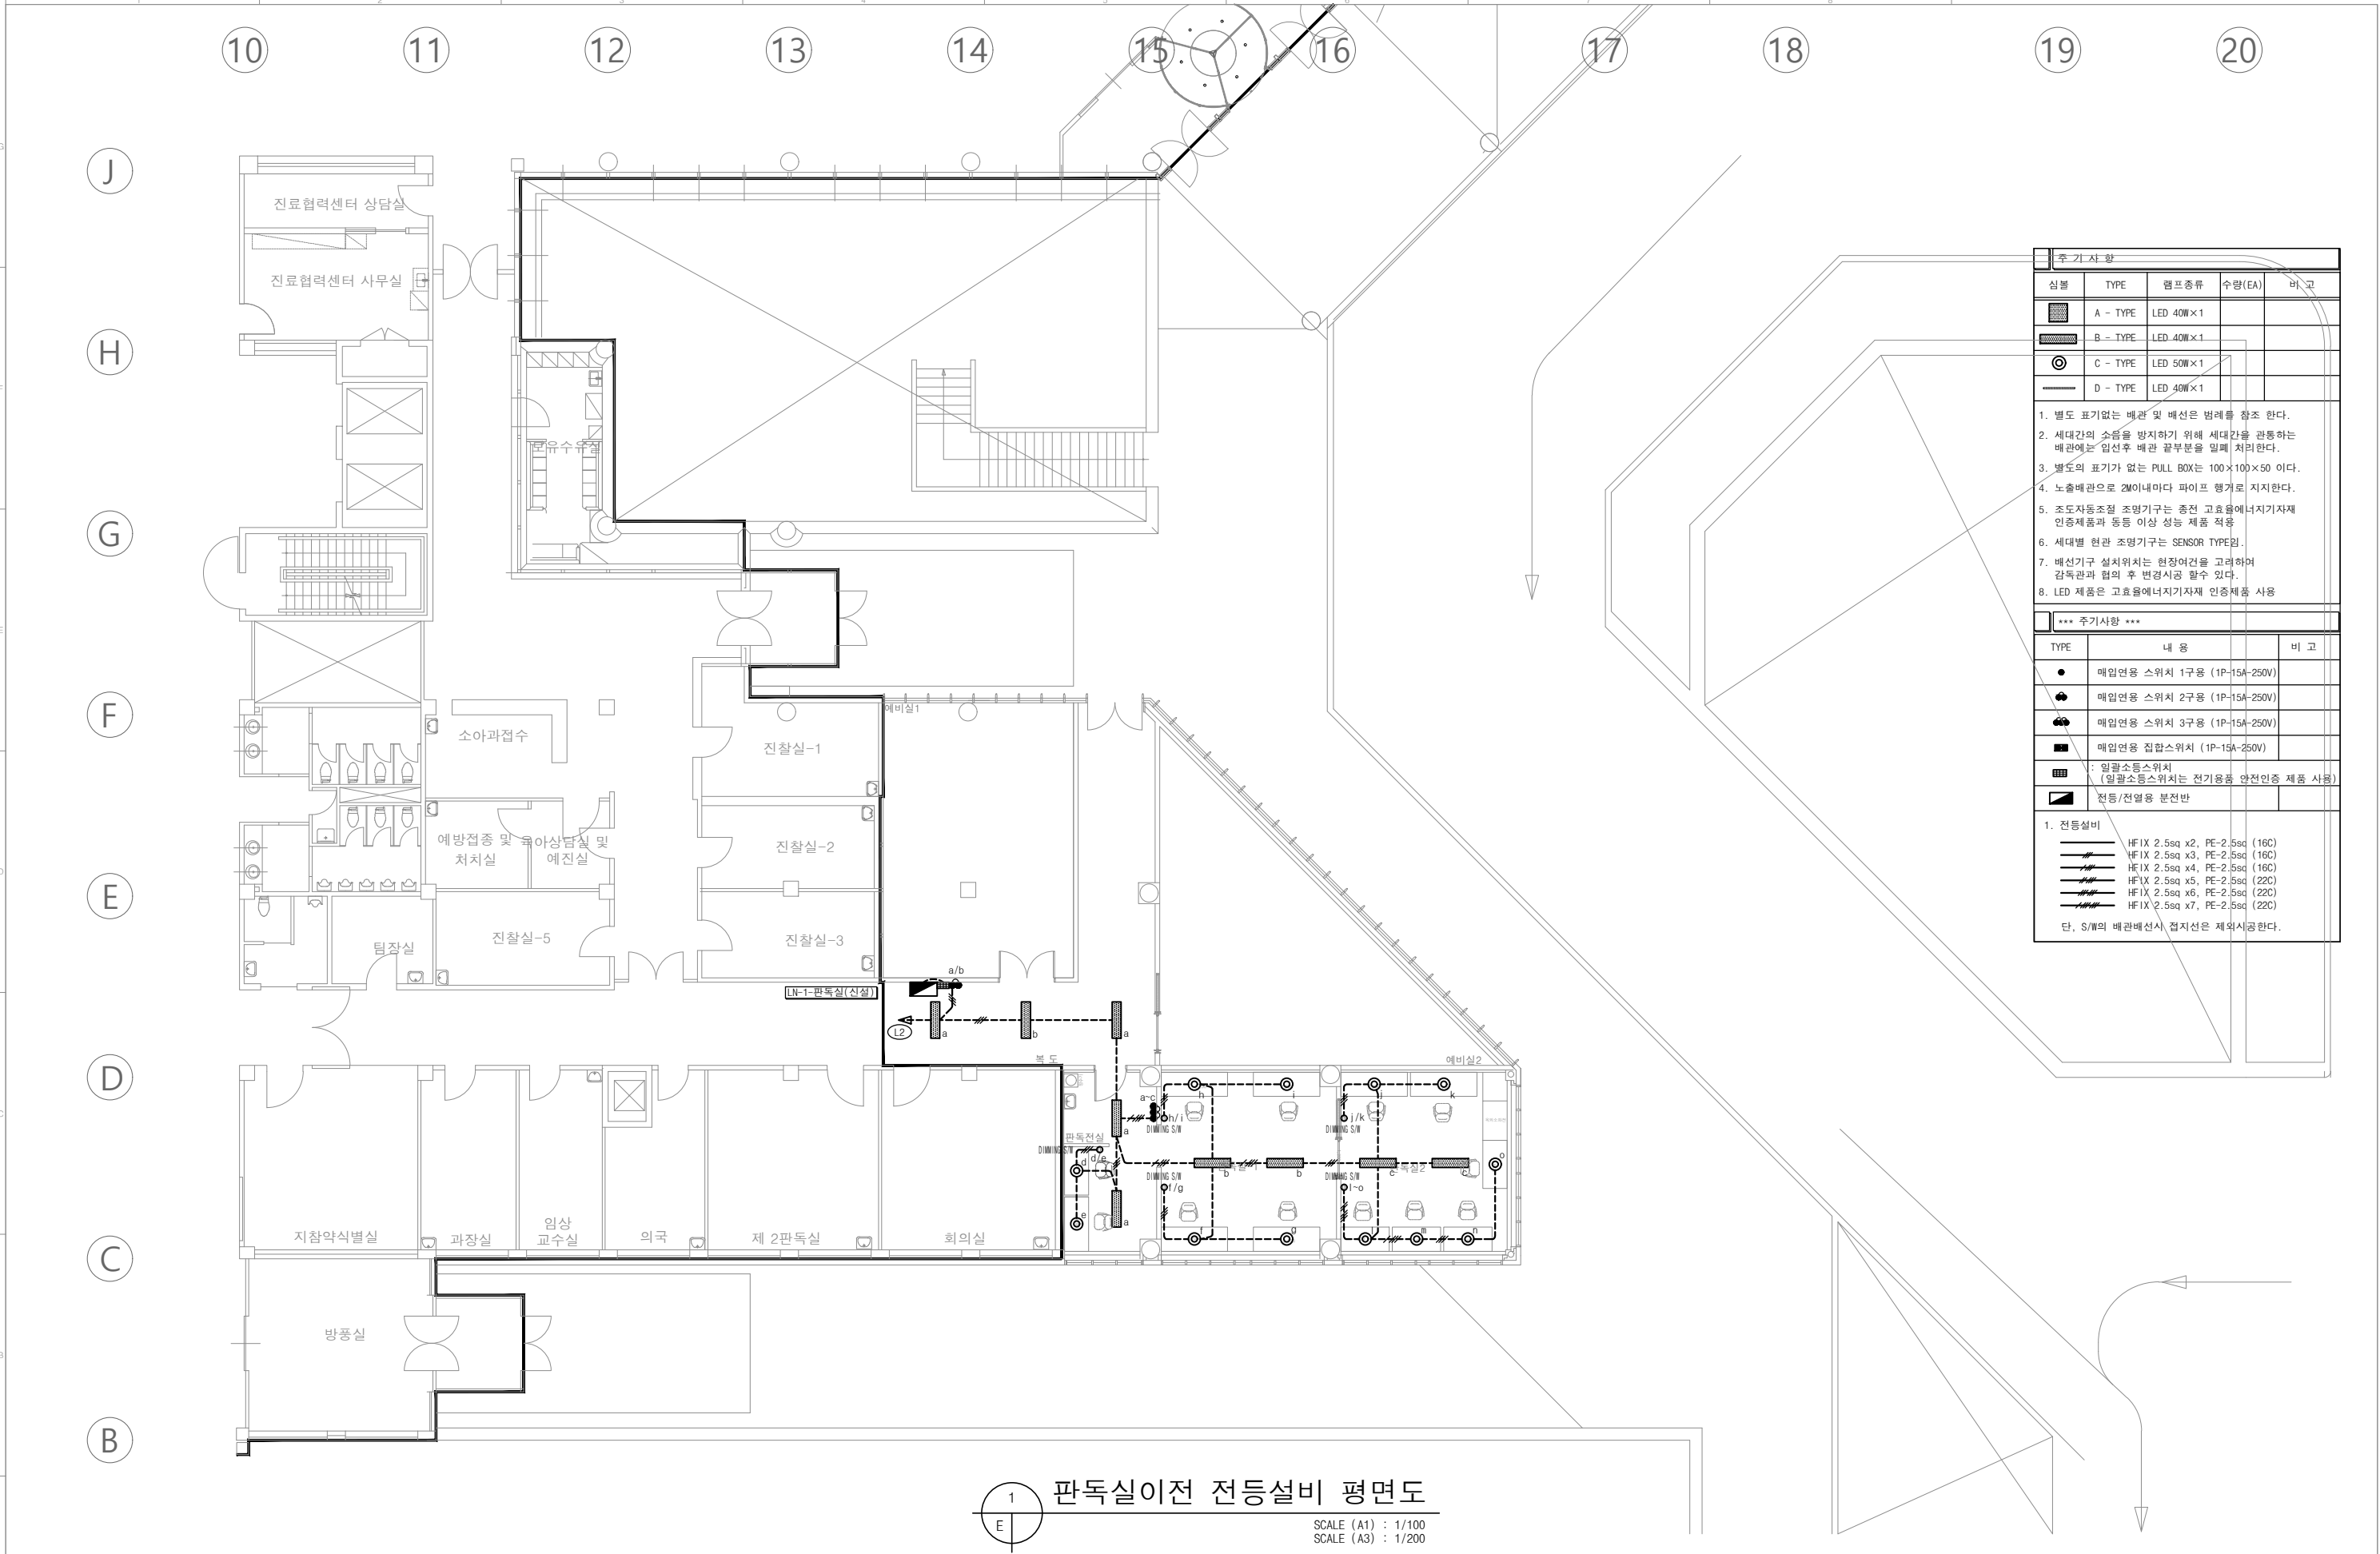

추가 사항				
심볼	TYPE	램프종류	수량(EA)	비 고
	A - TYPE	LED 40W×1		
	B - TYPE	LED 40W×1		
	C - TYPE	LED 50W×1		
	D - TYPE	LED 40W×1		
1. 별도 표기없는 배관 및 배선은 범례를 참조 한다. 2. 세대간의 소음을 방지하기 위해 세대간을 관통하는 배관에는 입선후 배관 끝부분을 밀폐 처리한다. 3. 별도의 표기가 없는 PULL BOX는 100×100×50 이다. 4. 노출배관으로 2m이내마다 파이프 행거로 지지한다. 5. 조도자동조절 조명기구는 종전 고효율에너지기자재 인증제품과 동등 이상 성능 제품 적용 6. 세대별 환관 조명기구는 SENSOR TYPE임. 7. 배선기구 설치위치는 현장여건을 고려하여 감속관과 협의 후 변경시공 할수 있다. 8. LED 제품은 고효율에너지기자재 인증제품 사용				
*** 추가사항 ***				
TYPE	내 용			비 고
●	매입연용 스위치 1구용 (1P-15A-250V)			
●●	매입연용 스위치 2구용 (1P-15A-250V)			
●●●	매입연용 스위치 3구용 (1P-15A-250V)			
■	매입연용 집합스위치 (1P-15A-250V)			
田	일괄소등스위치 (일괄소등스위치는 전기용품 안전인증 제품 사용)			
▢	전등/전열용 분전반			
1. 전등설비				
	HF IX 2.5sq x2, PE-2.5sq	(16C)		
	HF IX 2.5sq x3, PE-2.5sq	(16C)		
	HF IX 2.5sq x4, PE-2.5sq	(16C)		
	HF IX 2.5sq x5, PE-2.5sq	(22C)		
	HF IX 2.5sq x6, PE-2.5sq	(22C)		
	HF IX 2.5sq x7, PE-2.5sq	(22C)		
단, S/W의 배관배선시, 접지선은 제외시공한다.				

1 판독실이전 전등설비 평면도
SCALE (A1) : 1/100
SCALE (A3) : 1/200



권역책임의료기관
시설장비지원사업

ARCHITECT
THE 다 더 건축사사무소
Architects + Consultants
서울시 서초구 양재천로 129, 파크센타 2층
T 02. 574. 0107 F 02. 571. 0107

CONSULTANT
STRUCTURE A
SITE WORKS(CIVIL) A
ARCHITECTURAL LANDSCAPE A
MECHANIC (주) 정도 A
ELECTRONICAL (주) 코담기술단 A
IT & TELECOM (주) 코담기술단 A
FIRE FIGHTING (주) 정도/(주) 낙생도원방재 A

NO	ISSUE & REVISION	DATE


ISSUED FOR			
APPROVED			
ARCH.	STRL.	CIVIL.	LAND.
MECH.	ELEC.	TELE.	FIRE.

DRAWN by	
CHECKED by	
APPROVAL by	

SCALE	A1 = 1/ 100 A3 = 1/ 200
DATE	

PROJECT CODE	
DRAWING TITLE	판독실이전 전등설비 평면도

DRAWING NUMBER	EE-301
----------------	--------

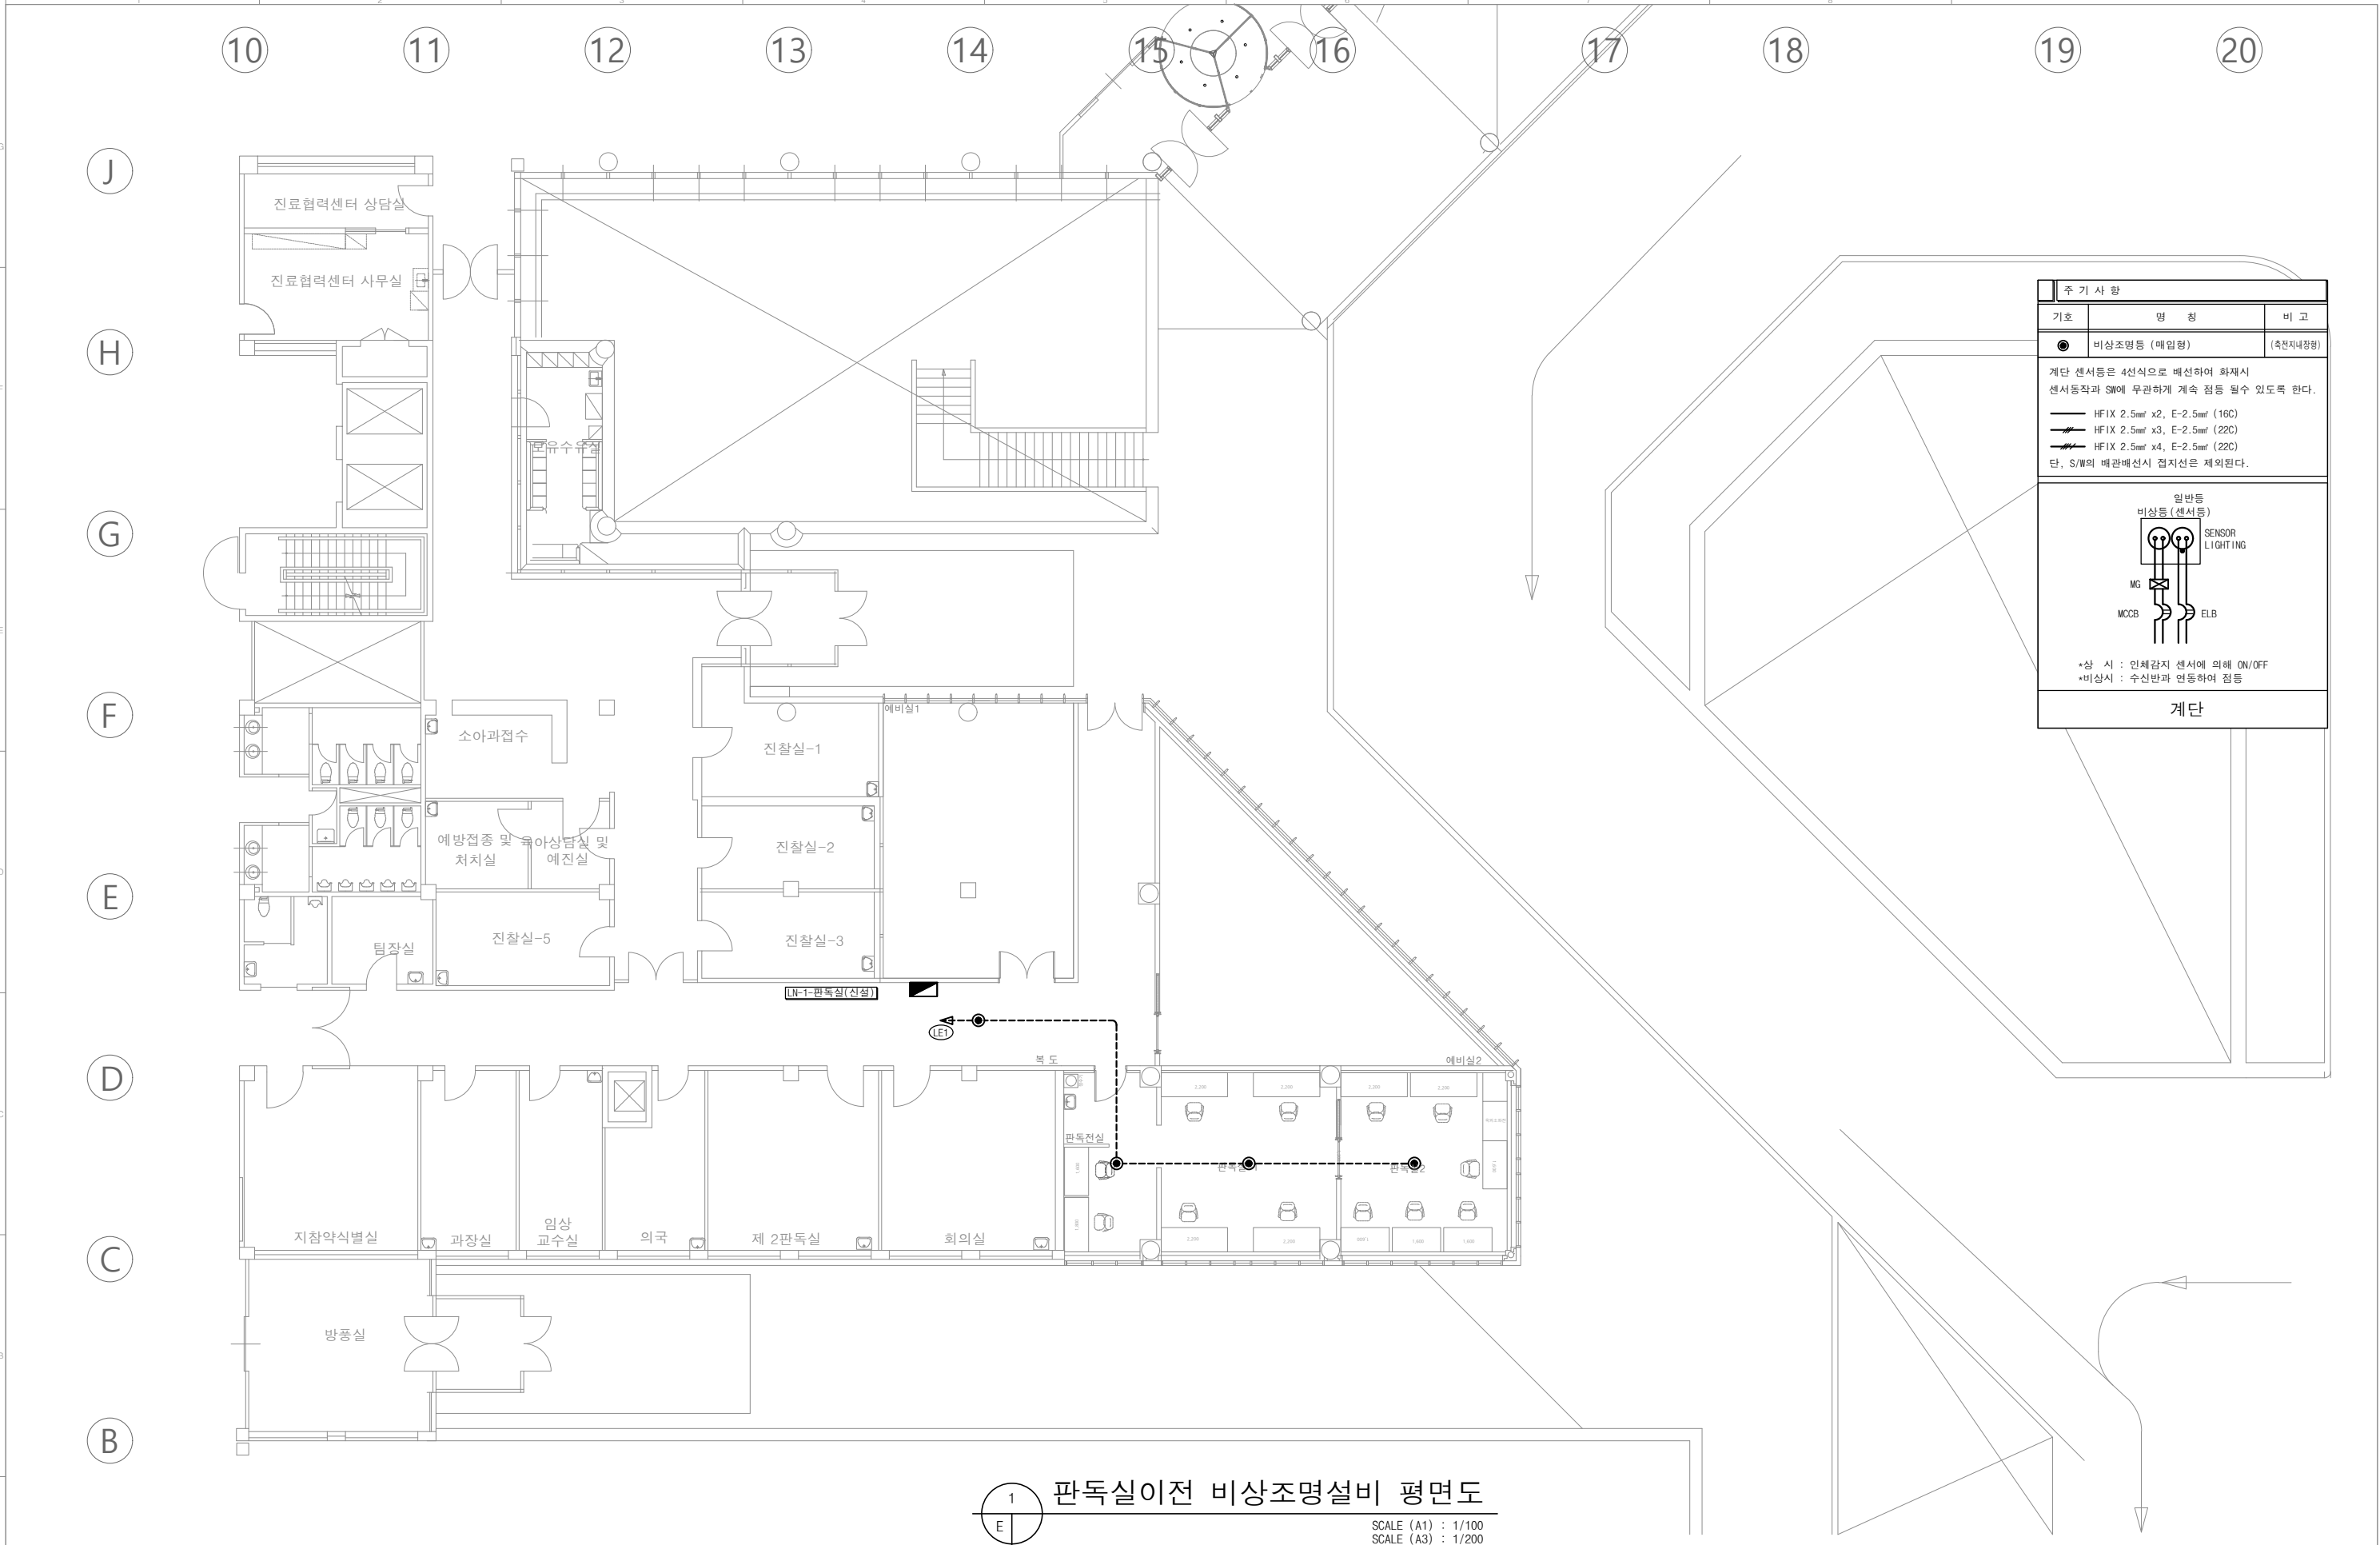

1 판독실이전 비상조명설비 평면도
SCALE (A1) : 1/100
SCALE (A3) : 1/200



권역책임의료기관
시설장비지원사업

ARCHITECT
THA 더 건축사사무소
Architects + Consultants
서울시 서초구 양재천로 129, 파크센타 2층
T 02. 574. 0107 F 02. 571. 0107

CONSULTANT
STRUCTURE
SITE WORKS(CIVIL)
ARCHITECTURAL
LANDSCAPE
MECHANIC (주) 정도
ELECTRONICAL (주) 코담기술단
IT & TELECOM (주) 코담기술단
FIRE FIGHTING (주) 정도/(주) 낙생도원방재

NO	ISSUE & REVISION	DATE

APPROVED	ARCH.	STRL.	CIVIL.	LAND.


DRAWN by	CHECKED by	APPROVAL by

SCALE	A1 = 1/100 A3 = 1/200
DATE	

PROJECT CODE	
DRAWING TITLE	판독실이전 비상조명설비 평면도

DRAWING NUMBER	EE-401
----------------	--------

주 기 사 항				
심볼	TYPE	램프종류	수량(EA)	비 고
	A - TYPE	LED 40W×1		
	B - TYPE	LED 40W×1		
	C - TYPE	LED 50W×1		
	D - TYPE	LED 40W×1		
1. 별도 표기없는 배관 및 배선은 범례를 참조 한다.				
2. 세대간의 소음을 방지하기 위해 세대간을 관통하는 배관에는 입선후 배관 끝부분을 밀폐 처리한다.				
3. 별도의 표기가 없는 PULL BOX는 100×100×50 이다.				
4. 노출배관으로 2M이내마다 파이프 행거로 지지한다.				
5. 조도자동조절 조명기구는 종전 고효율에너지기자재 인증제품과 동등 이상 성능 제품 적용				
6. 세대별 현관 조명기구는 SENSOR TYPE임.				
7. 배선기구 설치위치는 현장여건을 고려하여 감독관과 협의 후 변경시공 할수 있다.				
8. LED 제품은 고효율에너지기자재 인증제품 사용				
*** 주기사항 ***				
TYPE	내 용			비 고
●	매입연용 스위치 1구용 (1P-15A-250V)			
●●	매입연용 스위치 2구용 (1P-15A-250V)			
●●●	매입연용 스위치 3구용 (1P-15A-250V)			
■	매입연용 집합스위치 (1P-15A-250V)			
	: 일괄소등스위치 (일괄소등스위치는 전기용품 안전인증 제품 사용)			
	전등/전열용 분전반			
1. 전등설비				
	HFIX 2.5sq x2, PE-2.5sq (16C)			
	HFIX 2.5sq x3, PE-2.5sq (16C)			
	HFIX 2.5sq x4, PE-2.5sq (16C)			
	HFIX 2.5sq x5, PE-2.5sq (22C)			
	HFIX 2.5sq x6, PE-2.5sq (22C)			
	HFIX 2.5sq x7, PE-2.5sq (22C)			
단, S/개의 배관배선시 접지선은 제외시공한다.				

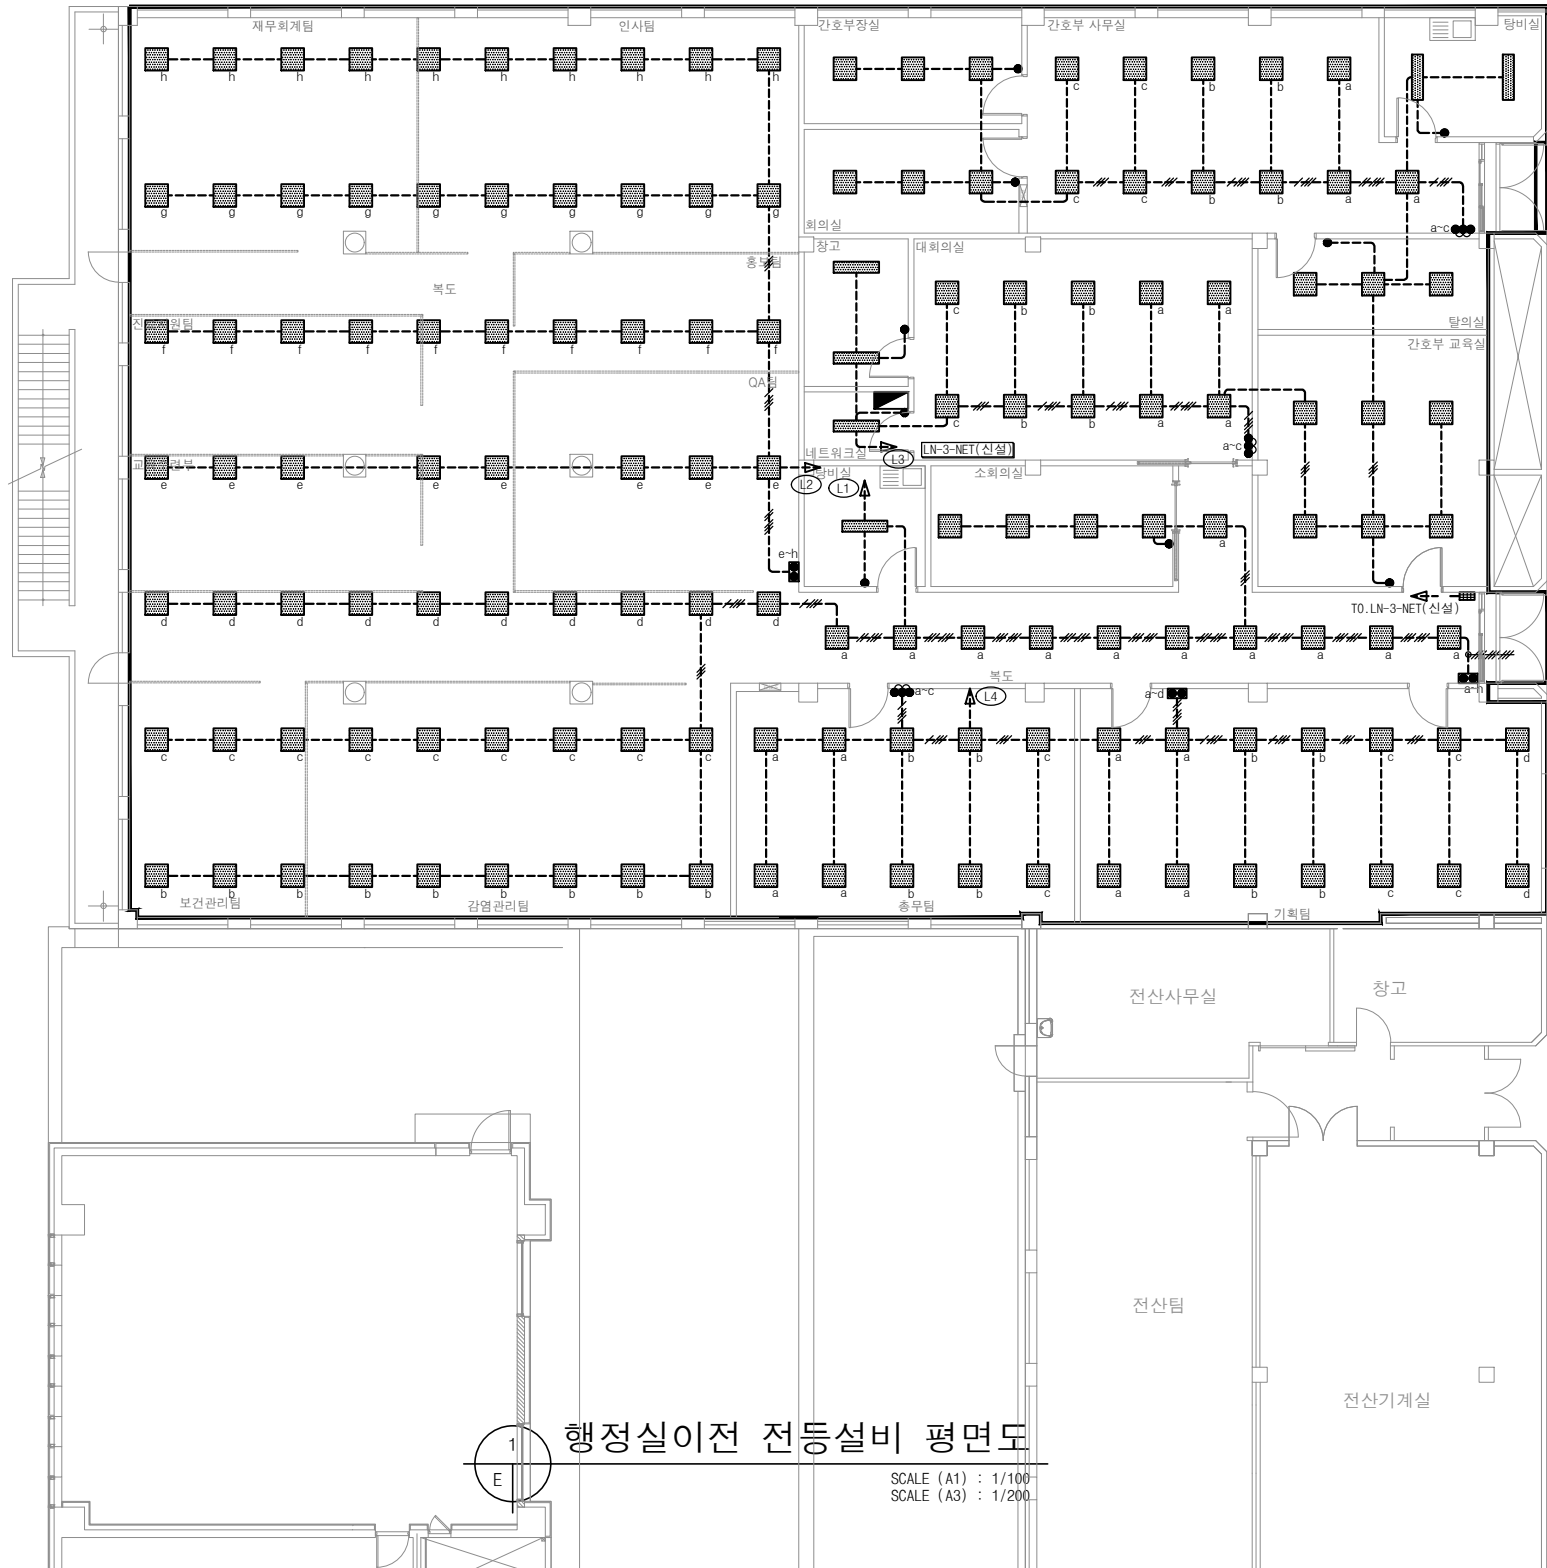

행정실이전 전등설비 평면도

SCALE (A1) : 1/100
SCALE (A3) : 1/200

권역책임의료기관
시설장비지원사업

ARCHITECT
THEA 더 건축사사무소
Architects + Consultants
서울시 서초구 양재천로 129, 파크센타 2층
T 02. 574. 0107 F 02. 571. 0107

CONSULTANT	
STRUCTURE	A
SITE WORKS(CIVIL)	A
ARCHITECTURAL LANDSCAPE	A
MECHANIC (주) 정도	A
ELECTRONICAL (주) 코담기술단	A
IT & TELECOM (주) 코담기술단	A
FIRE FIGHTING (주) 정도/(주) 낙생도원방재	A

NO	ISSUE & REVISION	DATE

ISSUED FOR	APPROVED

DRAWN by	CHECKED by	APPROVAL by

SCALE	DATE
A1 = 1/ 100 A3 = 1/ 200	

PROJECT CODE	DRAWING TITLE
	행정실이전 전등설비 평면도

DRAWING NUMBER
EE-302

주 기 사 황

기호	명 칭	비 고
●	비상조명등 (매입형)	(축전지내장형)

계단 센서등은 4선식으로 배선하여 화재시
센서동작과 S/W에 무관하게 계속 점등 될수 있도록 한다.

HF IX 2.5mm² x2, E-2.5mm² (16C)
HF IX 2.5mm² x3, E-2.5mm² (22C)
HF IX 2.5mm² x4, E-2.5mm² (22C)
단, S/W의 배관배선시 접지선은 제외된다.

일반등
비상등 (센서등)

SENSOR
LIGHTING


MG

MCCB

ELB

*상 시 : 인체감지 센서에 의해 ON/OFF
*비상시 : 수신반과 연동하여 점등

계단

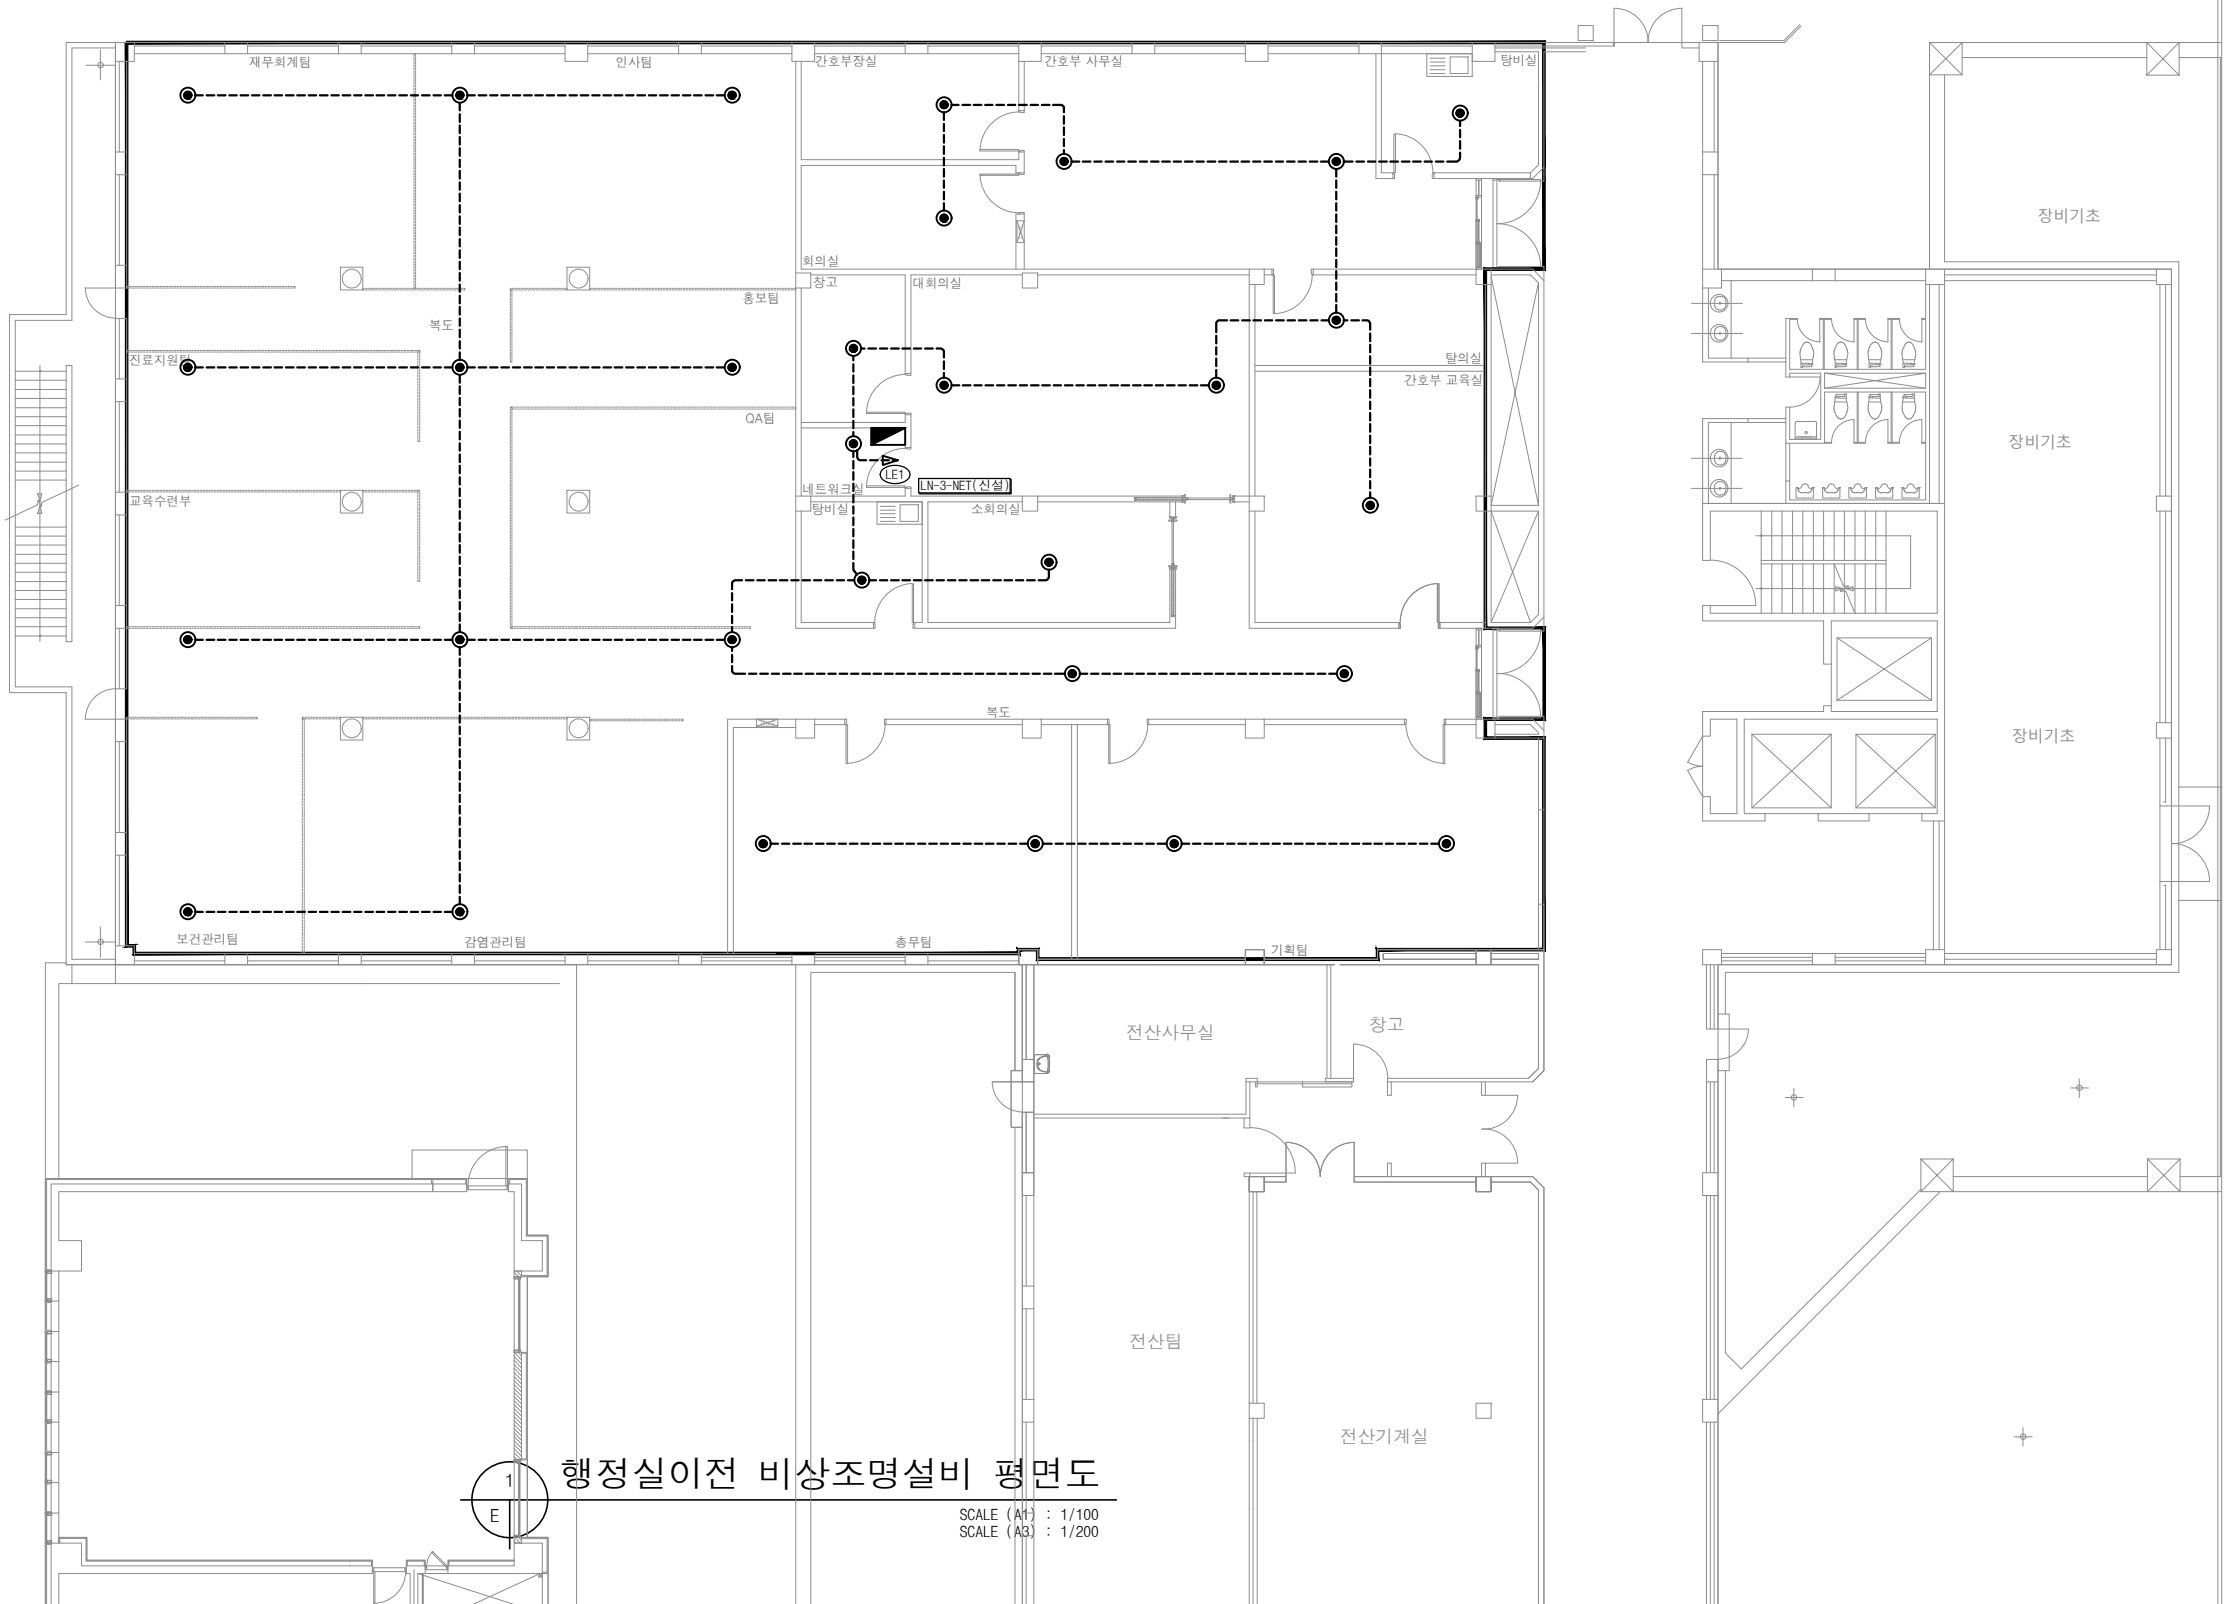

행정실이전 비상조명설비 평면도

SCALE (A1) : 1/100
SCALE (A3) : 1/200



권역책임의료기관
시설장비지원사업

ARCHITECT
THE 다 더 건축사사무소
Architects + Consultants
서울시 서초구 양재천로 129, 파크센타 2층
T 02. 574. 0107 F 02. 571. 0107

CONSULTANT	
STRUCTURE	A
SITE WORKS(CIVIL)	A
ARCHITECTURAL	A
LANDSCAPE	A
MECHANICAL	(주) 정도
ELECTRONICAL	(주) 코담기술단
IT & TELECOM	(주) 코담기술단
FIRE FIGHTING	(주) 정도/(주) 낙생도원방재

NO	ISSUE & REVISION	DATE


ISSUED FOR	
APPROVED	
ARCH.	STRL.
CIVIL.	LAND.
MECH.	ELEC.
TELE.	FIRE.

DRAWN by	
CHECKED by	
APPROVAL by	

SCALE	
A1 =	1/ 100
A3 =	1/ 200
DATE	

PROJECT CODE	
DRAWING TITLE	행정실이전 비상조명설비 평면도

DRAWING NUMBER	EE-402
----------------	--------

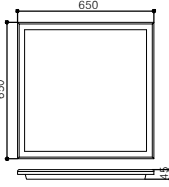


7	FORM	LED 평판조명	
6	BODY	METAL	1
5	COVER	PS	1
4	LAMP	LED 40W	1
3	전원	AC 직결형	1
2	물품식별번호	23188497	
1	인 증	KS, 조달우수, 고효율, 친환경	
NO.	DESCRIPTION	MATERIAL / DETAIL	Q'TY

TYPE

A

LED 40W

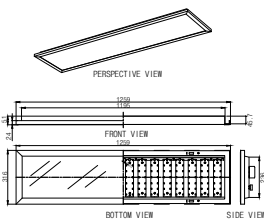


5	FORM	매입 LED등	
4	BALLAST	SMPS AC 220V 60HZ+KS	1
3	LAMP	LED 40W	1
2	커 버	알루미늄, 광확산아크릴	1
1	BODY	STEEL 0.7t (백색정전분체 도장)	1
NO.	DESCRIPTION	MATERIAL / DETAIL	Q'TY

TYPE

B

LED 40W

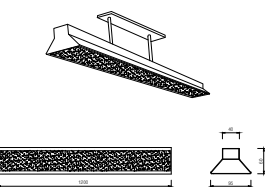


5	COVER	PC	
4	SOCKET	케이블	1
3	SMPS	DC 정전압, 정전류	1
2	LAMP	LED 50W	1
1	BODY	STEEL 0.7t	1
NO.	DESCRIPTION	MATERIAL / DETAIL	Q'TY

TYPE

C

LED 50W

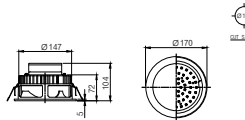


5	형 태	LED 다운라이트	1
4	컨 버 터	DC 36V	1
3	소비전력	LED 12W	1
2	커 버	ABS 난연	1
1	몸 체	AL. DIE-CASTING	1
NO.	DESCRIPTION	MATERIAL / DETAIL	Q'TY

TYPE

D

LED 12W

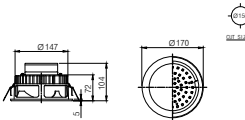

5	형 태	LED 다운라이트(비상)	1
4	컨 버 터	DC 36V	1
3	소비전력	LED 12W	1
2	커 버	ABS 난연	1
1	몸 체	AL. DIE-CASTING	1
NO.	DESCRIPTION	MATERIAL / DETAIL	Q'TY

TYPE

E

LED 12W

주 기 사 항

1. 조명기구는 현장 여건에 따라 감독관의 승인을 득한 후 변경 가능하고, 인터리어부분은 전문업체 공사분임.

2. LED 제품은 고효율에너지기자재 인증제품 사용



중환자실 조명기구 상세도

SCALE (A1) : 1/NONE
SCALE (A3) : 1/NONE



권역책임의료기관
시설장비지원사업

ARCHITECT
THE 다 더 건축사사무소
Architects + Consultants
서울시 서초구 양재천로 129, 파크센타 2층
T 02. 574. 0107 F 02. 571. 0107

CONSULTANT
STRUCTURE
SITE WORKS(CIVIL)
ARCHITECTURAL
LANDSCAPE
MECHANIC (주) 정도
ELECTRONICAL (주) 코담기술단
IT & TELECOM (주) 코담기술단
FIRE FIGHTING (주) 정도/(주) 낙생도원방재

NO	ISSUE & REVISION	DATE


ISSUED FOR			
APPROVED			
ARCH.	STRL.	CIVIL.	LAND.
MECH. ELEC. TELE. FIRE.			

DRAWN by
CHECKED by
APPROVAL by

SCALE
A1 = 1/ NONE
A3 = 1/ NONE
DATE

PROJECT CODE
DRAWING TITLE
중환자실 조명기구 상세도

DRAWING NUMBER
EE-1300

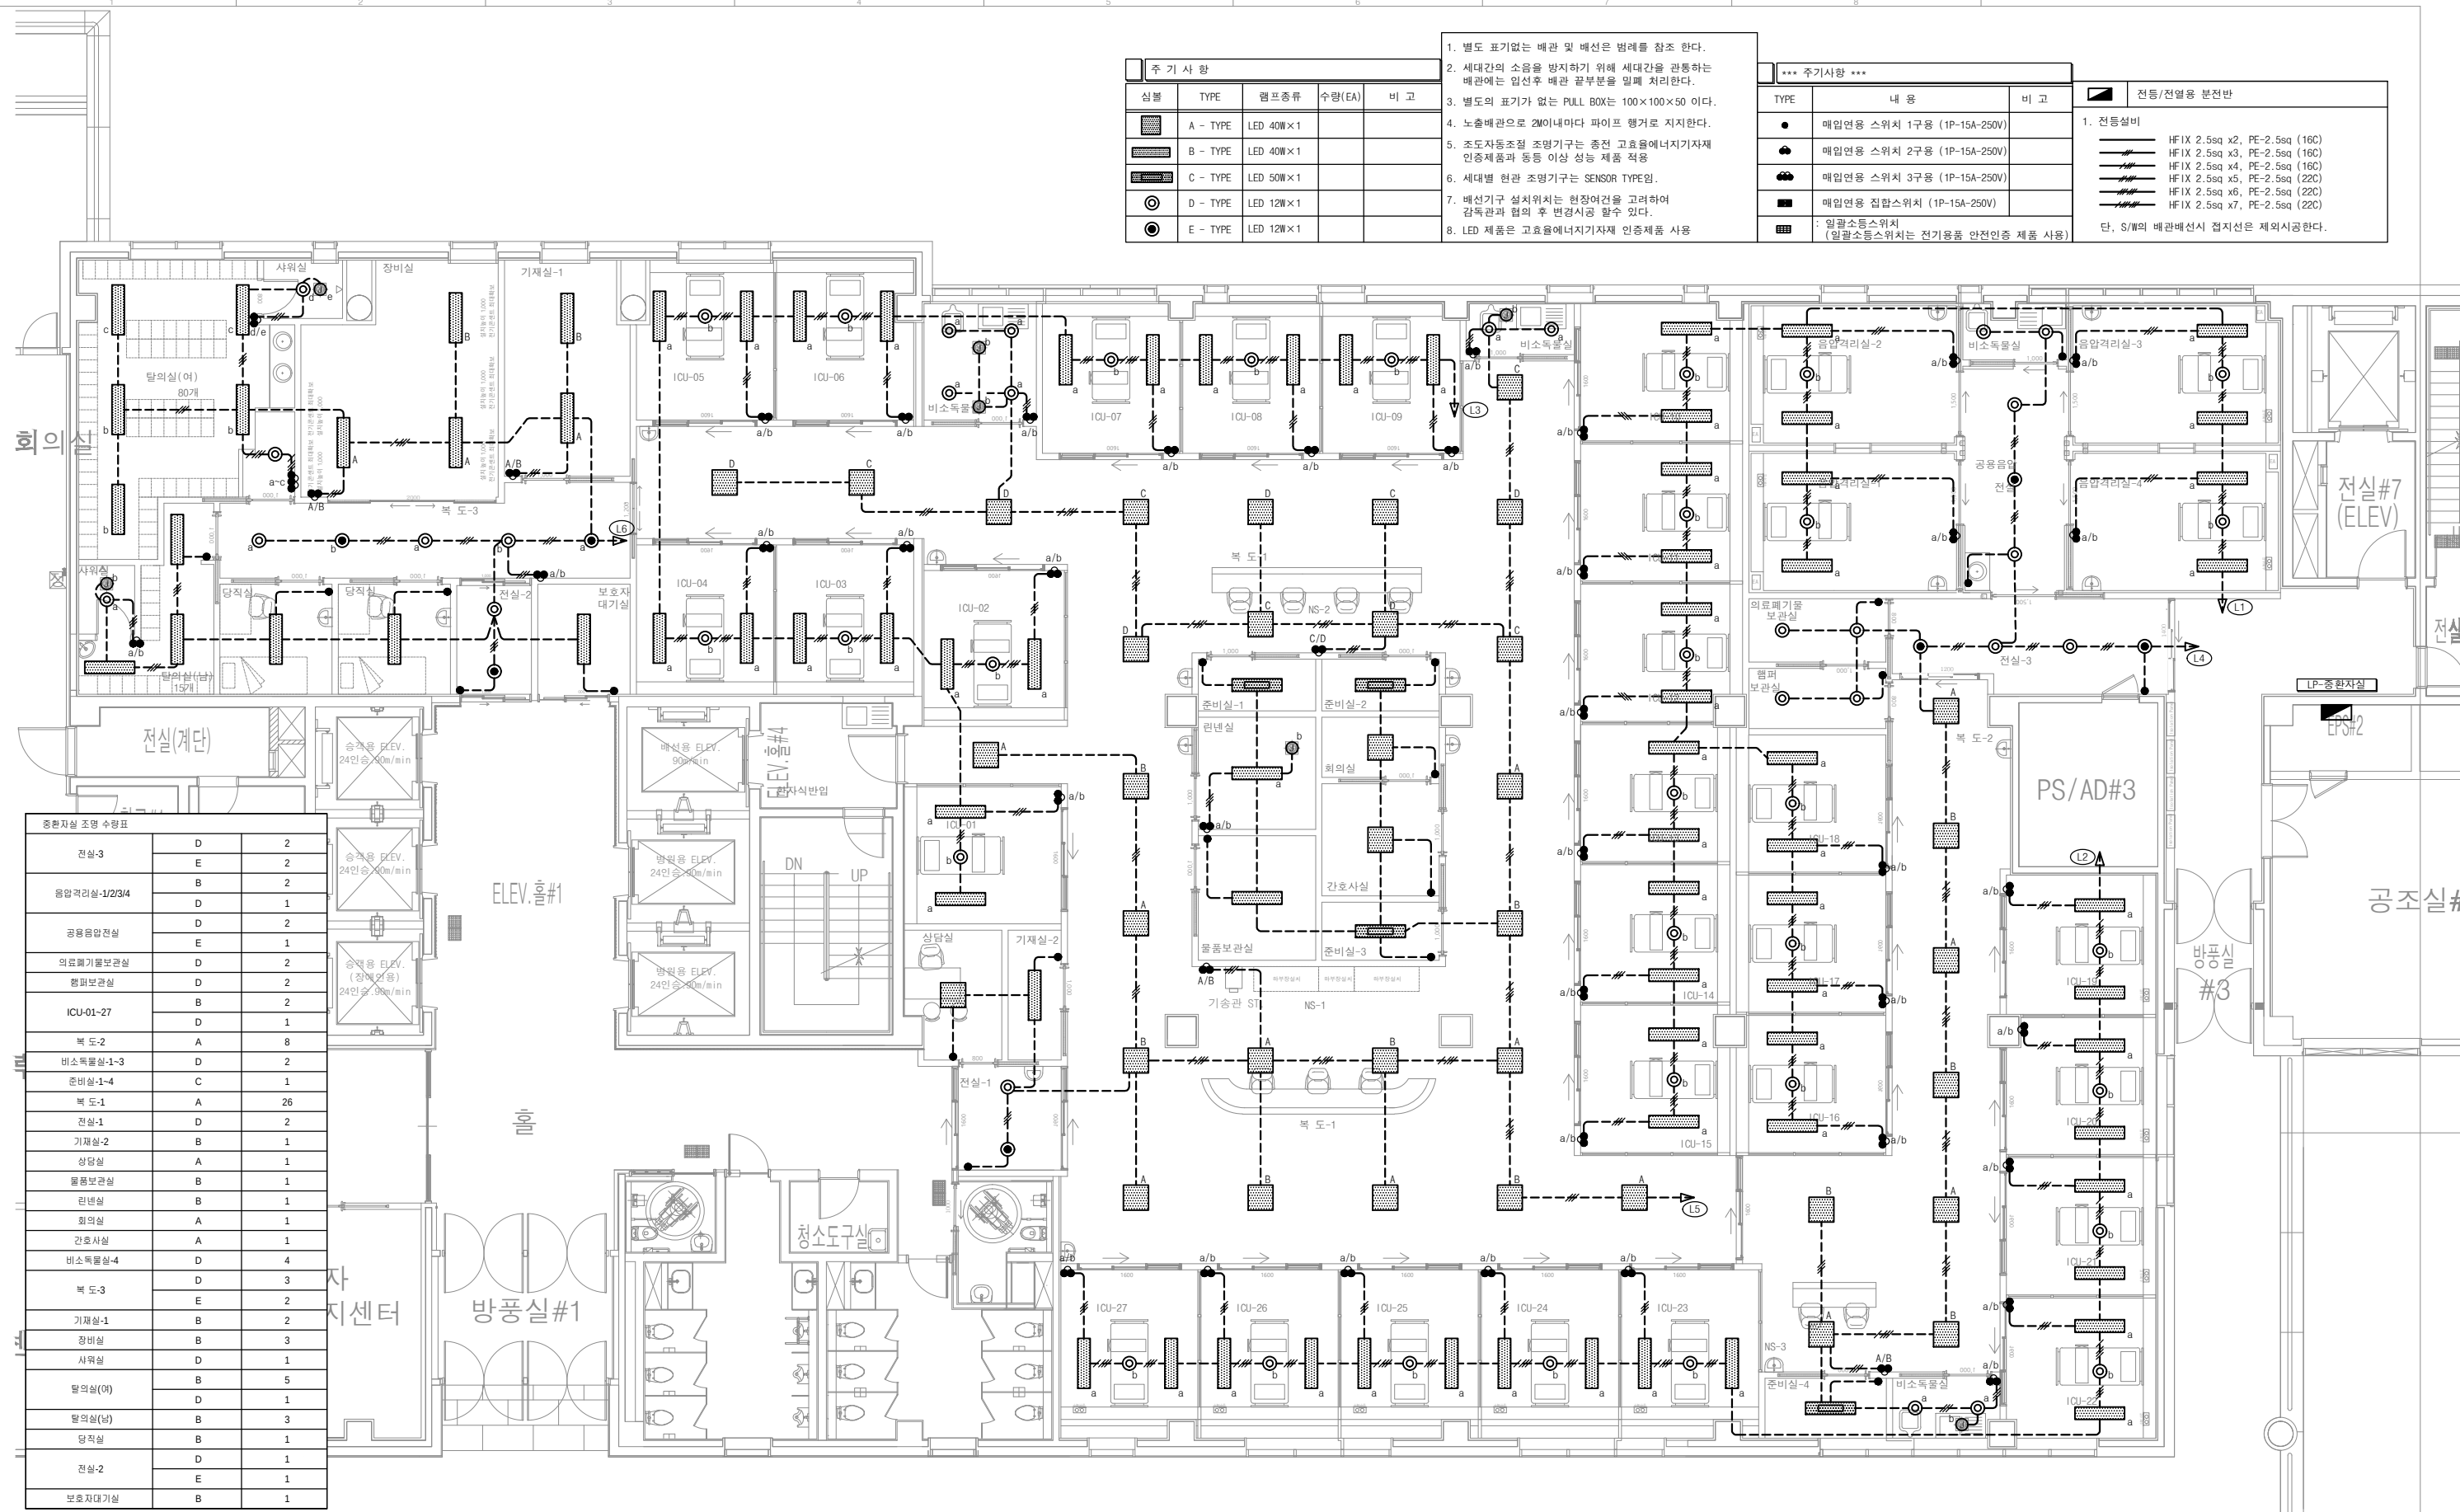

주 기 사 항				
심볼	TYPE	램프종류	수량(EA)	비 고
	A - TYPE	LED 40W×1		
	B - TYPE	LED 40W×1		
	C - TYPE	LED 50W×1		
	D - TYPE	LED 12W×1		
	E - TYPE	LED 12W×1		

- 별도 표기없는 배관 및 배선은 범례를 참조 한다.
- 세대간의 소음을 방지하기 위해 세대간을 관통하는 배관에는 입선후 배관 끝부분을 밀폐 처리한다.
- 별도의 표기가 없는 PULL BOX는 100×100×50 이다.
- 노출배관으로 2M이내마다 파이프 행거로 지지한다.
- 초도자동조절 조영기구는 종전 고효율에너지기자재 인증제품과 동등 이상 성능 제품 적용
- 세대별 현관 조영기구는 SENSOR TYPE임.
- 배선기구 설치위치는 현장여건을 고려하여 감독관과 협의 후 변경시공 할수 있다.
- LED 제품은 고효율에너지기자재 인증제품 사용

*** 추가사항 ***		
TYPE	내 용	비 고
●	매입연용 스위치 1구용 (1P-15A-250V)	
●	매입연용 스위치 2구용 (1P-15A-250V)	
●	매입연용 스위치 3구용 (1P-15A-250V)	
■	매입연용 집합스위치 (1P-15A-250V)	
■	일괄소등스위치 (일괄소등스위치는 전기용품 안전인증 제품 사용)	

전등/전열용 분전반	
1. 전등설비	
HF IX 2.5sq x2, PE-2.5sq (16C)	
HF IX 2.5sq x3, PE-2.5sq (16C)	
HF IX 2.5sq x4, PE-2.5sq (16C)	
HF IX 2.5sq x5, PE-2.5sq (22C)	
HF IX 2.5sq x6, PE-2.5sq (22C)	
HF IX 2.5sq x7, PE-2.5sq (22C)	
단, S/W의 배관배선시 접지선은 제외시공한다.	

1 중환자실 전등설비 평면도
SCALE (A1) : 1/75
SCALE (A3) : 1/150

권역책임의료기관
시설장비지원사업

ARCHITECT
THE 다 더 건축사사무소
Architects + Consultants
서울시 서초구 양재천로 129, 파크센트 2층
T 02. 574. 0107 F 02. 571. 0107

CONSULTANT	
STRUCTURE	A
SITE WORKS(CIVIL)	A
ARCHITECTURAL LANDSCAPE	A
MECHANIC (주) 정도	A
ELECTRONICAL (주) 코담기술단	A
IT & TELECOM (주) 코담기술단	A
FIRE FIGHTING (주) 정도/(주) 낙생도원방재	A

NO	ISSUE & REVISION	DATE


ISSUED FOR			
APPROVED			
ARCH.	STRL.	CIVIL.	LAND.
MECH.	ELEC.	TELE.	FIRE.

DRAWN by	CHECKED by	APPROVAL by


SCALE	DATE
A1 = 1/75 A3 = 1/150	

PROJECT CODE	DRAWING TITLE
	중환자실 전등설비 평면도

DRAWING NUMBER
EE-1301

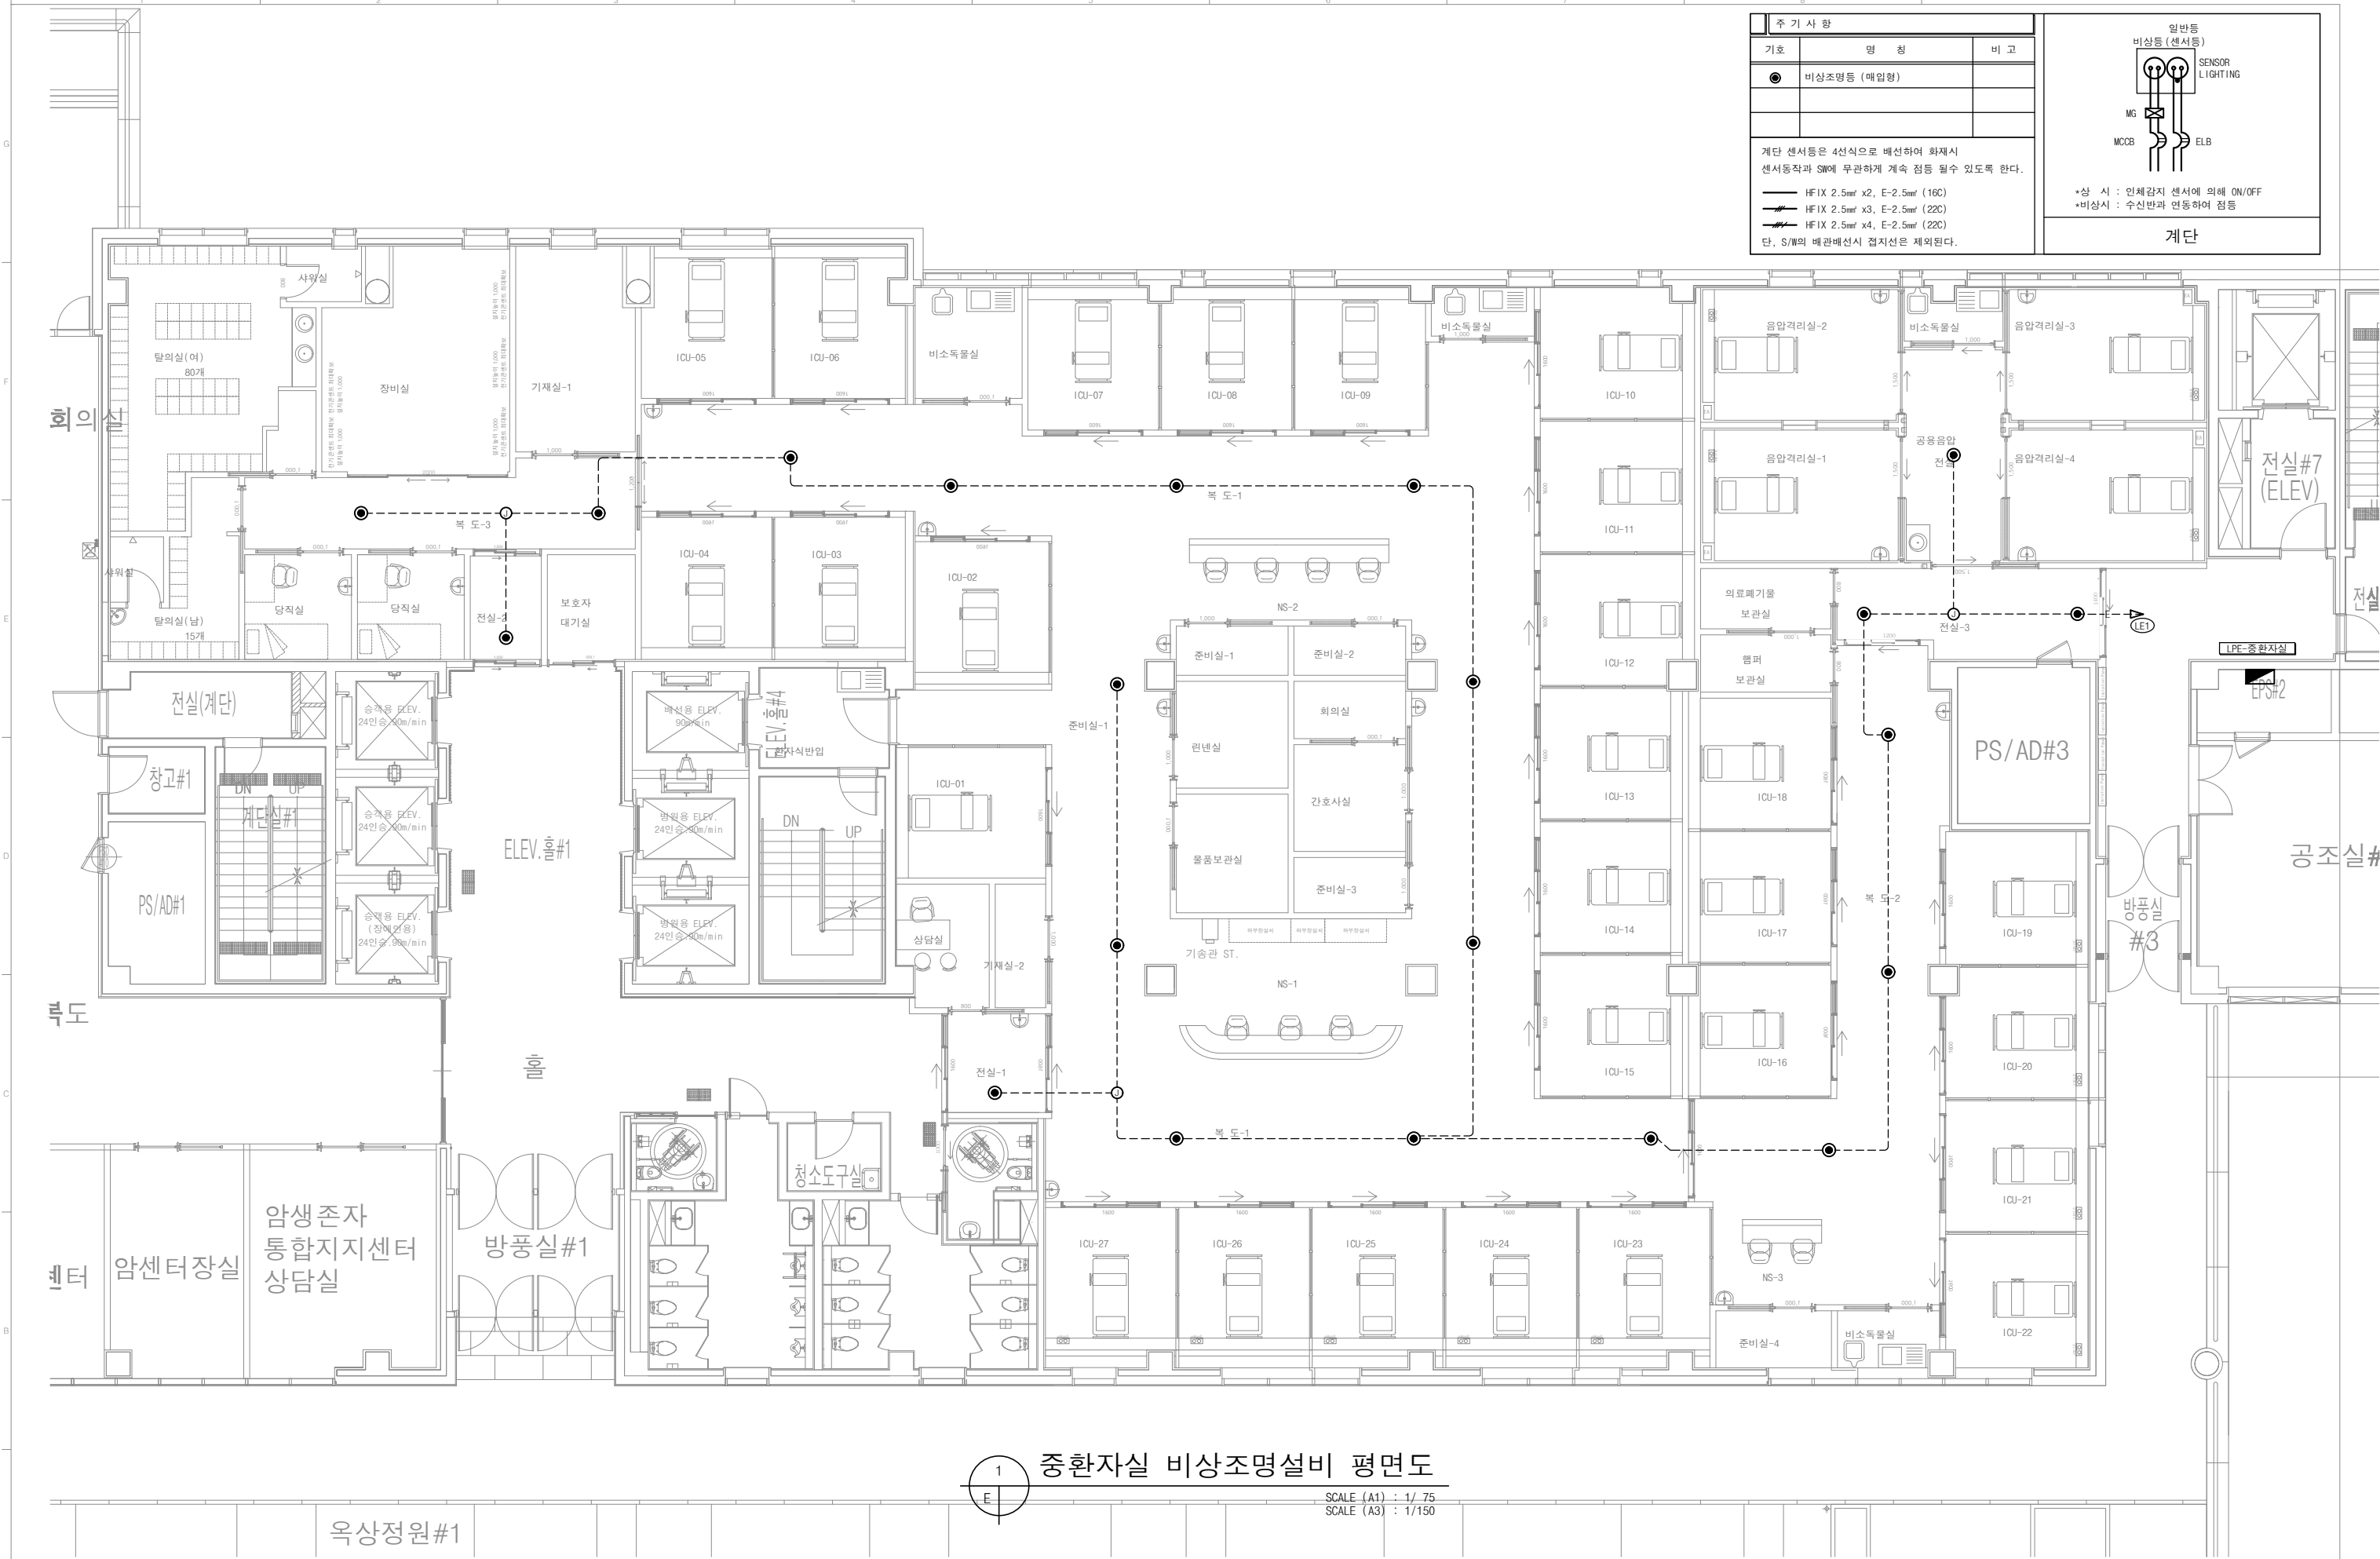

주 기 사 항		
기 호	명 칭	비 고
●	비상조명등 (매입형)	
계단 센서등은 4선식으로 배선하여 화재시 센서동작과 SW에 무관하게 계속 점등 될수 있도록 한다.		
—	HF IX 2.5mm ² x2, E-2.5mm ² (16C)	
—	HF IX 2.5mm ² x3, E-2.5mm ² (22C)	
—	HF IX 2.5mm ² x4, E-2.5mm ² (22C)	
단, S/W의 배관배선시 접지선은 제외된다.		

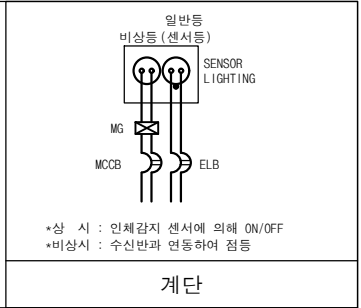

1 중환자실 비상조명설비 평면도

SCALE (A1) : 1/ 75
SCALE (A3) : 1/150