

열선시스템 설계 평면도


Snow Melting System

[디지털로27길 86 주변 도로 열선 설치]

구로구청


열선시스템 전체 평면도

[경사로 연장 : 160m / 1개 차로]

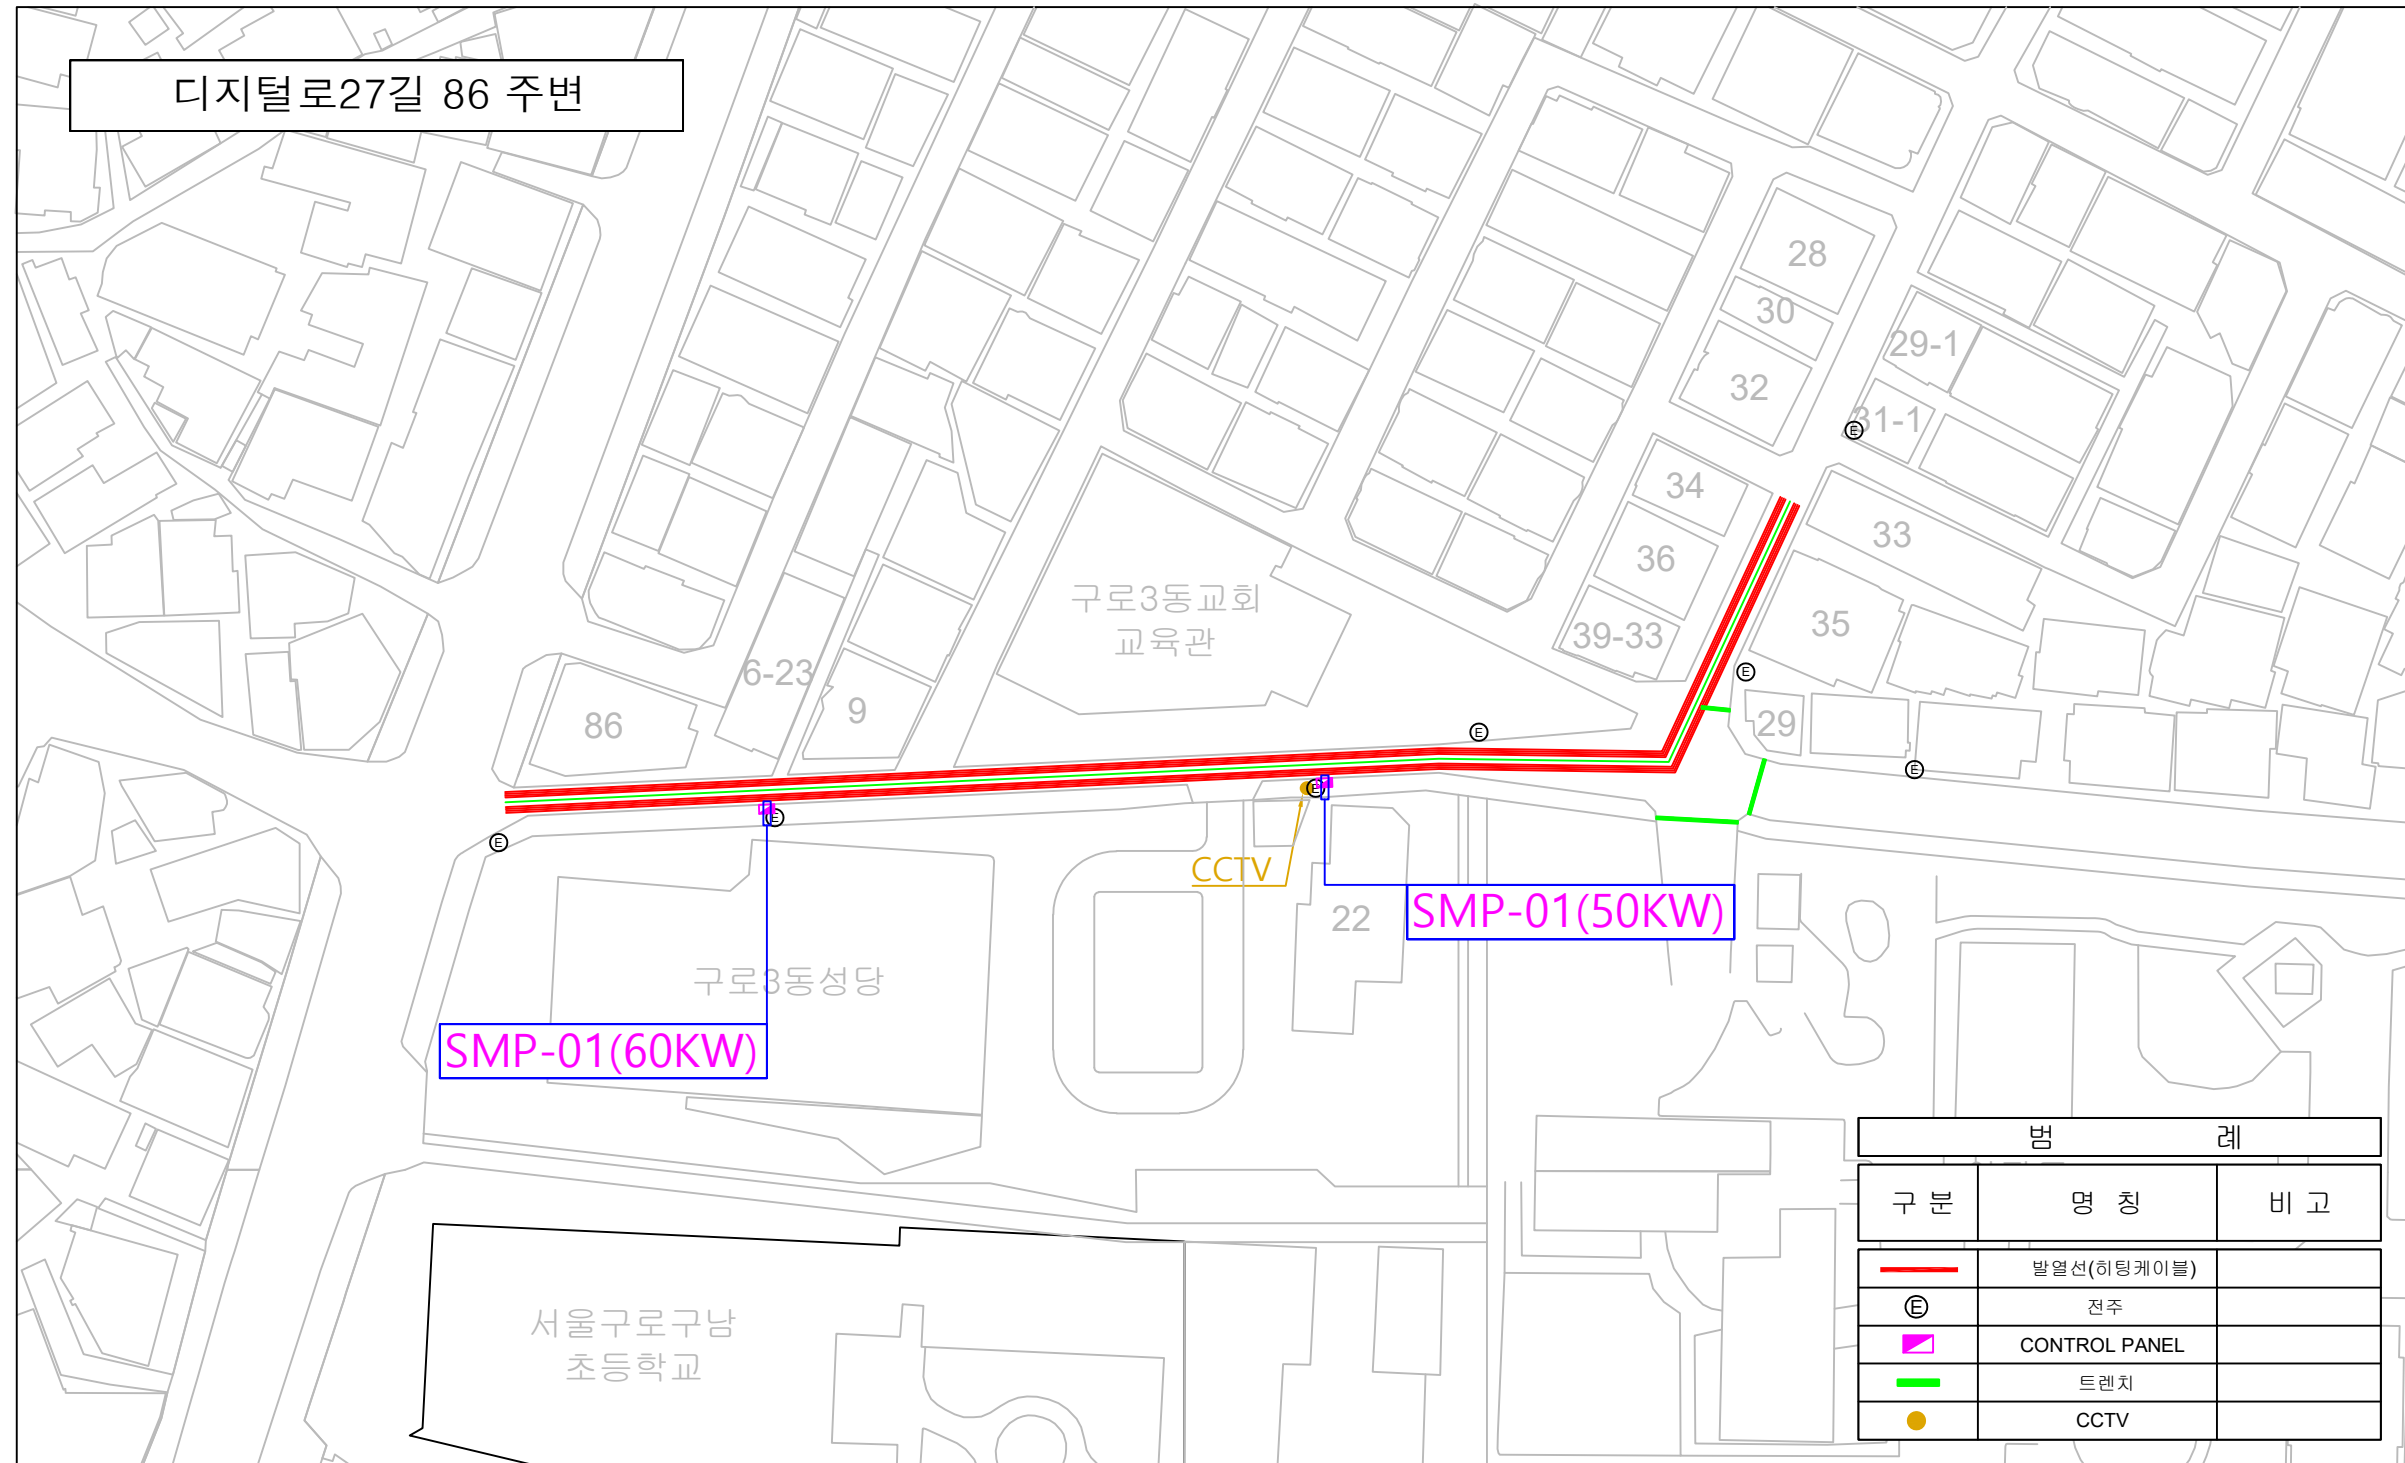


사업명	시행청	시공회사	축척	설계일자	도면명	도면번호
디지털로27길 86 주변 도로 열선 설치	구로구청	KMIC (주)한국엠아이씨	A3: 1/NONE	2026.07	열선시스템 전체 평면도	KMIC-SM-EP-01

도로열선 시스템 설치 계획도

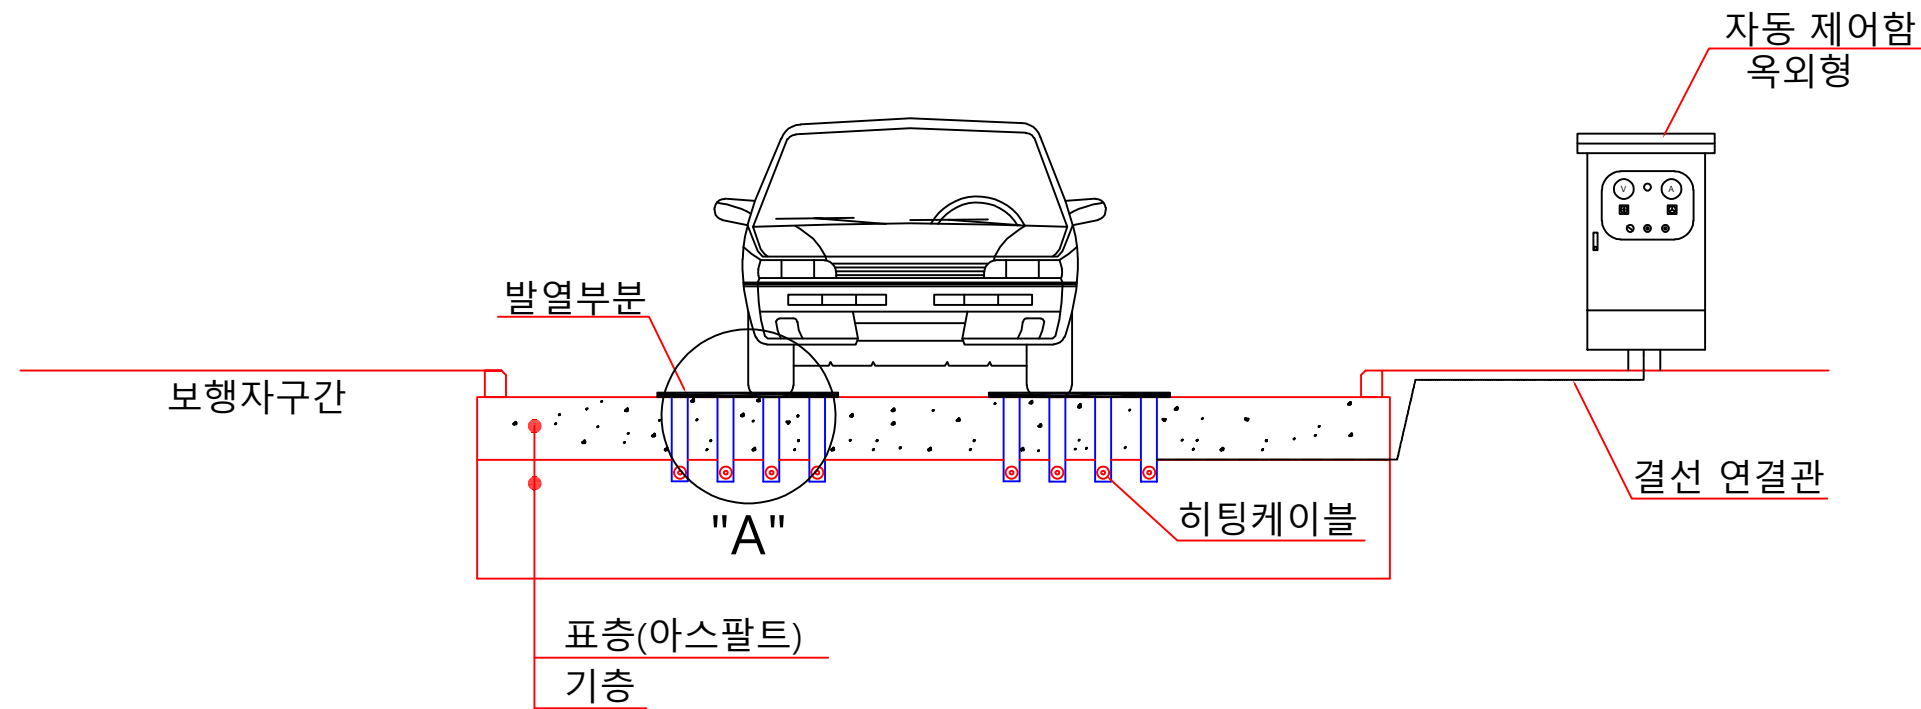


단면 상세도 "A"

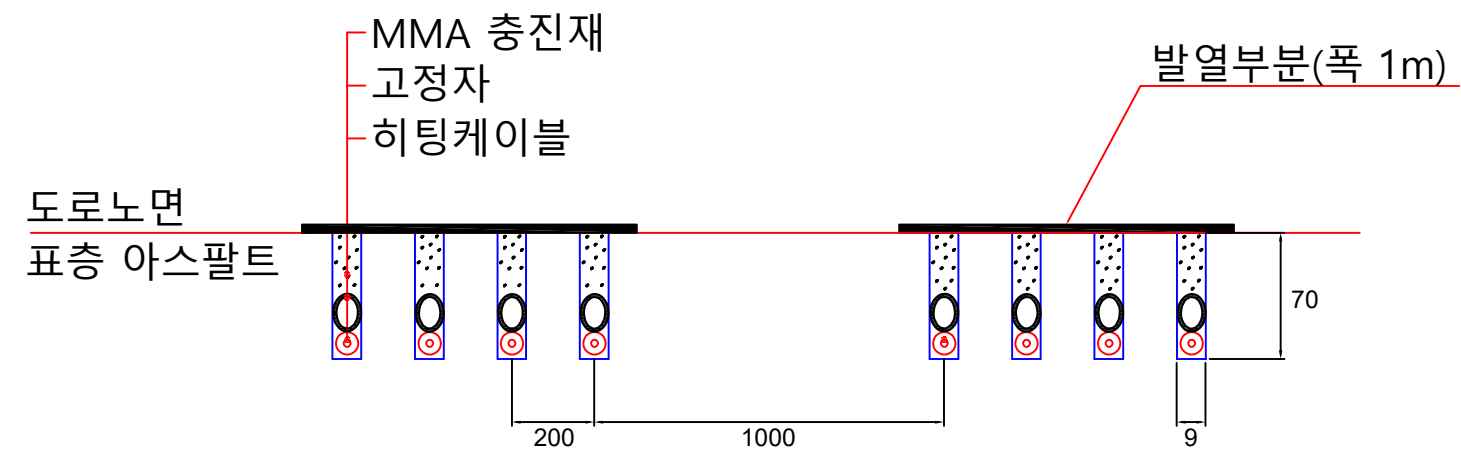


사업명	시행청	시공회사	축척	설계일자	도면명	도면번호
디지털로27길 86 주변 도로 열선 설치	구로구청	KMIC (주)한국엠아이씨	A3: 1/NONE	2026.07	표준형 단면도	KMIC-SM-EP-04

도로열선 시스템 상세도

[특허 제10-2356397호 제품 적용]

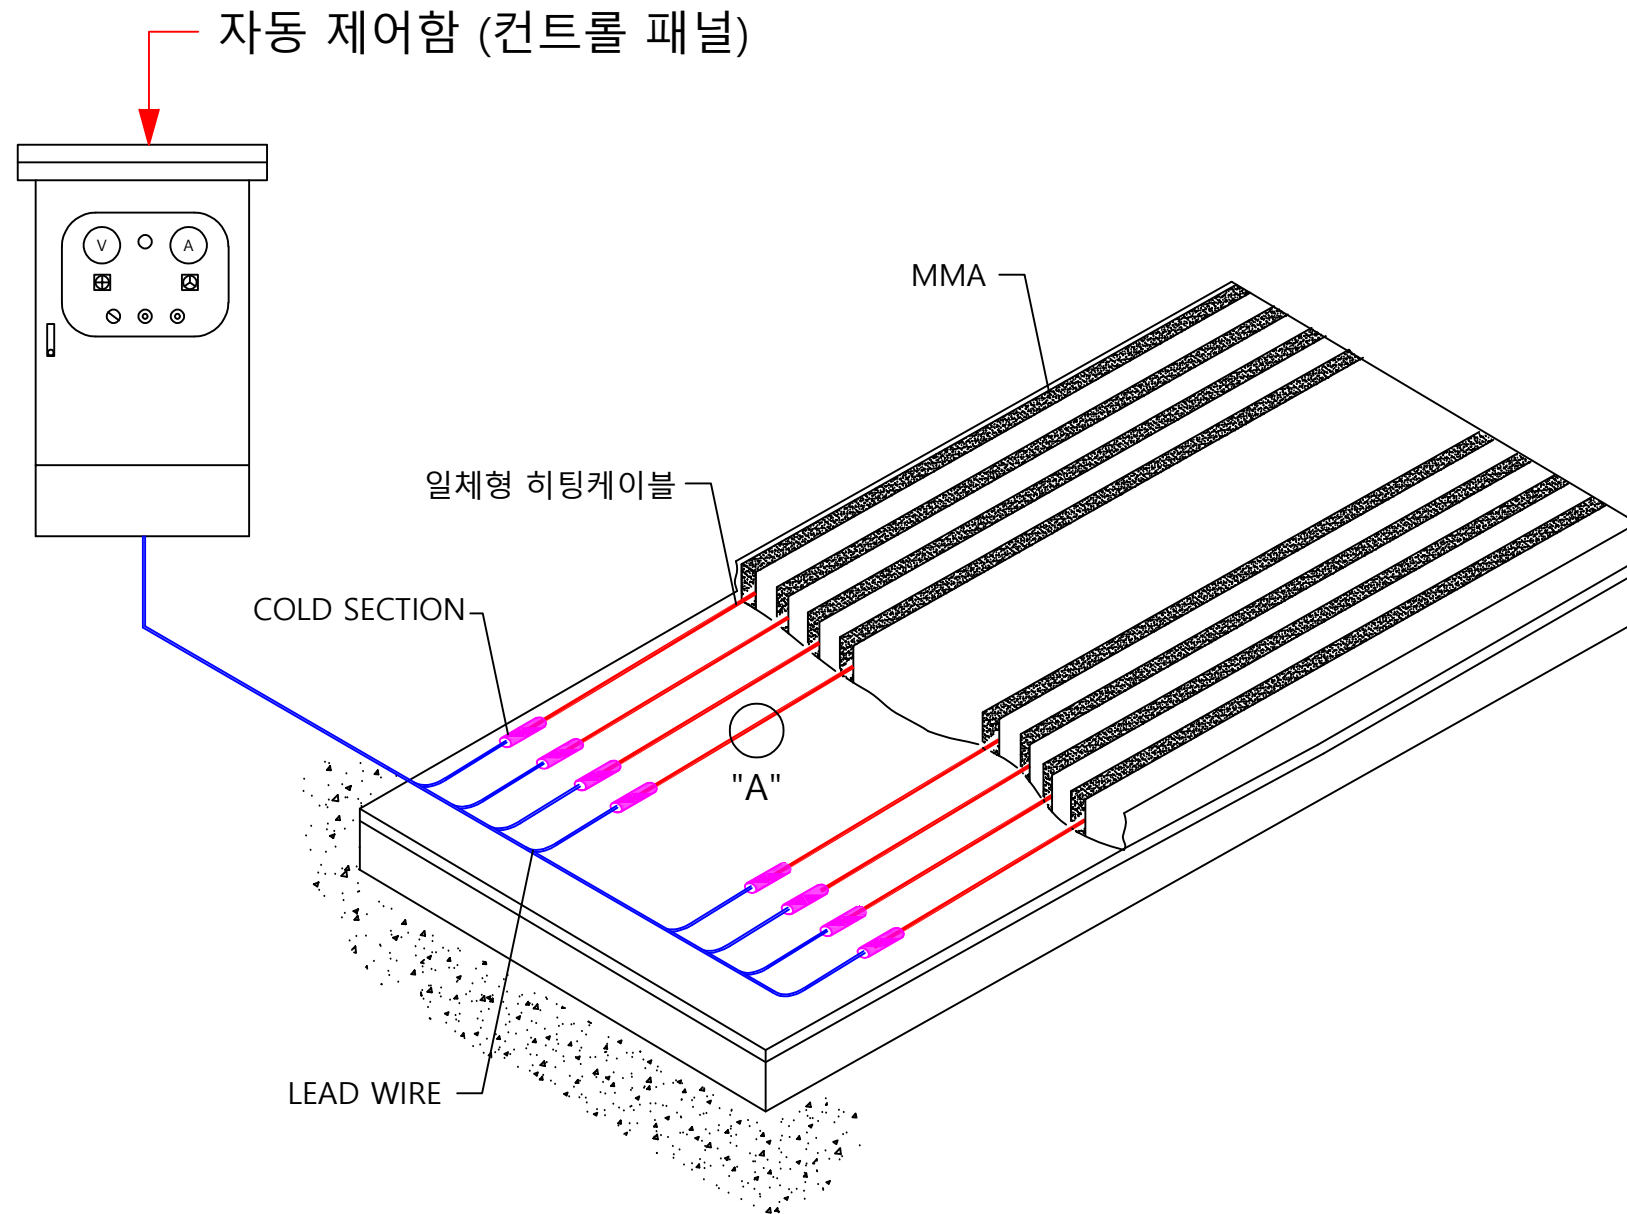


상세도 "A"

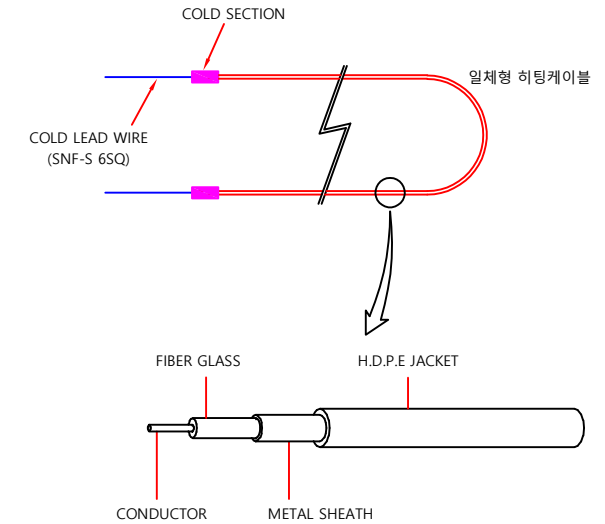

일체형 히팅케이블

SENSOR 상세도 (DS-2C)

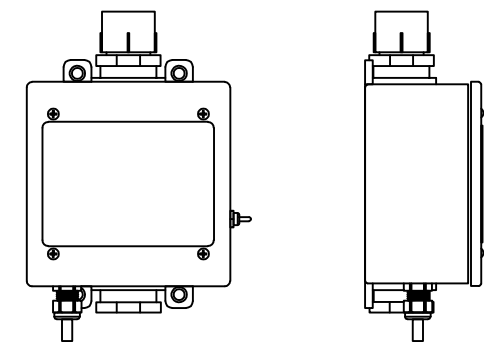

자동 결빙 감지 센서

사 업 명	시 행 청	시 공 회 사	축 척	설 계 일 자	교 입 적 입 자	영 분 야 발 적 입 자	여 실 계 자	도 면 명	도면번호
디지털로27길 86 주변 도로 열선 설치	구로구청	KMIC (주)한국엠아이씨	A3: 1/NONE	2026.07				히팅케이블 상세결선도	KMIC-SM-EP-03