



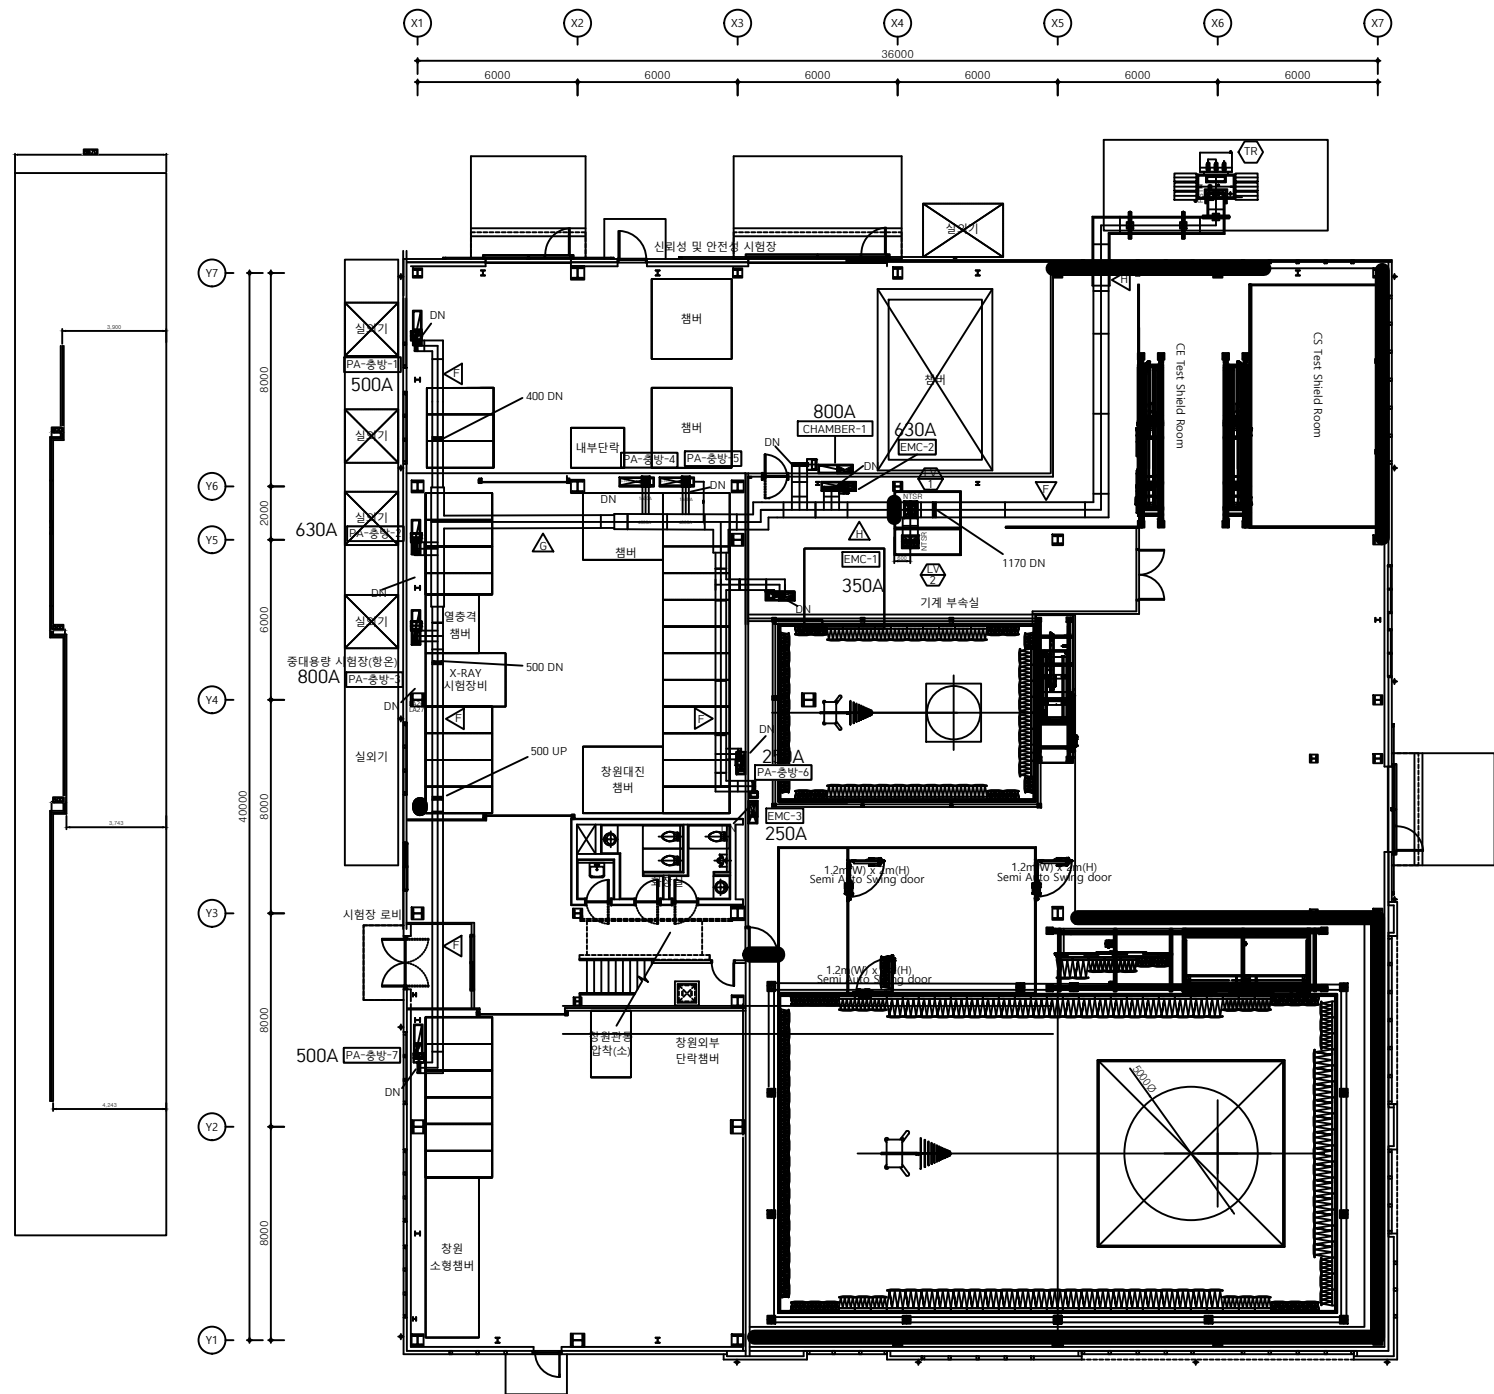

<도면참고 1>

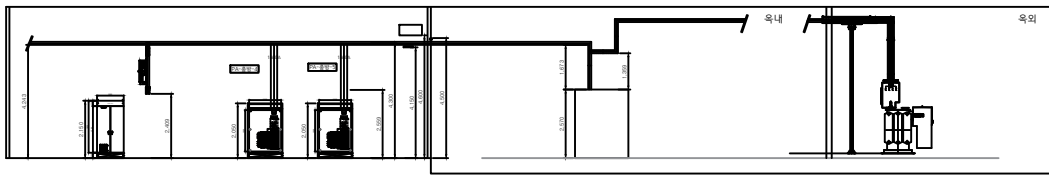

- NOTE
- \* BUS DUCT 지지행가는 2M 이하로 설치한다.
  - \* SYMBOL
    - △ 600V BUS DUCT STRAIGHT (630A)
    - ▽ 600V BUS DUCT STRAIGHT (800A)
    - ▷ 600V BUS DUCT STRAIGHT (1250A)
    - ◁ 600V BUS DUCT STRAIGHT (1600A)
    - ◀ 600V BUS DUCT STRAIGHT (2000A)
    - ▶ 600V BUS DUCT STRAIGHT (2500A)
    - ◁▶ 600V BUS DUCT STRAIGHT (3200A)
    - ◁▶ 600V BUS DUCT STRAIGHT (4000A)/IP65
    - ⊥ 600V BUS DUCT TEE
    - └ 600V BUS DUCT ELBOW
    - ⊞ 600V BUS DUCT PH BOX
  - \* 시험장비 분전반은 시험장비 업체 공사분이며  
분전반 1차측 간선공사는 전기공사분임.

NOTE

|   |     |  |  |  |  |
|---|-----|--|--|--|--|
| △ | ... |  |  |  |  |
| △ | ... |  |  |  |  |
| △ | ... |  |  |  |  |
| △ | ... |  |  |  |  |
| △ | ... |  |  |  |  |

| REV. | DATE | DESCRIPTION | DRN. | CHK. | APP. |
|------|------|-------------|------|------|------|
|------|------|-------------|------|------|------|

승인  
APPROVED BY

김 지 덕

최종승인날짜  
APPROVAL DATE

2020. 11

검토-1  
CHECKED-1 BY

오 석 환

검토-2  
CHECKED-2 BY

서 영 덕

작성  
DRAWN BY

정 근 형

협력업체  
CONSULTANT

도면명  
DRAWING TITLE

지상1층 BUS DUCT설비 평면도  
(일반시험동)

축척  
SCALE

A1 : 1/100 , A3 : 1/200

도면번호  
DRAWING NO.

E - 203