

장비 일 램 표 (2)

■ 냉난방기 (물품구매)

■ 시스템에어컨 실내기																													
장비번호	분 류	수 량 (대)	정격냉방능력	정격난방능력	전 원 (상, 선식, V, Hz)	정격소비전력 (kW)		운전전류 (A)		송풍기			제품중량 (kg)	접속구경(mm)			본체치수(mm)		팬넬치수(mm)		통신선(mm²)		전원선(mm²)		누전차단기		비 고		
			(W)	(W)		냉방	난방	냉방	난방	풍량(CMM)	기외정압(mmAq)	정격출력(W)		액관	가스관	드레인관	W×H×D	W×H×D	VCTF-SB	H07RN-F	규격	수량							
1W-0.8	1WAY 카세트	3	2,300	2,600	1, 2, 220, 60	0.02	0.02	0.09	0.09	8.7	-	30	12.3	6.35	12.7	32	860×132×450	1,160×34×500	0.75~1.5×2C	2.5×3C	15A	6							
1W-1.0		4	3,200	3,600	1, 2, 220, 60	0.02	0.02	0.09	0.09	10	-	30	12.3	6.35	12.7	32	860×132×450	1,160×34×500	0.75~1.5×2C	2.5×3C									
1W-1.2		1	4,000	4,500	1, 2, 220, 60	0.03	0.03	0.14	0.14	10.9	-	30	12.3	6.35	12.7	32	860×132×450	1,160×34×500	0.75~1.5×2C	2.5×3C									
1W-1.5		1	5,200	5,900	1, 2, 220, 60	0.03	0.03	0.14	0.14	13.3	-	30	15.4	6.35	12.7	32	1,180×132×450	1,480×34×500	0.75~1.5×2C	2.5×3C									
1W-2.0		2	6,000	6,800	1, 2, 220, 60	0.04	0.04	0.18	0.18	13.9	-	30	15.4	9.52	15.88	32	1,180×132×450	1,480×34×500	0.75~1.5×2C	2.5×3C									
4W-2.0	4WAY 카세트	1	6,000	6,800	1, 2, 220, 60	0.030	0.030	0.28	0.28	17/15/14	-	51	21.0	9.52	15.88	32	840×204×840	950×35×950	0.75~1.5×2C	2.5×3C									
4W-2.5		8	7,200	8,100	1, 2, 220, 60	0.032	0.032	0.34	0.34	18/17/15	-	51	21.0	9.52	15.88	32	840×204×840	950×35×950	0.75~1.5×2C	2.5×3C									
4W-5.0		2	14,500	16,300	1, 2, 220, 60	0.11	0.11	0.95	0.95	34/30/28	-	135	27.0	9.52	15.88	32	840×288×840	950×35×950	0.75~1.5×2C	2.5×3C									
합 계		22																											
* 수량을 제외한 소비전력등의 제품사양은 한대기준임.																													

■ 시스템에어컨 실외기																							
장비번호	분 류	수 량 (대)	냉방능력	난방능력	전 원 (상, 선식, V, Hz)	소 비 효 율 등 급	소비전력		운전전류	송풍기			냉매	제품중량 (kg)	배관경		본체치수		연결전선 (mm²)		누전차단기		비 고
			정격	정격			최대	형식	풍량 (CMM)	정격 출력 (kW)	액관 (mm)	가스관 (mm)			W×H×D (mm)	전원선 H07RN-F	통신선 VCTF-SB	규격 (A)	수량 (대)				
			(W)	(W)																정격냉방 (kW)	정격난방 (kW)		
EHP-5	냉난방 절환형 삼상	2	14,500	16,300	3, 4, 380, 60	1	3.50	3.60	14.0	프로펠러식	80	0.198	R410A	72	9.52	15.88	950×834×330	2.5×5C	0.75~1.5×2C	20	2		
EHP-8		2	22,400	25,200	3, 4, 380, 60	1	7.47	6.40	21.0	프로펠러식	190	0.250×2	R410A	142	9.52	19.05	1,090×1,625×380	4.0×5C	0.75~1.5×2C	30	2		
EHP-10		1	29,200	32,800	3, 4, 380, 60	1	6.74	7.58	26.0	프로펠러식	220×1	1.2×1	R410A	187×1	9.52	22.2	(930×1,745×760)×1	4.0×5C	0.75~1.5×2C	30	1		
EHP-14		1	40,600	45,700	3, 4, 380, 60	1	11.13	10.81	32.0	프로펠러식	320×1	0.9×2	R410A	263×1	12.7	28.58	(1,240×1,745×760)×1	6.0×5C	0.75~1.5×2C	40	1		
합 계		6																					
* 수량을 제외한 소비전력등의 제품사양은 한대기준임.																							

■ 시스템에어컨 SINGLE 천장형카세트																										
장비번호	분 류	수 량 (대)	냉방능력	난방능력	전 원 (상, 선식, V, Hz)	소 비 효 율 등 급	소비전력(W)		운전전류 최대 (A)	송풍기			제품중량 (kg)	냉매	배관경			최대 배관길이 (m)	최고 배관낙차 (m)	본체치수	팬넬치수	연결전선 (mm²)		누전차단기		비 고
			최소/정격/최대 (W)	최소/정격/최대 (W)			냉방	난방		형식	풍량 (CMM)	정격출력 (W)			액관 (mm)	가스관 (mm)	드레인 (mm)			W×H×D (mm)	W×H×D (mm)	메인전원선	통신선	규격	수량	
			최소/정격/최대	최소/정격/최대																						
CAC-1.2	1WAY 카세트	3	1,400/4,000/5,000	1,850/5,000/6,200	1, 2, 220, 60	1	280/1,430/1,730	390/1,780/2,300	13.0	C.F.F Propeller	9/8/7 28	30 43	11.8 37.5	R410A	6.35	12.7	32	30	20	860×132×450 770×545×288	1,160×34×500 -	2.5×3C	1.0×4C	20	3	
CAC-2.0	4WAY 카세트	1	2,200/6,000/8,100	2,200/7,200/9,600	1, 2, 220, 60	1	400/1,700/3,000	380/2,050/3,300	16.0	3D Turbo Propeller	17/15/13 50	50.25 85	21.0 40.5	R410A	6.35	12.7	32	50	30	840×204×840 870×650×330	950×35×950 -	2.5×3C	1.0×4C	20	1	
CAC-4.0	4WAY 카세트	1	4,500/11,000/16,800	6,600/13,200/20,200	3, 380, 60	1	700/2,550/5,630	1,150/2,850/6,230	12	Turbo Fan Propeller	30/24/21 60×2	136 124	28.0 87.0	R410A	9.52	15.88	32	75	30	840×288×840 950×1,380×330	950×35×950 -	2.5×5C	1.0×4C	20	1	
합 계		1																								
* 수량을 제외한 소비전력등의 제품사양은 한대기준임.																										

* EHP 냉난방기 전체 물품 구매 - 기계설비 공사 제외
* 시스템 에어컨 소비효율은 전체 1등급 적용할것 --> 1등급 제품 없을시 감독관 협의후 최고 효율 등급 적용할것

PROJECT

경북대학교병원
방사선종양학과동
리모델링 설계용역

NOTE

수 정

REVISION		
REV.	수정내용	승인


DRAWING TITLE

장비 일람표 (1)

SCALE	
A1 : 1/NONE	A3 : 1/NONE
DATE	
2026. 04.	
DESIGNED BY	
CHECKED BY	
APPROVED BY	
DRAWING No.	
M - 004	
SHEET No.	

INTER

(주)인터건축사무소
(42162) 대구광역시 수성구 돌안로 13길 80
Tel.053) 744. 4588 Fax.070) 8220. 6588
E-mail : ita@intergroup.co.kr

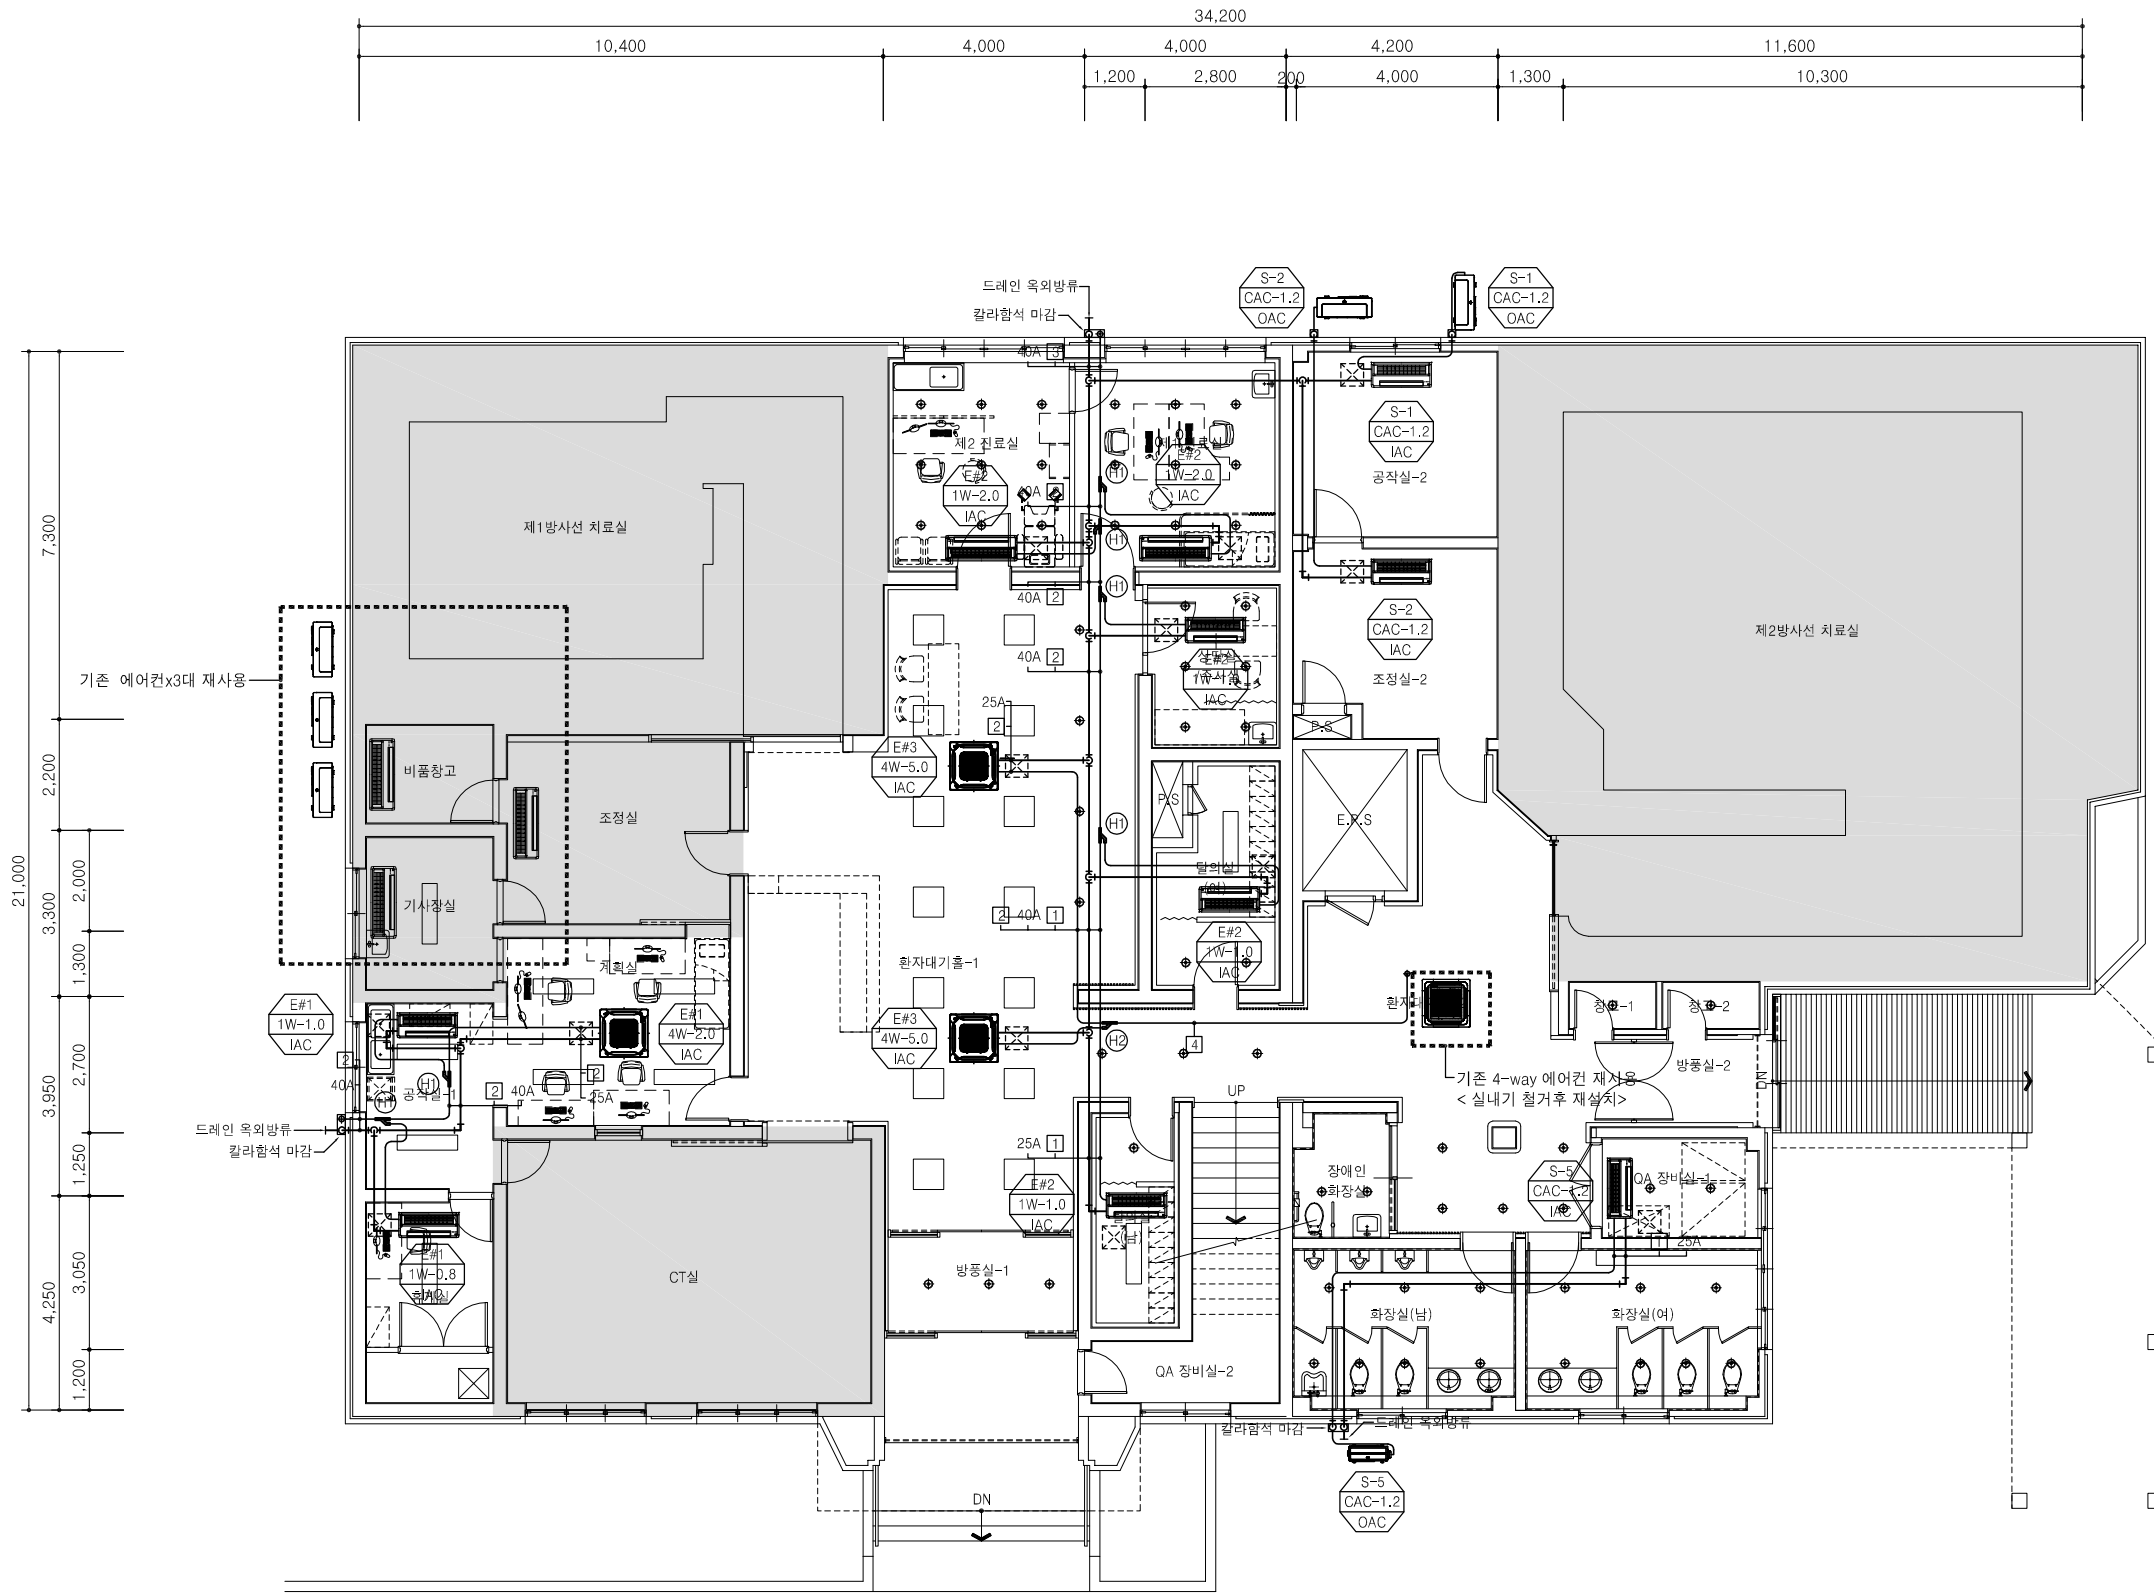

■ 배관표시										
기 호	A	1	2	3	4	5	6	7	8	9
배관경	RL:6.35	RL:6.35	RL:9.52	RL:9.52	RL:9.52	RL:12.7	RL:12.7	RL:12.7	RL:12.7	RL:15.88
	RG:9.52	RG:12.7	RG:15.88	RG:19.05	RG:22.2	RG:19.05	RG:22.2	RG:25.4	RG:28.58	RG:28.58

■ 분기관 기호표시		■ 드레인 배관경					
기호	Y 분기관	호칭경	25A	30A	40A	50A	65A
㉑	PBL-1601H2	외경	ø32	ø40	ø50	ø60	ø75
㉒	PBL-3501H2	• — RG,RL : 냉매배관 (천장배관) • — D : 드레인배관 (천장배관)					
㉓	PBL-7001H2						
㉔	PBL-8701H2						

~ NOTE ~

1. 옥외노출 입상배관은 칼라합석 마감 한다.
2. 금회 신설 배관용 벽체 및 바닥 코어구멍 뚫기는 냉난방 공사에 포함한다.

01
M07

1층 EHP 냉난방 배관 평면도

A' SCALE = 1 : 75
A' SCALE = 1 : 150

(주) 동 남 기 술 사
대구 수성구 상록로 38-1.TEL:742-1662
한국엔지니어링등록 제E-10-003479호
건축기계설비기술사 95144040008P
채 희 춘 (인)

INTER
(주) 인터 건축사사무소
(42162) 대구광역시 수성구 돌안로 13길 80
Tel.(053) 744, 4588 Fax.(070) 8220, 6588
E-mail : ita@intergroup.co.kr

PROJECT
경북대학교병원
방사선종양학과동
리모델링 설계용역

NOTE

수 정
REVISION

REV.	수정내용	승인

DRAWING TITLE

1층 EHP 냉난방 배관 평면도

SCALE

A1 : 1/75 A3 : 1/150

DATE

2026. 04.

DESIGNED BY


CHECKED BY

APPROVED BY

DRAWING No.

M - 007

SHEET No.

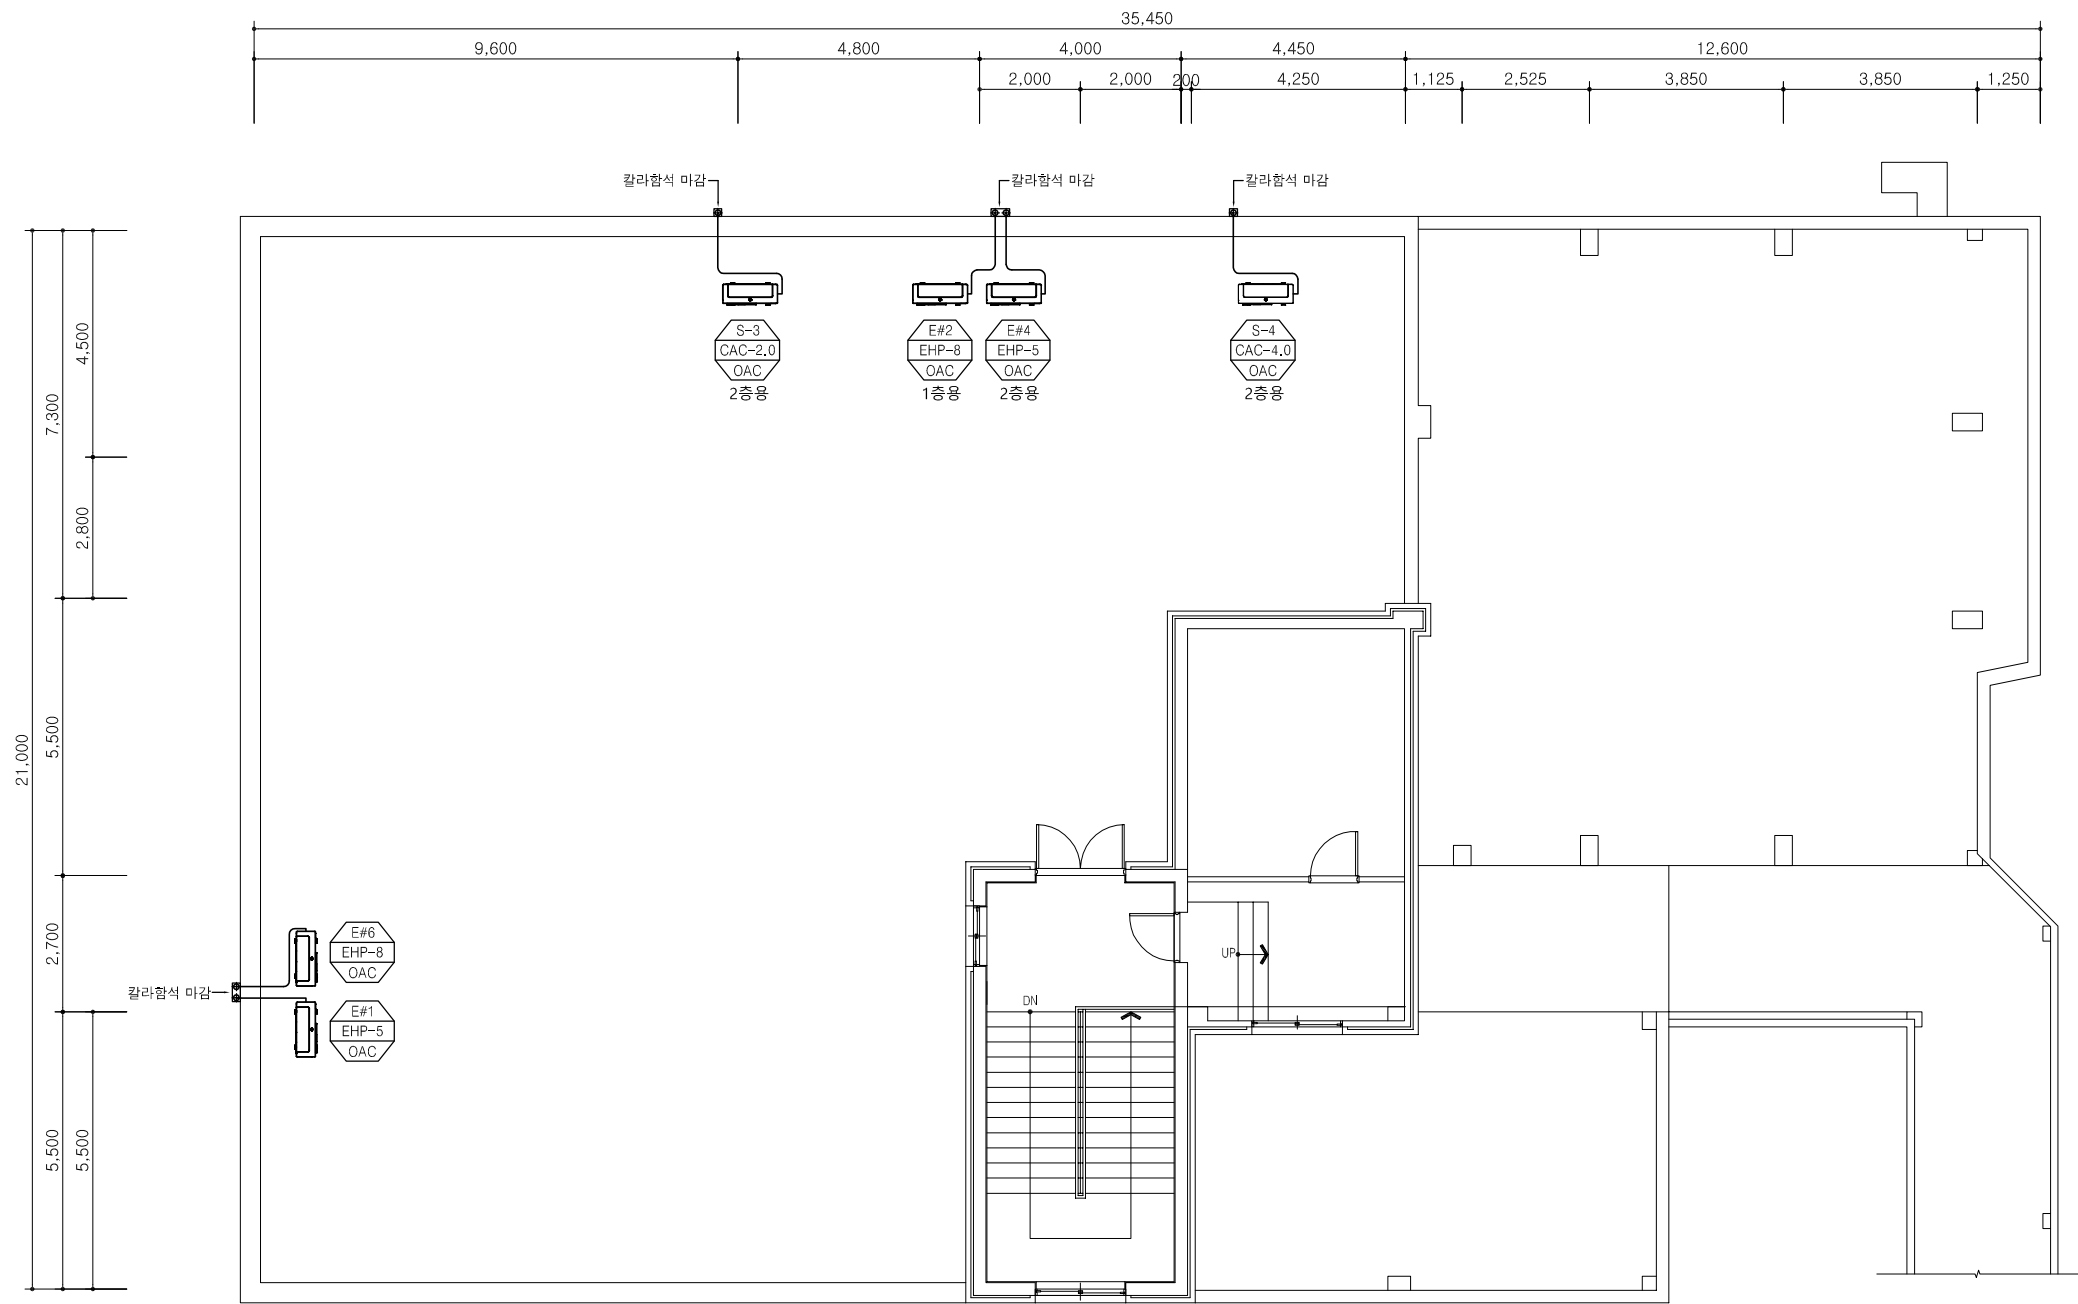

■ 배관표시										
기 호	A	1	2	3	4	5	6	7	8	9
배관경	RL:6.35	RL:6.35	RL:9.52	RL:9.52	RL:9.52	RL:12.7	RL:12.7	RL:12.7	RL:12.7	RL:15.88
	RG:9.52	RG:12.7	RG:15.88	RG:19.05	RG:22.2	RG:19.05	RG:22.2	RG:25.4	RG:28.58	RG:28.58
■ 분지관 기호표시										
기호	Y 분지관									
㉑	PBL-1601H2									
㉒	PBL-3501H2									
㉓	PBL-7001H2									
㉔	PBL-8701H2									
■ 드레인 배관경										
호칭경	25A	30A	40A	50A	65A					
외경	ø32	ø40	ø50	ø60	ø75					
— RG, RL : 냉매배관 (천장배관) — D : 드레인배관 (천장배관)										

01
M09

지붕층 EHP 냉난방 배관 평면도

A' SCALE = 1 : 75
A' SCALE = 1 : 150

(주) 동 남 기 술 사
대구 수성구 상록로 38-1. TEL: 742-1662
한국엔지니어링등록 제E-10-003479호
건축기계설비기술사 95144040008P
채 희 춘 (인)

INTER
(주) 인터 건축사사무소
(42162) 대구광역시 수성구 돌안로 13길 80
Tel. 053) 744, 4588 Fax. 070) 8220, 6588
E-mail : ita@intergroup.co.kr

PROJECT
경북대학교병원
방사선종양학과동
리모델링 설계용역

NOTE

수 정

REVISION

REV.	수정내용	승인

DRAWING TITLE

지붕층 EHP 냉난방 배관 평면도

SCALE

A1 : 1/75 A3 : 1/150

DATE

2026. 04.

DESIGNED BY


CHECKED BY

APPROVED BY

DRAWING No.

M - 009

SHEET No.

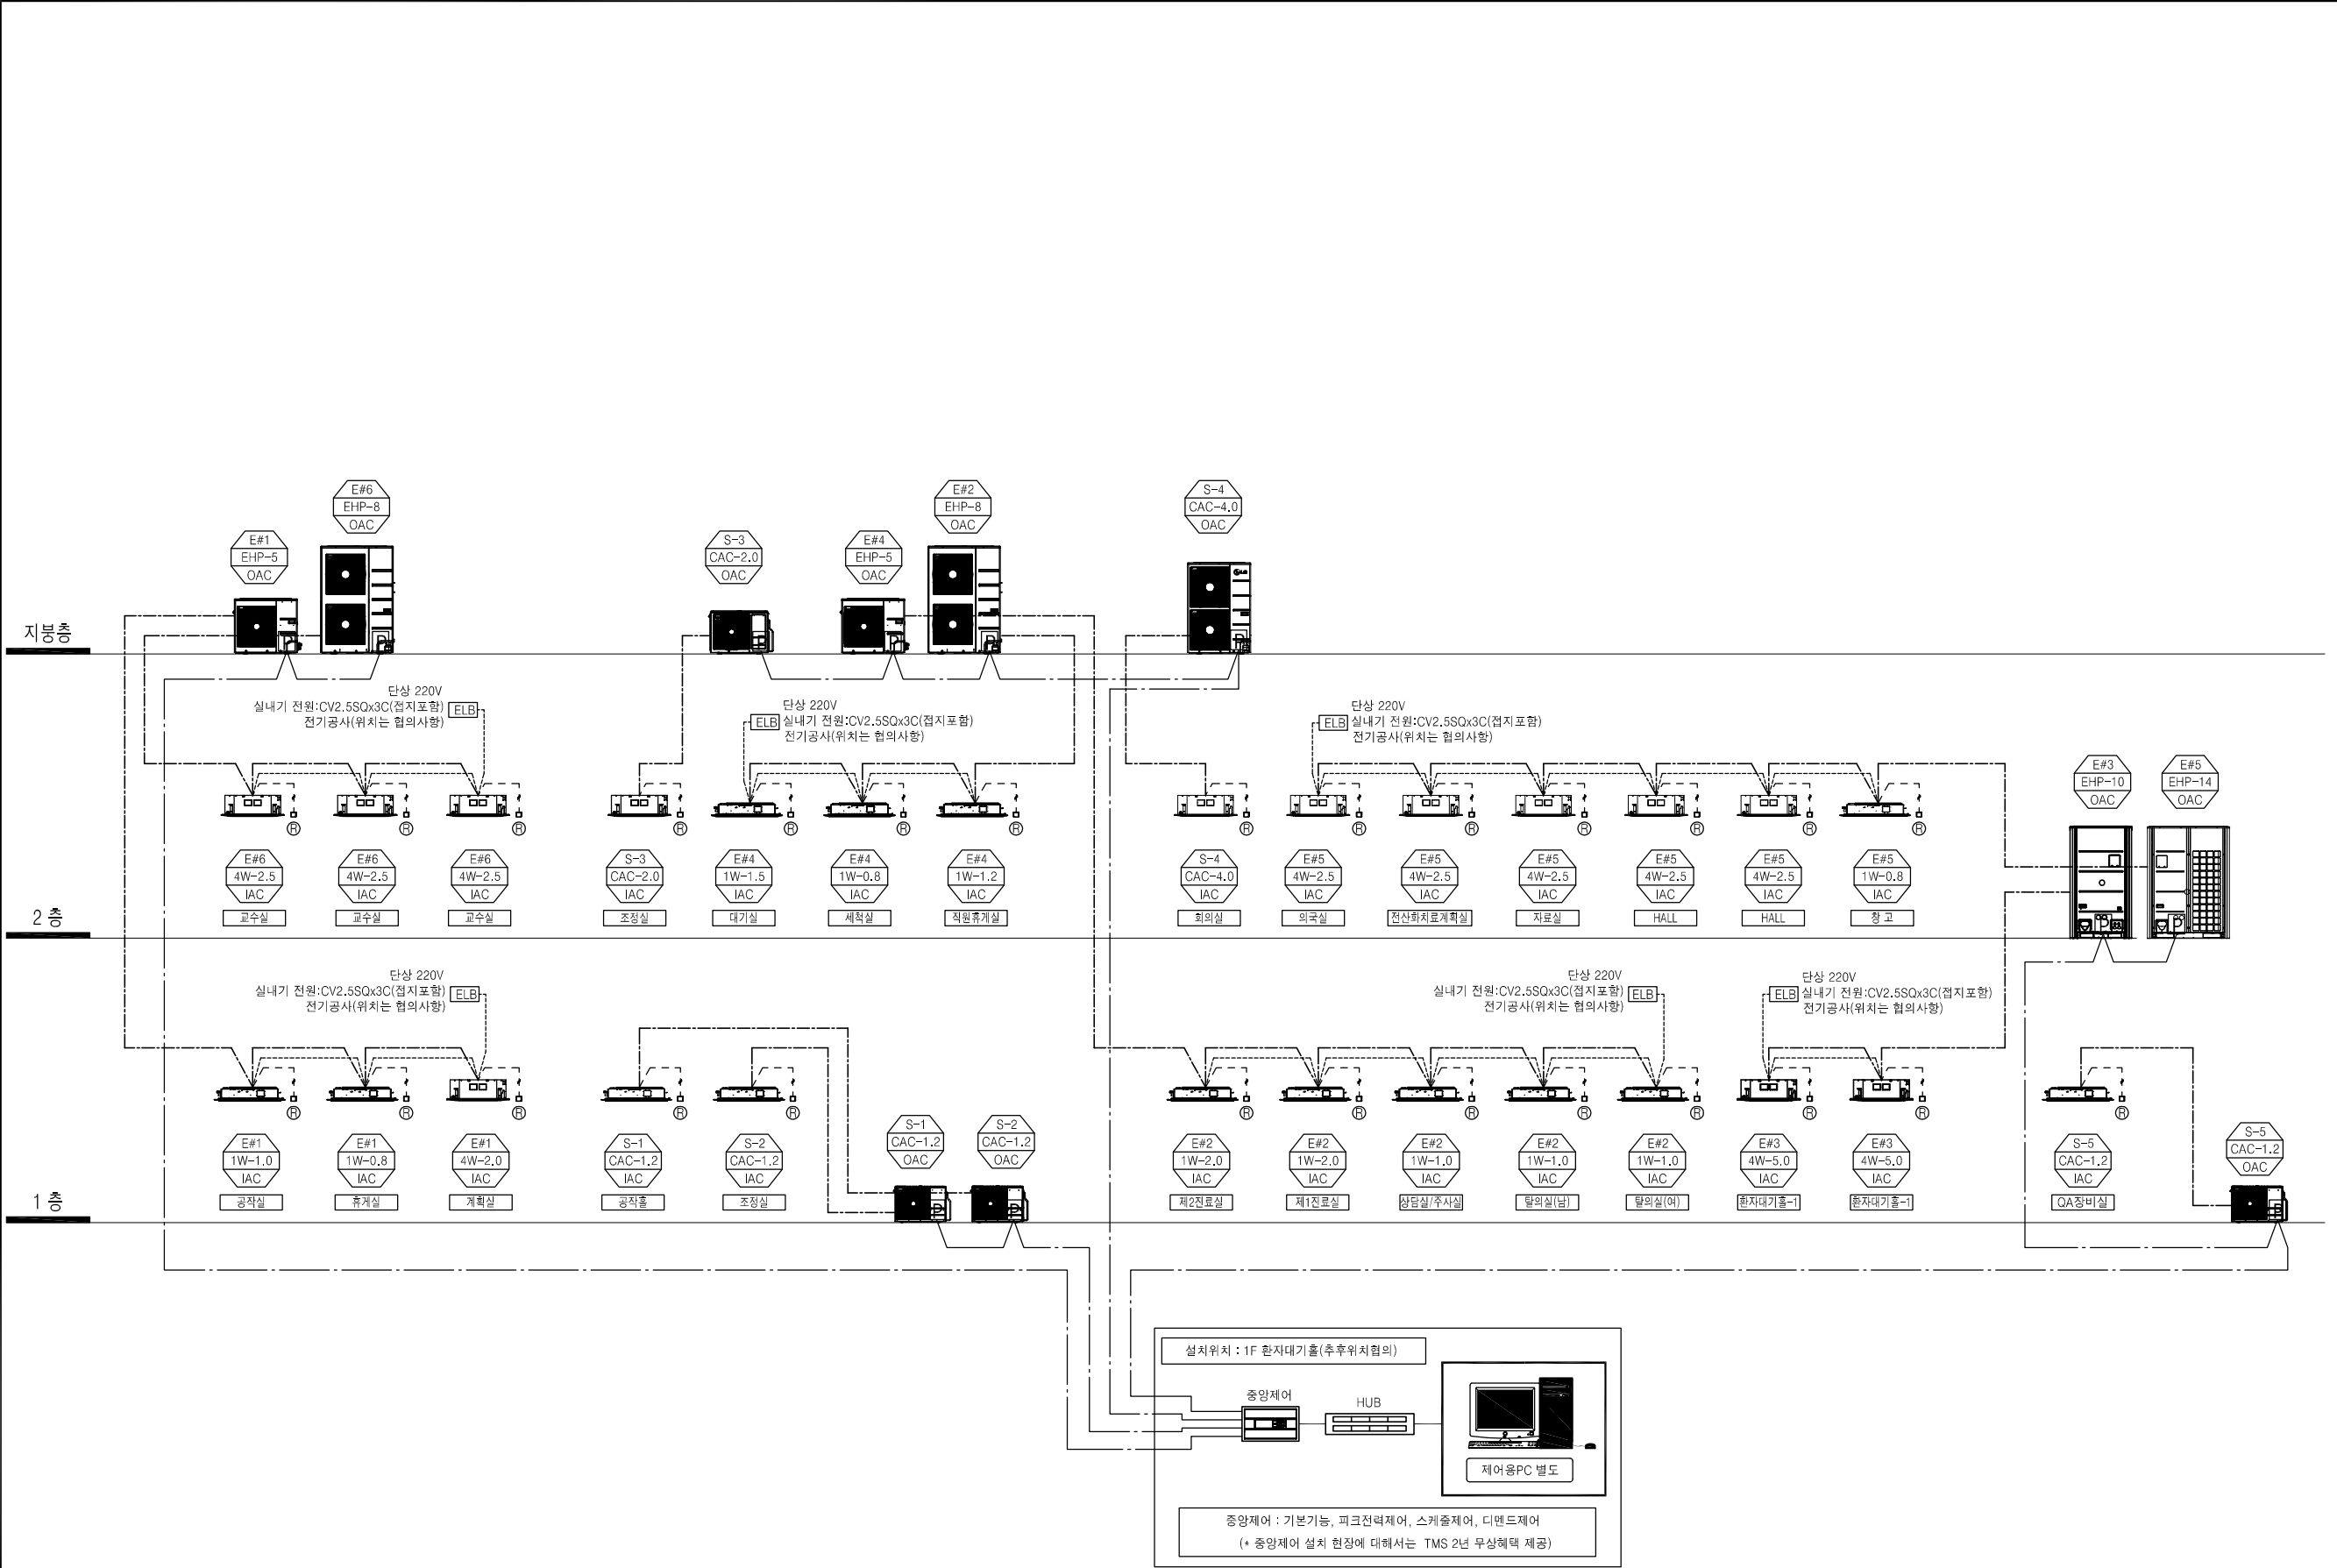

01
M10

EHP 냉난방 제어 계통도
A*SCALE = 1 : NONE
A*SCALE = 1 : NONE

(주) 동 남 기 술 사
대구 수성구 상록로 38-1. TEL: 742-1662
한국엔지니어링등록 제E-10-003479호
건축기계설비기술사 95144040008P
채 희 춘 (인)

PROJECT
경북대학교병원
방사선종양학과동
리모델링 설계용역

NOTE

수 정		
REVISION		
REV.	수정내용	승인

DRAWING TITLE

EHP 냉난방 제어 계통도

SCALE
A1 : 1/NONE | A3 : 1/NONE

DATE
2026. 04.

DESIGNED BY


CHECKED BY

APPROVED BY

DRAWING No.
M - 010

SHEET No.

INTER
(주) 인터 건축사사무소
(42162) 대구광역시 수성구 돌안로 13길 80
Tel. 053) 744, 4588 Fax. 070) 8220, 6588
E-mail : ita@intergroup.co.kr

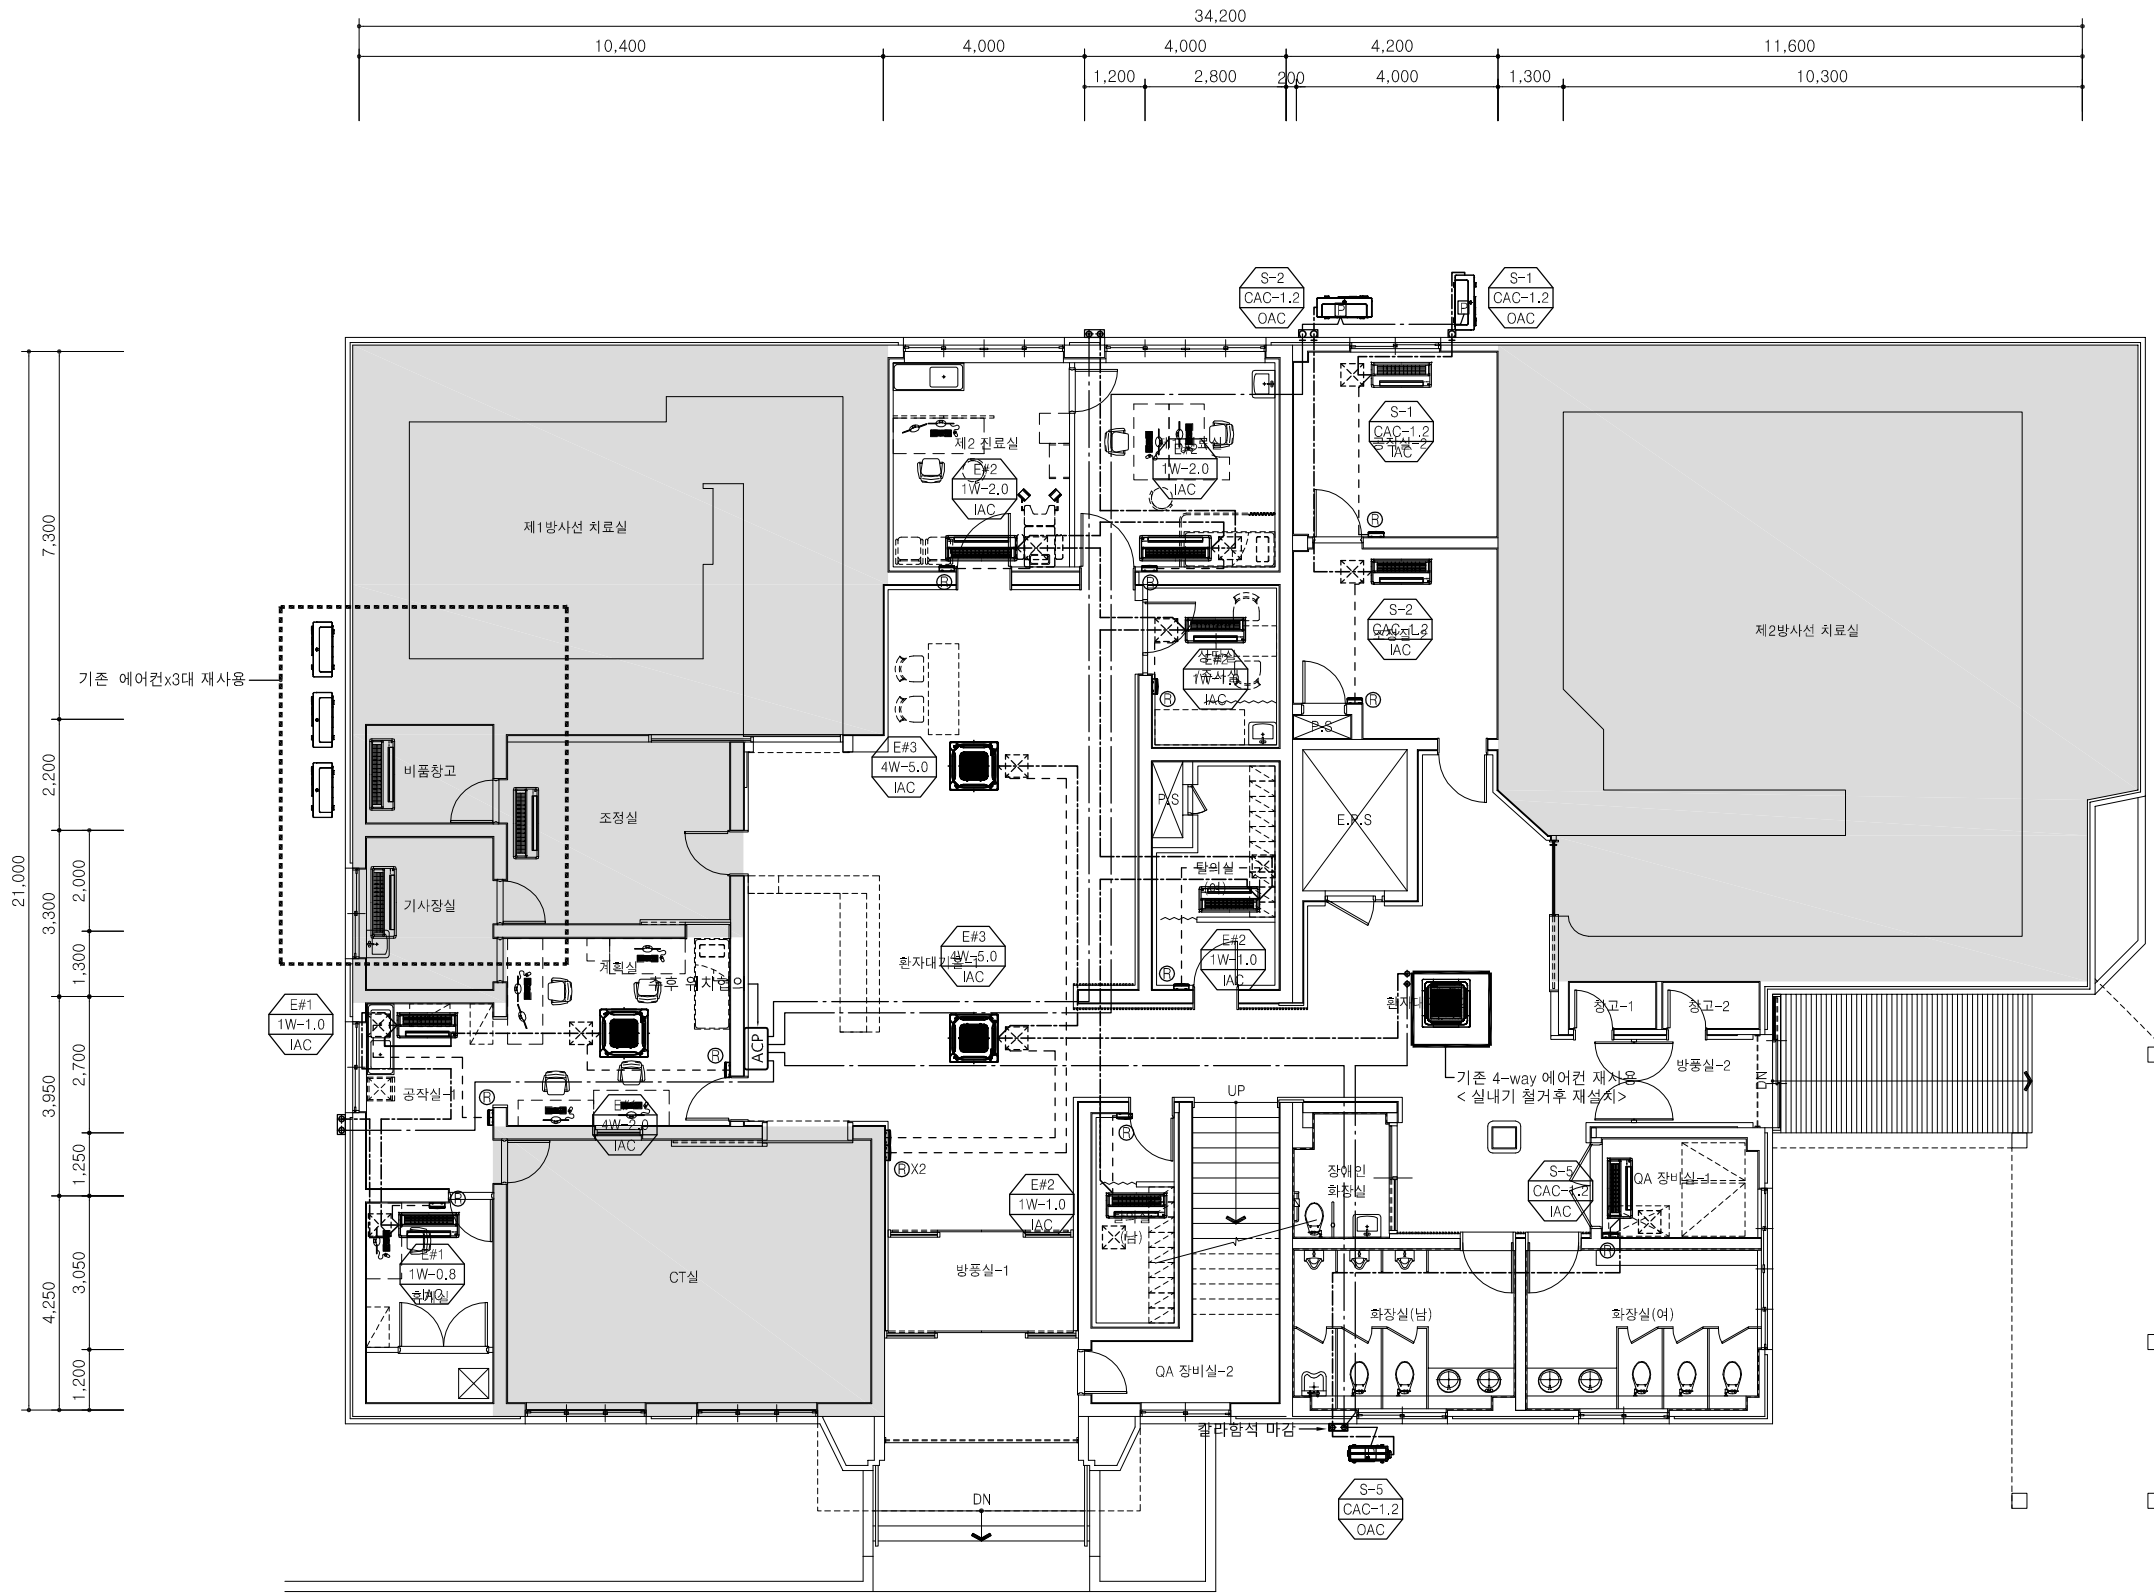


기 호	구 분	비 고
—●—	실내외기 통신	VCTF-SB 1.0*2C
---●---	유 선 리 모 컨 선	AWG 22*3C
---●---	실외기 ~ AC EZ	VCTF-SB 1.0*4C

* 통신선 사양

- VCTF-SB 1.0*2C: 실내기~실내기~실외기

- AWG 22x3C: 실내기~유선리모컨

*유선리모컨 위치는 협의후 설치

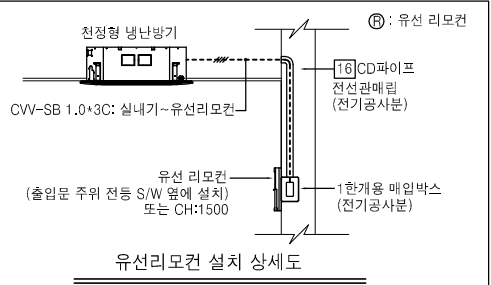

01
M11

1층 EHP 냉난방 제어 평면도

A SCALE = 1 : 75
A SCALE = 1 : 150

(주) 동 남 기 술 사
대구 수성구 상록로 38-1. TEL:742-1662
한국엔지니어링등록 제E-10-003479호
건축기계설비기술사 95144040008P
채 희 춘 (인)

INTER
(주) 인터 건축사사무소
(42162) 대구광역시 수성구 돌안로 13길 80
Tel.053) 744, 4588 Fax.070) 8220, 6588
E-mail : ita@intergroup.co.kr

PROJECT
경북대학교병원
방사선종양학과동
리모델링 설계용역

NOTE

수 정		
REVISION		
REV.	수정내용	승인

DRAWING TITLE

1층 EHP 냉난방 제어 평면도

SCALE
A1 : 1/75 | A3 : 1/150

DATE
2026. 04.

DESIGNED BY

CHECKED BY

APPROVED BY

DRAWING No.
M - 011

SHEET No.




기 호	구 분	비 고
—●—	실내외기 통신	VCTF-SB 1.0*2C
---●---	유 선 리 모 컨 선	AWG 22*3C
---●---	실외기 ~ AC EZ	VCTF-SB 1.0*4C

* 통신선 사양

- VCTF-SB 1.0*2C: 실내기~실내기~실외기

- AWG 22x3C: 실내기~유선리모컨

*유선리모컨 위치는 협의후 설치

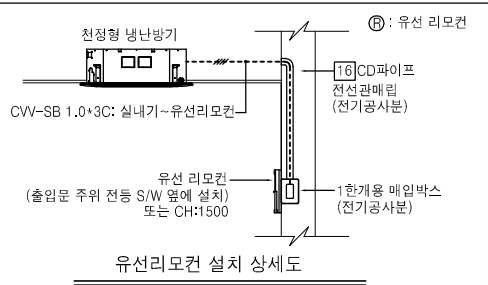

01
M12

2층 EHP 냉난방 제어 평면도

A'SCALE = 1 : 75
A'SCALE = 1 : 150

(주) 동 남 기 술 사
대구 수성구 상록로 38-1.TEL:742-1662
한국엔지니어링등록 제E-10-003479호
건축기계설비기술사 95144040008P
채 희 춘 (인)

INTER
(주) 인터 건축사사무소
(42162) 대구광역시 수성구 돌안로 13길 80
Tel.053) 744, 4588 Fax.070) 8220, 6588
E-mail : Ita@Intergroup.co.kr

PROJECT
경북대학교병원
방사선종양학과동
리모델링 설계용역

NOTE

수 정
REVISION

REV.	수정내용	승인

DRAWING TITLE

2층 EHP 냉난방 제어 평면도

SCALE

A1 : 1/75 A3 : 1/150

DATE

2026. 04.

DESIGNED BY


CHECKED BY

APPROVED BY

DRAWING No.

M - 012


SHEET No.

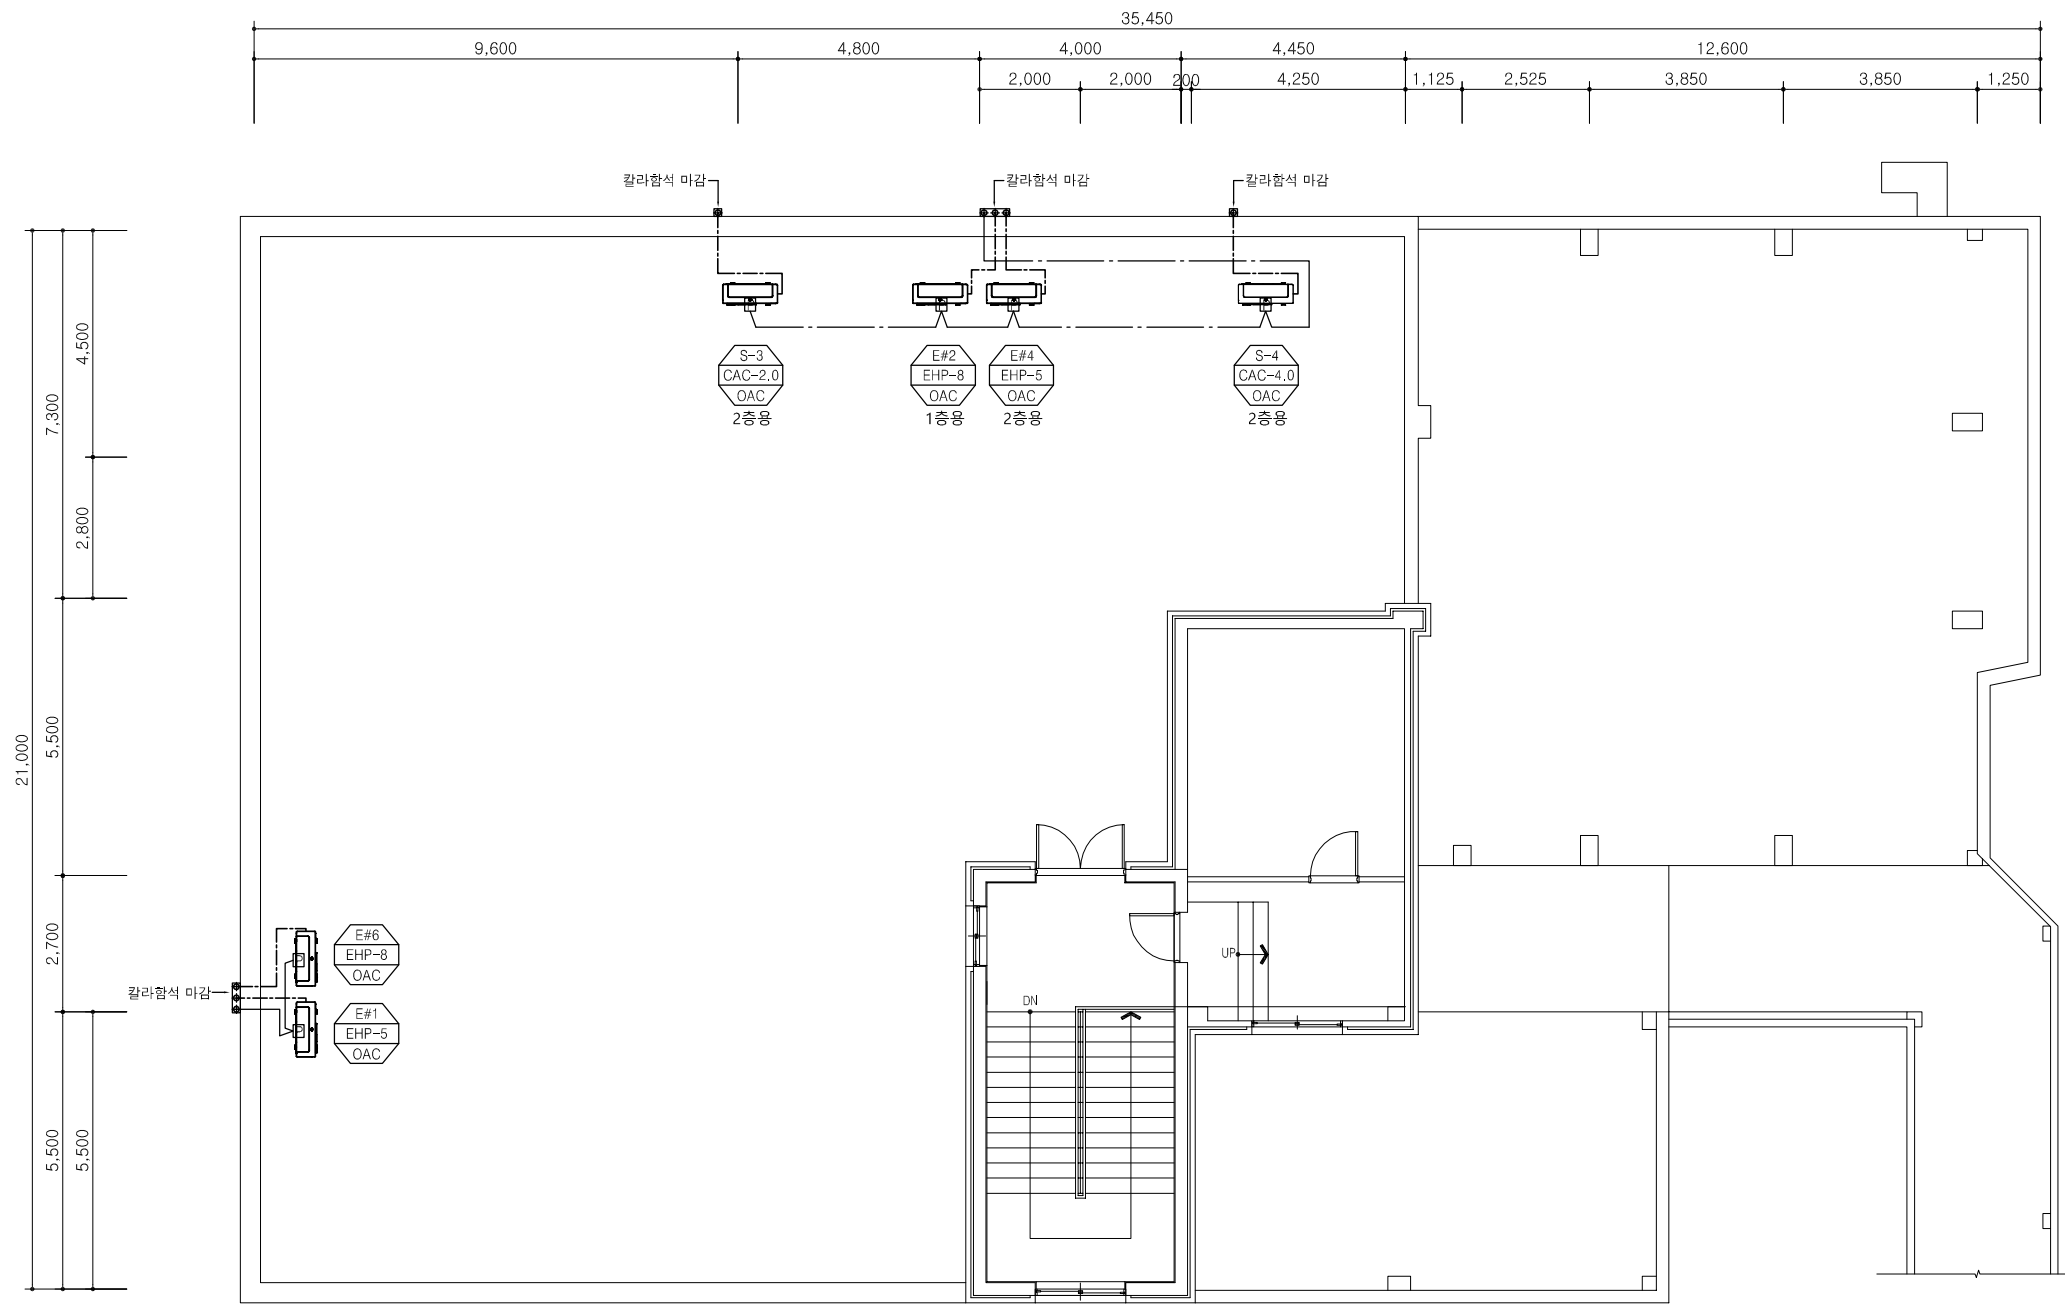

기 호	구 분	비 고
—●—	실내외기 통신	VCTF-SB 1.0*2C
---●---	유 선 리 모 컨 선	AWG 22*3C
---●---	실외기 ~ AC EZ	VCTF-SB 1.0*4C

* 통신선 사양
- VCTF-SB 1.0*2C: 실내기~실내기~실외기
- AWG 22x3C: 실내기~유선리모컨

*유선리모컨 위치는 협의후 설치

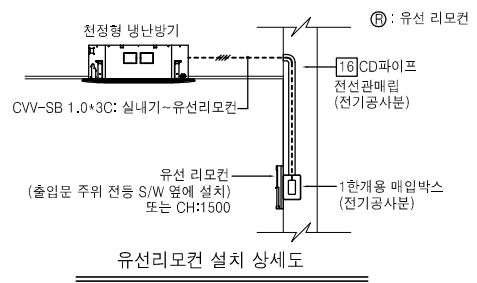

유선리모컨 설치 상세도

01
M13

지붕층 EHP 냉난방 제어 평면도

A' SCALE = 1 : 75
A" SCALE = 1 : 150

(주) 동 남 기 술 사
대구 수성구 상록로 38-1. TEL:742-1662
한국엔지니어링등록 제E-10-003479호
건축기계설비기술사 95144040008P
채 희 춘 (인)

PROJECT
경북대학교병원
방사선종양학과동
리모델링 설계용역

NOTE

수 정		
REVISION		
REV.	수정내용	승인

DRAWING TITLE

지붕층 EHP 냉난방 제어 평면도

SCALE
A1 : 1/75 | A3 : 1/150

DATE
2026. 04.

DESIGNED BY

CHECKED BY


APPROVED BY

DRAWING No.
M - 013

SHEET No.

INTER

(주) 인터 건축사사무소
(42162) 대구광역시 수성구 돌안로 13길 80
Tel.053) 744, 4588 Fax.070) 8220, 6588
E-mail : ita@intergroup.co.kr

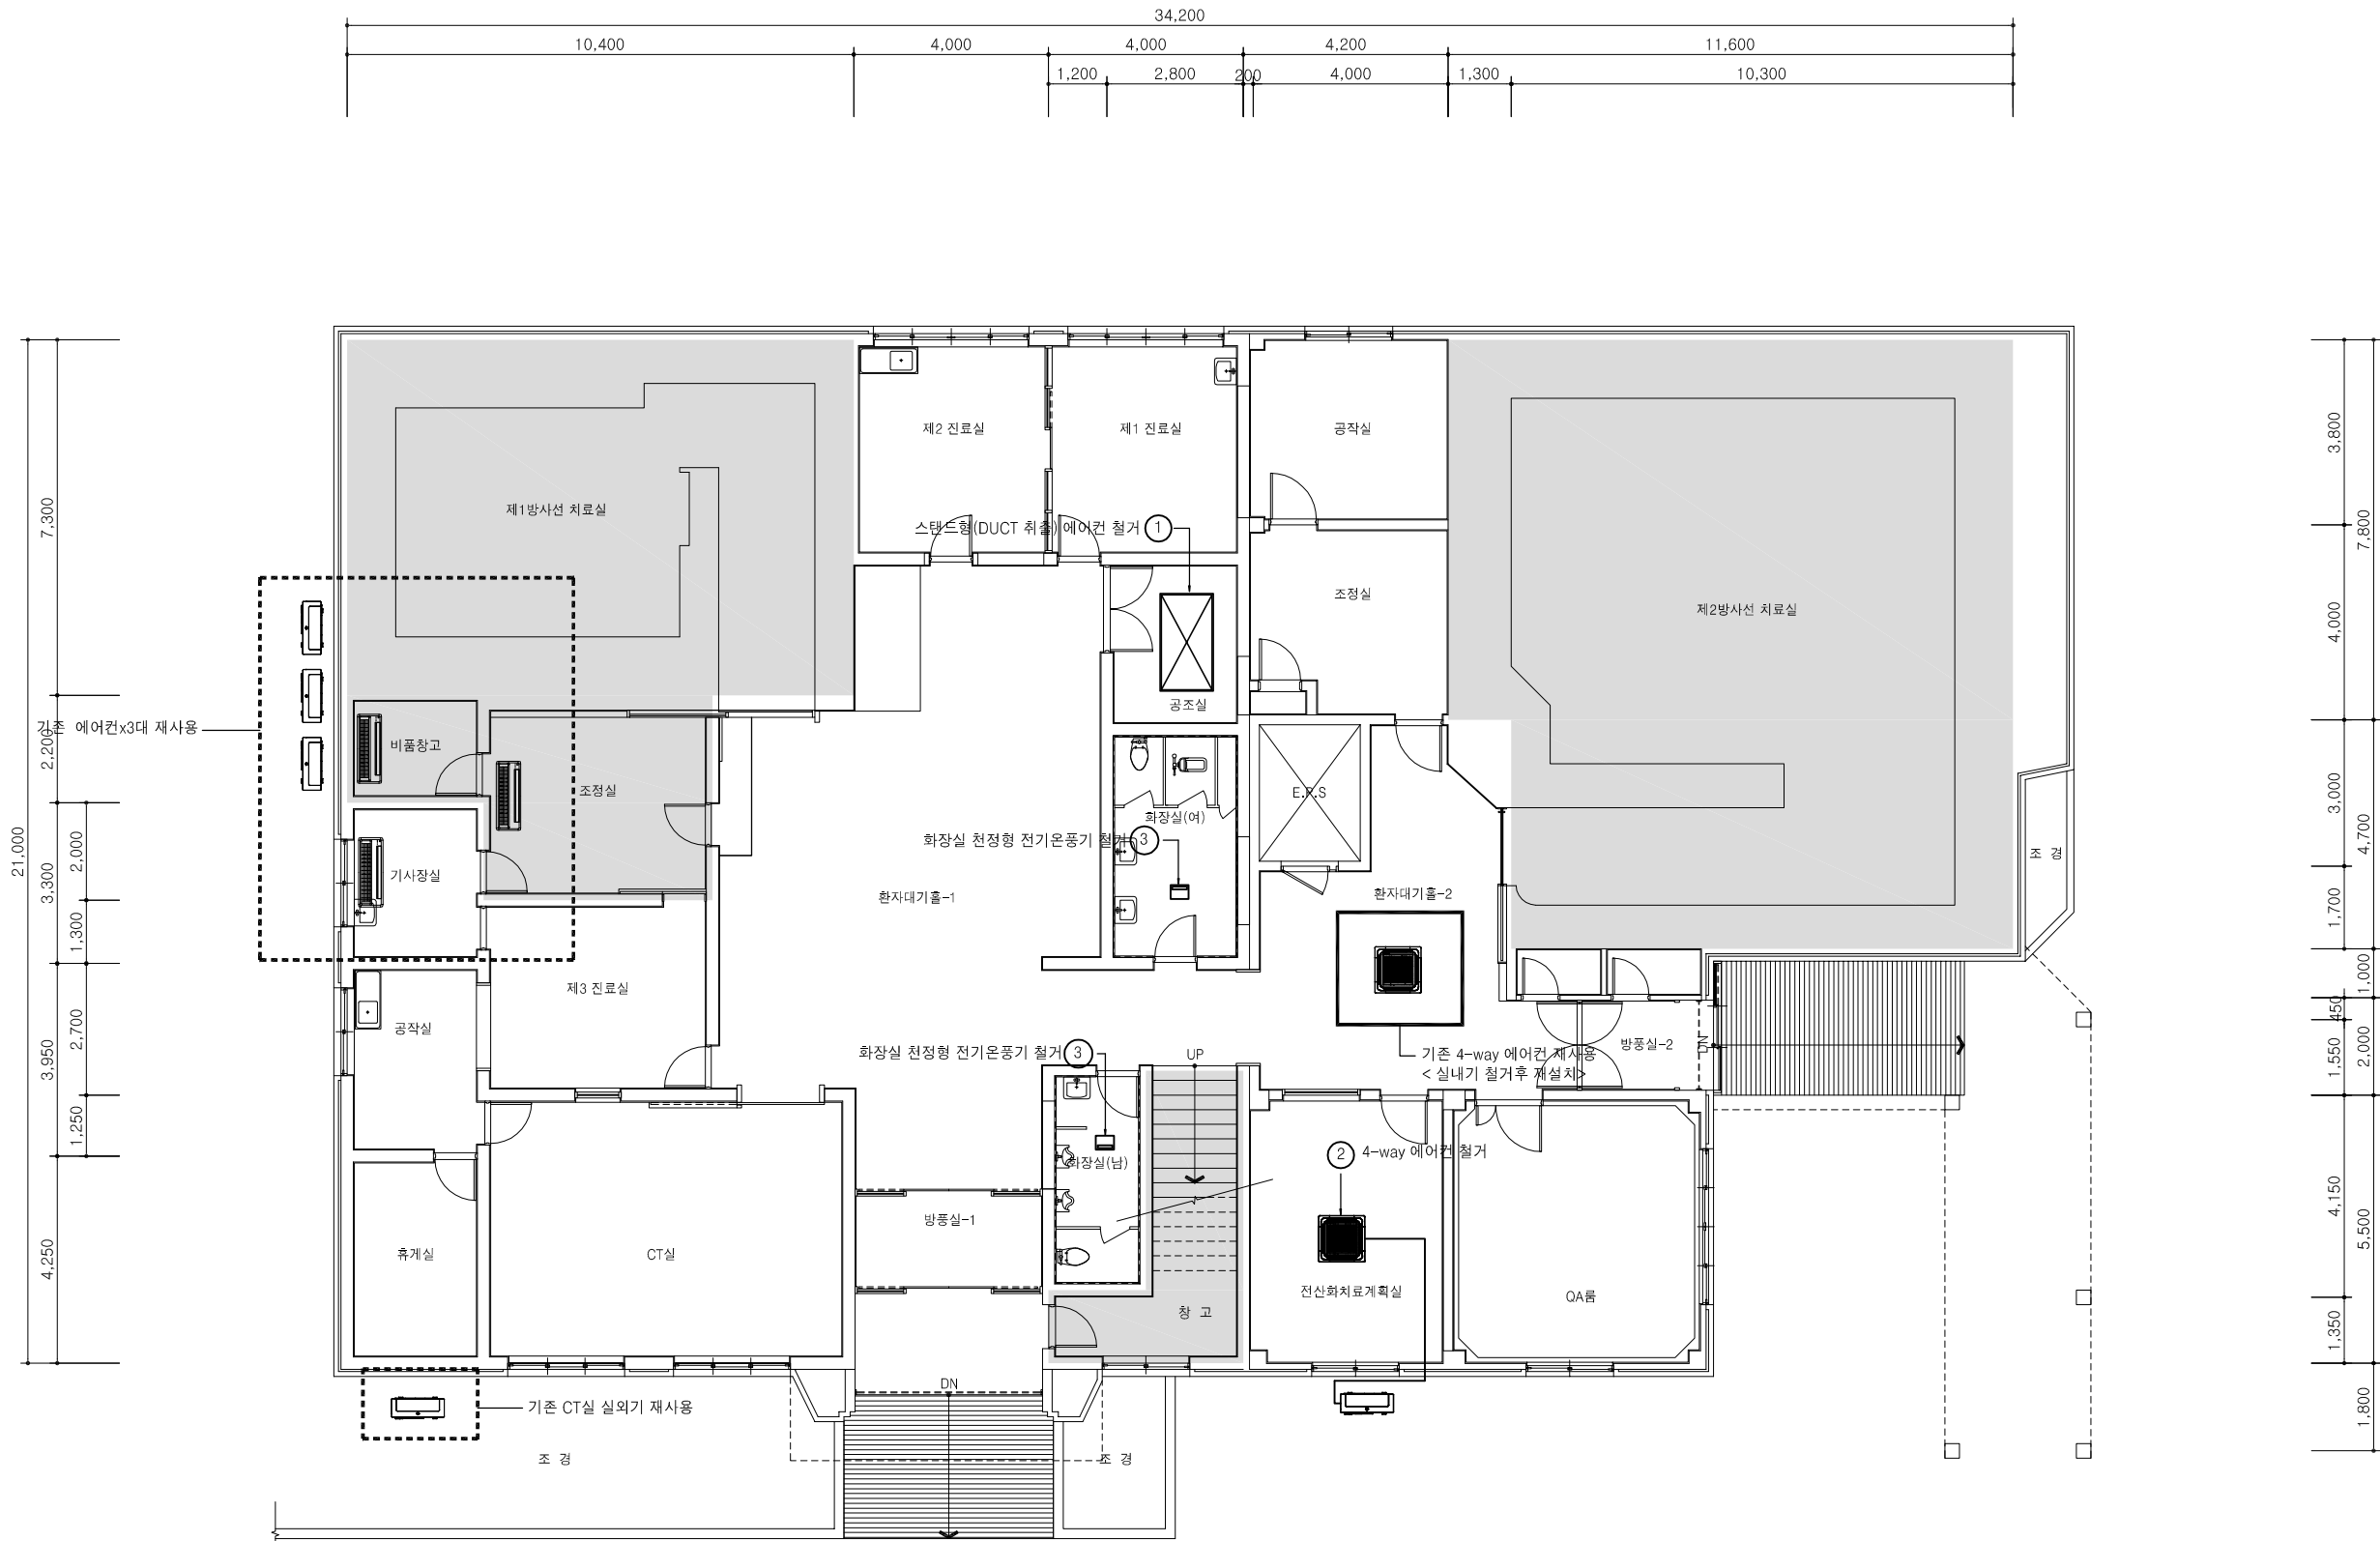

□ 기존 철거 장비 LIST

번호	명 칭	수량	장비용량 또는 규격	비 고
①	스탠드형 냉방기 (덕트 취출형)	1대	냉방능력 : 58,200W 난방능력 : 60,000W	공조실
②	천정형 냉난방기 (4-WAY)	1대	냉방능력 : - 난방능력 : -	전산화치료계획실
③	천정형 전기온풍기	2대	난방능력 : -	남.여 화장실
* 냉난방 실외기 : 발주처 지정장소에 반납 (운반비 포함)				
* 냉난방 실내기, 냉매배관, 드레인관, 보온재 : 철거 및 폐기물 처리비 일체 포함 한다.				

01
M30

1층 냉난방기 철거 평면도

A SCALE = 1 : 75
A' SCALE = 1 : 150

(주) 동 남 기 술 사
대구 수성구 상록로 38-1 TEL: 742-1662
한국엔지니어링등록 제E-10-003479호
건축기계설비기술사 95144040008P
채 희 춘 (인)

INTER
(주) 인터 건축사사무소
(42162) 대구광역시 수성구 돌안로 13길 80
Tel. 053) 744, 4588 Fax. 070) 8220, 6588
E-mail : ita@intergroup.co.kr

PROJECT
경북대학교병원
방사선종양학과동
리모델링 설계용역

NOTE

수 정

REVISION

REV.	수정내용	승인

DRAWING TITLE

1층 냉난방기 철거 평면도

SCALE

A1 : 1/75 A3 : 1/150

DATE

2026. 04.

DESIGNED BY


CHECKED BY

APPROVED BY

DRAWING No.

M - 030

SHEET No.

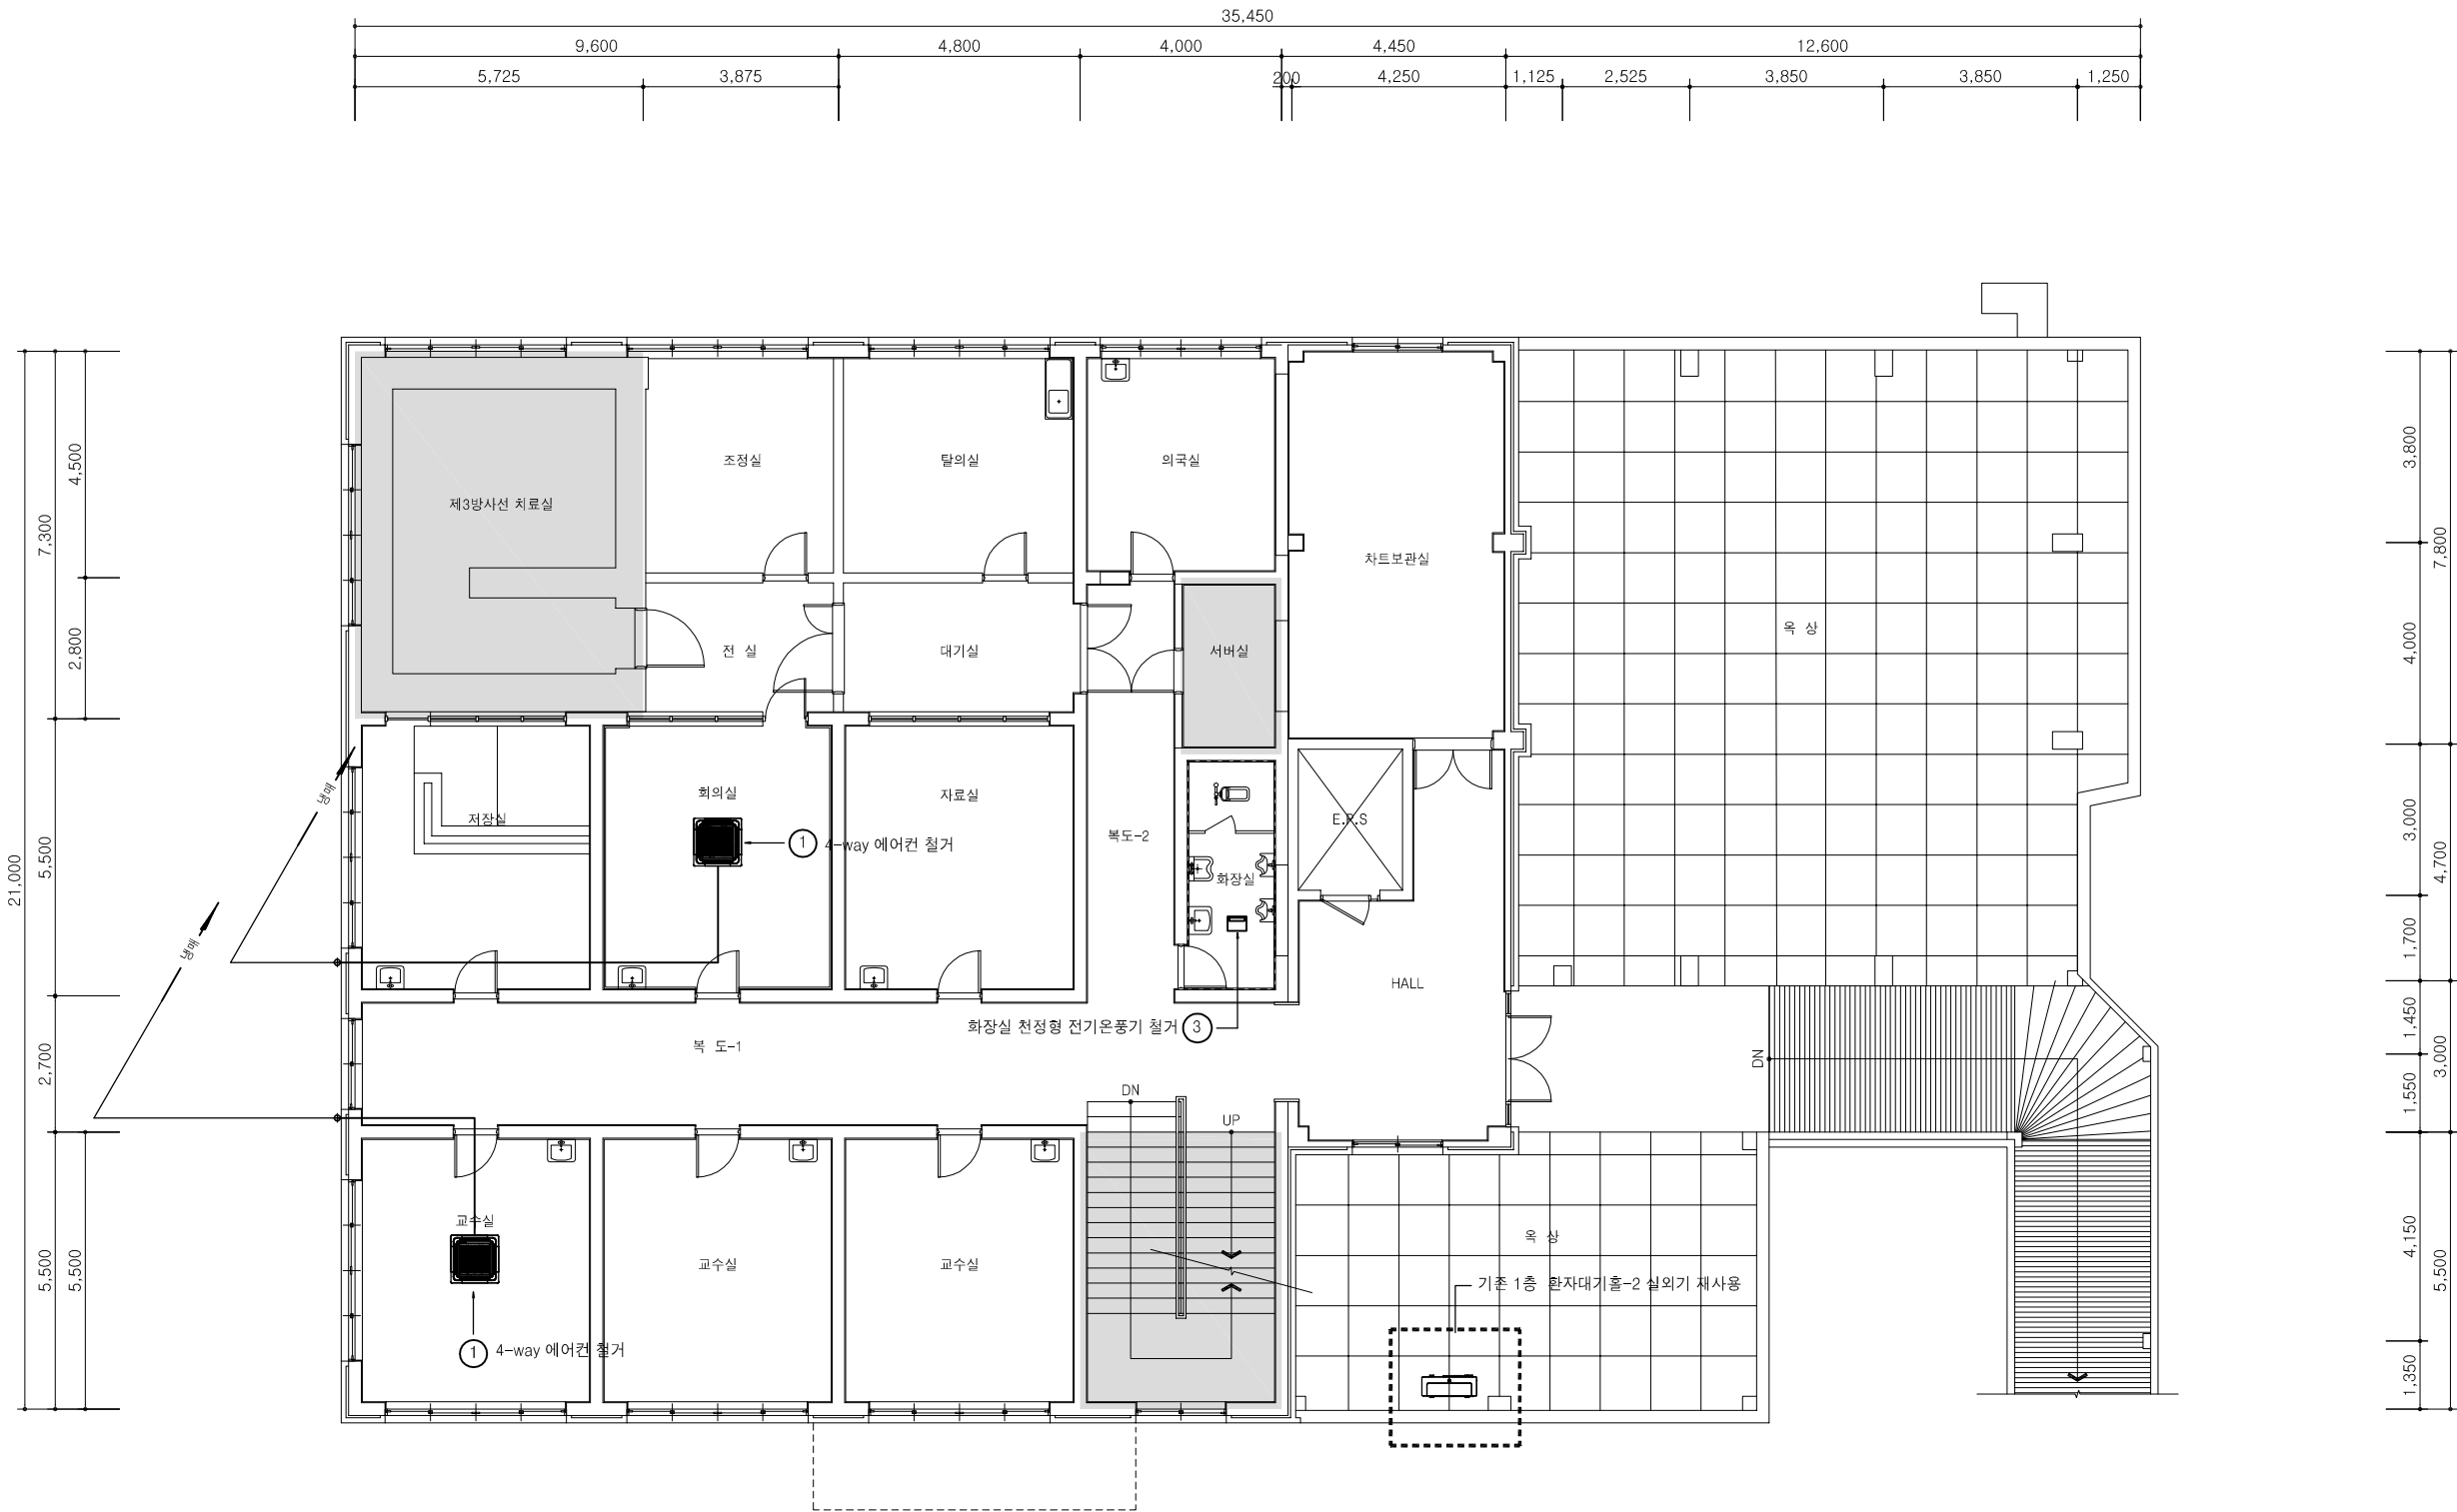

□ 기존 철거 장비 LIST

번호	명 칭	수량	장비용량 또는 규격	비 고
①	천정형 냉난방기 (4-WAY)	2대	냉방능력 : - 난방능력 : -	회의실 교수실
②	천정형 전기온풍기	1대	난방능력 : -	화장실
* 냉난방 실외기 : 발주처 지정장소에 반납 (운반비 포함)				
* 냉난방 실내기 , 냉매배관 , 드레인관 , 보온재 : 철거 및 폐기를 처리비 일체 포함 한다.				

01
M31

2층 냉난방기 철거 평면도

A' SCALE = 1 : 75
A" SCALE = 1 : 150

(주) 동 남 기 술 사
대구 수성구 상록로 38-1.TEL:742-1662
한국엔지니어링등록 제E-10-003479호
건축기계설비기술사 95144040008P
채 희 춘 (인)

INTER
(주) 인터 건축사사무소
(42162) 대구광역시 수성구 돌안로 13길 80
Tel.053) 744, 4588 Fax.070) 8220, 6588
E-mail : Ita@Intergroup.co.kr

PROJECT
경북대학교병원
방사선종양학과동
리모델링 설계용역

NOTE

수 정

REVISION

REV.	수정내용	승인

DRAWING TITLE

2층 냉난방기 철거 평면도

SCALE

A1 : 1/75 | A3 : 1/150

DATE

2026. 04.

DESIGNED BY


CHECKED BY

APPROVED BY

DRAWING No.

M - 031

SHEET No.

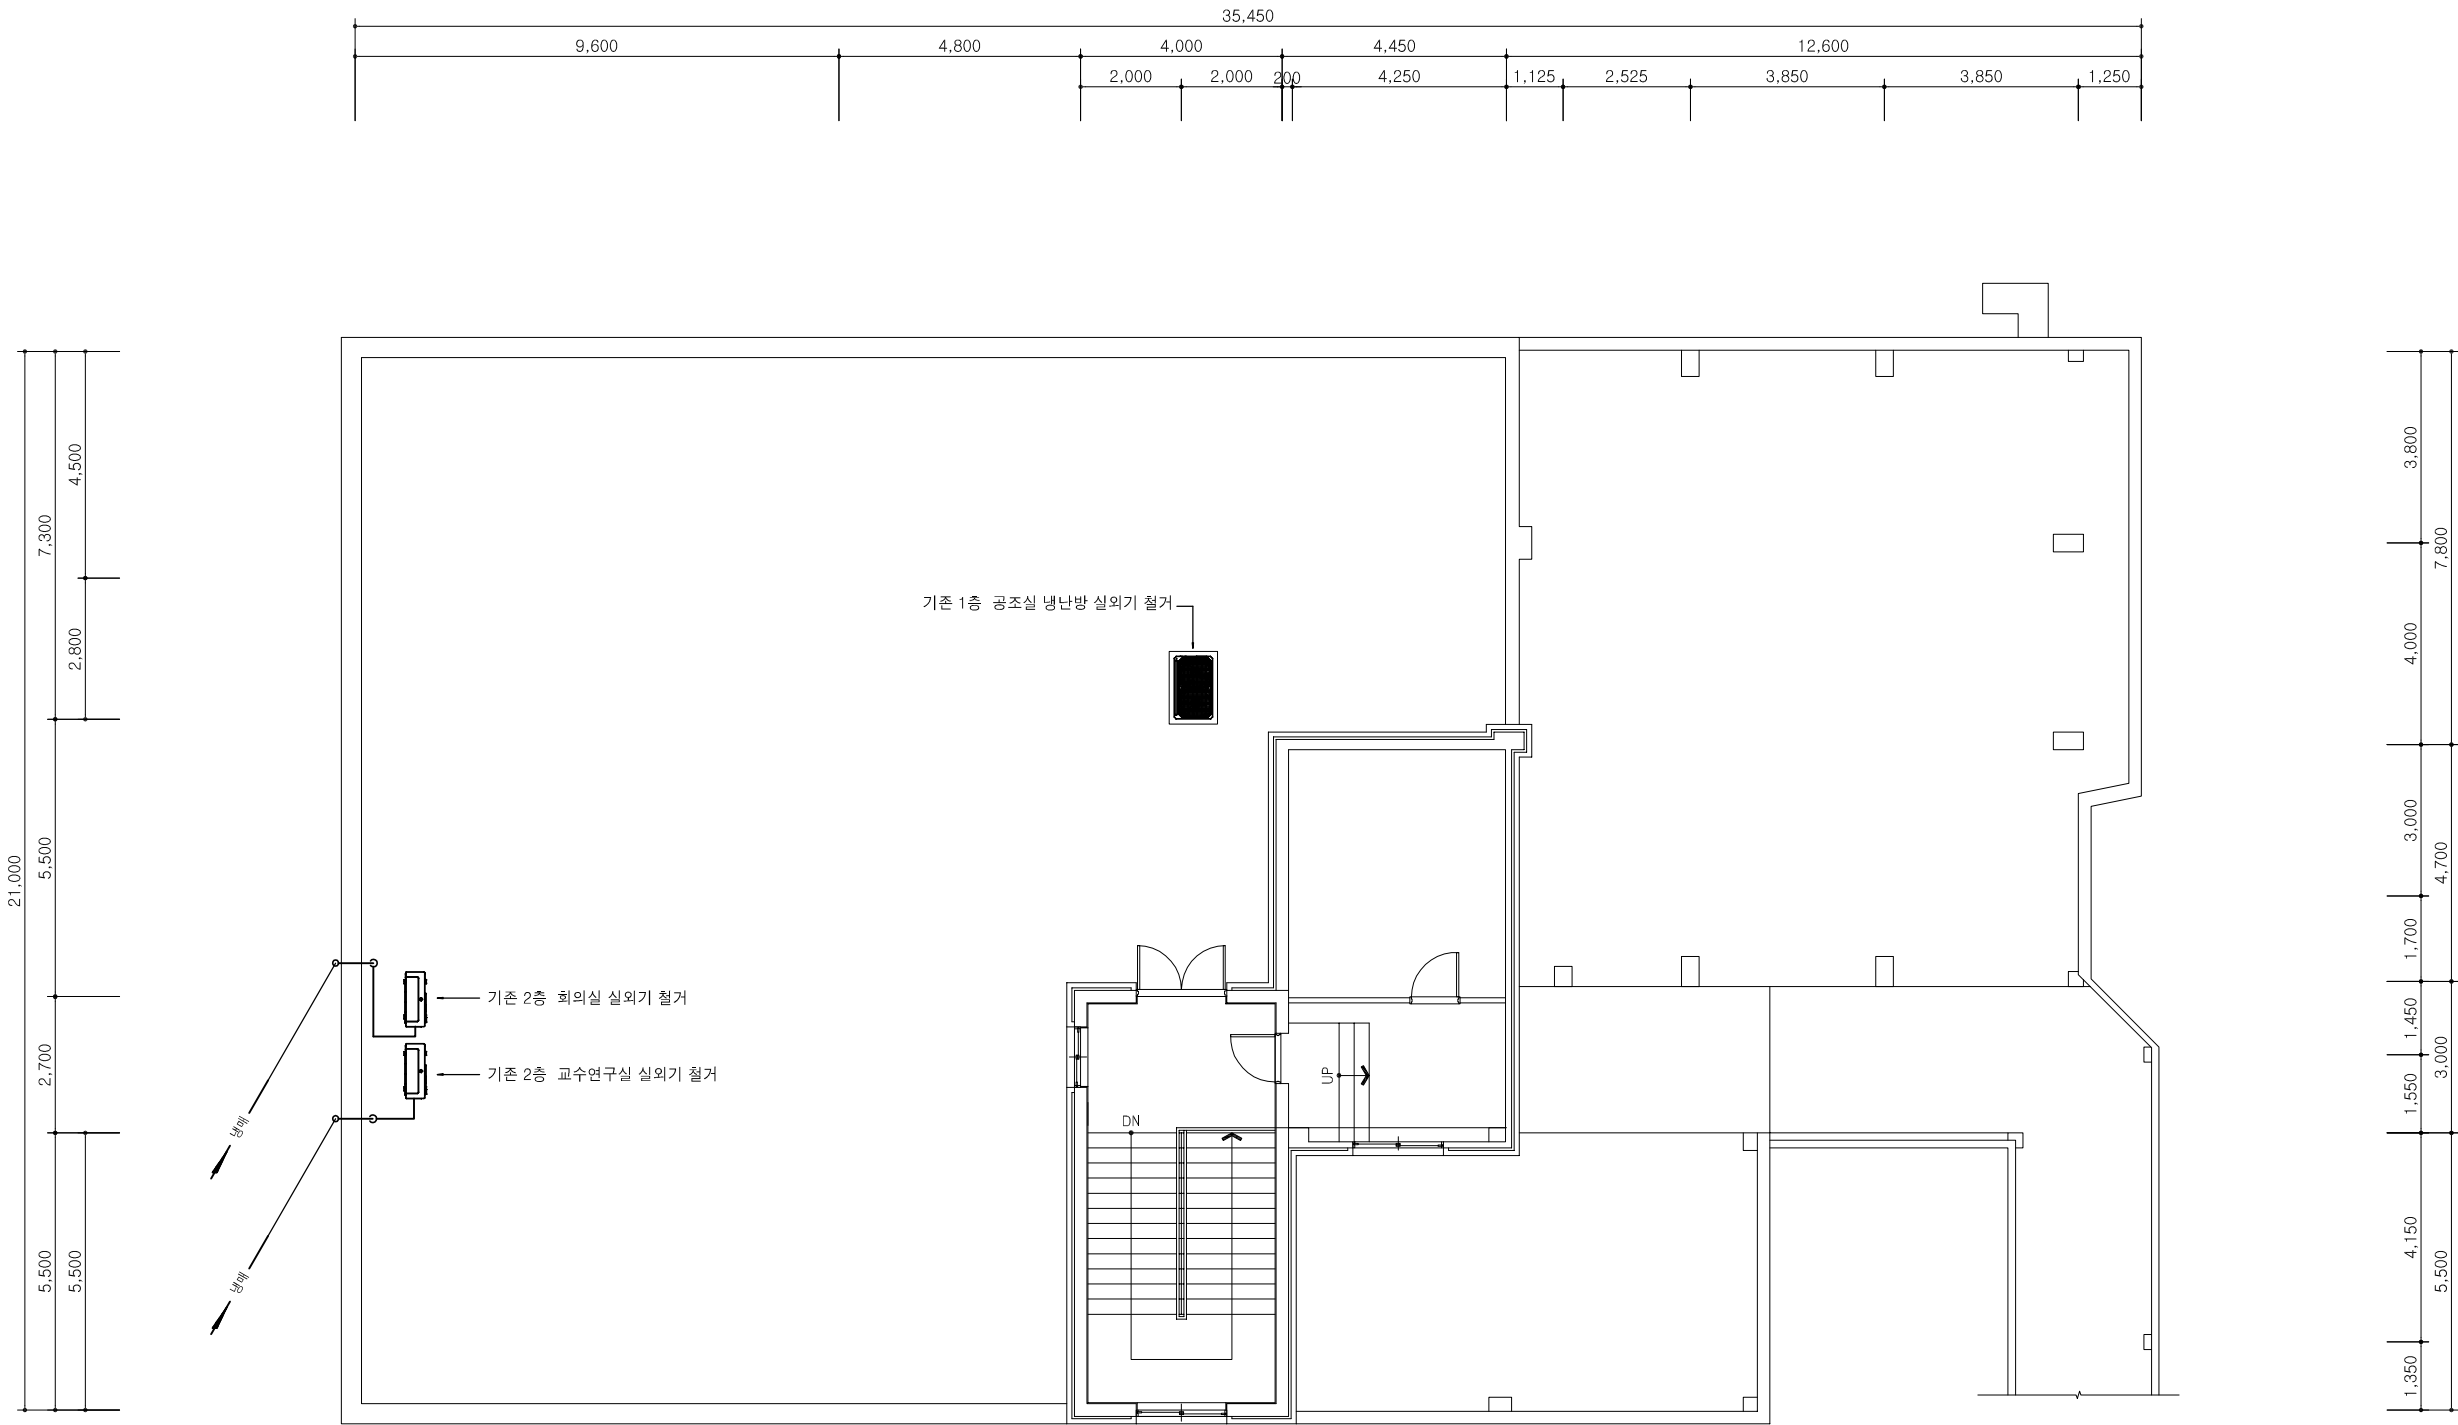

01
M32

지붕층 냉난방기 철거 평면도

A' SCALE = 1 : 75
A" SCALE = 1 : 150

(주) 동 남 기 술 사
대구 수성구 상록로 38-1. TEL : 742-1662
한국엔지니어링등록 제E-10-003479호
건축기계설비기술사 95144040008P
채 희 춘 (인)

INTER

(주) 인터 건축사사무소
(42162) 대구광역시 수성구 돌안로 13길 80
Tel. 053) 744, 4588 Fax. 070) 8220, 6588
E-mail : ita@intergroup.co.kr

PROJECT
경북대학교병원
방사선종양학과동
리모델링 설계용역

NOTE

수 정

REVISION

REV.	수정내용	승인

DRAWING TITLE

지붕층 냉난방기 철거 평면도

SCALE

A1 : 1/75 A3 : 1/150

DATE

2026. 04.

DESIGNED BY

CHECKED BY

APPROVED BY

DRAWING No.

M - 032

SHEET No.